



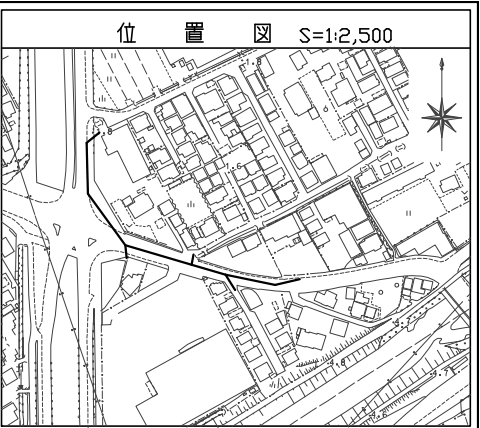


図面種別					
工 事 名		稲津地内汚水管理設工事（その29）			
図 名		位 置 図			
縮 尺		1/2500		17 葉の内 1 号	
契約番号					
課長	課補佐	係長			設計
令和 7 年 4 月 日			図 番		
下 水 道 管 路 整 備 課					



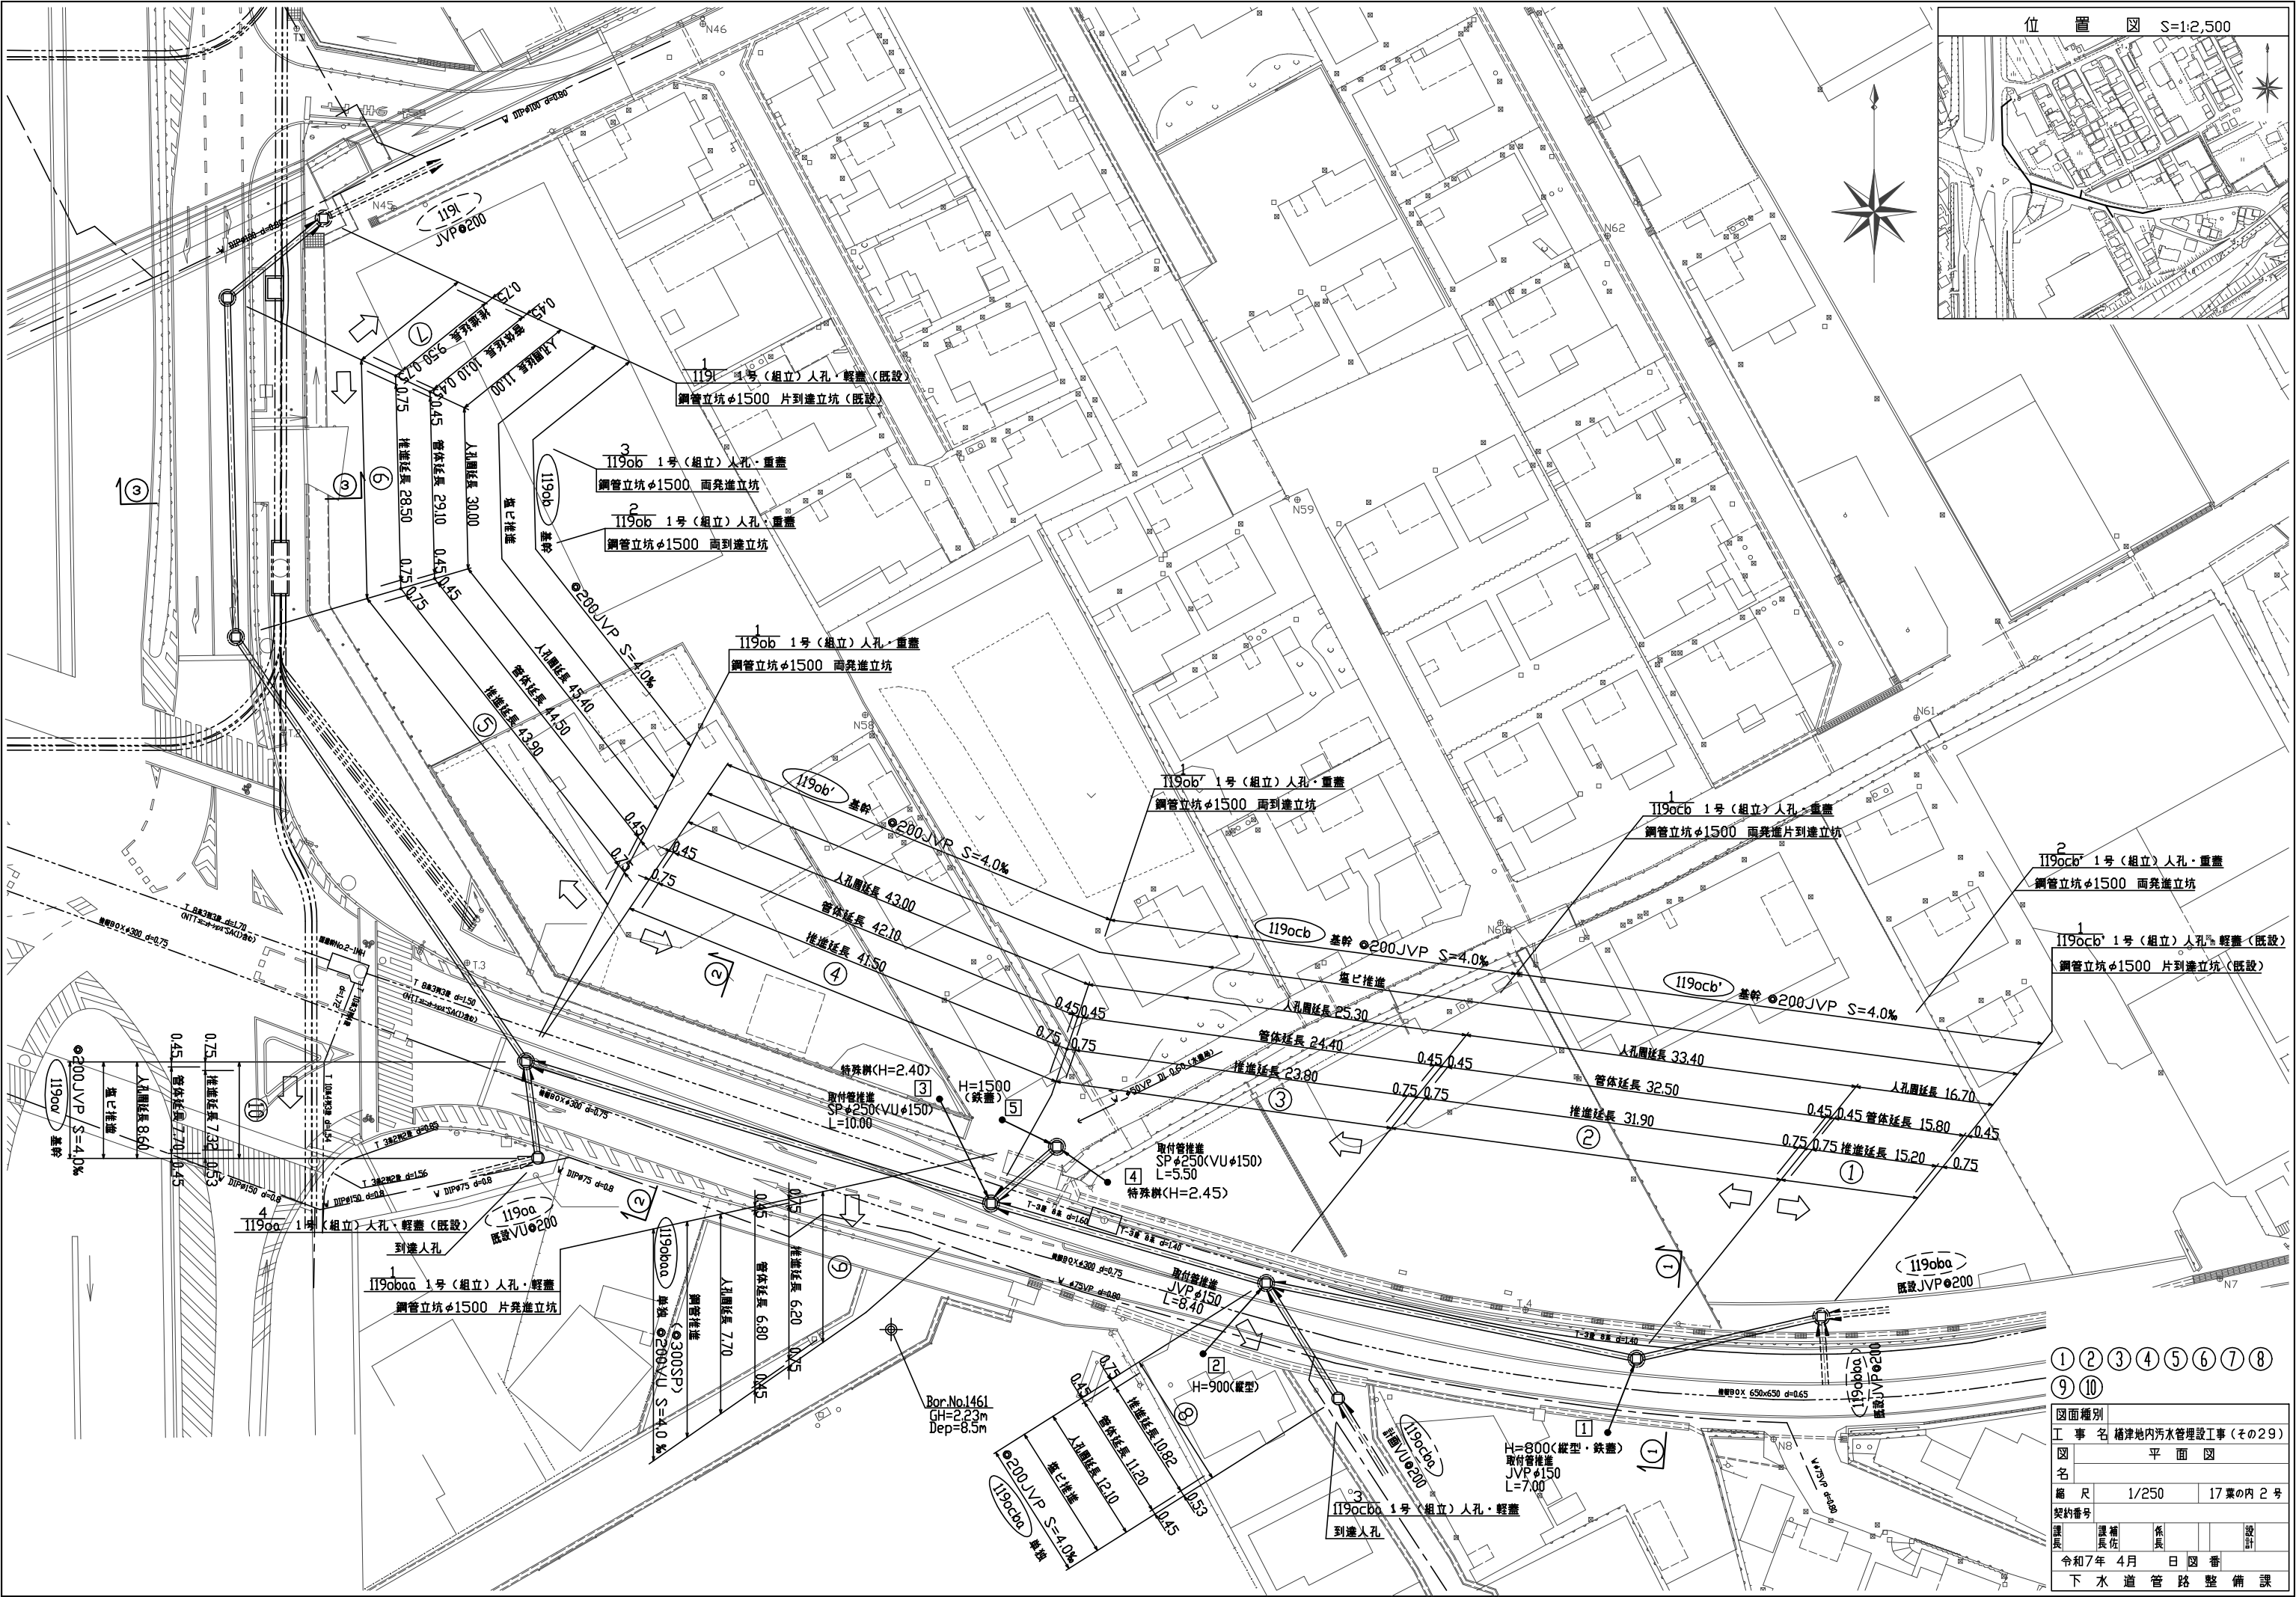


①	②	③	④	⑤	⑥	⑦	⑧
⑨	⑩						
図面種別							
工 事 名		楠津地内汚水管理設工事（その29）					
図 名		平 面 図					
縮 尺		1/250		17 葉の内 2 号			
契約番号							
課長	課長佐	係長				設計	
令和7年 4月		日		図 番			
下 水 道 管 路 整 備 課							

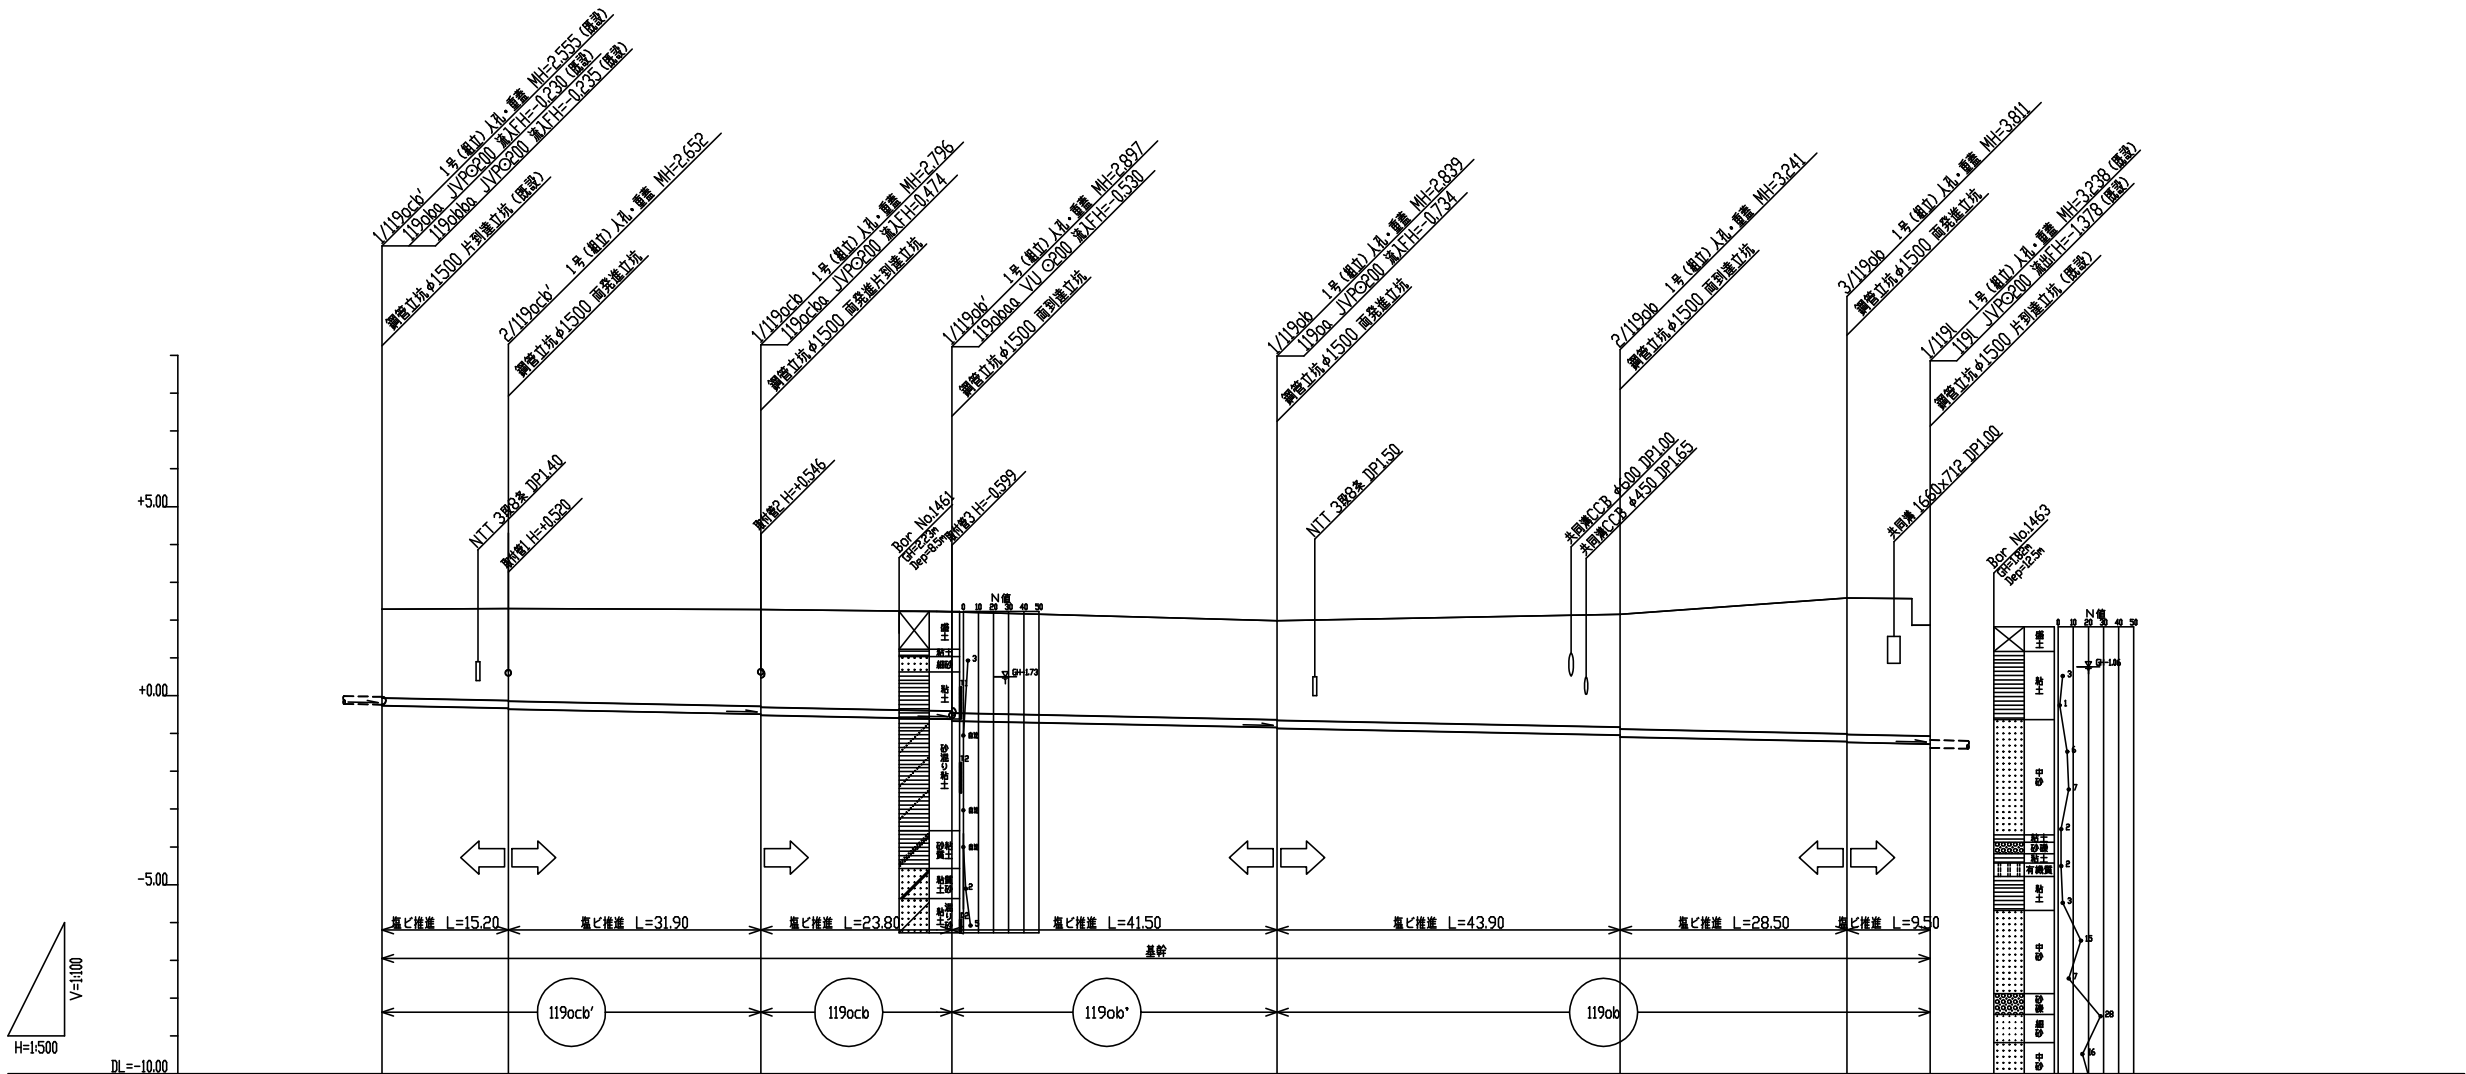

管 径 (mm)	JVPφ200		JVPφ200	JVPφ200	JVPφ200			
勾 配 (%)	4.0		4.0	4.0	4.0			
人 孔 間 距 離 (m)	16.70	33.40	25.30	43.00	45.40	30.00	11.00	
管 体 延 長 (m)	15.80	32.50	24.40	42.10	44.50	29.10	10.10	
地 盤 高 (m)	2.29	2.30	2.28	2.23	1.98	2.15	2.58	1.86
土 積 り (m)	2.35	2.42	2.56	2.64	2.61	2.88	3.38	2.93
管 底 高 (m)	-0.265	-0.332	-0.482	-0.667	-0.883	-1.041	-1.231	-1.275
床 面 高 (m)								
床 面 深 (m)								
追 加 距 離 (m)	0.00	16.70	50.10	75.40	118.40	163.80	193.80	204.80
単 距 離 (m)	0.00	16.70	33.40	25.30	43.00	45.40	30.00	11.00
仮 番 号	①	②	③	④	⑤	⑥	⑦	

①②③④⑤⑥⑦

図面種別	工事名			縮尺			契約番号		
縦断面図(1)	槽渚地内汚水管理設工事(その29)			V=1/100,H=1/500			17葉の内 3 号		
名	課長	課補	係長	設計					
	佐	佐							
	令和 7 年 4 月 日	図 番							
	下 水 道 管 路 整 備 課								



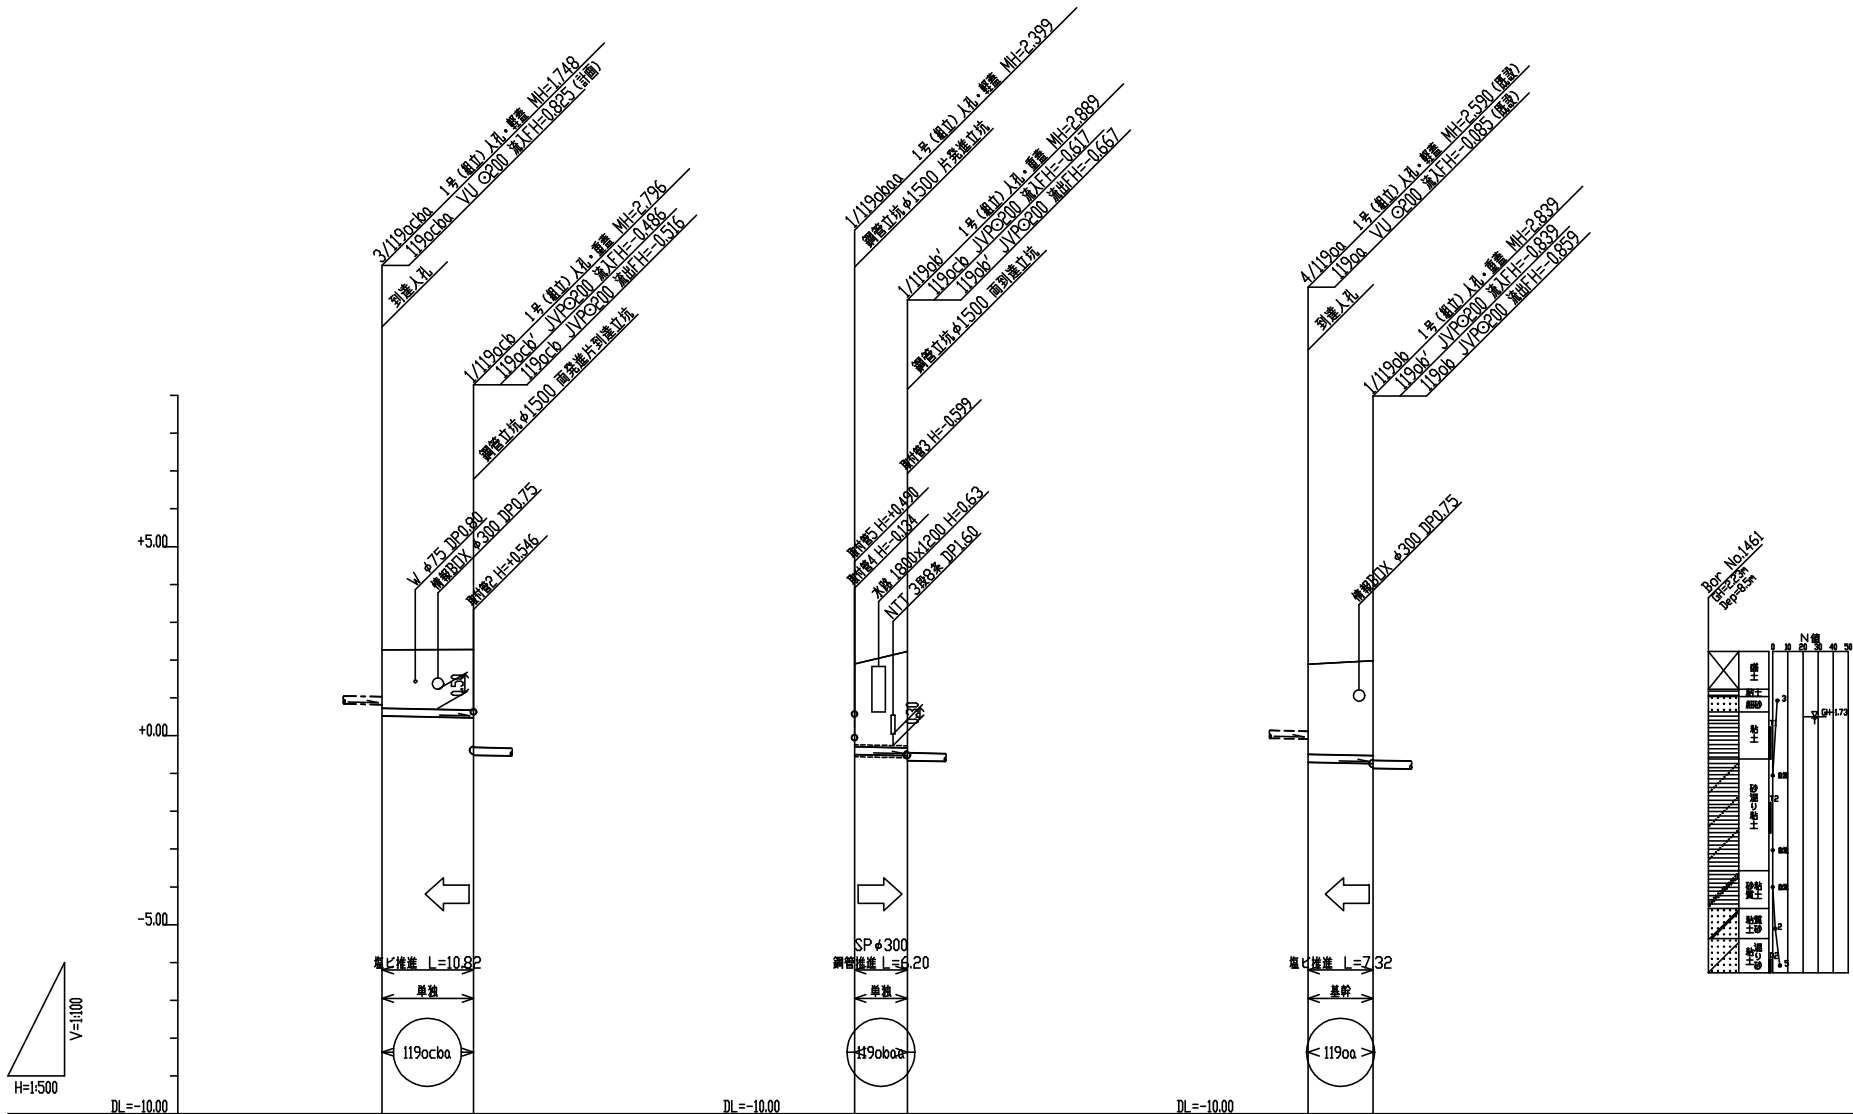


管 径 (mm)	JVPφ200		VU φ200		JVPφ200	
勾 配 ( % )	4.0		4.0		4.0	
人 孔 間 距 離 (m)	12.10		7.70		8.60	
管 体 延 長 (m)	11.20		6.80		7.70	
地 盤 高 (m)	2.27	2.28	1.90	2.23	1.89	1.98
土 被 り (m)	1.54	1.60	2.19 (2.14)	2.55 (2.50)	2.38	2.51
管 底 高 (m)	0.522	0.474	-0.499	-0.530	-0.700	-0.734
床 幅 高 (m)						
床 幅 深 (m)						
追 加 距 離 (m)	0.00	12.10	0.00	7.70	0.00	8.60
単 距 離 (m)	0.00	12.10	0.00	7.70	0.00	8.60
仮 番 号	⑧		⑨		⑩	

※ ( ) 内寸法は鋼管土被り

⑧⑨⑩


図面種別	工事名 橘津地内汚水管理設工事 (その29)				
図名	縦断面図 (2)				
縮尺	R 1/100, H=1/500		17 葉の内 4 号		
契約番号					
課長	課補長	係長		設計	
令和 7 年 4 月 日 図 番					
下 水 道 管 路 整 備 課					

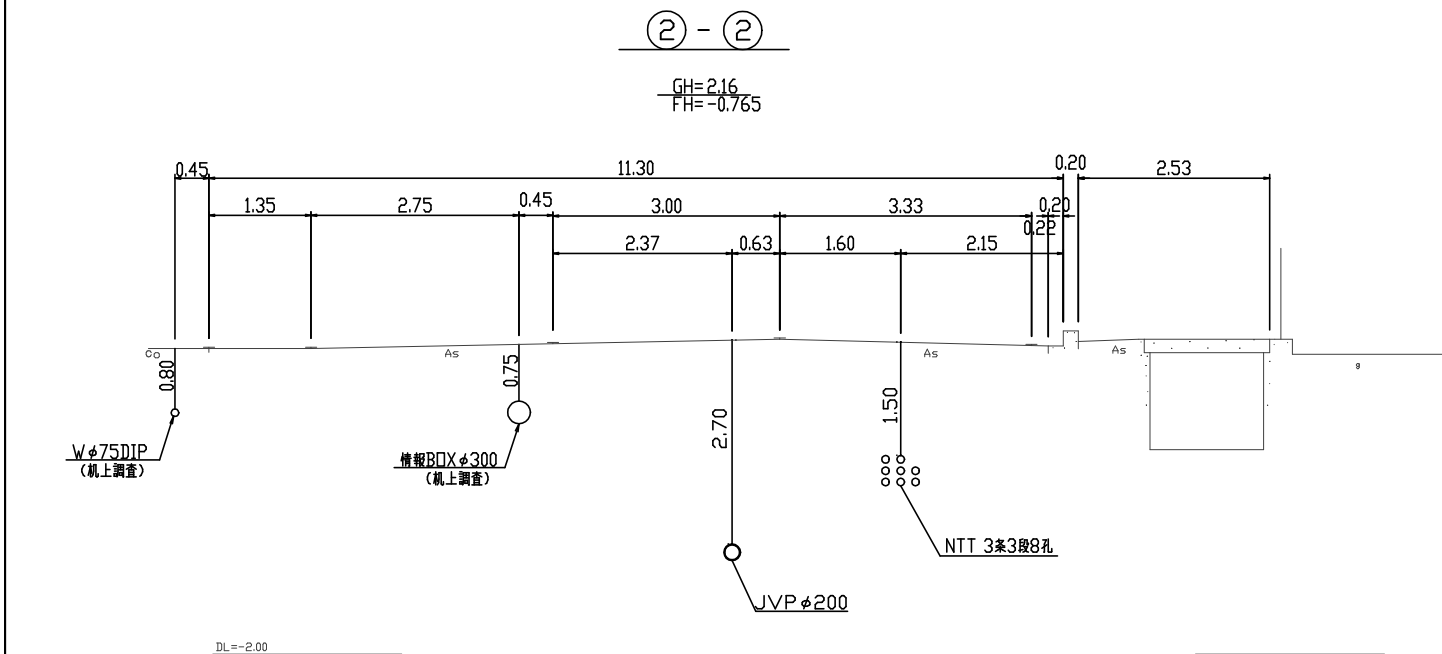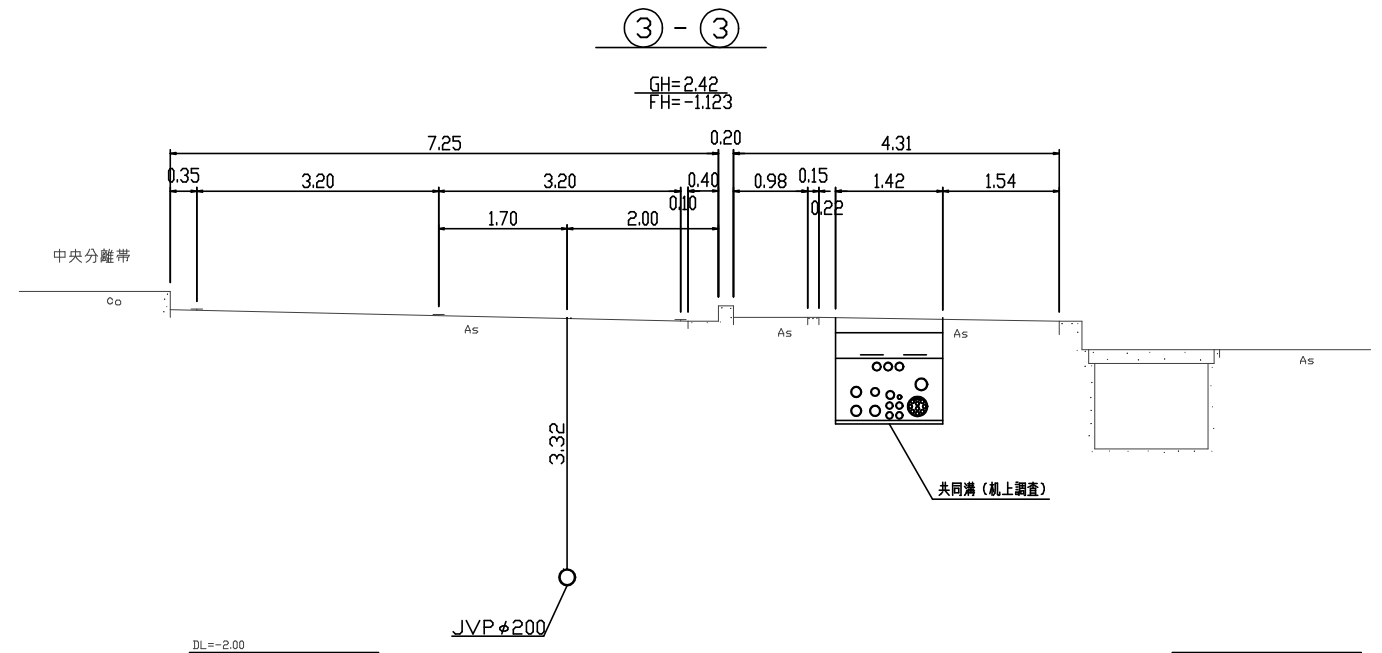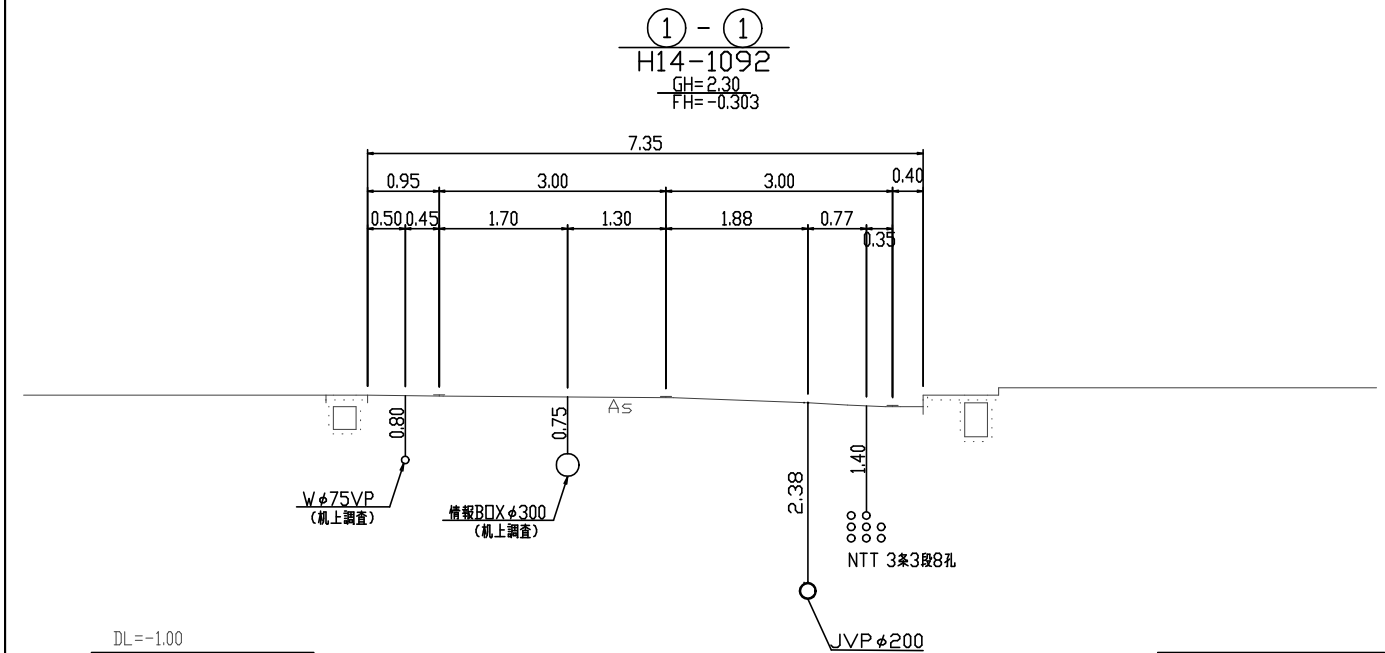


図面種別				
工 事 名		船津地内污水管理設工事（その29）		
図 名		横 断 面 図		
縮 尺		1/50	17 葉の内 5 号	
契約番号				
課長	課補長佐	課補長佐		設計
令和 7 年 4 月 日		図 番		
下 水 道 管 路 整 備 課				

No.2/119ock' 1号(組立)人孔構造図 S=1:30


平面図

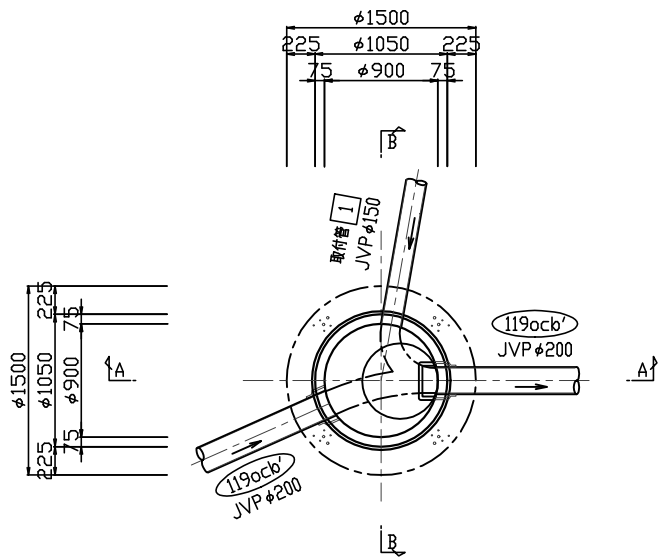

A-A 断面図



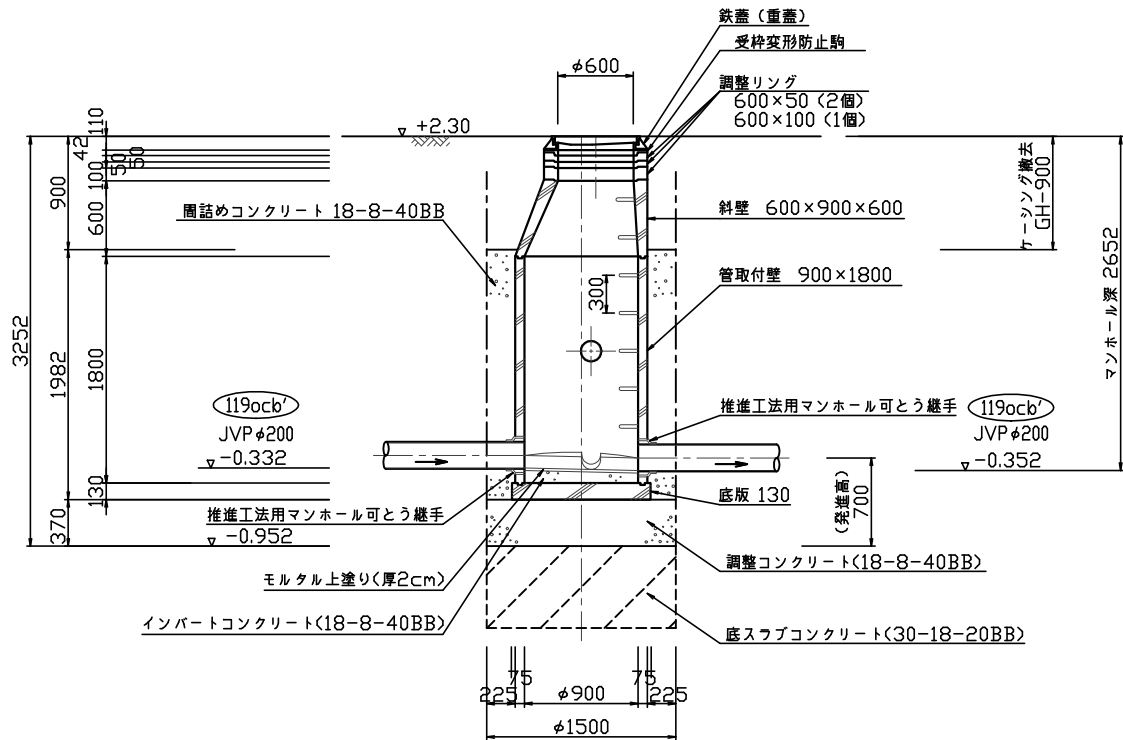


B-B 断面図

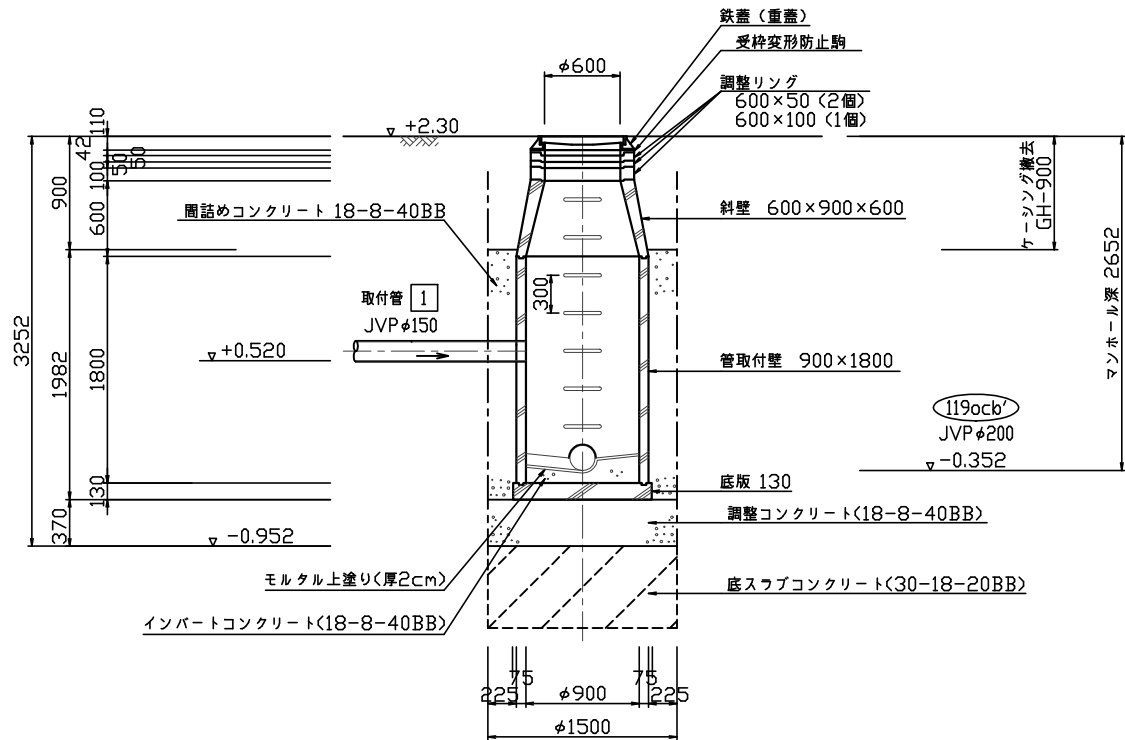

図面種別	工事名	図名	縮尺	17葉の内 6 号
図	No.2/119ock' 1号(組立)人孔構造図			
契約番号	課長	課長	係長	設計
令和 7 年 4 月 日 図 番				
下水道管路整備課				


No.1/1190ck 1号(組立)人孔構造図 S=1:30

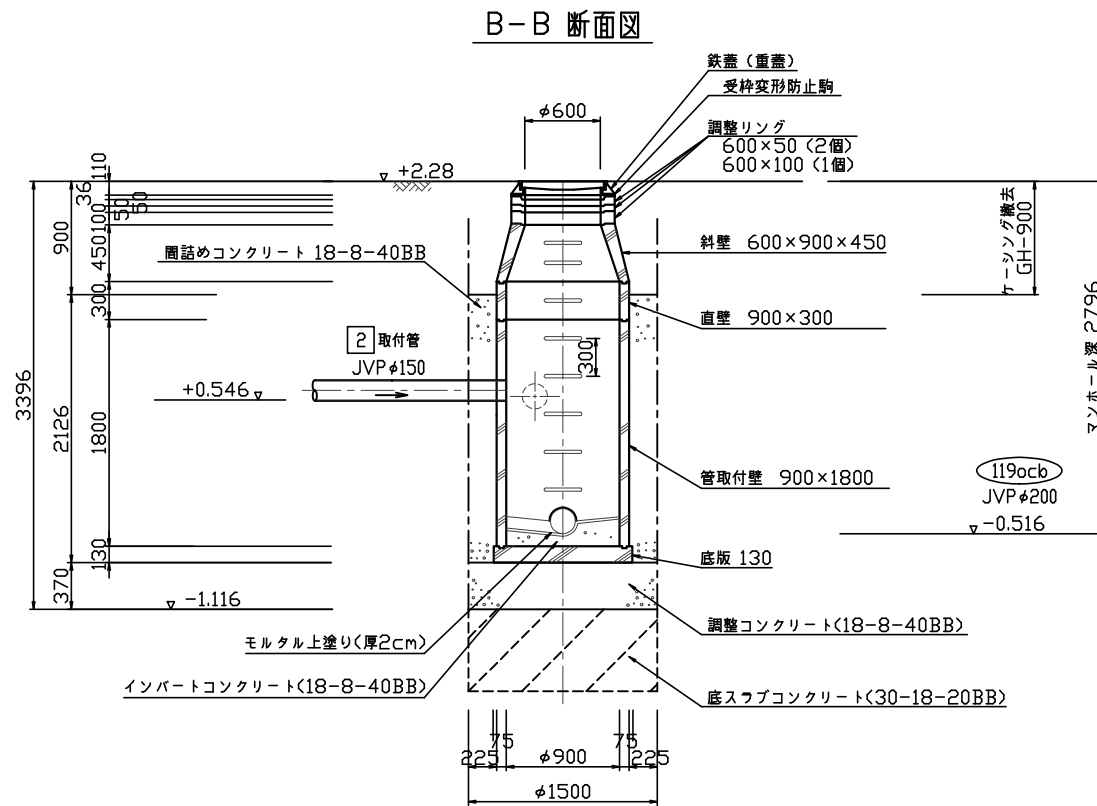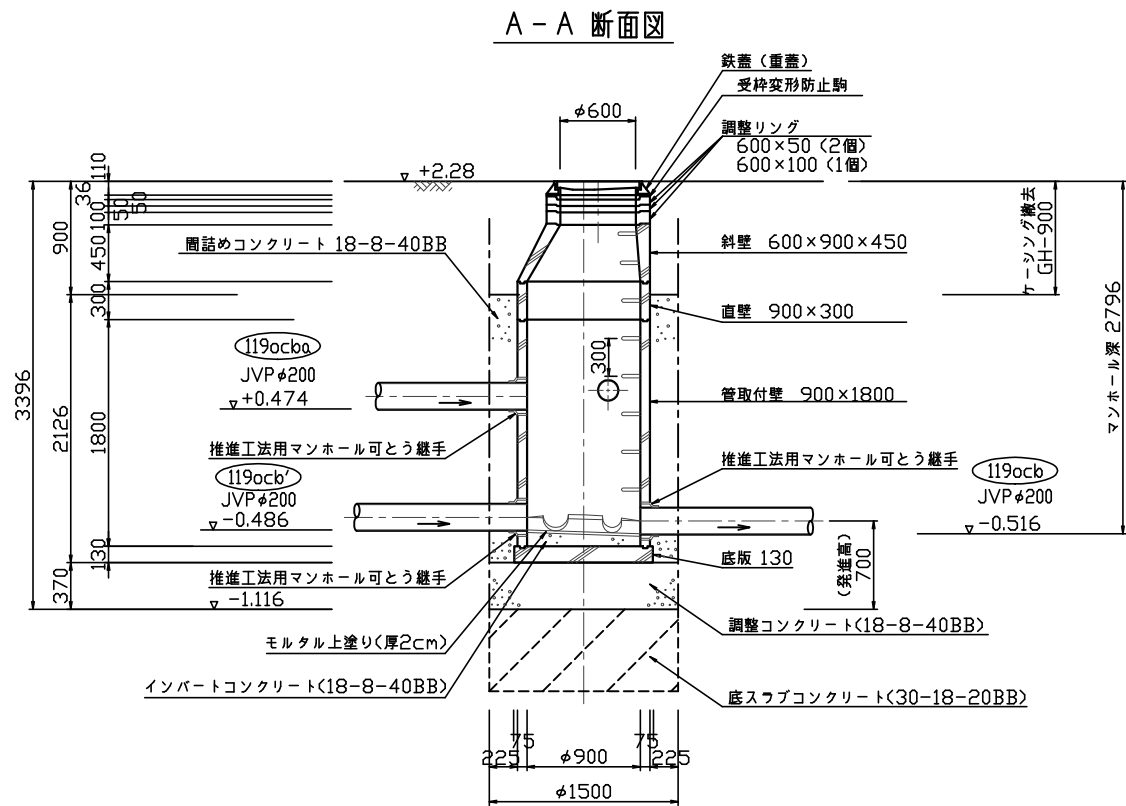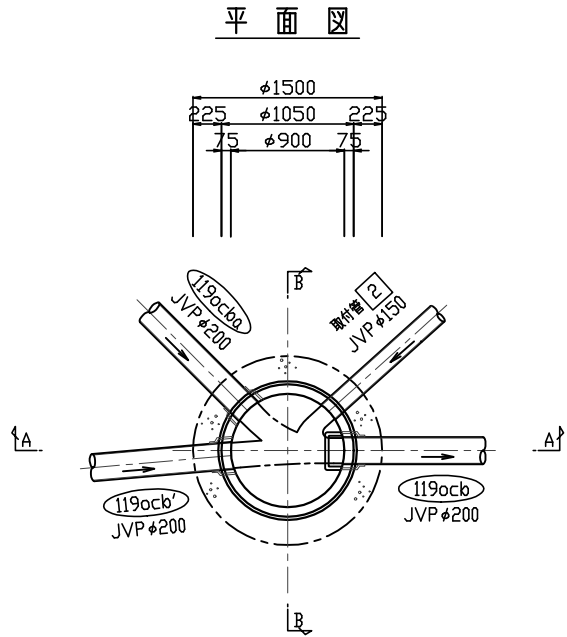


図面種別				
工事 名		給排水内汚水管理設工事（その29）		
図 名	No.1/1190cb 1号(組立)入孔構造図			
縮 尺	1/30	17 葉の内 7 号		
契約番号				
課長	課長 佐佐木	係長		設計
令和 7 年 4 月		日	図 番	
下 水 道 管 路 整 備 課				

$S = 1 : 30$


平面图

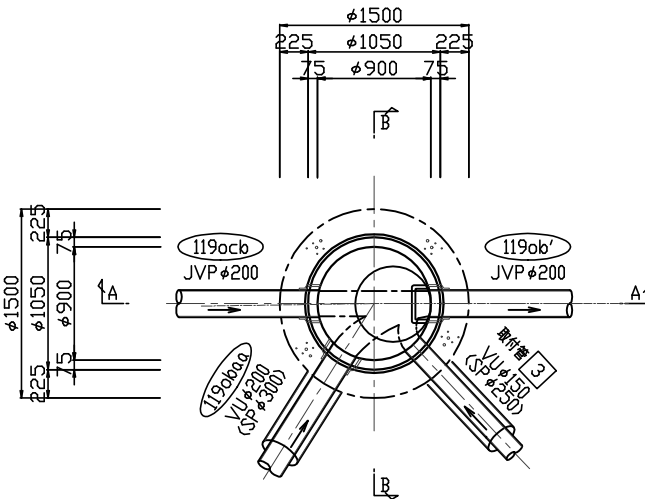

A - A 断面图

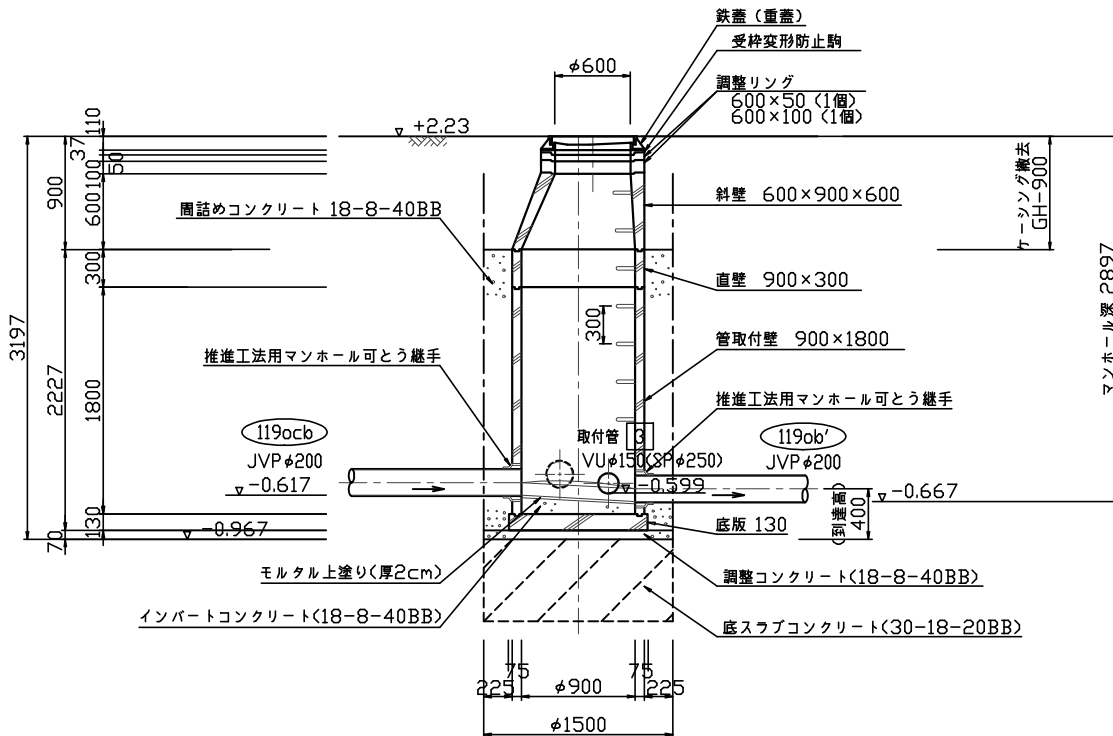

B-B 断面图

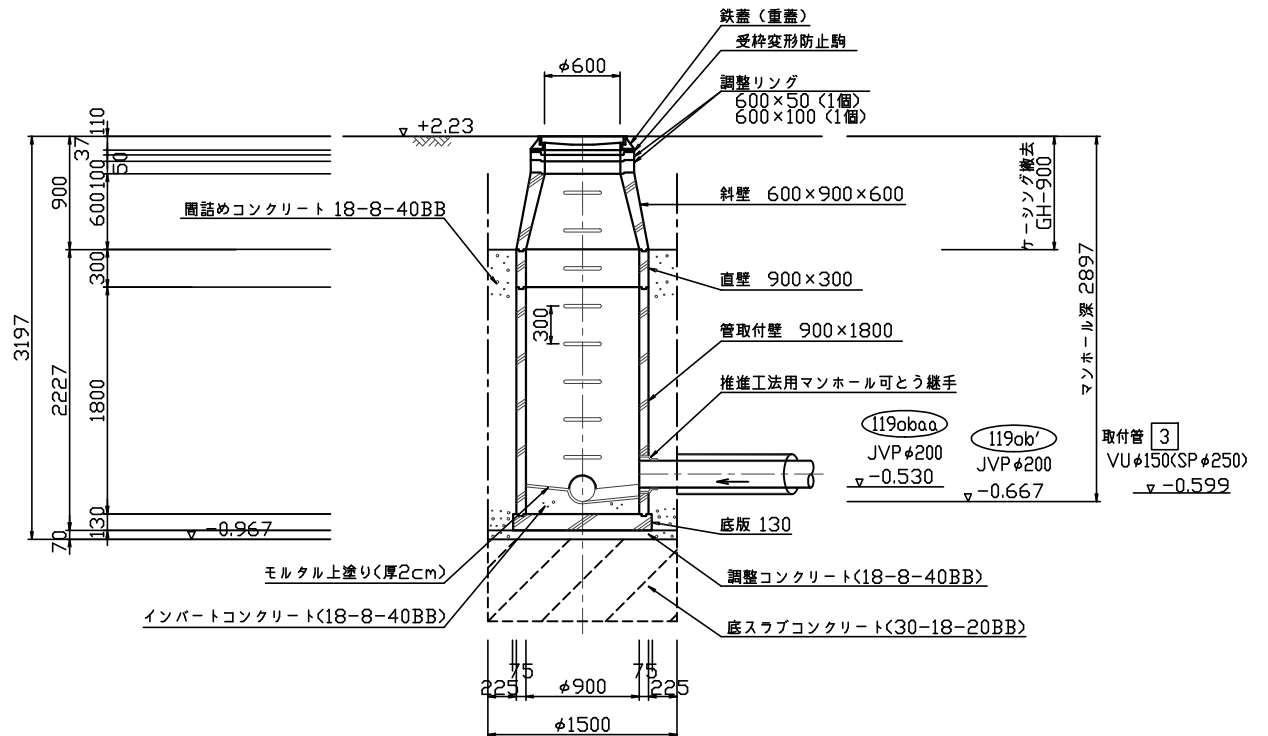


図面種別									
工 事 名		榆津地内汚水管理設工事 (その29)							
図	No1/1190b' 1号(組立)人孔構造図								
名									
縮 尺	1/30				17 葉の内 8 号				
契約番号									
課長	課長佐	係長						設計	
令和 7 年 4 月 日 図 番									
下 水 道 管 路 整 備 課									




No.1/119ob 1号(組立)人孔構造図 S=1:30


平面図

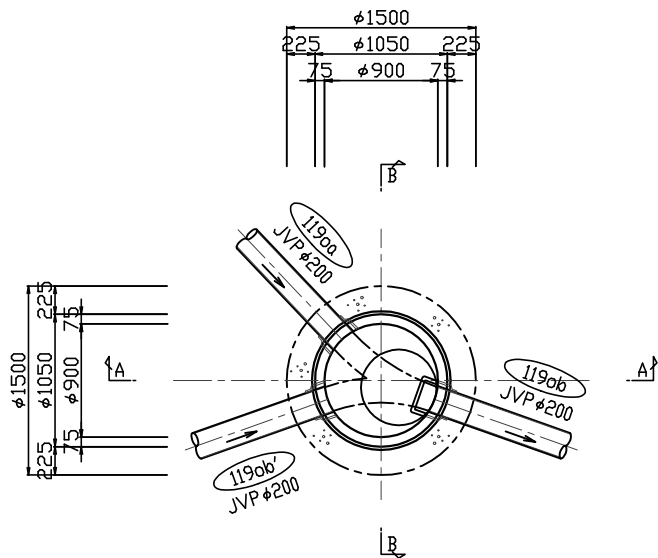

A-A 断面図

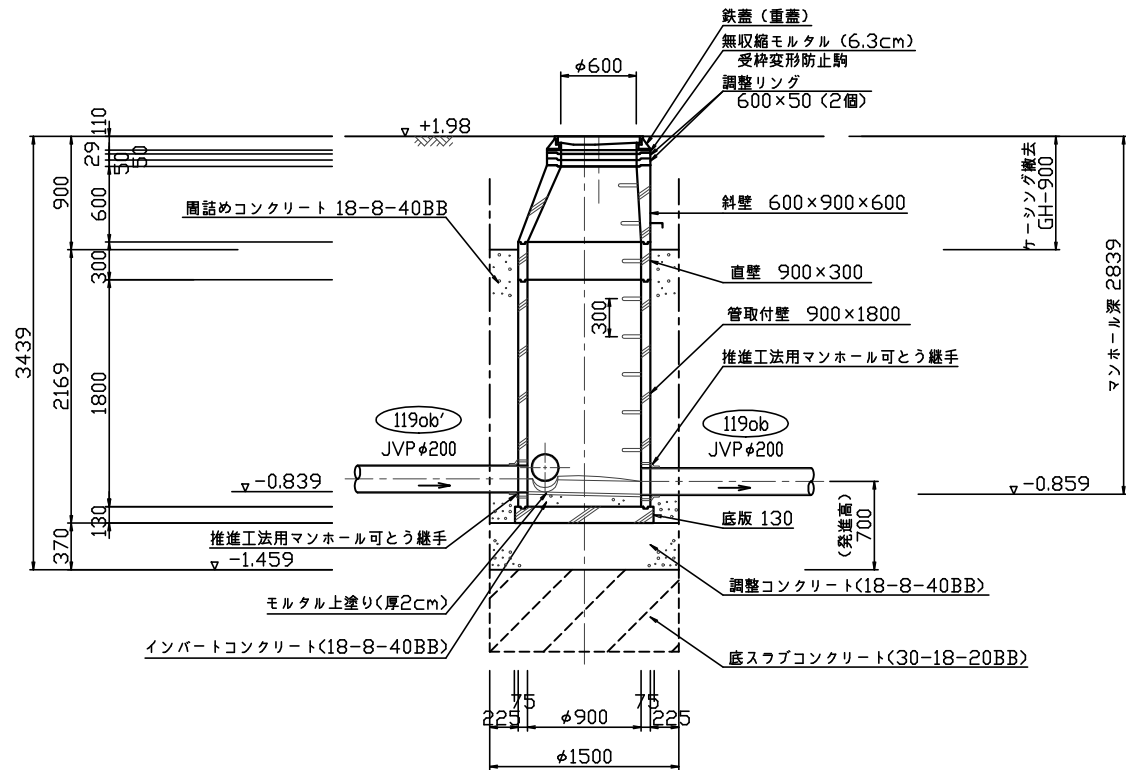


B-B 断面図

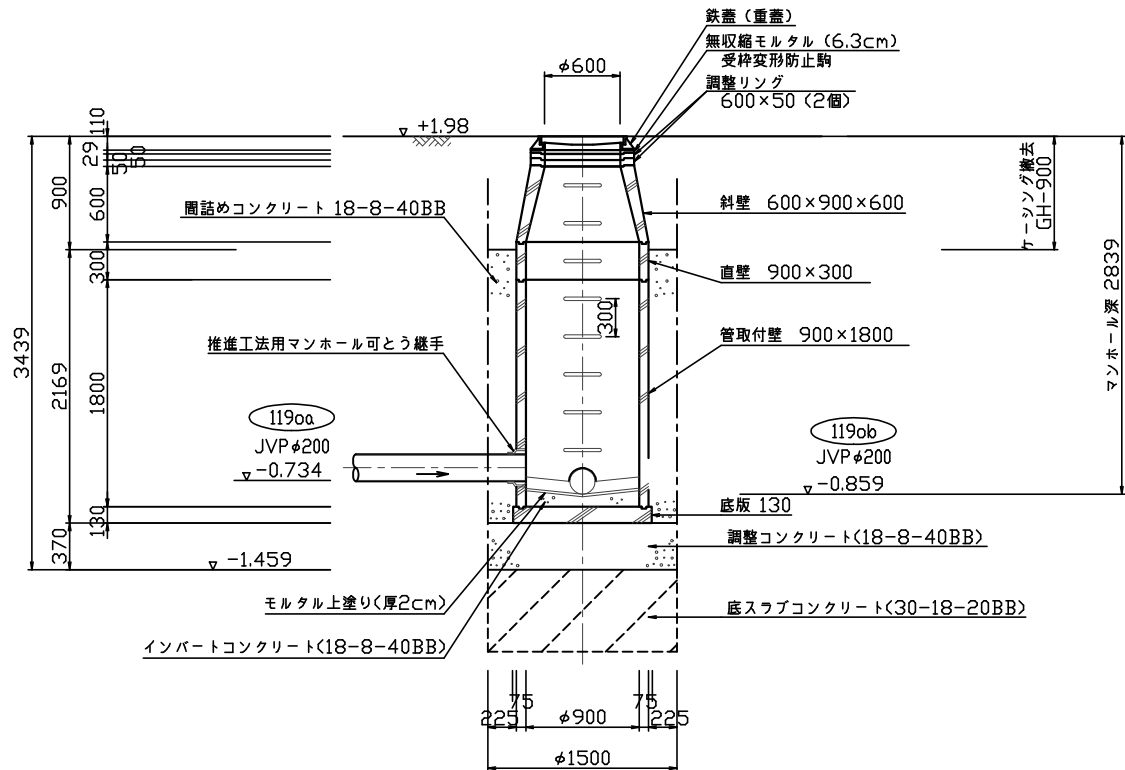


図面種別	工事名	縮尺	17葉の内 9 号
図名	No.1/119ob 1号(組立)人孔構造図	契約番号	
課長	課長	係長	設計
令和 7 年 4 月	日 図 番		
下 水 道 管 路 整 備 課			

No.2/119ob 1号(組立)人孔構造図 S=1:30


平面图

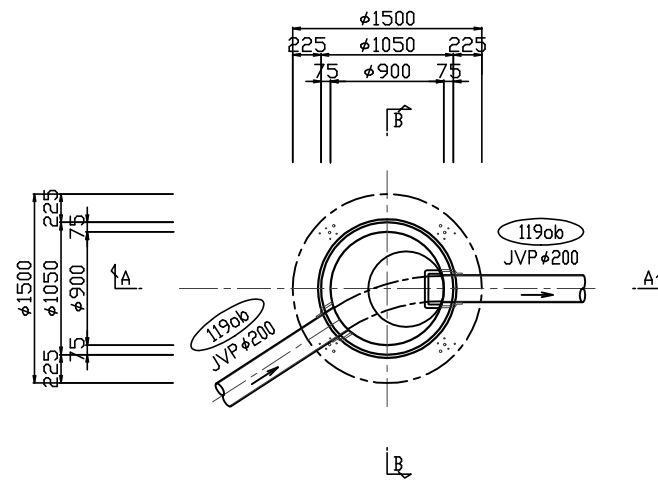

A - A 断面図

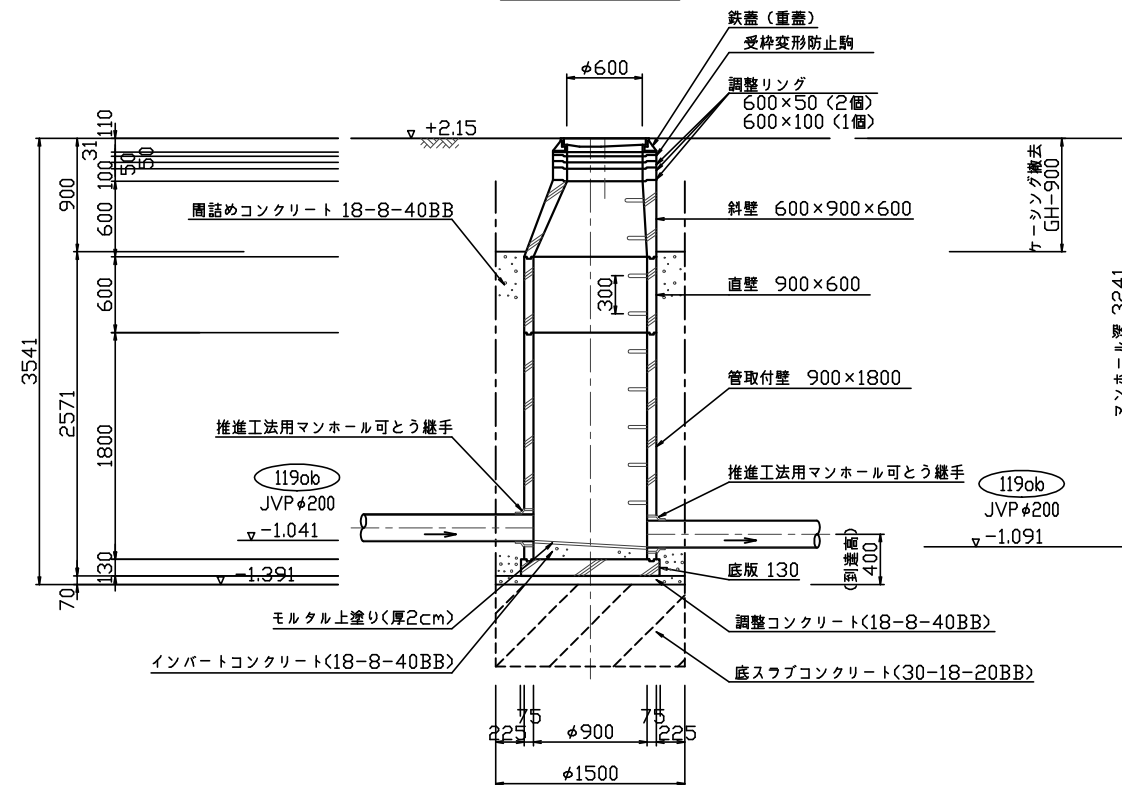


B-B 断面图

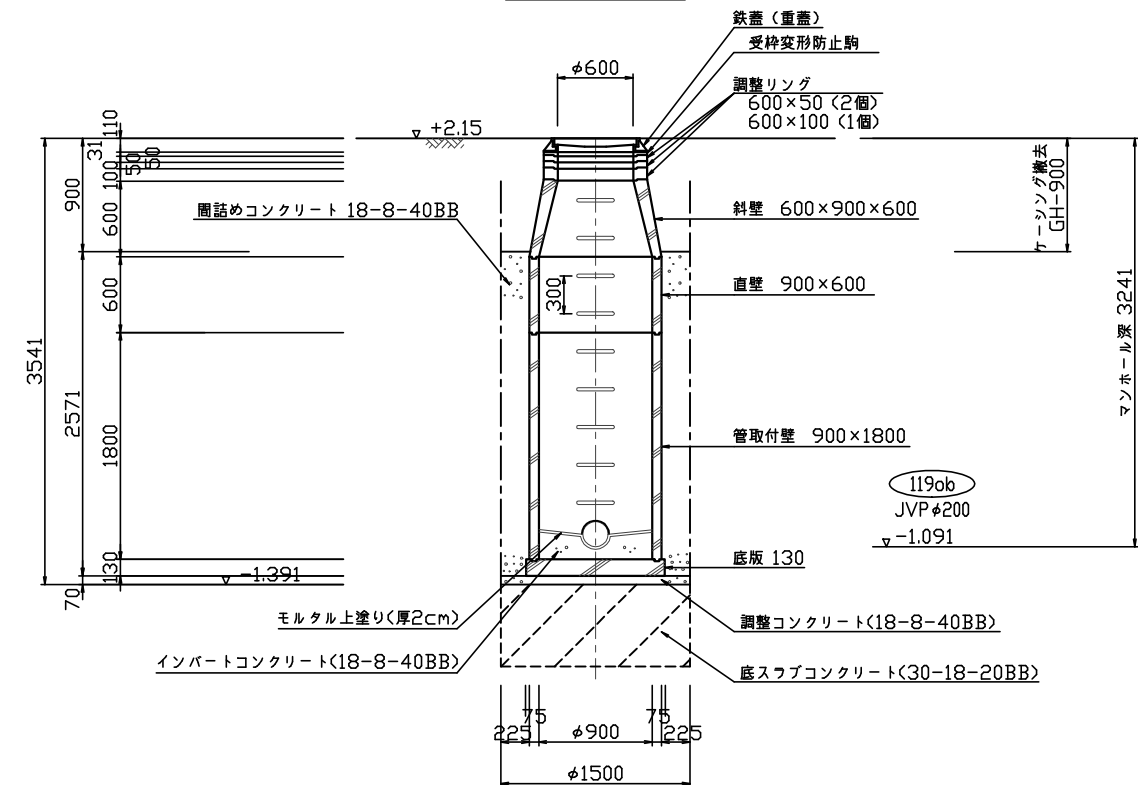


図面種別									
工 事 名		給排水内汚水管埋設工事 (その29)							
図 名	No.2/119ok 1号(組立)人孔構造図								
縮 尺		1/30				17 葉の内 10 号			
契約番号									
課長	課長佐	係長						設計	
令和 7 年 4 月 日 図 番									
下 水 道 管 路 整 備 課									

No.3/119ok 1号(組立)人孔構造図 S=1:30


平面图

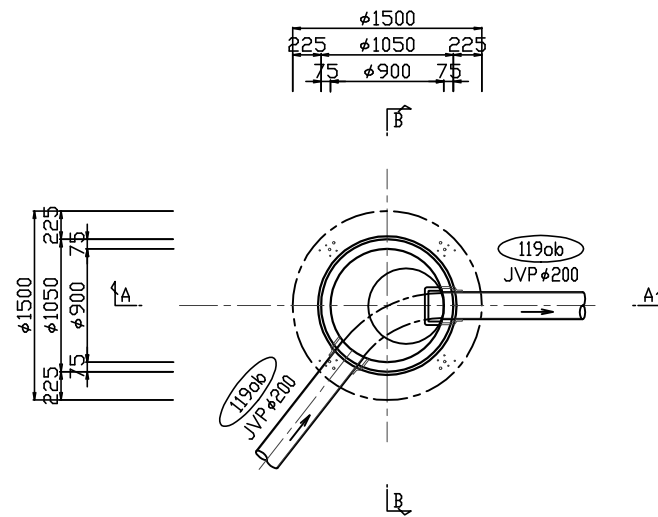

A - A 断面図

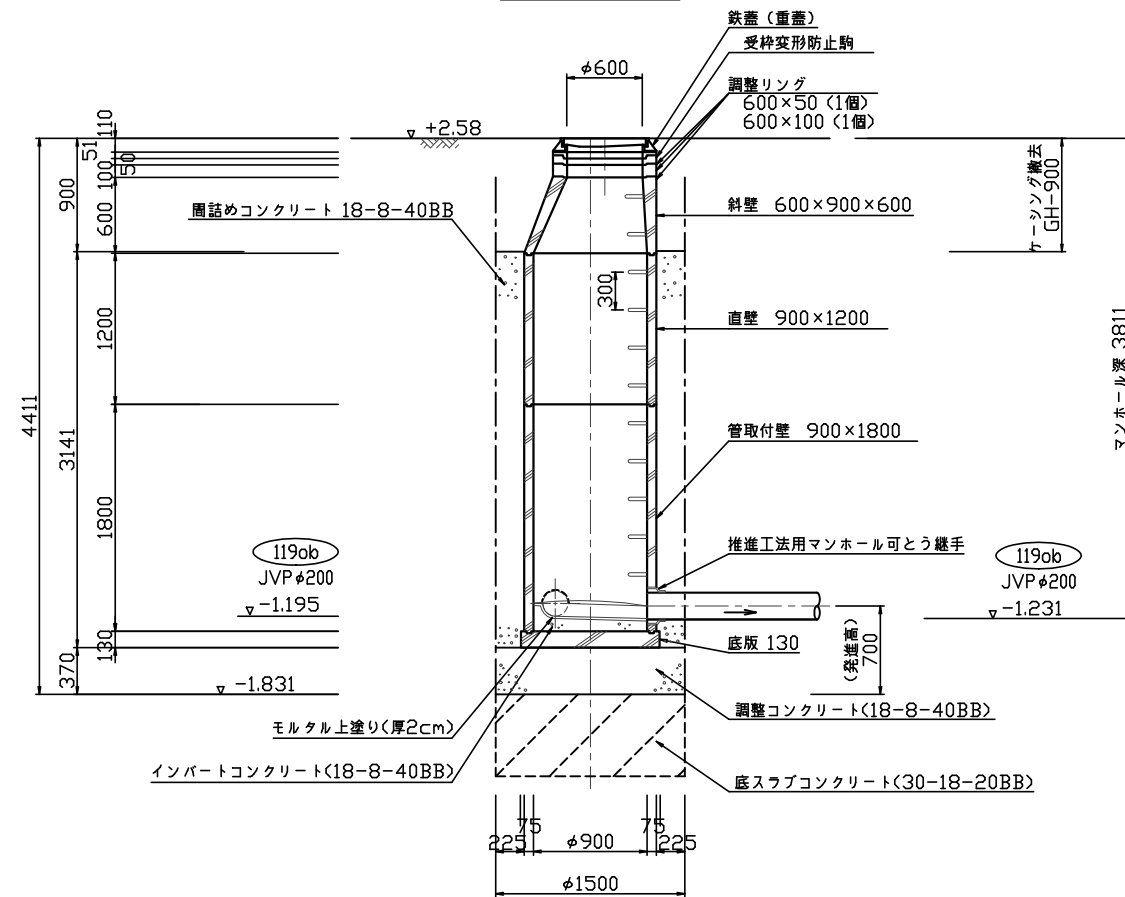


B-B 断面图

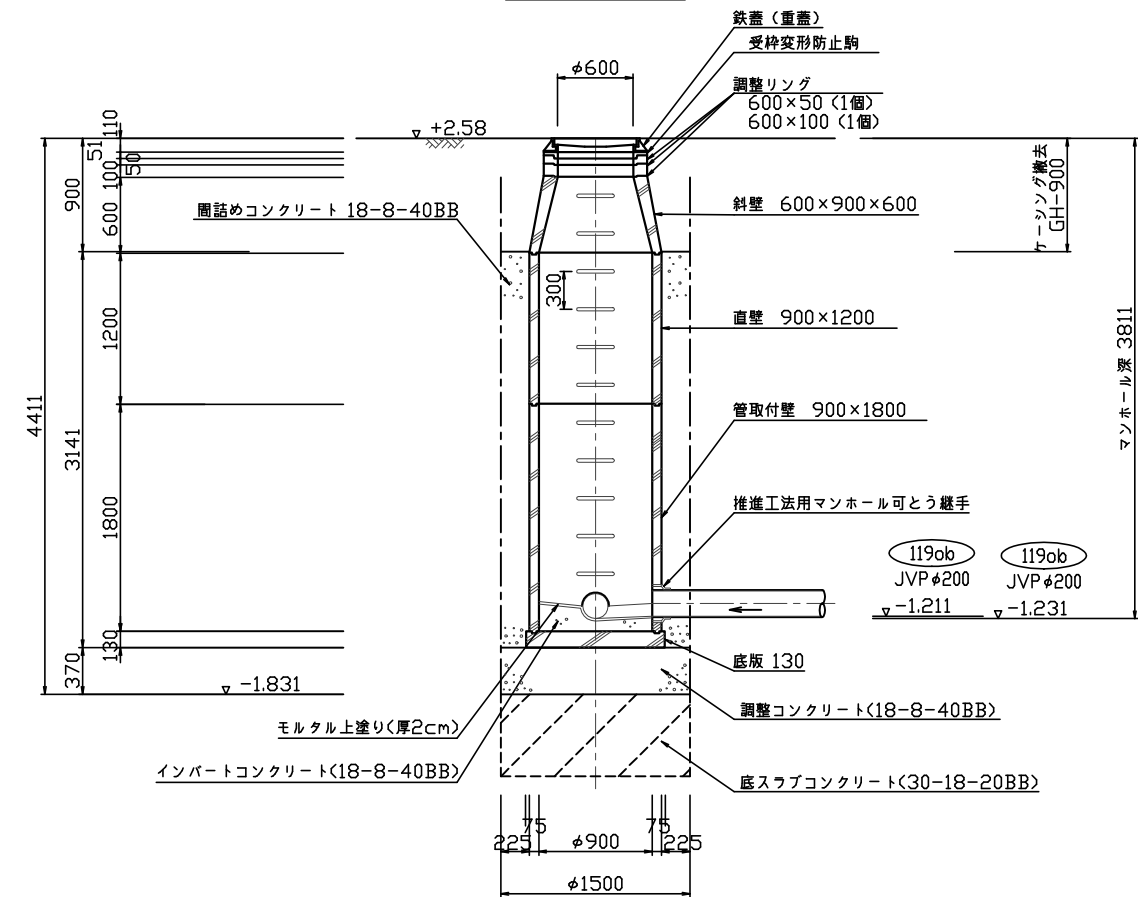


図面種別					
工事名	松津地内汚水管理設工事（その29）				
図名	No.3/119ok 1号組立入孔構造図				
縮尺	1/30		17葉の内 11号		
契約番号					
課長	課補長 佐	係長			設計
令和 7 年 4 月 日 図番					
下 水 道 管 路 整 備 課					

No.3/119ocba 1号(組立)人孔構造図 S=1:30


平面図

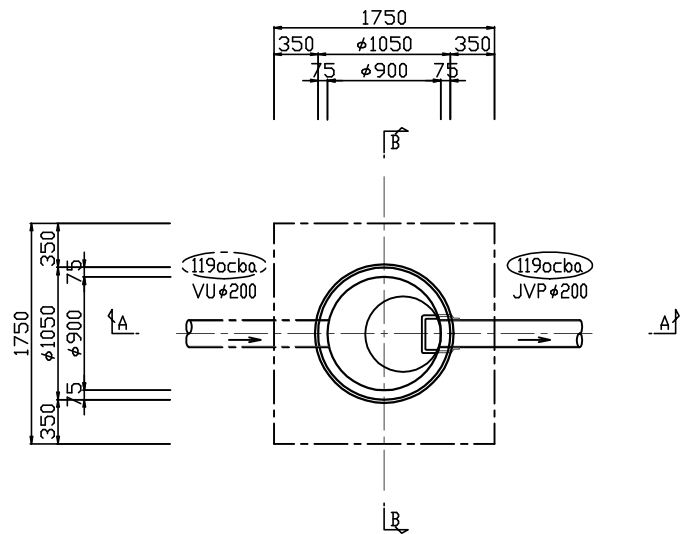

A-A 断面図

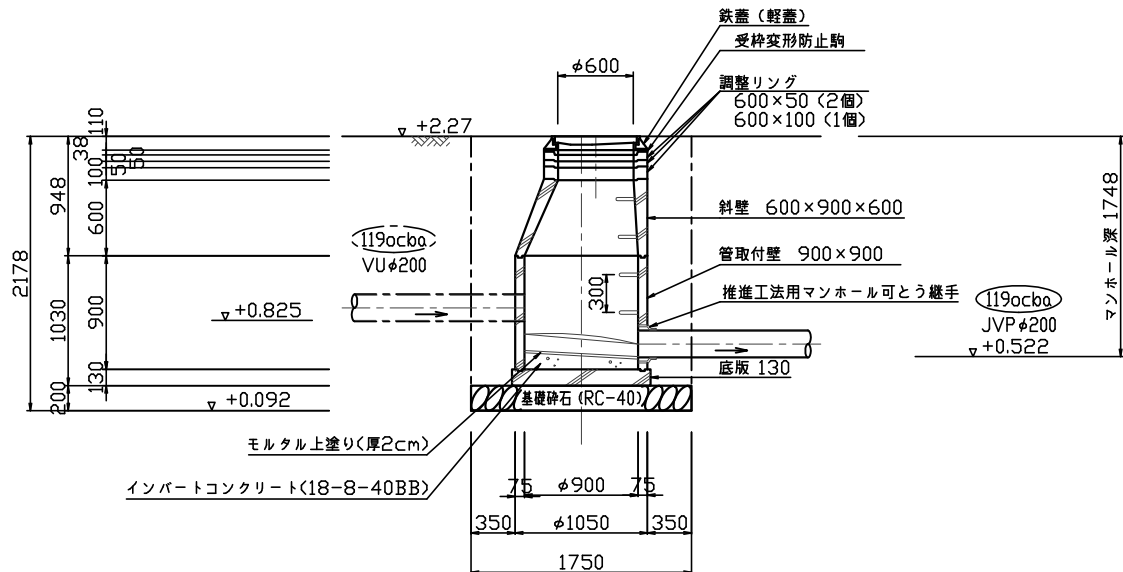


B-B 断面図

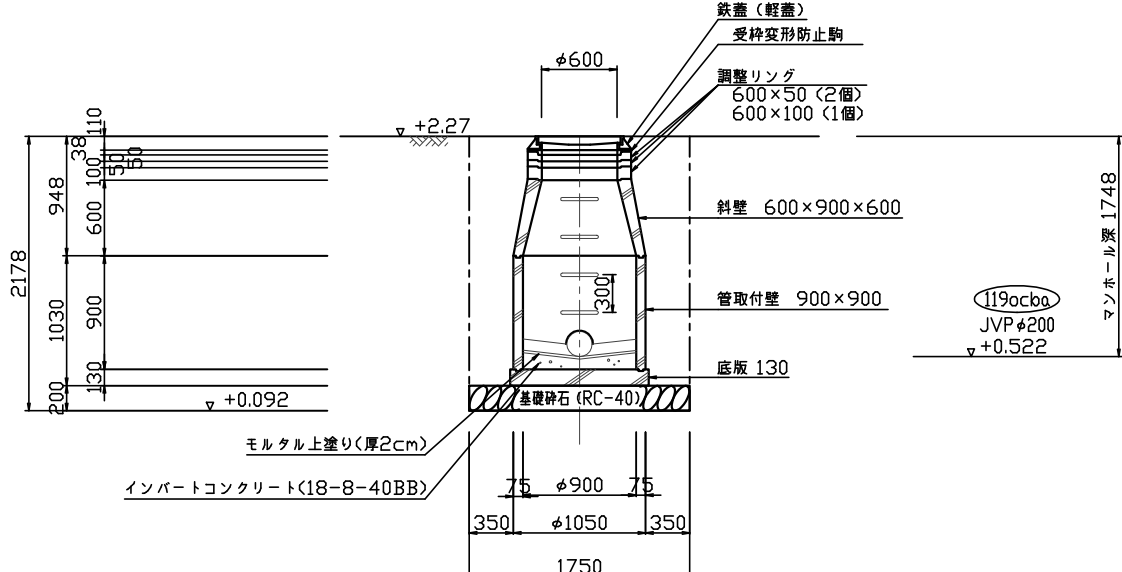


図面種別	
工事名	給津地内汚水管埋設工事(その29)
図名	No.3/119ocba 1号(組立)人孔構造図
縮尺	1/30
契約番号	17 業の内 12 号
課長	課長
係長	係長
設計	設計
令和 7 年 4 月 日 図 番	
下水道管路整備課	

No.1/119obaa 1号(組立)人孔構造図 S=1:30


平面図

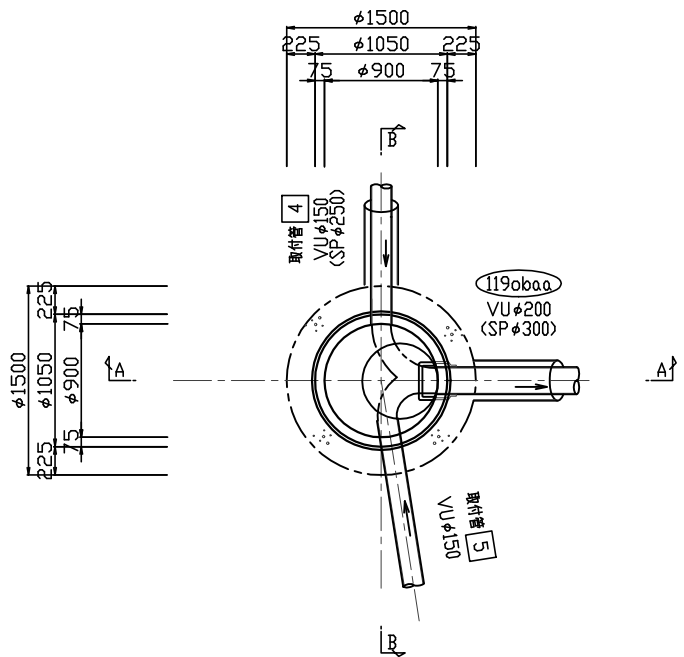

A-A 断面図

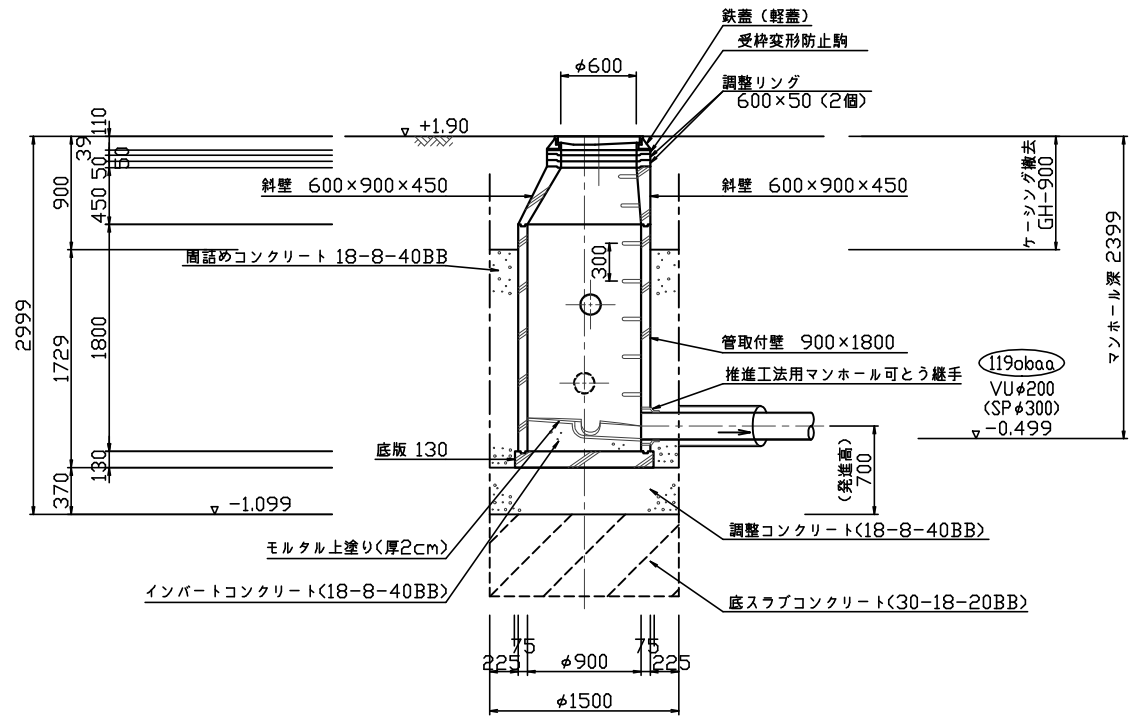


B-B 断面図

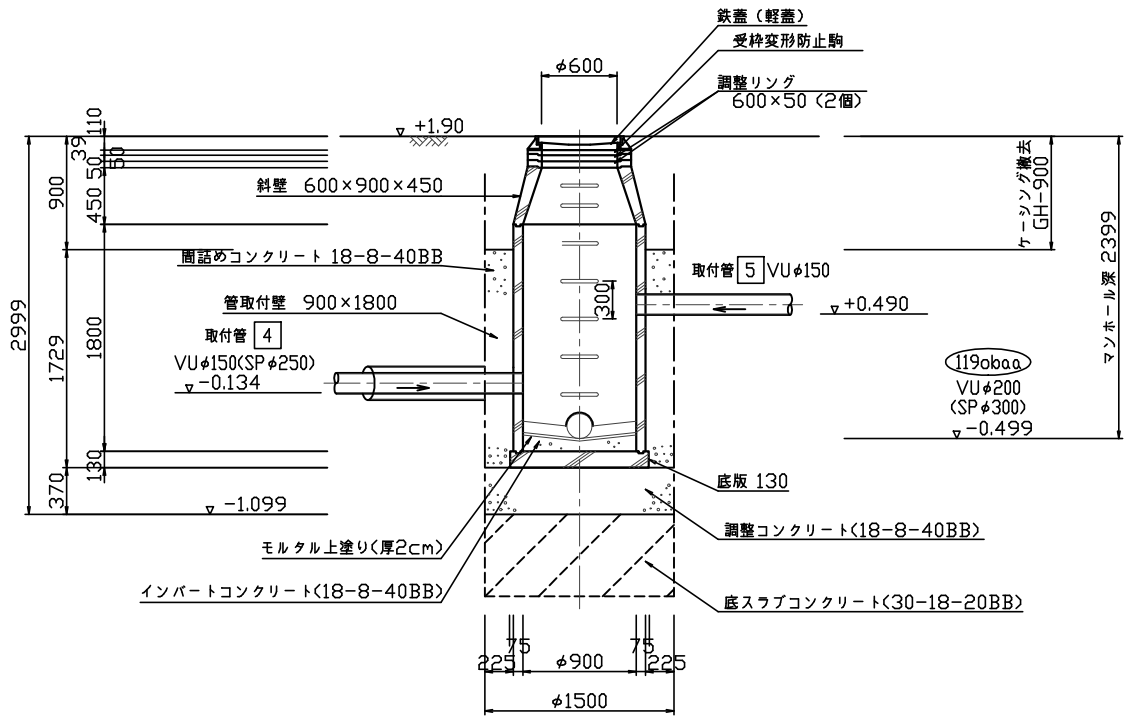


図面種別	工事名	図名	縮尺	1/30	17 葉の内 13 号
図	No.1/119obaa 1号(組立)人孔構造図				
契約番号	課長	課長	係長	設計	
令和 7 年 4 月 日 図 番					
下 水 道 管 路 整 備 課					

鋼管立坑仮設図 (φ1500) S = 1 / 50  
(鋼製覆工板)

平面图

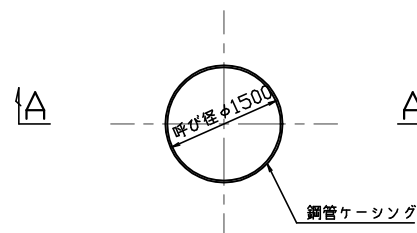


### 覆工板設置平面図

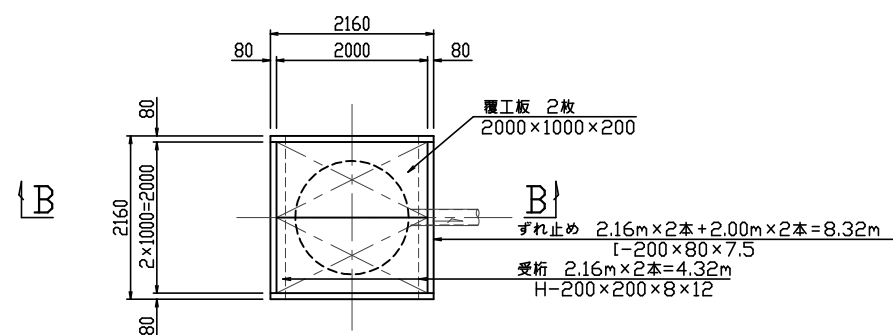

※ずれ止めと覆工板の隙間に安全対策を施すこと


A - A 断面图

(揺動圧入掘削完了図)

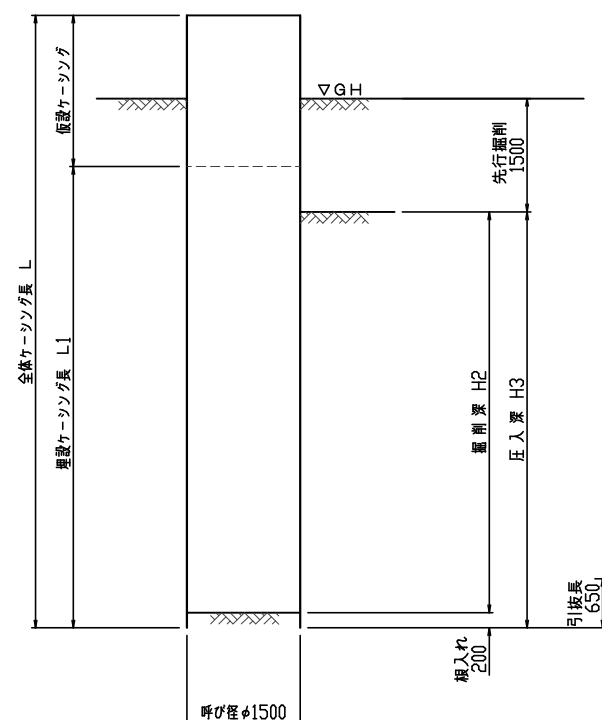

B - B 断面图

(底スラブコンクリート打設・引抜完了図)

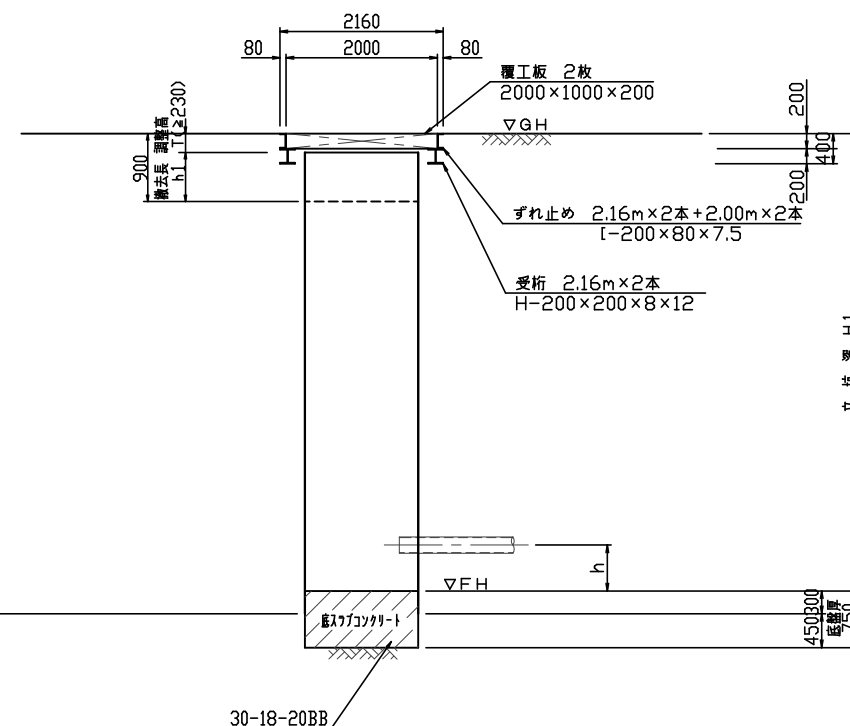

寸法表



立坑番号	地盤高 GH (m)	管底高 (m)	立坑基礎高 FH (m)	管芯～基面 h (m)	立坑深 H1 (m)	掘削深 H2 (m)	圧入深 H3 (m)	上部調整高 T (m)	撤去長 h1 (m)	埋設パイプ長 L1 (m)	備考
(両発達) 2/119ocb*	+2.30	JVP φ200 -0.352	-0.952	0.700	3.252	2.502	2.702	0.252	0.648	3.300	t=12mm
(両発達片到達) 1/119ocb	+2.28	JVP φ200 -0.516	-1.116	0.700	3.396	2.646	2.846	0.296	0.604	3.400	t=12mm
(両到達) 1/119ob*	+2.23	JVP φ200 -0.667	-0.967	0.400	3.197	2.447	2.647	0.297	0.603	3.200	t=12mm
(両発達) 1/119ob	+1.98	JVP φ200 -0.859	-1.459	0.700	3.439	2.689	2.889	0.239	0.661	3.500	t=12mm
(両到達) 2/119ob	+2.15	JVP φ200 -1.091	-1.391	0.400	3.541	2.791	2.991	0.241	0.659	3.600	t=12mm
(両発達) 3/119ob	+2.58	JVP φ200 -1.231	-1.831	0.700	4.411	3.661	3.861	0.311	0.589	4.400	t=12mm
(片発達) 1/119obaa	+1.90	VUφ200(SPφ300) -0.499	-1.099	0.700	2.999	2.249	2.449	0.299	0.601	3.000	t=12mm

図面種別					
工事名		給排水内汚水管埋設工事（その29）			
図	鋼管立坑仮設図（φ1500）				
名					
縮尺	1/50		17号の内14号		
契約番号					
課長	課長佐	係長			設計
令和 7 年 4 月 日 図番					
下水道管路整備課					



## 薬液注入工詳細図

平面图

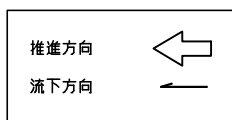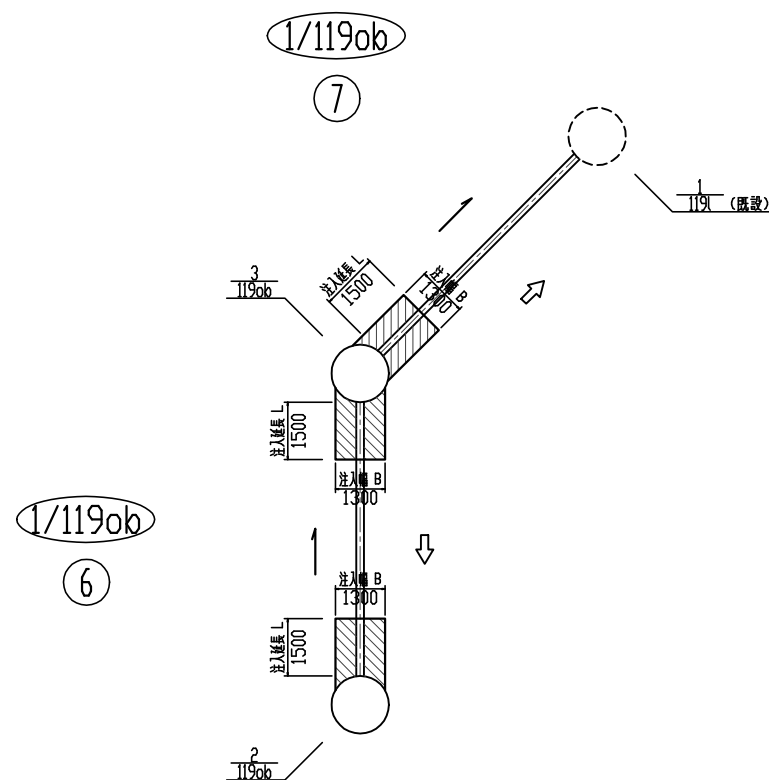


## 葉液注入工（坑口部）寸法表

[illegible]


### 標準断面図

## 坑口部防護工

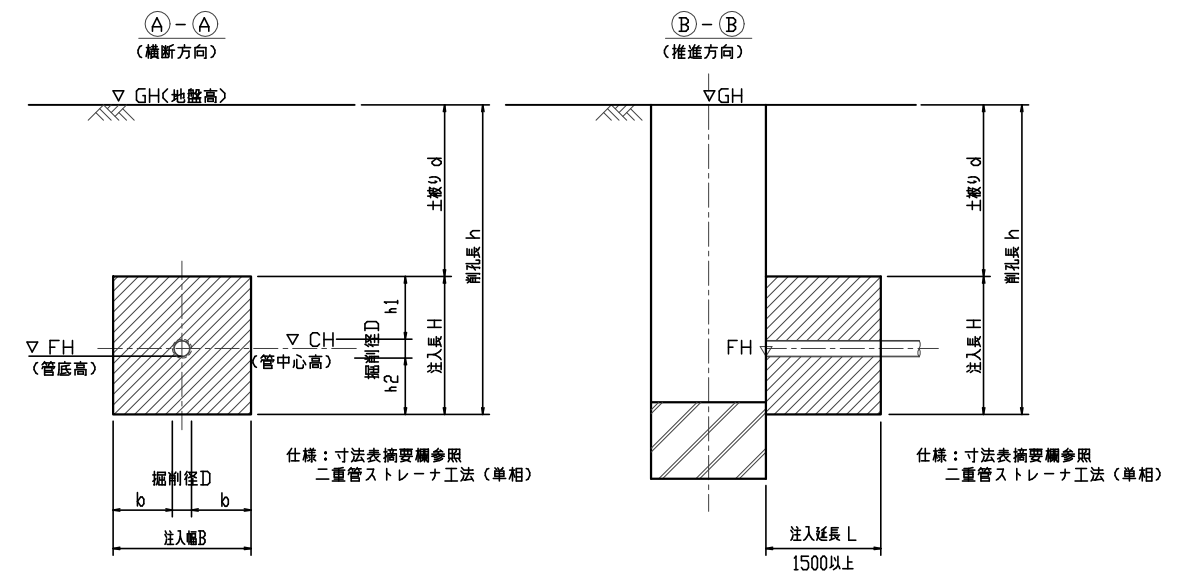


図面種別					
工 事 名		船津地内汚水管理設工事（その29）			
図	棄液注入工詳細図				
名					
縮 尺	non		17 葉の内15号		
契約番号					
課長	課長 長佐	係長			設計
令和 7 年 4 月 日 図 番					
下 水 道 管 路 整 備 課					




開削工標準図 S = 1 : 2 0

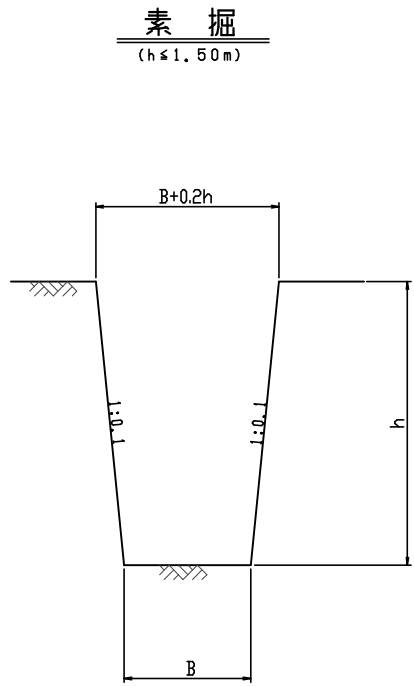



埋戻し工標準図 S = 1 : 2 0

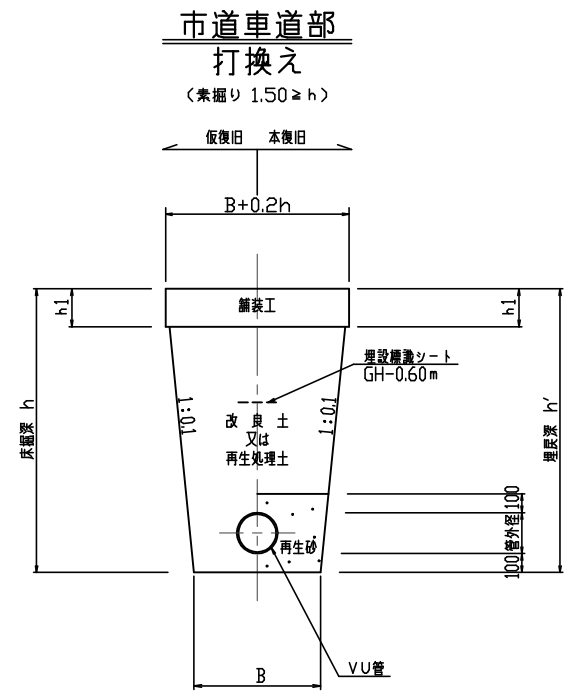

舗装復旧工標準図 S = 1 : 2 0

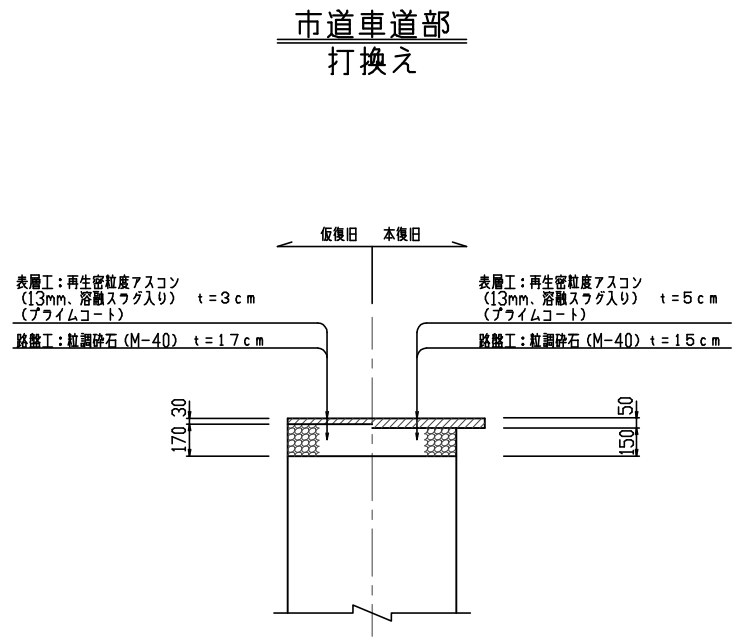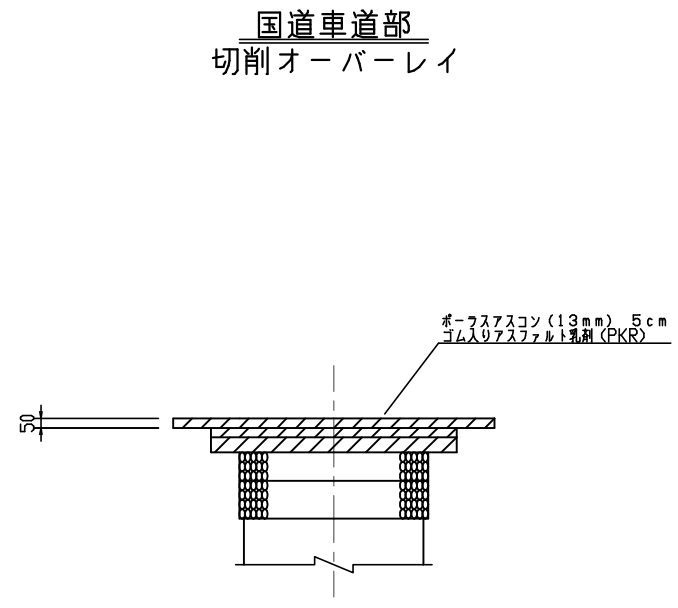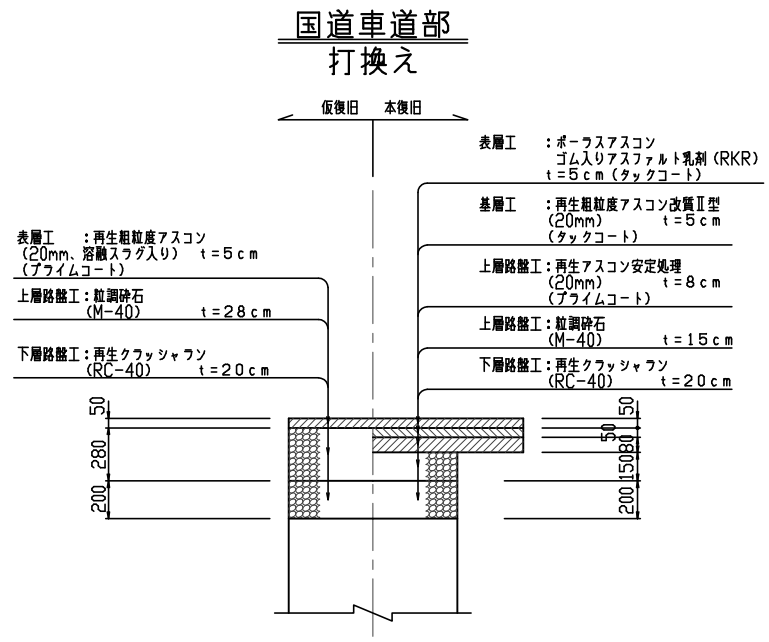

図面種別	工事名	越津地内汚水管理設工事(その29)
図名	開削工標準断面図	
縮尺	1/20	17葉の内16号
契約番号	課長	課長
設計	設計	設計
令和7年4月	日	図番
下水道管路整備課		

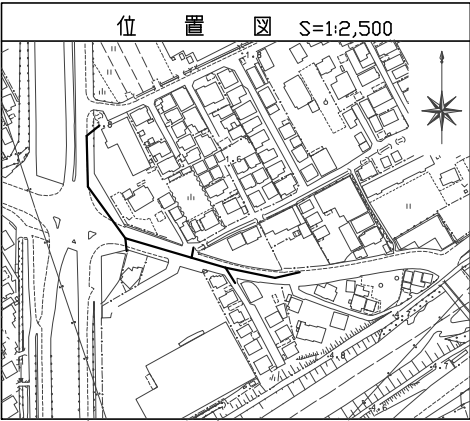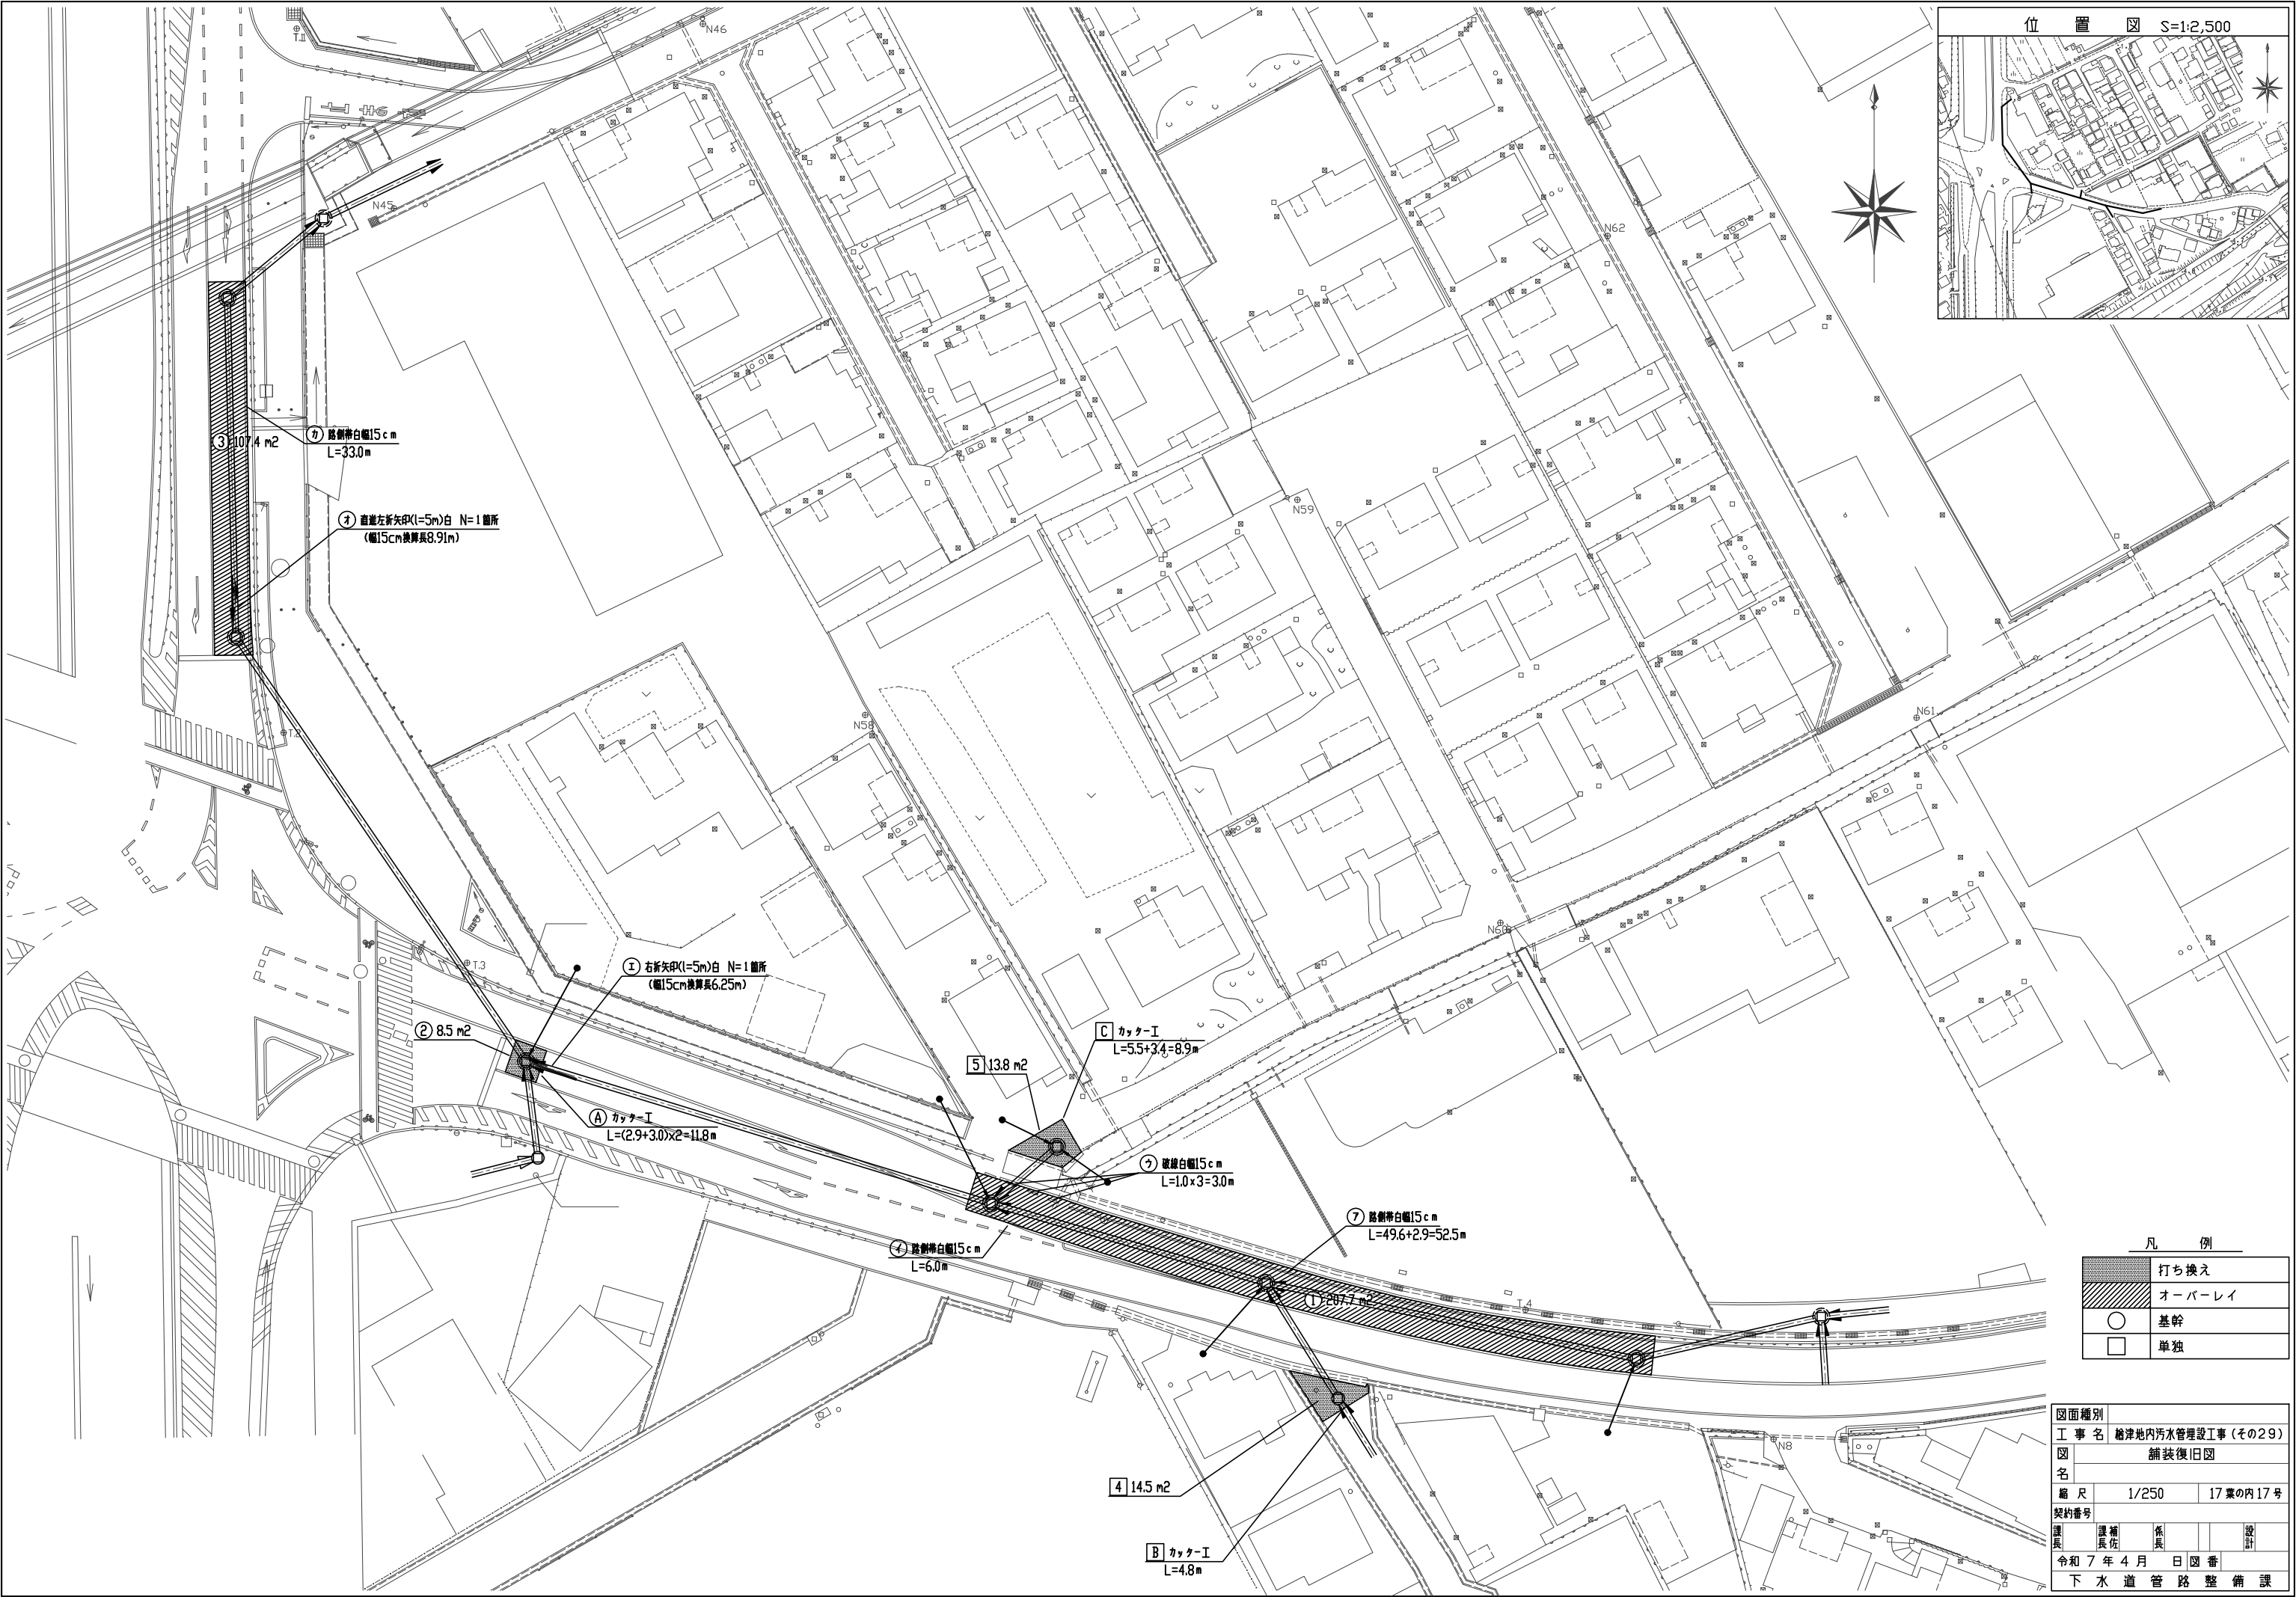

凡 例	
	打ち換え
	オーバーレイ
	基幹
	単独

図面種別				
工 事 名		給排水内汚水管埋設工事（その29）		
図 名		舗装復旧図		
縮 尺		1/250	17 葉の内 17 号	
契約番号				
課長	課 補 長 佐	係 長		設 計
令和 7 年 4 月 日 図 番				
下 水 道 管 路 整 備 課				