

PB. SS400x400x300WP-V 【撤去】
CV 2[□]-5C <VE28>
CV 2[□]-2C <VE28> 【撤去】
CV 8[□]-3C <VE36>

CV 3.5[□]-3C <VE28> x2 【撤去】
PB. SS200x200x200WP-V 【撤去】

CV 2[□]-5C
CV 2[□]-2C
CV 8[□]-3C <FEP100> 【撤去】

CV125[□]-3C (1φ) <VE70>
CV100[□]-3C (3φ) <VE70> 【撤去】
E38[□] <VE22>

CV125[□]-3C (VE82) 1φ 【撤去】
CV100[□]-3C (VE82) 3φ

引込用コンクリート柱
10m-19cm 350kg 【撤去】
腕金、支線共
φ (VE42) × 2 【撤去】

CV125[□]-3C <VE82>
CV100[□]-3C <VE82> 【撤去】
φ <VE42> × 2

マンホール^{ソフ} 制御盤
マンホール^{ソフ} 電源引込用鋼管柱・コンクリート柱 (残置)

マンホール^{ソフ} 電源引込用鋼管柱 【残置】

マンホール^{ソフ} 制御盤 【残置】

CV125[□]-3C <VE70>
CV100[□]-3C <VE70>
φ <VE42> × 2

中国電力柱
コナカシ 支 9 右 9-2

CV125[□]-3C <VE82>
CV100[□]-3C <VE82>
φ <VE42> × 2

引込開閉器盤 【撤去】
屋外壁掛型 鋼板製
W550 × H600 × D200
動力 MCCB3P 225AF/150AT
電灯 MCCB3P 225AF/200AT

凡 例

	ハンドホール
--	--------


撤去ハンドホールリスト

記号	サイズ	個
A	800 × 800 × 650 (鉄蓋: 650φ)	4
B	800 × 500 × 700 (鉄蓋: W830 × H430 × t25)	2


配置図 1/200

※図中記載の太線表記部、電気設備全て撤去 (土工事共)
※照明器具・感知器は電気設備工事にて撤去
(その他電気設備については建築内部造作解体による)

工事名	岡山市立平井幼稚園・岡山市平井コミュニティハウス解体工事				N o .	株式会社 総合設計		
図面名	電気設備配置図（撤去図）				縮尺 A1… 1/200 A3… 1/400	E-02 E-09	一級建築士事務所 長知孝設計 No.1910 一級建築士第36590号 井上 統一 様 〒701-0145 岡山市北区平井199-7 TEL 086-241-9082 FAX 086-241-9492	
岡山市	都市整備局	住宅・建築部	公共建築課	令和7年12月				
課長	課長補佐	係長	課員	担当者	承認	検図	製図	

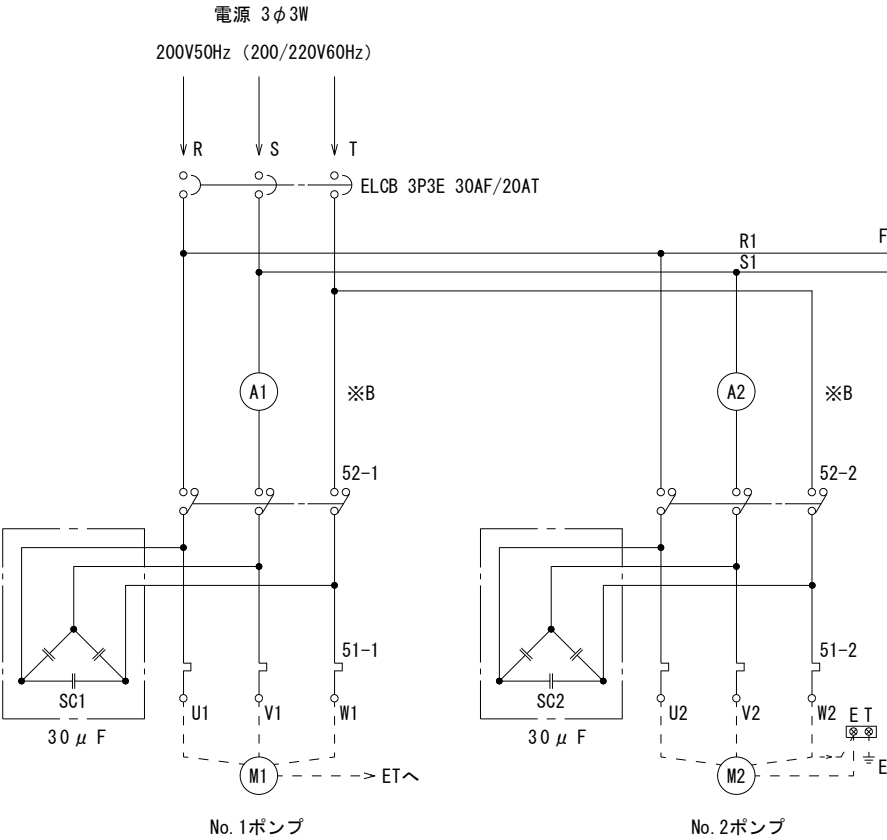

記 号	名 称
ELB	漏電遮断器
A	電流計
CT	交流計
52	電磁接触器
51	サーマルリレー
F	ヒューズ
SC	進相コンデンサ

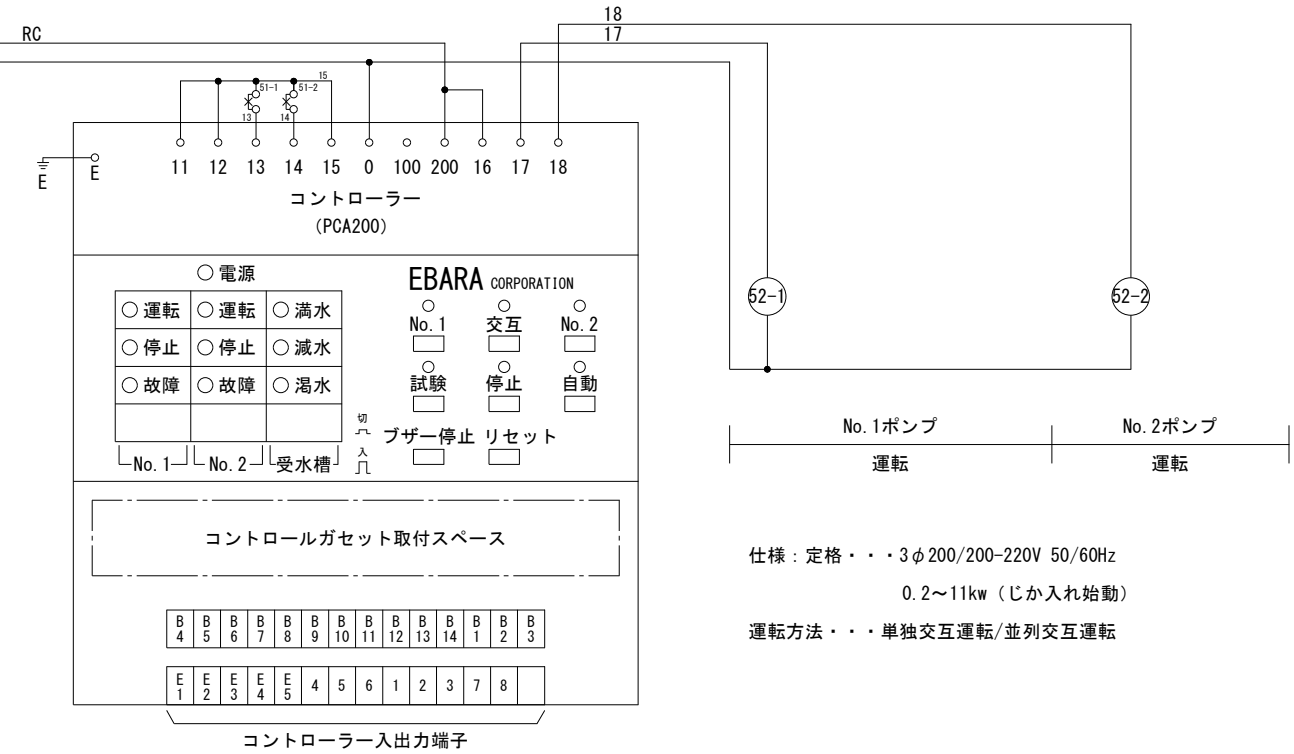

仕様：定格・・・3φ200/200-220V 50/60Hz

0.2～11kw（じか入れ始動）

運転方法・・・単独交互運転/並列交互運転

浄化槽ポンプ制御盤結線図

※機械設備工事にて撤去

※コンデンサ撤去時におけるPCB調査


撤去又は取外した油入りトランス及び油入りコンデンサ等については、PCB使用の有無を調査のうえ、リストおよび型番等の分かる写真を添付した報告書を提出し、監督員の承諾を得て引渡し又は処分すること。

なお、電路から取り外したPCB使用機器は特別管理産業廃棄物にあたるので、


法律に従いPCB廃棄物の飛散・流出・地下浸透・悪臭発生の防止措置を講じ「PCB汚染物」の標示すること。

保管場所については、監督員の指示に従うこと。

工事名	岡山市立平井幼稚園・岡山市平井コミュニティハウス解体工事					No.	株式会社 総合設計	
図面名	制御盤結線図			縮尺	A1... NON A3... NON	E-03	一級建築士事務所 熊知事登録No.1910 一級建築士第385905号 井上 統一 〒701-0145 岡山市北区今保199-7 TEL 086-241-9082 FAX 086-241-9493	
岡山市	都市整備局	住宅・建築部	公共建築課	令和7年12月	担当者	E-09	承認	校図
課長	課長補佐	係長	課員					製図

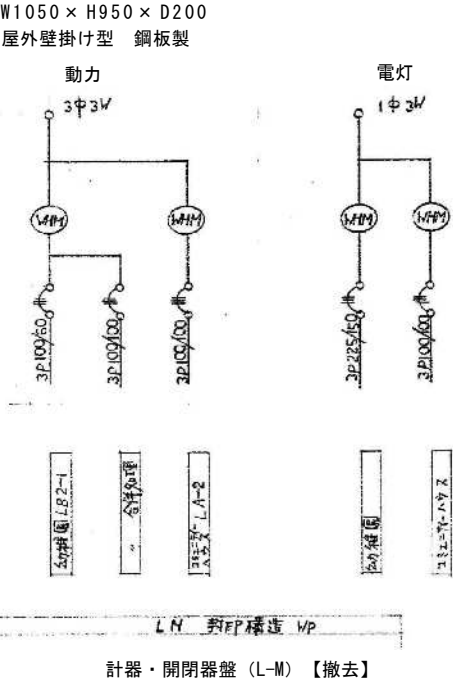

工事名	岡山市立平井幼稚園・岡山市平井コミュニティハウス解体工事				N o .	株式会社 総合設計	
図面名	配線図、結線図			縮尺	A1... N/S A3... N/S	E-04	一級建築士事務所 熊知事務所周知1910 一級建築士第385905号 井上 統一郎 〒701-0145 岡山市北区今保199-7 TEL 086-241-9082 FAX 086-241-9493
岡山市	都市整備局	住宅・建築部	公共建築課	令和7年12月	E-09	承認	製図
課長	課長補佐	係長	課員	担当者	承認	検図	製図

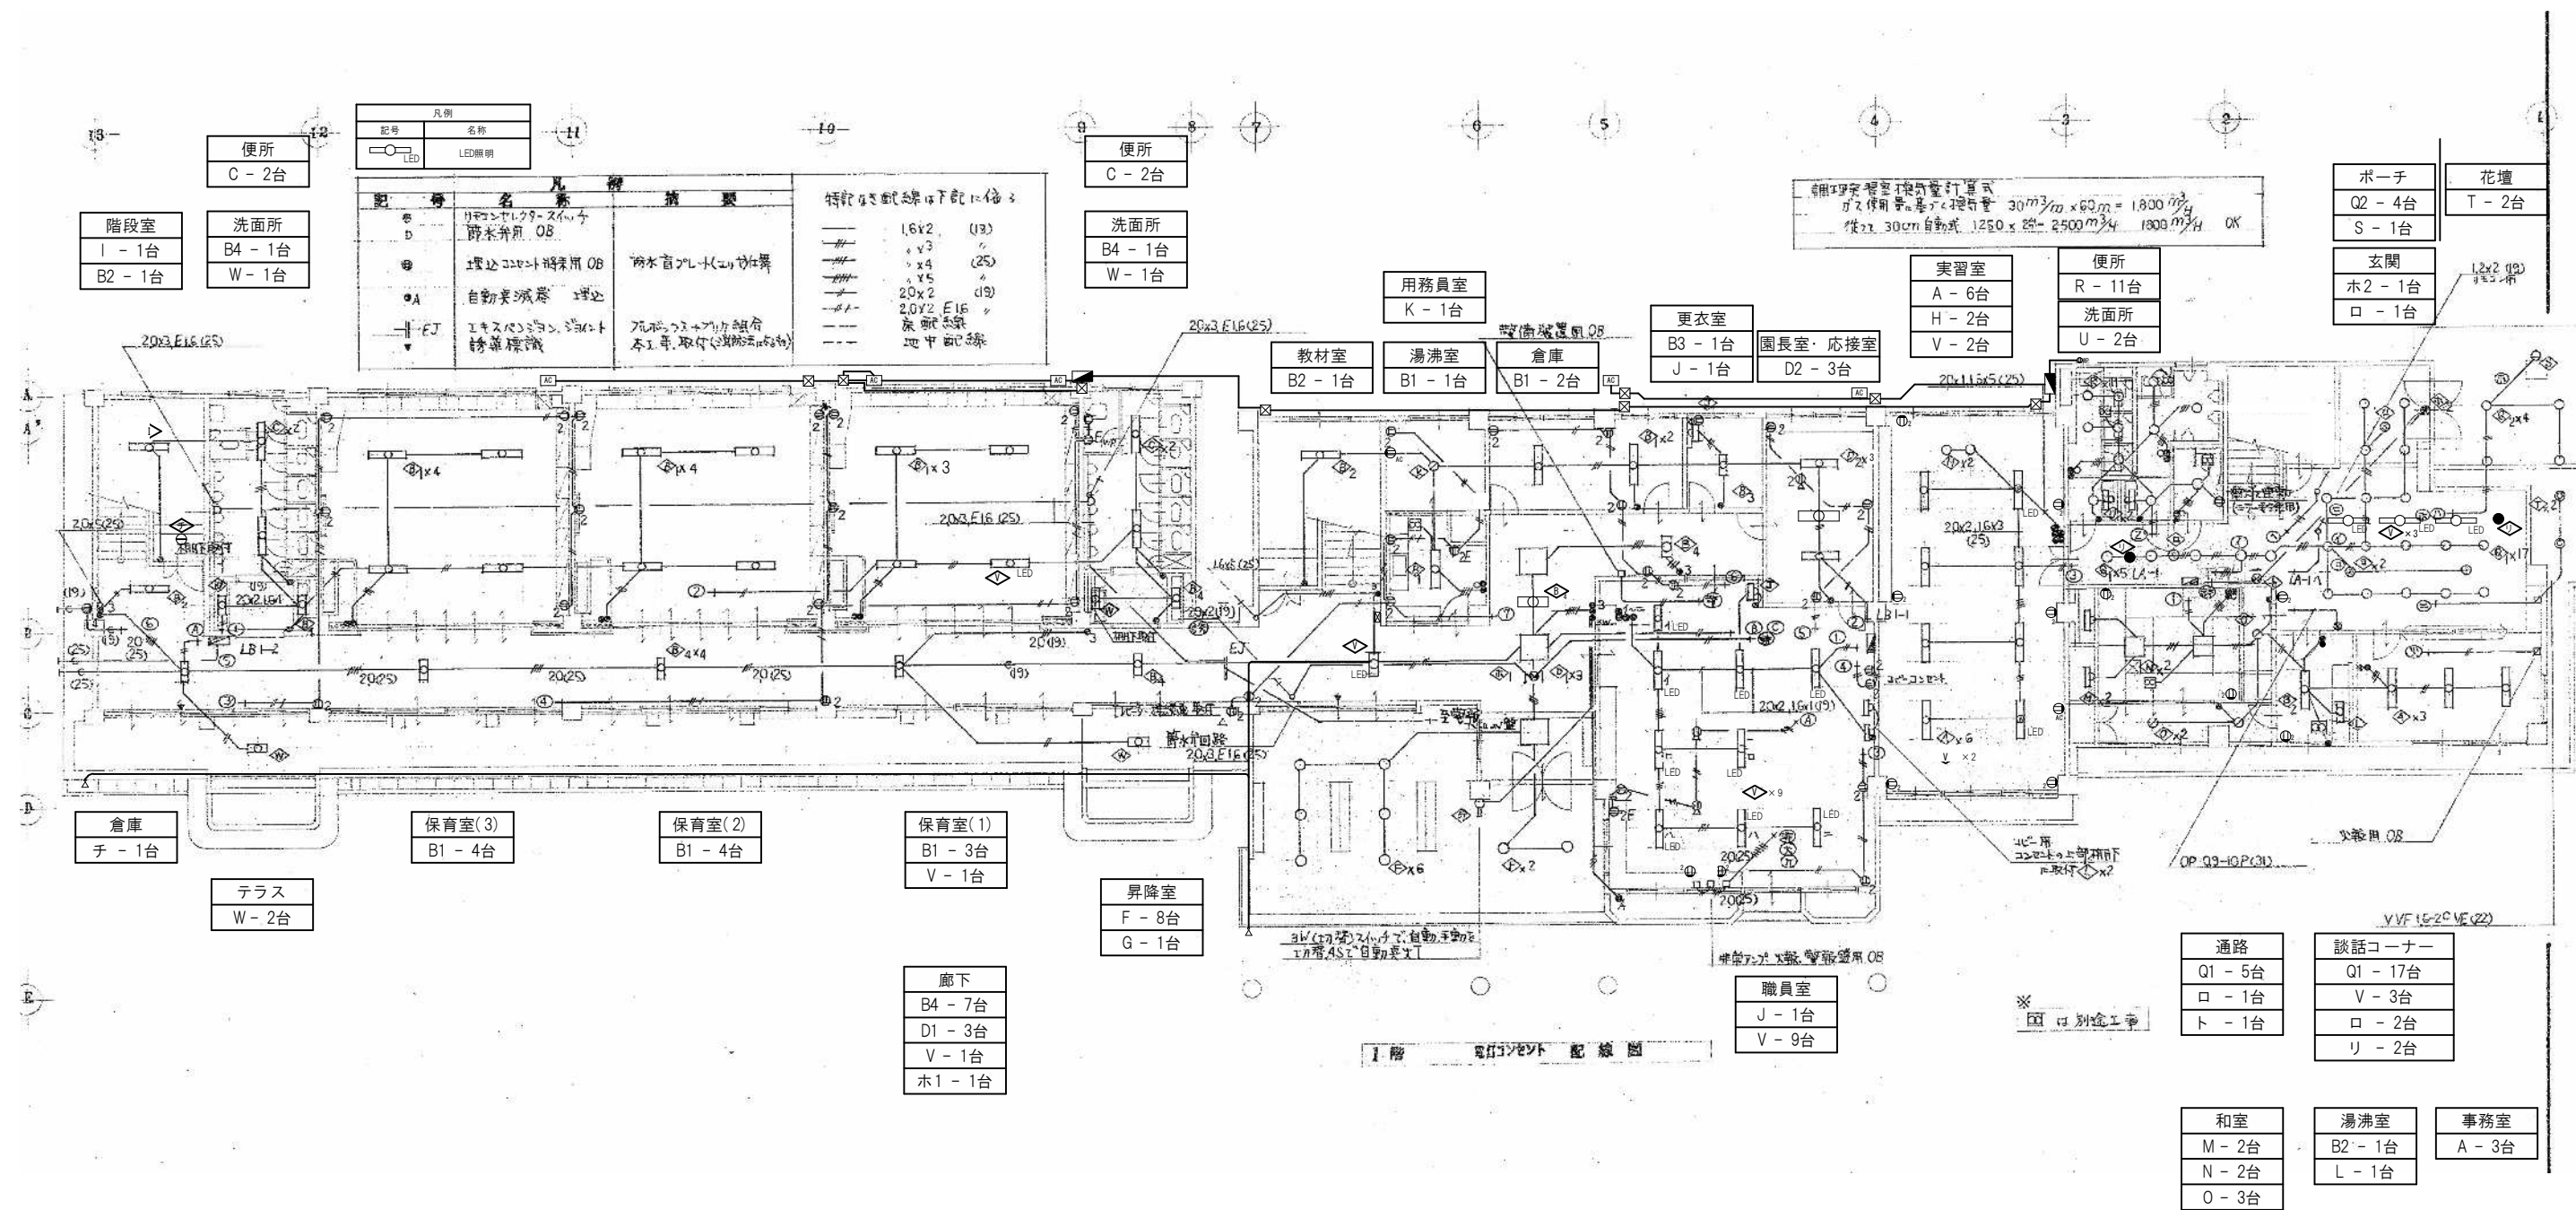

※照明器具撤去時におけるPCB調査

撤去又は取外した照明器具の安定器等については、PCB使用の有無を調査のうえ、

リストおよび型番等の分かる写真を添付した報告書を提出し、監督員の承諾を得て引渡し又は処分すること。

なお、電路から取り外したPCB使用機器は特別管理産業廃棄物にあたるので、


法律に従いPCB廃棄物の飛散・流出・地下浸透・悪臭発生の防止措置を講じ「PCB汚染物」の標示すること。

保管場所については、監督員の指示に従うこと。

凡例	
記号	名称
○	LED照明

※図面で示す照明器具は電気設備工事で撤去。
(その他電気設備機器については建築内部増策解体による)

工事名	岡山市立平井幼稚園・岡山市平井コミュニティハウス解体工事				N o.	株式会社 総合設計
図面名	1階 電灯設備 撤去図				E-05	一級建築士事務所 熊知孝俊 1910
岡山市	都市整備局	住宅・建築部	公共建築課	令和7年12月	E-09	〒701-0145 岡山市北区今保199-7
課長	課長補佐	係長	課員	担当者	承認	検図
						製図

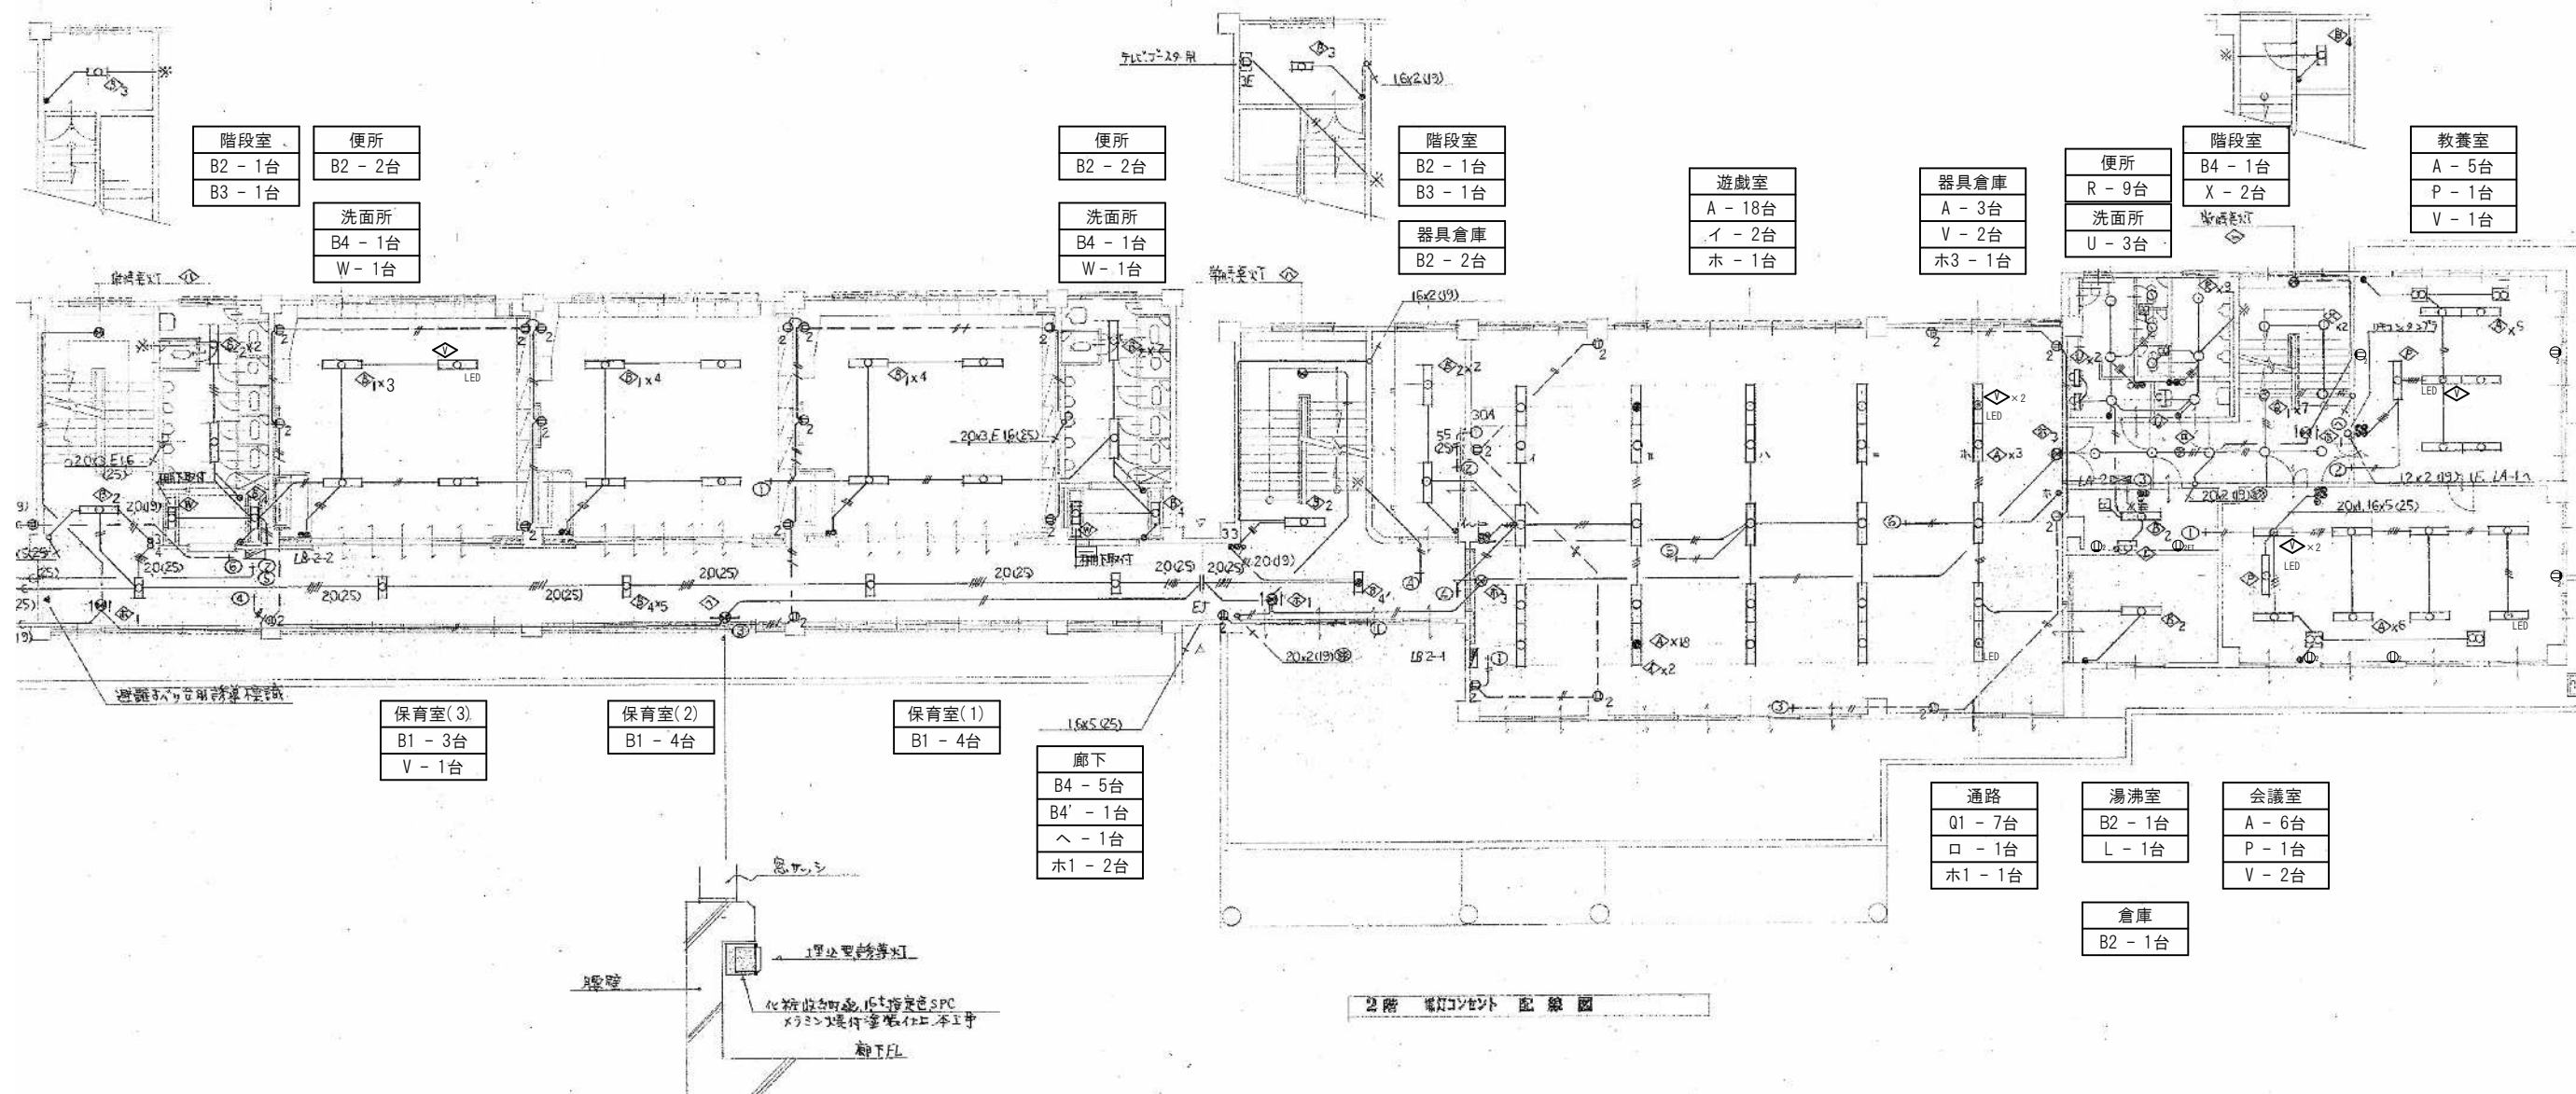

※照明器具撤去時におけるPCB調査

撤去又は取外した照明器具の安定器等については、PCB使用の有無を調査のうえ、リストおよび型番等の分かる写真を添付した報告書を提出し、監督員の承諾を得て引渡し又は処分すること。















 

















なお、電路から取り外したPCB使用機器は特別管理産業廃棄物にあたるので、法律に従いPCB廃棄物の飛散・流出・地下浸透・悪臭発生の防止措置を講じ「PCB汚染物」の標示すること。

保管場所については、監督員の指示に従うこと。

凡例	
記号	名称
	LED照明

   ※図面で示す照明器具は電気設備工事で撤去。
(その他電気設備機器については建築内部増策解体による)

工事名	岡山市立平井幼稚園・岡山市平井コミュニティハウス解体工事				No.	株式会社 総合設計	
図面名	2階電灯、コンセント配線図				E-06	一級建築士事務所 廣知事登録No.1910	
岡山市	都市整備局	住宅・建築部	公共建築課	令和7年12月	E-09	〒701-0145 岡山市北区今宿199-7	
課長	課長補佐	係長	課員	担当者	承認	検図	製図

   A FL40x2 RH FRS3-402	 B1 FL40x2 RH FSS4-402 B2 40x1 RH FSS4-401 B3 20x2 GH FSS4-202 B4 20x1 GH FSS4-201 B4' " GH SKI-FSS4-201	 C FL40x1 RH FPR1-901	 D1 FCL40x1 GH D2 FL40x2 RH	 E IL60 IRS1-60	 F IL60 IRS2-60	 G FL20x1 GH FBF2-A201	 H 110mm 100W
 I FL20Sx5 小泉産業	 J FL15x1 GPL	 K FCL30x2 GPL	 L FL15x1 GPL	 M FL20x1 GH FSS1-201	 N FL20x1 GPL	 O IL60	 P FL40x1 RH
 Q1 17球60W 大D72-3846 Q2 " " " -3847	 R IL60W	 S HF100W 安定器内蔵	 T HF40W 球付	 U FL20x1 GL 37-51T	 V LSS9-4-30	 W FL20x1 GH FBC1-201	 X 8=17球30W 大D68-5848
 Y FL40x2 KI-FRS3-402	 Z IL20W 非常時点灯	 AA FL40x1 SKI-FSS4-401	 AB FL40x1 SKI-ST10-401	 AC FL20x1 SHI-FPF11-201 AD FL20x1 SHI-FPF10-201 AE FL10x1 SHI-FPF10-101	 AD FL10x1 STI-FBC10-101	 AE FL20x1 STI-FBC12-201	

共通事項	FL HF20W以上は、高効率LED、40W以上はラビットスタート方式とする。
	参考型番メーカー名は、形状・仕上、材質を示すもので部品の特定に用いられる。
	非常FL点灯は、50%点灯とし、非常照明灯は安定器内蔵型とする。

照明器具表図



※照明器具撤去時におけるPCB調査

撤去又は取外した照明器具の安定器等については、PCB使用の有無を調査のうえ、リストおよび型番等の分かる写真を添付した報告書を提出し、監督員の承諾を得て引渡し又は処分すること。

なお、電路から取り外したPCB使用機器は特別管理産業廃棄物にあたるので、法律に従いPCB廃棄物の飛散・流出・地下浸透・悪臭発生の防止措置を講じ「PCB汚染物」の標示すること。

保管場所については、監督員の指示に従うこと。

工事名	岡山市立平井幼稚園・岡山市平井コミュニティハウス解体工事				No.	株式会社 総合設計
図面名	照明器具表図				E-07	一級建築士事務所 長知孝設計No.1910
岡山市	都市整備局	住宅・建築部	公共建築課	令和7年12月	E-09	〒761-0145 岡山市北区平井199-7
課長	課長補佐	係長	課員	担当者	承認	TEL 086-241-9082 FAX 086-241-9493
					検図	製図

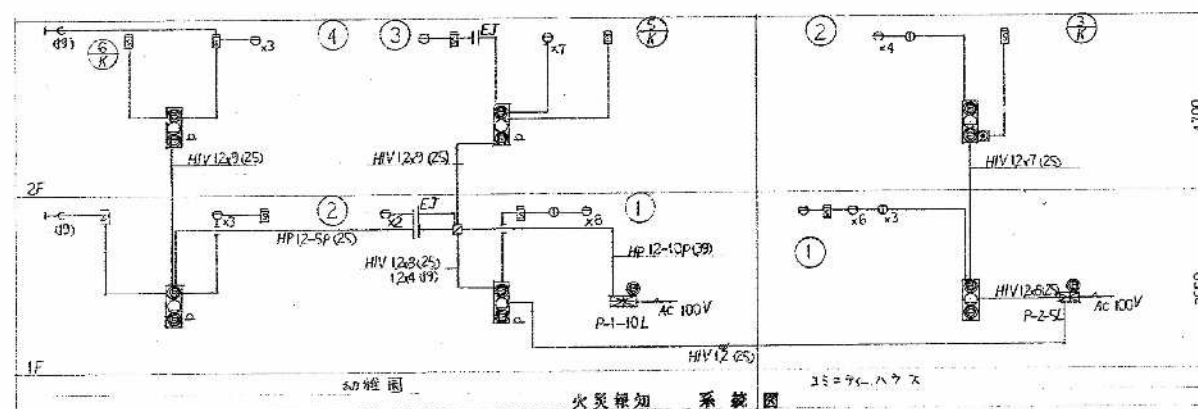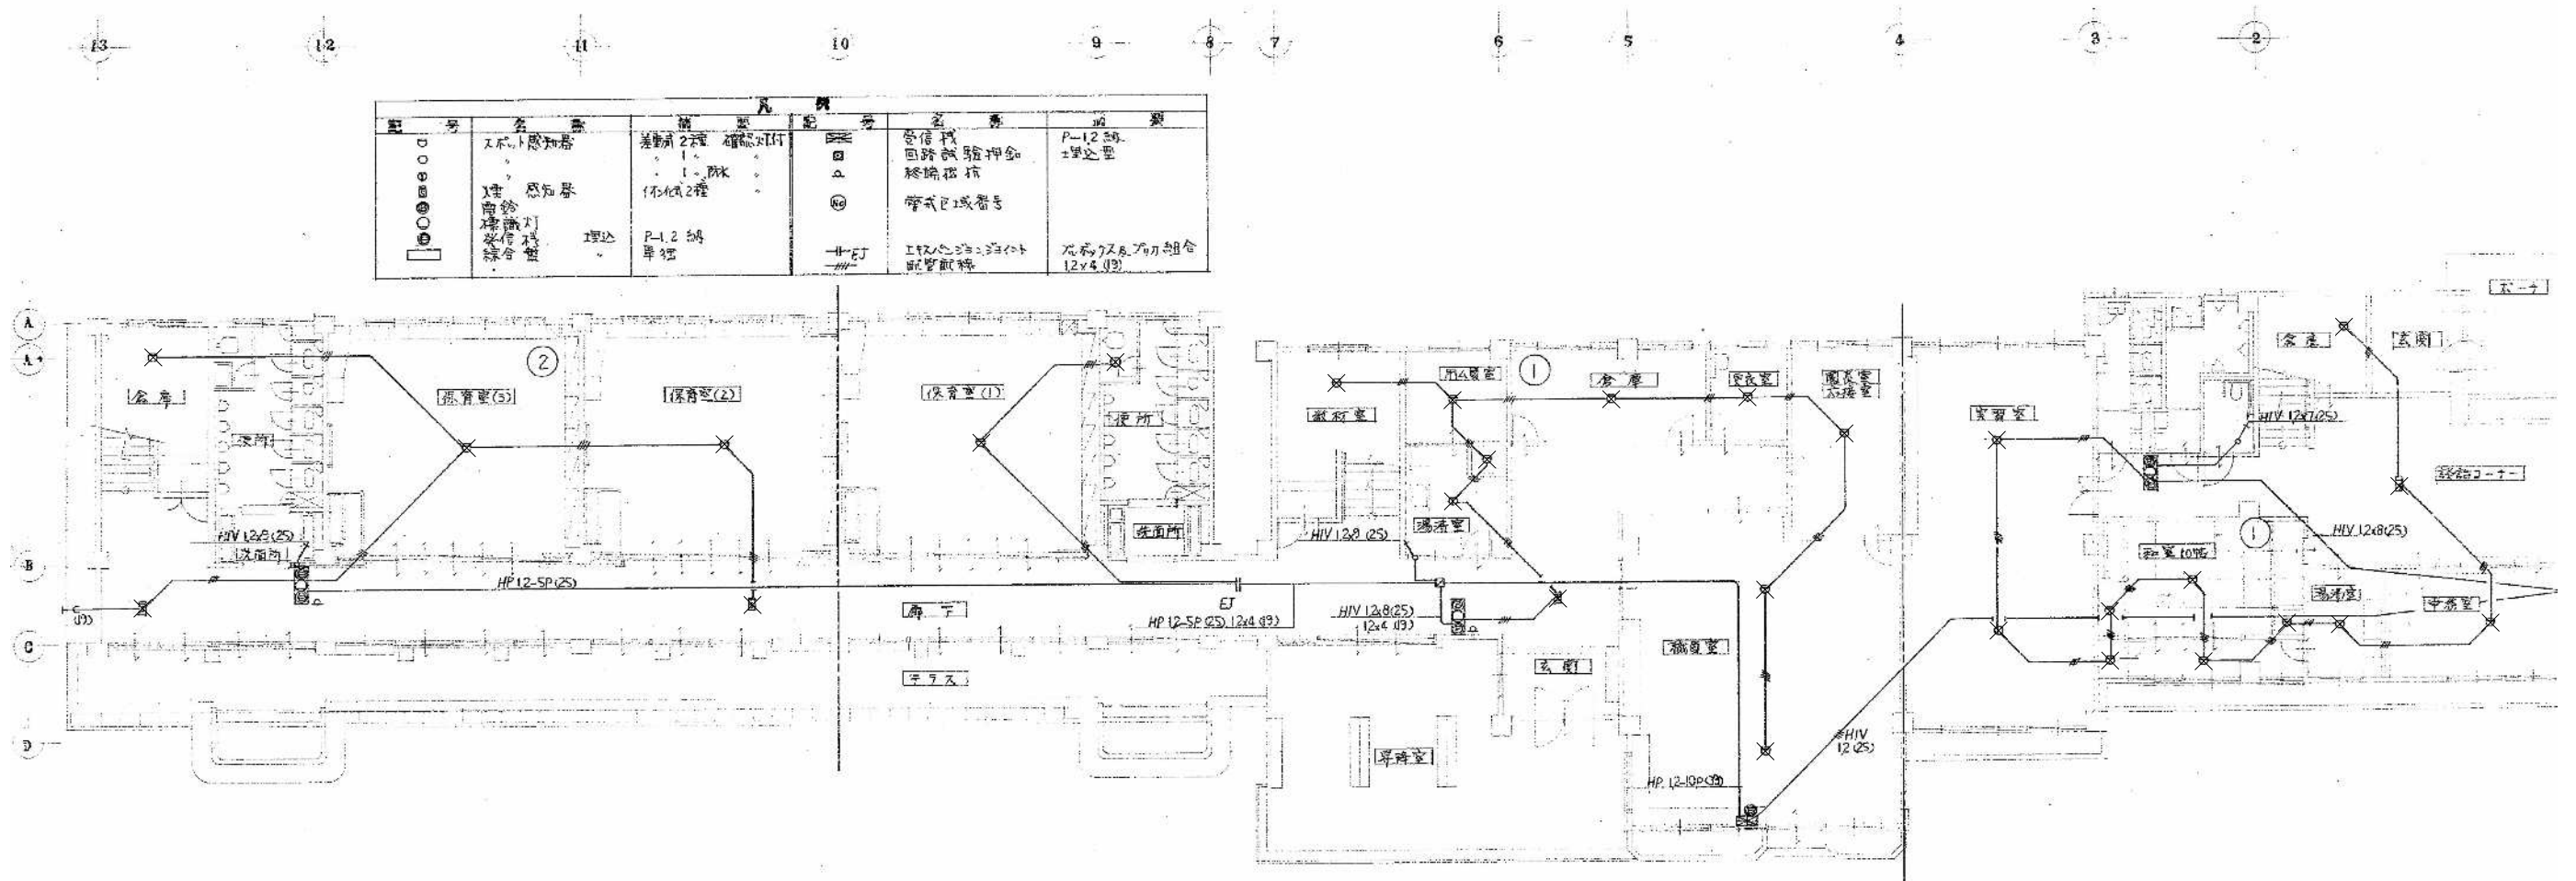

1 階 火災報知 配線図

※ 受信機は、箱内にある状態で表示する機器設置図にて

※イオン化式感知器撤去・更新時における特記

撤去又は取外したイオン化式感知器については、製造会社に返却すること。


なお、製造会社が現存しない場合は、(社)日本アイソトープ協会に引き渡すこと。

(放射性同位元素等による放射線障害の防止に関する法律)

※図面で示す感知器は電気設備工事で撤去。


(その他電気設備機器については建築内部増策解体による)

工事名	岡山市立平井幼稚園・岡山市平井コミュニティハウス解体工事	N o.	株式会社 総合設計
図面名	1階火災報知配線図、系統図	縮尺	1:1000 N/S
岡山市	都市整備局 住宅・建築部 公共建築課	令和7年12月	E-08
課長	課長補佐	係長	課員
担当者	承認	検図	製図

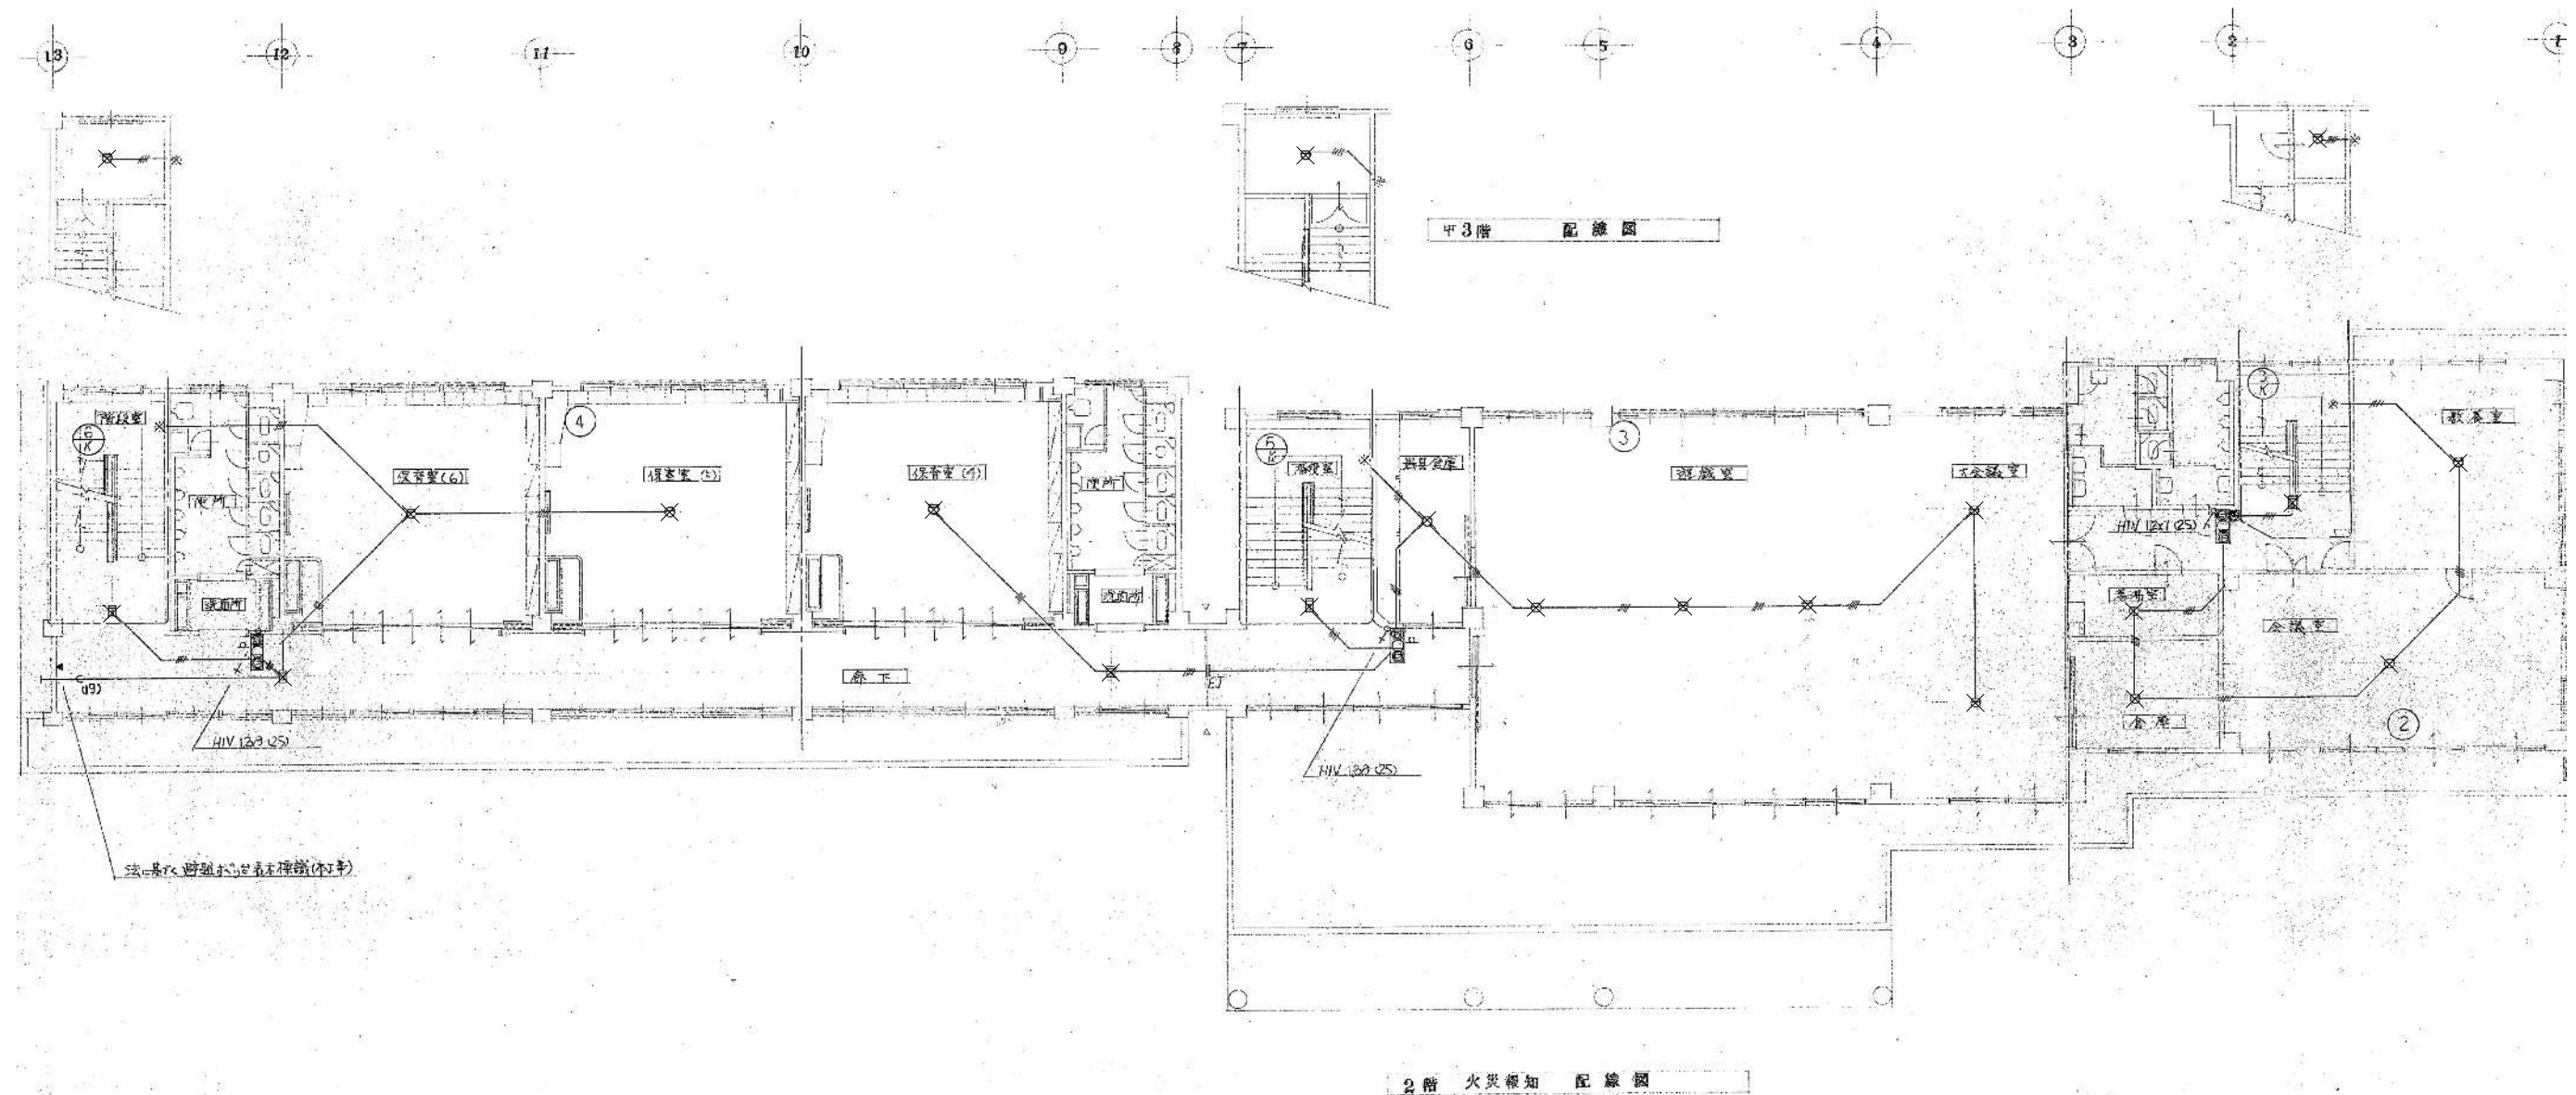


工事名	岡山市立平井幼稚園・岡山市平井コミュニティハウス解体工事				No.	株式会社 総合設計		
図面名	2階、中3階火災報知配置図				縮尺	A1... N/S A3... N/S	E-09	
岡山市	都市整備局	住宅・建築部	公共建築課	令和7年12月	担当者	承認	検図	製図
課長	課長補佐	係長	課員					

[illegible]

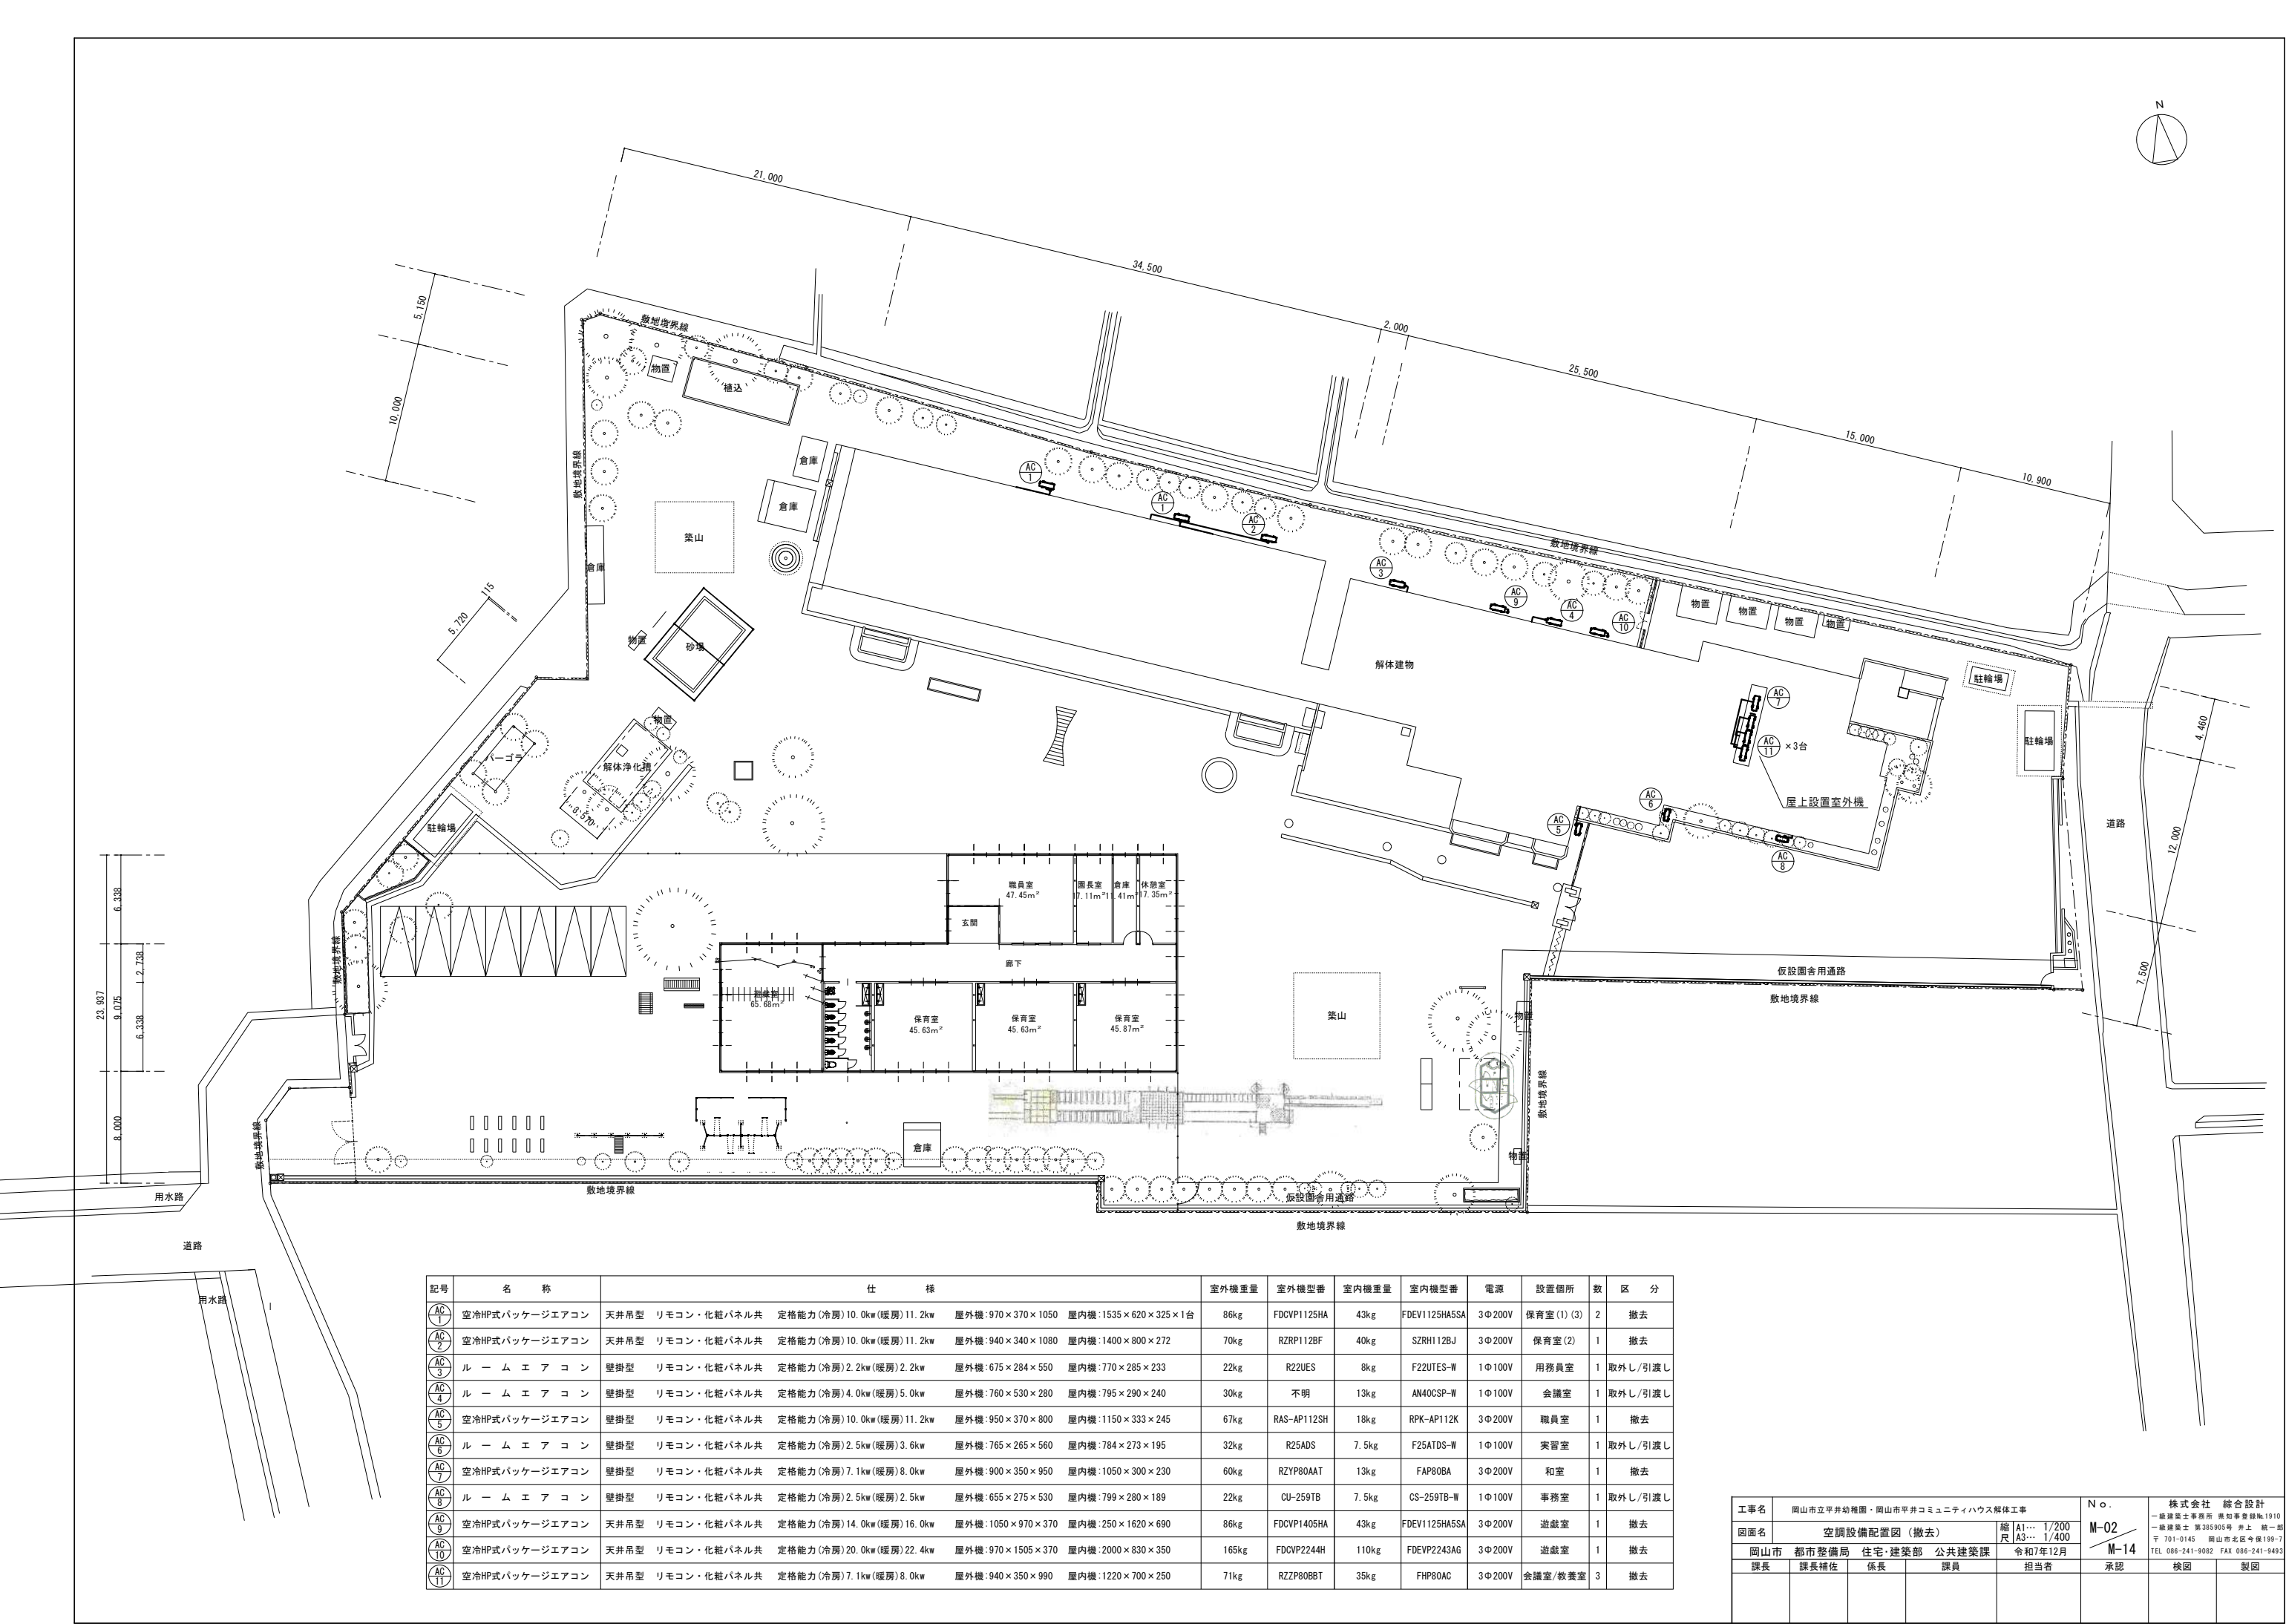

記号	名 称	仕 様				室外機重量	室外機型番	室内機重量	室内機型番	電源	設置箇所	数	区 分
AC 1	空冷HP式パッケージエアコン	天井吊型	リモコン・化粧パネル共	定格能力(冷房)10.0kw(暖房)11.2kw	屋外機:970×370×1050 屋内機:1535×620×325×1台	86kg	FDCVP1125HA	43kg	FDEV1125HA5SA	3Φ200V	保育室(1)(3)	2	撤去
AC 2	空冷HP式パッケージエアコン	天井吊型	リモコン・化粧パネル共	定格能力(冷房)10.0kw(暖房)11.2kw	屋外機:940×340×1080 屋内機:1400×800×272	70kg	RZRP112BF	40kg	SZRH112BJ	3Φ200V	保育室(2)	1	撤去
AC 3	ル ー ム エ ア コ ン	壁掛型	リモコン・化粧パネル共	定格能力(冷房)2.2kw(暖房)2.2kw	屋外機:675×284×550 屋内機:770×285×233	22kg	R22UES	8kg	F22UTES-W	1Φ100V	用務員室	1	取外し/引渡し
AC 4	ル ー ム エ ア コ ン	壁掛型	リモコン・化粧パネル共	定格能力(冷房)4.0kw(暖房)5.0kw	屋外機:760×530×280 屋内機:795×290×240	30kg	不明	13kg	AN40CSP-W	1Φ100V	会議室	1	取外し/引渡し
AC 5	空冷HP式パッケージエアコン	壁掛型	リモコン・化粧パネル共	定格能力(冷房)10.0kw(暖房)11.2kw	屋外機:950×370×800 屋内機:1150×333×245	67kg	RAS-AP112SH	18kg	RPK-AP112K	3Φ200V	職員室	1	撤去
AC 6	ル ー ム エ ア コ ン	壁掛型	リモコン・化粧パネル共	定格能力(冷房)2.5kw(暖房)3.6kw	屋外機:765×265×560 屋内機:784×273×195	32kg	R25ADS	7.5kg	F25ATDS-W	1Φ100V	実習室	1	取外し/引渡し
AC 7	空冷HP式パッケージエアコン	壁掛型	リモコン・化粧パネル共	定格能力(冷房)7.1kw(暖房)8.0kw	屋外機:900×350×950 屋内機:1050×300×230	60kg	RZYP80AAT	13kg	FAP80BA	3Φ200V	和室	1	撤去
AC 8	ル ー ム エ ア コ ン	壁掛型	リモコン・化粧パネル共	定格能力(冷房)2.5kw(暖房)2.5kw	屋外機:655×275×530 屋内機:799×280×189	22kg	CU-259TB	7.5kg	CS-259TB-W	1Φ100V	事務室	1	取外し/引渡し
AC 9	空冷HP式パッケージエアコン	天井吊型	リモコン・化粧パネル共	定格能力(冷房)14.0kw(暖房)16.0kw	屋外機:1050×970×370 屋内機:250×1620×690	86kg	FDCVP1405HA	43kg	FDEV1125HA5SA	3Φ200V	遊戯室	1	撤去
AC 10	空冷HP式パッケージエアコン	天井吊型	リモコン・化粧パネル共	定格能力(冷房)20.0kw(暖房)22.4kw	屋外機:970×1505×370 屋内機:2000×830×350	165kg	FDCVP2244H	110kg	FDEV2243AG	3Φ200V	遊戯室	1	撤去
AC 11	空冷HP式パッケージエアコン	天井吊型	リモコン・化粧パネル共	定格能力(冷房)7.1kw(暖房)8.0kw	屋外機:940×350×990 屋内機:1220×700×250	71kg	RZZP80BBT	35kg	FHP80AC	3Φ200V	会議室/教養室	3	撤去


工事名	岡山市立平井幼稚園・岡山市平井コミュニティハウス解体工事				N o .	株式会社 総合設計		
図面名	空調設備配置図 (撤去)				縮尺	A1... 1/200 A3... 1/400	M-02	一級建築士事務所 岡知孝設計No.1910 〒701-0145 岡山市北区今度190-7 TEL 086-241-9082 FAX 086-241-9493
岡山市	都市整備局	住宅・建築部	公共建築課	令和7年12月	M-14			
課長	課長補佐	係長	課員	担当者	承認	検図	製図	

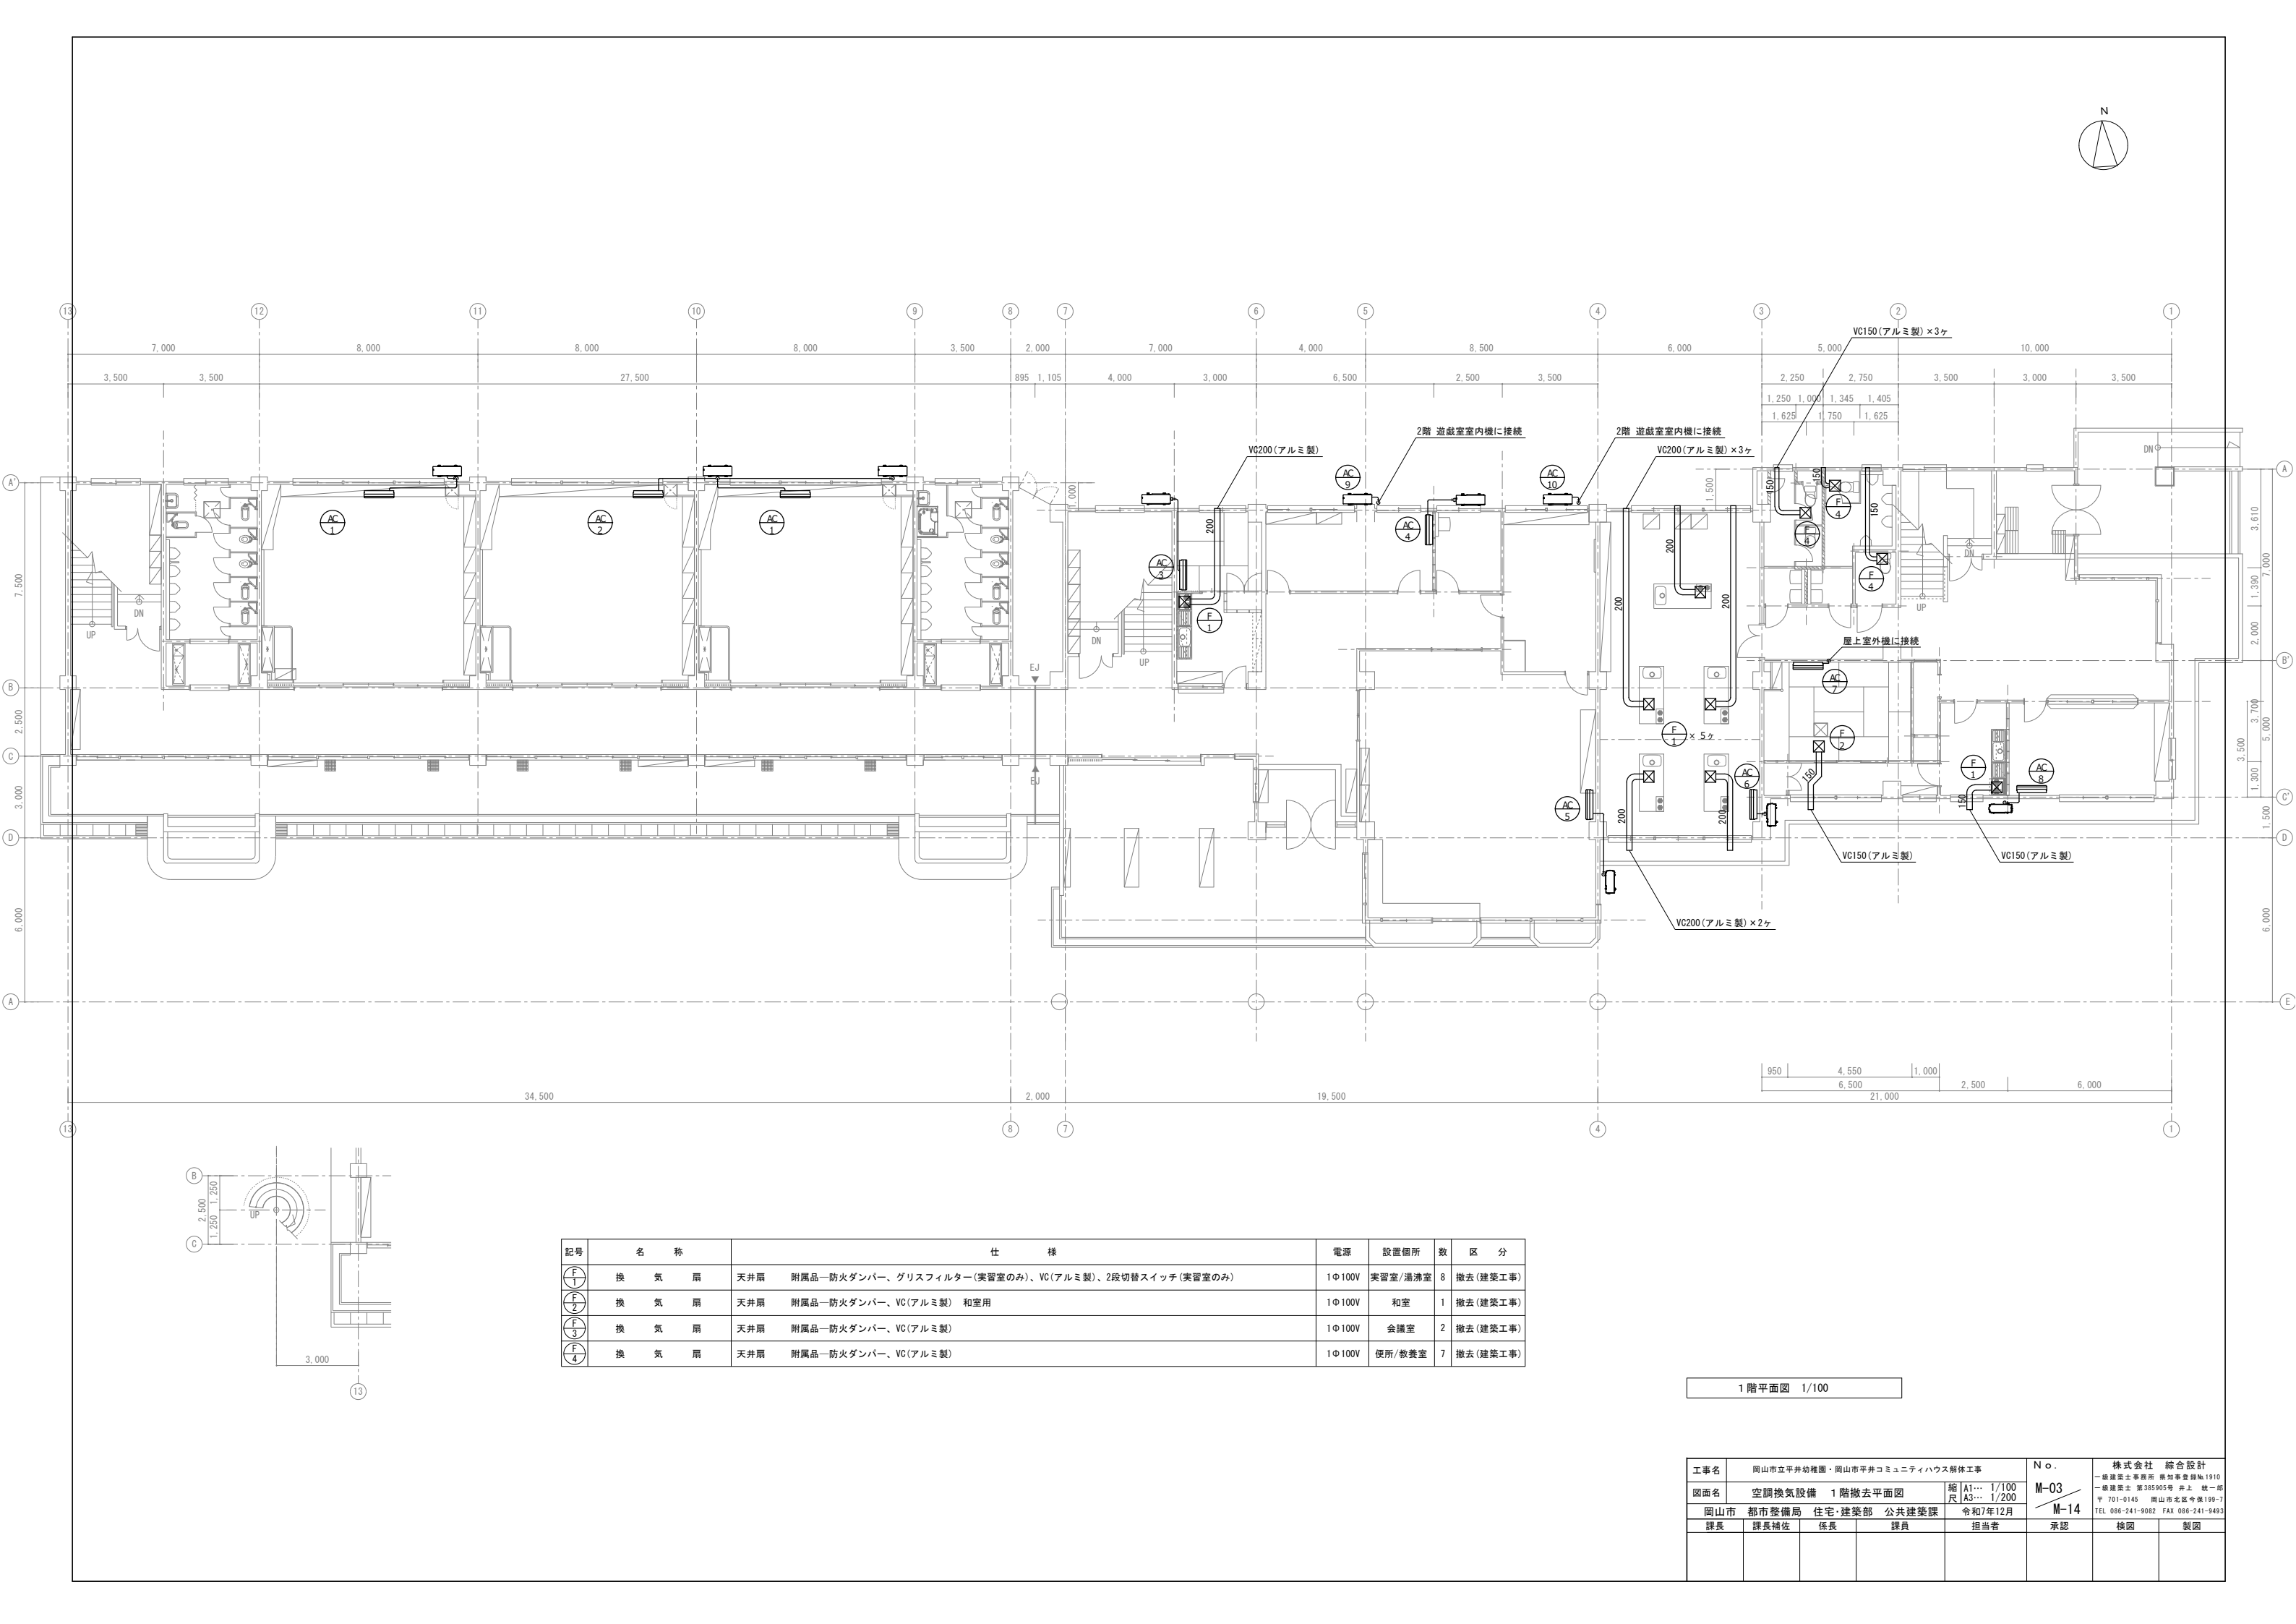


記号	名 称	仕 様	電源	設置箇所	数	区 分
$\textcircled{F1}$	換 気 扇	天井扇 附属品—防火ダンパー、グリスフィルター(実習室のみ)、VC(アルミ製)、2段切替スイッチ(実習室のみ)	1Φ100V	実習室/湯沸室	8	撤去(建築工事)
$\textcircled{F2}$	換 気 扇	天井扇 附属品—防火ダンパー、VC(アルミ製) 和室用	1Φ100V	和室	1	撤去(建築工事)
$\textcircled{F3}$	換 気 扇	天井扇 附属品—防火ダンパー、VC(アルミ製)	1Φ100V	会議室	2	撤去(建築工事)
$\textcircled{F4}$	換 気 扇	天井扇 附属品—防火ダンパー、VC(アルミ製)	1Φ100V	便所/教養室	7	撤去(建築工事)

1 階平面図 1/100

工事名	岡山市立平井幼稚園・岡山市平井コミュニティハウス解体工事				N o .	株式会社 総合設計		
図面名	空調換気設備 1 階撤去平面図				縮尺	A1… 1/100 A3… 1/200	M-03	一級建築士事務所 奥和事堂 登録№1810 一級建築士 第385905号 井上 純一郎 〒701-0145 岡山市北区今度190-7 TEL 086-241-9082 FAX 086-241-9493
岡山市	都市整備局	住宅・建築部	公共建築課	令和7年12月		担当者	承認	検図
課長	課長補佐	係長	課員					製図

 


工事名	岡山市立平井幼稚園、岡山市平井コミュニティバス解体工事				No.	株式会社 総合設計
図面名	空調換気設備	2階撤去平面図	縮尺	A1... 1/100 A3... 1/200	M-04	一級建築士事務所 熊知幸雄建築1910 一級建築士 第385905号 井上 誠一郎 〒701-0145 岡山市北区今坂199-7
岡山市	都市整備局	住宅・建設部	公共建築課	令和7年12月	M-14	TEL 086-241-9082 FAX 086-241-9493
課長	課長補佐	係長	課員	担当者	承認	検図 製図

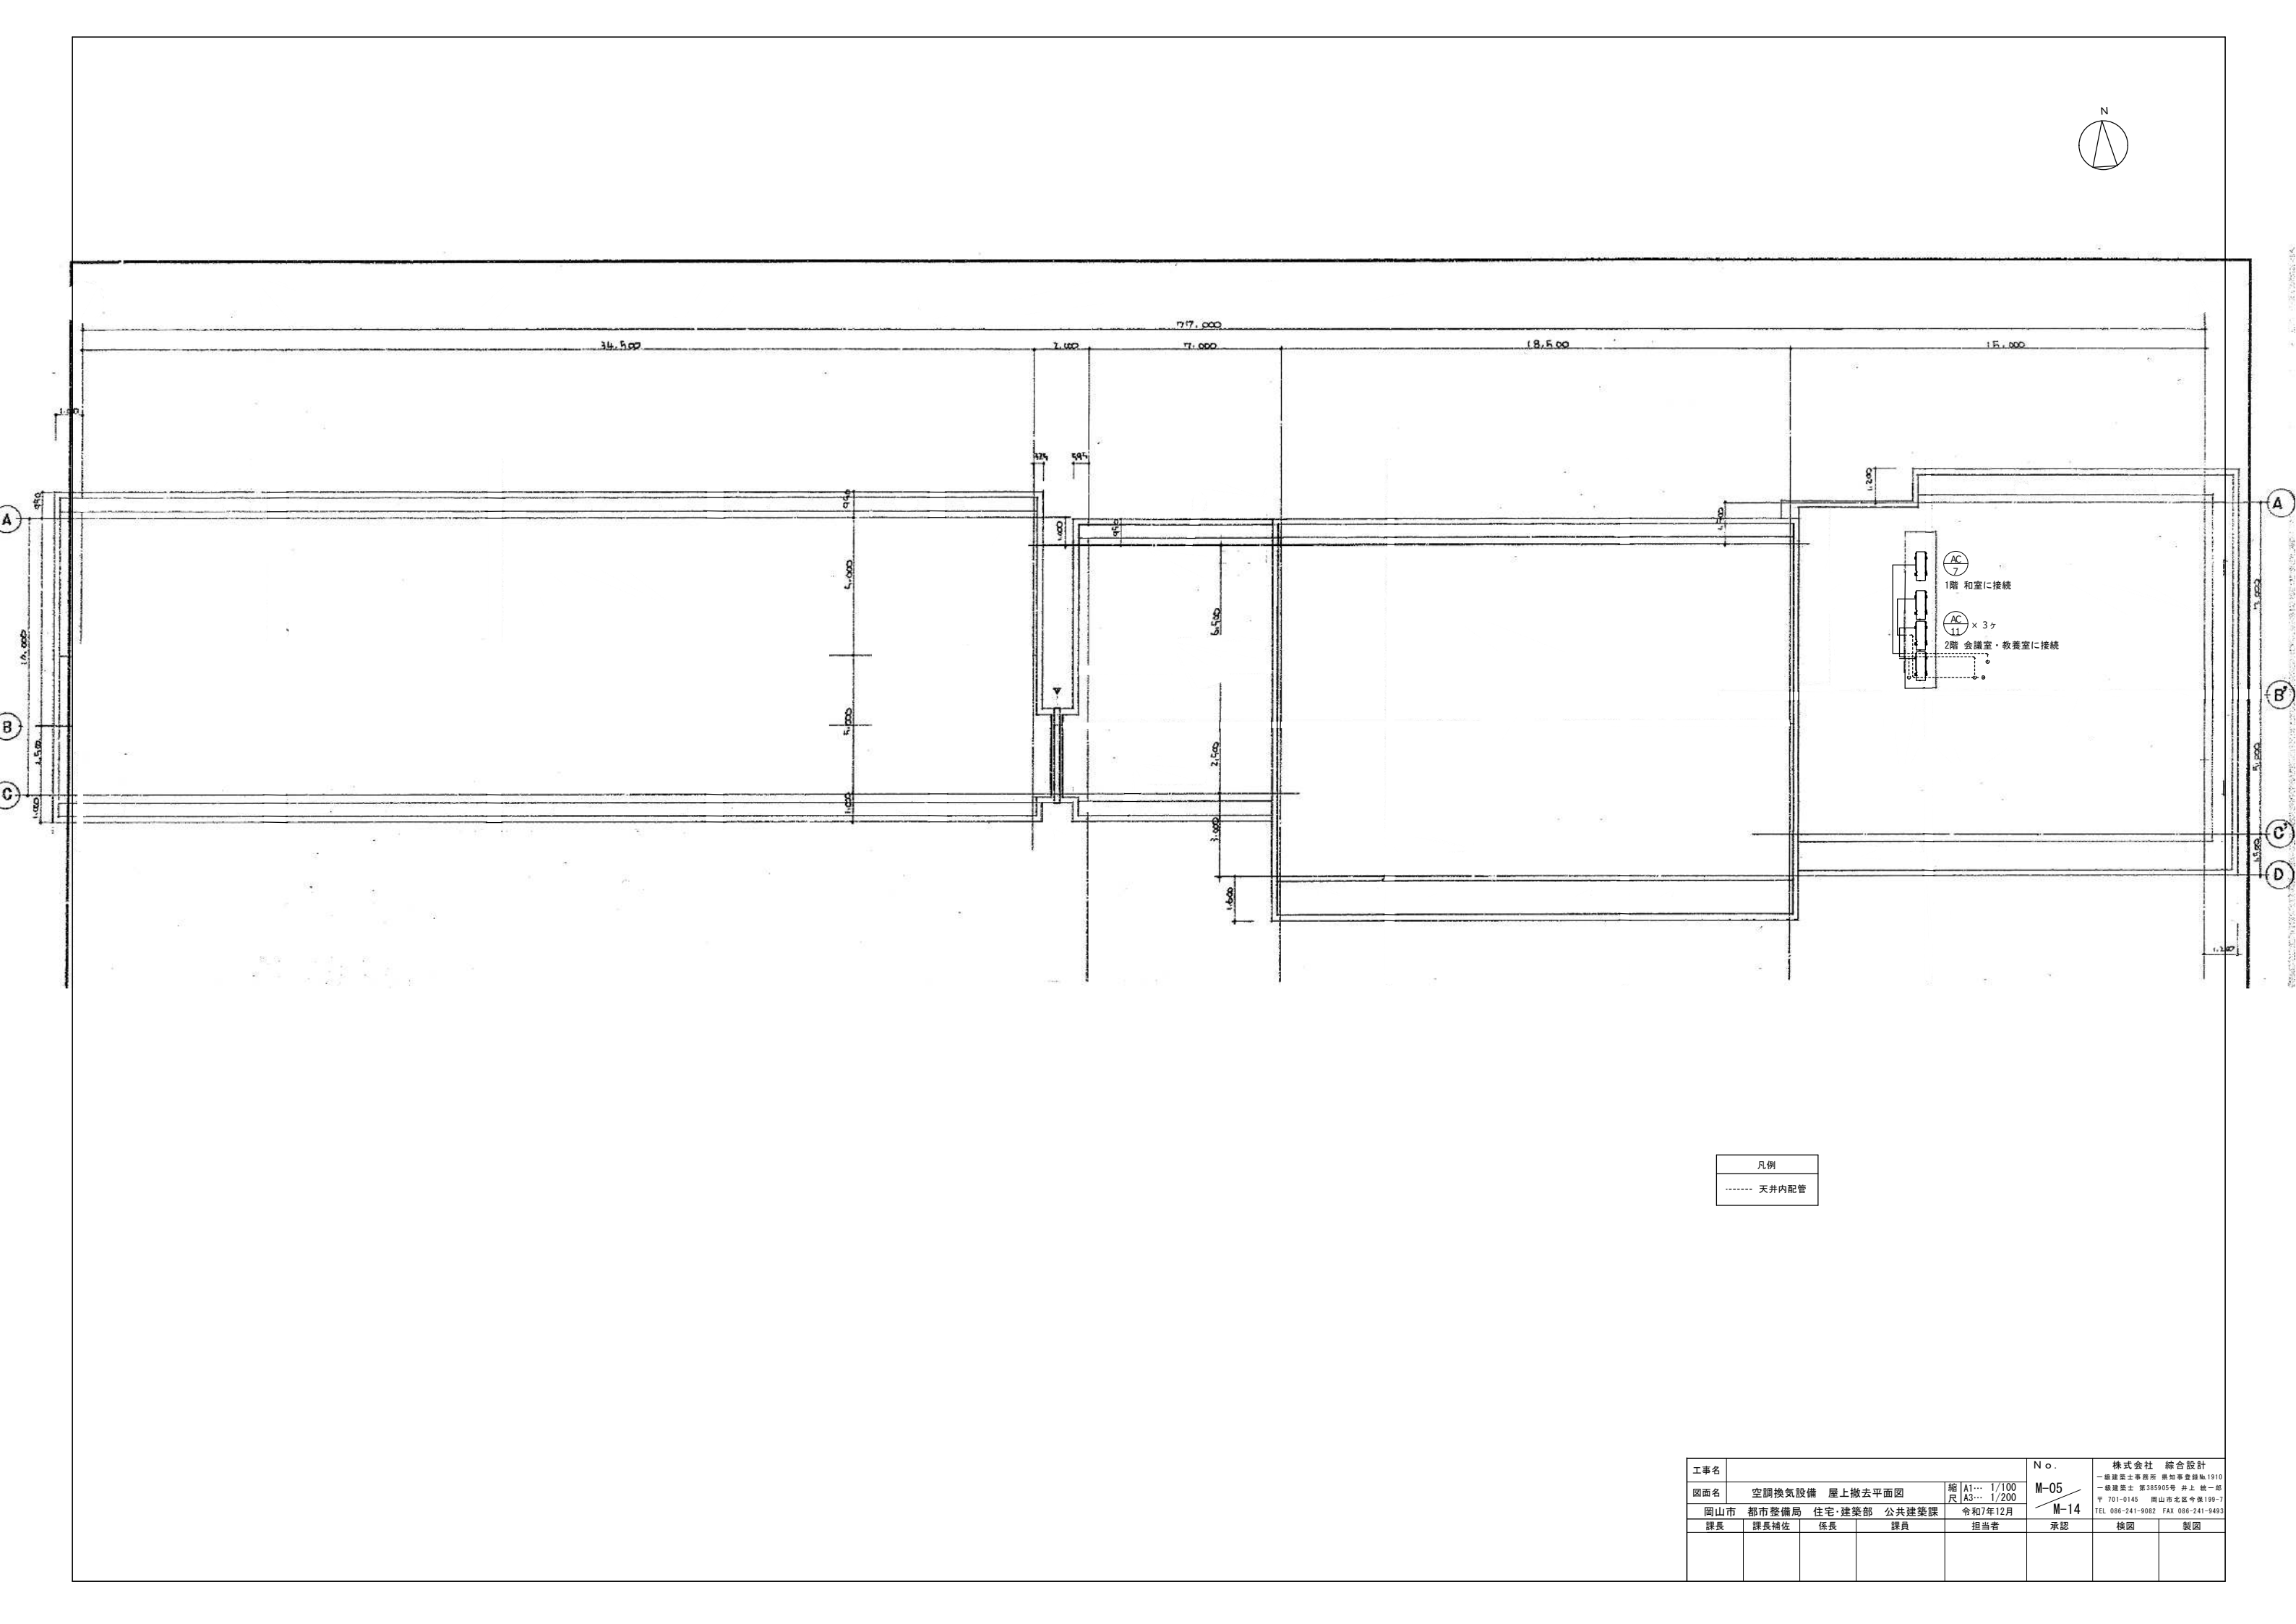[illegible]

Architectural drawing showing the roof removal plan for an air conditioning system. The drawing includes dimensions, a north arrow, and a legend indicating that dashed lines represent ceiling internal piping. The drawing is labeled "図面名" (Drawing Name) as "空調換気設備 屋上撤去平面図" (Air Conditioning and Ventilation Equipment Roof Removal Plan View). The drawing is dated "令和7年12月" (December 2025). The drawing is labeled "M-05" and "M-14". The drawing is labeled "No." and "M-14". The drawing is labeled "株式会社 総合設計" (General Design Co., Ltd.) and "一般建築士事務所 岡山県登録第1910号" (General Architectural Firm, Registered in Okayama Prefecture No. 1910). The drawing is labeled "〒701-0145 岡山市北区今宿190-7" (701-0145 Okayama City, Kita-ku, Imajima 190-7). The drawing is labeled "TEL 086-241-9082 FAX 086-241-9493".

工事名	図面名	縮尺	No.	株式会社 総合設計
空調換気設備 屋上撤去平面図	空調換気設備 屋上撤去平面図	A1... 1/100 A3... 1/200	M-05 M-14	一般建築士事務所 岡山県登録第1910号
岡山市 都市整備局 住宅・建築部 公共建築課	令和7年12月			〒701-0145 岡山市北区今宿190-7
課長	課長補佐	係長	課員	担当者
				承認
				検図
				製図

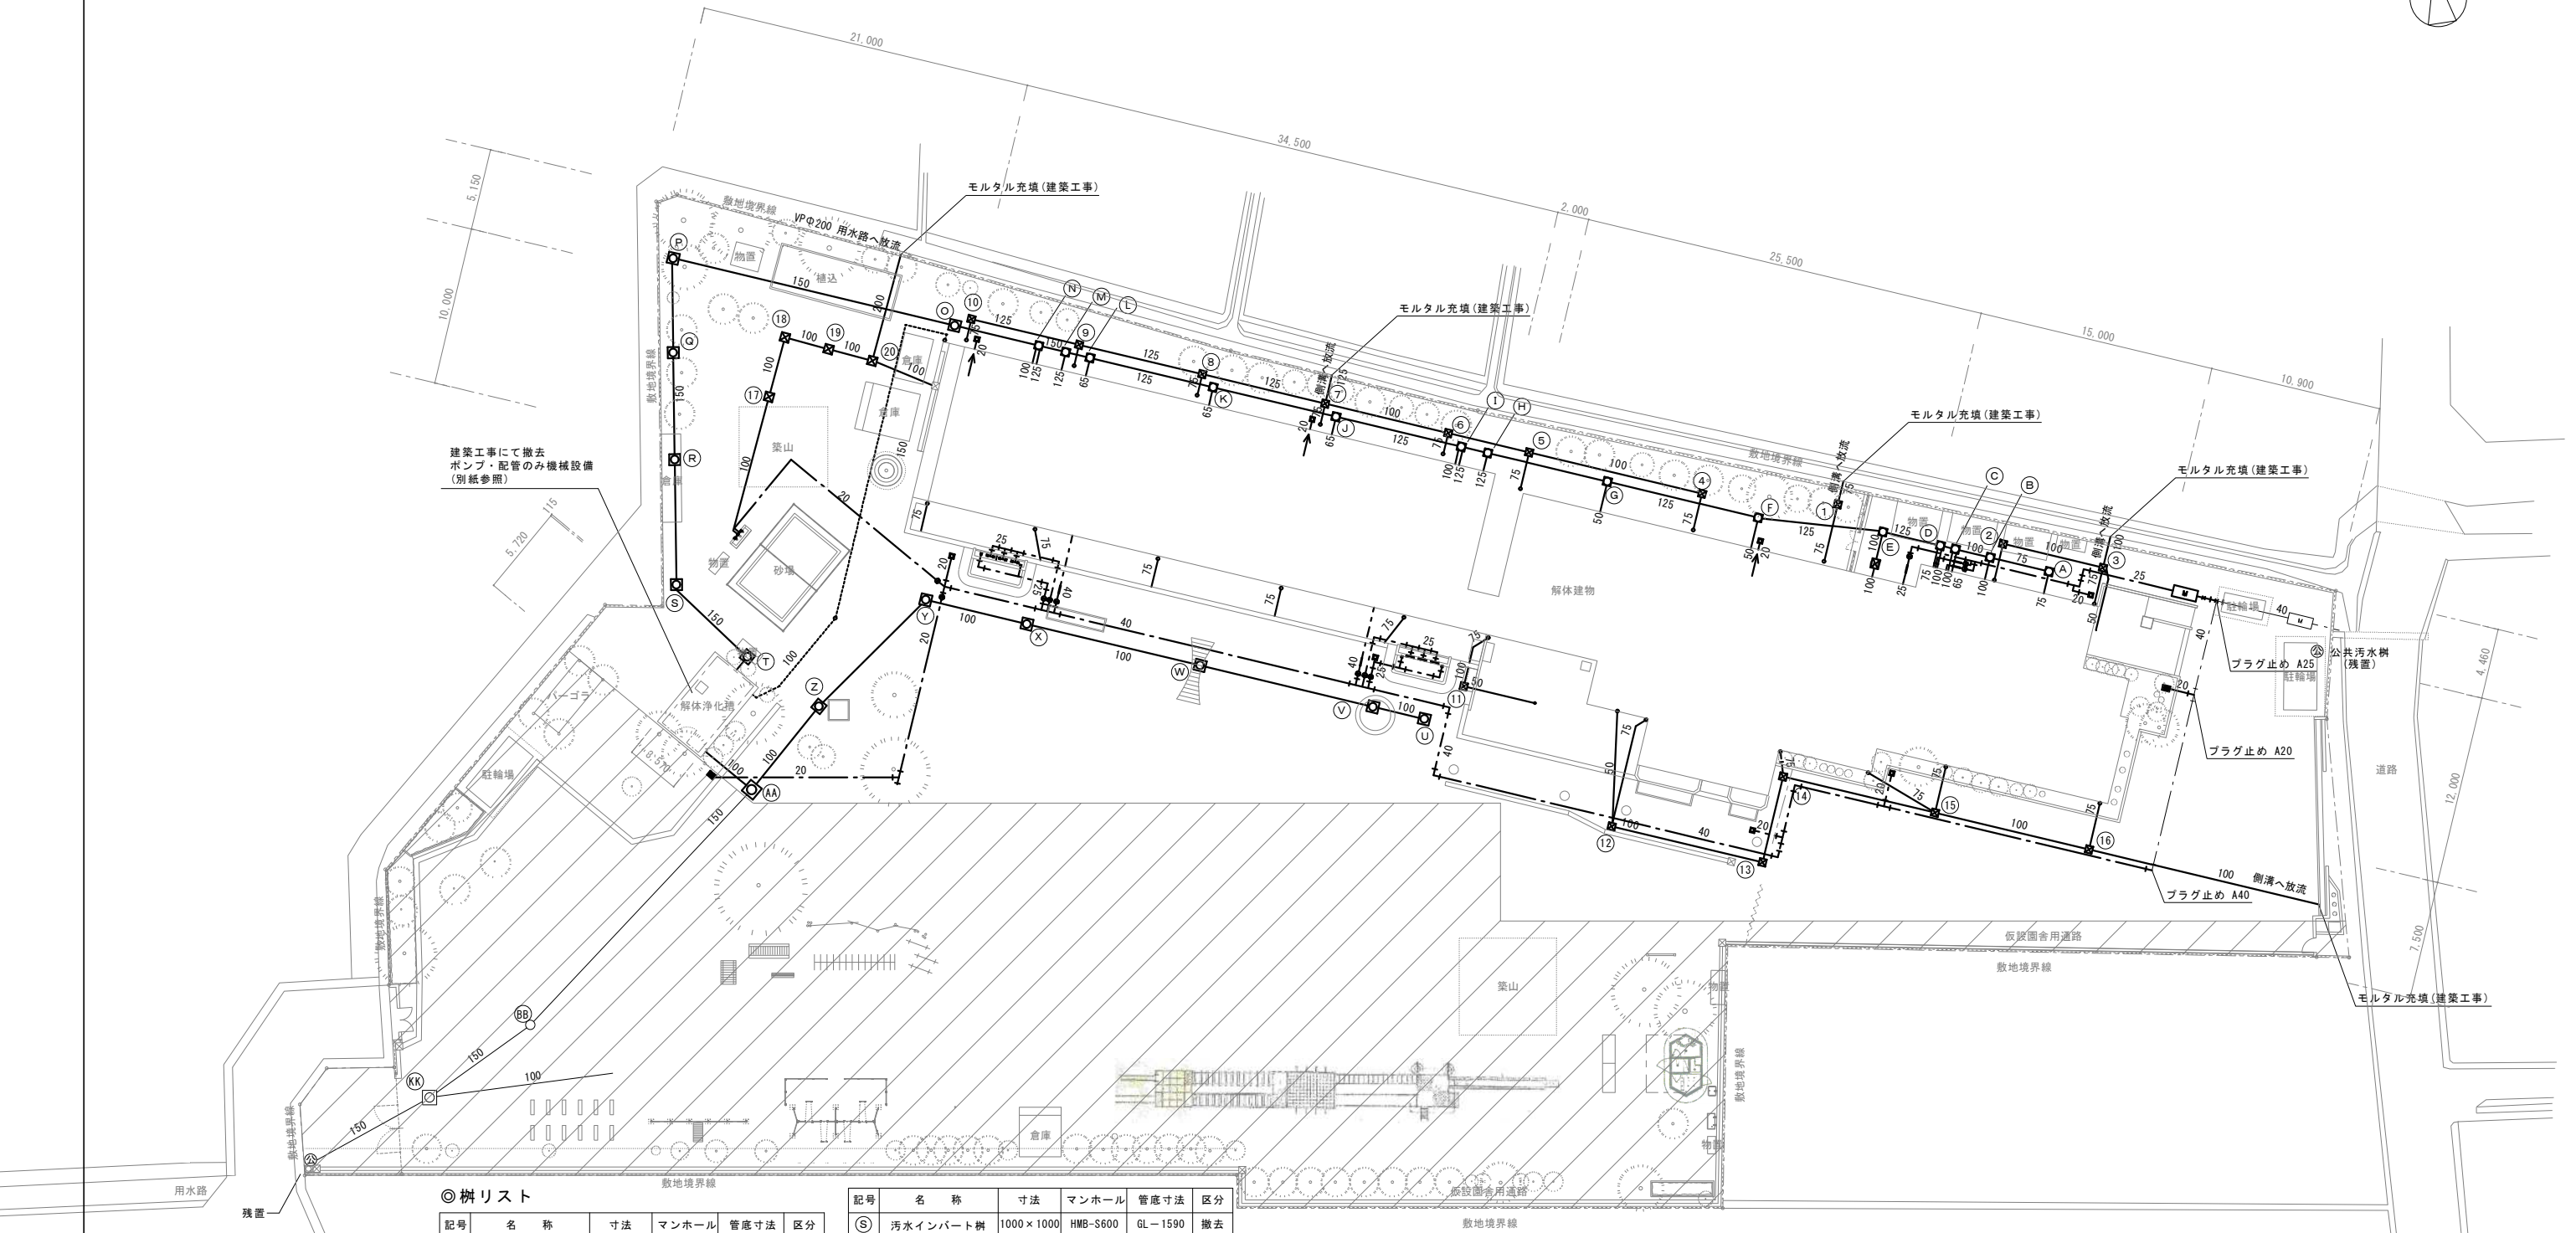

◎ 樹リスト

記号	名 称	寸法	マンホール	管底寸法	区分
A	汚水インバート樹	450×450	MPC450	GL-400	撤去
B	〃	〃	DFG-500	GL-440	〃
C	〃	〃	MPC450	GL-470	〃
D	〃	〃	〃	GL-480	〃
E	〃	〃	〃	GL-520	〃
F	〃	〃	〃	GL-600	〃
G	〃	600×600	HMB-S600	GL-700	〃
H	〃	〃	HMB-S500	GL-780	〃
I	〃	〃	〃	GL-800	〃
J	〃	〃	〃	GL-880	〃
K	〃	〃	〃	GL-960	〃
L	〃	〃	〃	GL-1040	〃
M	〃	〃	〃	GL-1060	〃
N	〃	〃	〃	GL-1080	〃
O	〃	〃	〃	GL-1130	〃
P	〃	750×750	HMB-S600	GL-1310	〃
Q	〃	〃	〃	GL-1370	〃
R	〃	〃	〃	GL-1440	〃



記号	名 称	寸法	マンホール	管底寸法	区分
S	汚水インバート樹	1000×1000	HMB-S600	GL-1590	撤去
T	〃	〃	〃	GL-1630	〃
U	〃	500×500	Φ500	GL-215	〃
V	〃	〃	〃	GL-250	〃
W	〃	〃	〃	GL-370	〃
X	〃	〃	〃	GL-500	〃
Y	〃	〃	〃	GL-570	〃
Z	〃	〃	〃	GL-680	〃
AA	〃	700×700	CMH-1-600	GL-750	〃
BB	〃	—	Φ200	GL-890	仮設雨水
CC	〃	〃	〃	GL-220	撤去済
DD	〃	〃	〃	GL-240	〃
EE	〃	〃	〃	GL-310	〃
FF	〃	〃	〃	GL-430	〃
GG	〃	〃	〃	GL-550	〃
HH	〃	〃	〃	GL-660	〃
II	〃	〃	〃	GL-780	〃
JJ	〃	〃	〃	GL-920	〃
KK	〃	700×700	CMH-1-600	GL-1030	仮設雨水

記号	名 称	寸法	マンホール	管底寸法	区分
①	雨 水 拵	450×450	鉄製蓋	GL-300	撤去
②	〃	〃	〃	GL-410	〃
③	〃	〃	〃	GL-490	〃
④	〃	〃	〃	GL-300	〃
⑤	〃	〃	〃	GL-410	〃
⑥	〃	〃	〃	GL-460	〃
⑦	〃	〃	〃	GL-540	〃
⑧	〃	〃	〃	GL-450	〃
⑨	〃	〃	〃	GL-380	〃
⑩	〃	〃	〃	GL-300	〃

記号	名 称	寸法	マンホール	管底寸法	区分
⑪	雨 水 拵	450×450	鉄製蓋	GL-300	撤去
⑫	〃	〃	〃	〃	〃
⑬	〃	〃	〃	GL-350	〃
⑭	〃	〃	〃	GL-420	〃
⑮	〃	〃	〃	GL-450	〃
⑯	〃	〃	〃	GL-520	〃
⑰	〃	550×550	タレーンダ	GL-350	〃
⑱	〃	〃	〃	GL-400	〃
⑲	〃	〃	〃	GL-420	〃
⑳	〃	〃	〃	GL-830	〃

凡 例	
——	既 設 排 水 管
- - - -	既 設 給 水 管
——	既 設 雨 水 排 水 管
- - - -	既 設 通 気 管
太線	撤 去 を 表 す
細線	残 置 を 表 す
斜線	撤去範囲対象外を示す

工事名	岡山市立平井幼稚園・岡山市平井コミュニティハウス解体工事				N o .	株式会社 総合設計		
図面名	給排水設備配置図(撤去)				縮尺	— 一般建築士事務所 熊知孝 登録№1910 — 一般建築士 第355905号 井上 誠一郎 〒701-0145 岡山市北区今度150-7 TEL 086-241-9082 FAX 086-241-8493		
岡山市	都市整備局	住宅・建築部	公共建築課	令和7年12月	M-06	M-14		
課長	課長補佐	係長	課員	担当者	承認	検図	製図	

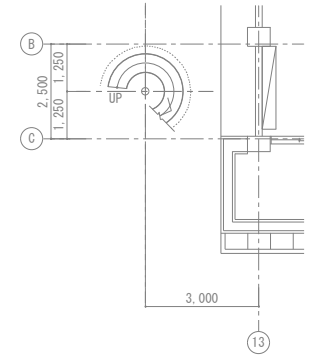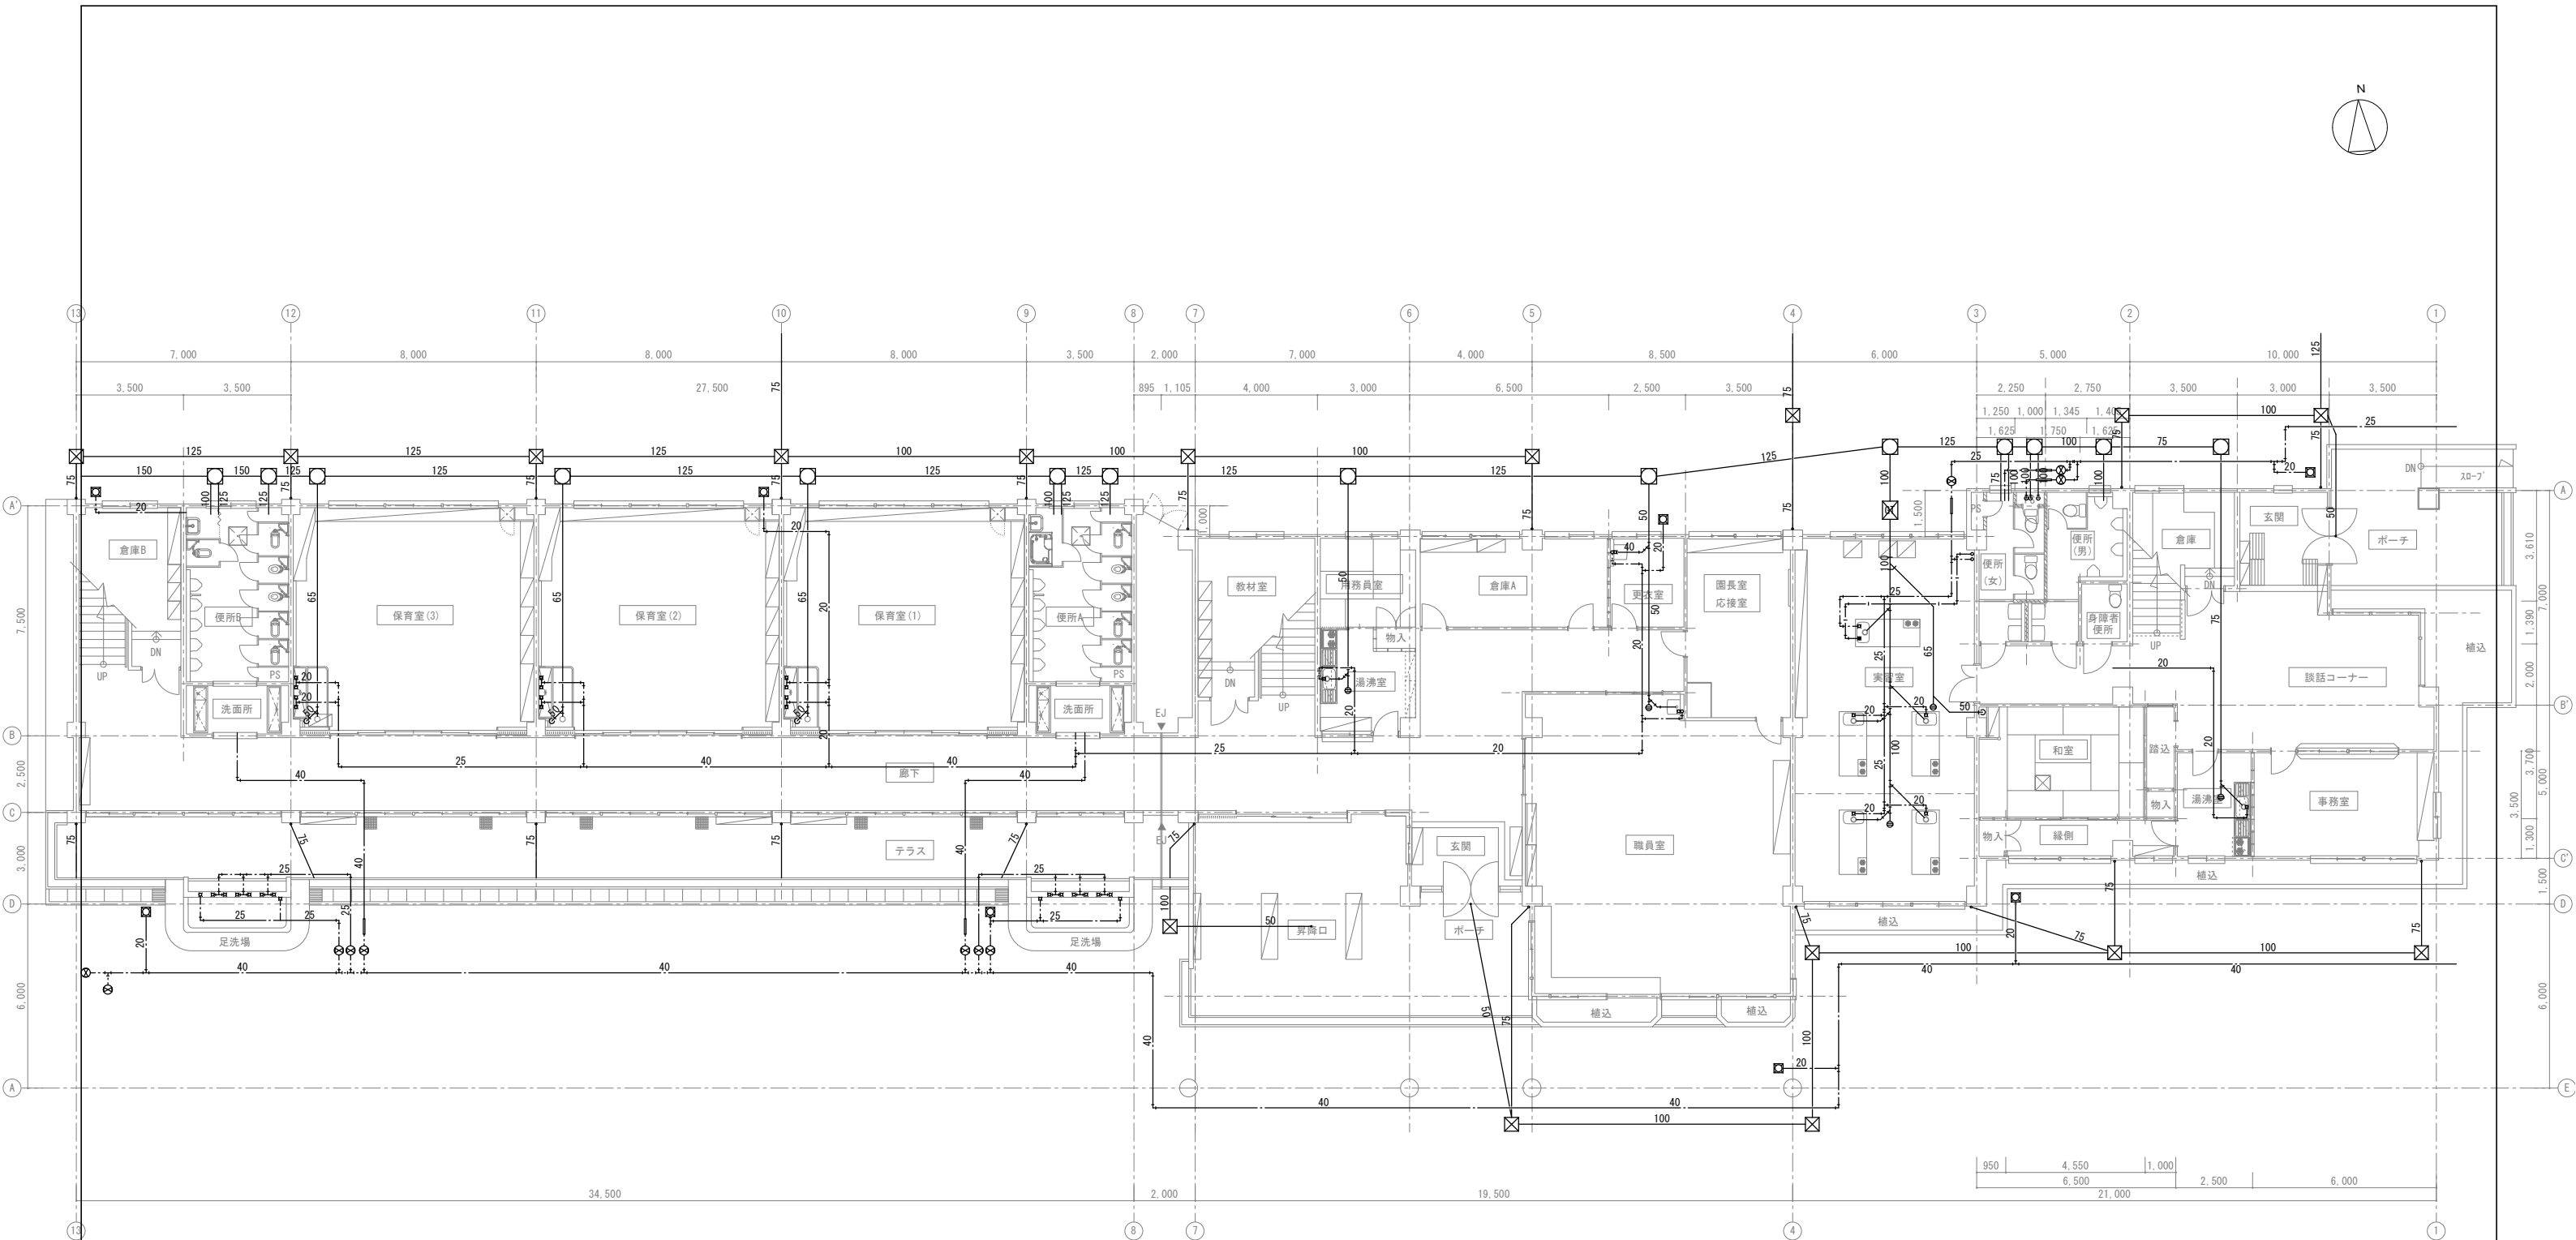

衛生機器撤去リスト(建築工事)



室名	名称	仕様	台数
保育室(1.2.3)	流し台		1
	化粧鏡		1
	水栓	T23B13	4×3=12
	水石入れ	TS125L(750CC入)	2×3=6
	流しトラップ	T14AP40	1×3=3
	掃除口金物	COA65	1×3=3
足洗場	水栓	T200B13	8×2=16
	足洗水栓	SUS304 25φ 2800L	1×2=2
	水石入れ	TS125L(750CC入)	5×2=10
	流しトラップ	T14BP40	2×2=4
	共栓金物	SNA80	2×2=4
湯沸室	流し台		1
	水栓	T13GR13	1×2=2
	流しトラップ	T14AP50	1×2=2
	ゲート井	15×1	
	瞬間湯沸器	リンナイ RUS-V51XT	1
	瞬間湯沸器	リンナイ RUS-V51RT	1

室名	名称	仕様	台数
職員室	洗面器	L230, T205(陶器ハンドル), T4A, T6P, TS126AS, T9RAY, T8CAY	1
	化粧鏡	TS119AS5	1
	掃除口金物	COA65×1ヶ	
実習室	瞬間湯沸器	リンナイ RUX-1000UWF (a)	1
	掃除口金物	COA100×1ヶ, 65×1ヶ	
更衣室	洗面器	L230, T205(陶器ハンドル), T4A, T6P, TS126AS, T9RAY, T8CAY	1
	化粧鏡	TS119AS5	1
屋外	散水栓	T27-13 BOX共 周囲コンクリート巻	9
玄関昇降口	散水目皿	50	3

1階平面図 1/100

凡例	
排水管	———
給水管	- - - - -
給湯管	— · — · —
雨水排水管	———

工事名	岡山市立平井幼稚園・岡山市平井コミュニティハウス解体工事				N o .	株式会社 総合設計		
図面名	給排水設備 1階撤去平面図			縮尺	A1… 1/100 A3… 1/200	M-07 M-14	一般建築士事務所 熊谷孝雄 1910 一般建築士 第385905号 井上 健一郎 〒701-0145 岡山市北区今度190-7 TEL 086-241-9082 FAX 086-241-9493	
岡山市	都市整備局	住宅・建築部	公共建築課	令和7年12月			課長	課長補佐
							係長	課員
							担当者	承認
								検図
								製図

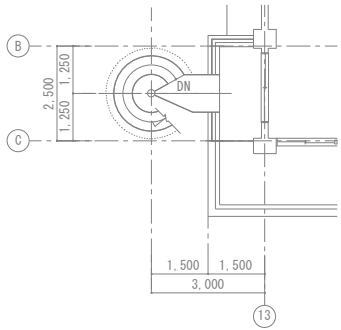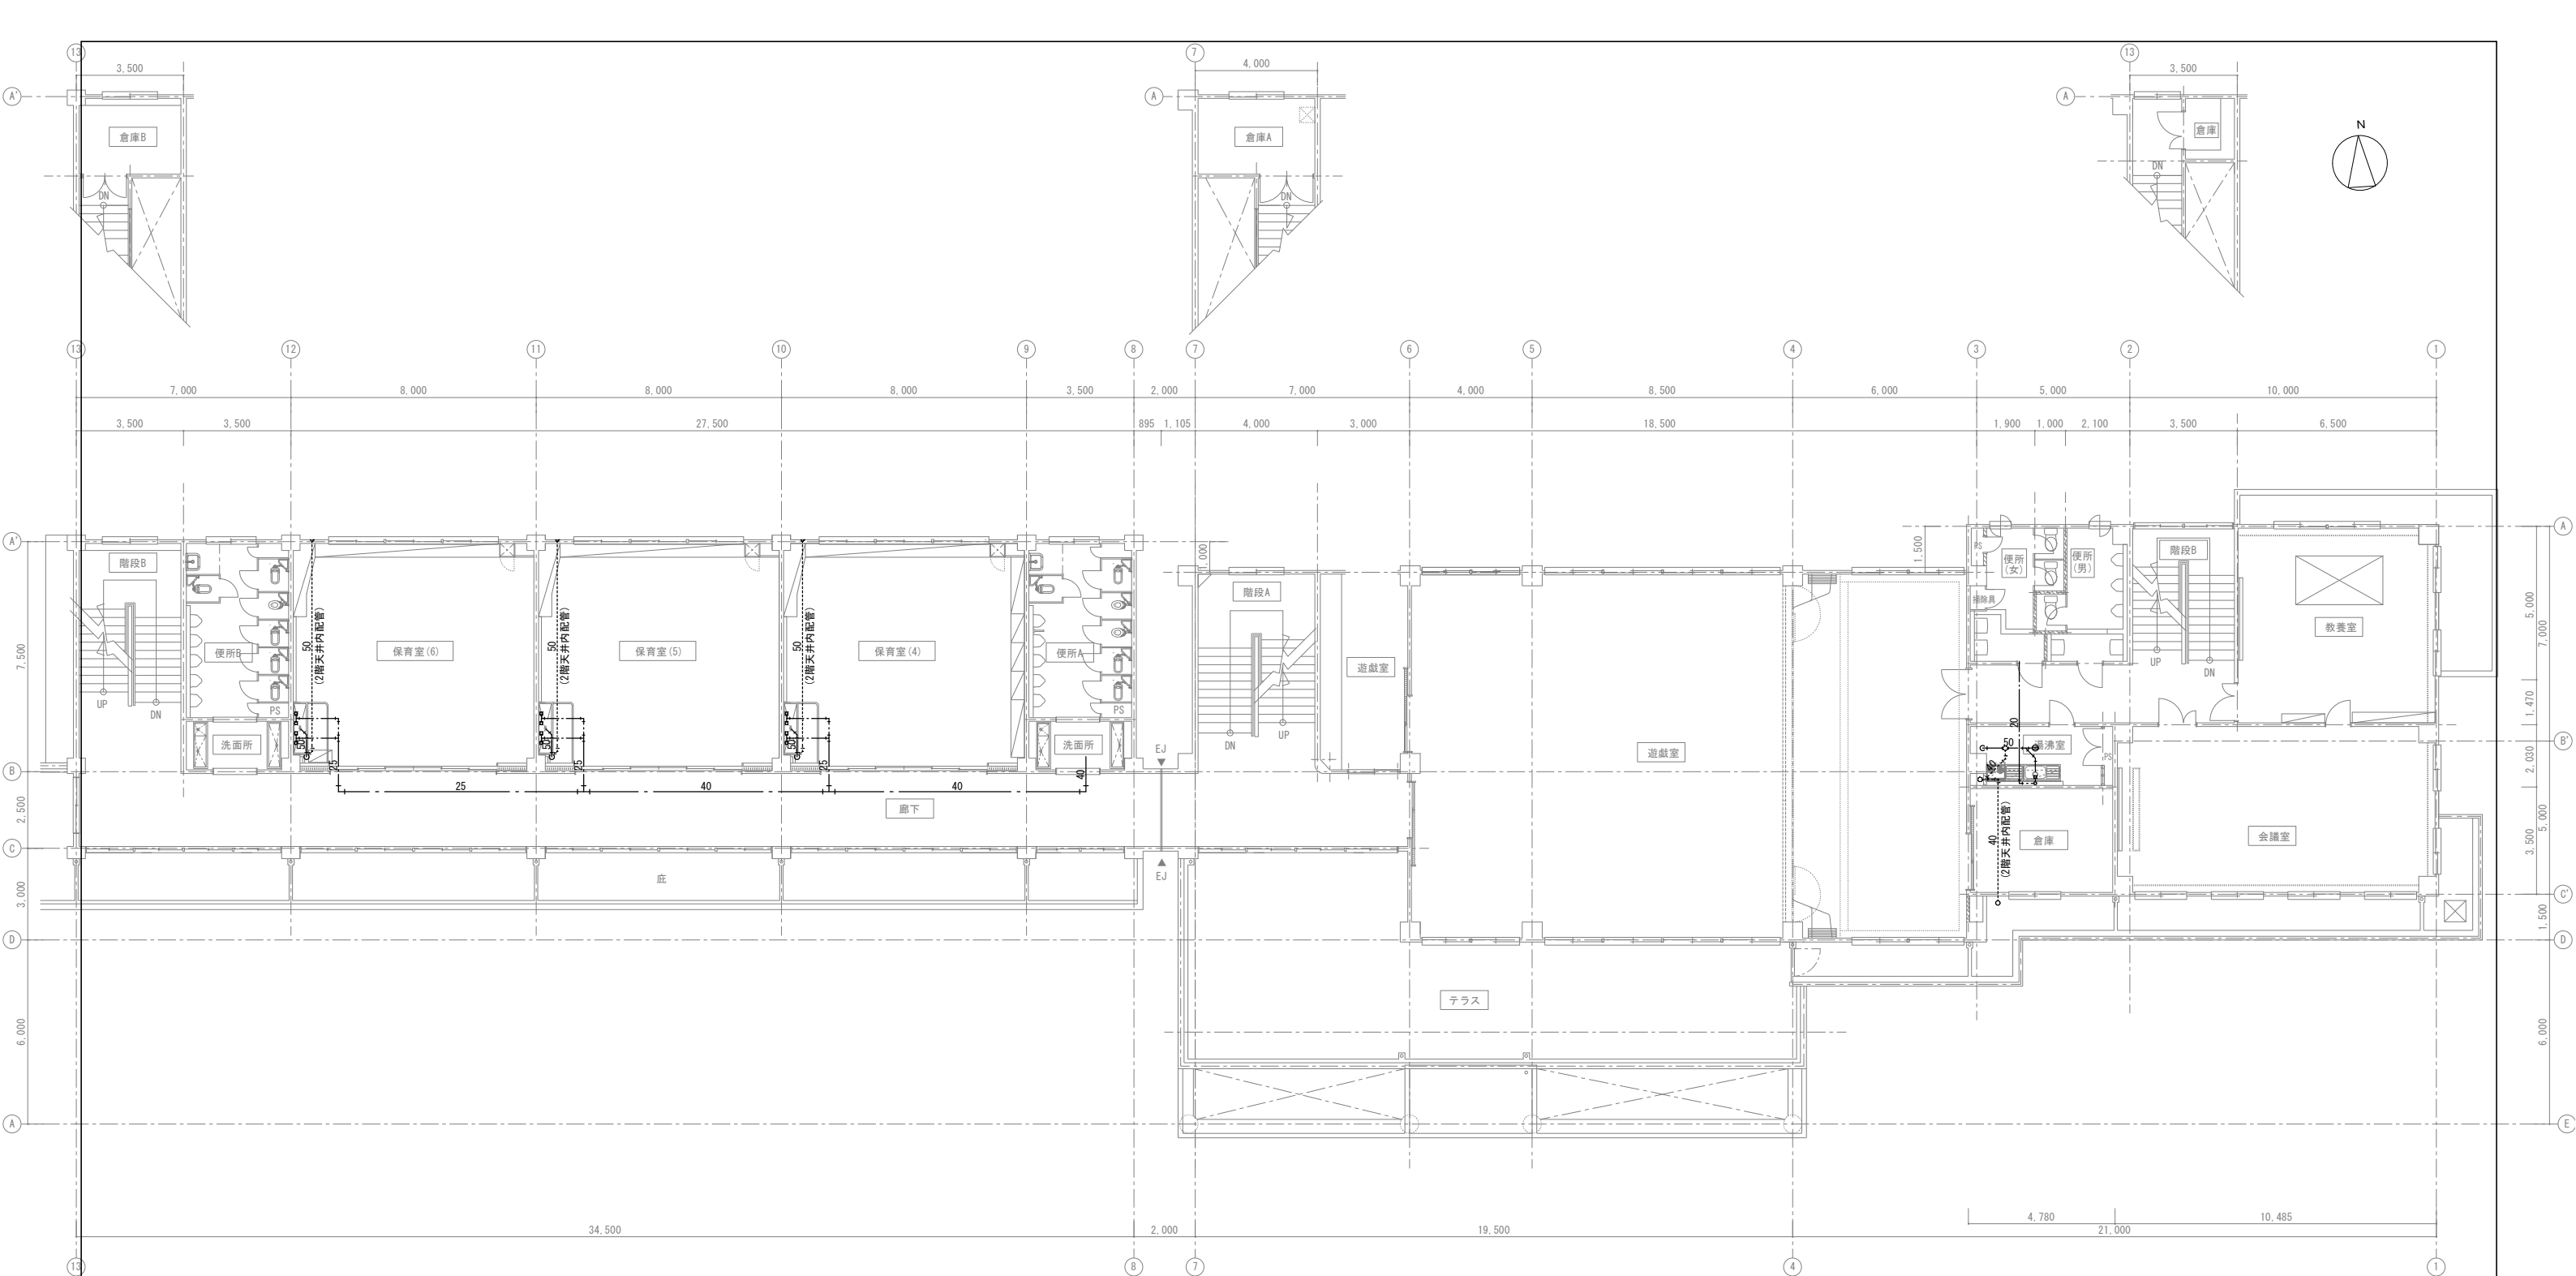




衛生機器撤去リスト(建築工事)

室 名	名 称	仕 様	台 数
保育室(4.5.6)	流 し 台		1
	化 粧 鏡		1
	水 栓	T23B13	4×3=12
	水 石 鹸 入 れ	TS125L(7500G入)	2×3=6
	流 しトラップ	T14AP40	1×3=3
	掃 除 口 金 物	COA65	1×3=3
湯 沸 室	流 し 台		1
	水 栓	T13GR13	1
	瞬 間 湯 沸 器	ノーリツ GQ-530MW(LP)	1

凡 例	
排 水 管	———
給 水 管	- - - - -
通 気 管

2 階平面図 1/100

工事名	岡山市立平井幼稚園・岡山市平井コミュニティハウス解体工事				N o .	株式会社 総合設計	
図面名	給排水設備 2階撤去平面図			縮尺 A1... 1/100 A3... 1/200	M-08	一般建築士事務所 熊知孝 登録№1910	
岡山市	都市整備局	住宅・建築部	公共建築課	令和7年12月	M-14	〒701-0145 岡山市北区今宿190-7	
課長	課長補佐	係長	課員	担当者	承認	検図	製図

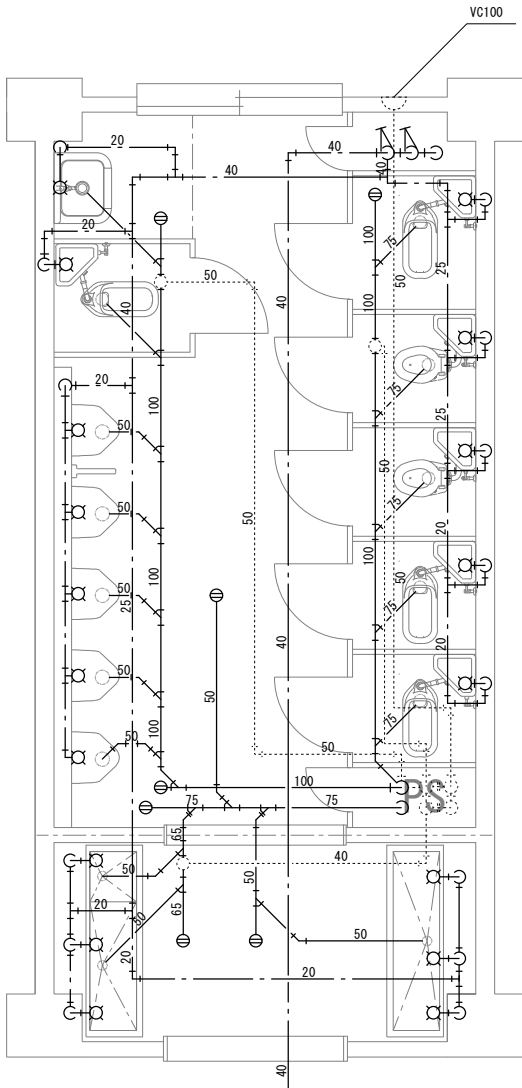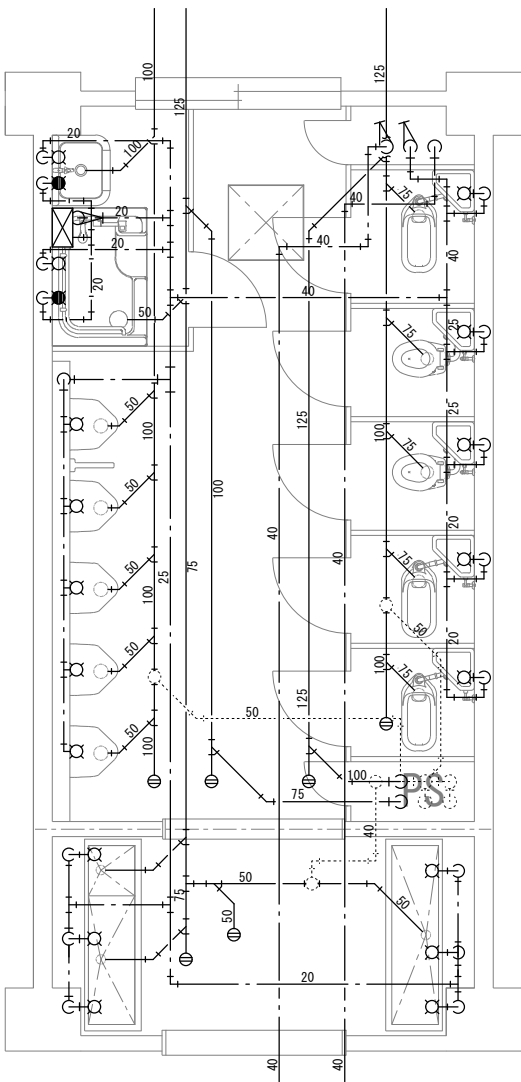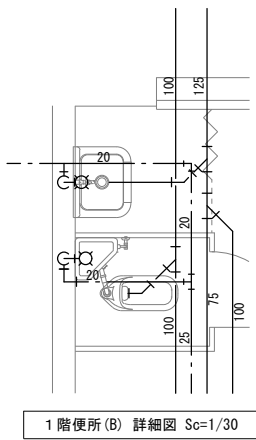


凡 例	
汚水排水管	———
給 水 管	- - - - -
給 湯 管	- · - · -
通 気 管	·····
瞬間湯沸器	⊠


衛生機器リスト (建 築 工 事)

室 名	名 称	仕 様	台 数
1F便所 (A) (B)	和風大便器	C375V. S570. T82C32. TS571D. T56HS. T53FWA75. TS570VSY32. TS116RAY	7
	洋風大便器	C425. S570. T82C38. TC425Z. T53WW75. TS570VSY32. TS116RAY	4
	小 便 器	U308. T61B13. T62-16. T64FWN	10
			4
	汚 物 流 し	SK33. S31. TK133AR13×2ヶ. T54SR. T51S. TK33WM100. TS31VS. T53DSAY	1
	掃 除 流 し	SK22A. T23AE19. T37SN. TK22. T9RAY	1
	ゲ ー ト 弁	15	2
	床排水金物	T5A50	4
	掃除口金物	COA125×2ヶ. COA100×6ヶ	
	水 栓	T30CR13	2
1F洗面所 (A) (B)	瞬間湯沸器	東陶機器 RGH16CF5-D (機械設備工事)	1
	水 栓	T23B13	12
	水石蝕入れ	TS125L (750CC入)	6
	流しトラップ	T14AP	4
	流しトラップ	T14APT	2
	床排水金物	T5A50	2
	掃除口金物	COA80	2
2F便所 (A) (B)			
	和風大便器	C375V. S570. T82C32. TS571D. T56HS. T53FWA75. TS570VSY32. TS116RAY	8
	洋風大便器	C425. S570. T82C38. TC425Z. T53WW75. TS570VSY32. TS116RAY	4
	小 便 器	U308. T61B13. T62-16. T64FWN	10
			4
	掃 除 流 し	SK22A. T23AE19. T37SN. TK22. T9RAY	1
	床排水金物	T5B50	2
	掃除口金物	COB100×5ヶ. COB80×2ヶ. COB65×1ヶ	
2F洗面所 (A) (B)			
	水 栓	T23B13	12
	水石蝕入れ	TS125L (750CC入)	6
	流しトラップ	T14AP	4
	流しトラップ	T14APT	2
	床排水金物	T5B50	2
	掃除口金物	COB65	2

工事名	岡山市立平井幼稚園・岡山市平井コミュニティハウス解体工事				N o .	株式会社 総合設計	
図面名	給排水設備 撤去詳細平面図			縮尺 A1… 1/30 A3… 1/60	M-09	一般建築士事務所 熊知孝雄 監製 1910	
	岡山市	都市整備局	住宅・建築部	公共建築課	令和7年12月	M-14	一般建築士 第385905号 井上 誠一郎
課長	課長補佐	係長	課員	担当者	承認	検図	製図

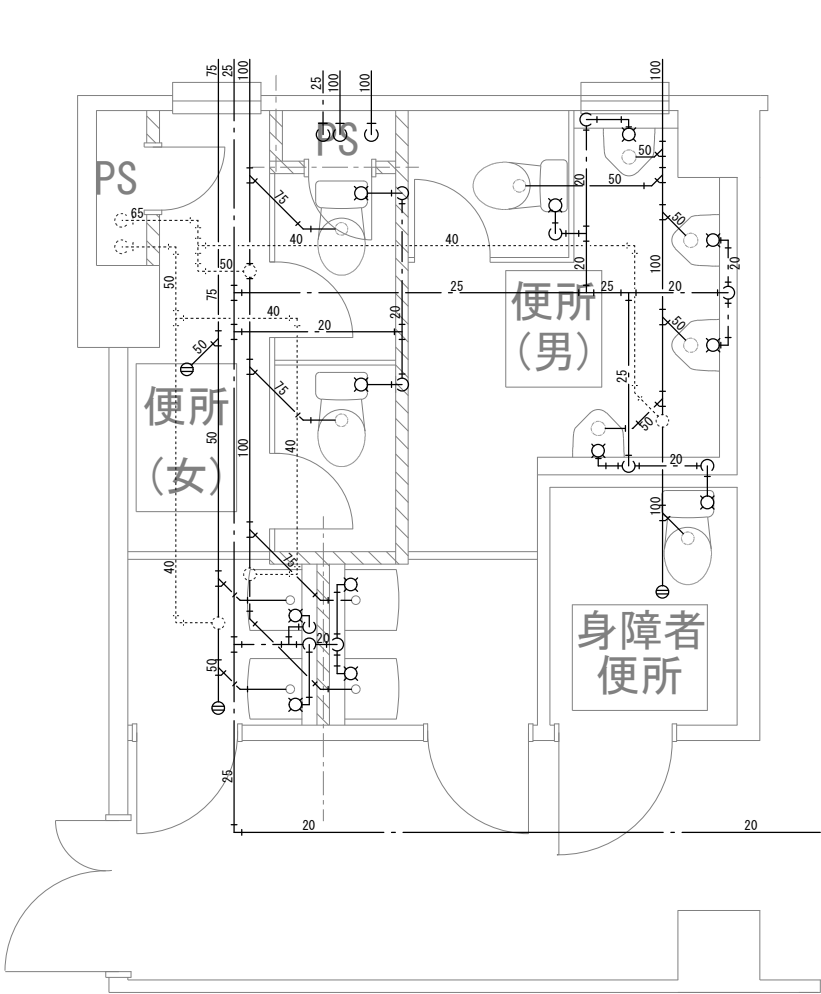

1階便所(男)(女)詳細図 Sc=1/30

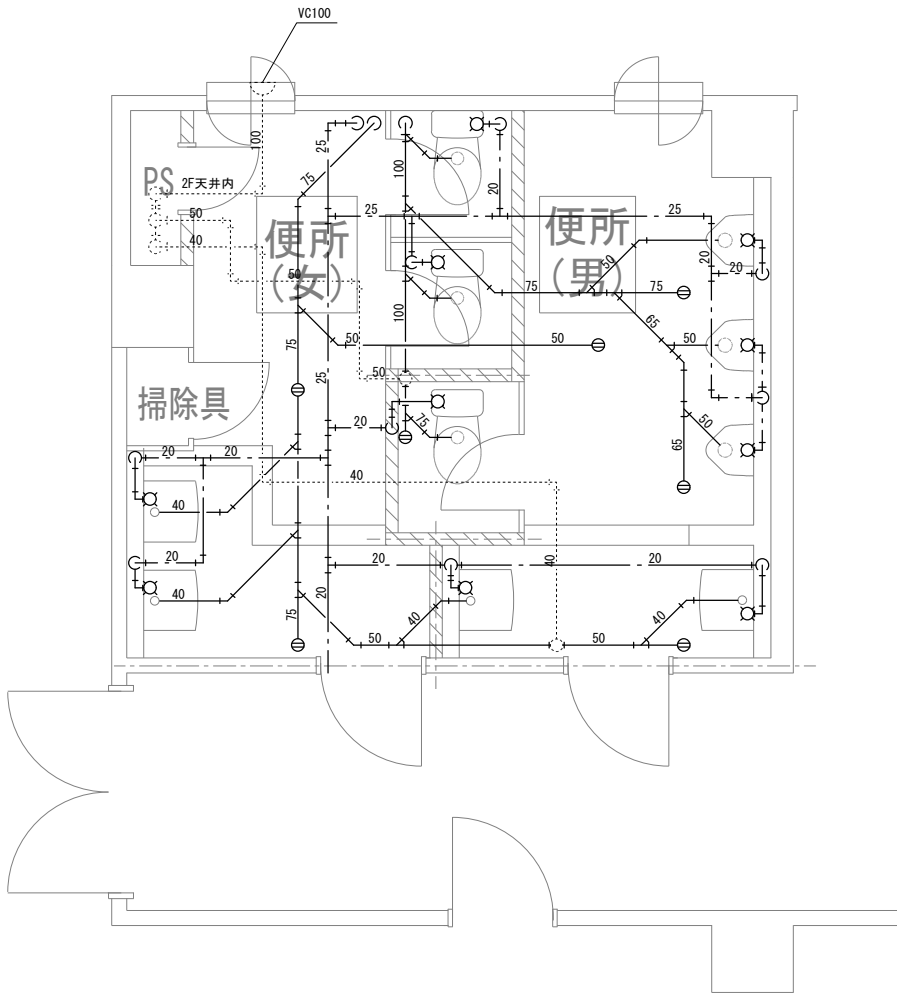


2階便所(男)(女)詳細図 Sc=1/30

衛生機器リスト (建築工事)

室名	名称	仕様	台数
1F便所	洋風大便器	C425, S570, T82C38, TC425Z, T53WW75, TS570YSY32, TS116RAY	3
	身障者大便器	C48, L21N, TS140V8, TU141V5, TS40L, T52S32R, TC254Z, TC50Z, T53WN75, T530SAY, T123B13V9N, TL60NP	1
	小便器	U307, T60P, T62-16, 764FWN, A21	4
	洗面器	L230, T210S, T4A, T6P, TS126AS, T9RAY, T8CAY	4
	化粧鏡	TS119RS3	4
	床排水金物	T5A50	2
	掃除口金物	COA100×1ヶ, COA80×1ヶ, COA50×2ヶ	
2F便所	洋風大便器	C425, S570, T82C38, TC425Z, T53WW75, TS570YSY32, TS116RAY	3
	小便器	U307, T60P, T62-16, 764FWN, A21	3
	洗面器	L230, T210S, T4A, T6P, TS126AS, T9RAY, T8CAY	4
	化粧鏡	TS119RS3	4
	床排水金物	T5B50	2
	掃除口金物	COA65×1ヶ, COA50×1ヶ, COA100×1ヶ	
	掃除口金物	COB100×1ヶ, COB80×1ヶ, COB65×1ヶ	

凡 例	
汚水排水管	—————
給水管	- - - - -
通気管

工事名	岡山市立平井幼稚園・岡山市平井コミュニティハウス解体工事				N o .	株式会社 総合設計	
図面名	給排水設備 撤去詳細平面図			縮尺 A1… 1/30 A3… 1/60	M-10 M-14	一般建築士事務所 熊知孝 登録№1910 一般建築士 第385905号 井上 健一郎 〒701-0145 岡山市北区今渡190-7 TEL 086-241-9082 FAX 086-241-9493	
岡山市	都市整備局	住宅・建築部	公共建築課	令和7年12月	担当者	承認	検図
課長	課長補佐	係長	課員				製図

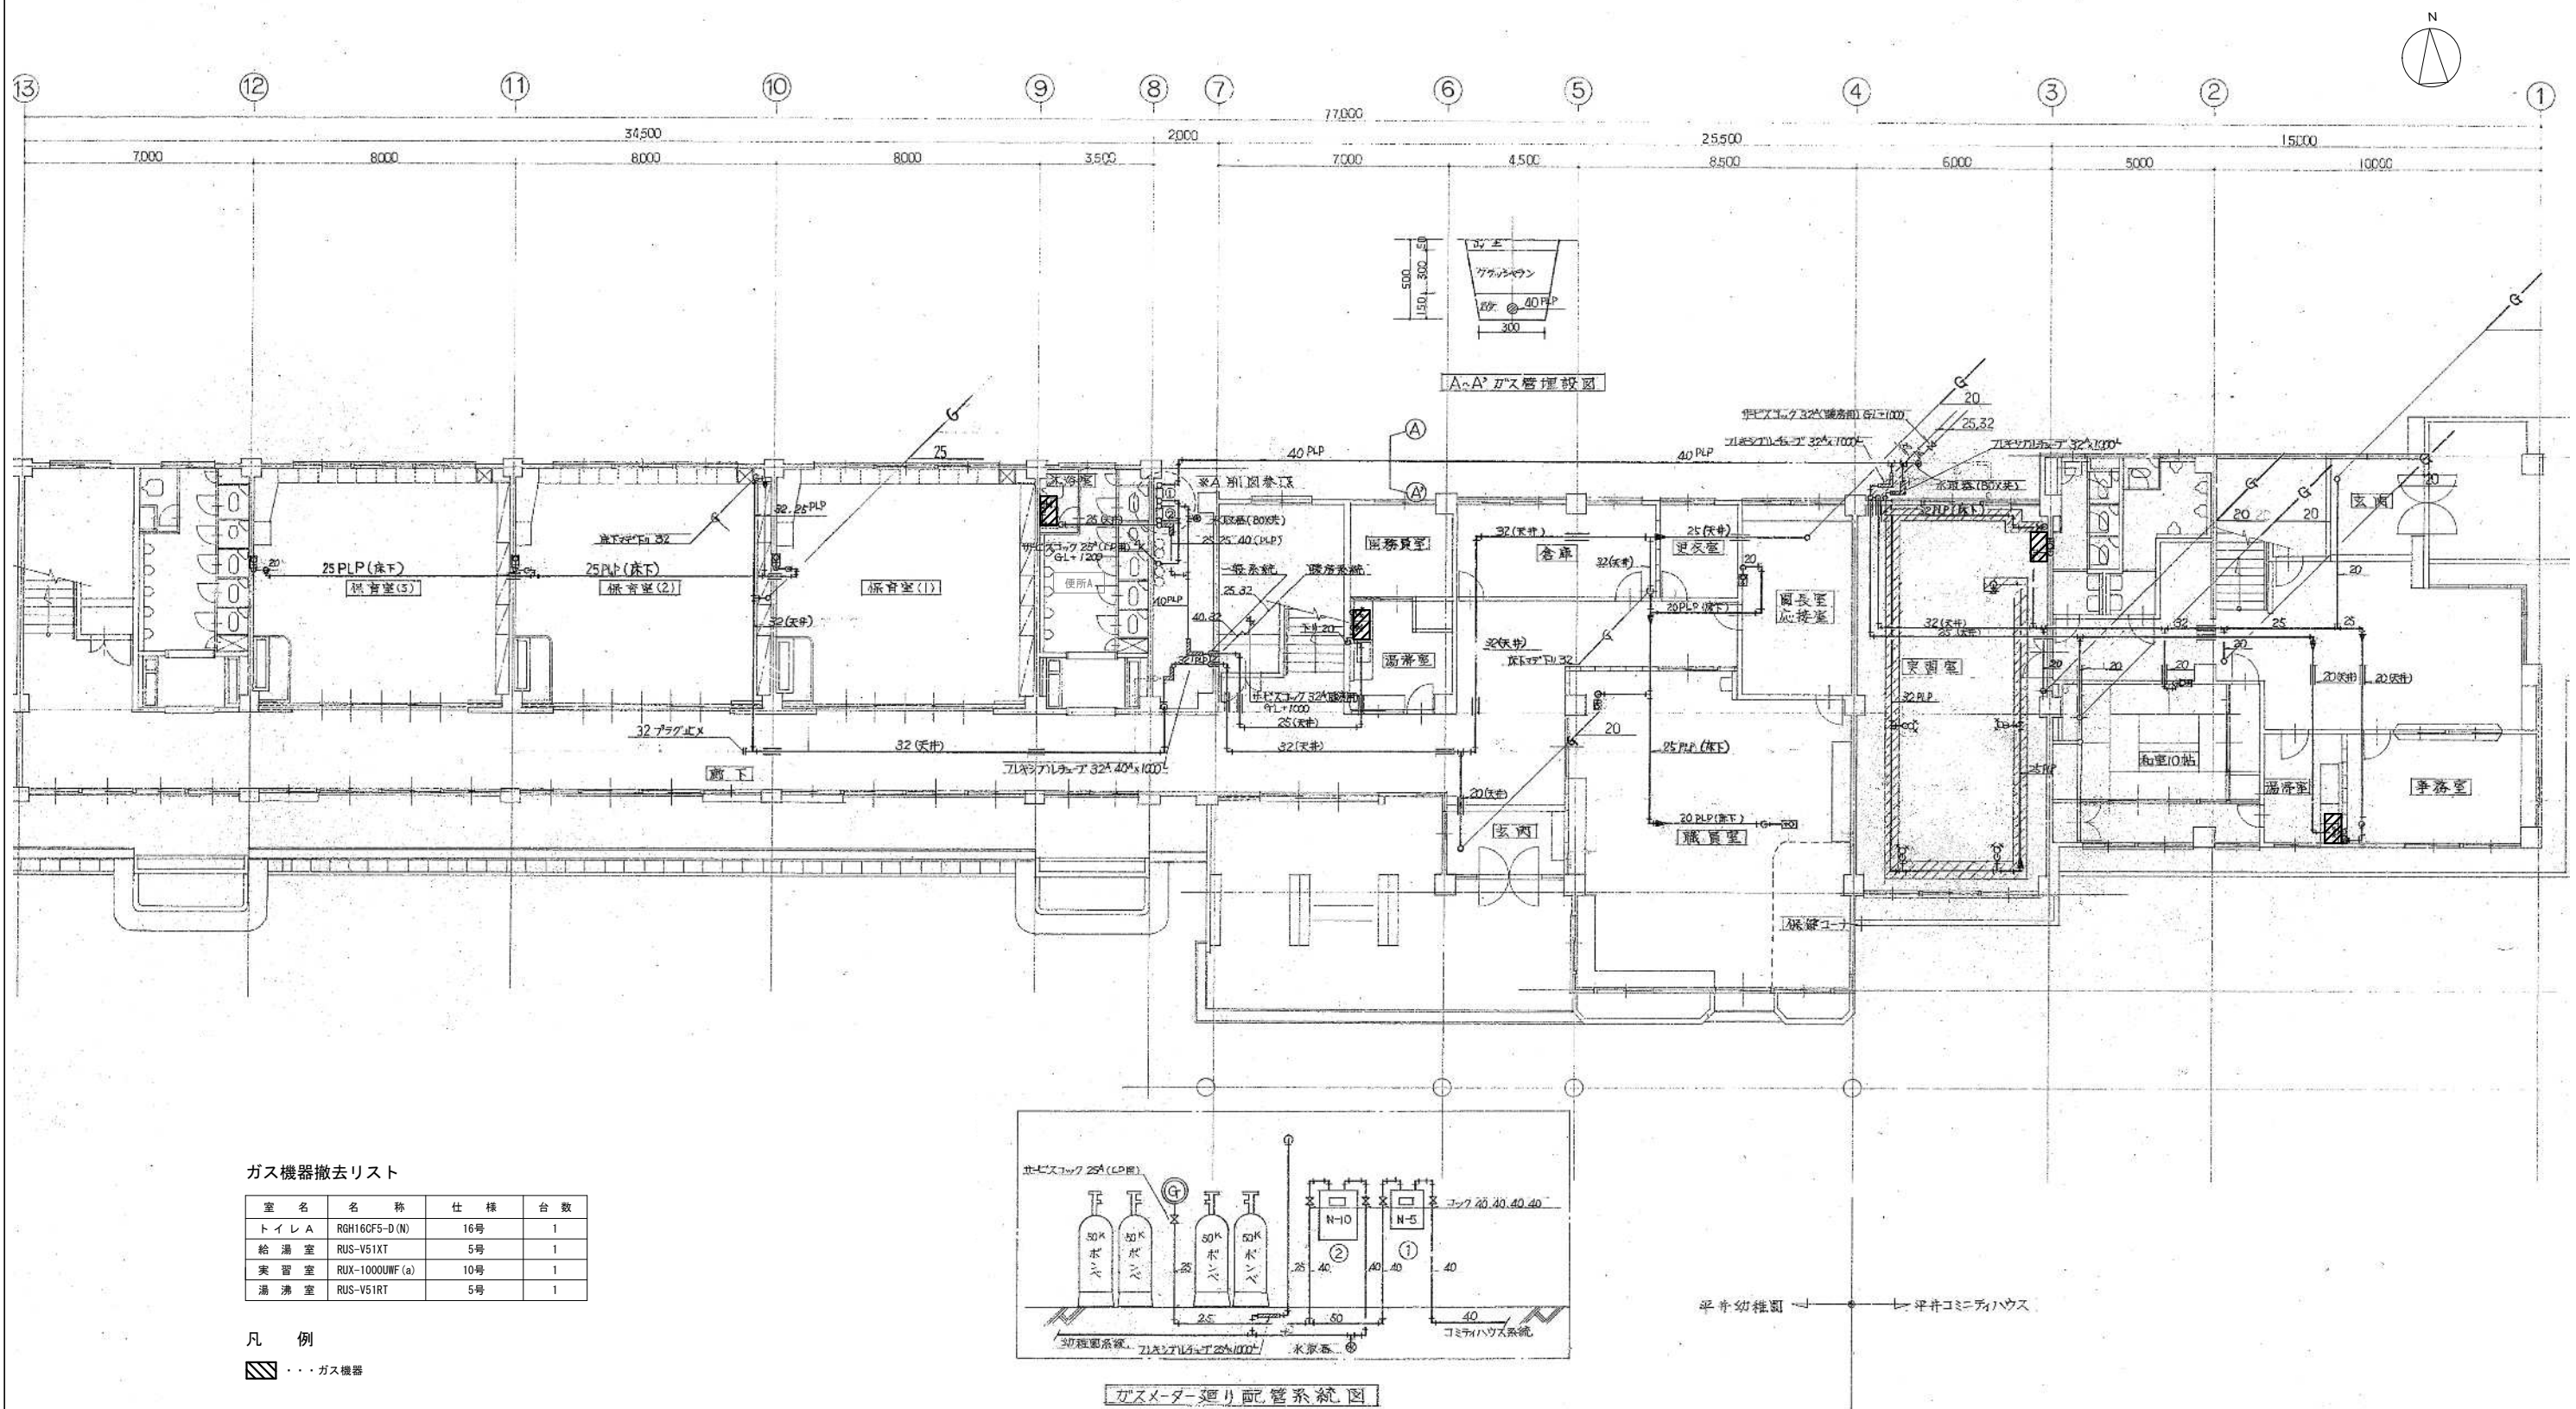


ガス機器撤去リスト

室名	名称	仕様	台数
トイレA	RGH16CF5-D(N)	16号	1
給湯室	RUS-V51XT	5号	1
実習室	RUX-1000WF(a)	10号	1
湯沸室	RUS-V51RT	5号	1

凡 例

■・・・ガス機器

工事名	岡山市立平井幼稚園・岡山市平井コミュニティハウス解体工事				N.11	株式会社 総合設計
図面名	ガス設備 1階撤去平面図				M-11	一般建築士事務所 熊野建設株式会社
岡山市 都市整備局 住宅・建築部 公共建築課	令和7年12月	担当者	承認	検図	製図	平井 101-0145 岡山市北区今度100-7
課長	課長補佐	係長	課員			TEL 086-241-9082 FAX 086-241-9493

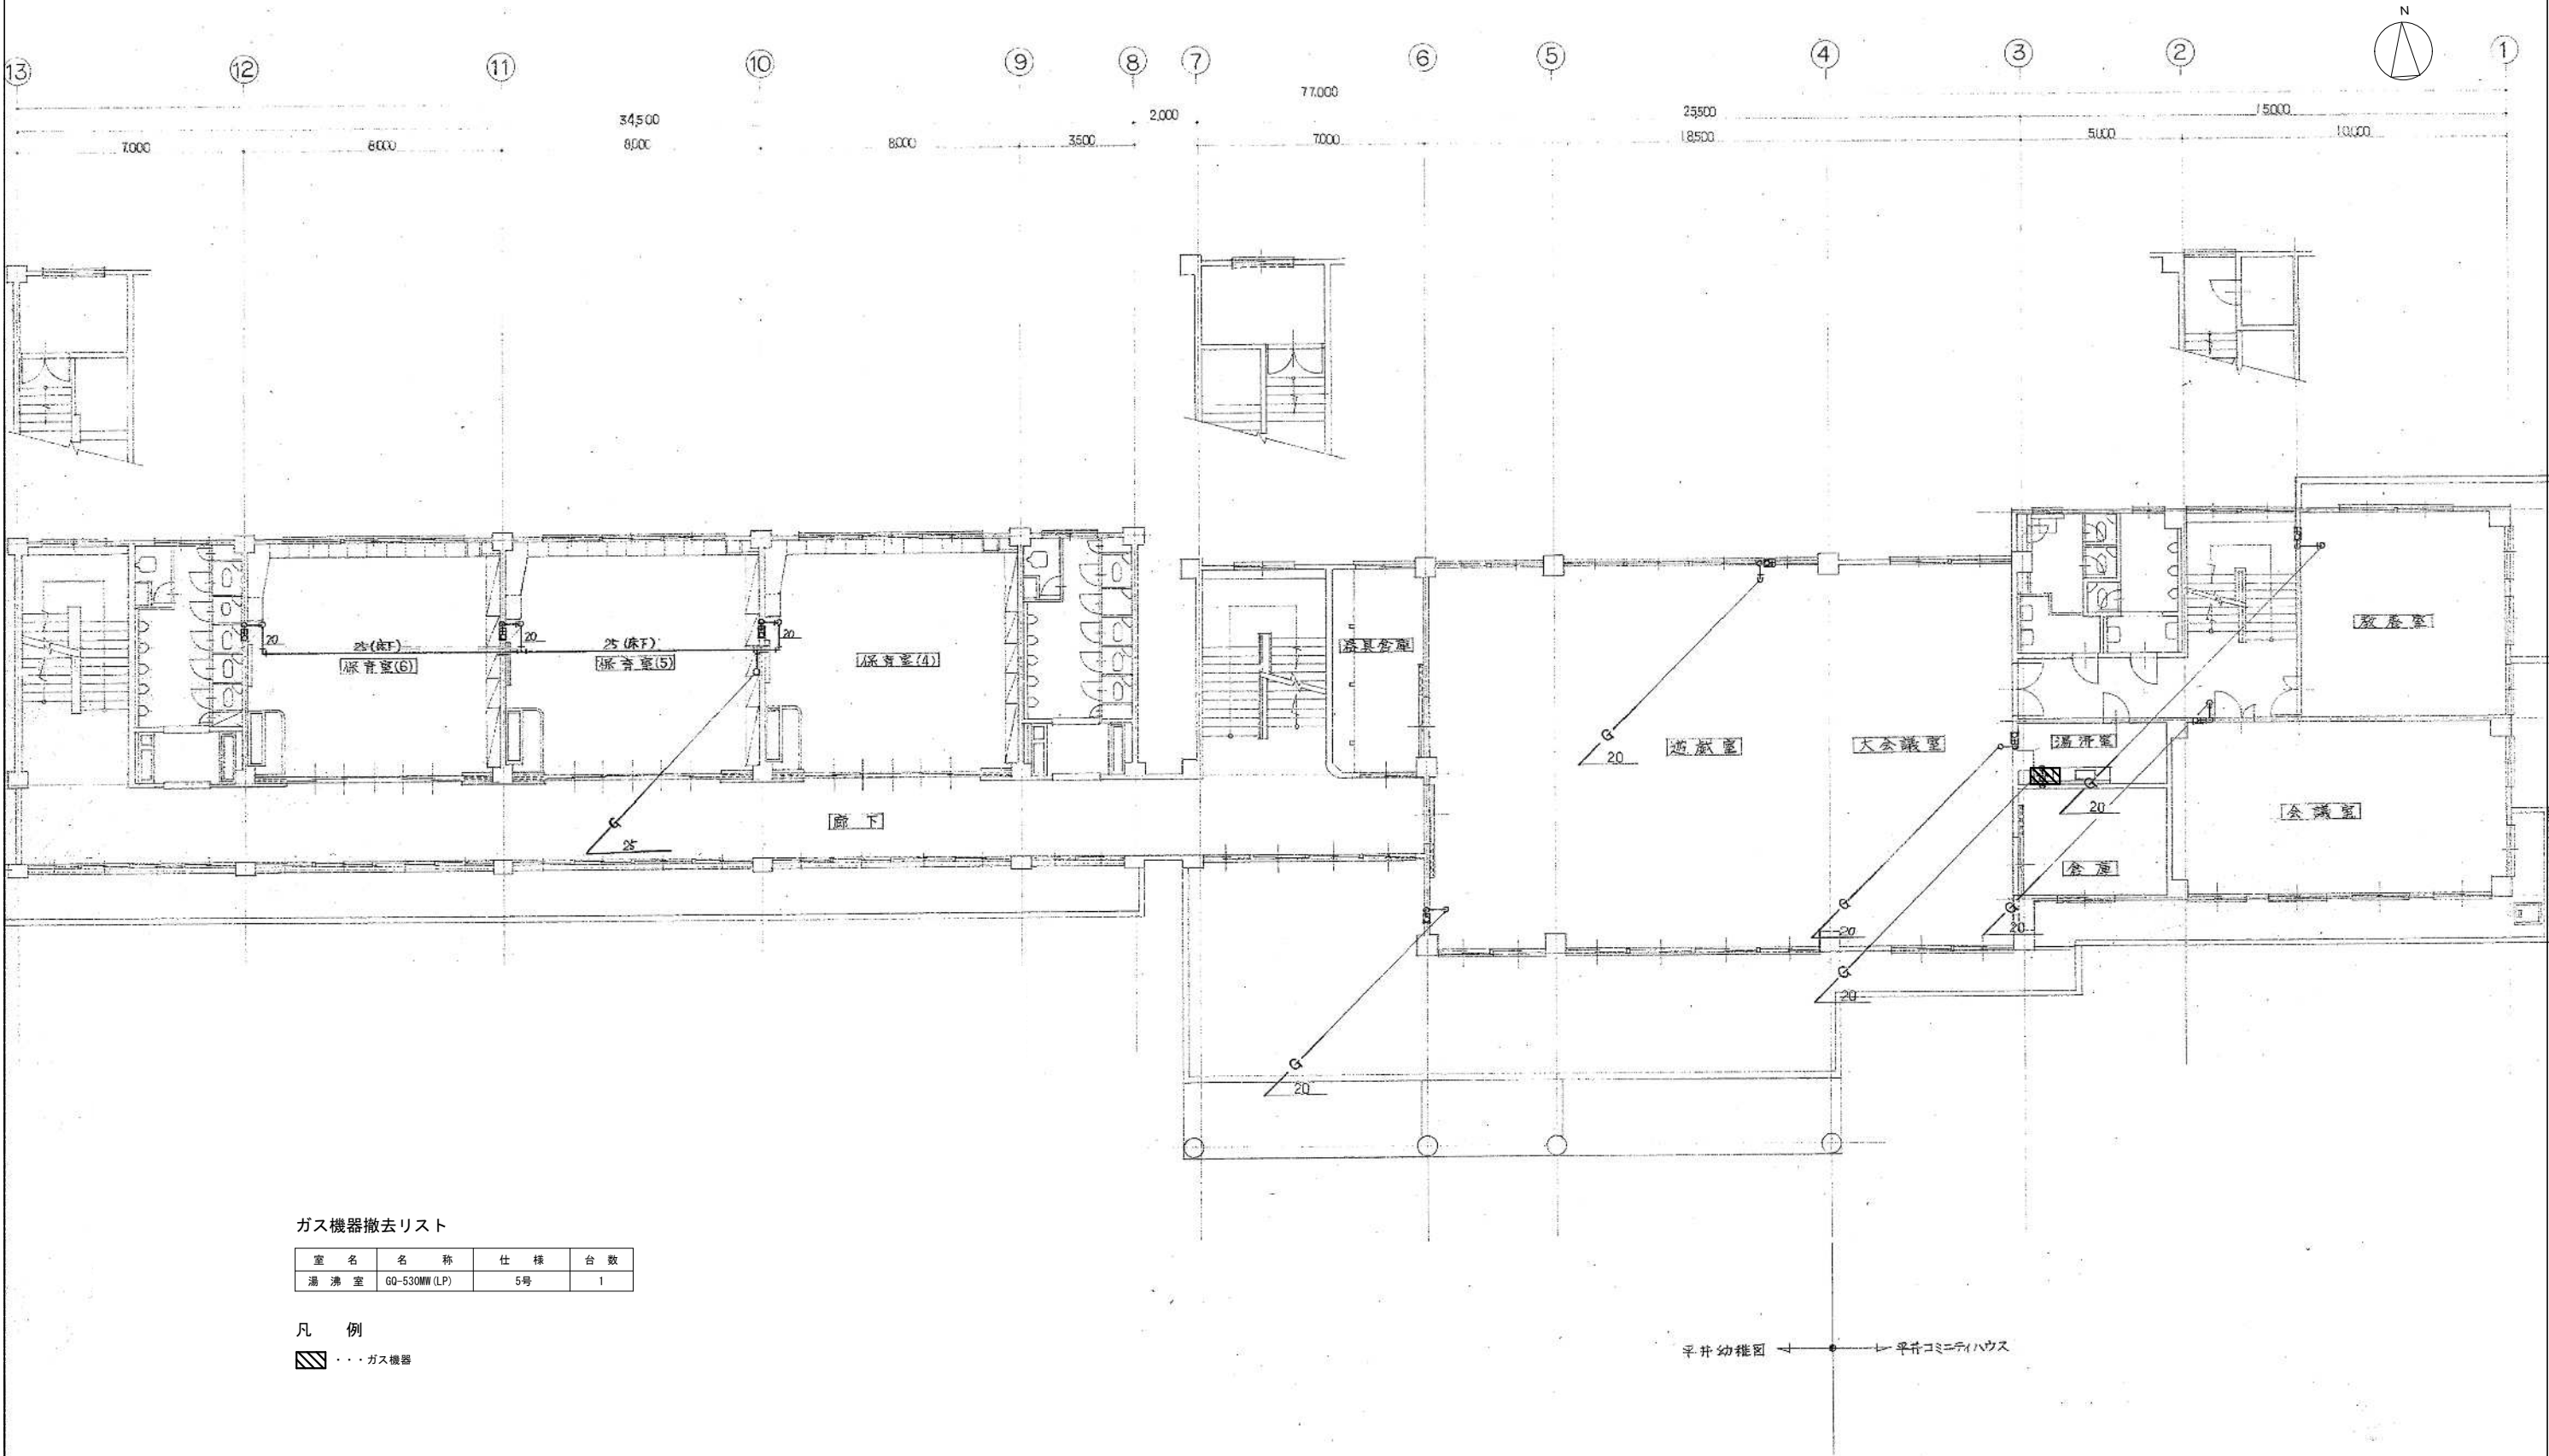


ガス機器撤去リスト


室名	名称	仕様	台数
湯沸室	GQ-530MW(LP)	5号	1

凡 例
■■■■ ガス機器

工事名	岡山市立平井幼稚園・岡山市平井コミュニティハウス解体工事				No.	株式会社 総合設計	
図面名	ガス設備 2階撤去平面図				縮尺	M-12	
岡山市	都市整備局	住宅・建築部	公共建築課	令和7年12月	M-14	一般建築士事務所 廣知建築設計 1910 〒701-0145 岡山市北区今度190-7 TEL 086-241-9082 FAX 086-241-9493	
課長	課長補佐	係長	課員	担当者	承認	検図	製図

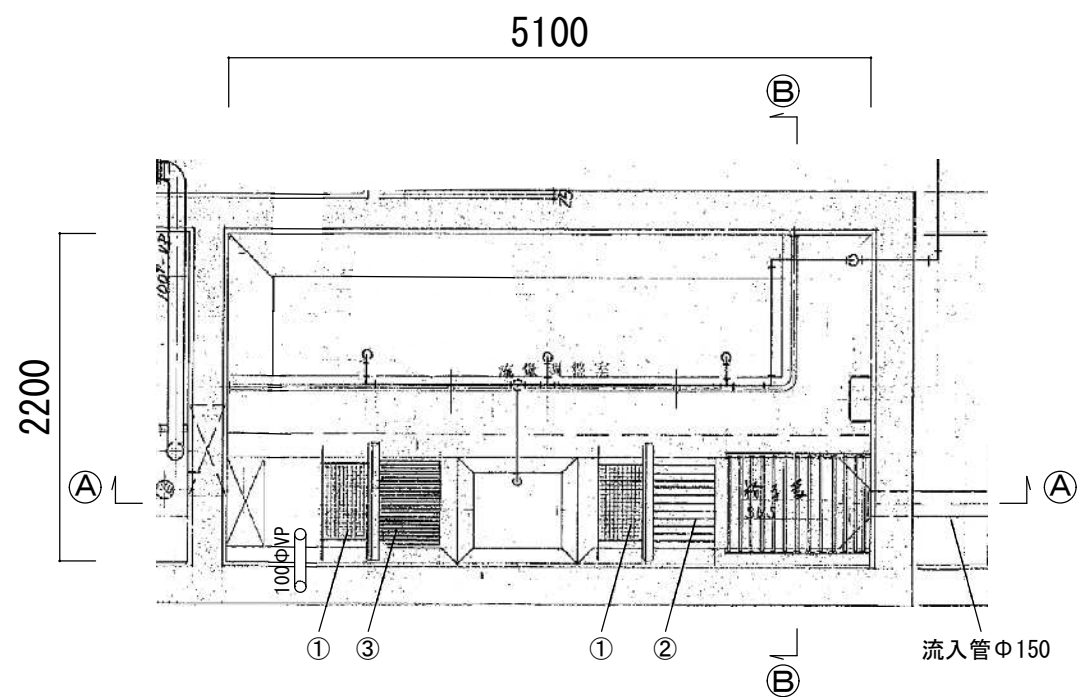


槽内平面図 S=1/30

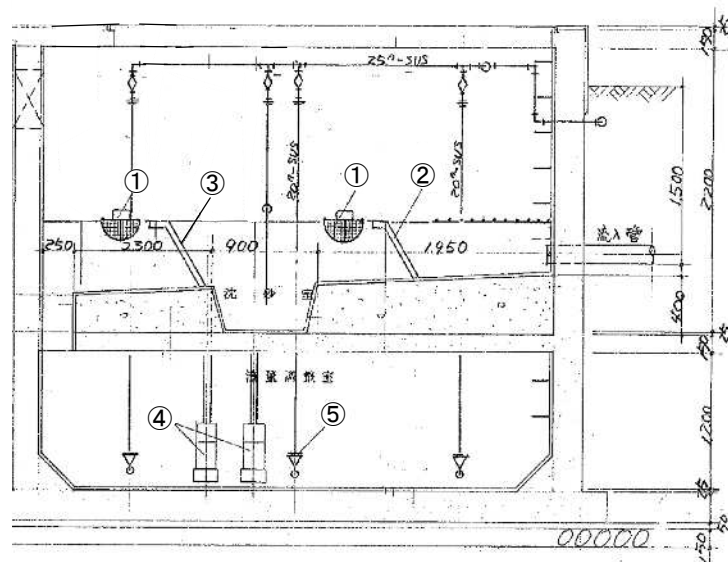

A-A断面 S=1/30


撤去機器リスト				
番号	名 称	材 質	数 量	仕 様
①	ス カ ム カ ゴ	SUS304	2	
②	荒目スクリーン	SUS304	1	目巾50m/m
③	細目スクリーン	SUS304	1	目巾15m/m
④	調 整 ポ ン プ		2	50A×0.15m3/min×6m×0.75kw 着脱付
⑤	散 気 管		7	アタカ式

VP100	6.0m
VP150	3.0m

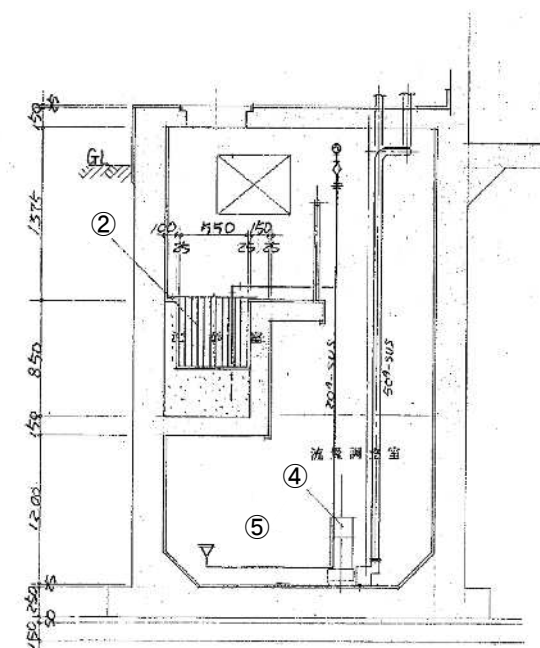

B-B断面 S=1/30

工事名	岡山市立平井幼稚園・岡山市平井コミュニティハウス解体工事				No.	株式会社 総合設計	
図面名	污水处理施設 平面及断面図				縮尺	M-13	一般建築士事務所 熊野 豊 建築士 1910
岡山市	都市整備局	住宅・建築部	公共建築課	令和7年7月	M-14	平 701-0145 岡山市北区今宿190-7	一般建築士 第92328号 井上 統一 熊
課長	課長補佐	係長	課員	担当者	承認	検図	製図

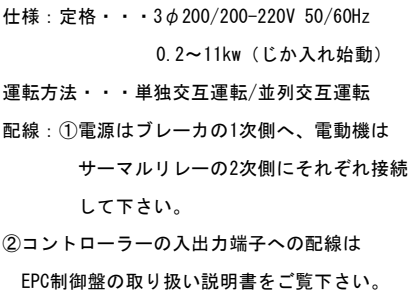

※機械設備工事にて撤去

撤去又は取外した油入りトランス及び油入りコンデンサ等については、PCB使用の有無を調査のうえ、リストおよび型番等の分かる写真を添付した報告書を提出し、監督員の承諾を得て引渡し又は処分すること。

なお、電路から取り外したPCB使用機器は特別管理産業廃棄物にあたるので、

法律に従いPCB廃棄物の飛散・流出・地下浸透・悪臭発生の防止措置を講じ「PCB汚染物」の標示すること。

保管場所については、監督員の指示に従うこと。

工事名	岡山市立平井幼稚園・岡山市平井コミュニティハウス解体工事				N○	株式会社 総合設計 一級建築士事務所 東京都港区神田1910 一級建築士第385905号 井上 統一 〒701-0145 岡山市北区今保199-7 TEL 086-241-9082 FAX 086-241-9483	
図面名	制御盤結線図				縮尺 A1… 1/100 A3… 1/200	M-14	
岡山市	都市整備局	住宅・建設部	公共建築課	令和2年12月	M-14		
課長	課長補佐	係長	課員	担当者	承認	検図	製図