


令和 8 年度 岡山市立西大寺小学校体育館照明器具ほか改修工事

図 面 リ ス ト		
図面番号	図面名称	縮尺
E - 01	表紙、図面リスト	—
E - 02	岡山市建築設備工事（電気）仕様書	—
E - 03	附近見取図、配置図	1/2500, 1/400
E - 04	（改修後） 1 階 電灯設備平面図	1/100
E - 05	（改修後） 2 階 電灯設備平面図	1/100
E - 06	（改修後） 既存分電盤改修参考図	—
E - 07	（改修後） 照明器具参考姿図	—
E - 08	（改修後） 音響設備 システム図・姿図（ 1 ）	—
E - 09	（改修後） 音響設備 システム図・姿図（ 2 ）	—
E - 10	（改修後） 1 階弱電設備平面図	1/100
E - 11	（改修後） 2 階 弱電設備平面図	1/100
E - 12	（改修前） 1 階 電灯設備平面図	1/100
E - 13	（改修前） 2 階 電灯設備平面図	1/100
E - 14	（改修前） 1 階 弱電設備平面図	1/100
E - 15	（改修前） 2 階 弱電設備平面図	1/100
E - 16	（仮 設） 工事用仮設平面図	1/100

工事名	岡山市立西大寺小学校体育館照明器具ほか改修工事				No. E-01	株式会社 生内設備設計事務所 岡山県知事登録 第13883号 一級建築士 第310983号 生内 誠 〒704-8138 岡山市東区神崎町258 TEL 086-946-1224				
図面名	表紙、図面リスト			縮尺					—	
岡山市 都市整備局 住宅・建築部 公共建築課									令和 7年 2月	
課長	課長補佐	係長	課員	担当者	承認	検図	製図			
					生内	生内	生内			






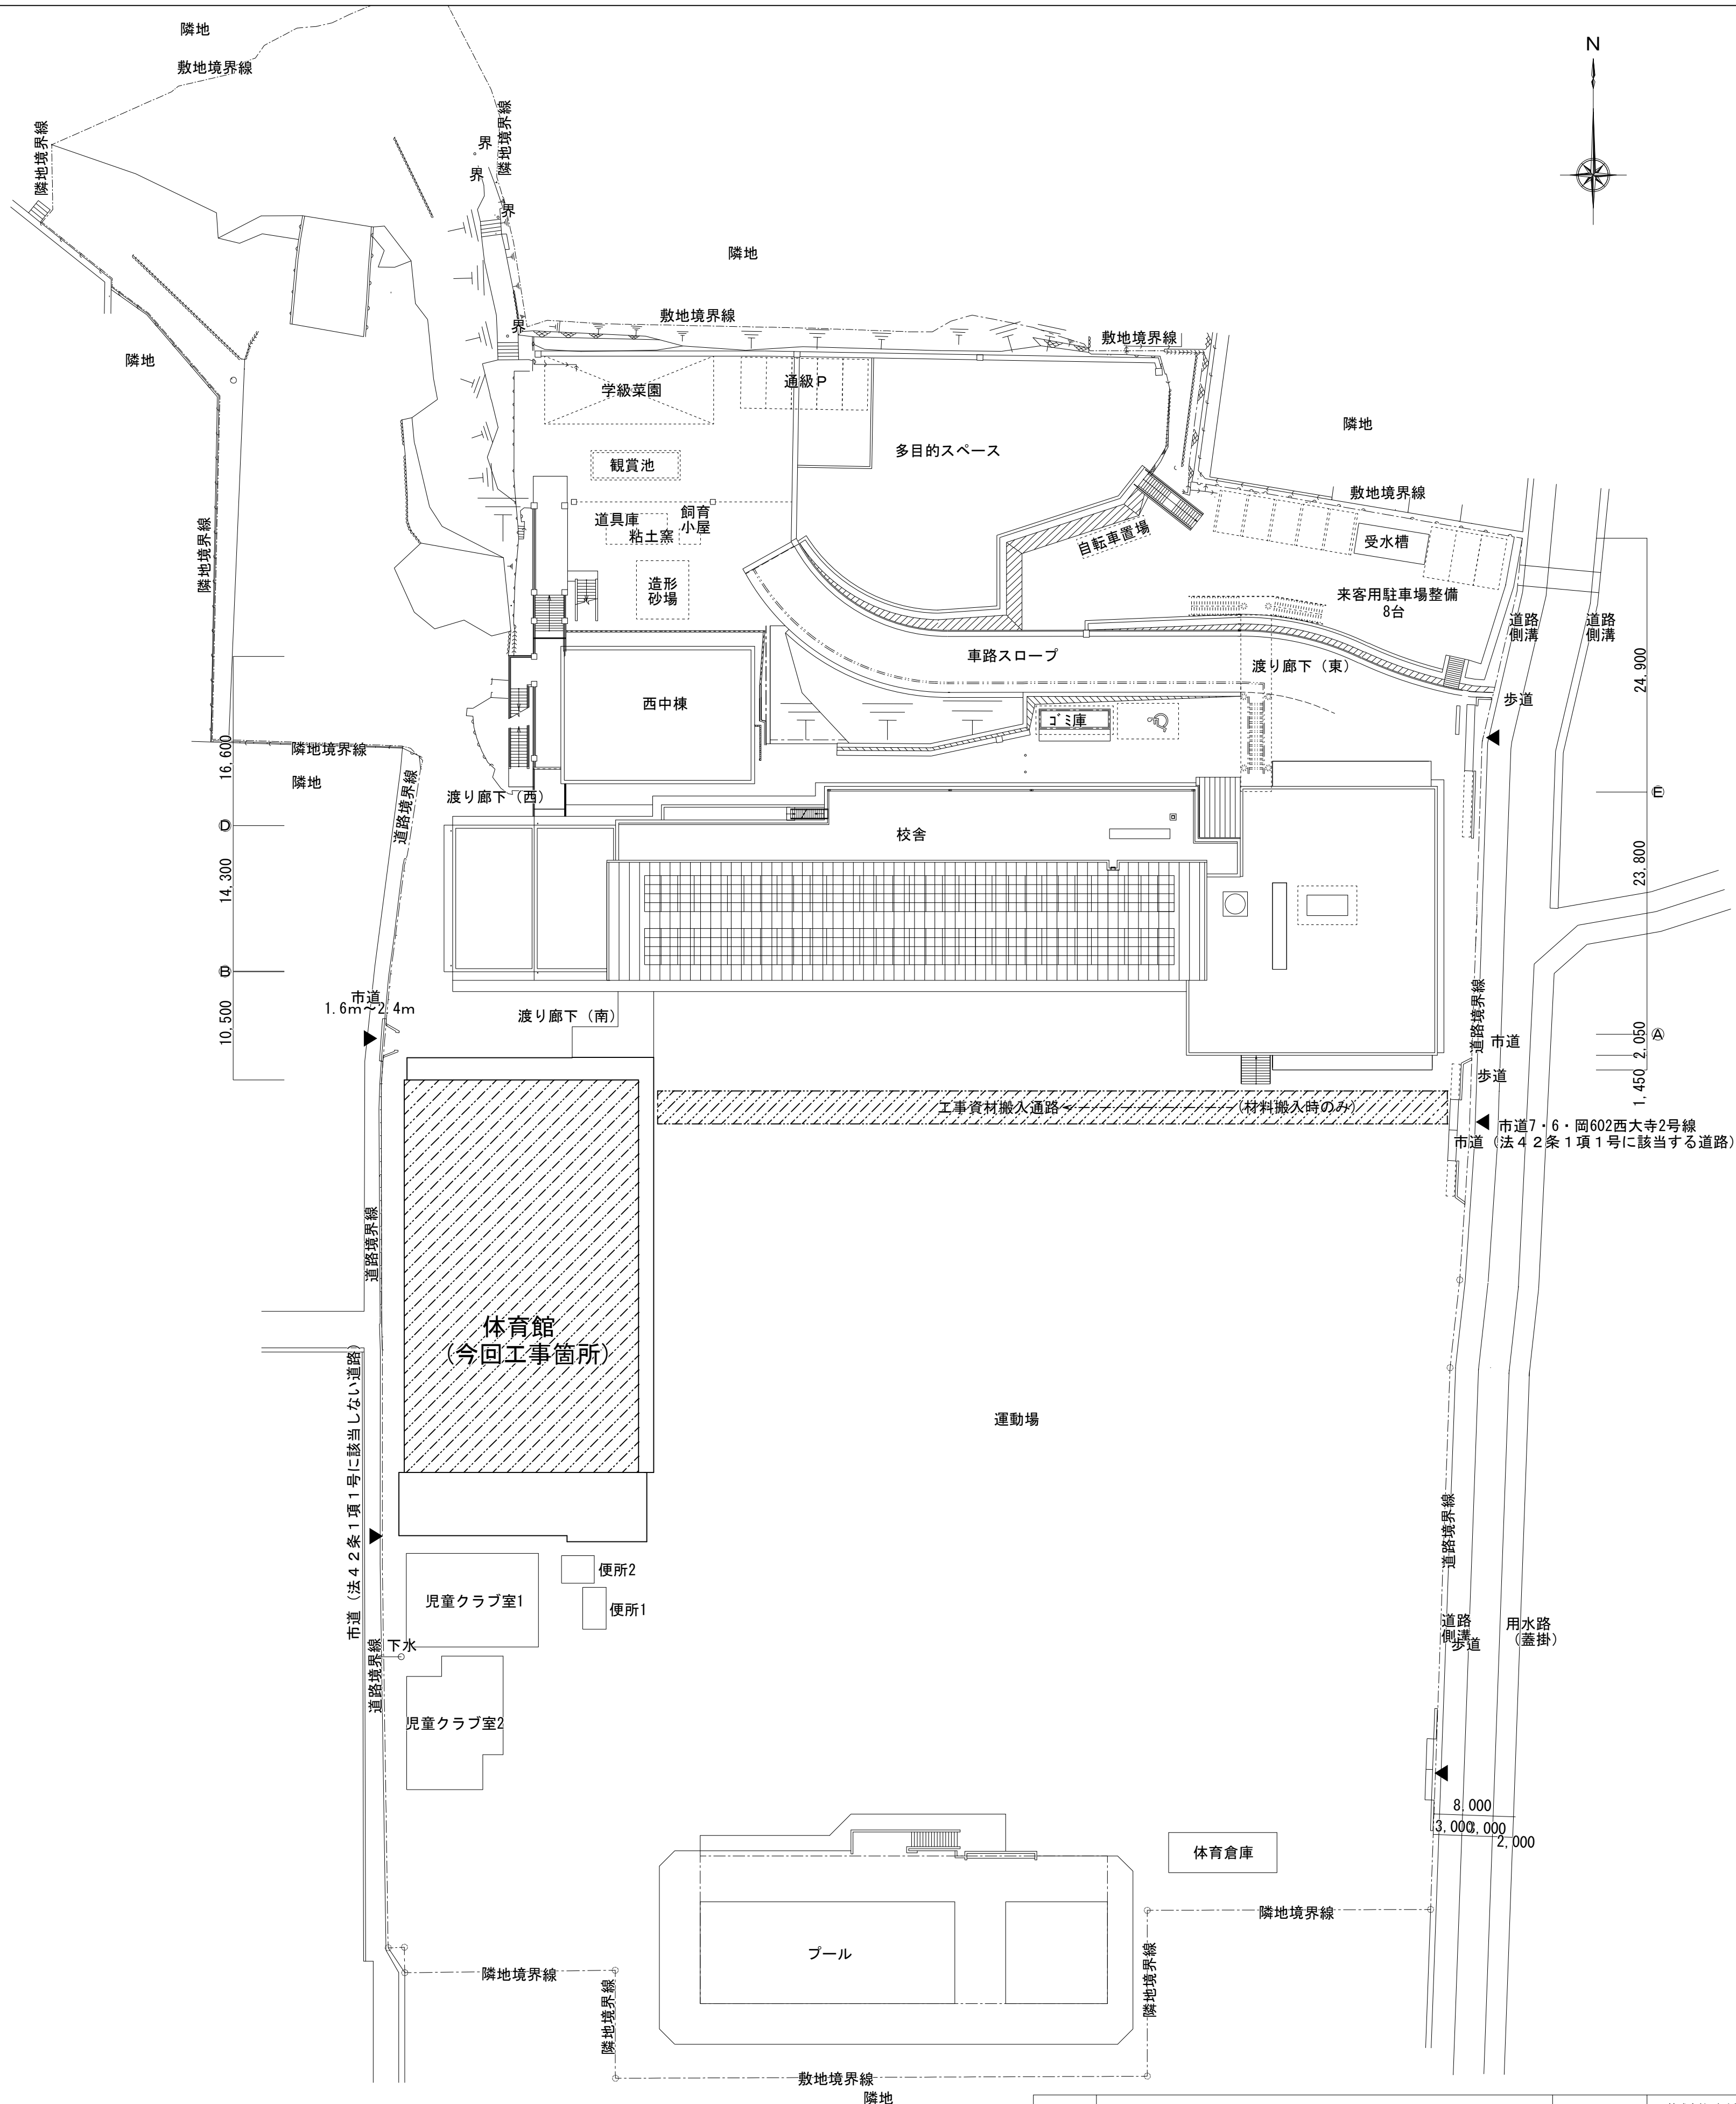




 

附近見取図 S=1/2500

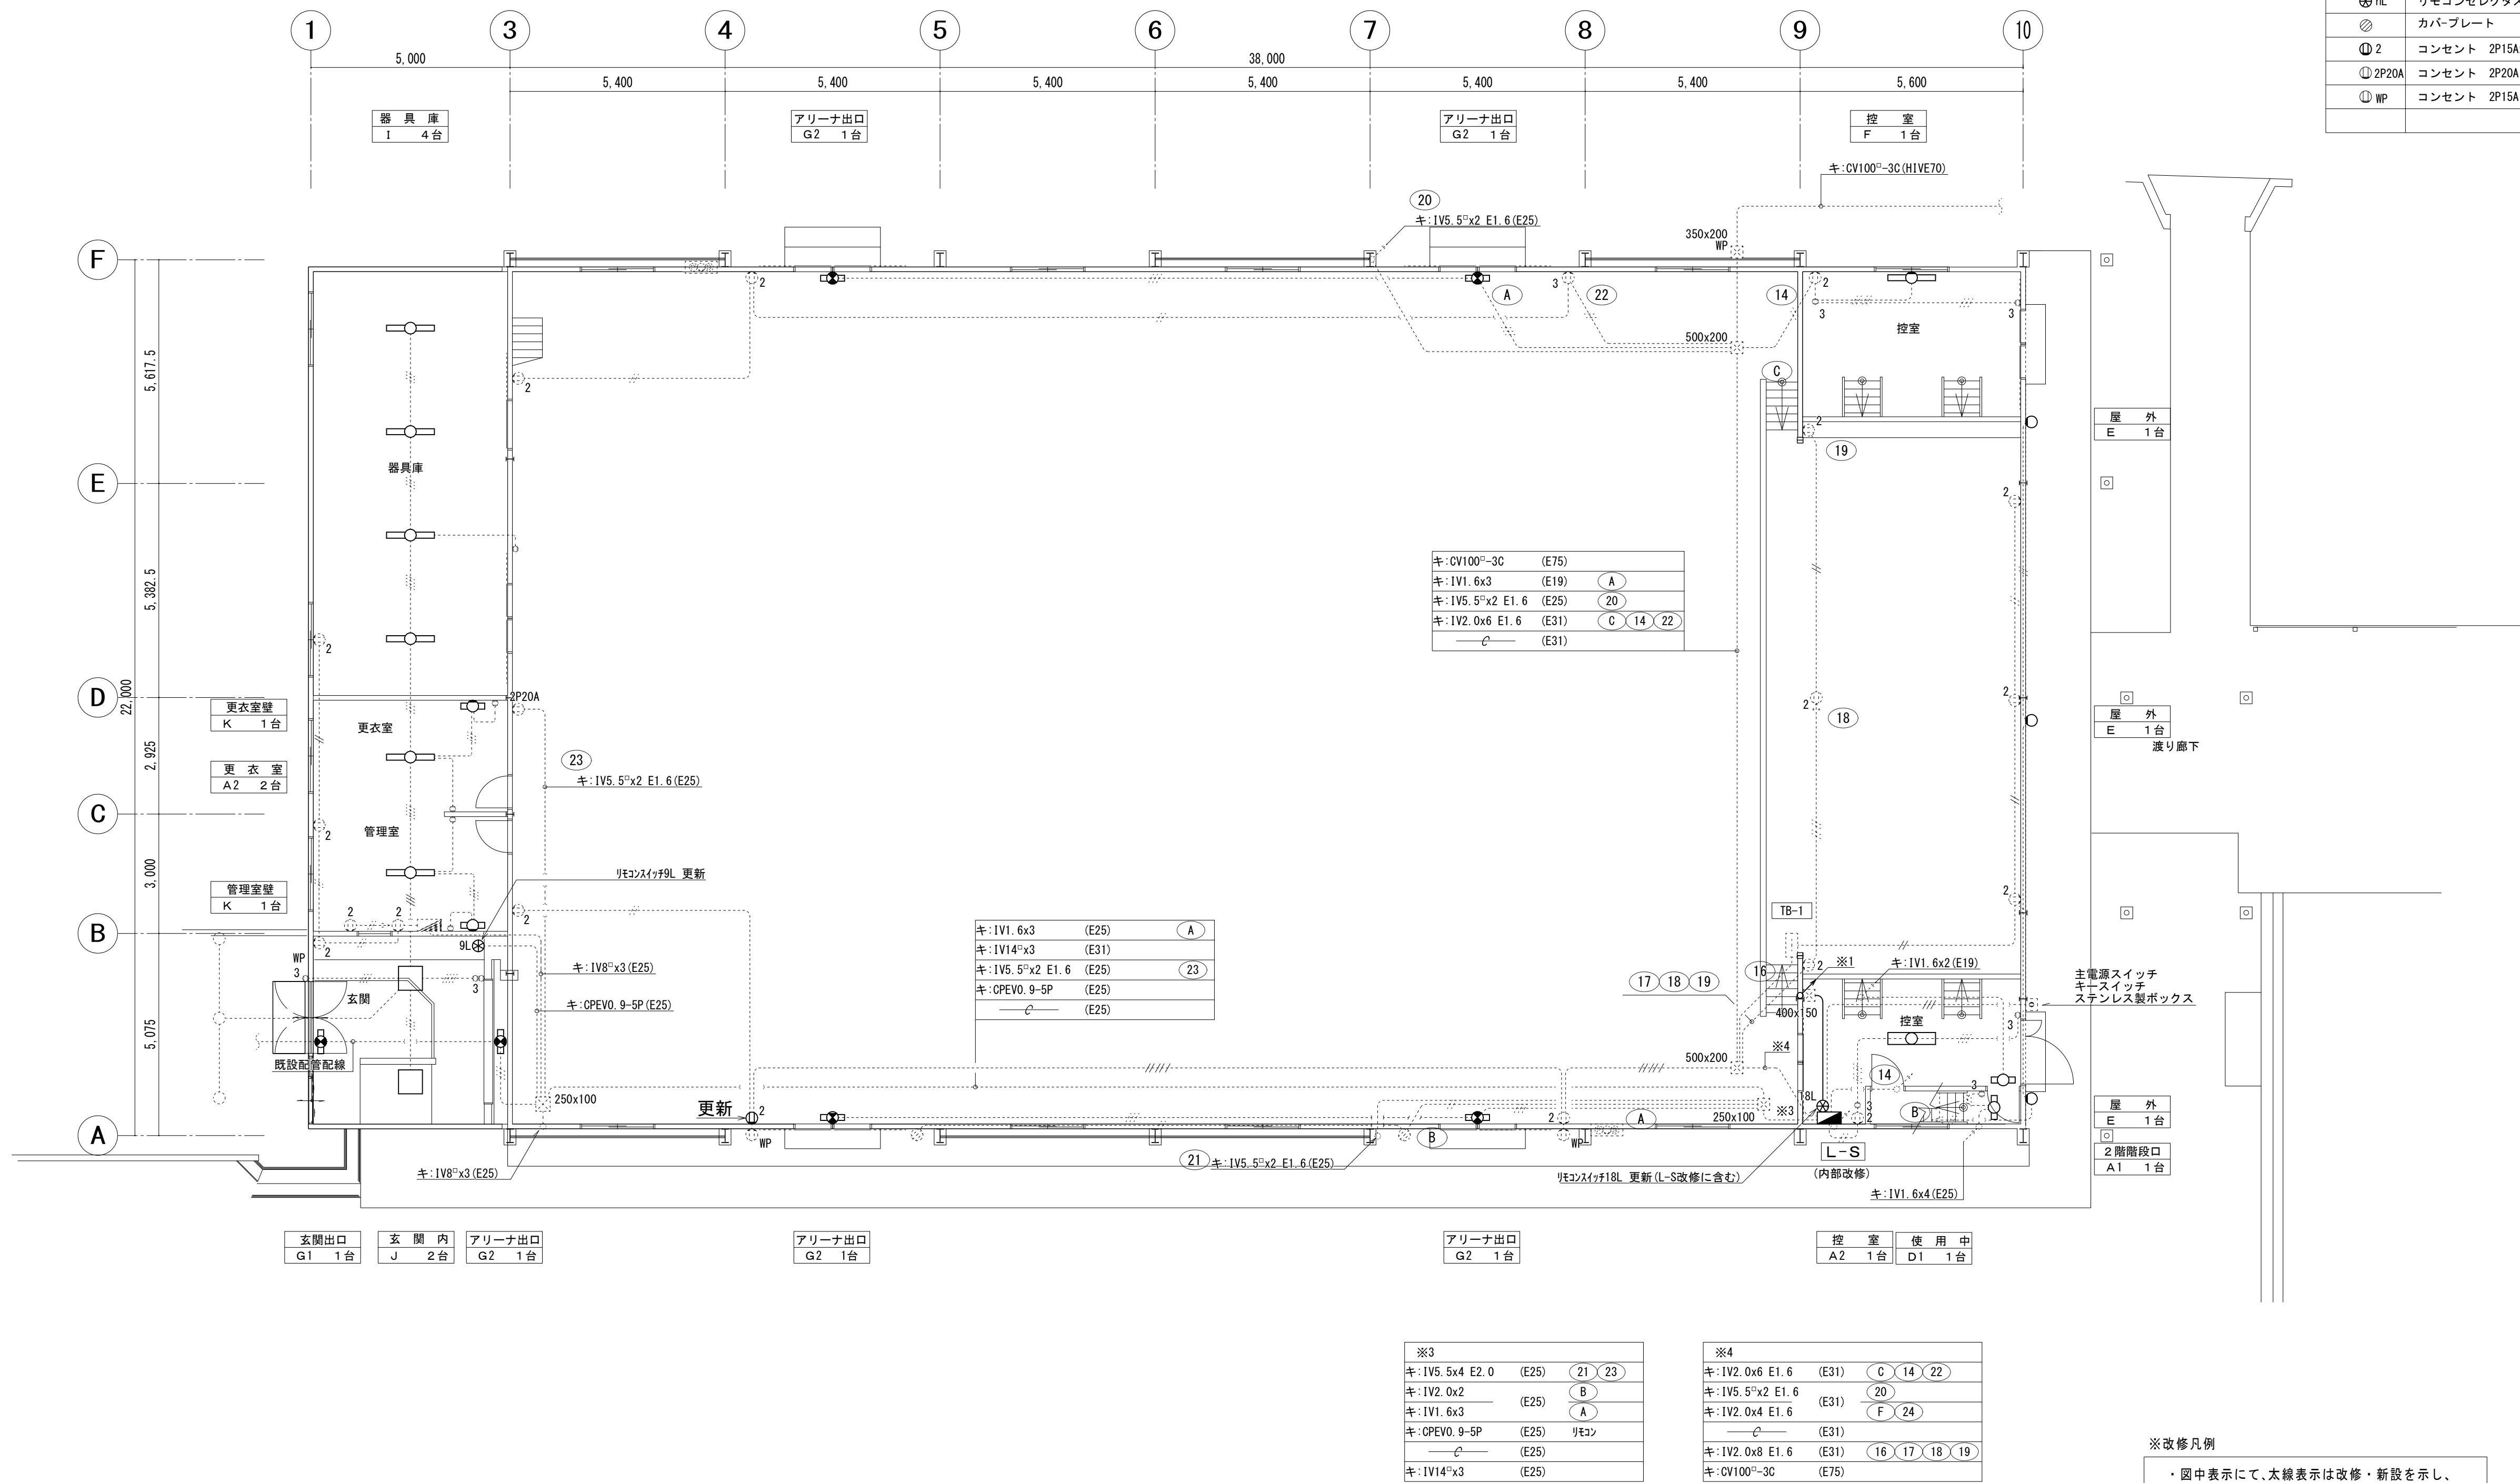

配置図 S=1/400

工事名	岡山市立西大寺小学校体育館照明器具ほか改修工事				No.		株式会社 生内設備設計事務所 岡山県知事登録 第13883号 一級建築士 第31983号 生内 謙 〒704-8138 岡山市東区神城町254 TEL 086-846-1226		
図面名	附近見取図、配置図				縮尺	E-03			
岡山市 都市整備局 住宅・建築部 公共建築課					令和 7年 2月				
課長	課長補佐	係長	課員		担当者	承認	検図	製図	
						生内	生内	生内	




記 号	名 称	備 考	更新機器
	分電盤		
	端子盤		
	照明器具	蛍光灯 20W x 1	LED 器具
	照明器具	蛍光灯 20W x 4	LED 器具
	照明器具	蛍光灯 40W x 1	LED 器具
	照明器具	蛍光灯 40W x 2	LED 器具
	照明器具	蛍光灯 20W x 1 屋外壁付防水型	LED 器具
	照明器具	蛍光灯 20W x 1 屋内壁付防水型	LED 器具
	照明器具	蛍光灯 40W x 1 屋内壁付防水型	LED 器具
	誘導灯	コハﾞﾞﾗｽｸﾗｽﾞ-蛍光灯	LED 器具
	誘導灯	コハﾞﾞﾗｽｸﾗｽﾞ-蛍光灯 ガード付	LED 器具
	片切スイッチ		
● 3	3路スイッチ	NP: 防水型	
	主電源スイッチ (キースイッチ)		
	リモコンセレクトスイッチ	n: スイッチ数を示す	器具更新
	カバープレート	壁付カバープレート	
① 2	コンセント 2P15Ax2		
① 2P20A	コンセント 2P20A ET付		
① NP	コンセント 2P15A ET付 防水型		


(改修後) 1階電灯設備平面図 S = 1 : 1 0 0

照明器具を天井に取付ける場合は、原則としてスラブその他構造体よりボルト等で支持する。
 なお、照明器具取替の際も、既設のボルトが無い場合にはスラブその他構造体よりボルト等で支持する。
 また、既設ボルトが錆等で再使用が不可能な際も新たにボルト等で支持をとること。

工事名	岡山市立西大寺小学校体育館照明器具ほか改修工事			N o .	株式会社 内設建築設計事務所 岡山県知事登録 第13883号 一級建築士 第310983号 生内 誠 〒704-8138 岡山市東区神崎町258 TEL 066-946-1224		
図面名	(改修後) 1階電灯設備平面図			縮尺 A1: 1/100 A3: 1/200	E-04		
岡山市 都市整備局 住宅・建築部 公共建築課				令和 7年 2月			
課長	課長補佐	係長	課員	担当者	承認	検印	製図
					生内	生内	生内

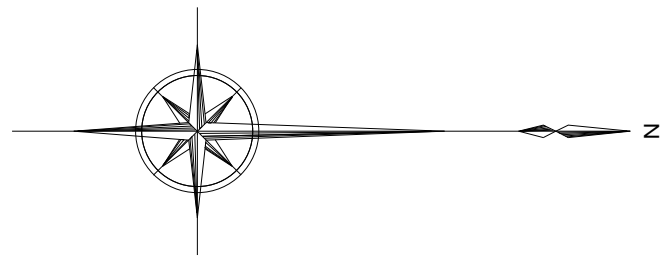

参考凡例			
記 号	名 称	備 考	更新機器
	安定器収納壁		
	照明器具	蛍光灯 40W x 1	LED 器具
	照明器具	蛍光灯 40W x 2	LED 器具
	照明器具	白熱電球 100W x 9 ボーダーライト	LED 電球交換
	照明器具	白熱灯 スポットライト	LED 器具
	照明器具	蛍光灯 20W x 1 屋内壁付防水型	LED 器具
	照明器具 (高天井仕様)	MF400W x 2相当	LED 器具
	リモコンセレクトスイッチ	n:スイッチ数を示す	
	片切スイッチ+確認表示灯	ステンレス製ボックス	
	コンセント 2P15Ax2		
	コンセント 2P20A ET付		
	プザー		
	押釦		

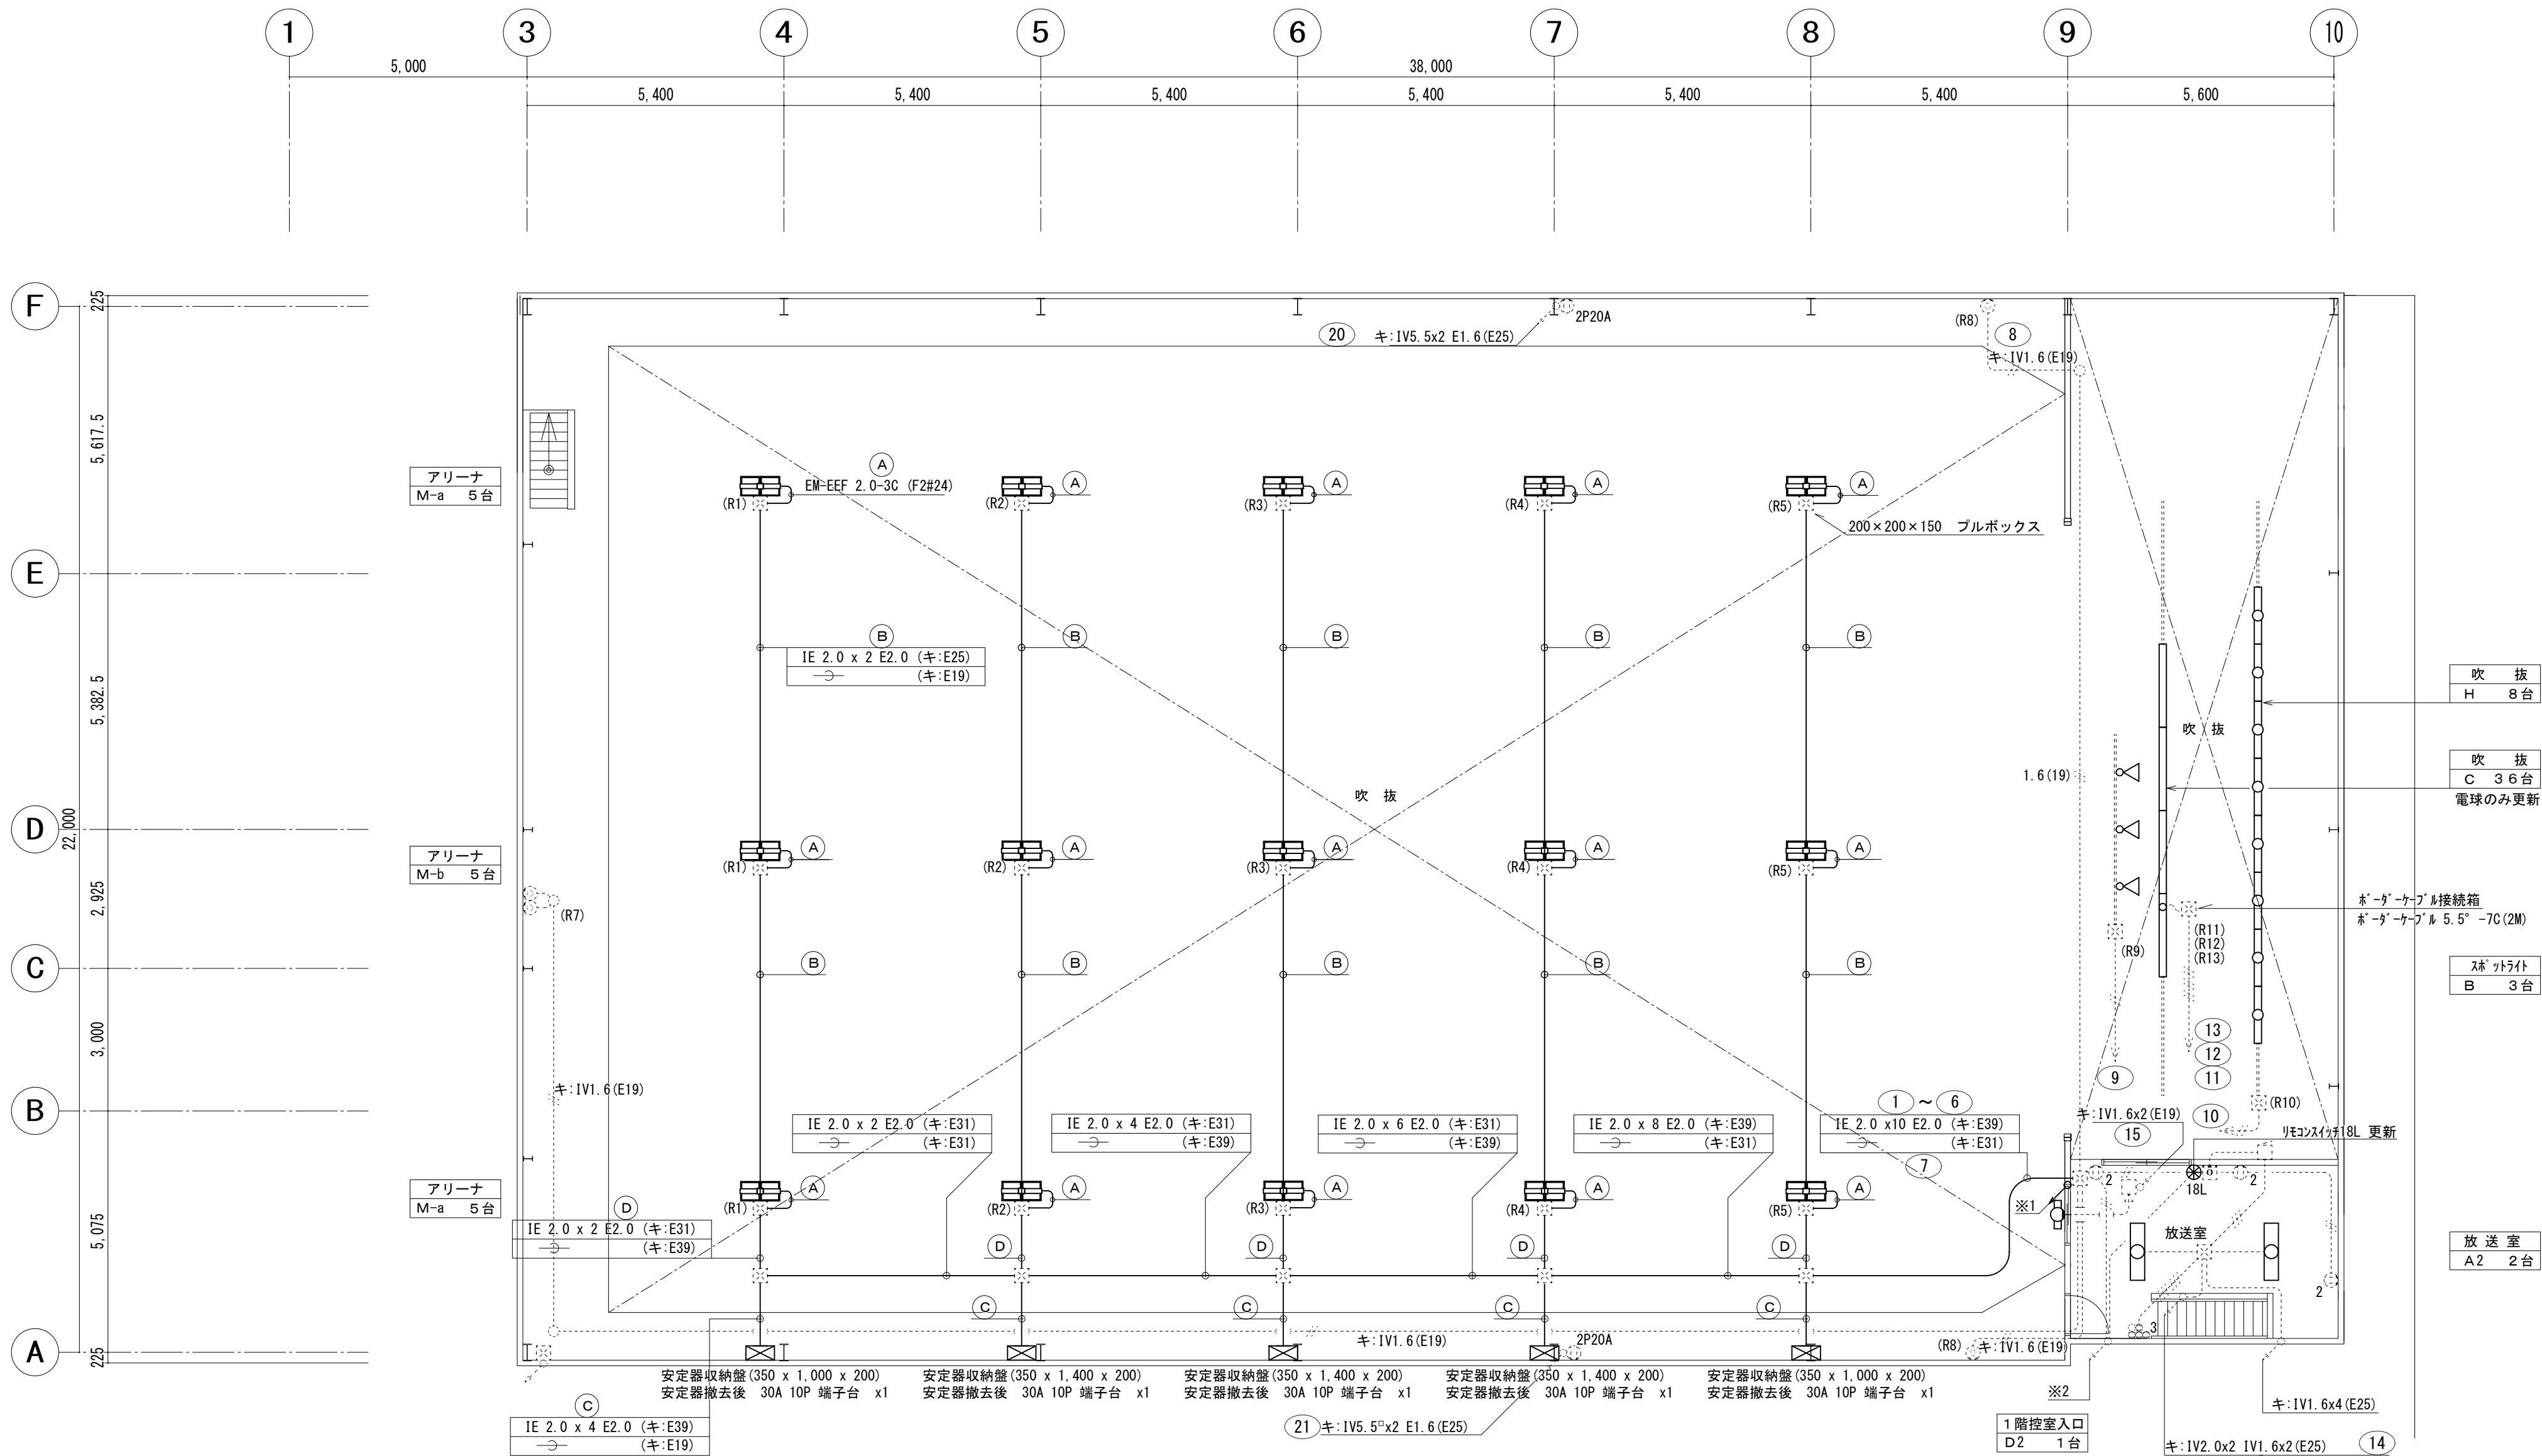

(改修後) 2階電灯設備平面図 S = 1 : 1 0 0

※1	
キ:IV2.0x4 (E25)	9 x 10
キ:IV2.0x6 E1.6 (E31)	11 x 12 x 13
キ:IV2.0x3 (E19)	8
IE 2.0 x10 E2.0 (キ:E39)	1 ~ 6
キ:E31	7

※2	
キ:IV2.0x2 IV1.6x2 (E25)	14
キ:IV2.0x2 (E19)	15
キ:OPEV0.9-10P (E25)	16
キ:GVV2-4C (E25)	誘導灯信号線

※改修凡例
・ 図中表示にて、太線表示は改修・新設を示し、 細線、細線破線、キ:表示 は既設品を表す。 (再) は既設撤去品再取付を示す。


注) ステージ縦横・一文字幕・垂れ幕等のステージ既存物品に
近接する箇所においては、施工前の状態が明確に判るよう
写真等により記録し、監督員に報告すること。

照明器具を天井に取付ける場合は、原則としてスラブその他構造体よりボルト等で支持する。
なお、照明器具取替の際も、既設のボルトが無い場合にはスラブその他構造体よりボルト等で支持する。
また、既設ボルトが錆等で再使用が不可能な際も新たにボルト等で支持をとること。

工事名	岡山市立西大寺小学校体育館照明器具ほか改修工事			N o .	株式会社 生内設備設計事務所 岡山県知事登録 第13883号 一般建築士 第310963号 生内 誠 〒704-8138 岡山市東区神崎町258 TEL 086-946-1224		
図面名	(改修後) 2階 電灯設備 平面図	縮尺	A1:1:100 A3:1:200	E-05			
岡山市 都市整備局 住宅・建築部 公共建築課			令和 7年 2月				
課長	課長補佐	係長	課員	担当者	承認	検図	製図
					生内	生内	生内

改修前 電灯分電盤（L－S） 結線図

寸法、形状等は参考とし現地を十分調査の上、作業を行うこと

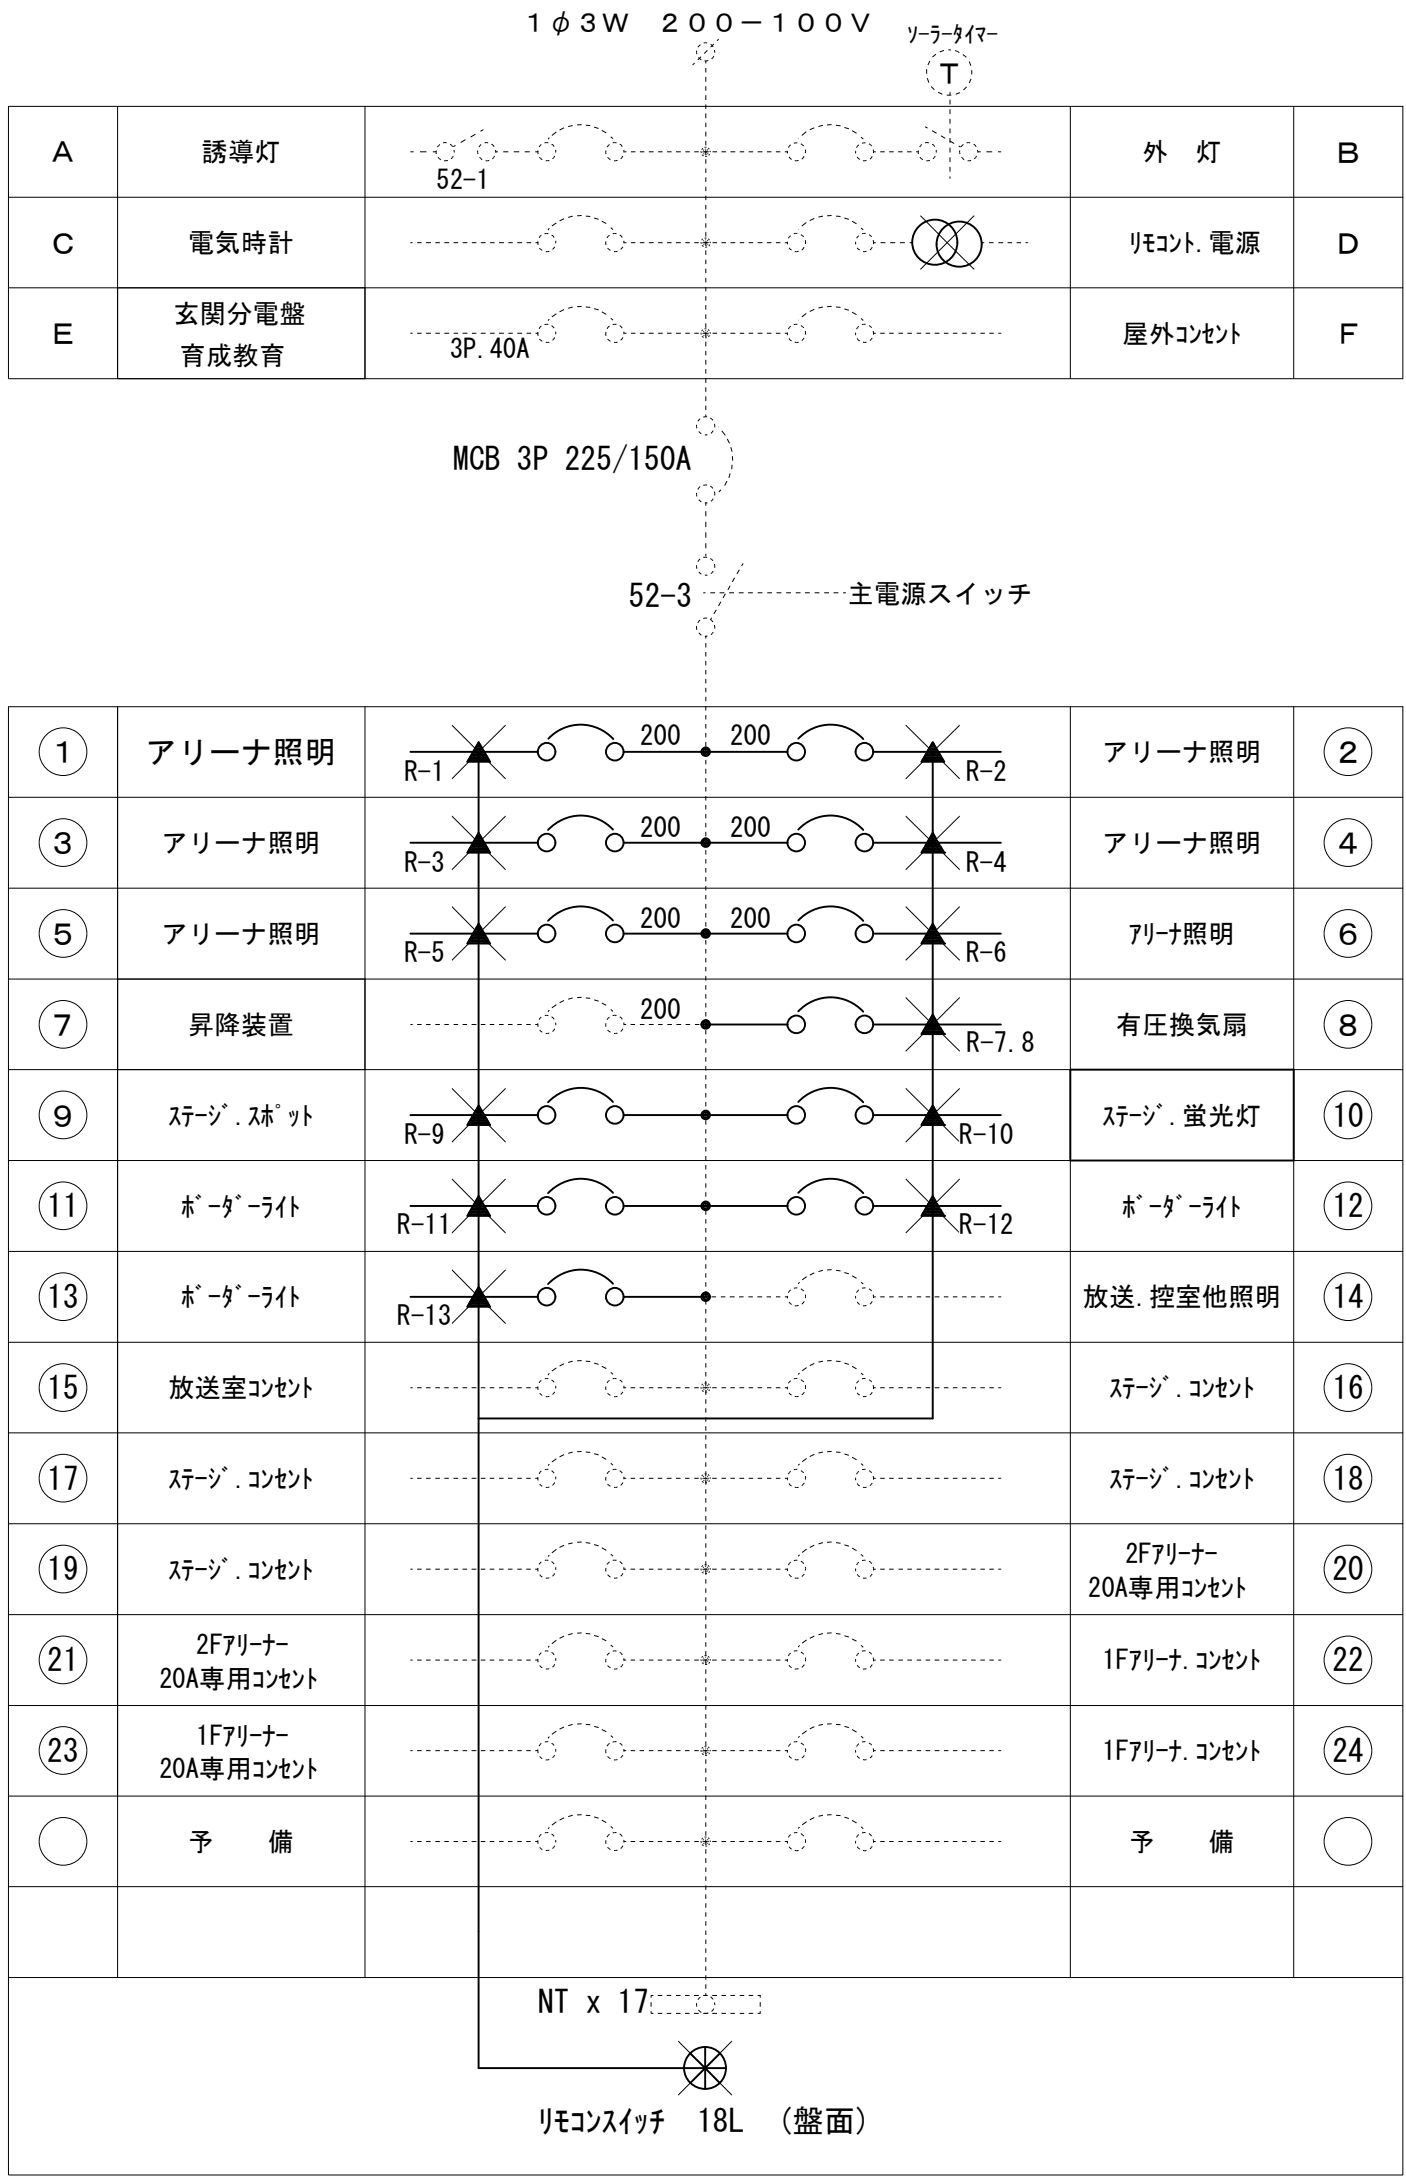


既存分電盤改修

- ・既存ドアー部更新
- ・リモコンブレーカー全数更新
- ・リモコントランス更新
- ・リモコンスイッチ 18L 更新
- ・リモコン回路更新に伴う配線一式


・ MCB 3P 50AF/40AT	x 1
・ MCB 2P 50AF/20AT	x 1
・ MCB 1P 50AF/20AT	x 18

・ リモコンブレーカー 2P 50AF/20AT	x 6
・ リモコンブレーカー 1P 50AF/20AT	x 7
・ リモコントランス	x 1
・ リモコンスイッチ 18L	x 1

*撤去

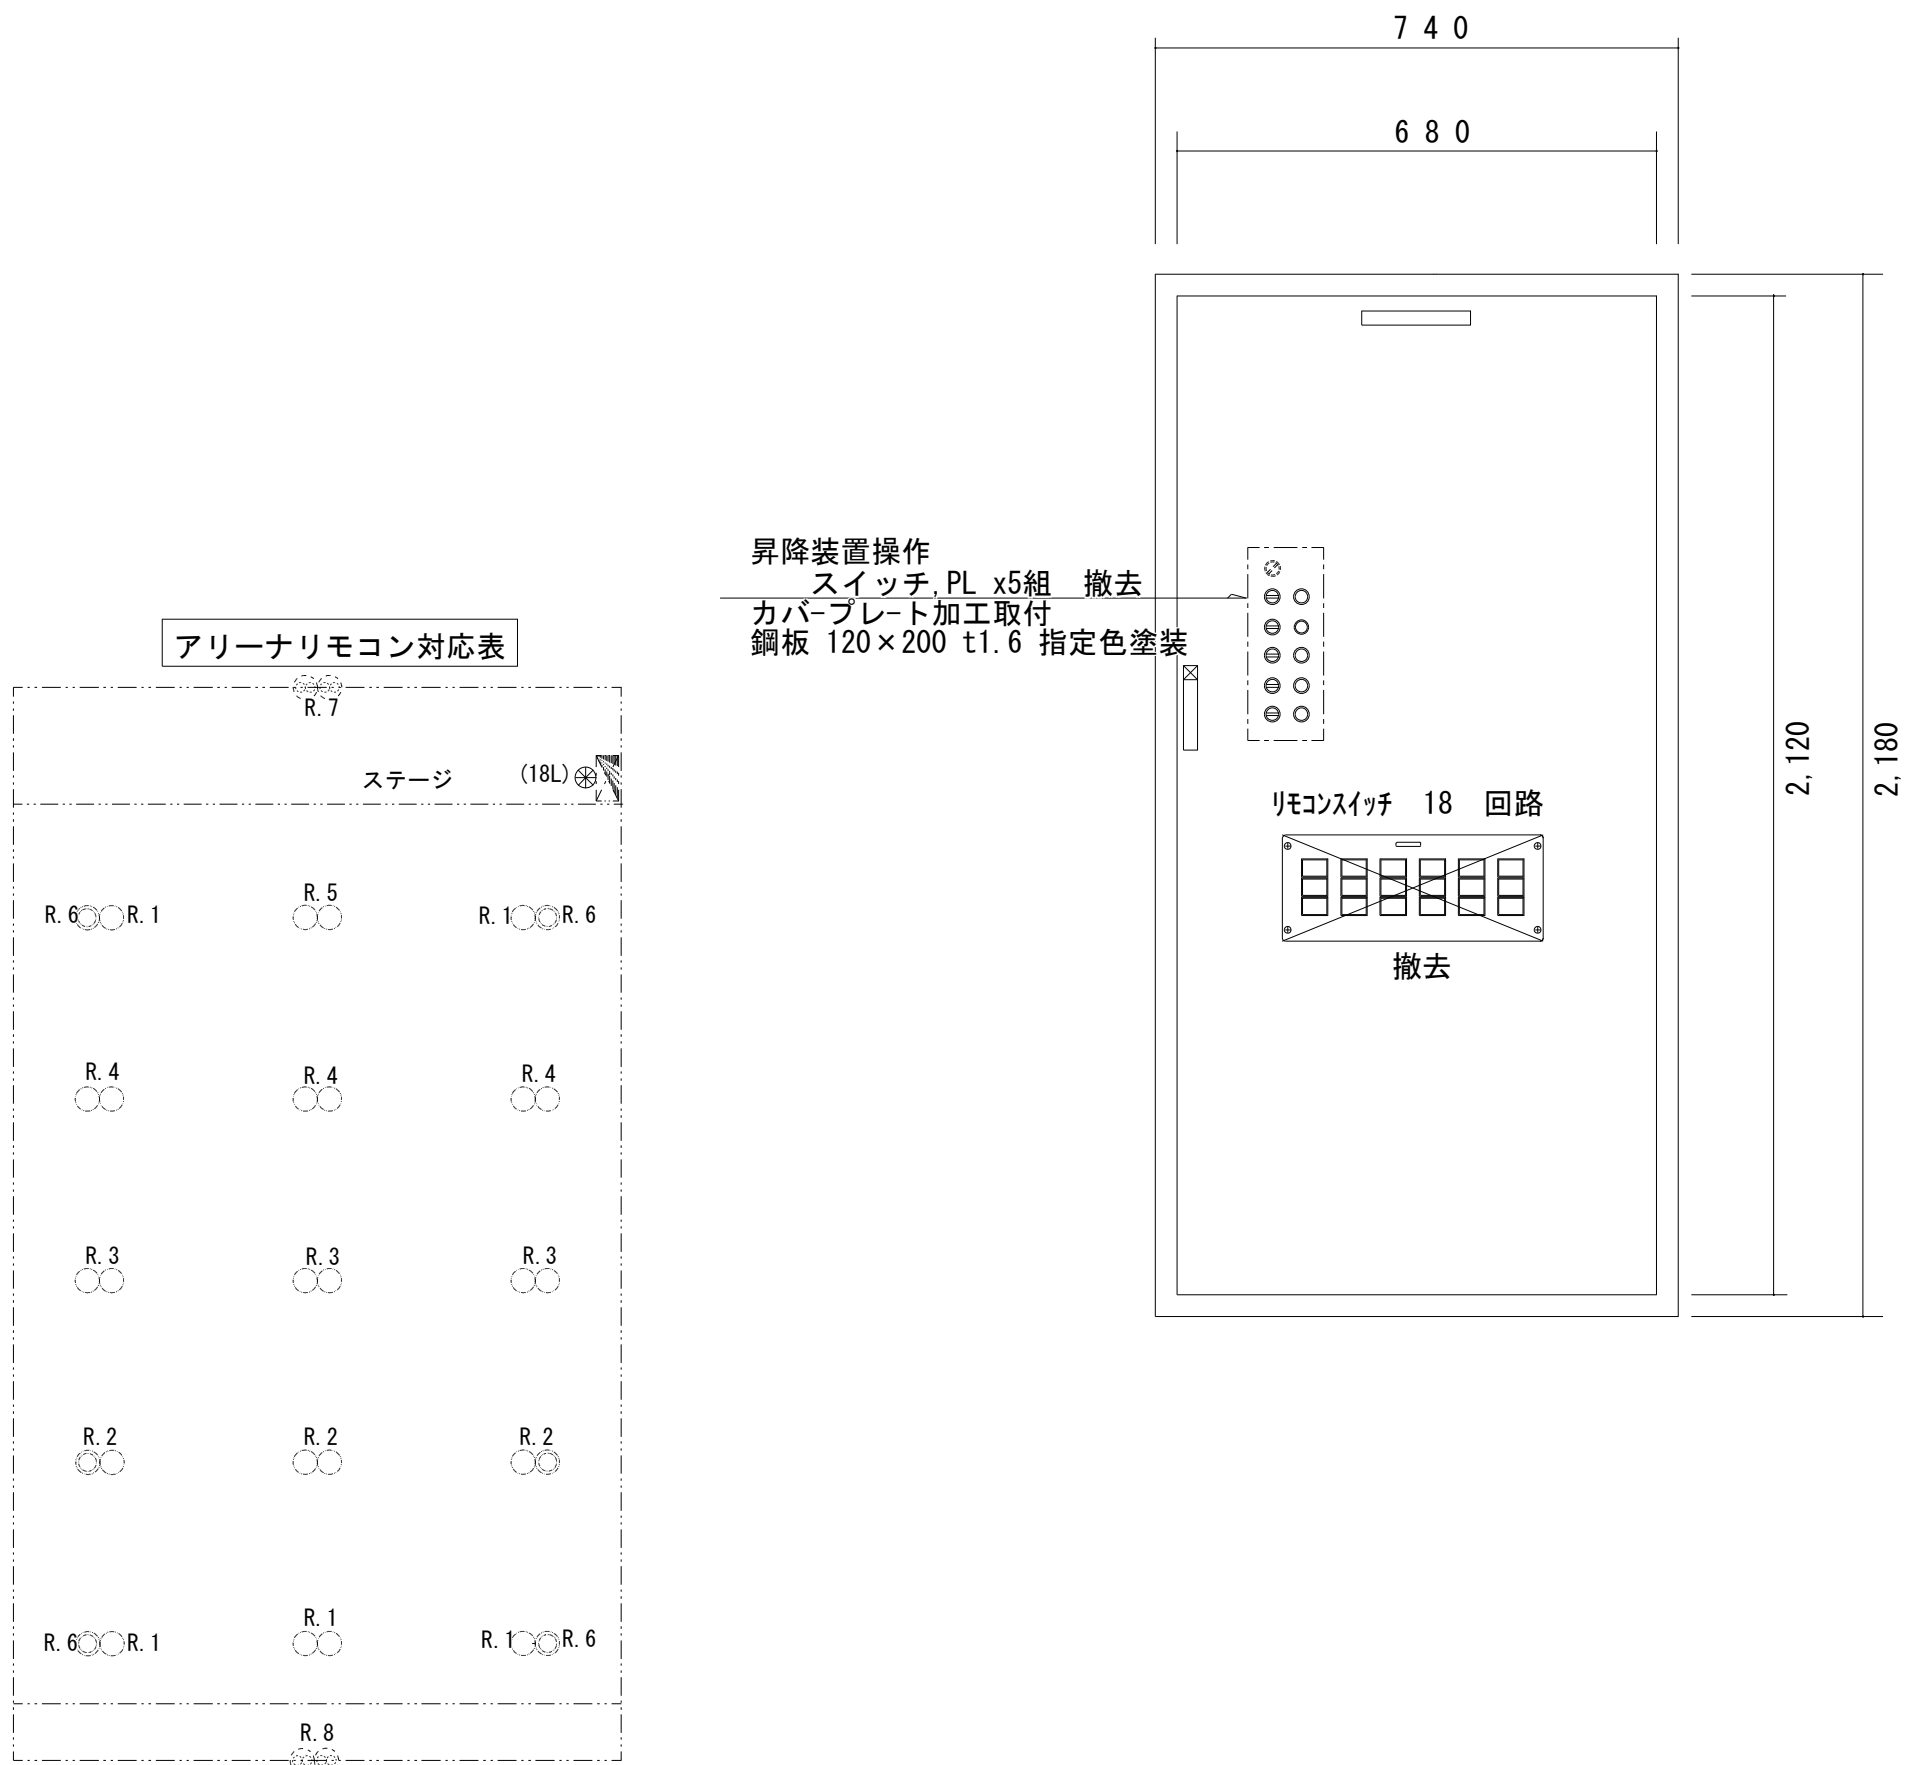

改修後 電灯分電盤（L－S） 結線図

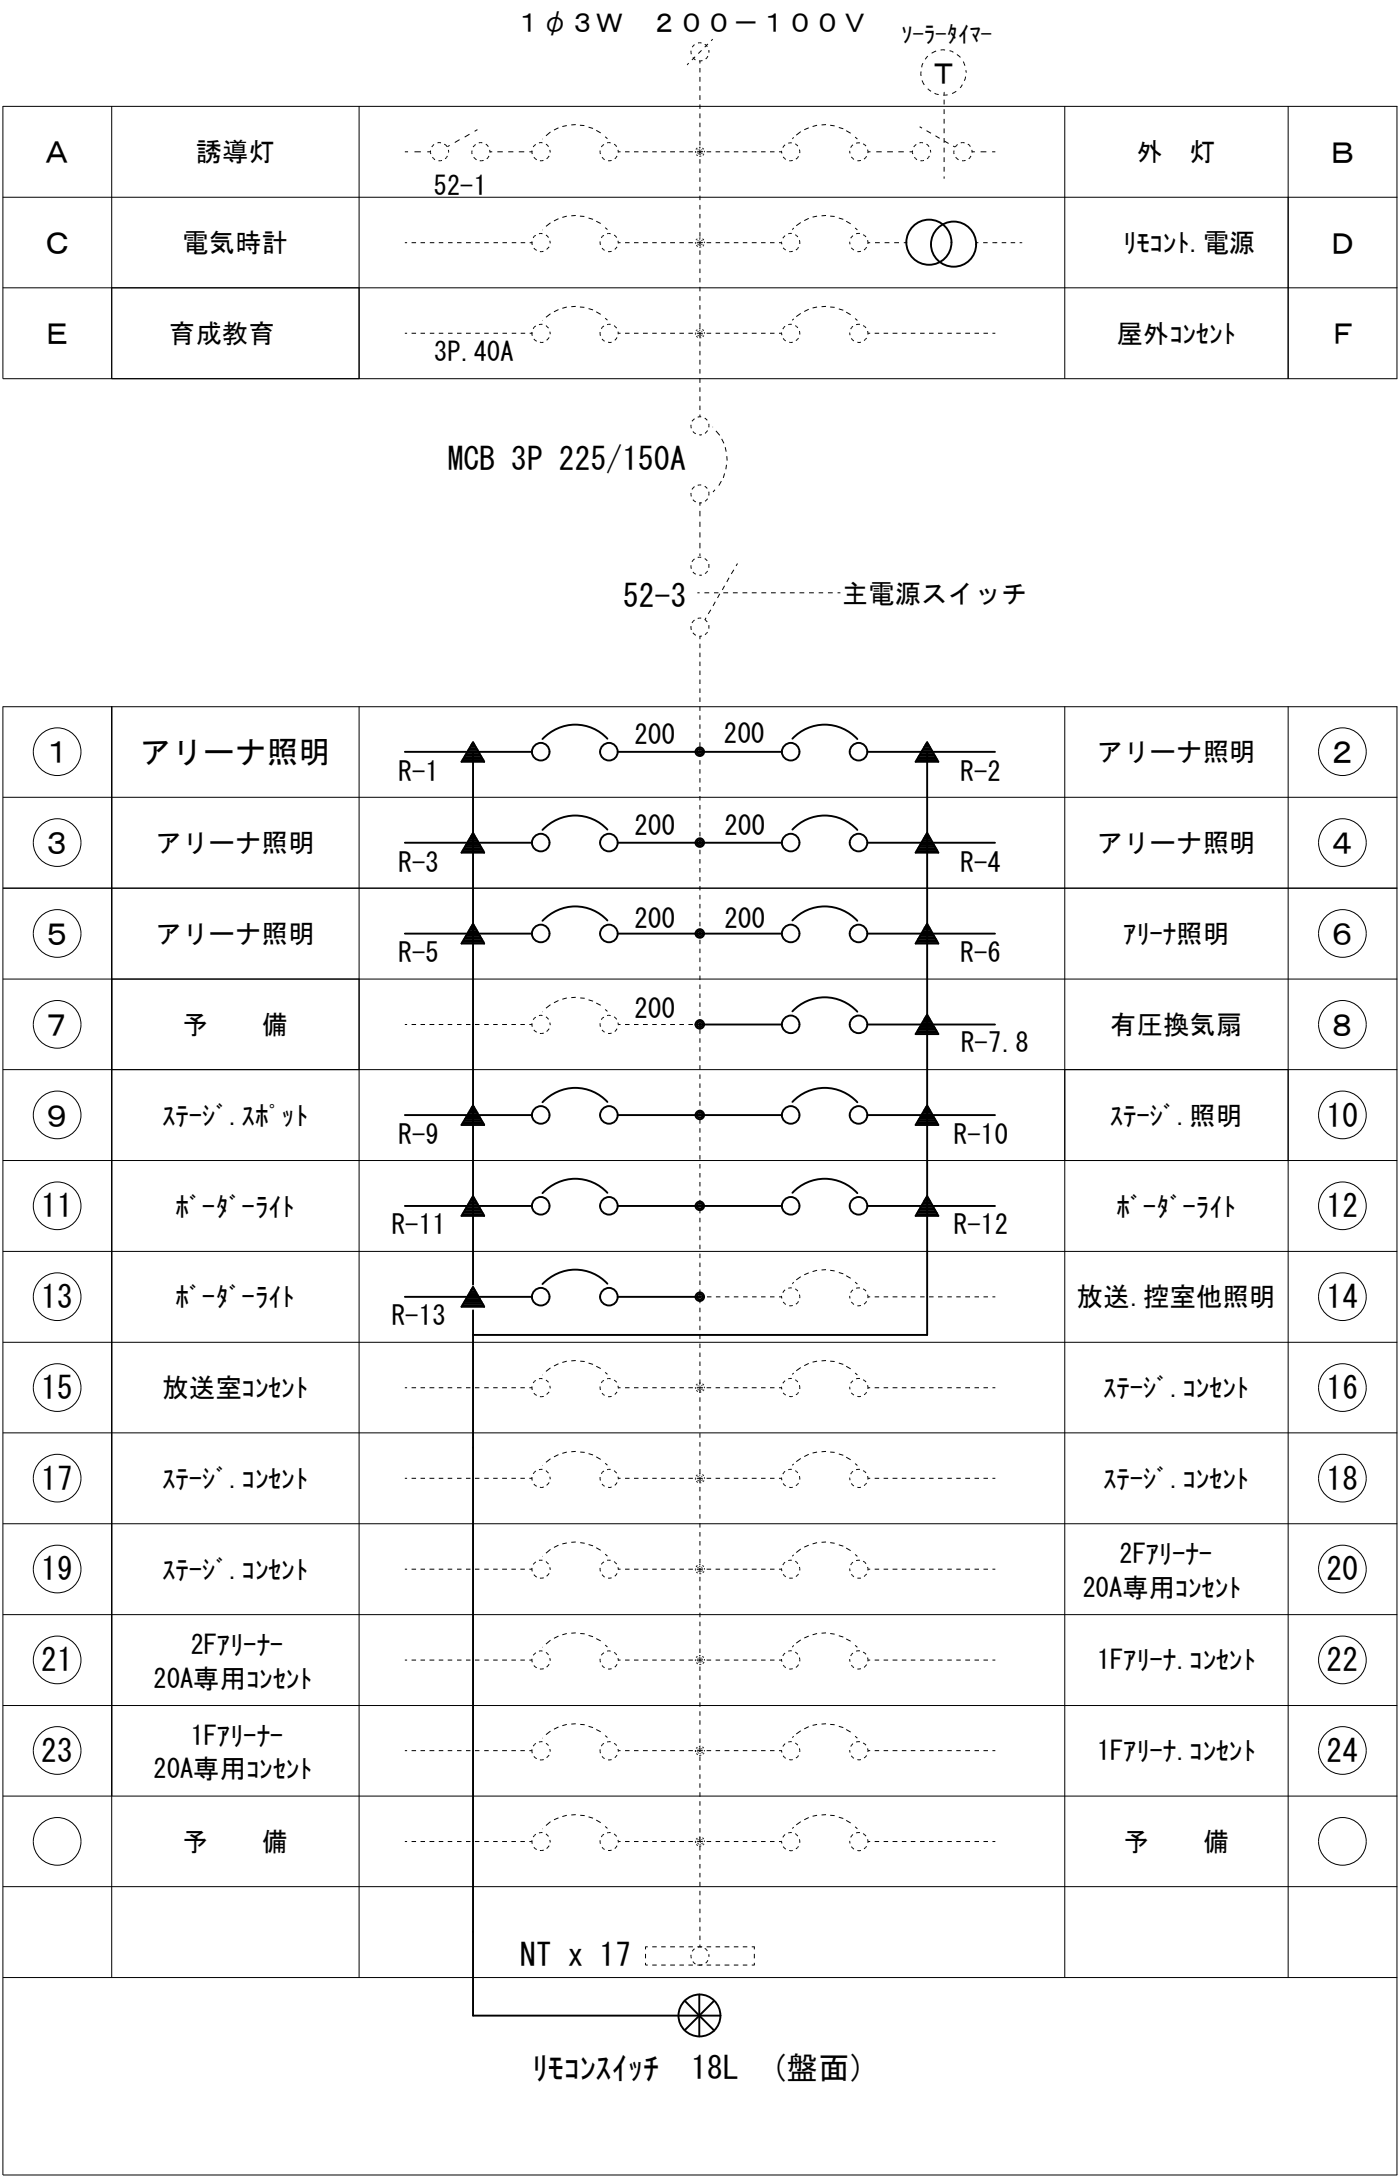


既存分電盤改修

- ・既存ドアー部更新
- ・リモコンブレーカー全数更新
- ・リモコントランス更新
- ・リモコンスイッチ 18L 更新
- ・リモコン回路更新に伴う配線一式

 

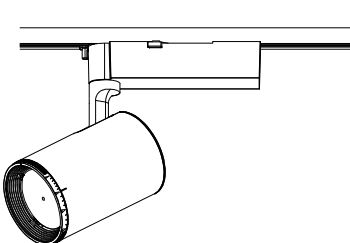
 
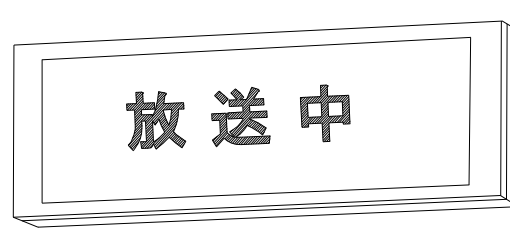
 
 
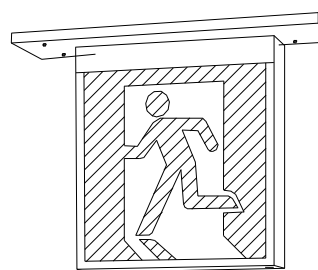
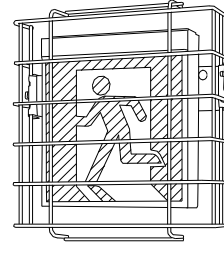
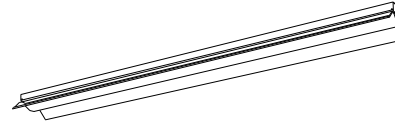
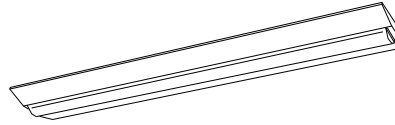
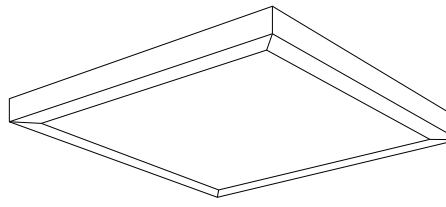
 
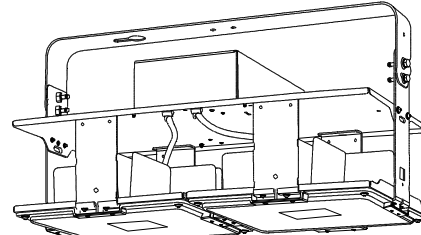
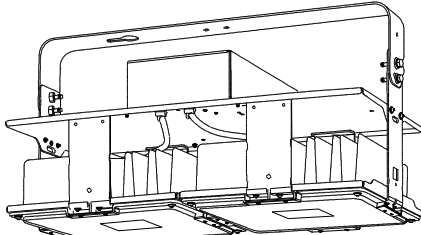
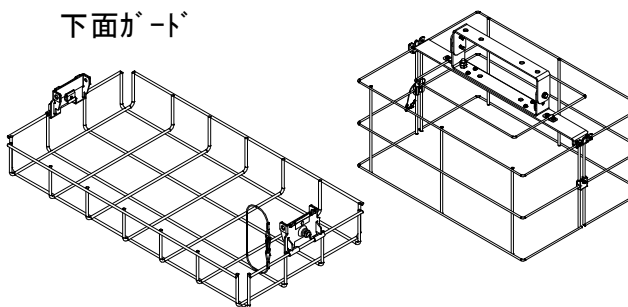
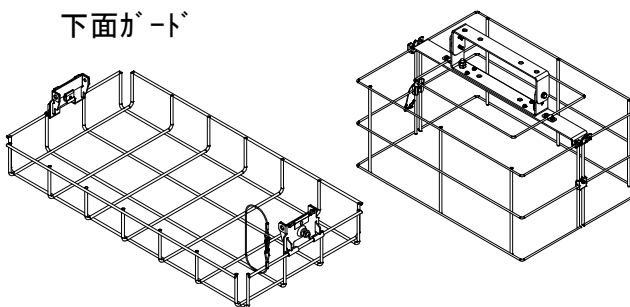
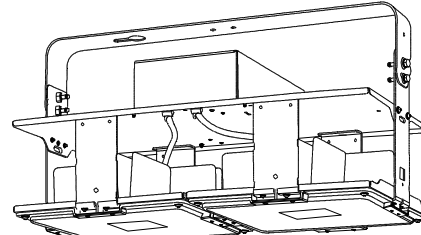
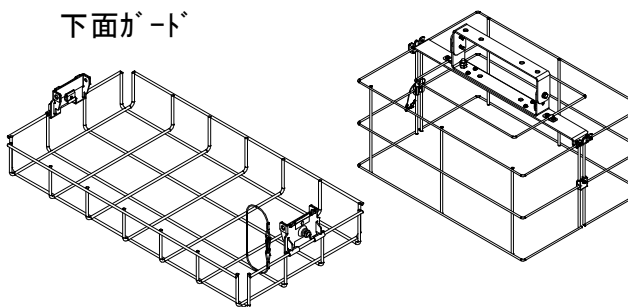
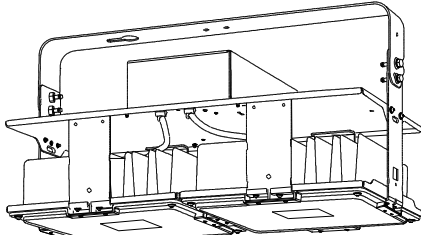
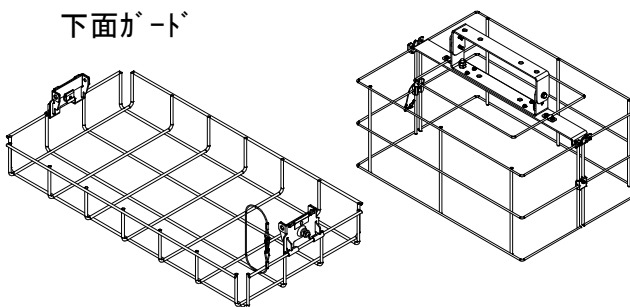
・ MCB 3P 50AF/40AT	x 1
・ MCB 2P 50AF/20AT	x 1
・ MCB 1P 50AF/20AT	x 18

・ リモコンブレーカー 2P 50AF/20AT	x 6
・ リモコンブレーカー 1P 50AF/20AT	x 7
・ リモコントランス	x 1
・ リモコンスイッチ 18L	x 1


*更新


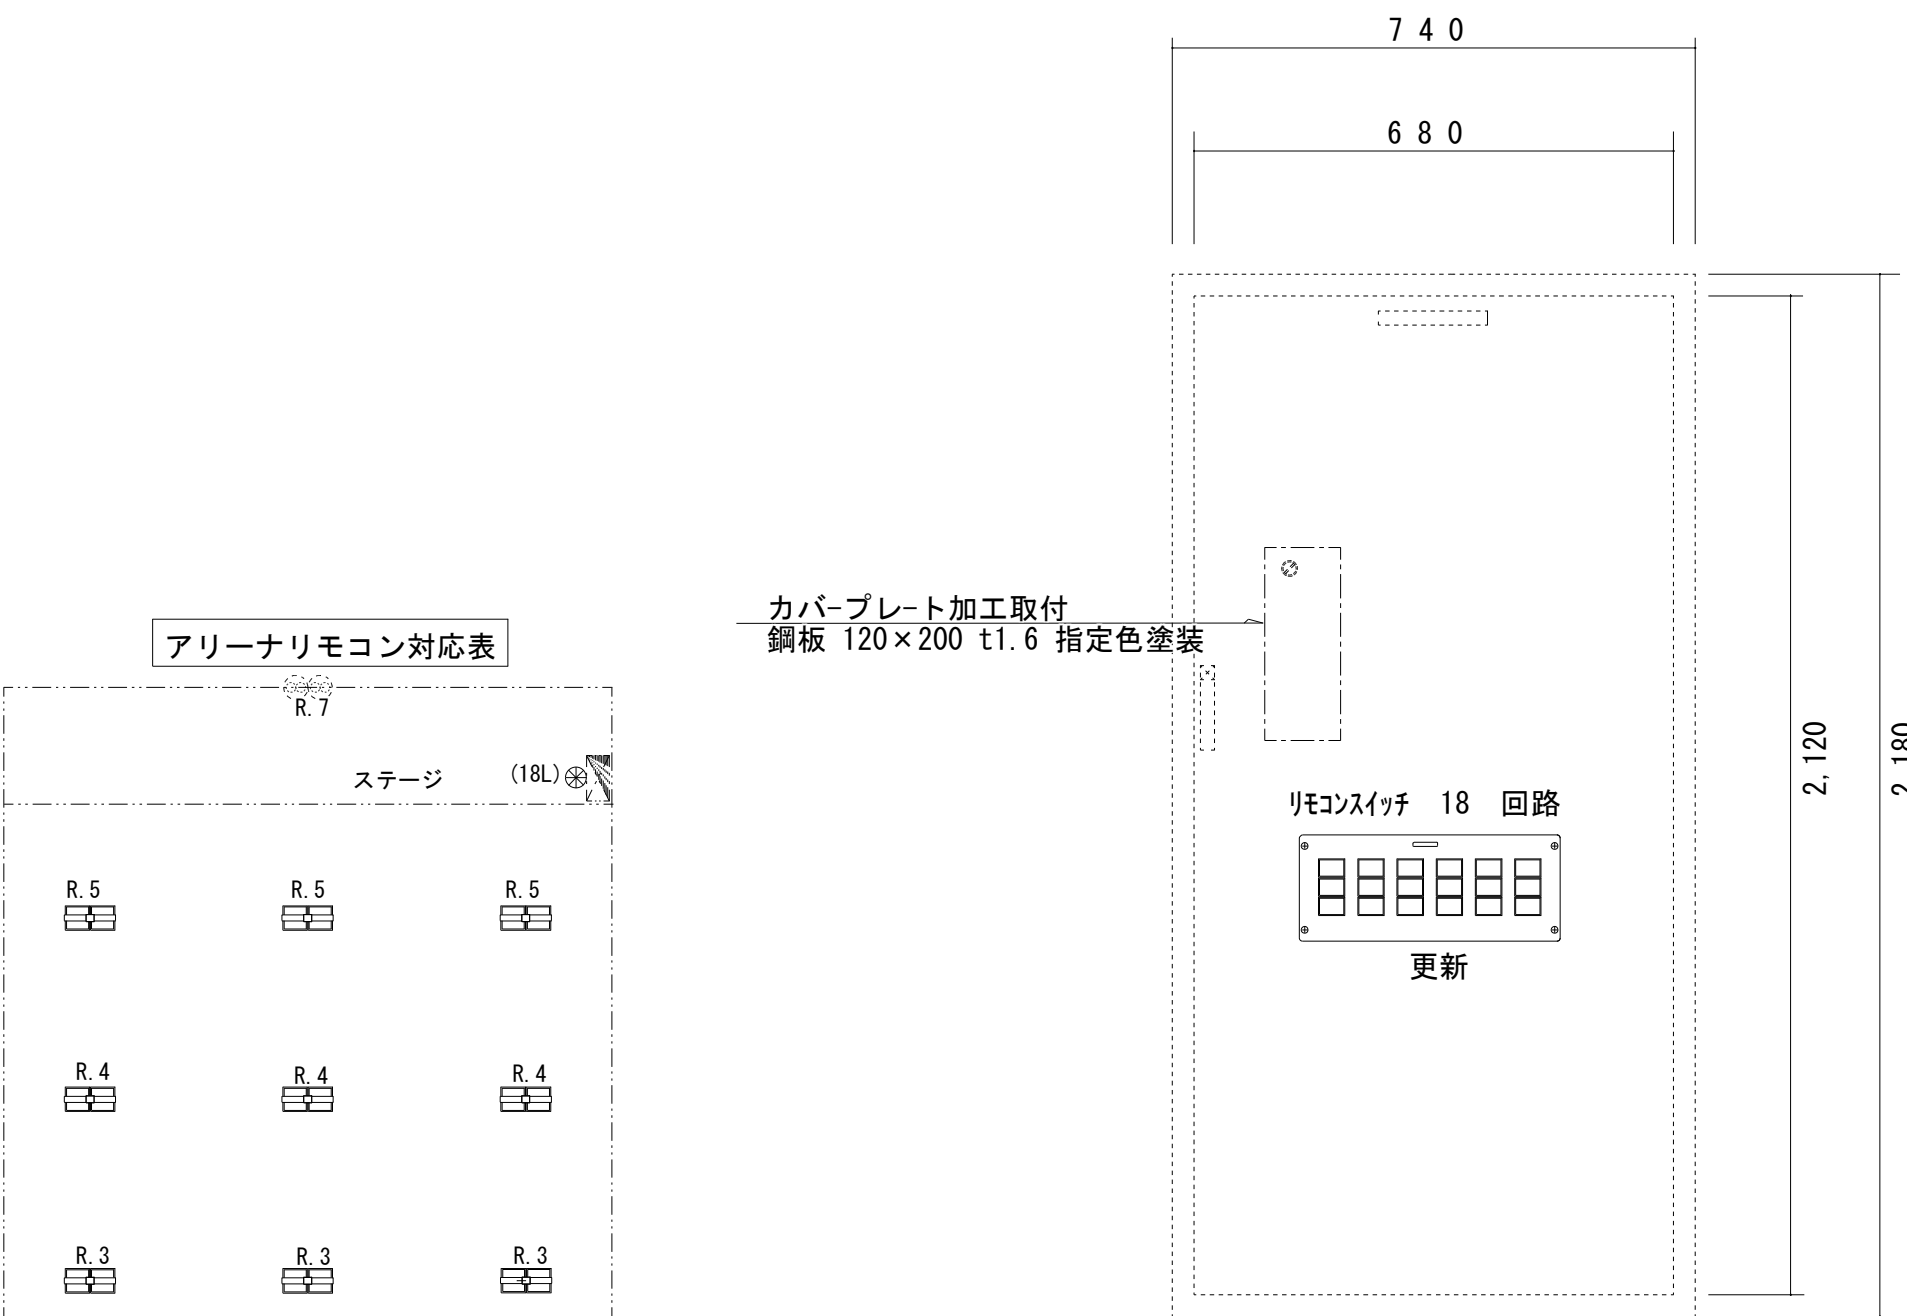


工事名	岡山市立西大寺小学校体育館照明器具ほか改修工事				No.		株式会社 生内設備設計事務所 岡山県知事登録 第12883号	
図面名	(改修後) 既存分電盤改修参考図				縮尺	E-06 一級建築士 第310983号 生内 誠 于704-8138 岡山市東区神崎町256 TEL. 086-946-1224		
岡山市 都市整備局 住宅・建築部 公共建築課					令和 7年 2月			
課長	課長補佐	係長	課員	担当者	承認	検図	製図	
					生内	生内	生内	

LEDﾊﾞｰｽﾀｲﾄ 直付型20形 W150		LEDﾊﾞｰｽﾀｲﾄ 直付型40形 W230		LEDｽﾀﾝﾄﾞｽﾀｲﾄ1550形		LED電球 100形		LED標示灯		LEDｸﾞﾏｰｽﾀｲﾄ 20形		LEDｸﾞﾏｰｽﾀｲﾄ 40形	
A 1		A 2		B	配線ﾀｸﾄ取り付け型	C		D 1	参考型番: MNF11930LE1+FK11572J	E		F	
	参考型番: XLX200AENCLE9		公共型番: LSS10-4-65		参考型番: NT505503MLE1		D 2	LED標示灯 (ｸﾞｰﾄﾞ 共)	参考型番: MNF11930LE1+FK11572J		公共型番: LBF3MP/RP-2-06		公共型番: LBF3MP/RP-4-20
													
一般タイプ、800lmタイプ 消費電力6W、定格出力型、電圧100～242V 本体：銅板（白色粉体塗装） ライトバー（カバー）：ポリカーボネート（乳白） 光束維持時間40000時間（光束維持率85％） 昼白色（5000K）、Ra83 電源装置はライトバー側に内蔵		一般タイプ、6900lmタイプ 消費電力43.1W、定格出力型、電圧100～242V 本体：銅板（白色粉体塗装） ライトバー（カバー）：ポリカーボネート（乳白） 光束維持時間40000時間（光束維持率85％） 昼白色（5000K）、Ra83 電源装置はライトバー側に内蔵		器具光束：2745lm、消費電力：41.6W、電圧：100V 灯具：アルミダイカスト（ホワイトつや消し仕上） 100V配線ﾀｸﾄ取付型、光束角度約90度、水平回転角度約360度 3000K、Ra85、狭角～広角、配光調整機能付 LED内蔵、電源ユニット内蔵、可変配光型、一般光色タイプ 光束維持時間：40000時間（光束維持率70％）		光源：昼白色（5,000K） 全光束：1520lm 消費電力：12.5W 口金：E26 定格寿命（h）：40000 外径：φ60×全長：119mm		昼白色、5000K、Ra75 消費電力5W、電圧100V 壁直付・天井直付型、片面型 光束維持時間40000時間（光束維持率70％） 枠：プラスチック（クールホワイトつや消し仕上）		LED内蔵、電源ユニット内蔵 防湿型・防雨型 5000K、Ra83、光束維持時間40000時間（光束維持率85％） 器具光束990lm、消費電力10W、電圧100～242V 本体：ステンレス、カバー：ポリカーボネート（乳白） 天井直付型・壁直付型、保護等級：IP23		LED内蔵、電源ユニット内蔵 防湿型・防雨型 5000K、Ra83 光束維持時間40000時間（光束維持率85％） 器具光束2210lm、消費電力19.9W、電圧100～242V 本体：ステンレス、カバー：ポリカーボネート（乳白） 天井直付型・壁直付型、保護等級：IP23	
G 1	LED B級・B形 避難口誘導灯片面型 電池内蔵型	G 2	LED B級・B形 避難口誘導灯片面型 電池内蔵型	H	LEDﾊﾞｰｽﾀｲﾄ 直付型40形 反射笠付型	I	LEDﾊﾞｰｽﾀｲﾄ 直付型40形 W230	J	LEDｽﾀﾝﾄﾞｽﾀｲﾄ FHP45形×3灯節電ﾀｲﾌﾟ 直付型	K	LEDﾌﾞﾗｯｸﾄ 20形直管蛍光灯1灯器具相当		
	公共型番: SH1-FBF20-BL		公共型番: SH1-FBF20-BL		参考型番: XLX449KENLE9		公共型番: LSS10-4-48		参考型番: XL682PFVJLA9		参考型番: LGB85032LE1		
													
LED誘導灯コンパクトスクエア B級・B形形、片面型 壁・天井直付型 一般型（20分間） ニッケル水素蓄電池 リモコン自己点検機能付 型式認定番号：1AM1111-3209		LED誘導灯コンパクトスクエア B級・B形形、片面型 ガード付き 壁・天井直付型 一般型（20分間） ニッケル水素蓄電池 リモコン自己点検機能付 型式認定番号：1AM1111-3209		一般タイプ、4000lmタイプ 消費電力25W、定格出力型、電圧100～242V 本体：銅板（白色粉体塗装） ライトバー（カバー）：ポリカーボネート（乳白） 光束維持時間40000時間（光束維持率85％） 昼白色（5000K）、Ra83 電源装置はライトバー側に内蔵		一般タイプ、5200lmタイプ 消費電力31.9W、定格出力型、電圧100～242V 本体：銅板（白色粉体塗装） ライトバー（カバー）：ポリカーボネート（乳白） 光束維持時間40000時間（光束維持率85％） 昼白色（5000K）、Ra83 電源装置はライトバー側に内蔵		□650、乳白パネル、調光可能タイプ（約10～100％） 電圧：100～242V 光束維持時間：40000時間（光束維持率85％）、Ra：83 本体：銅板（高反射白色粉体塗装） 枠：銅板（高反射白色粉体塗装） パネル：アクリル（乳白） 昼白色（5000K）		昼白色（5000K）、Ra83 器具光束1100lm、消費電力12W、電圧100V 拡散タイプ、天井直付型・壁直付型 カバー：プラスチック（乳白） 両面化粧タイプ W=560 H=65 出しろ64			
M-a	LED高天井用照明器具 水銀灯1000形器具相当	M-b	LED高天井用照明器具 ｽﾌ｛ﾗﾎﾟﾝｸﾞ灯1000形器具相当	   									
	参考型番: NYW2024LR2		公共型番: LSR2W-400										
下面がｰﾄﾞ+側面がｰﾄﾞ 共		下面がｰﾄﾞ+側面がｰﾄﾞ 共											
  光束32000lm、消費電力175.1W、電圧200～242V 昼白色、5000K、Ra70、広角タイプ、直付型 光束維持時間60000時間（光束維持率85％）、電源内蔵型 本体：アルミ、パネル：ポリカーボネート（透明） アーム：亜鉛鋼板 約5～100％連続調光、落下防止ワイヤー付 器具本体（3.7kg）		  光束42300lm、消費電力230.2W、電圧200～242V 昼白色、5000K、Ra70、広角タイプ、直付型 光束維持時間60000時間（光束維持率85％）、電源内蔵型 本体：アルミ、パネル：ポリカーボネート（透明） アーム：亜鉛鋼板 約5～100％連続調光、落下防止ワイヤー付 器具本体（4.4kg）											

工事名	岡山市立西大寺小学校体育館照明器具ほか改修工事				N o .	
図面名	(改修後) 照明器具参考図			縮尺	A1:N/S A3:N/S	E-07
岡山市 都市整備局 住宅・建築部 公共建築課					令和 7年 2月	
課長	課長補佐	係長	課員	担当者	承認	
						生内

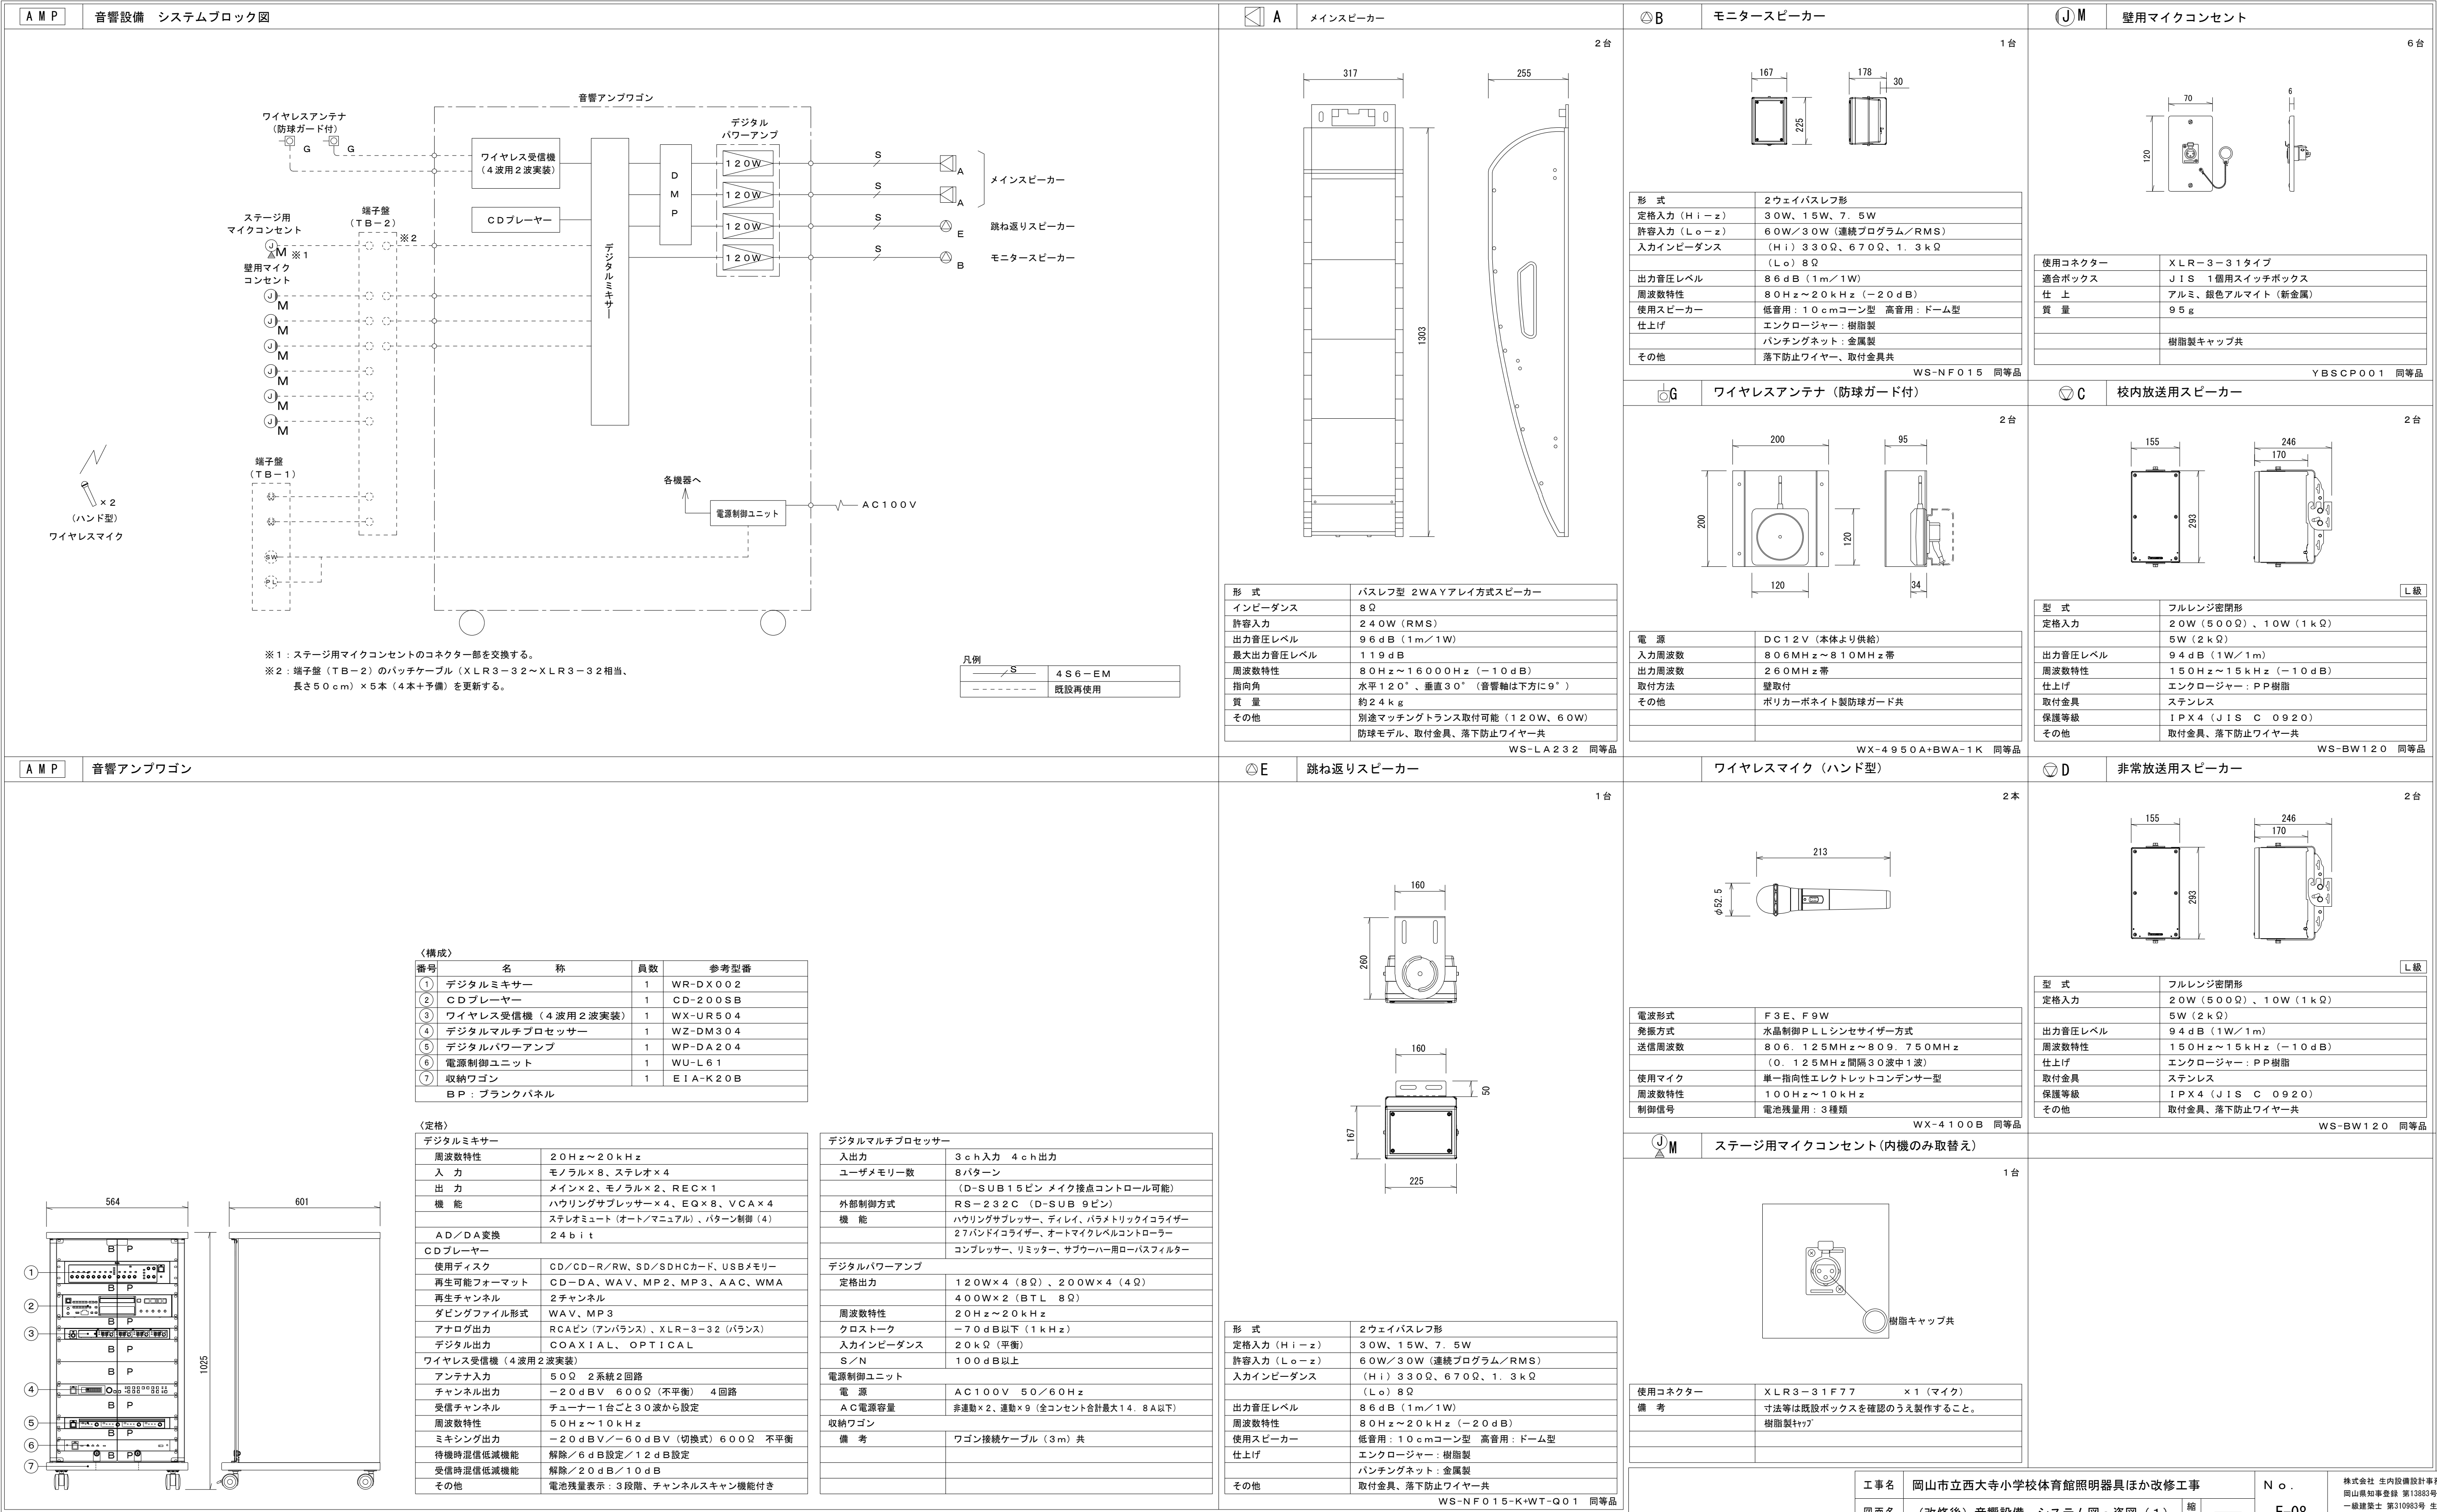

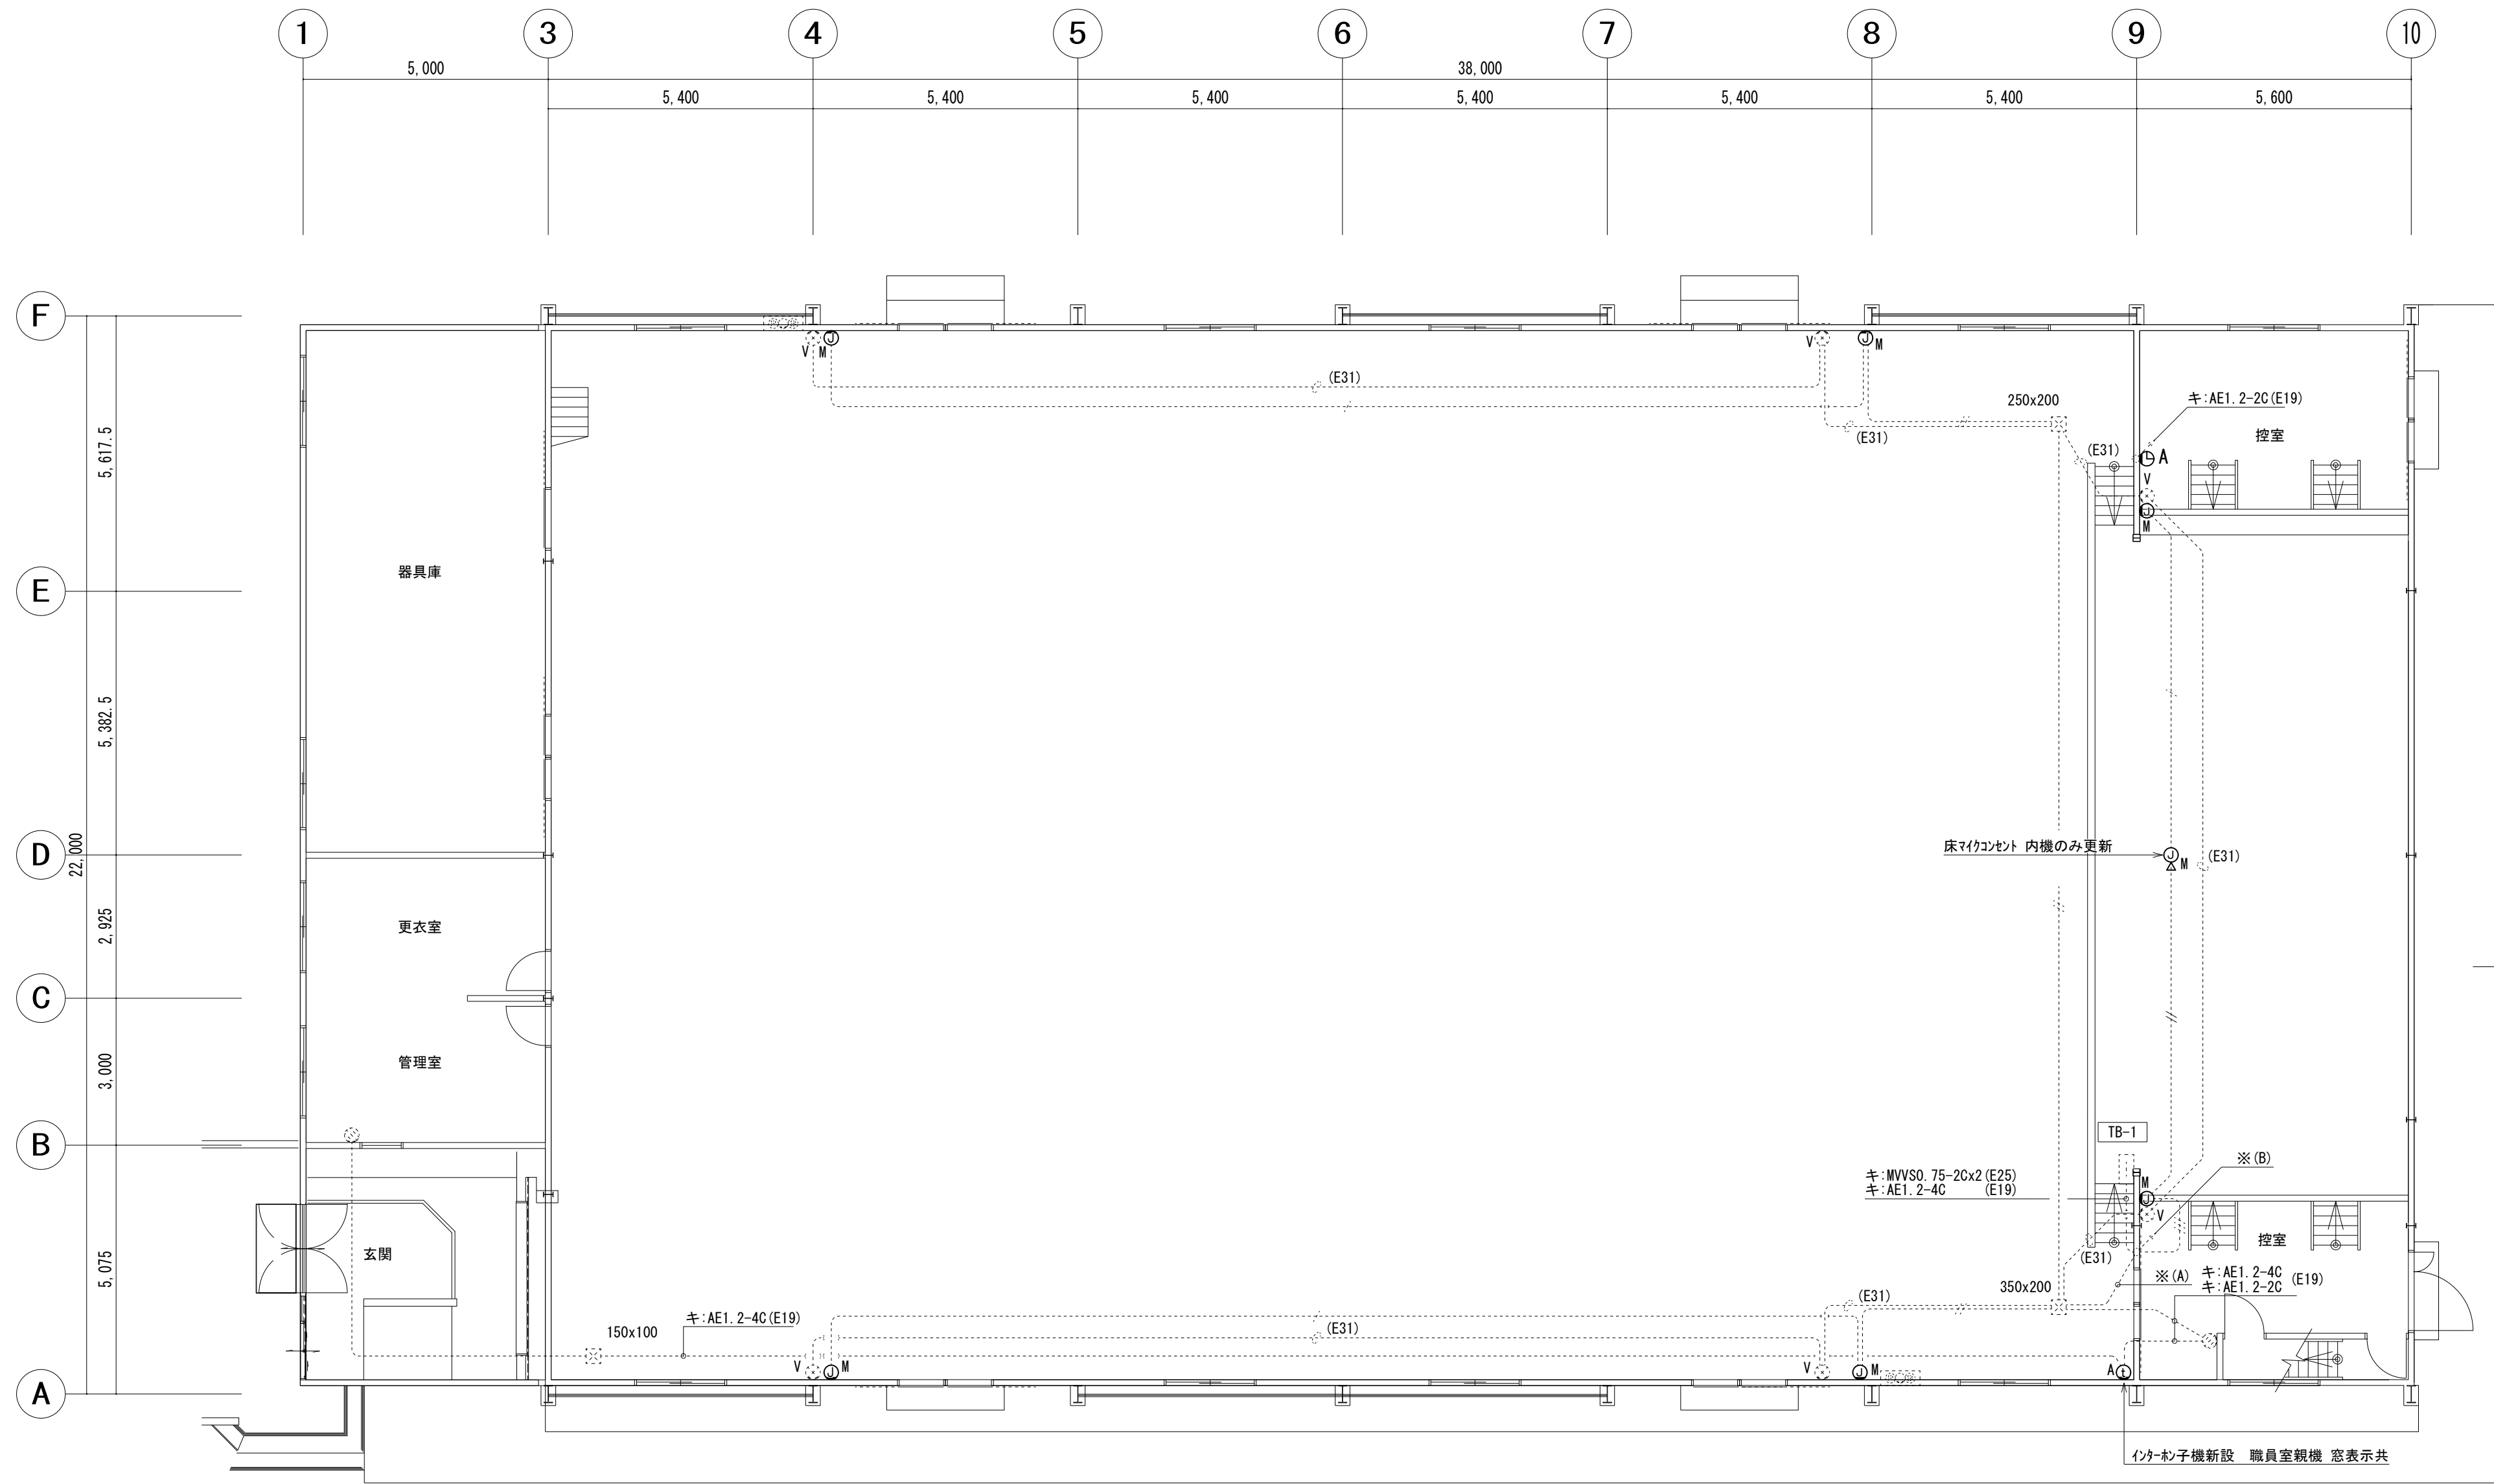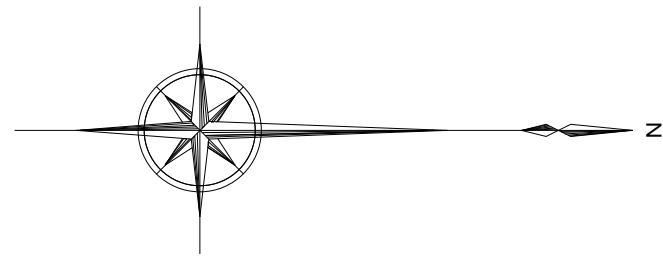

参考凡例		
記 号	名 称	備 考
AMP	音響ワゴン	
⊠ A	メインスピーカー	
⊙ B	モニタースピーカー	
⊙ C	校内放送用スピーカー	
⊙ D	非常放送用スピーカー	
⊙ E	跳ね返りスピーカー	
⊠	ワイヤレスアンテナ	ガード付き
⊠	床付入線プレート	
⊙ A	インターホン子機	親子式
⊙ A	ハルス発生器(モニター子時計付)	機器収納箱共
⊙ M	壁マイクコンセント	3Pキャノン
⊙ M	床マイクコンセント	3Pキャノン(底カバープレート付)
⊙ V	VTR用2コ用ボックス	新金プレート
既存配管配線		

⊙ A インターホン子機 TB-SE 同等品



形 状	壁掛形 (J I S 1 個用スイッチボックス)
材 質	樹脂

※ (A)	
キ: MVVS0. 75-20x2 (E25)	マイホン
キ: MVVS0. 75-20x2 (E25)	マイホン
キ: AE1. 2-4C (E19)	インターホン
キ: AE1. 2-2C (E19)	インターホン
— C — (E31)	予備

 
※ (B)	
キ: MVVS0. 75-20x3 (E31)	マイホン
キ: MVVS0. 75-20x2 (E25)	マイホン
キ: AE1. 2-4C (E19)	電源制御

(改修後) 1 階 弱电設備平面図 S=1 : 100

工事名	岡山市立西大寺小学校体育館照明器具ほか改修工事			No.		株式会社 生内設備設計事務所 岡山県知事登録 第13883号 一般建築士 第310983号 生内 誠 〒704-8138 岡山市東区神崎町258 TEL 086-946-1224	
図面名	(改修後) 1 階弱电設備平面図			縮尺	A1: 1: 100 A3: 1: 200		E-10
岡山市 都市整備局 住宅・建築部 公共建築課				令和 7年 2月			
課長	課長補佐	係長	課員	担当者	承認	検図	製図
					生内	生内	生内

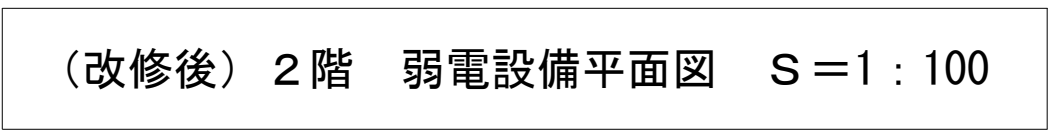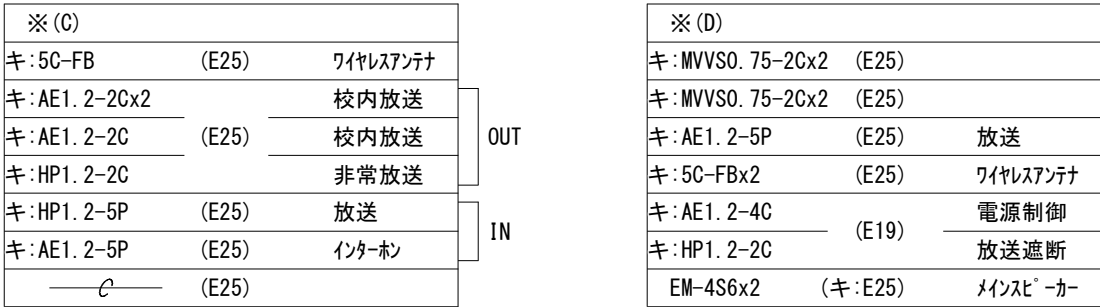



工事名	岡山市立西大寺小学校体育館照明器具ほか改修工事				N o .	株式会社 生内設備設計事務所 岡山県知事登録 第13883号 一級建築士 第310983号 生内 誠 〒704-8138 岡山市東区神崎町258 TEL 086-946-1224		
図面名	(改修後) 2階弱電設備平面図				縮尺 A1:1:100 A3:1:200	E-11		
岡山市 都市整備局 住宅・建築部 公共建築課					令和 7年 2月			
課長	課長補佐	係長	課員	担当者	承認	検図	製図	
					生内	生内	生内	




撤去又は取外した照明器具の安定期等については、PCB使用の有無を調査のうえ、リストおよび型番等の分る写真を添付した報告書を提出し、監督員の承諾を得て引渡し又は処分すること。なお、電路から取り外したPCB使用機器は特別管理産業廃棄物にあたるので、法律に基づいてPCB廃棄物の飛散、流出、地下浸透、悪臭発生の防止措置を講じ「PCB汚染物」の標示をすること。保健場所については、監督員の指示に従うこと。


※撤去凡例

・ 図中、細線表示は既設を表し、太線部は改修部分を示す。
・ 図中表示にて、  印 及び * 抜線 * 撤去 は 既設品撤去を示し
 印 及び ・ 取外し ・ 再撤 は 既設品撤去再使用を示す。

工事名	岡山市立西大寺小学校体育館照明器具ほか改修工事				No.	株式会社 生内設備設計事務所 岡山県知事登録 第13883号 一級建築士 第310983号 生内 誠 〒704-8138 岡山市東区坪内258 TEL 086-946-1224		
図面名	(改修前) 1階電灯設備平面図		縮尺	A1:100 A3:200		E-12		
岡山市 都市整備局 住宅・建築部 公共建築課				令和 7年 2月				
課長	課長補佐	係長	課員	担当者	承認	検図	製図	
					生内	生内	生内	

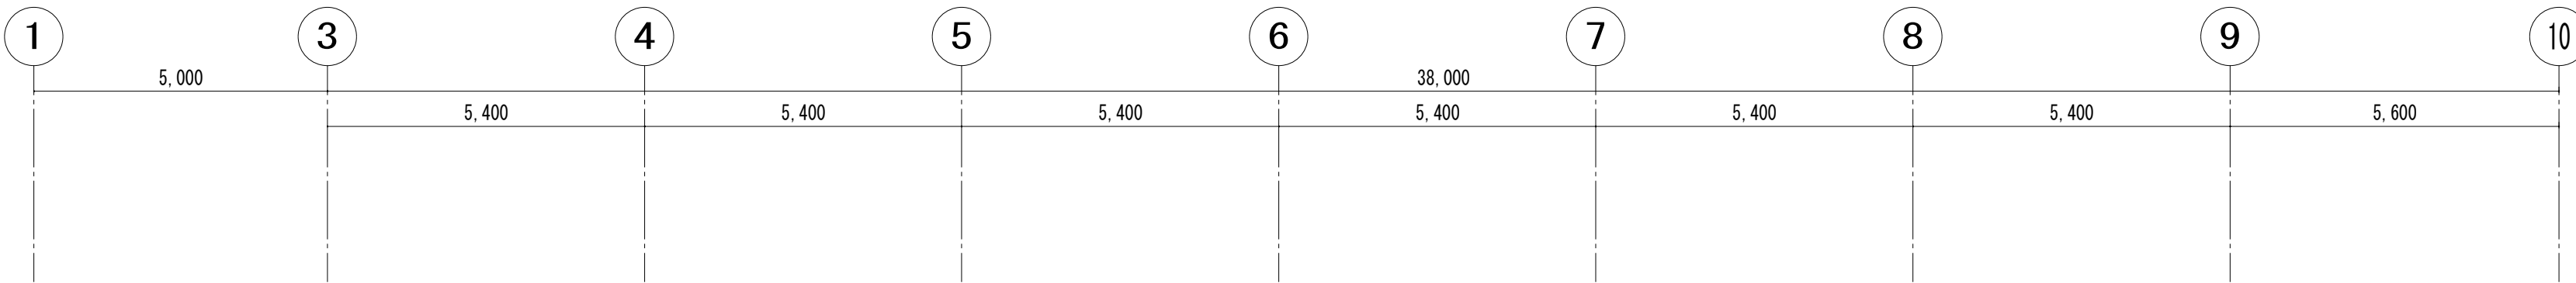

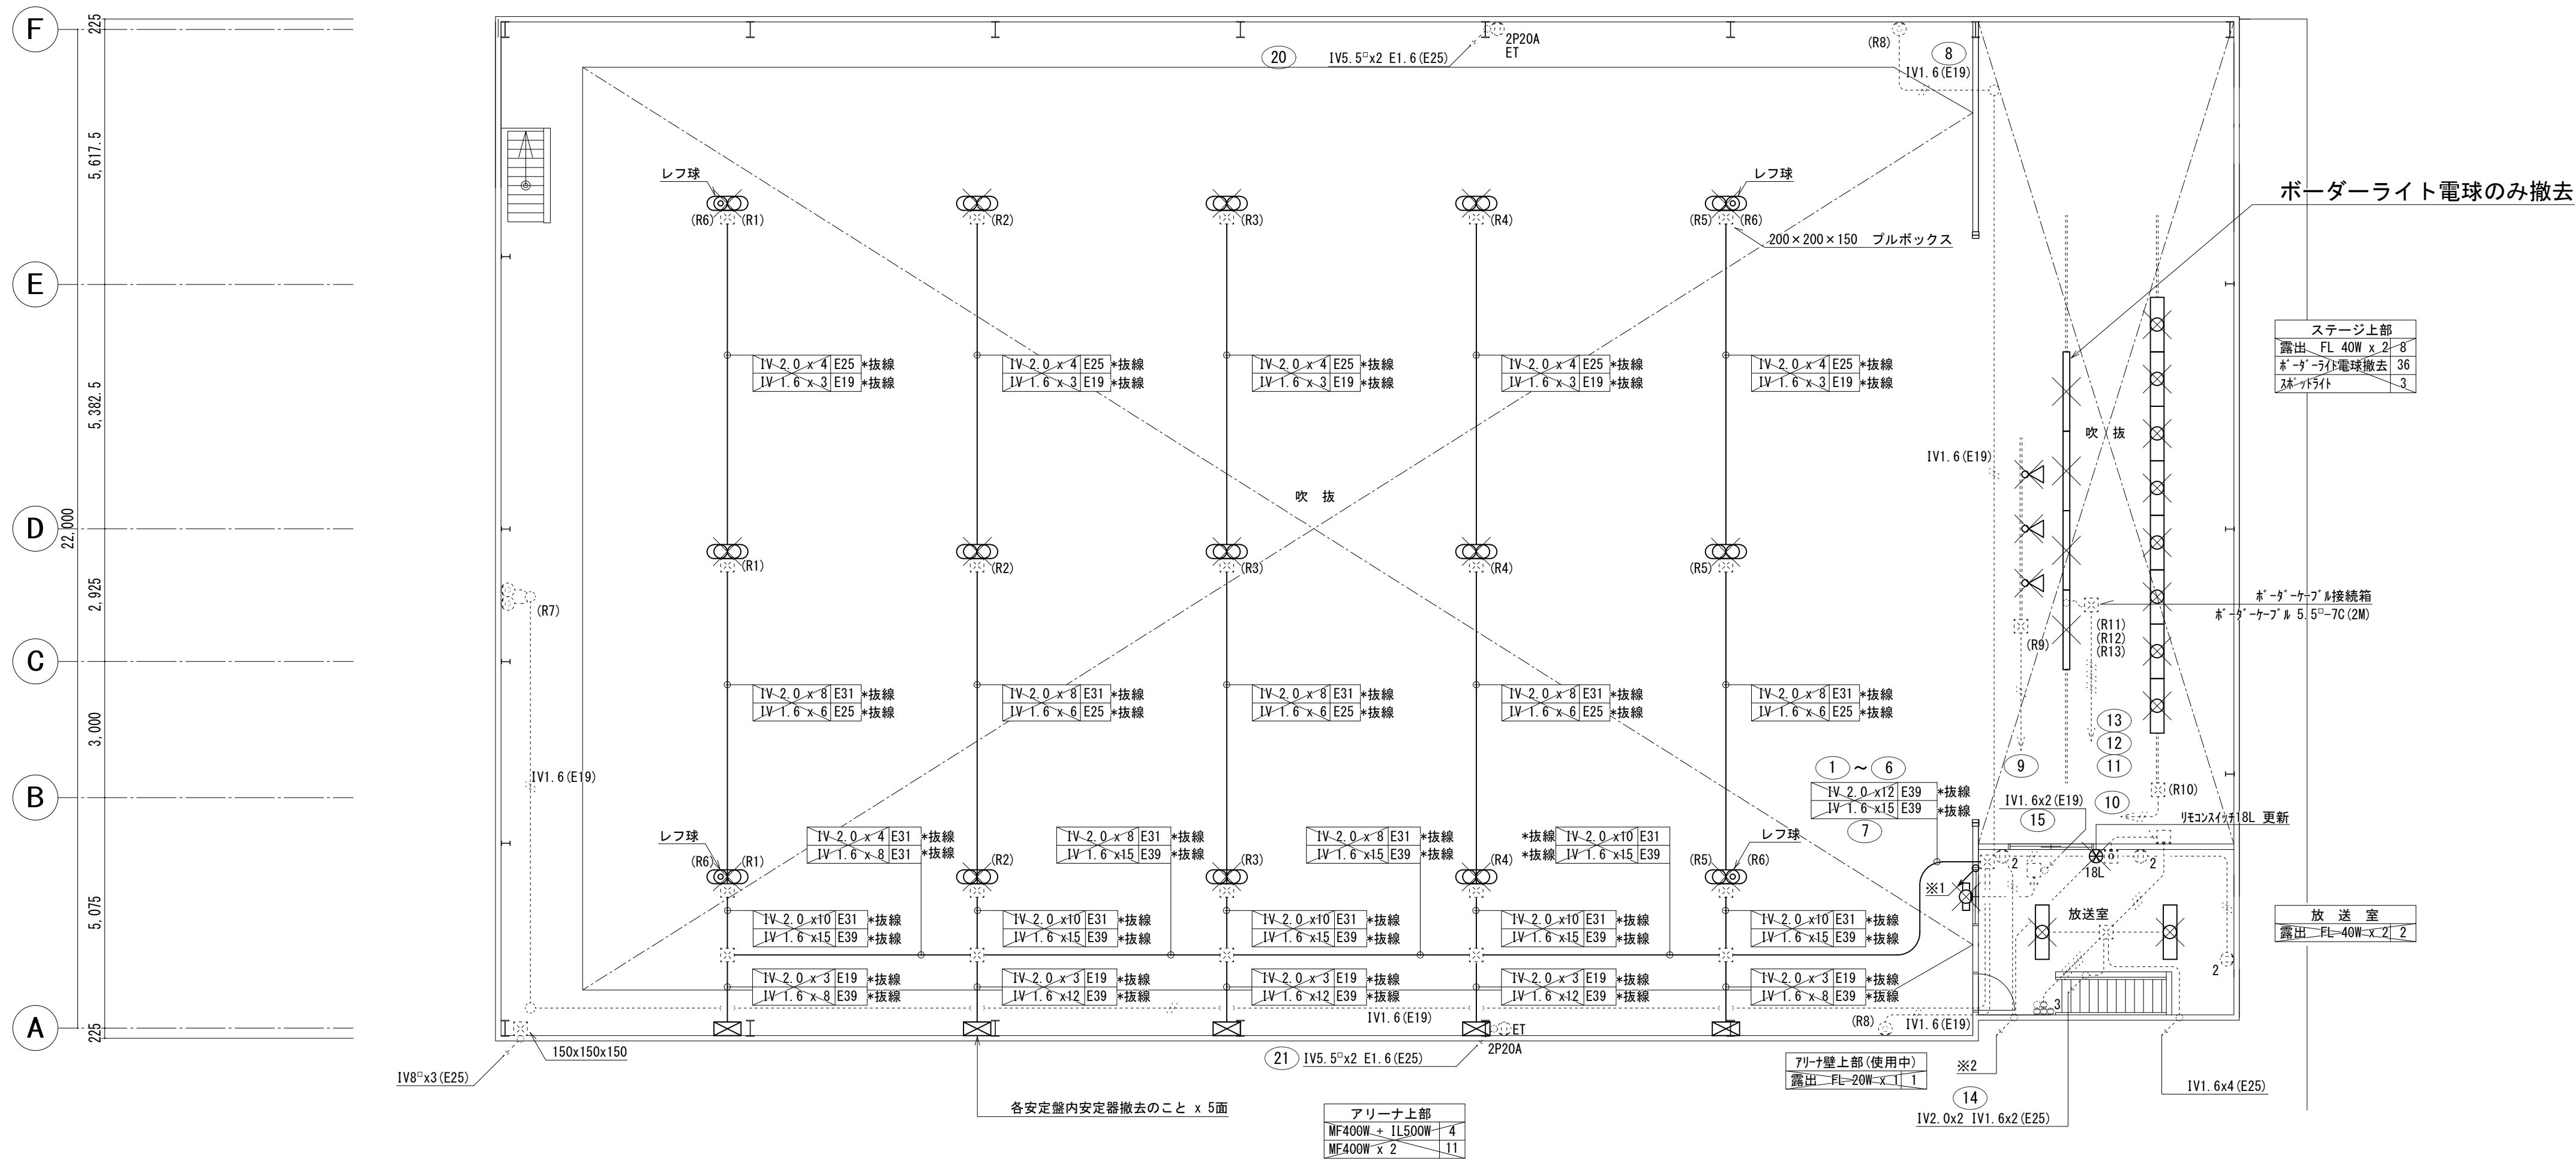

参考凡例	記 号	名 称	備 考
		安定器収納壁	
		照明器具	蛍光灯 40W x 1 撤去機器を示す
		照明器具	蛍光灯 40W x 1 撤去機器を示す
		照明器具	白熱電球 100W x 2 お-う-らい 撤去機器を示す
		照明器具	白熱灯 スポットライト 撤去機器を示す
		照明器具	蛍光灯 20W x 1 屋内壁付防水型 撤去機器を示す
		照明器具(高天井仕様)	MF400W x 2 撤去機器を示す
		照明器具(高天井仕様)	MF400W + 1L500W 撤去機器を示す
		リモコンセレクトスイッチ	n: スイッチ数を示す
		片切スイッチ+確認表示灯	ステンレス製ボックス
		コンセント 2P15Ax2	
		コンセント 2P20A ET付	
		ブザー	
		押印	



※1		
—C— (E31)		
IV2.0x4 (E25)	9	10
IV2.0x6 E1.6 (E31)	11	12 13
IV2.0x3 (E19)	8	
IV1.6 x15 (E39)	7	*抜線
IV2.0 x12 (E31)	1 ~ 6	*抜線

※2			
IV2. 0x2 1. 6x2	(E25)	14	
IV2. 0x2	(E19)	15	
CPEV0. 9-10P	(E25)	リモコン	
CVV2□-4C	(E25)	誘導灯信号線	

※撤去凡例

- ・ 図中、細線表示は既設を表し、太線部は改修部分を示す。
- ・ 図中表示にて、 印 及び * 抜線 * 撤去 は既設品撤去を示し
 印 及び ・ 取外し ・ 再撤 は既設品撤去再使



印 及び ・ 取外し ・ 再撤 は既設品撤去再使用を示す

工事名	岡山市立西大寺小学校体育館照明器具ほか改修工事			N o .	株式会社 生内設備設計事務所 岡山県知事登録 第13883号 一級建築士 第310983号 生内 誠 〒704-8138 岡山市東区神崎町258 TEL 086-946-1224		
図面名	(改修前) 2階電灯設備平面図			縮尺 A1: 100 A3: 200	E-13		
岡山市 都市整備局 住宅・建築部 公共建築課				令和 7年 2月			
課長	課長補佐	係長	課員	担当者	承認	検図	製図
					生内	生内	生内


注) ステージ緞帳・一文字幕・垂れ幕等のステージ既存物品に近接する箇所においては、施工前の状態が明確に判るよう写真等により記録し、監督員に報告すること。

 


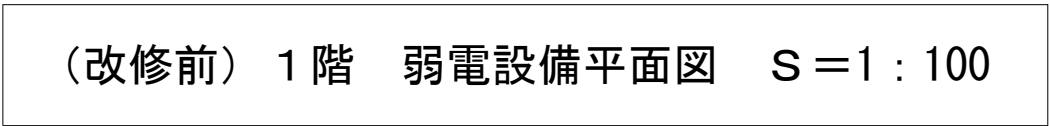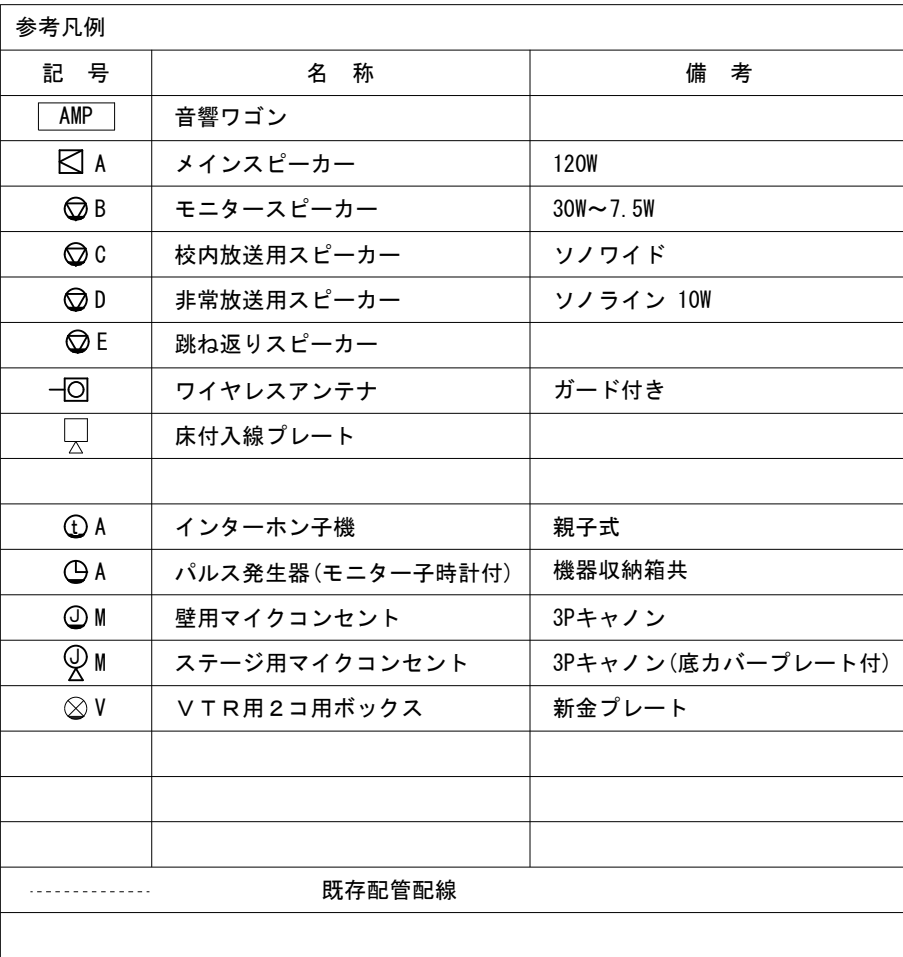


 
 

※照明器具撤去時におけるPCBの調査

撤去又は取外した照明器具の安定器等については、PCB使用の有無を調査のうえ、リストおよび型番等の分かる写真を添付した報告書を提出し、監督官の承諾を得て引渡し又は処分すること。なお、電路から取り外したPCB使用機器は特別管理産業廃棄物にあたるので、法律に従いPCB廃棄物の飛散・流出・地下浸透・悪臭発生の防止措置を講じ「PCB汚染物」の標示をすること。廃棄場所については、監督官の指示に従うこと。

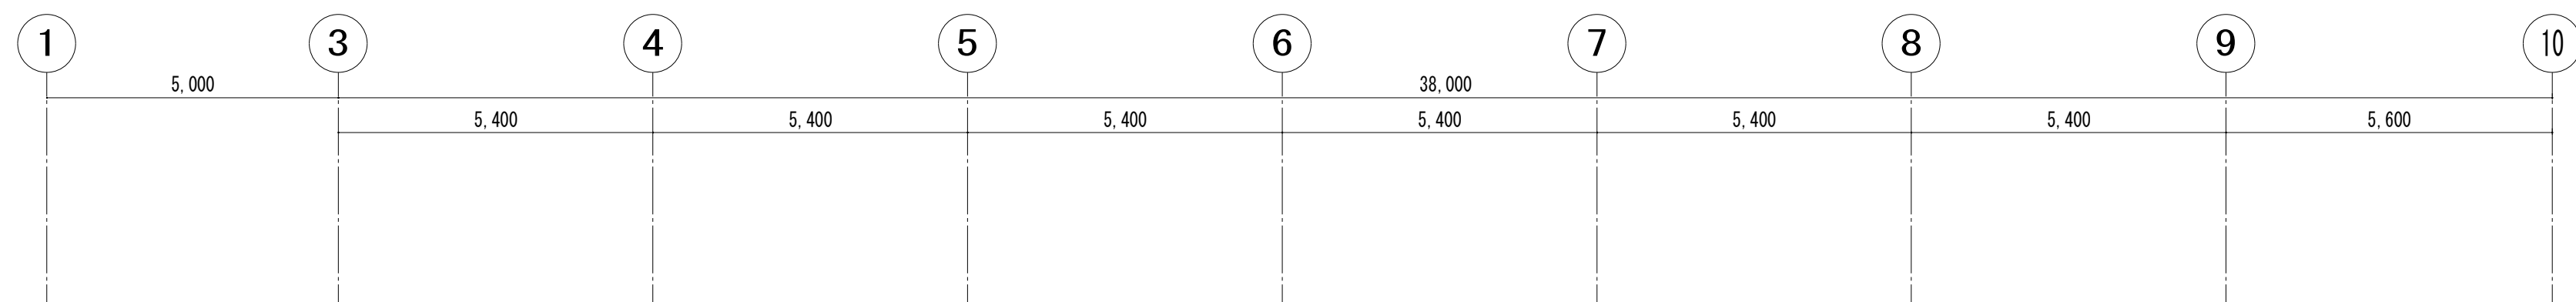


工事名	岡山市立西大寺小学校体育館照明器具ほか改修工事				No.		株式会社 生内設備設計事務所 岡山県知事登録 第13883号 一級建築士 第310983号 生内 誠 〒704-8138 岡山市東区神崎町258 TEL 086-946-1224		
図面名	(改修前) 1階弱電設備平面図				縮尺	A1: 100 A3: 200	E-14		
岡山市 都市整備局 住宅・建築部 公共建築課					令和 7年 2月				
課長	課長補佐	係長	課員	担当者	承認	検図	製図		
					生内	生内	生内		



記 号	名 称	備 考
	端子盤	
	音響ワゴン	
 A	主 スピーカー	1 2 0 W
 B	モニタースピーカー	3 0 W ~ 7. 5 W
 C	校内放送用スピーカー	ソノワイド
 D	非常放送用スピーカー	ソノライン 1 0 W
 E	跳ね返りスピーカー	
	屋外スピーカー	クリアホン 2 0 W
	ワイヤレスアンテナ	ガード付き
	床付入線プレート	
 B	電気時計 (壁掛け 7 0 0 ㍴)	

今回工事配線

既存配管配線

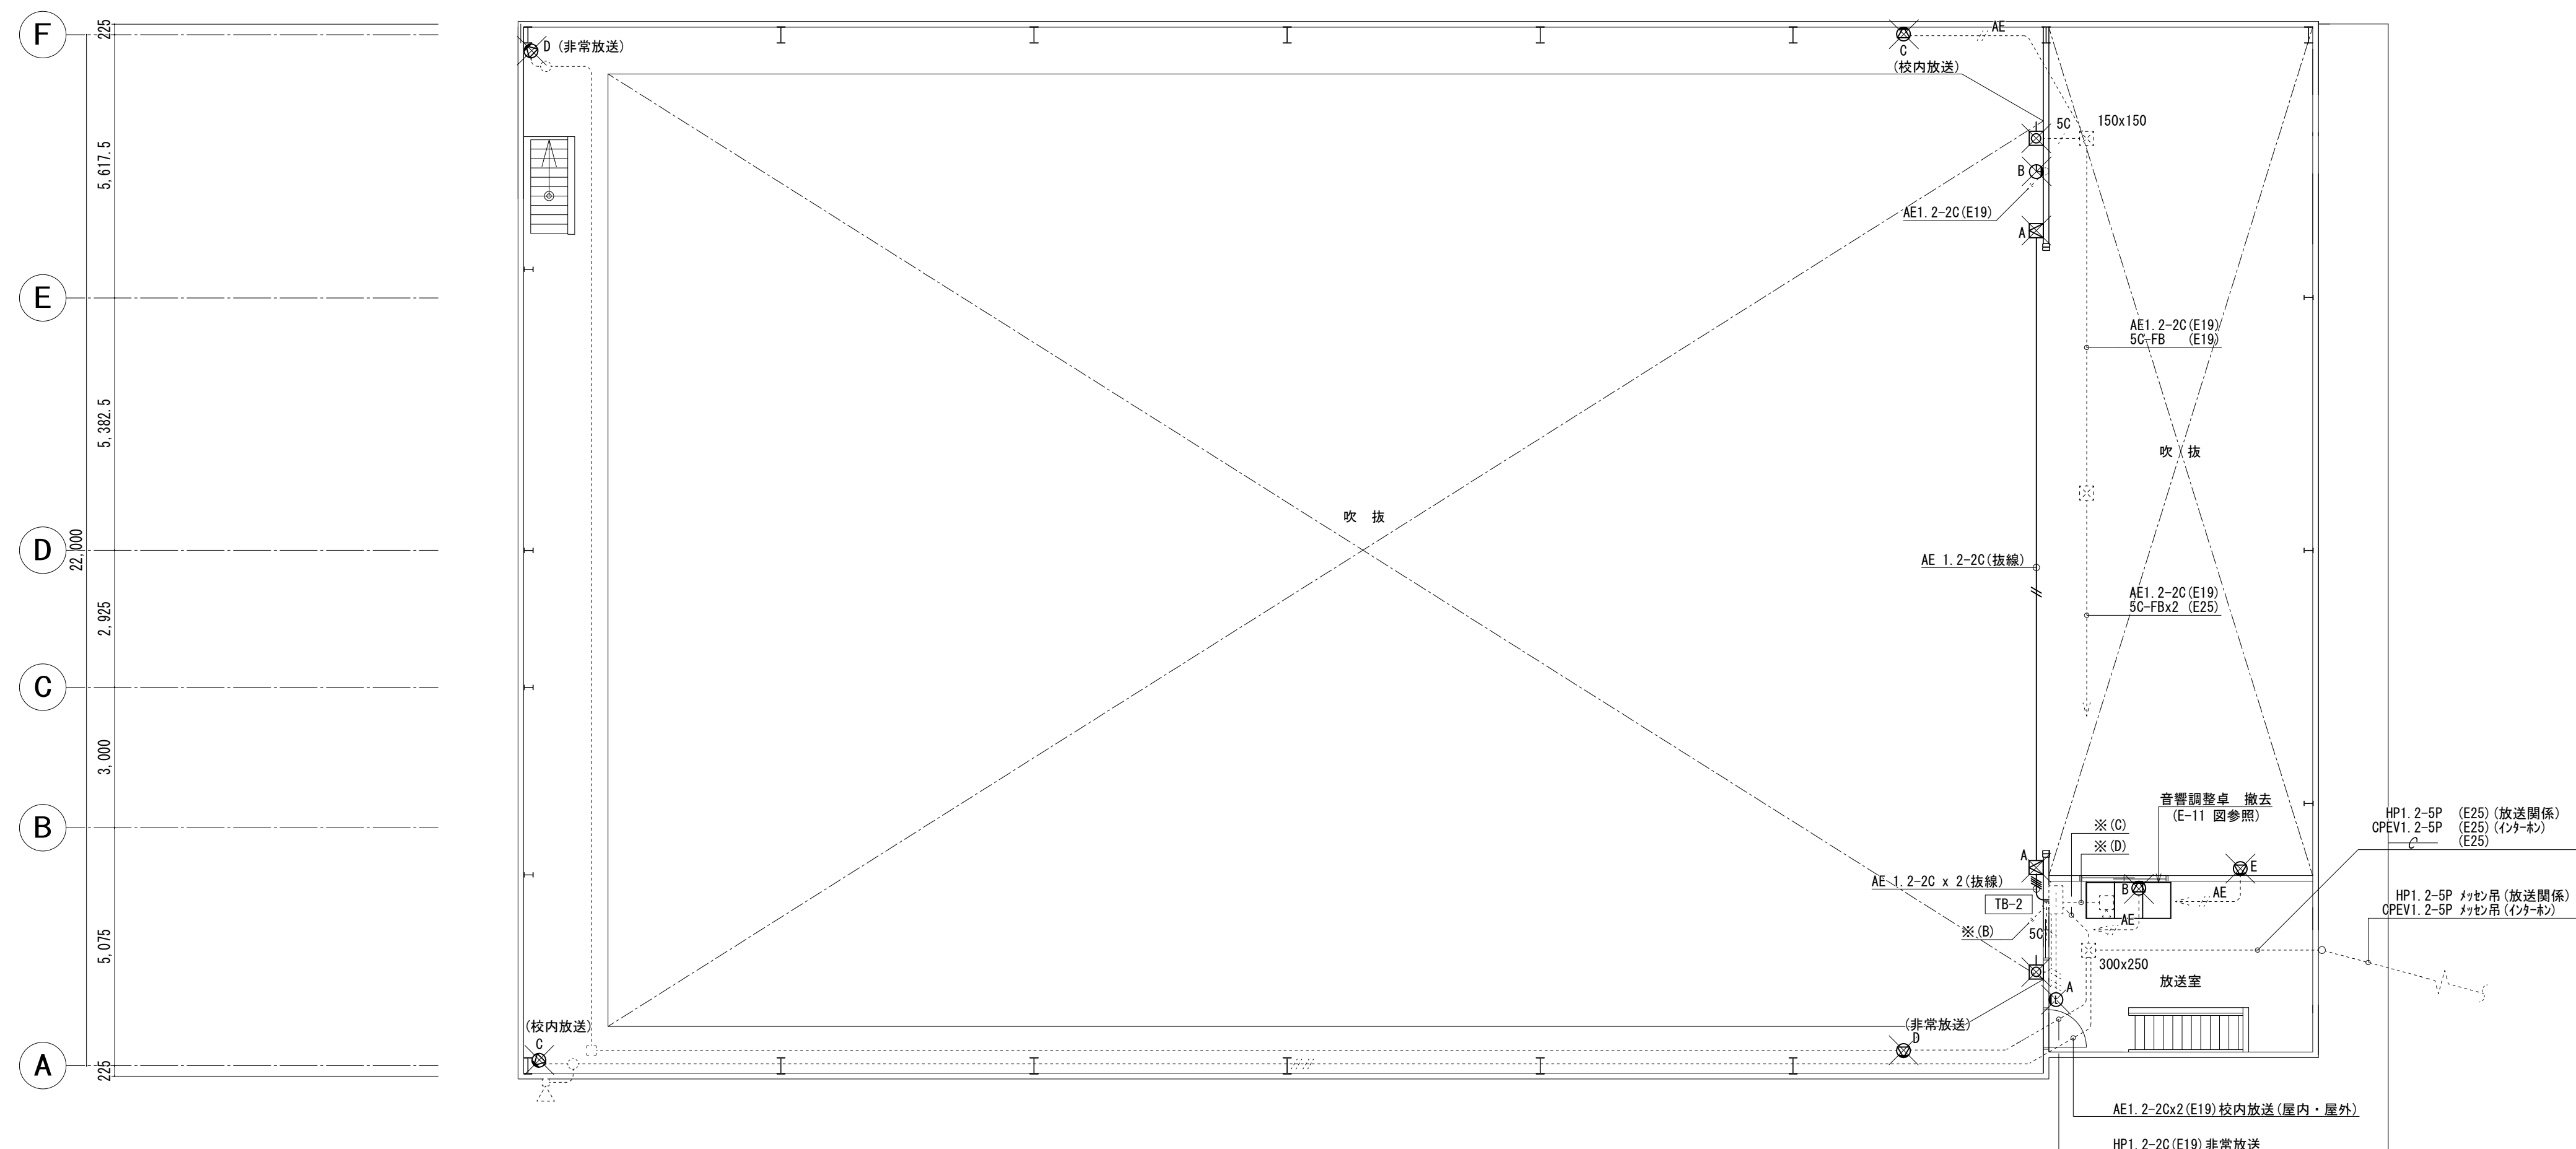

※ (C)		
5C-FB	(E25)	ワイヤレスアンテナ
AE1. 2-2C×2		校内放送
AE1. 2-2C	(E25)	校内放送
HP1. 2-2C		非常放送
HP1. 2-5P	(E25)	放送
AE1. 2-5P	(E25)	インターホン
—C—	(E25)	

※ (D)	
MVVS0. 75-2Cx2	(E25)
MVVS0. 75-2Cx2	(E25)
AE1. 2-5P	(E25) 放送
5C-FBx2	(E25) ワイヤレスアンテナ
AE1. 2-4C	(E19) 電源制御
HP1. 2-2C	(E19) 放送遮断
—C—	(E25)

(改修前) 2階 弱電設備平面図 S=1:100

工 事 名	岡山市立西大寺小学校体育館照明器具ほか改修工事			N o .	株式会社 生内設備設計事務所 岡山県知事登録 第13883号		
図 面 名	(改修前) 2 階弱電設備平面図			縮 尺	A1:1:100 A3:1:200	E-15	一級建築士 第310968号 生内 誠 〒704-8138
岡山市 都市整備局 住宅・建築部 公共建築課				令和 7 年 2 月	岡山市東区神崎町258 TEL 086-946-1224		
課 長	課 長 補 佐	係 長	課 員	担当者	承認	検 図	製 図
					生 内	生 内	生 内



工事名	岡山市立西大寺小学校体育館照明器具ほか改修工事				N o .	株式会社 生内設備設計事務所 岡山県知事登録 第13883号		
図面名	(仮設) 工事用仮設平面図				縮尺	E-16 A1:1:100 A3:1:100		
岡山市 都市整備局 住宅・建築部 公共建築課					令和 7年 2月	一級建築士 第310993号 生内 誠 〒704-8138 岡山県真庭市神倉町256 TEL 086-946-1224		
課長	課長補佐	係長	課員	担当者	承認	検図	製図	
					<div>生内</div>	<div>生内</div>	<div>生内</div>	