 


令和 8 年度 山上最終処分場電灯設備改修工事

図面番号	図面名称
E-01	岡山市建築設備工事（電気）仕様書
E-02	附近見取図
E-03	管理棟 電灯設備平面図
E-04	車庫棟 電灯設備平面図
E-05	処理棟・高度処理棟 電灯設備平面図
E-06	浸出水調整槽 電灯設備平面図
E-07	外灯配置図
E-08	仮設計画図(車庫棟)
E-09	仮設計画図(処理棟・高度処理棟)
E-10	仮設計画図(浸出水調整槽)


工事名	山上最終処分場電灯設備改修工事		
位 置	岡山県岡山市北区山上152番地		
図 名	表紙・目次		
図面番号	E-00	縮 尺	NON
令和 8 年度			
岡山市環境局環境施設部環境施設課			




附近見取図 S=1/5000

工事場所：岡山市北区山上152番地


工事名	山上最終処分場電灯設備改修工事		
位置	岡山県岡山市北区山上152番地		
図名	附近見取図		
図面番号	E-02	縮尺	1/5000
令和8年度			
岡山市環境局環境施設部環境施設課			

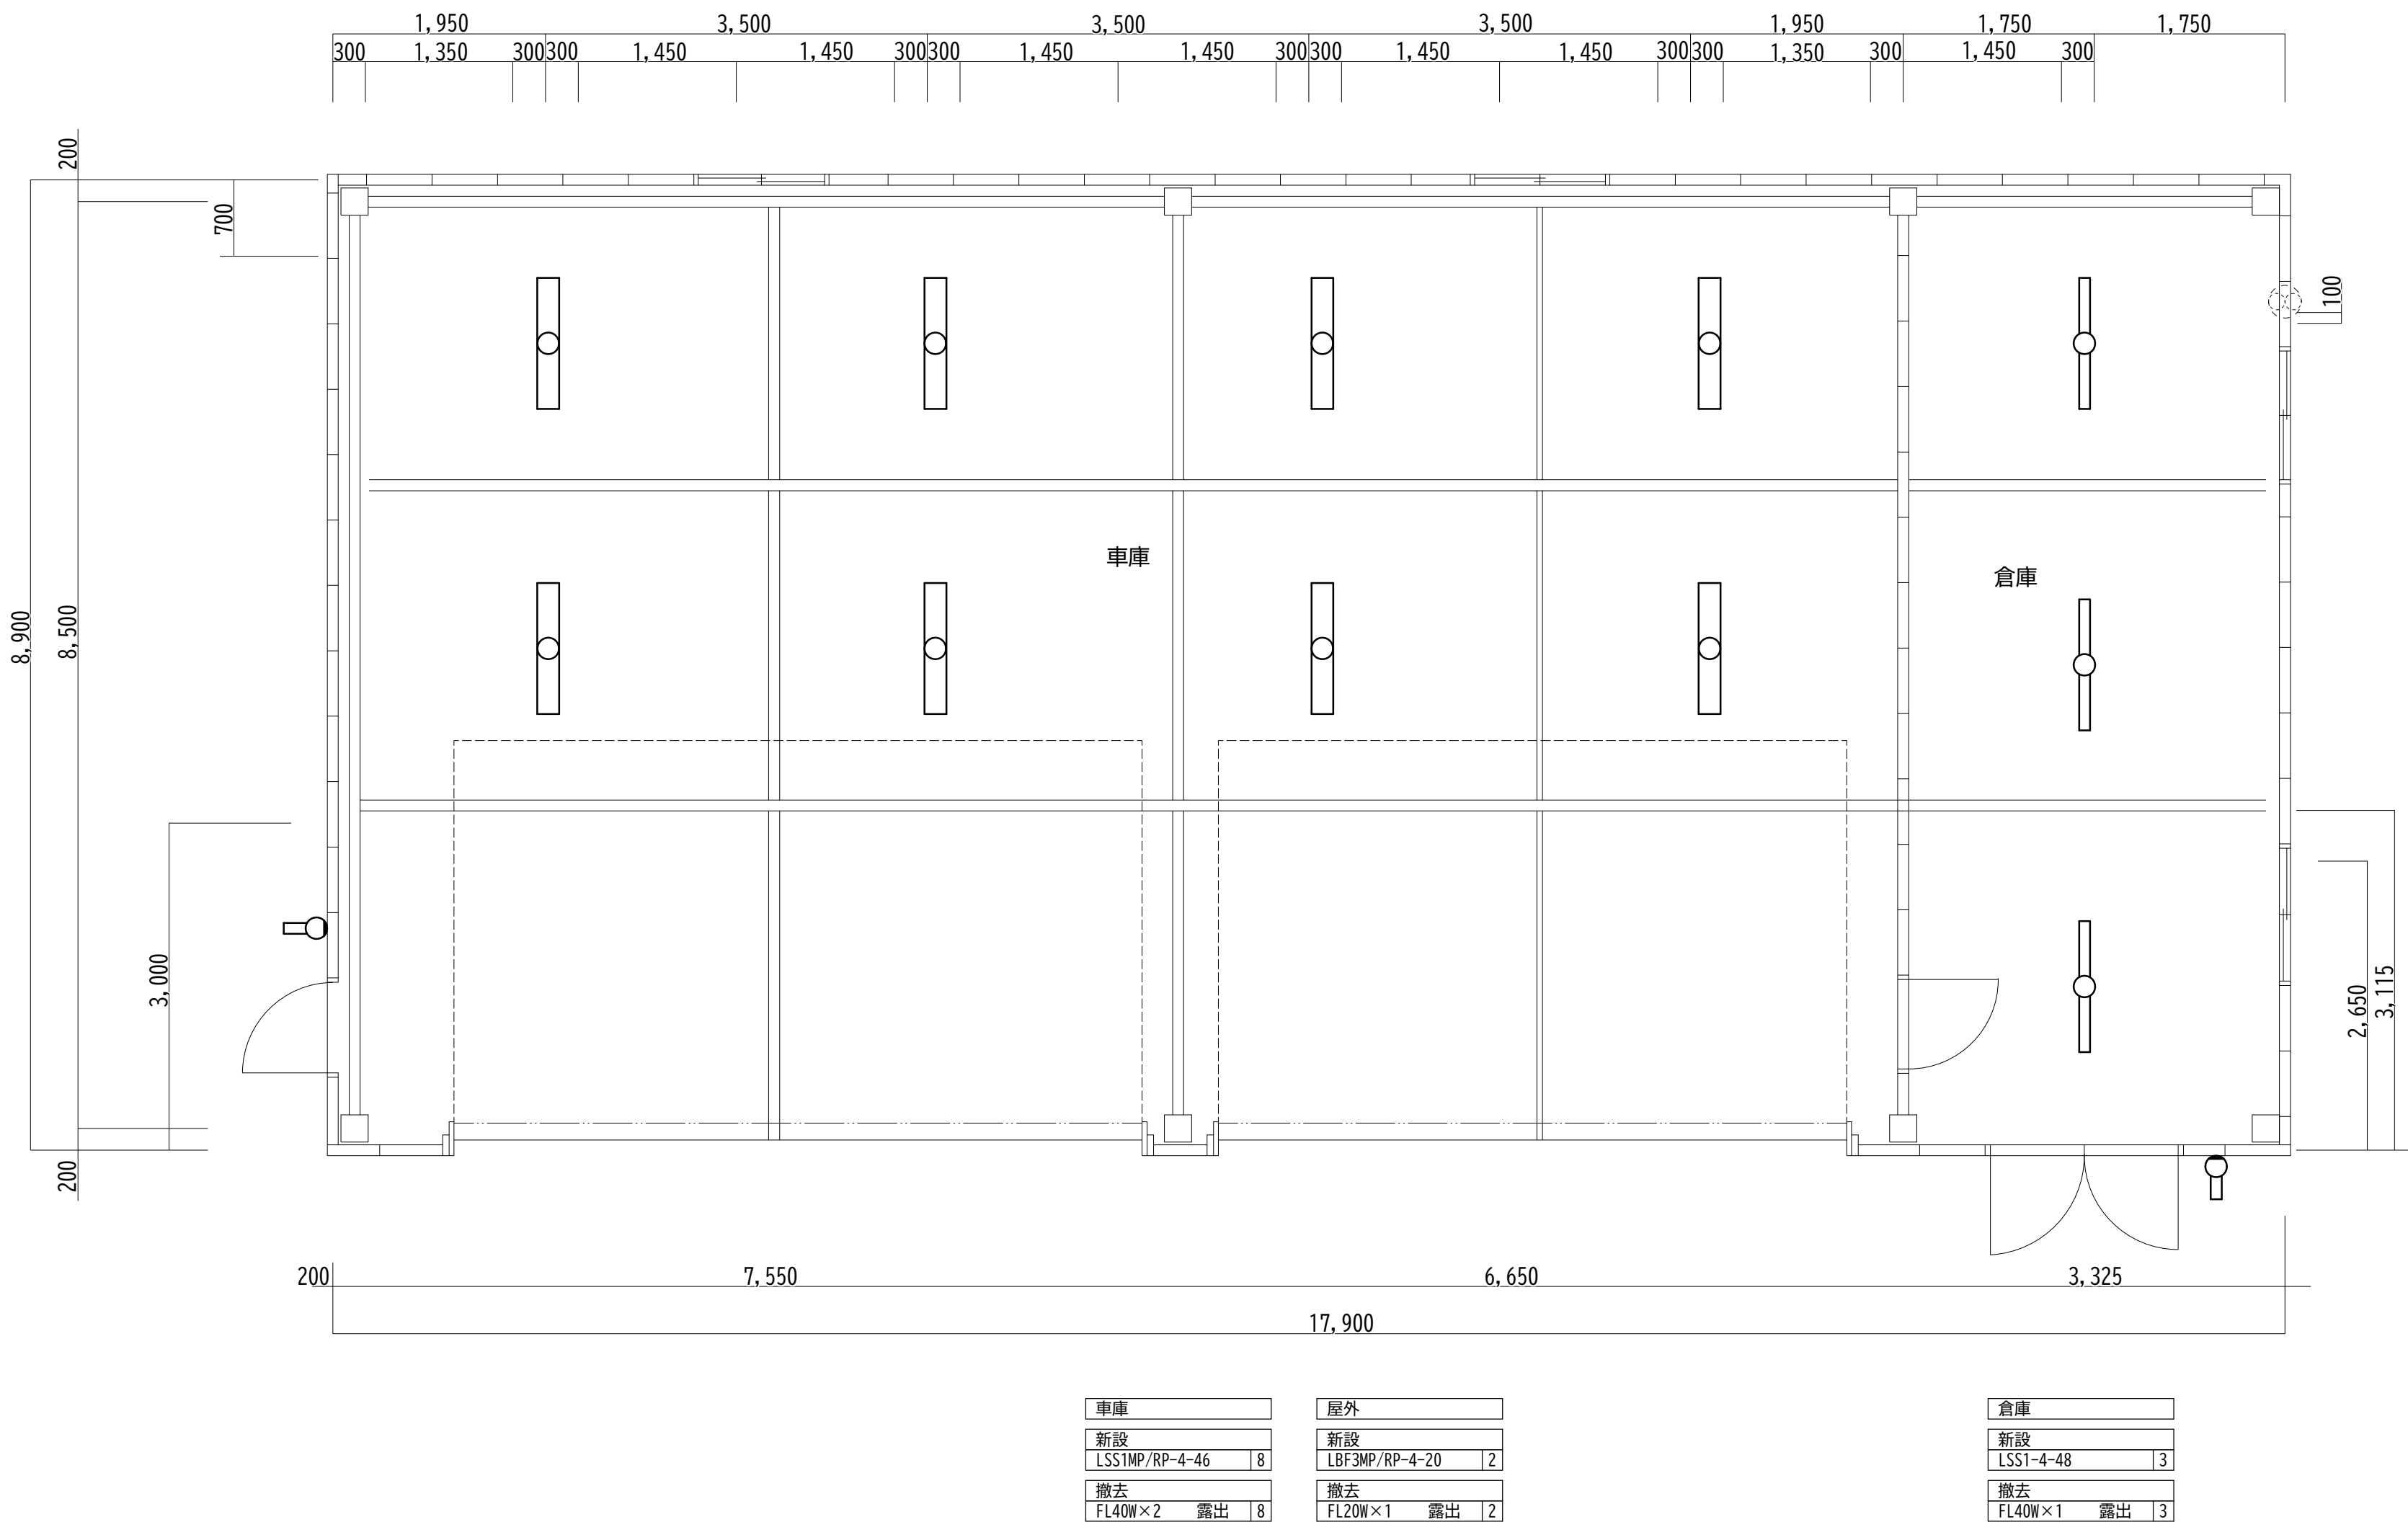


工事名	山上最終処分場電灯設備改修工事		
位 置	岡山県岡山市北区山上152番地		
図 名	車庫棟 電灯設備平面図		
図面番号	E-04	縮 尺	1/50
令和8年度			
岡山市環境局環境施設部環境施設課			

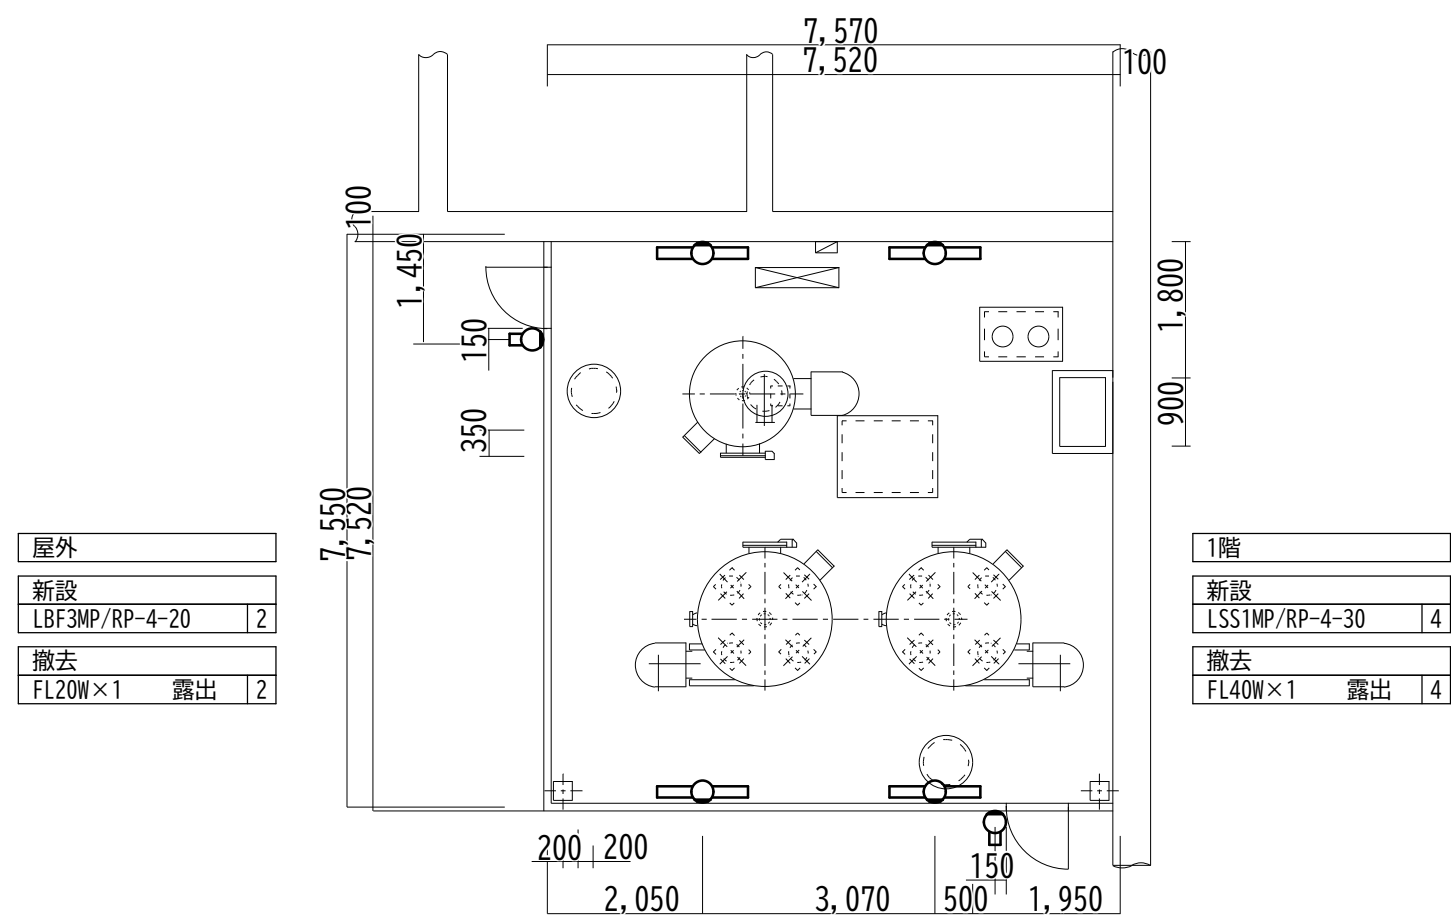


高度処理棟 電灯設備1階平面図 S=1/100

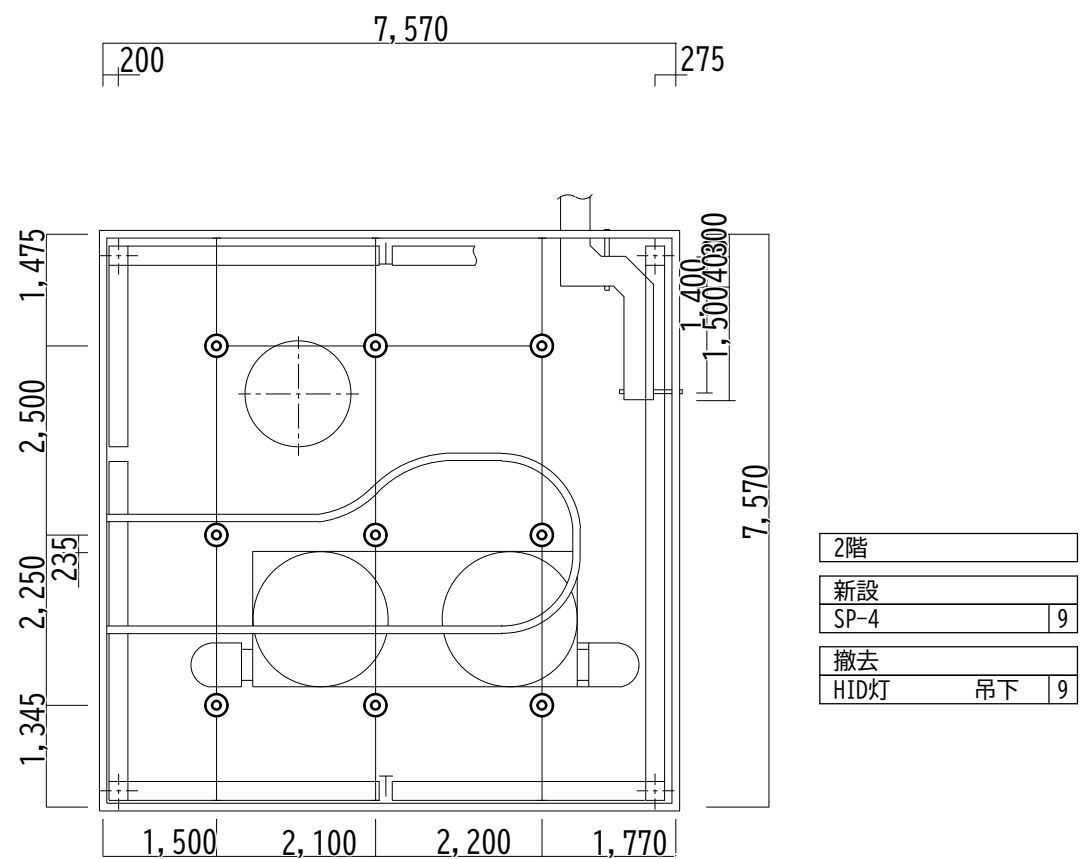


高度処理棟 電灯設備2階平面図 S=1/100

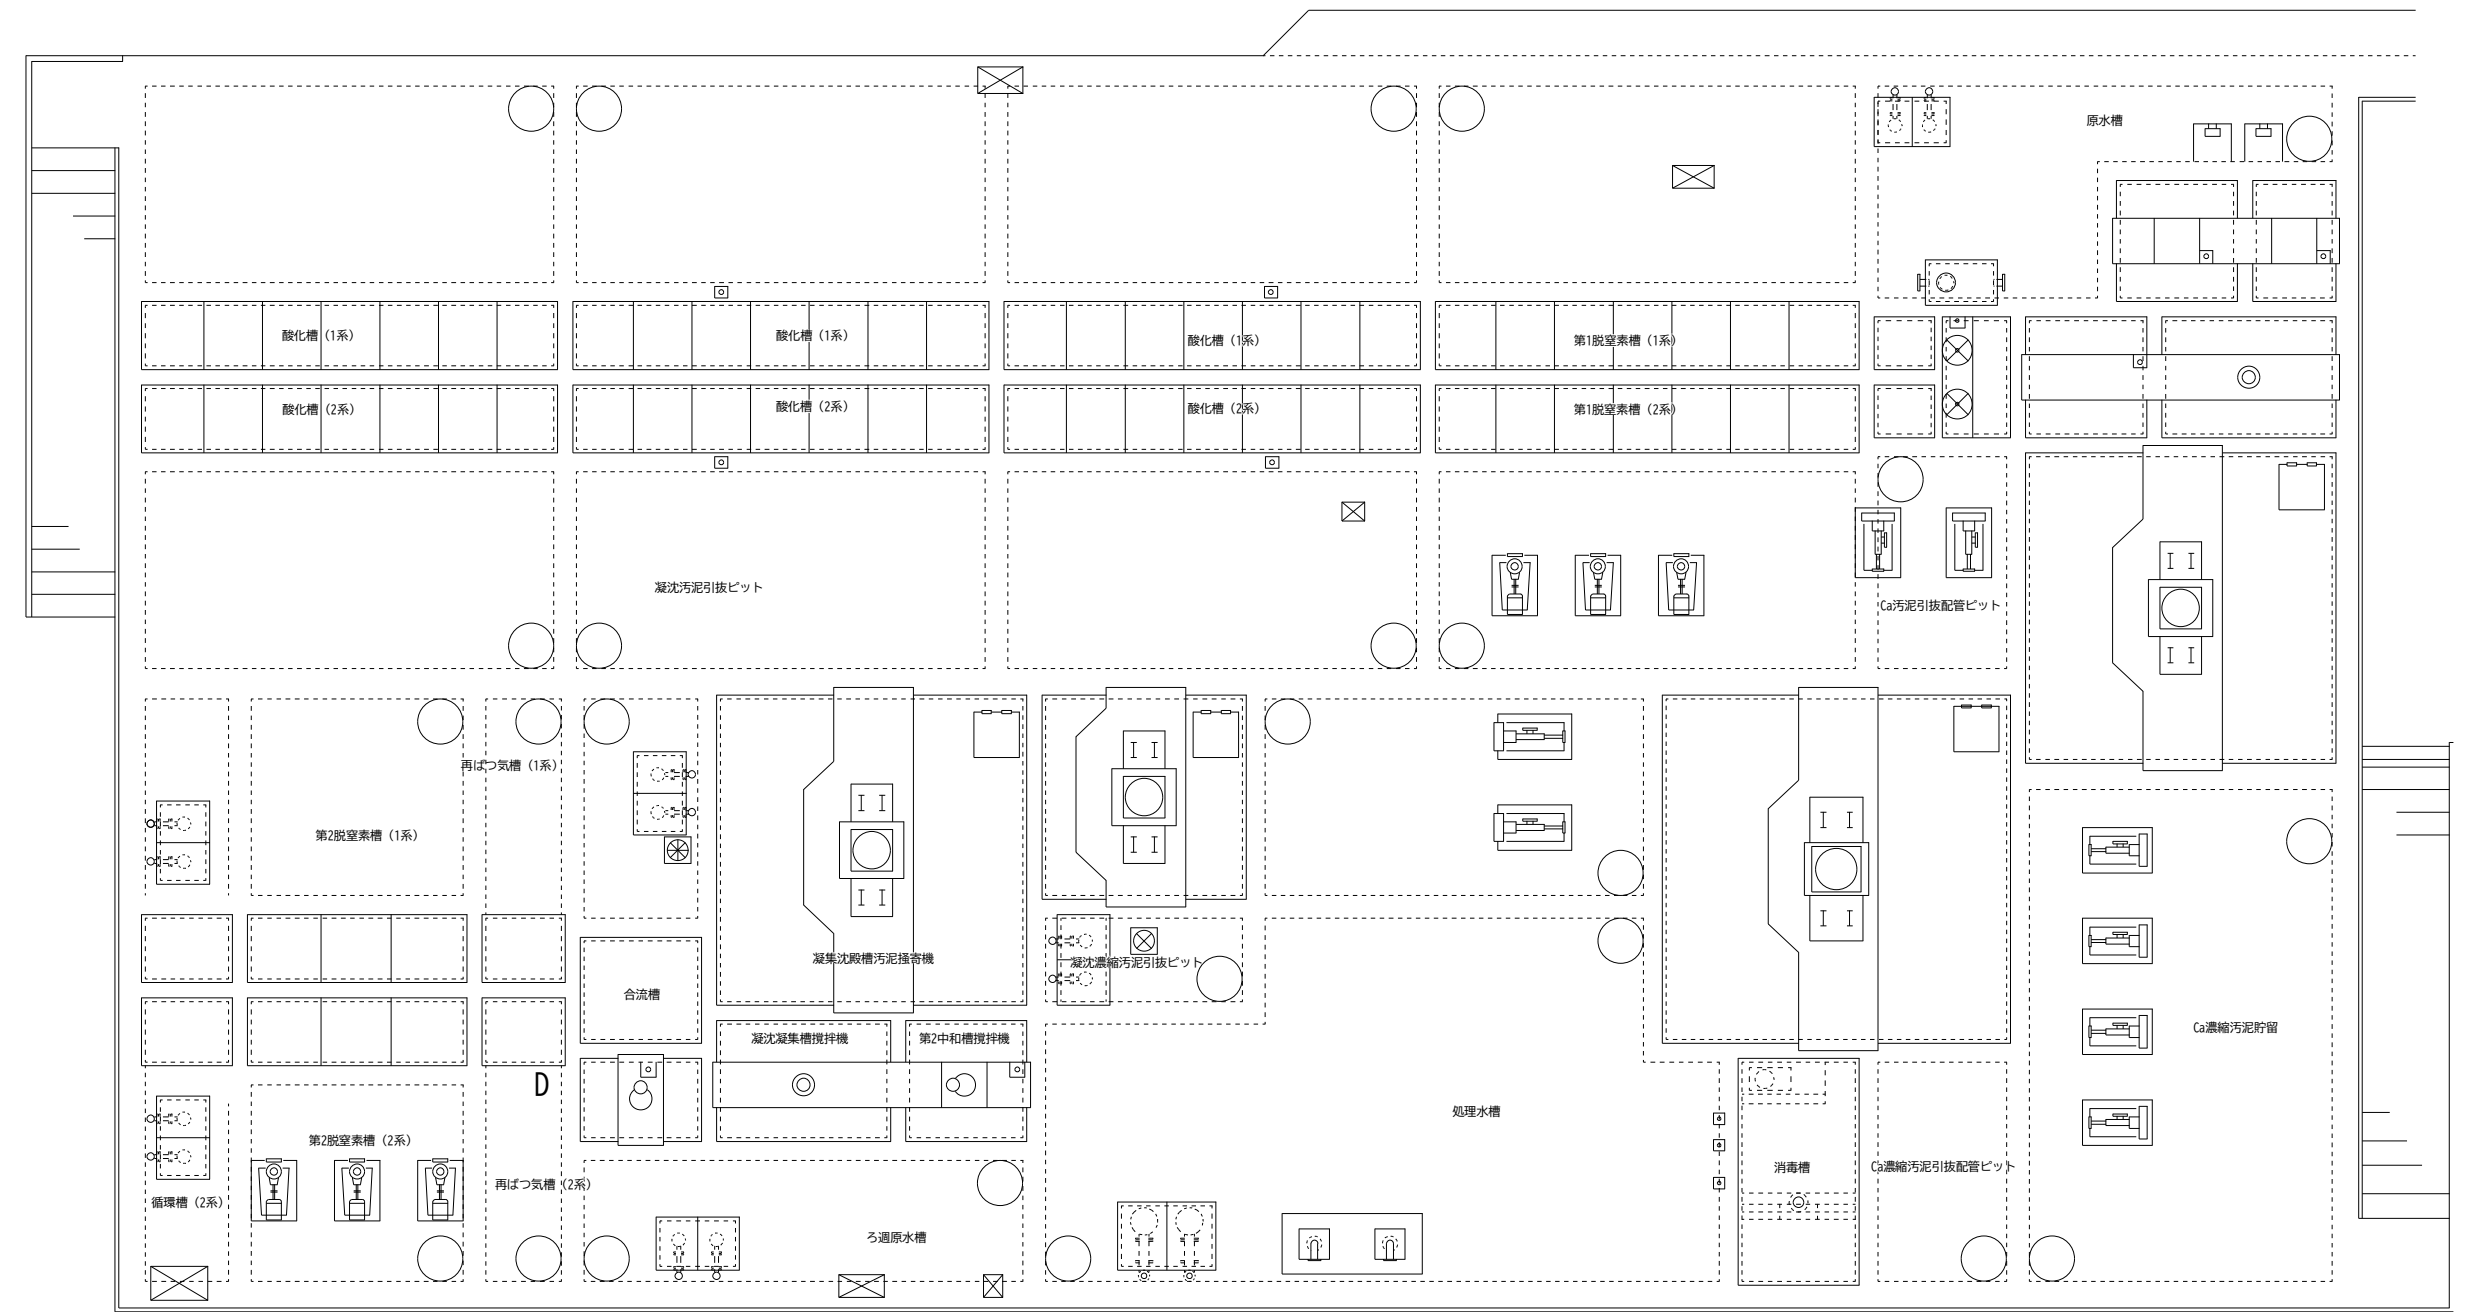

水処理槽上部 電灯設備平面図 S=1/100

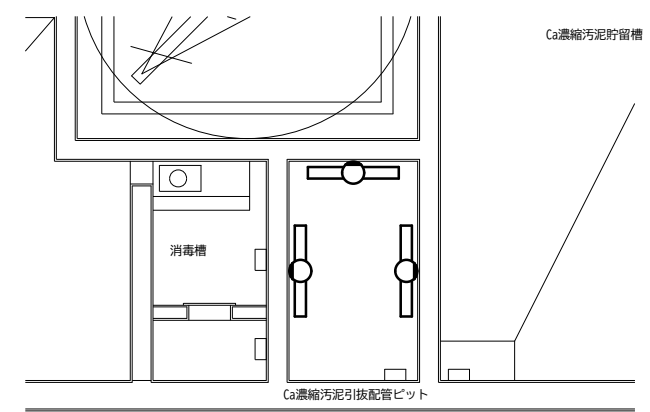


水処理槽下部 電灯設備平面図 S=1/100

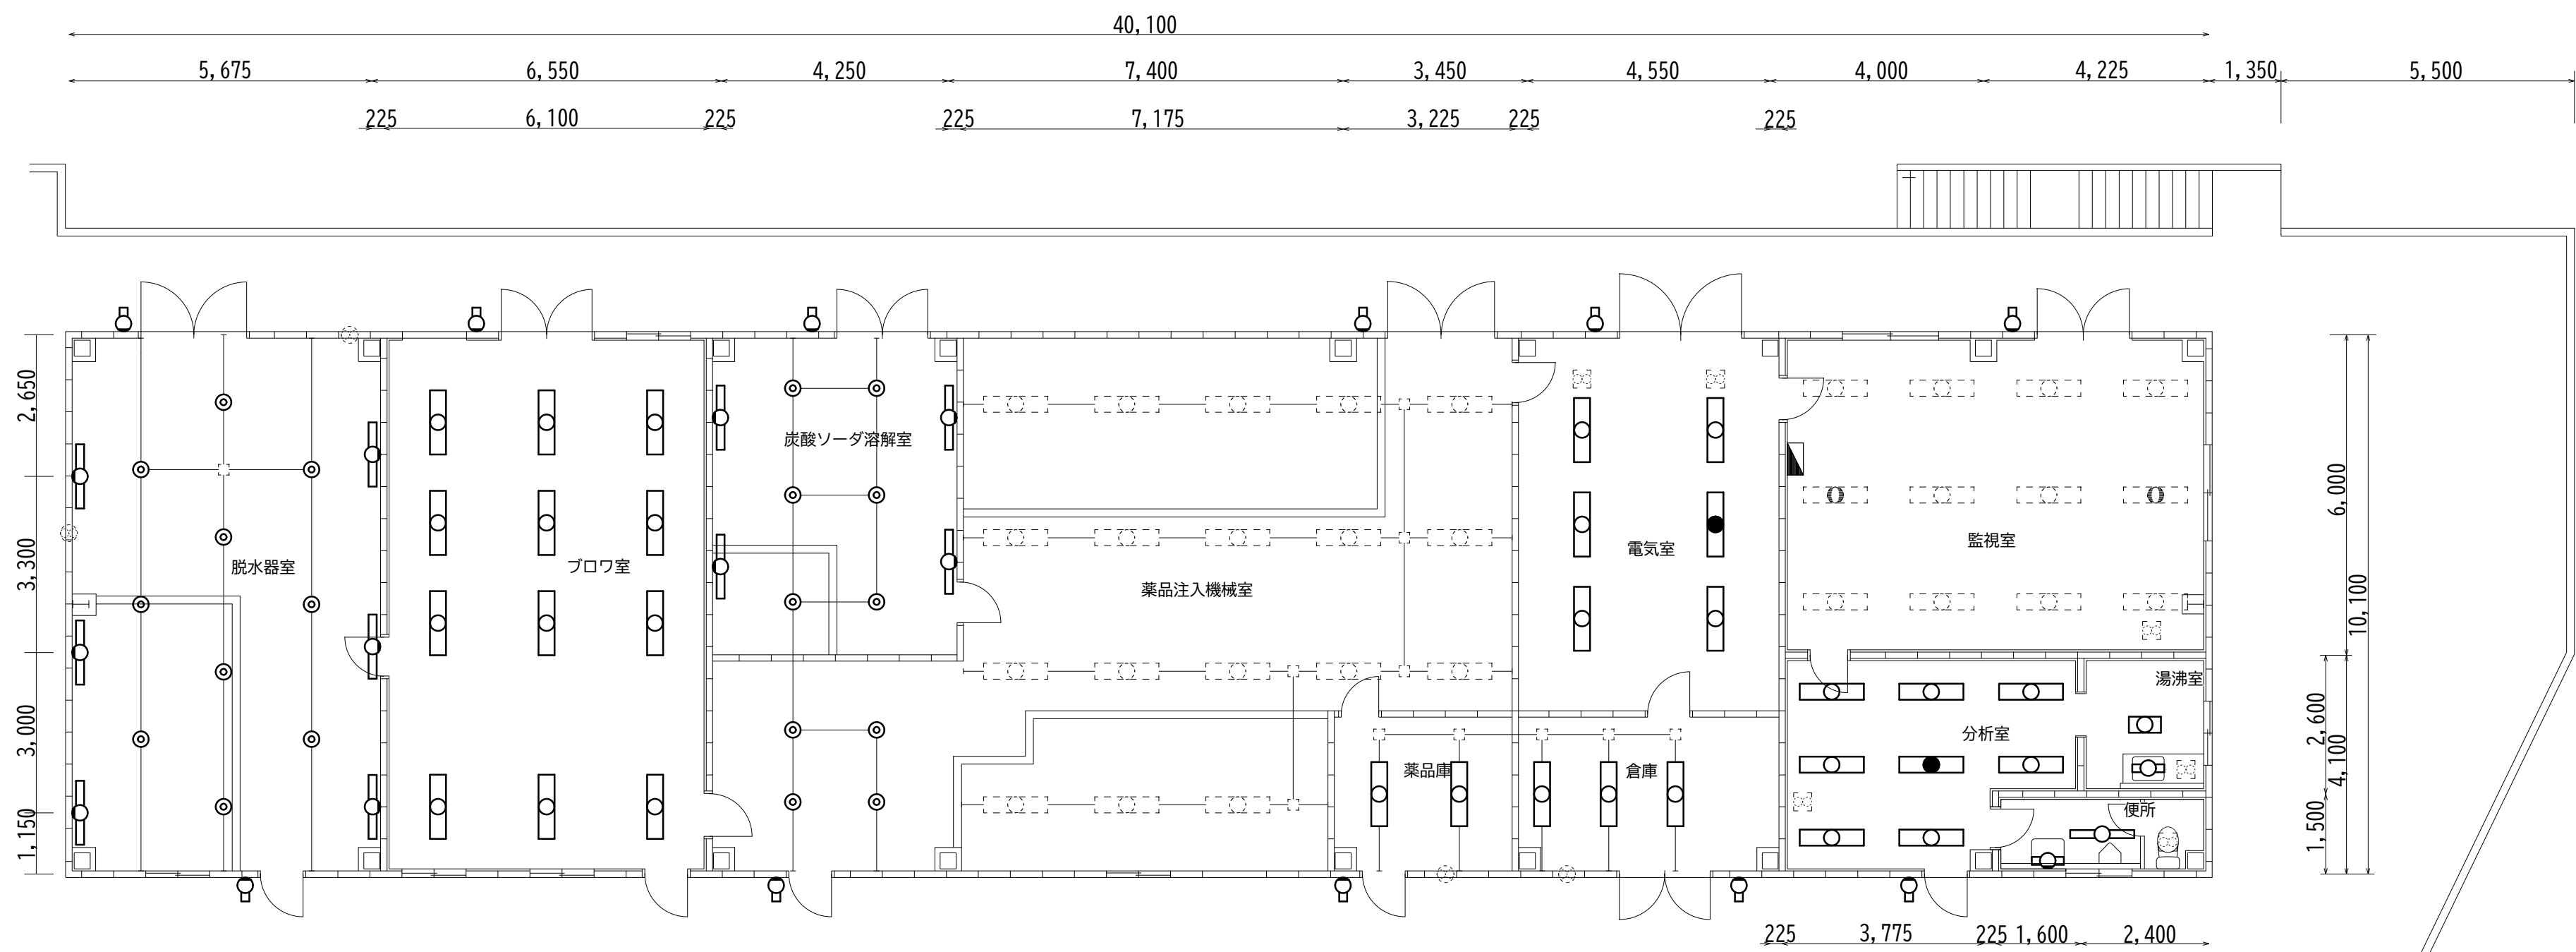

処理棟 電灯設備平面図 S=1/100


工事名	山上最終処分場電灯改修工事		
位 置	岡山県岡山市北区山上152番地		
図 名	処理棟・高度処理棟 電灯設備平面図		
図面番号	E-05	縮 尺	1/100
令和8年度			
岡山市環境局環境施設部環境施設課			

地下1階	
新設	
LSS1MP/RP-4-46	8
SP-8	2
撤去	
FL40W×2	露出 8
FL10W×1	露出 2

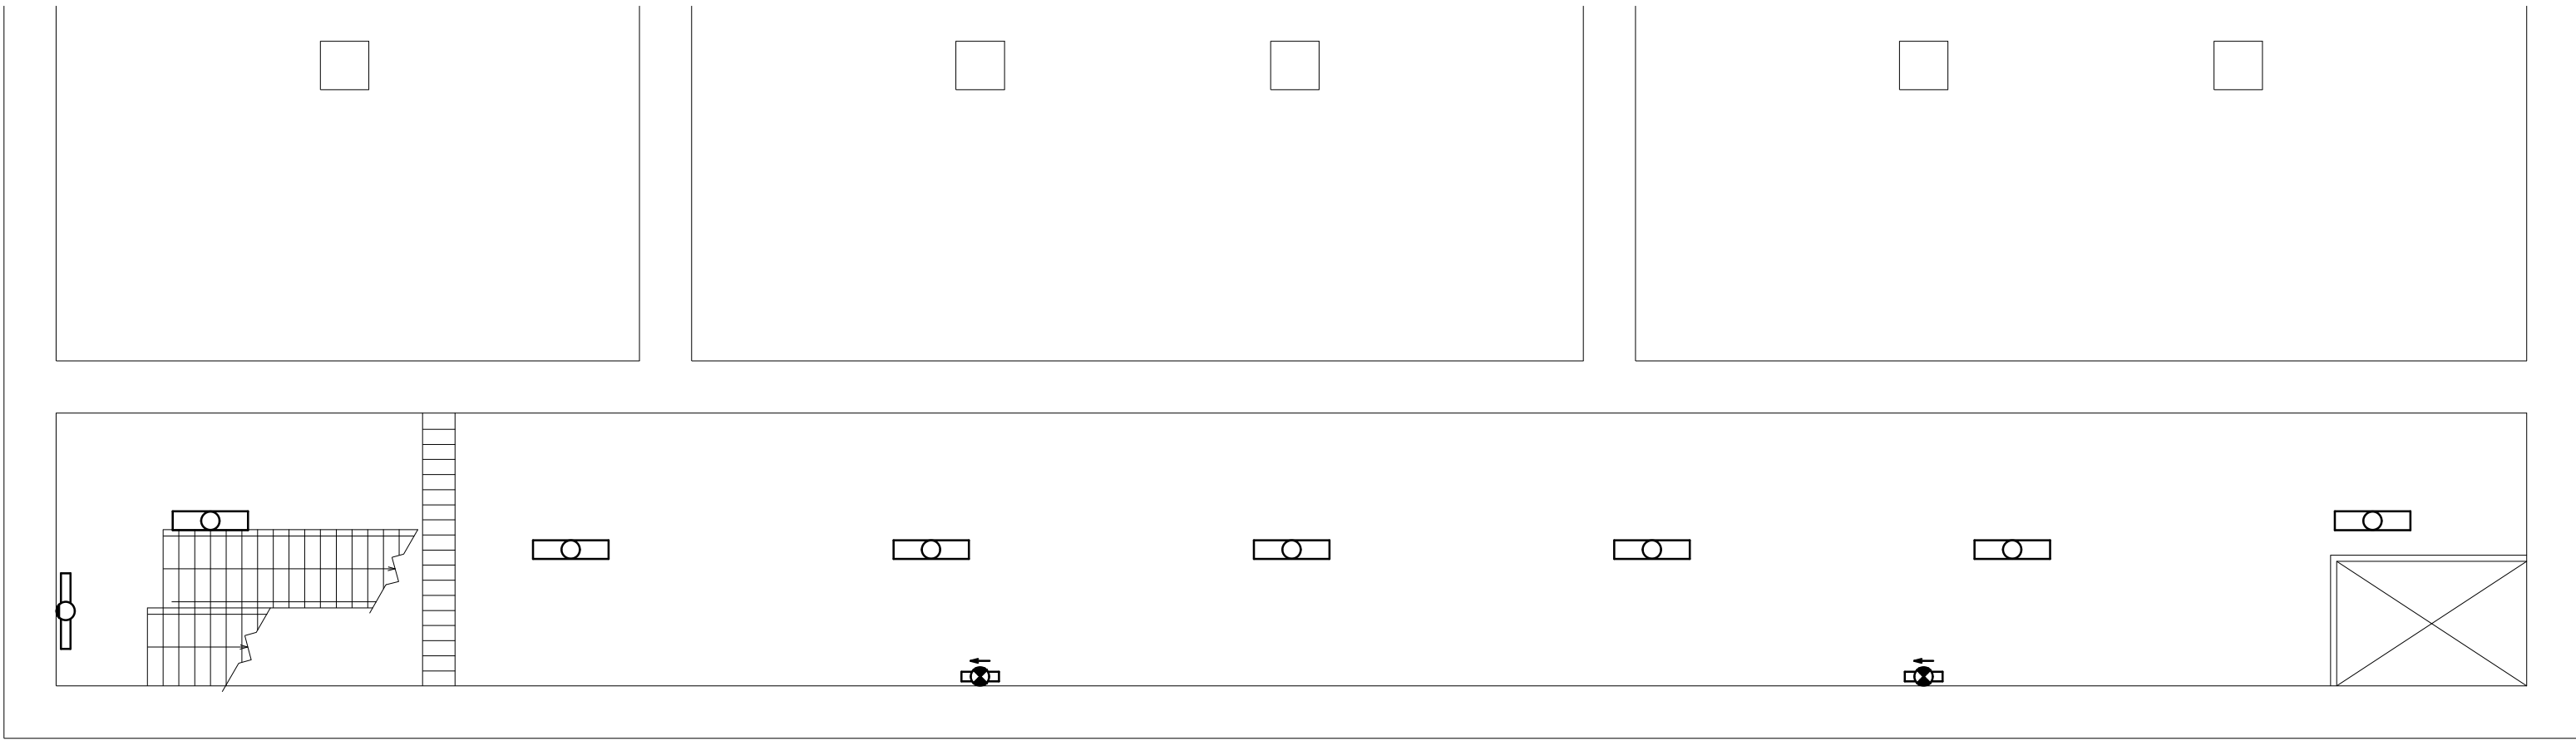

浸出水調整槽(倉庫棟)電灯設備地下1階平面図 S=1/100


地下2階	
新設	
LSS1MP/RP-4-46	12
SP-8	2
撤去	
FL40W×2	露出 12
FL10W×1	露出 2

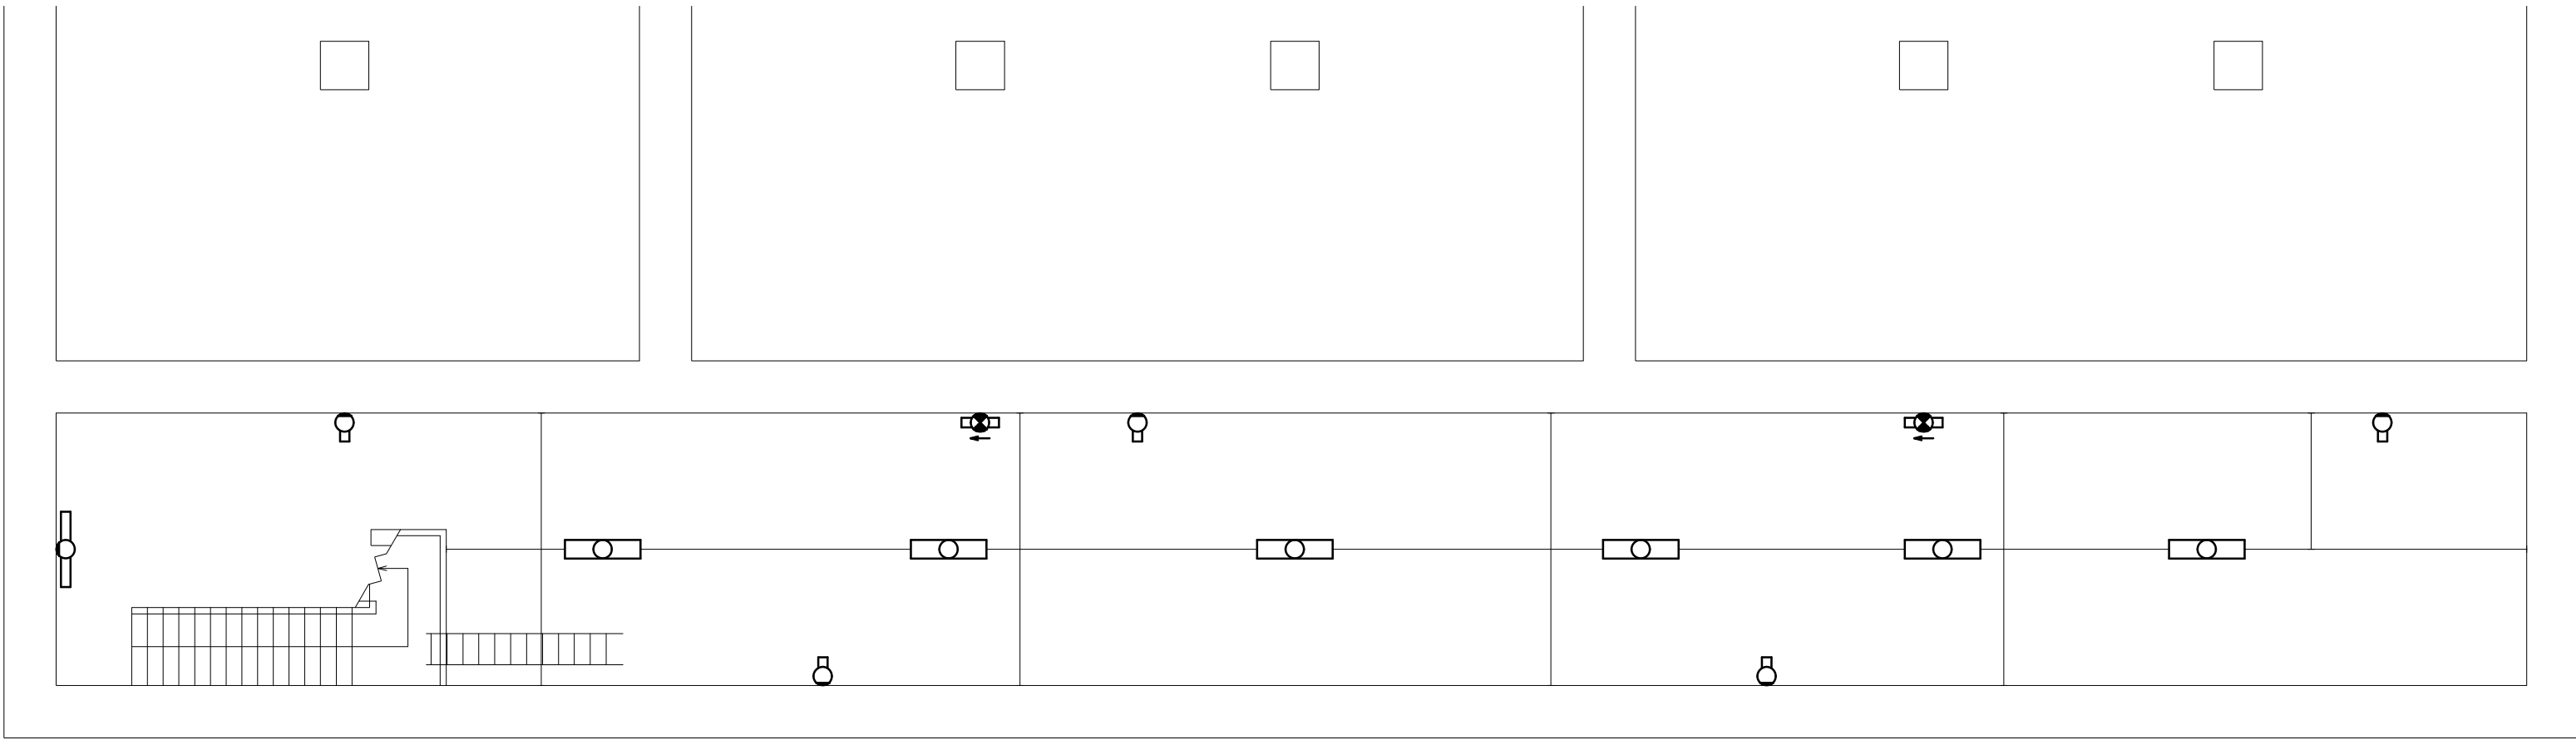

浸出水調整槽(倉庫棟)電灯設備地下2階平面図 S=1/100

プロワ室	
新設	
LSS1-4-48	6
撤去	
FL40W×2	露出 6

屋外	
新設	
LBF3MP/RP-4-20	5
撤去	
FL40W×1	露出 5

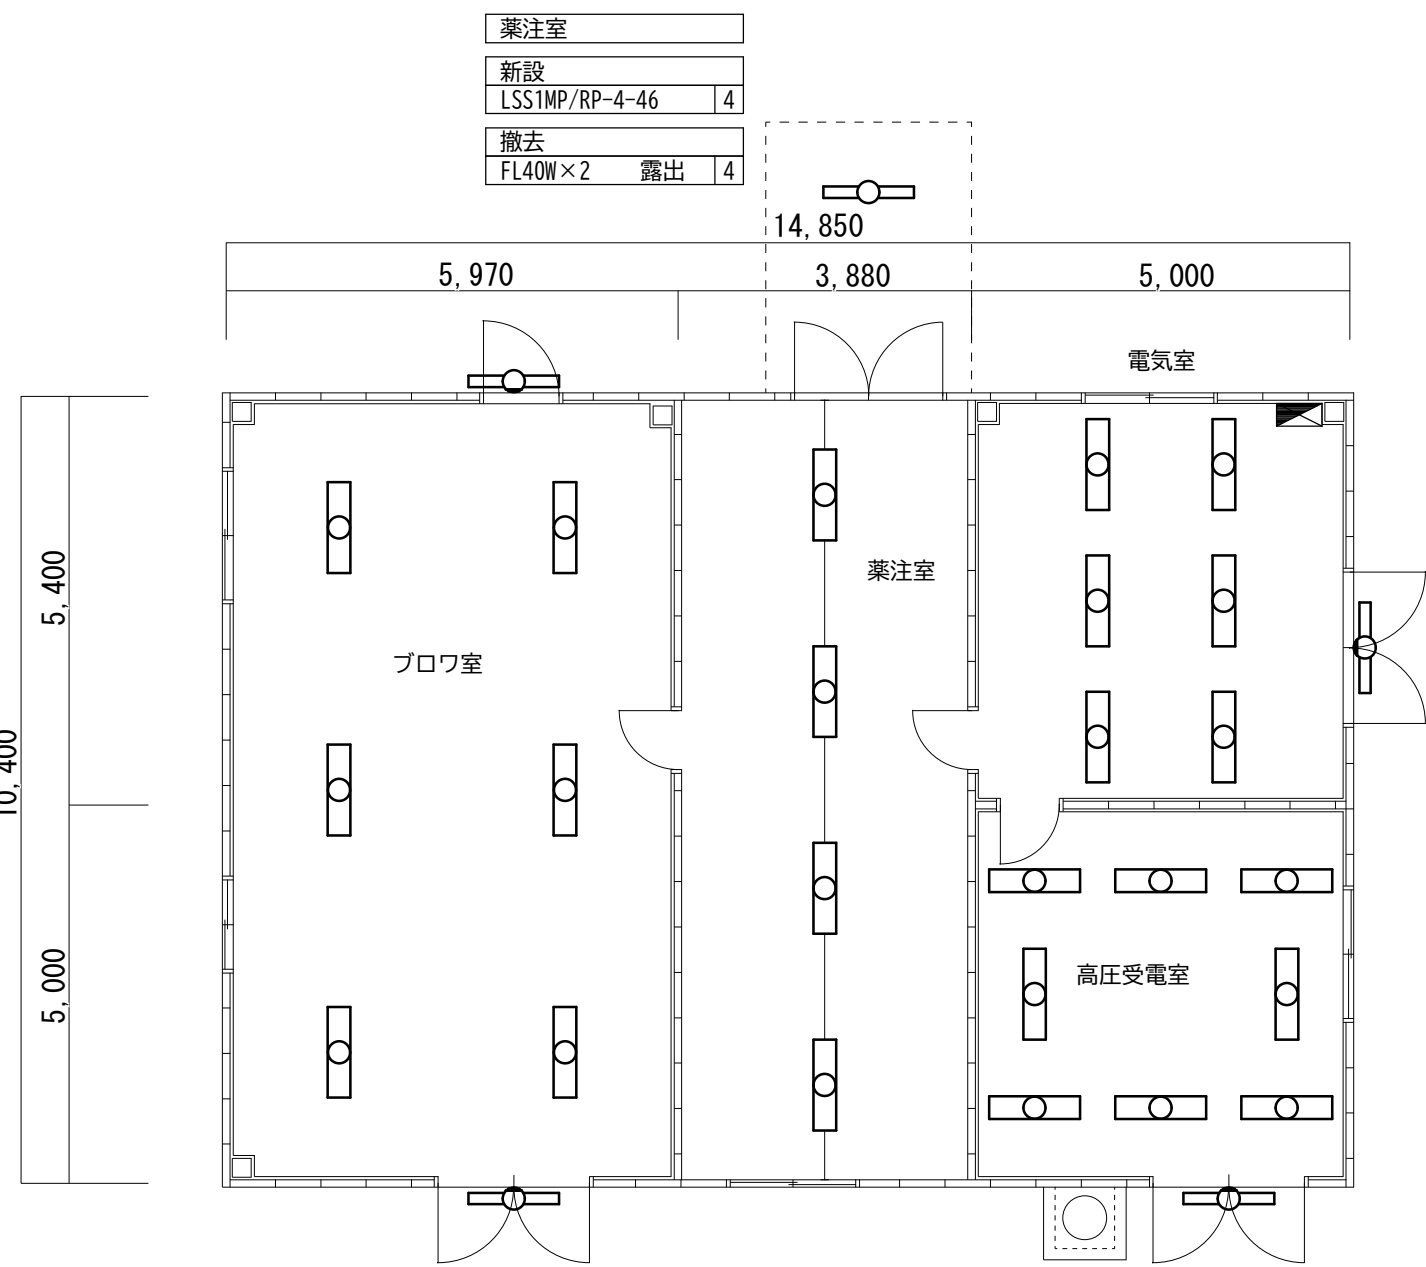


浸出水調整槽(機械棟)電灯設備平面図 S=1/100

電気室	
新設	
LSS1-4-37	6
撤去	
FL40W×2	露出 6


高圧受電室	
新設	
LSS1-4-37	8
撤去	
FL40W×2	露出 8

倉庫	屋外
新設	新設
LSS1-4-37	LBF3MP/RP-4-20
3	1
撤去	撤去
FL40W×1	FL40W×1
露出 3	露出 1

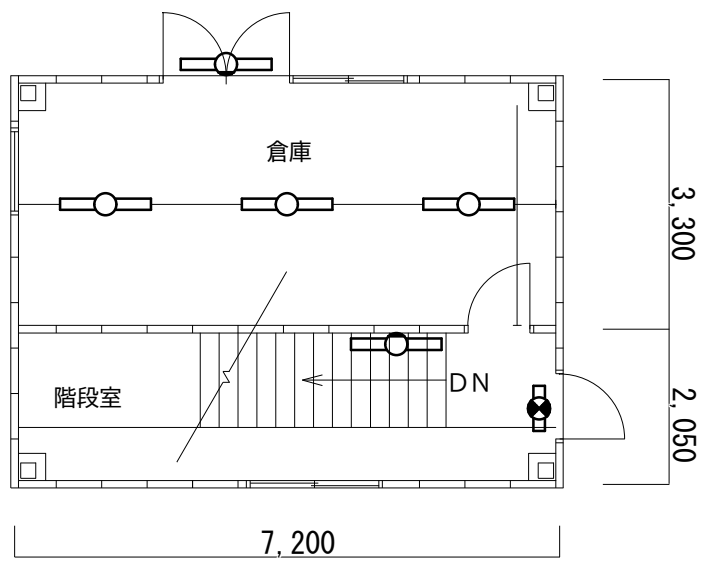

階段室	
新設	
LBF3MP/RP-4-20	1
SP-7	1
撤去	
FL40W×1	露出 1
FL10W×1	露出 1

浸出水調整槽(倉庫棟)電灯設備1階平面図 S=1/100

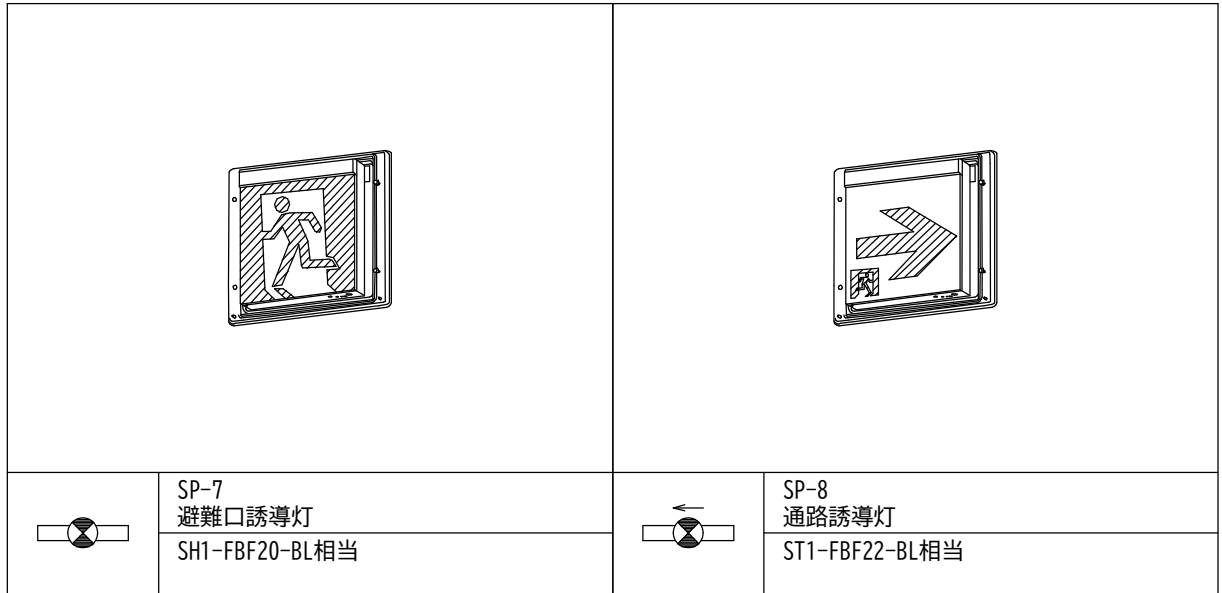

工事名	山上最終処分場電灯設備改修工事		
位置	岡山県岡山市北区山上152番地		
図名	浸出水調整槽 電灯設備平面図		
図面番号	E-06	縮尺	1/100
令和8年度			
岡山市環境局環境施設部環境施設課			




新調整槽・防災調整池		
新設		
LST4-60		6
撤去		
HID100W ポール灯		6

水処理棟		
新設		
LST4-60		14
※ポール塗装処理共		
撤去		
HID100W ポール灯		14

防災調整池		
新設		
LST4-60		3
※ポール塗装処理共		
撤去		
HID100W ポール灯		3

外灯配置図（1）

S=1/1200

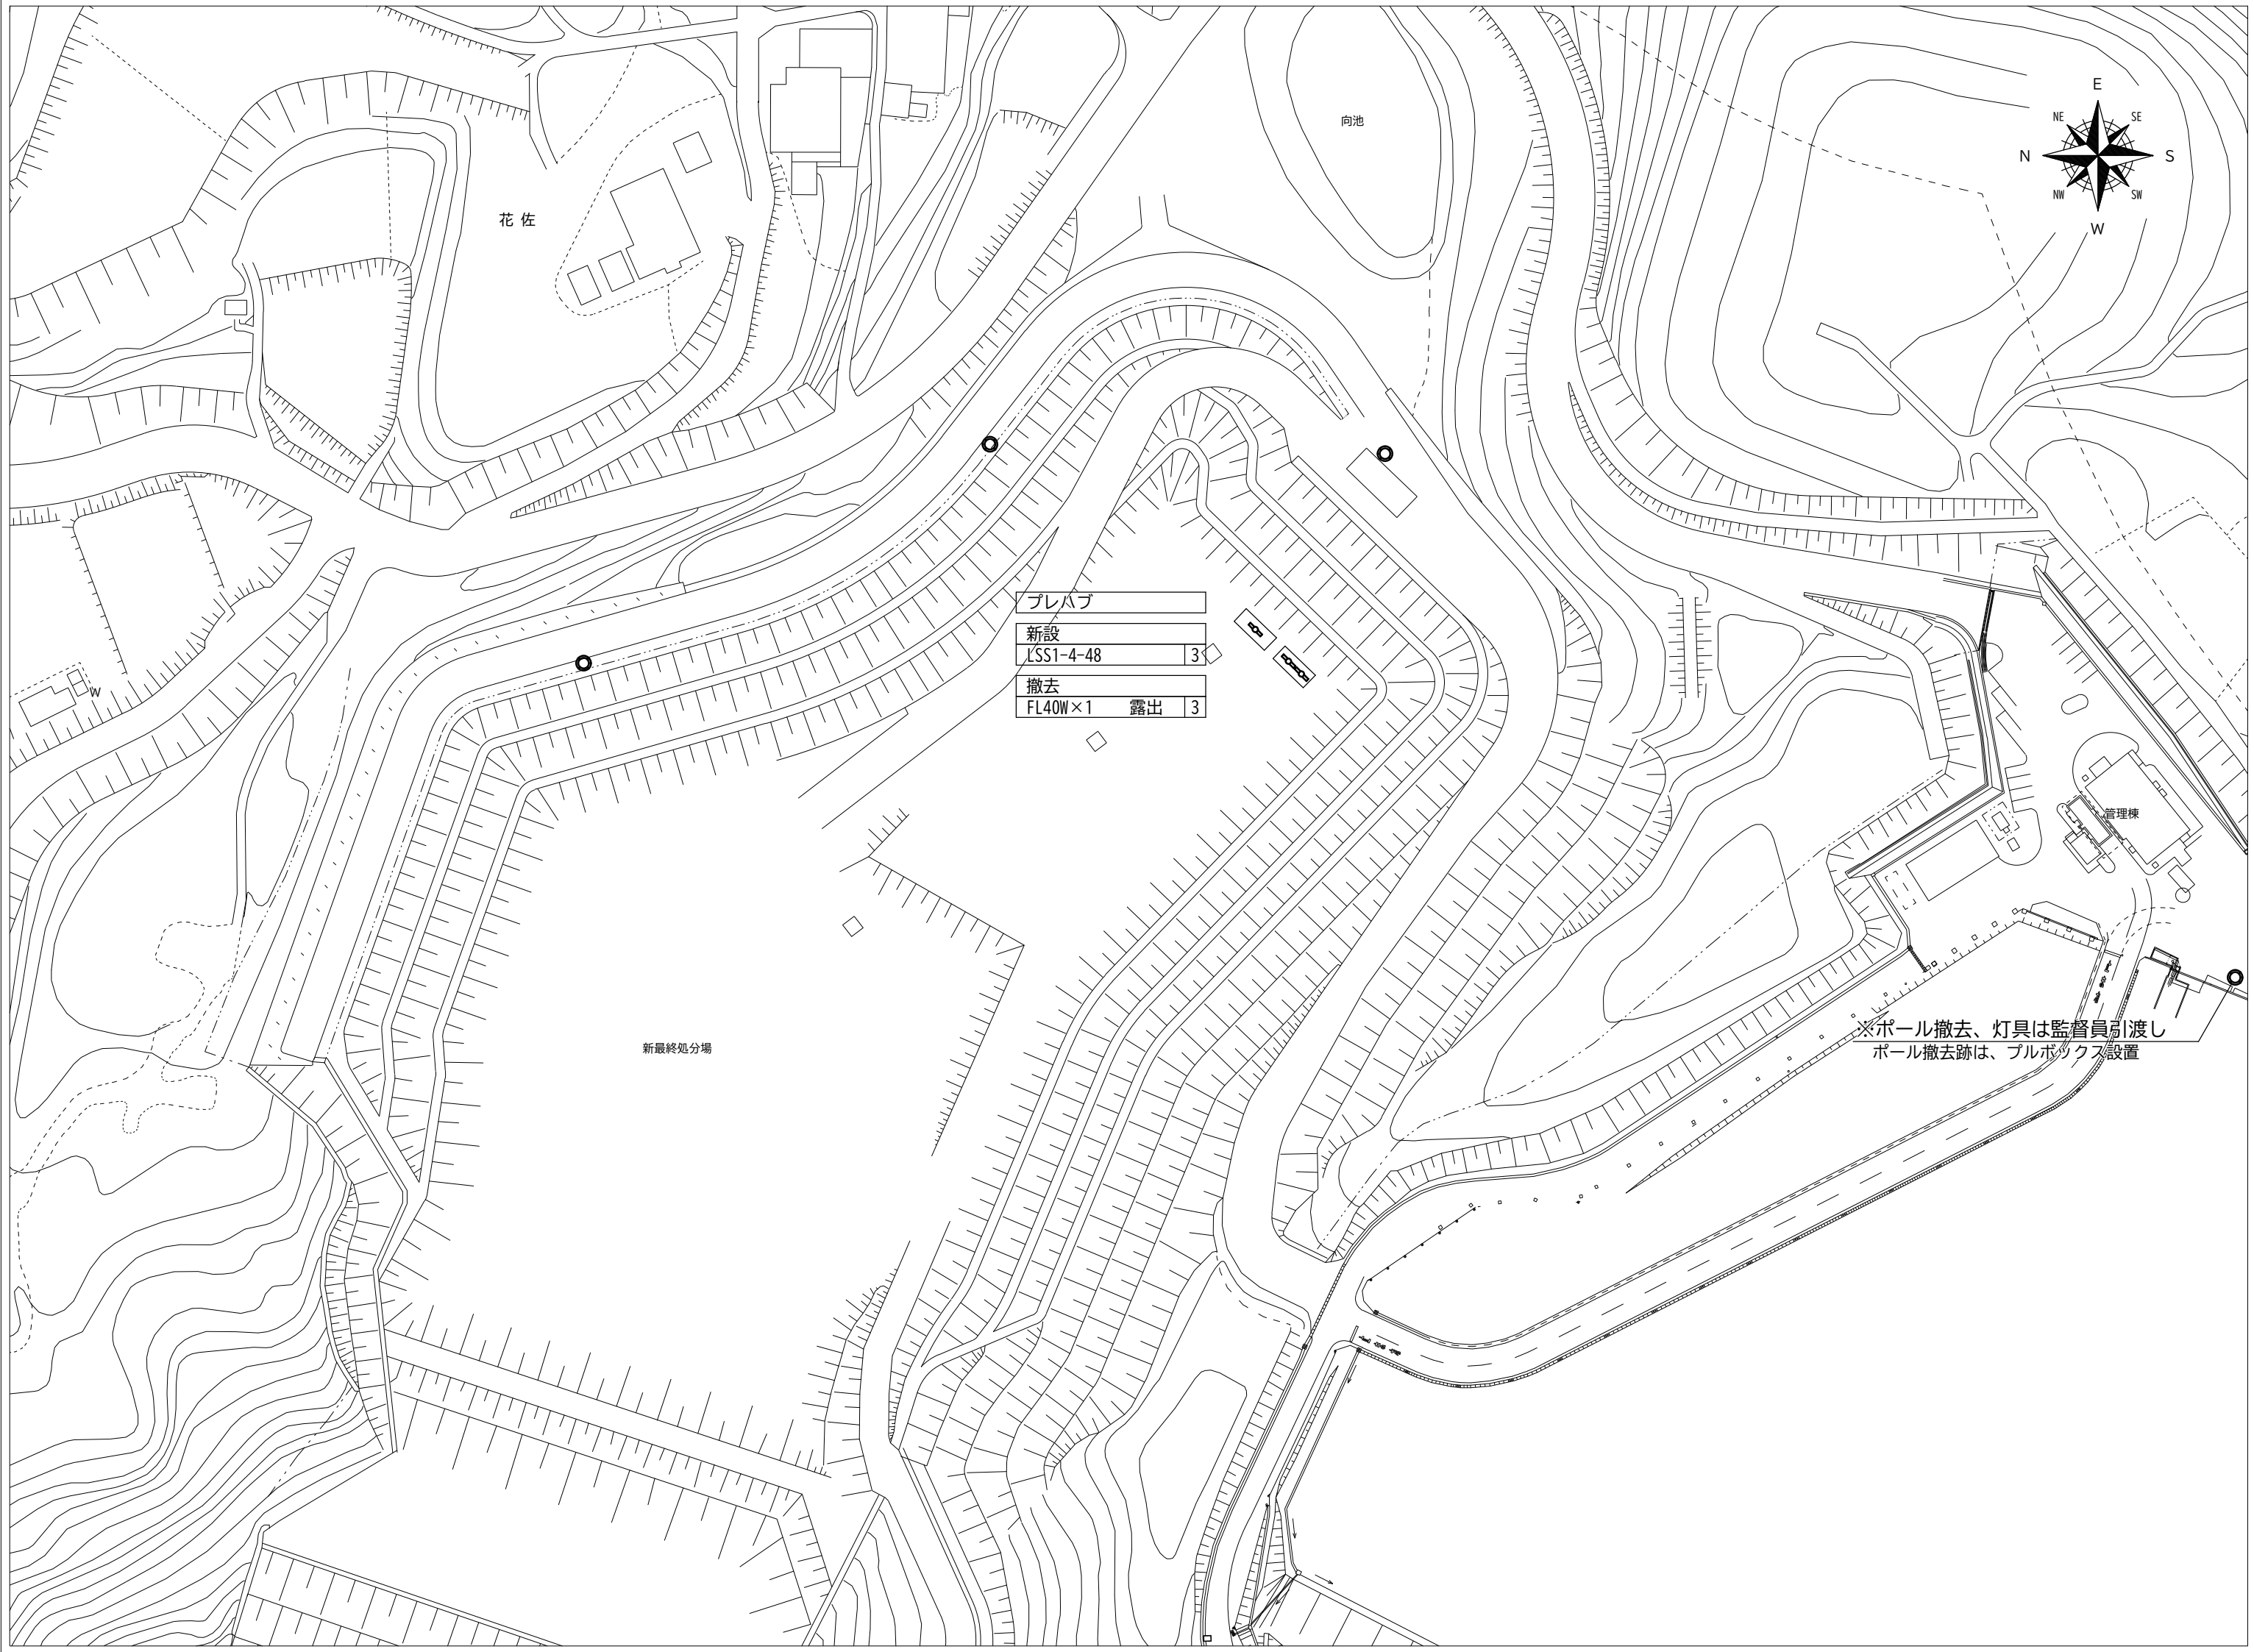

プレハブ		
新設		
LSS1-4-48		3
撤去		
FL40W×1 露出		3


※ポール撤去、灯具は監督員引渡し
ポール撤去跡は、ブルボクス設置


新最終処分場		
新設		
LST4-60		3
撤去		
HID100W ポール灯		3


外灯配置図（2）


S=1/1200

工事名	山上最終処分場電灯設備改修工事		
位置	岡山県岡山市北区山上152番地		
図名	外灯配置図		
図面番号	E-07	縮尺	1/1200
令和8年度			
岡山市環境局環境施設部環境施設課			

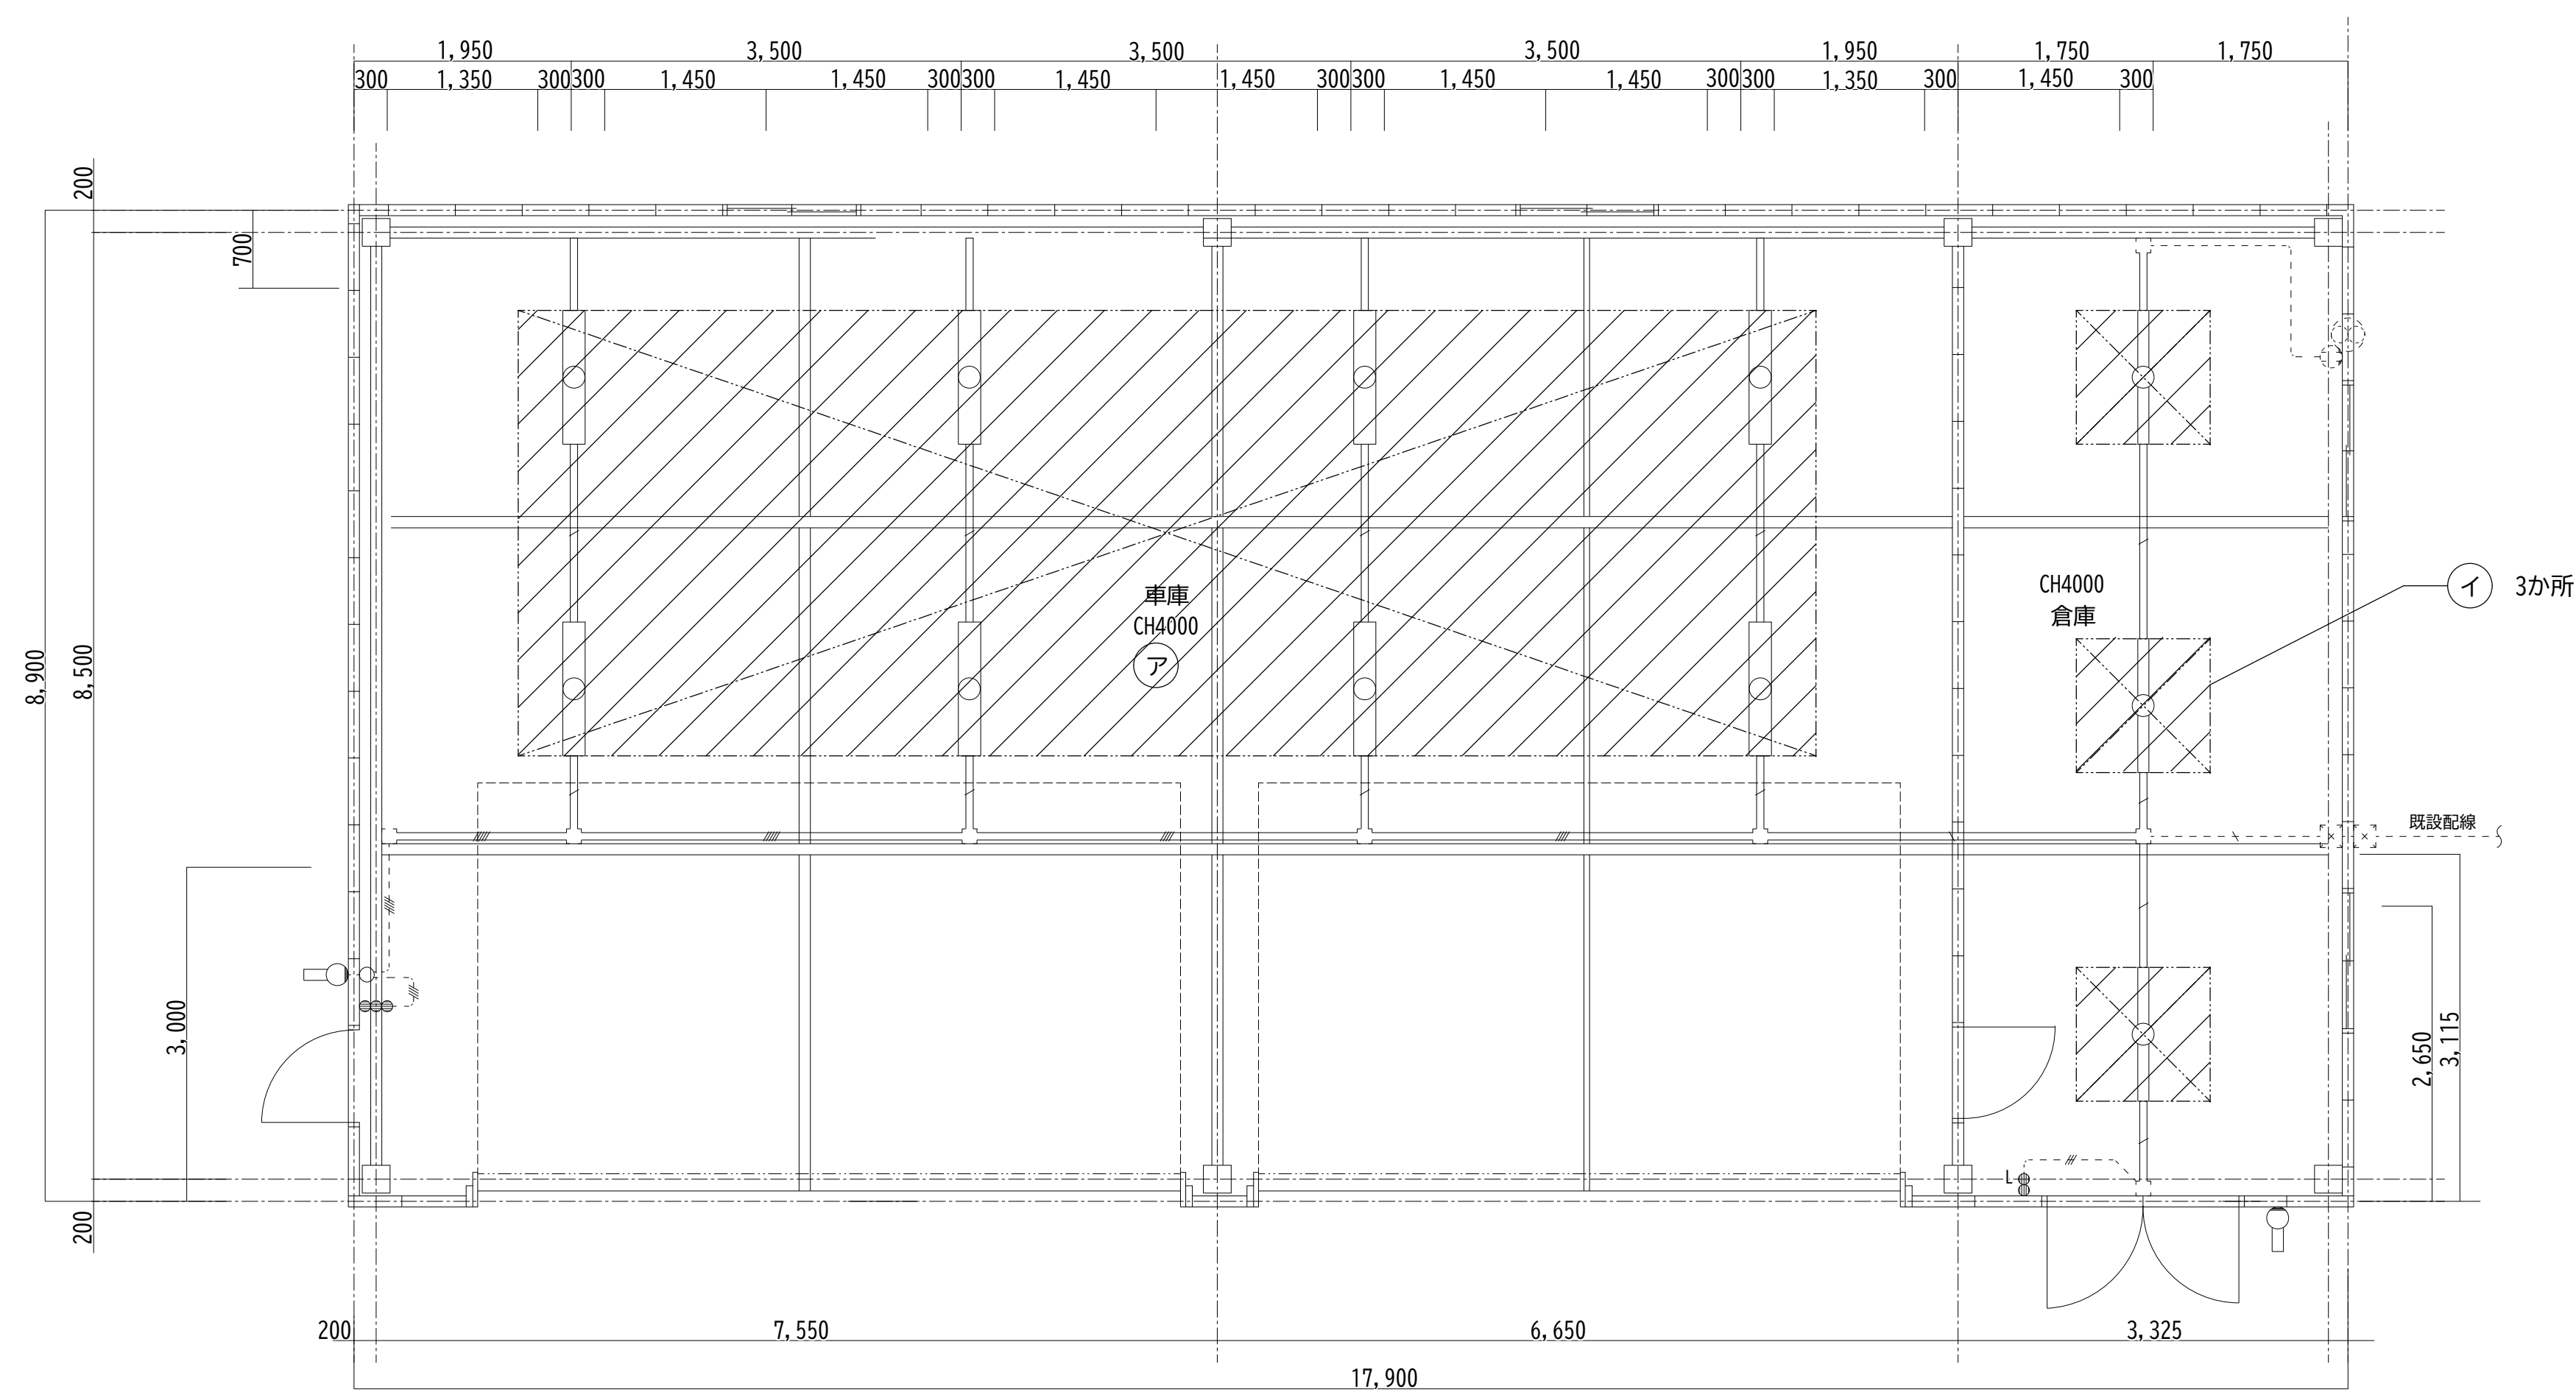


  足場設置範囲


 ローリングタワー 作業床H2500 ×1台

 枠組棚足場 作業床H2500 ×3か所


工事名	山上最終処分場電灯設備改修工事		
位 置	岡山県岡山市北区山上152番地		
図 名	仮設計画図(車庫棟)		
図面番号	E-08	縮 尺	1/50
令和8年度			
岡山市環境局環境施設部環境施設課			

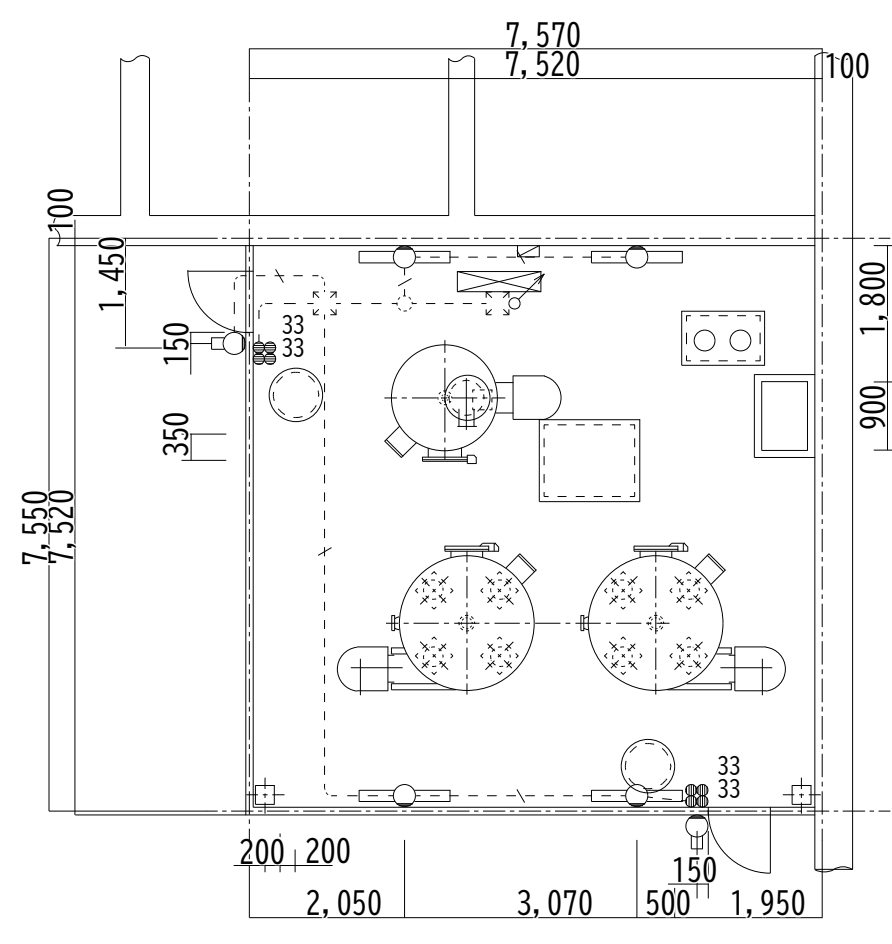


高度処理棟 電灯設備1階平面図 S=1/100

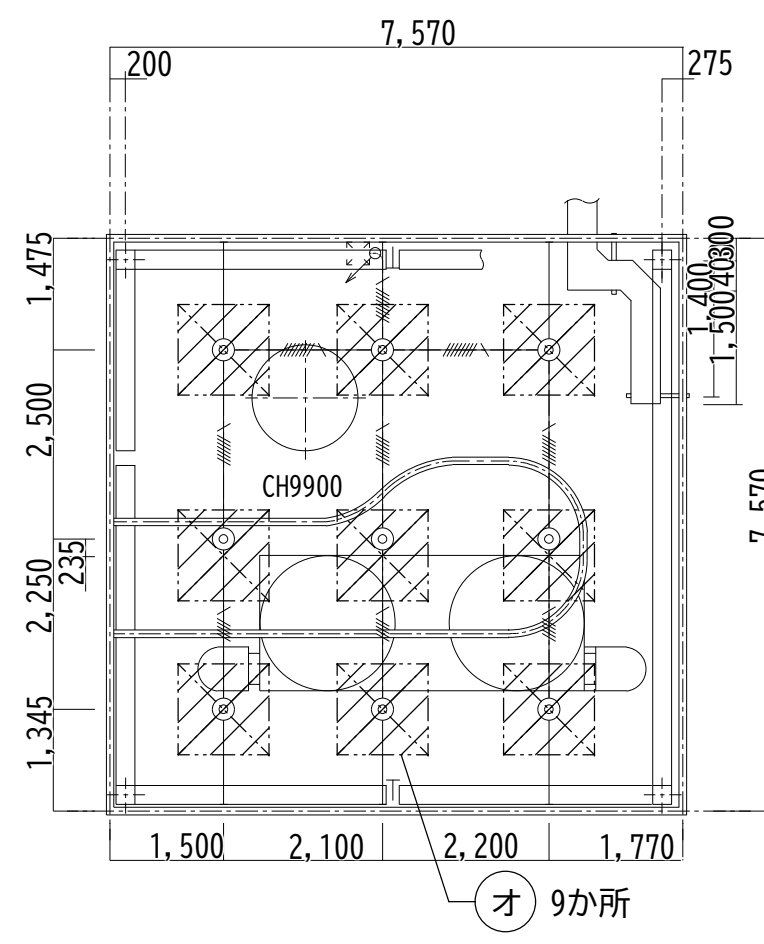


高度処理棟 電灯設備2階平面図 S=1/100

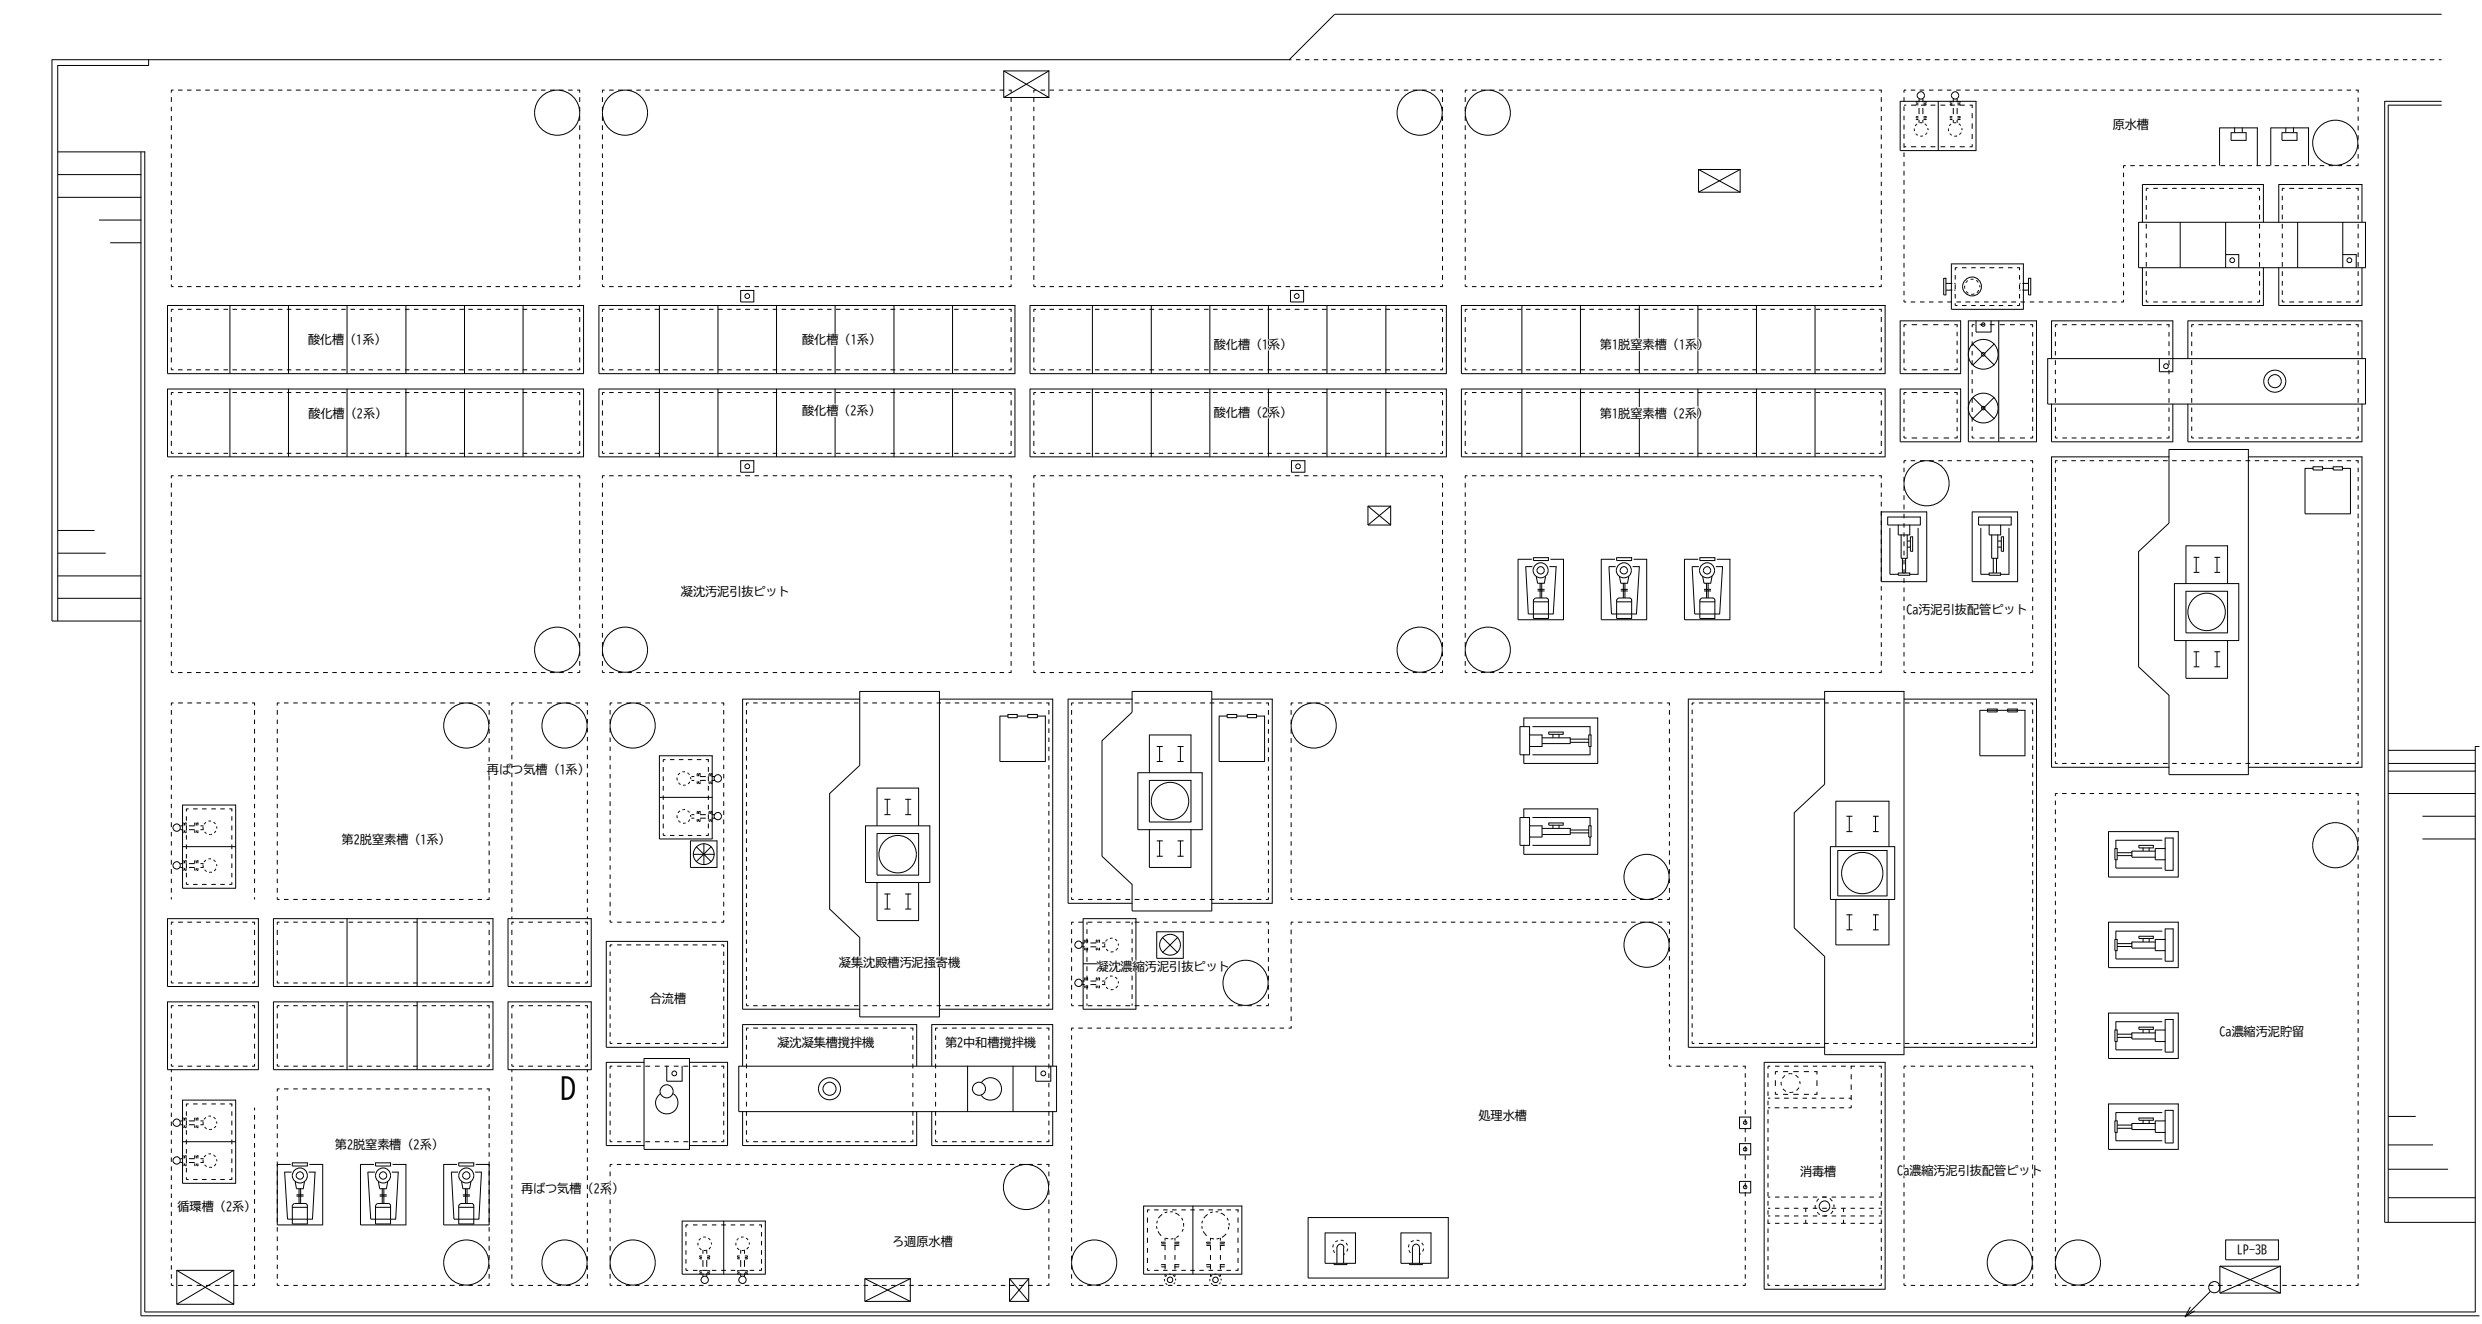

水処理槽上部 電灯設備平面図 S=1/100

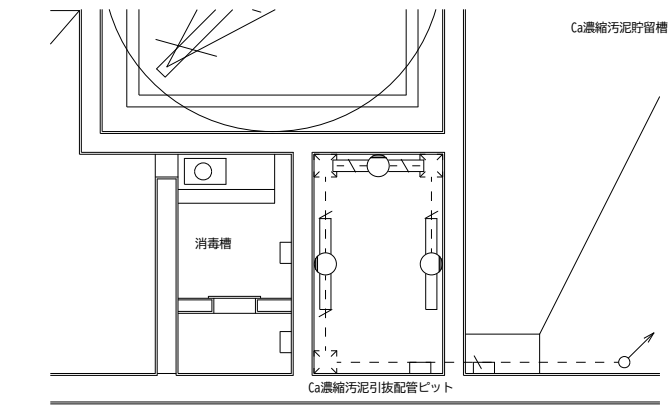

水処理槽下部 電灯設備平面図 S=1/100

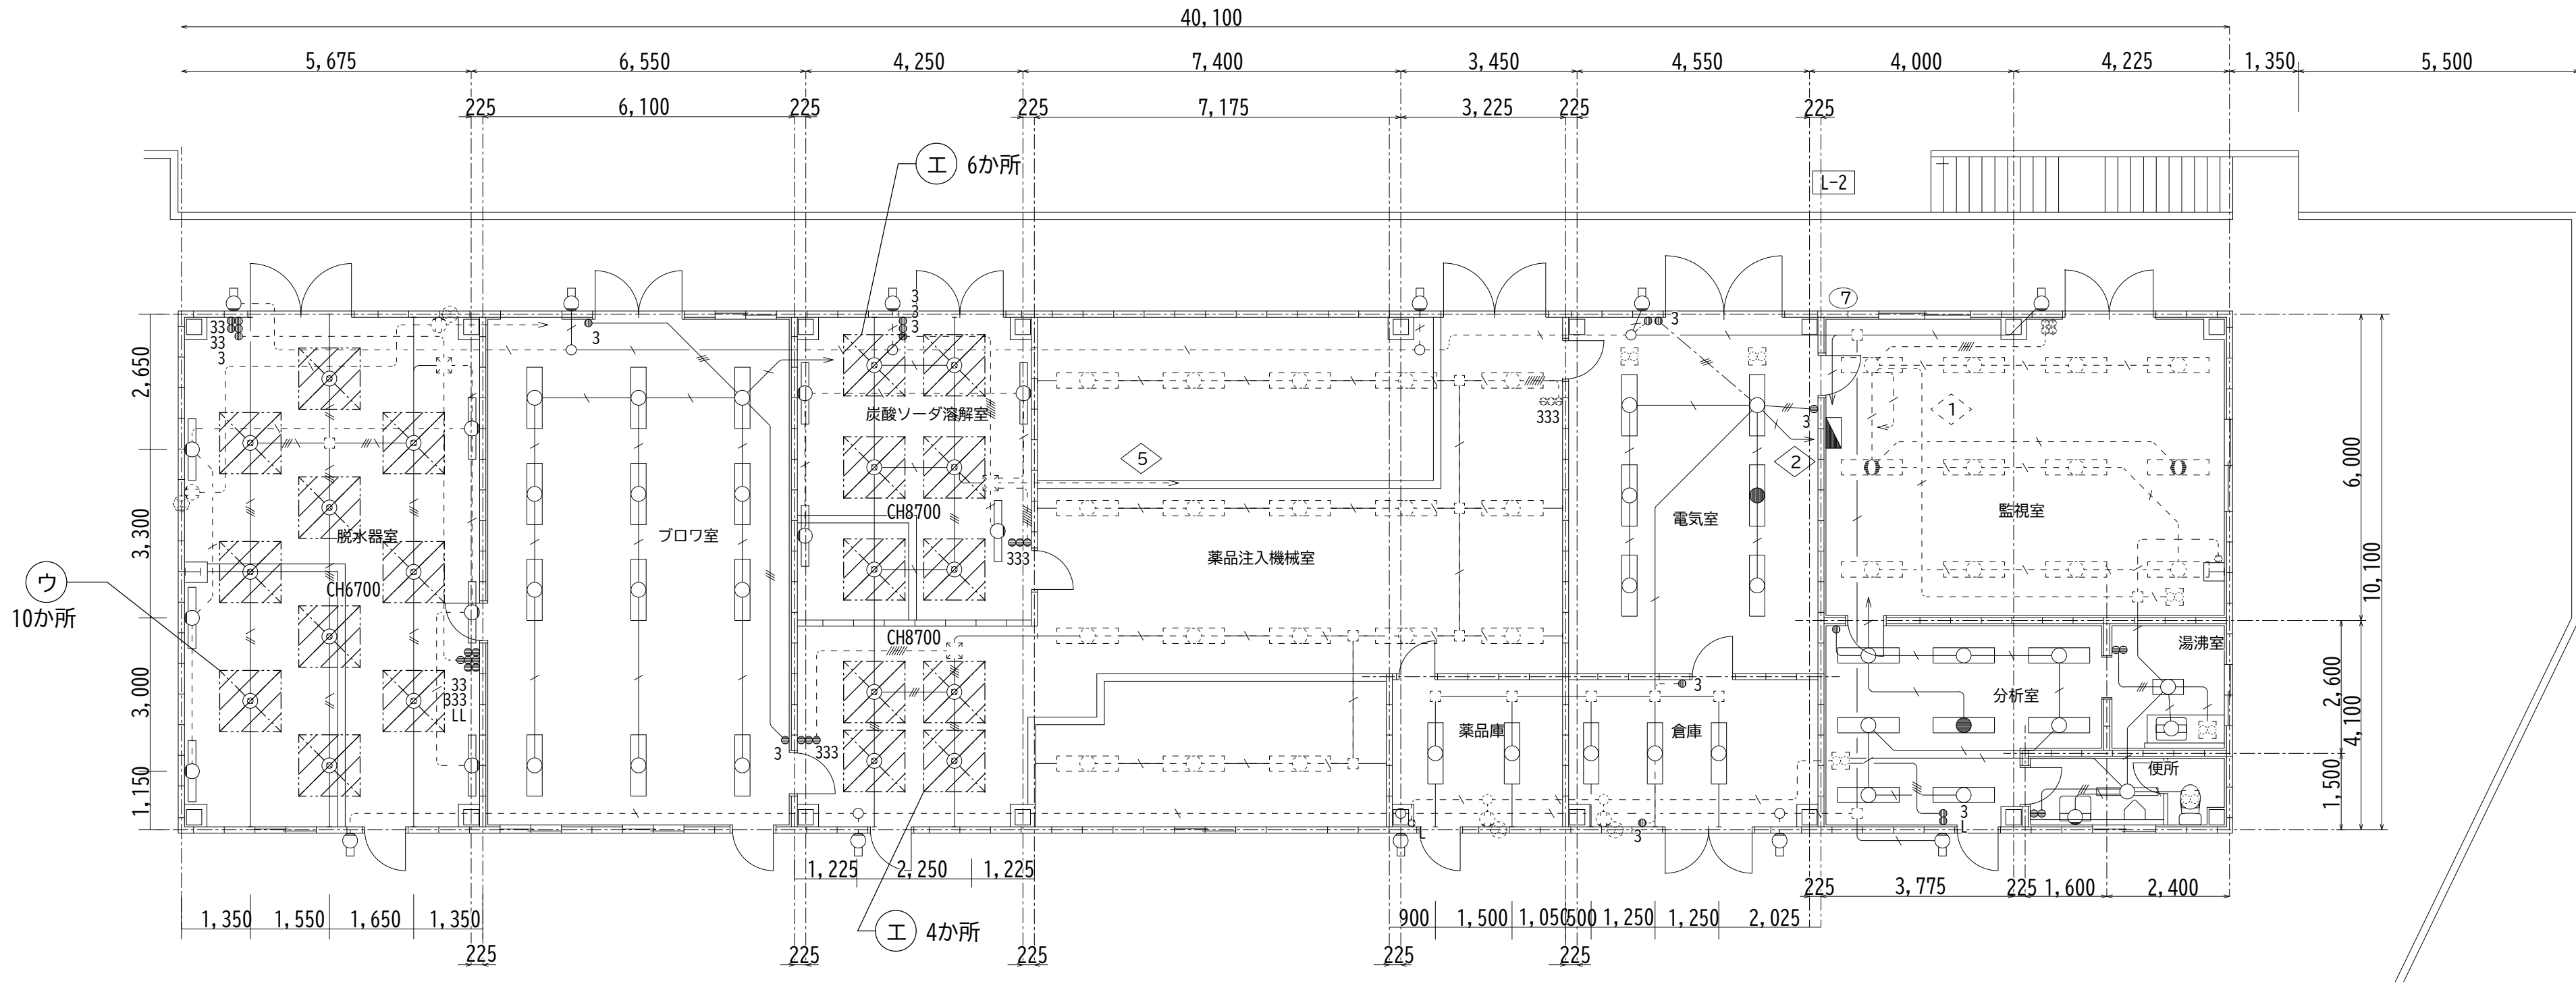


処理棟 電灯設備平面図 S=1/100


足場設置範囲

- ウ 桟組棚足場 作業床H5200 ×10か所
- 工 桟組棚足場 作業床H7200 ×10か所
- オ 桟組棚足場 作業床H8400 ×9か所


工事名	山上最終処分場電灯設備改修工事		
位置	岡山県岡山市北区山上152番地		
図名	仮設計画図(処理棟・高度処理棟)		
図面番号	E-09	縮尺	1/100
令和8年度			
岡山市環境局環境施設部環境施設課			

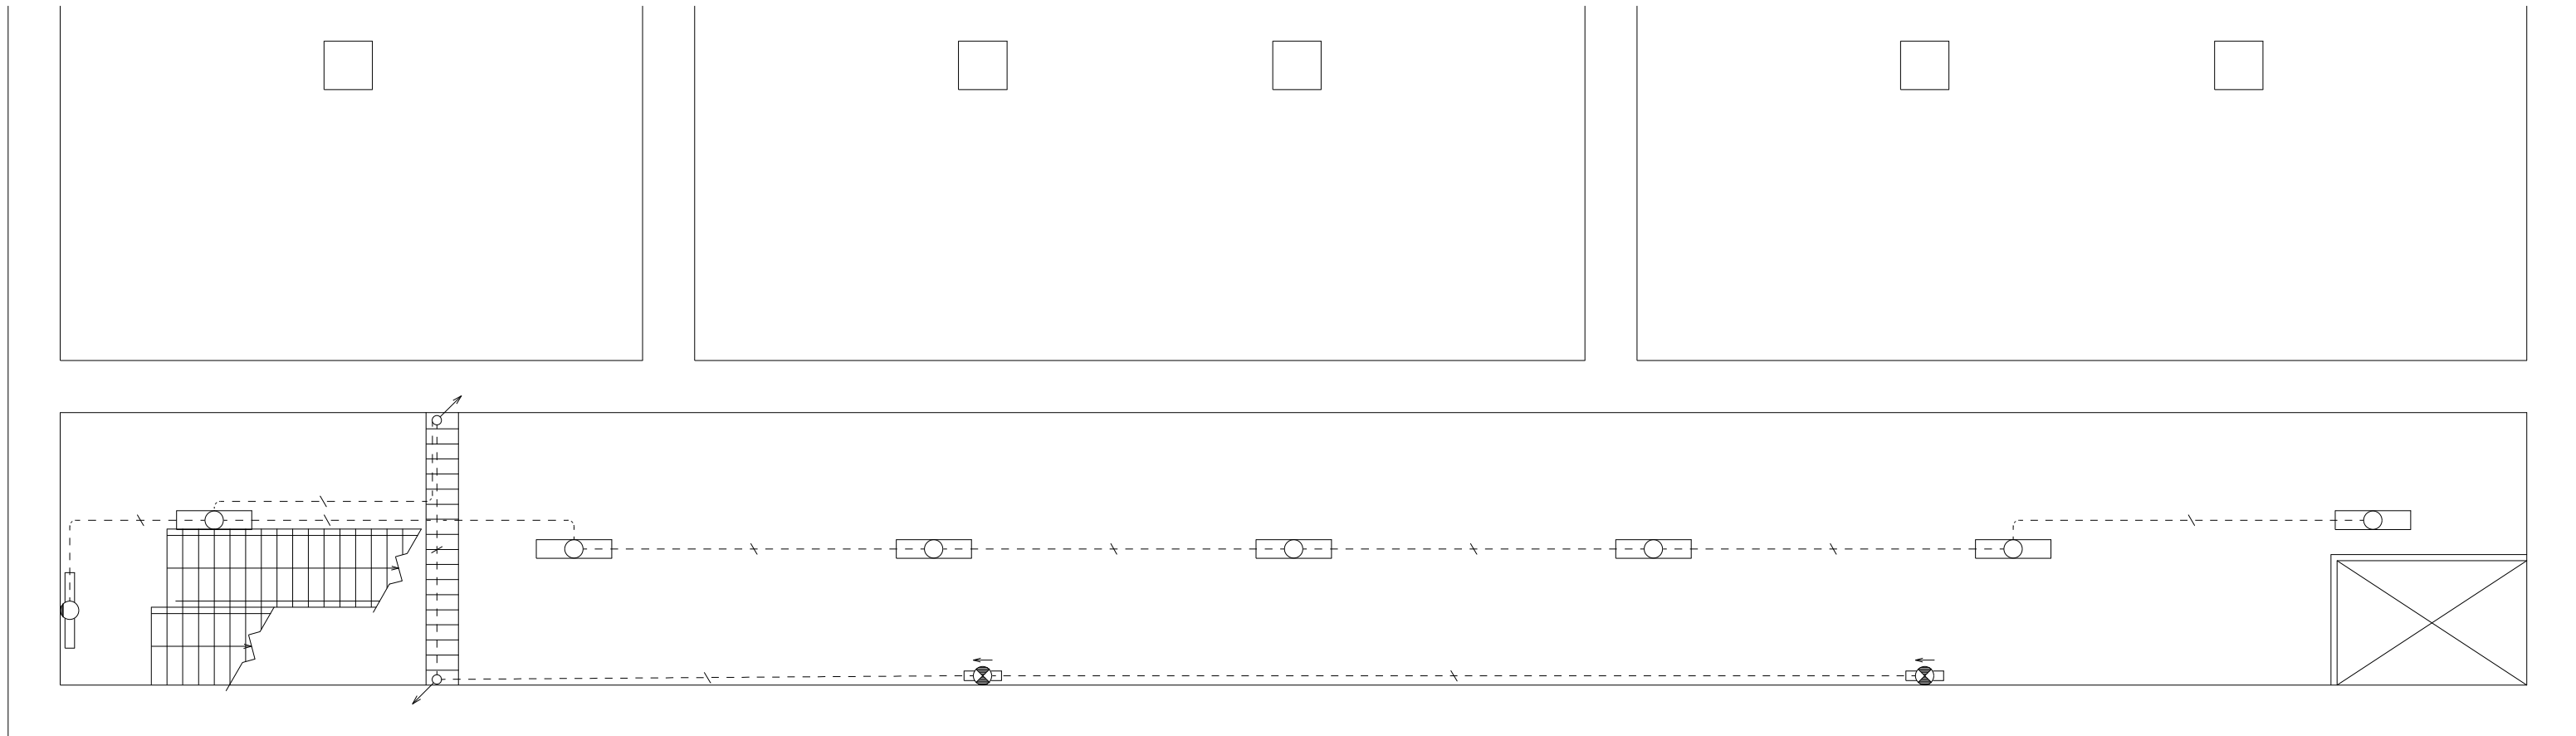


浸出水調整槽(倉庫棟)電灯設備地下1階平面図 S=1/100

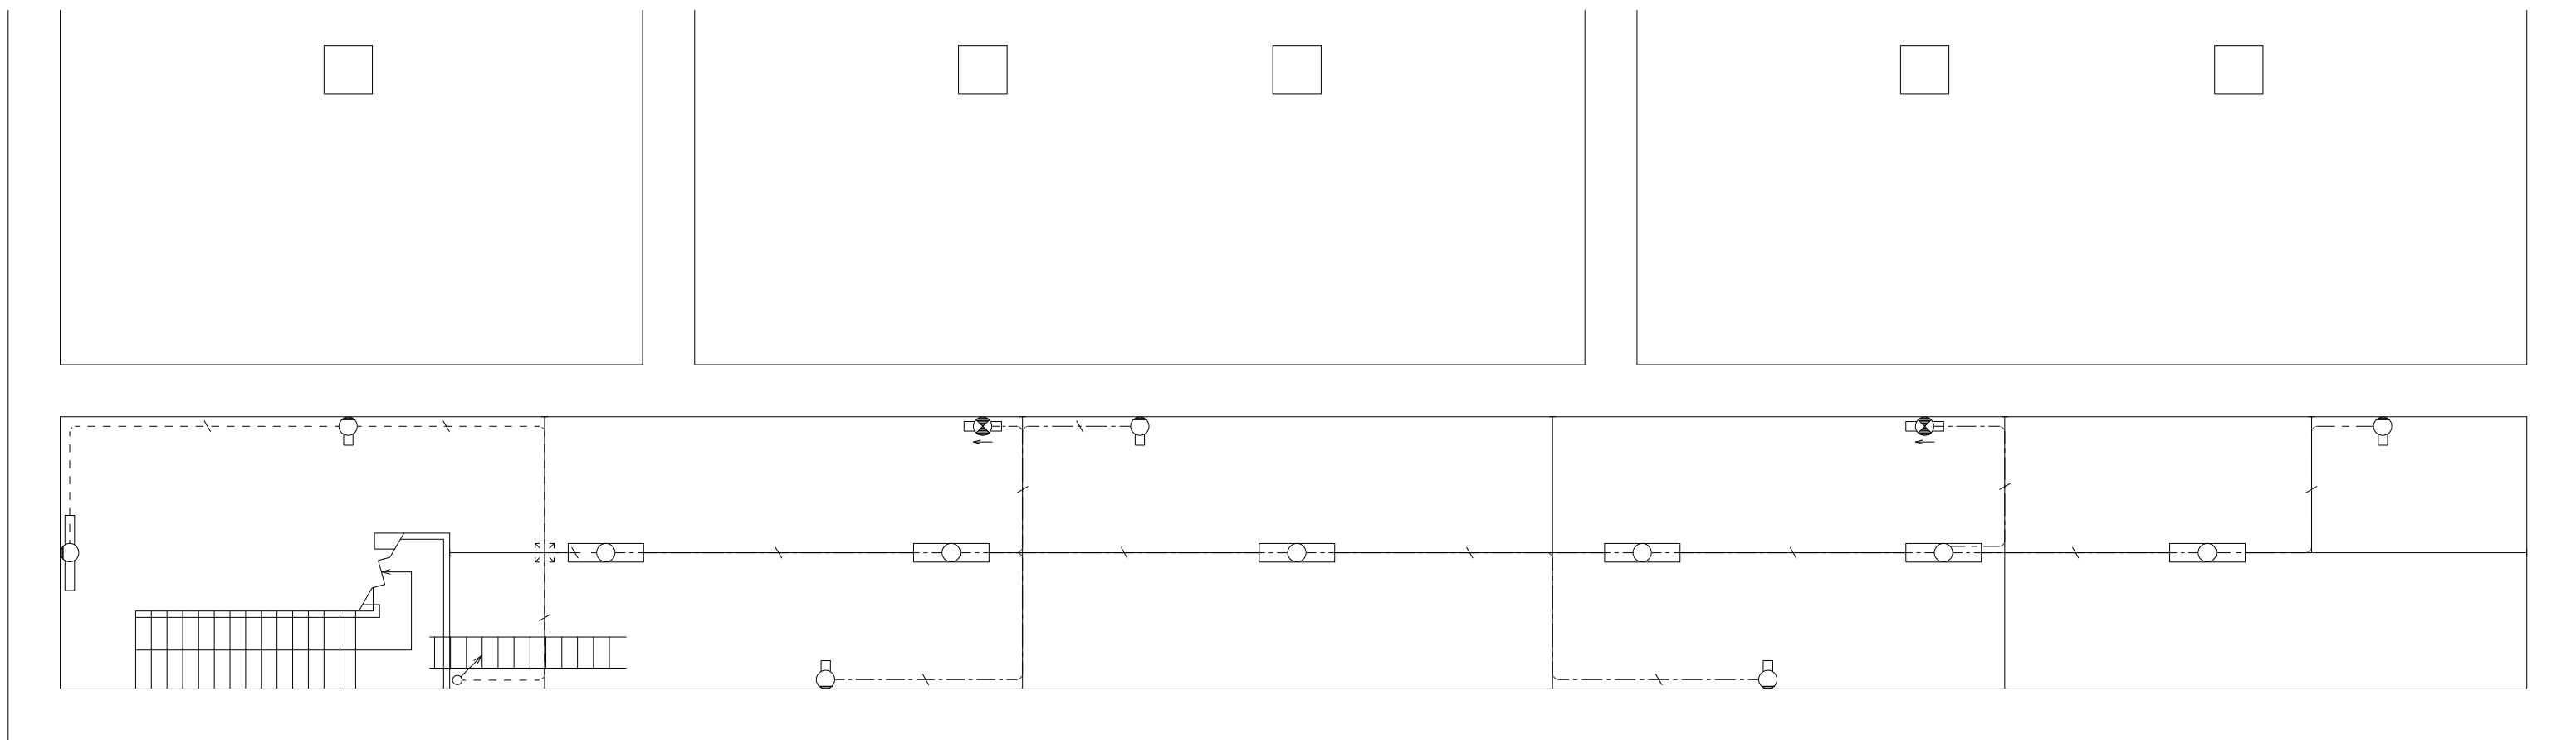

浸出水調整槽(倉庫棟)電灯設備地下2階平面図 S=1/100

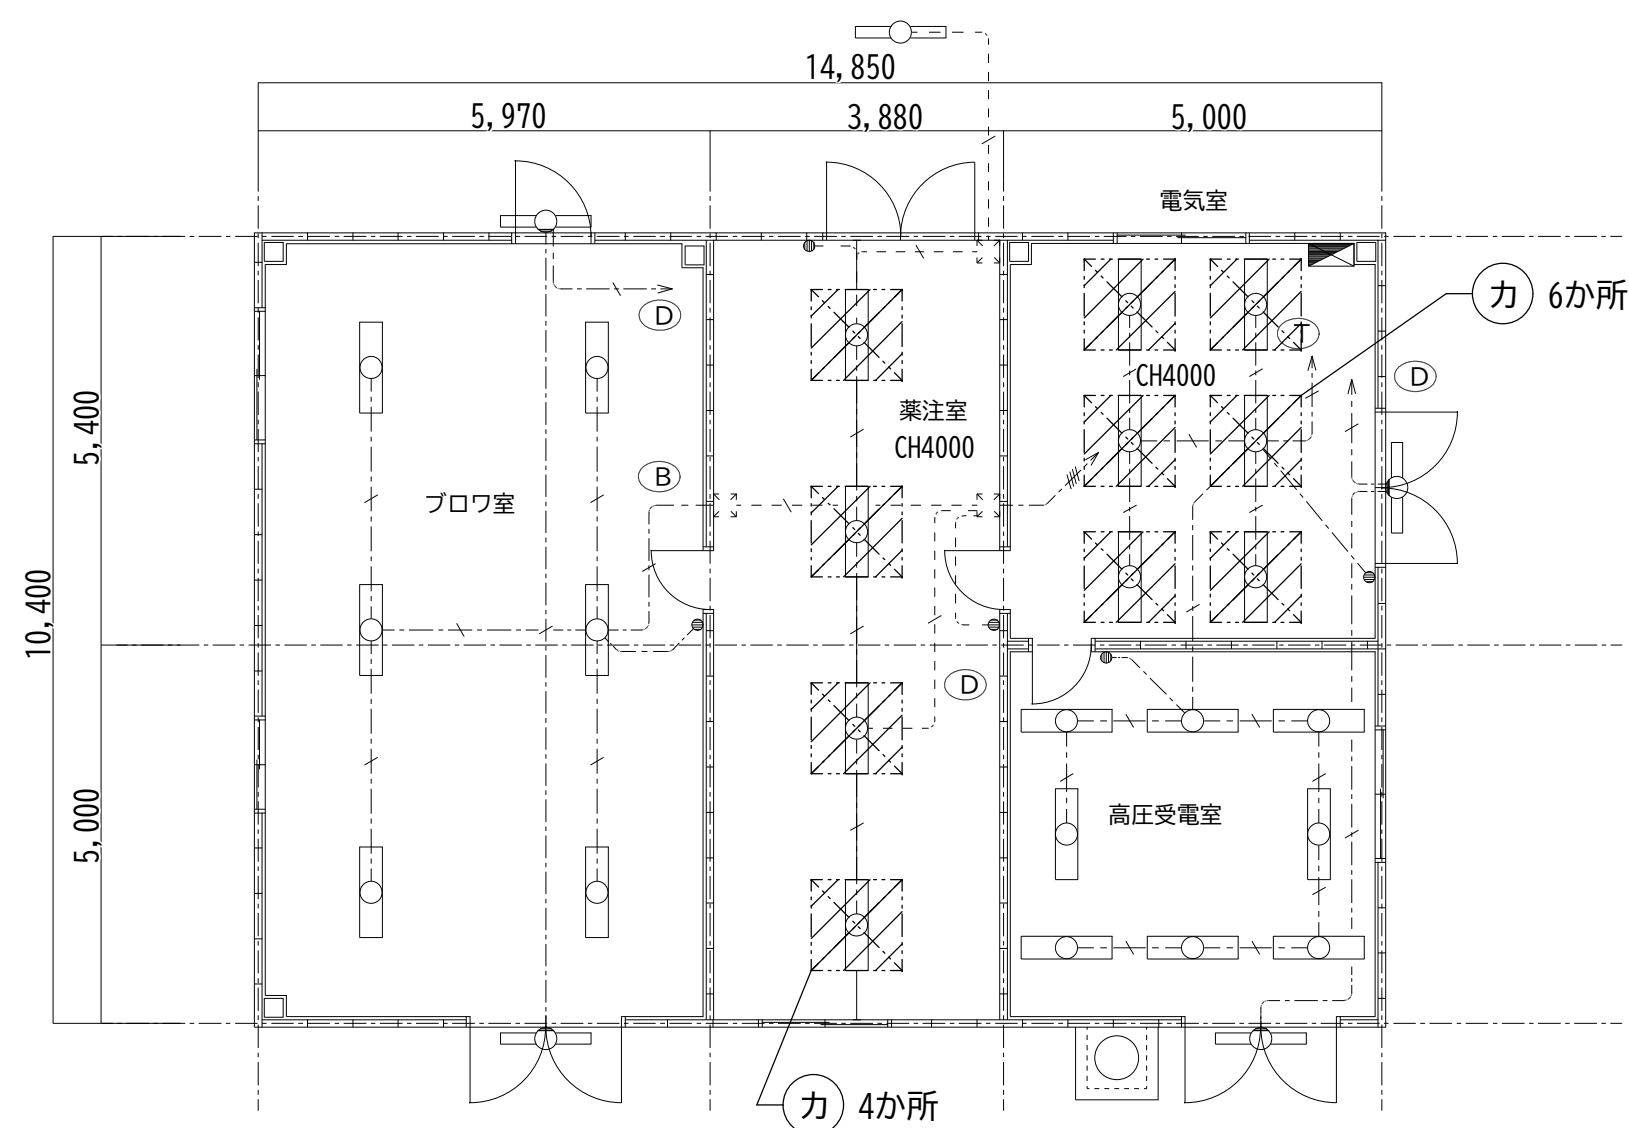

浸出水調整槽(機械棟)電灯設備平面図=1/100

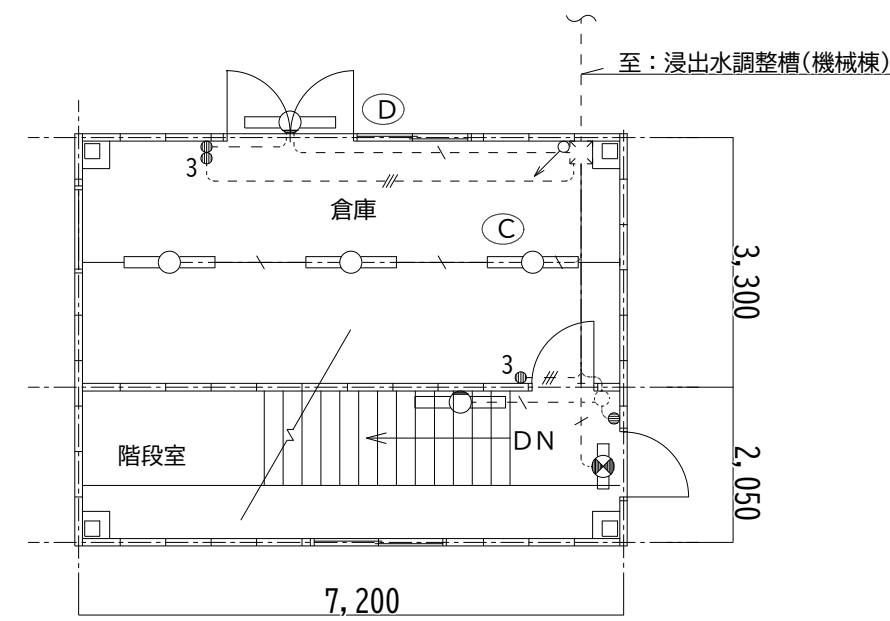

浸出水調整槽(倉庫棟)電灯設備1階平面図 S=1/100

工事名	山上最終処分場電灯設備改修工事		
位 置	岡山県岡山市北区山上152番地		
図 名	仮設計画図(浸出水調整槽)		
図面番号	E-10	縮 尺	1/100
令和8年度			
岡山市環境局環境施設部環境施設課			