

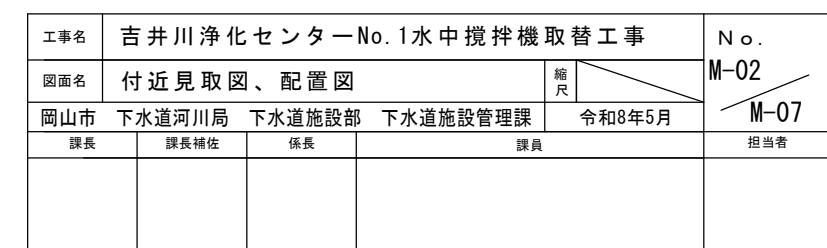
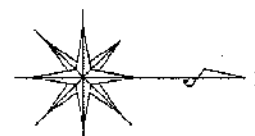


令和8年度 吉井川浄化センターNo. 1水中攪拌機取替工事


図面番号	図面名称	縮尺
M-01	表紙・図面リスト	—
M-02	付近見取図、配置図	—
M-03	水中攪拌機設備平面図	—
M-04	機器配置図1	—
M-05	機器配置図2、機器リスト	—
M-06	既設水中攪拌機外形図	—
M-07	既設水中攪拌機結線図	—



工事名	吉井川浄化センターNo. 1水中攪拌機取替工事				No.
図面名	表紙・図面リスト			縮尺	M-01
岡山市	下水道河川局	下水道施設部	下水道施設管理課	令和8年5月	M-07
課長	課長補佐	係長	課員		担当者

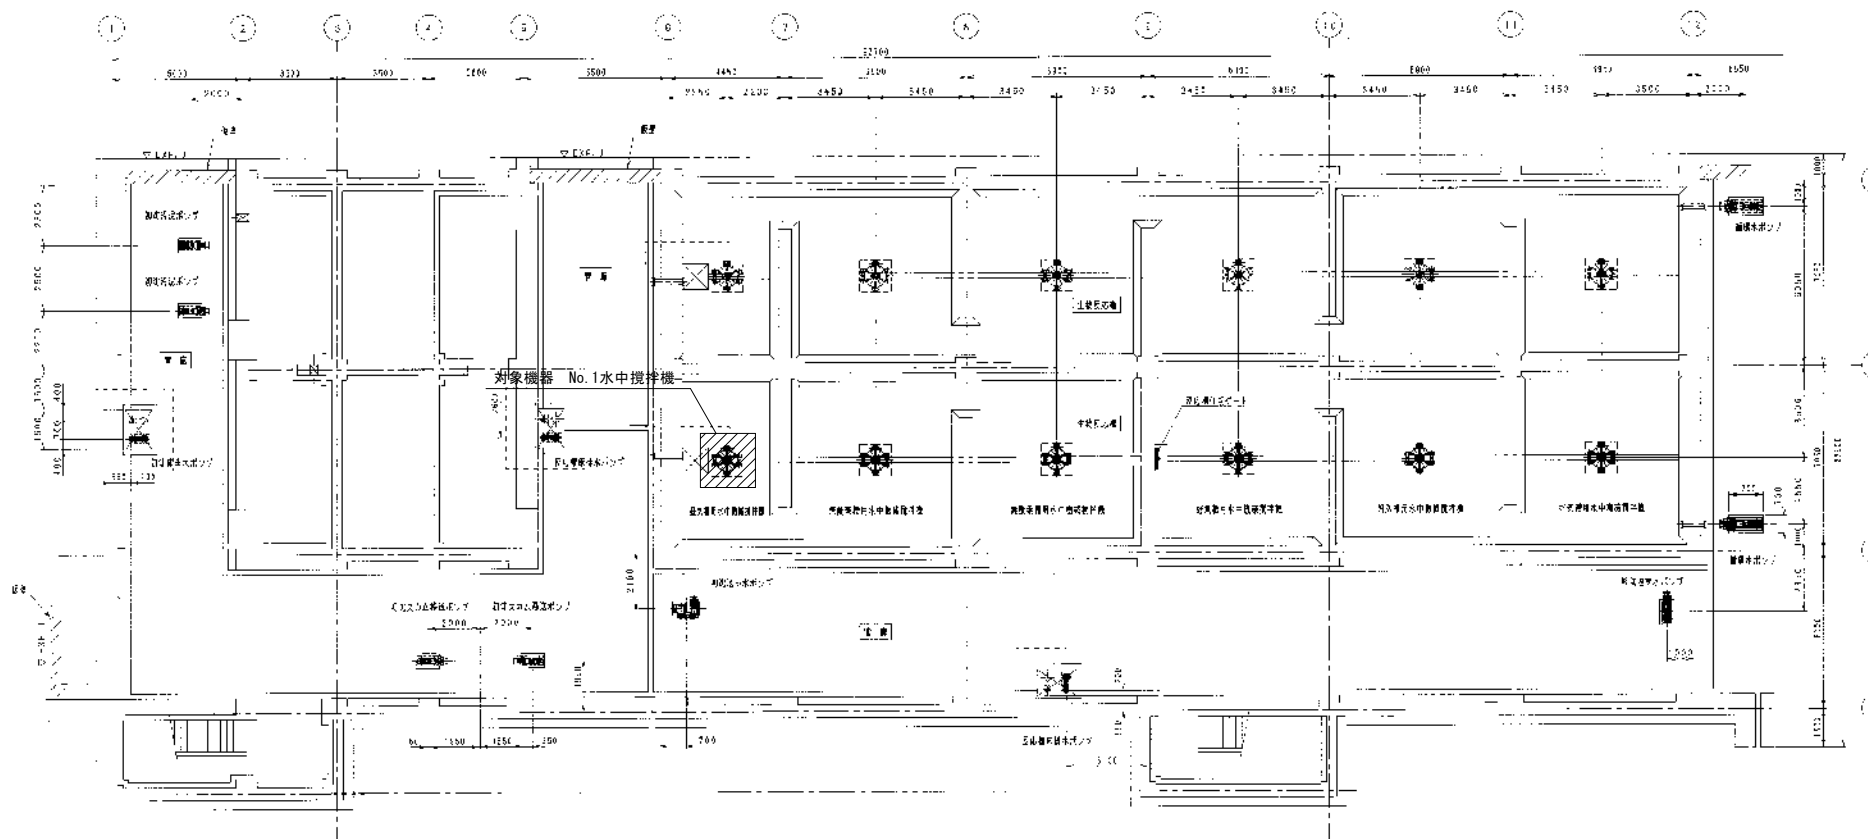

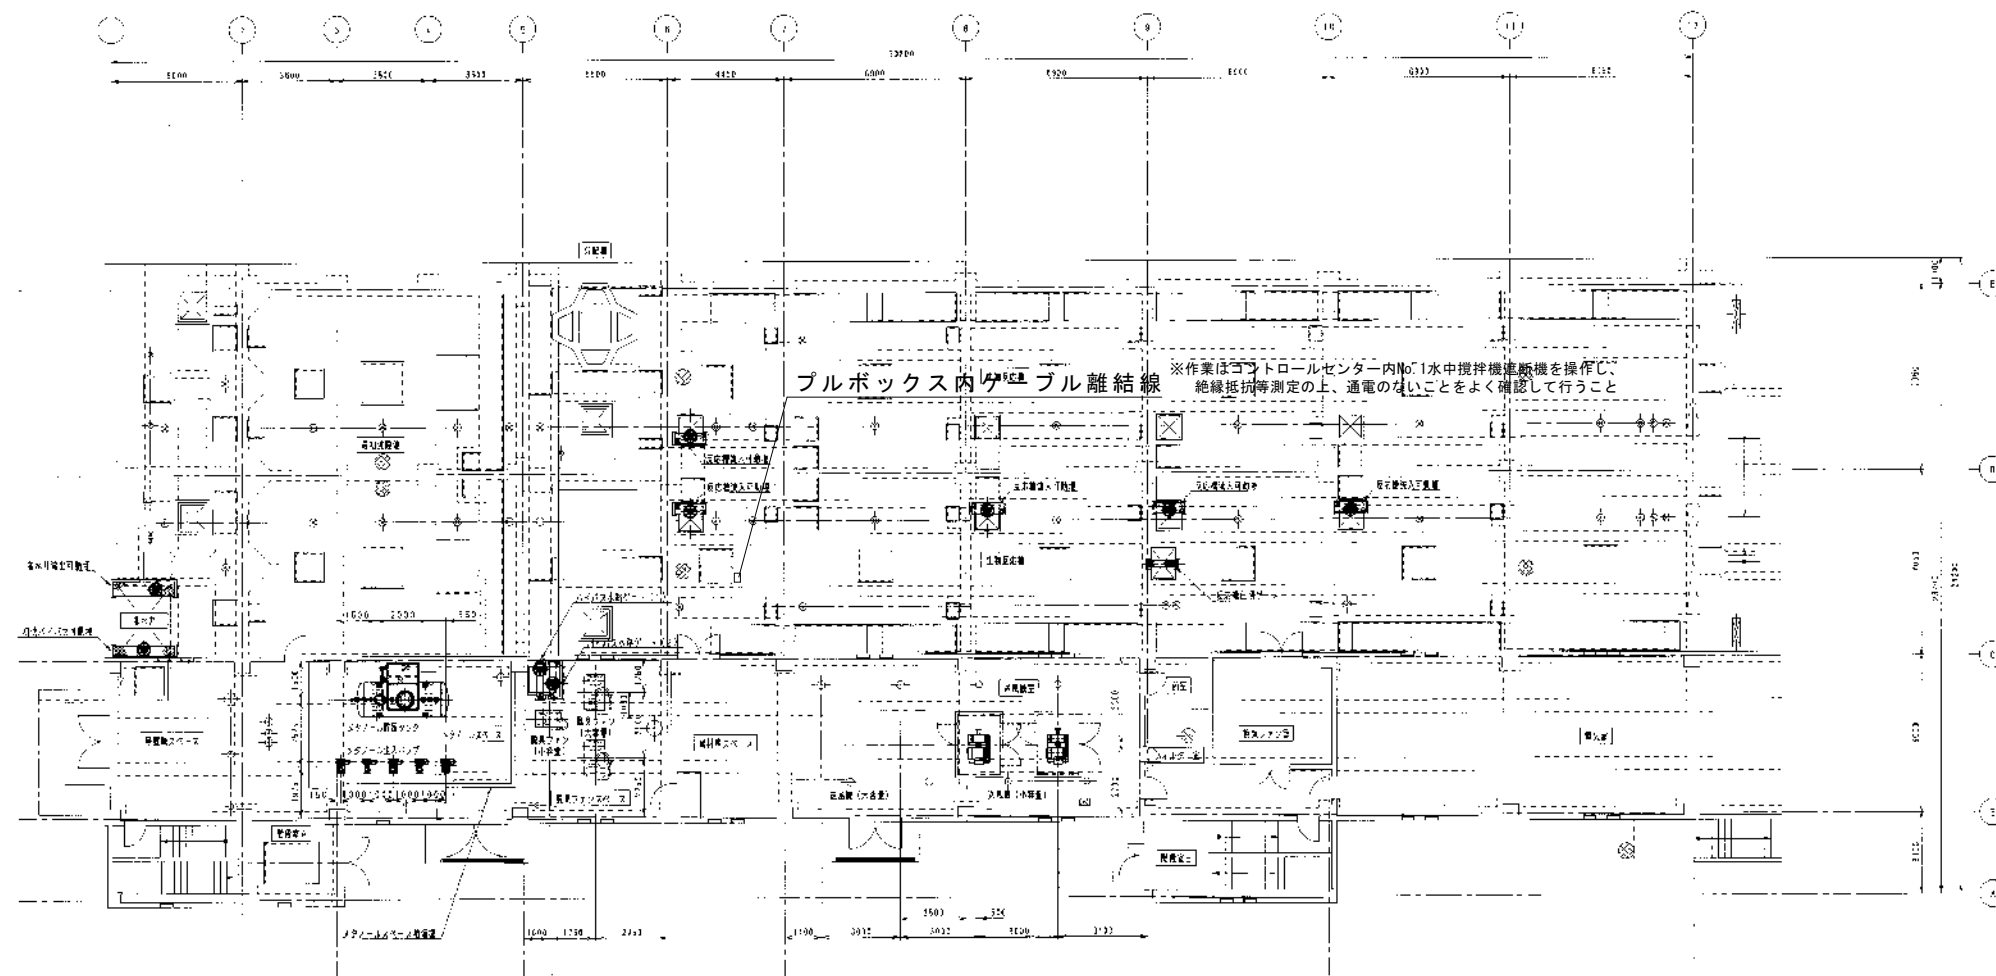

工事名 吉井川浄化センターNo.1水中攪拌機取替工事				No. M-03 M-07
図面名 水中攪拌機設備平面図			縮尺	
岡山市 下水道河川局 下水道施設部 下水道施設管理課				令和8年5月
課長	課長補佐	係長	課員	担当者

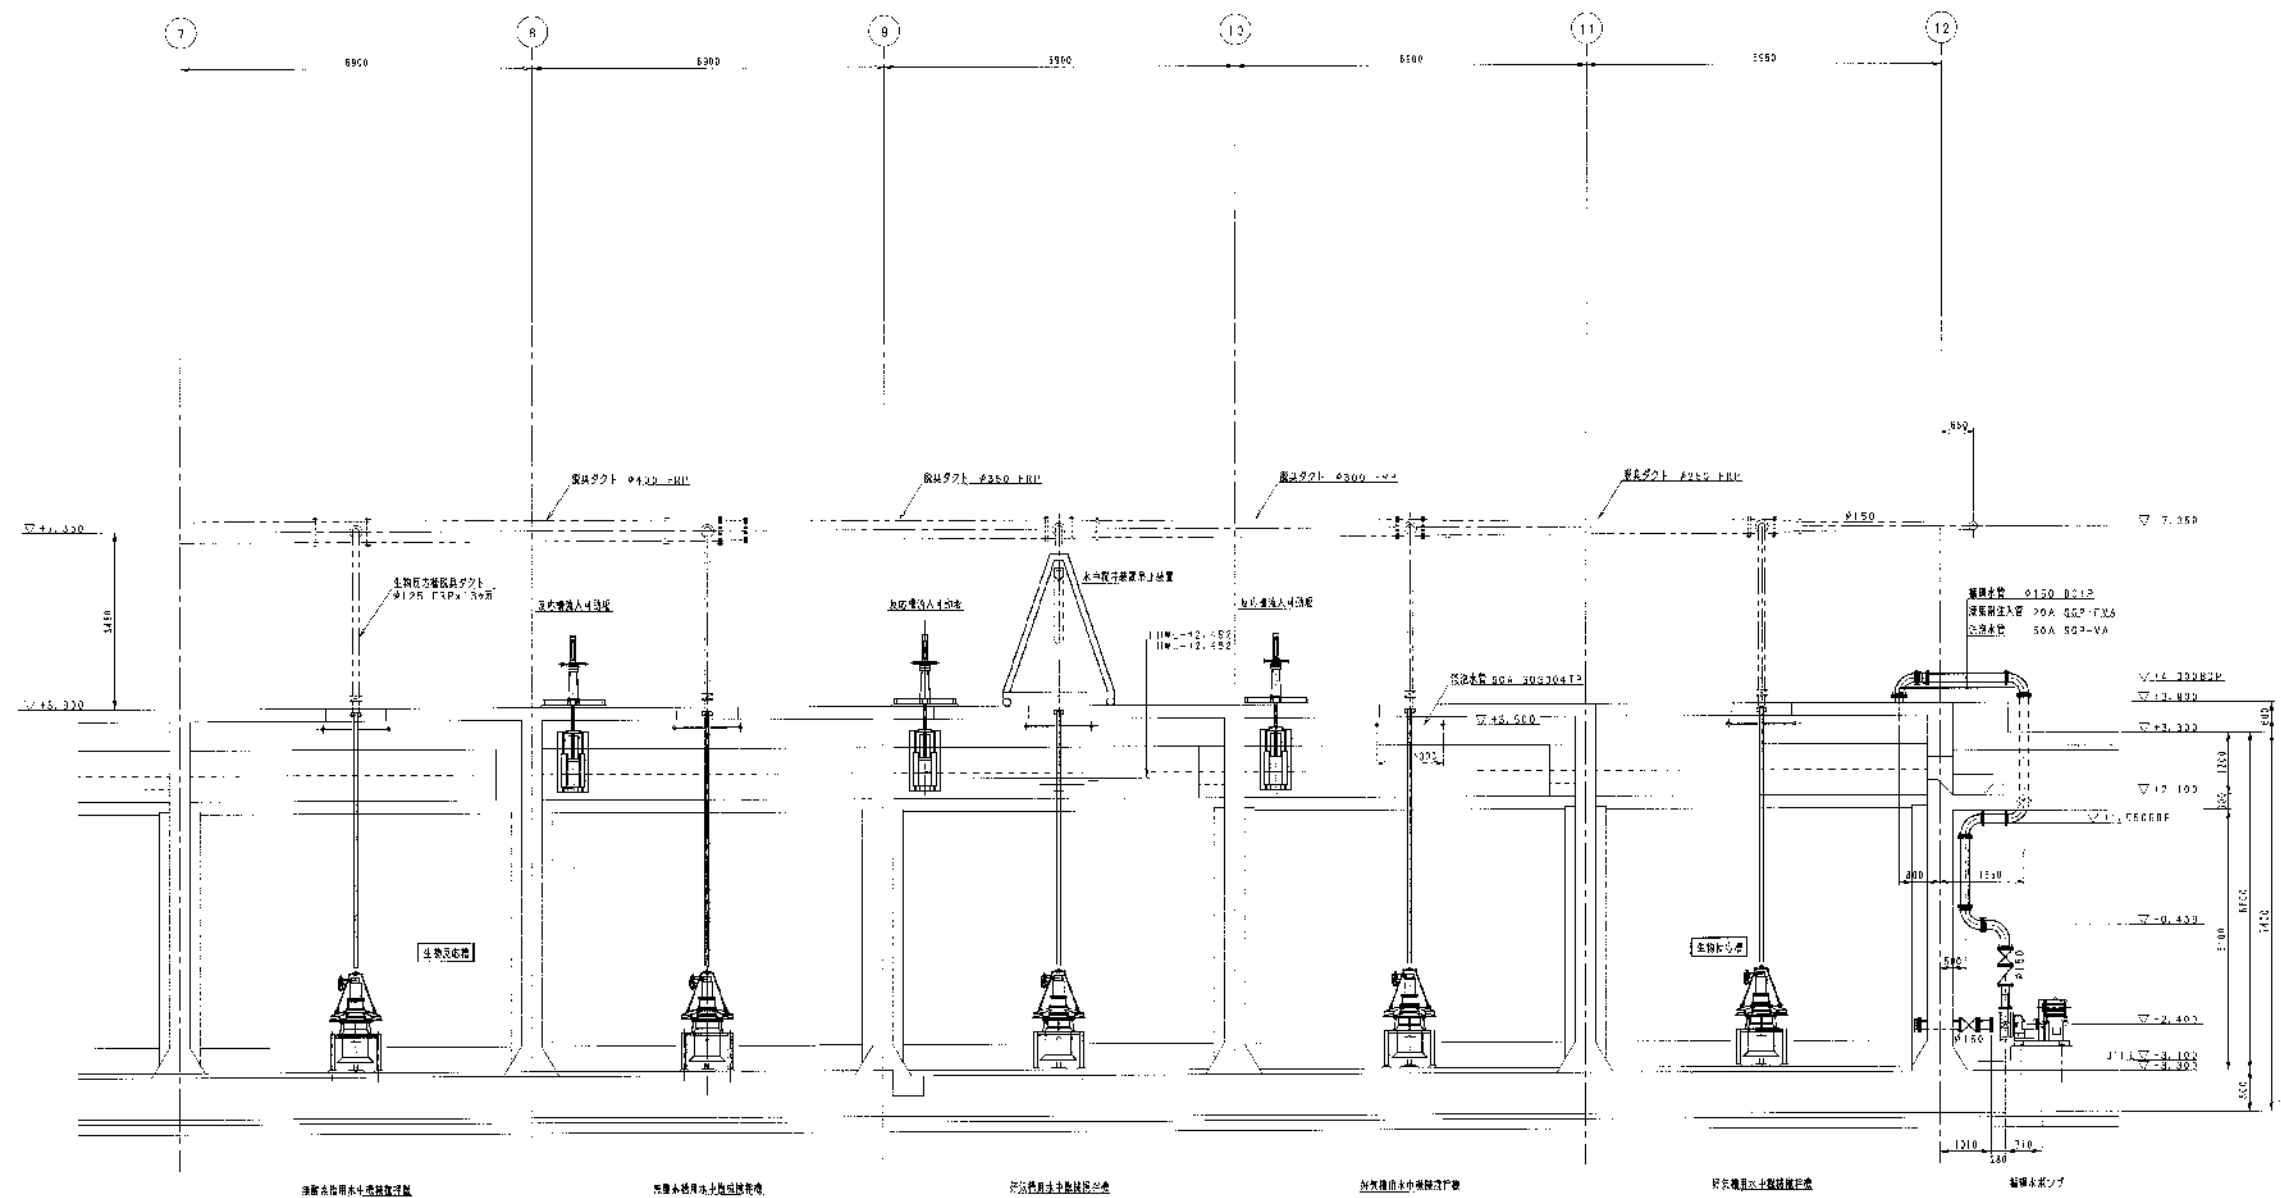

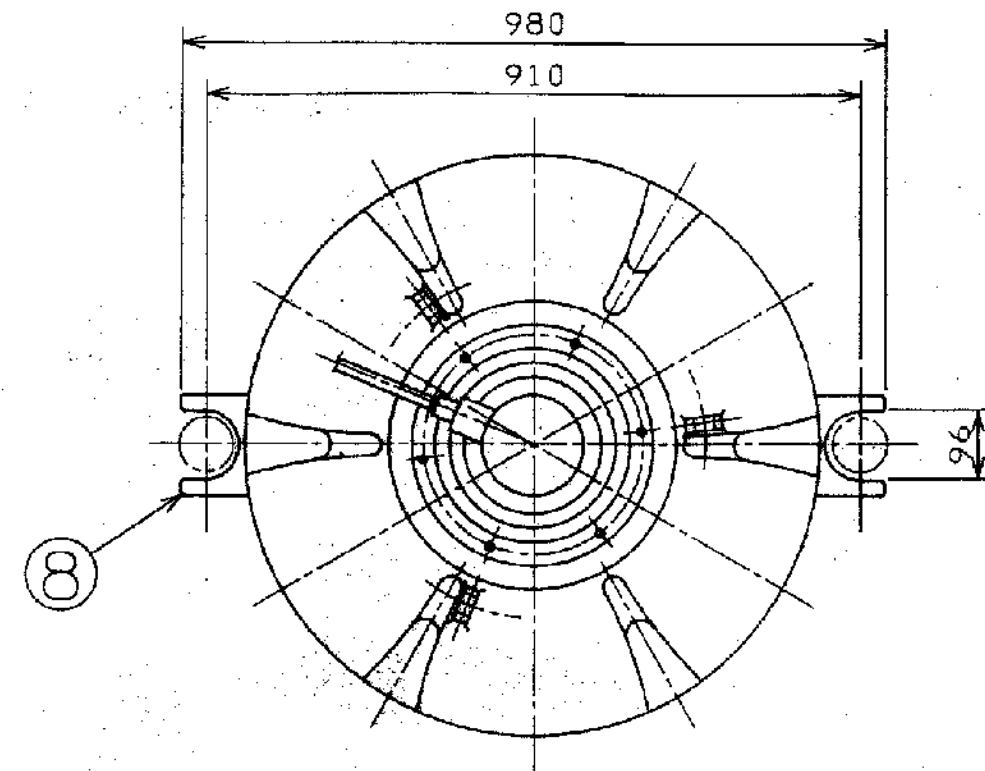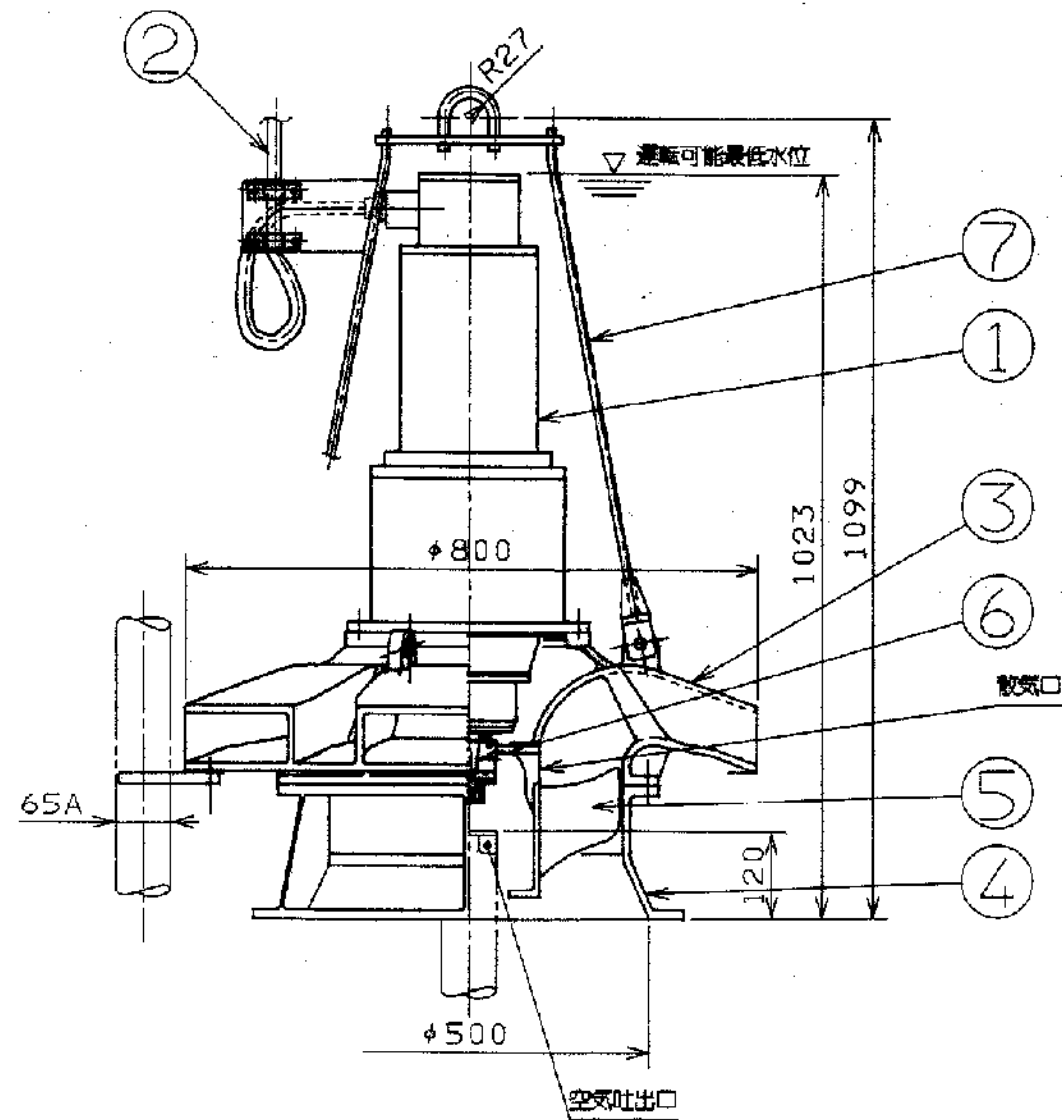


L-4502-002

DWG. No. 4A12-008 (6/16)

概略重量 310kg

8	ガイドピース	FCD400	2		
7	吊り金具	SUS304	1		
6	出力軸	SCM440H	1	SUS304スリーブ付	
5	インペラ	SCS13	1		
4	下部ケーシング	FC250	1		
3	上部ケーシング	FC250	1		
2	キャブタイヤケーブル	2PNCT	1	8c 3.5sq φ20.0 10m	
1	水中電動機		1S	2.2kw	
符号 ITEM	品 名 PART NAME	材 質 MATERIAL	数量(1台) NO. REQ'D FOR 1 SET	備 考 REMARK	重 量 WEIGHT (kg)

工事名	吉井川浄化センターNo.1水中攪拌機取替工事				No.
図面名	既設水中攪拌機外形図				M-06
岡山市	下水道河川局	下水道施設部	下水道施設管理課	令和8年5月	M-07
課長	課長補佐	係長	課員	担当者	

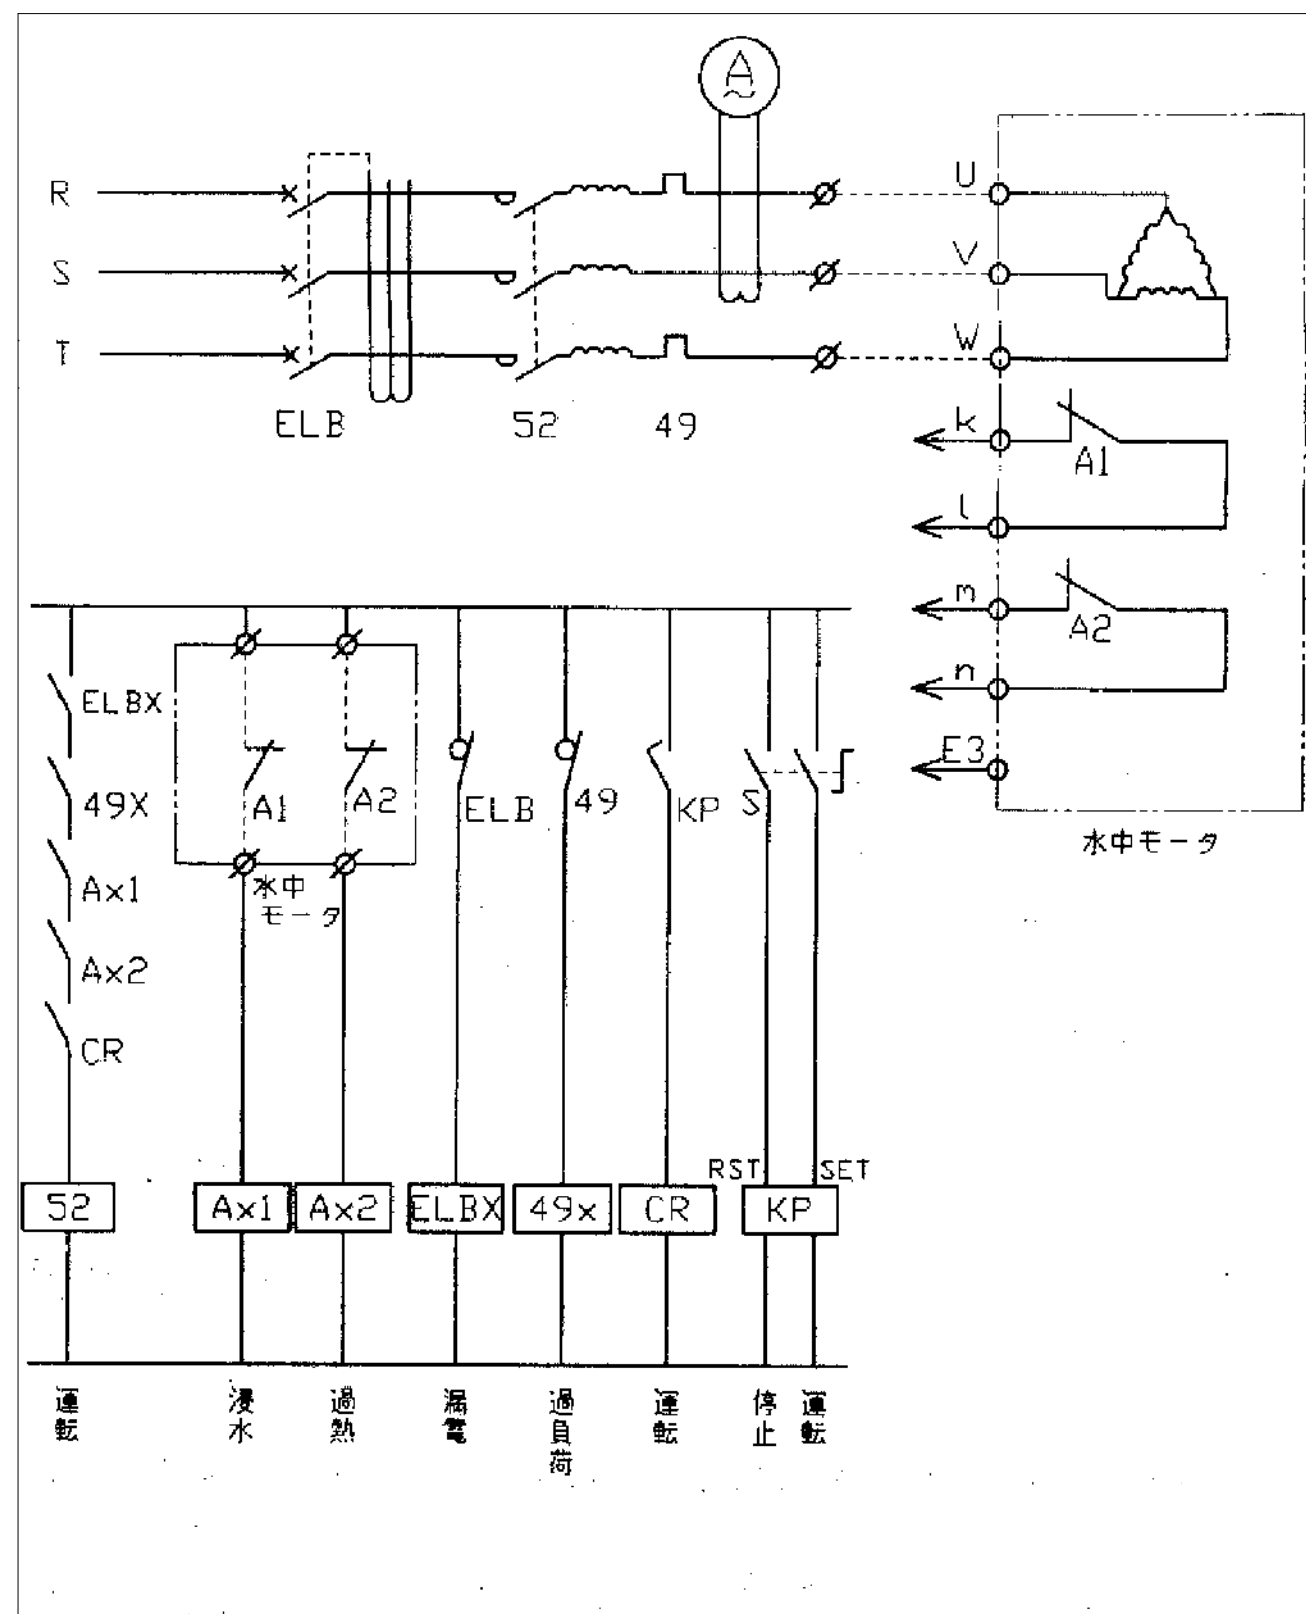

工事名	吉井川浄化センターNo.1水中攪拌機取替工事			No.
図面名	既設水中攪拌機結線図			M-07
岡山市	下水道河川局	下水道施設部	下水道施設管理課	令和8年5月
課長	課長補佐	係長	課員	担当者