
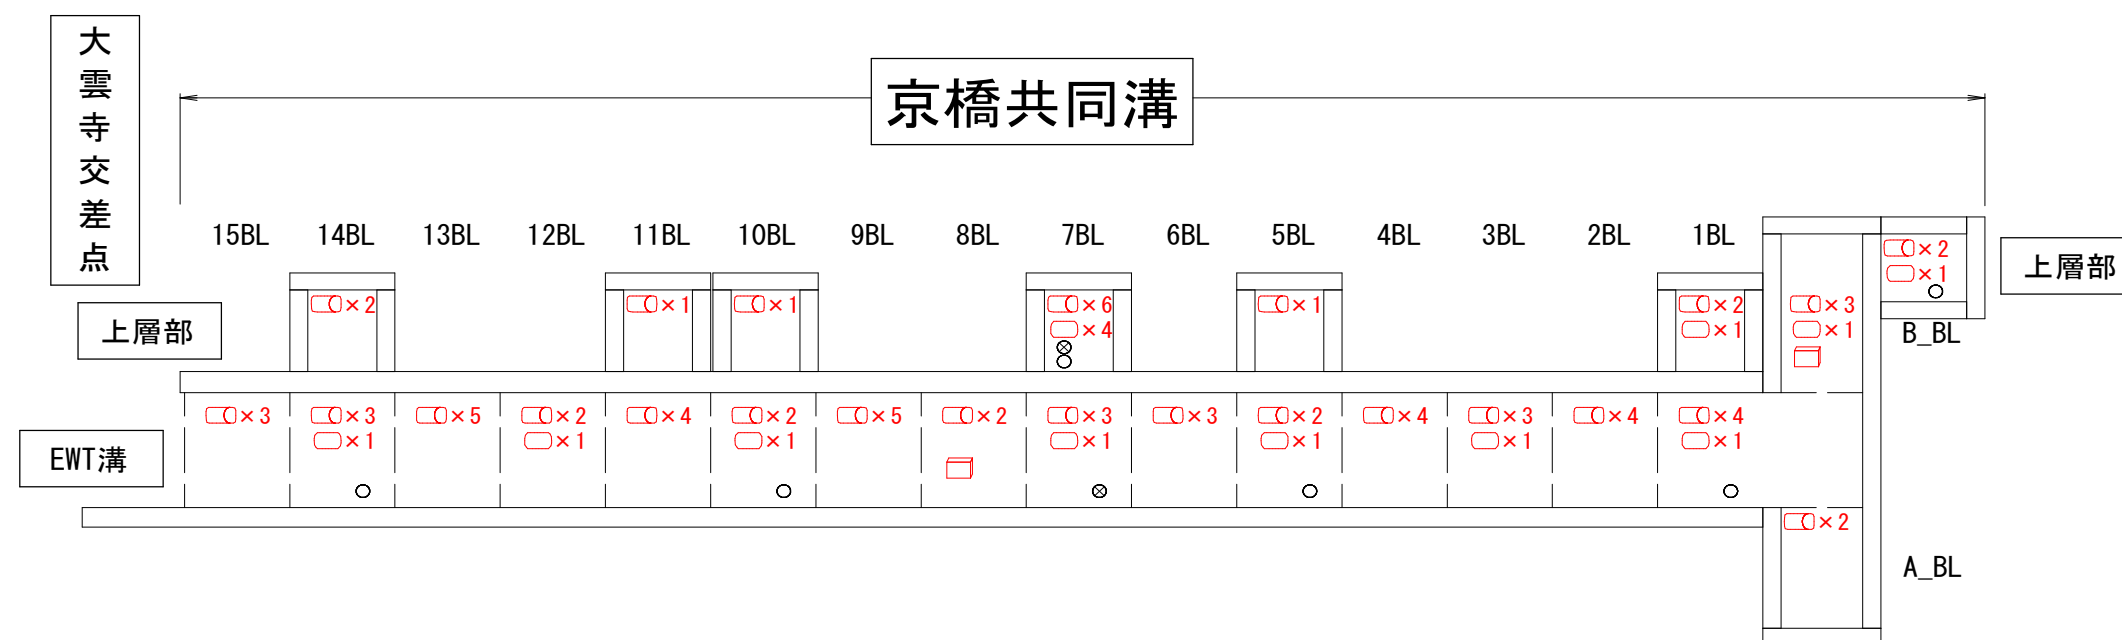


京橋・瓦橋共同溝照明更新工事 設置平面図


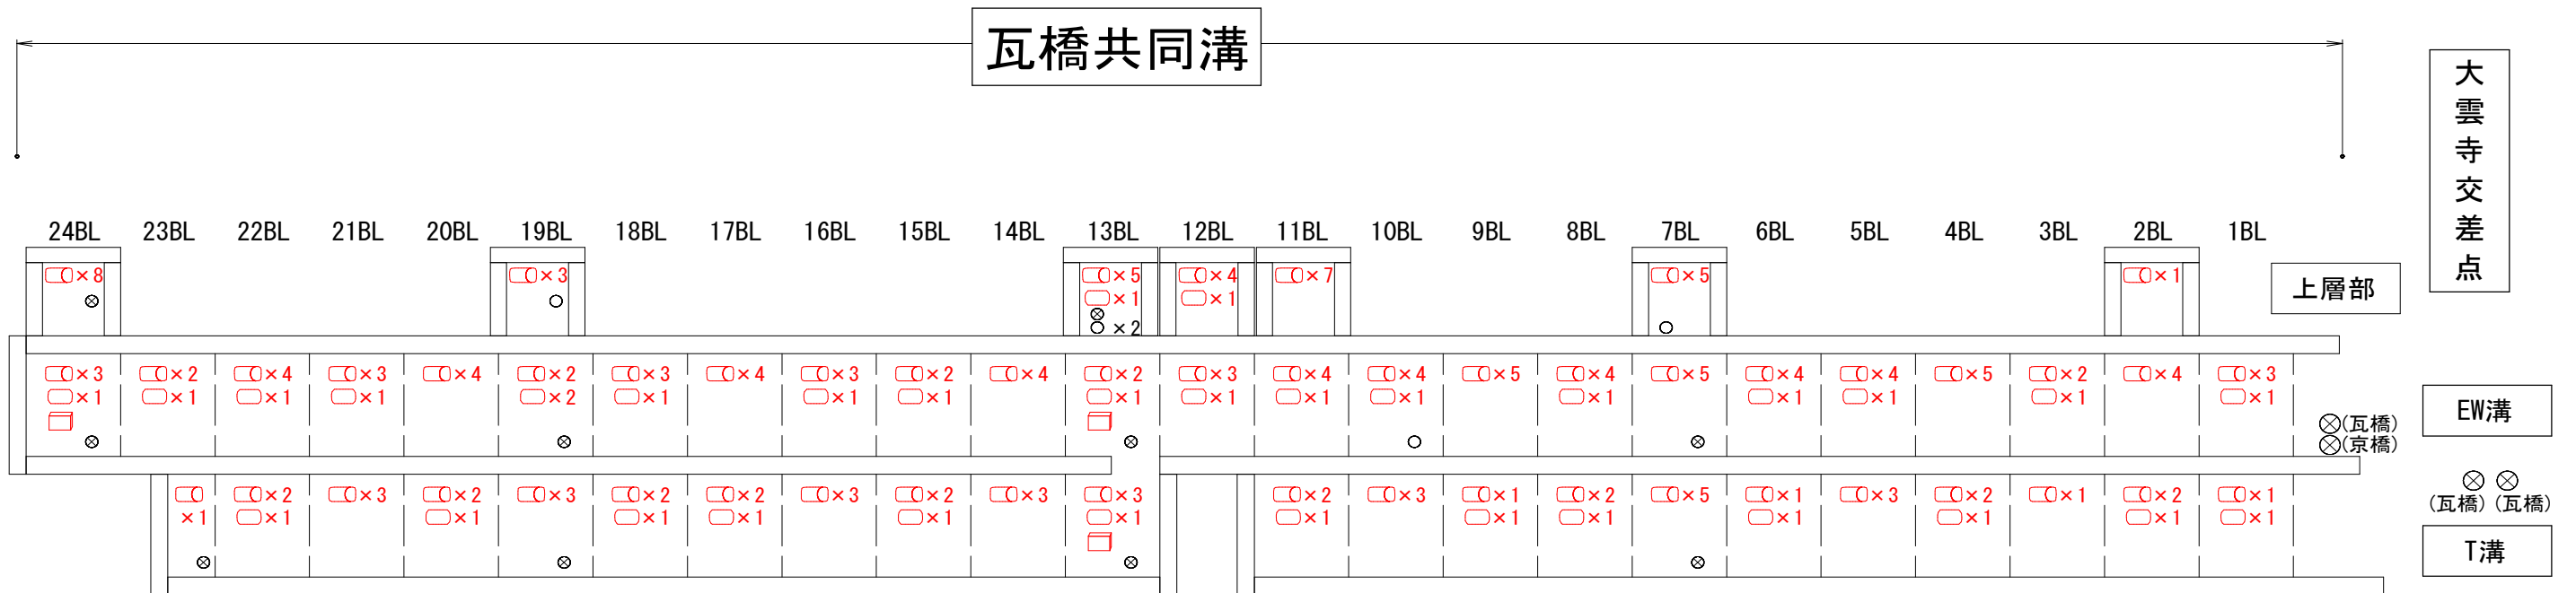


凡例

	一般灯設置	234台
	非常灯設置	47台
	誘導灯設置	5台
	照明スイッチ	
	コンセント	

工事名	京橋・瓦橋共同溝照明更新工事		
工事場所	岡山市北区大供一丁目地内ほか		
縮尺	NTS	図面番号	1 / 2
作成年度	令和8年度		
発注者	北区役所地域整備課		

京橋・瓦橋共同溝照明更新工事 撤去平面図

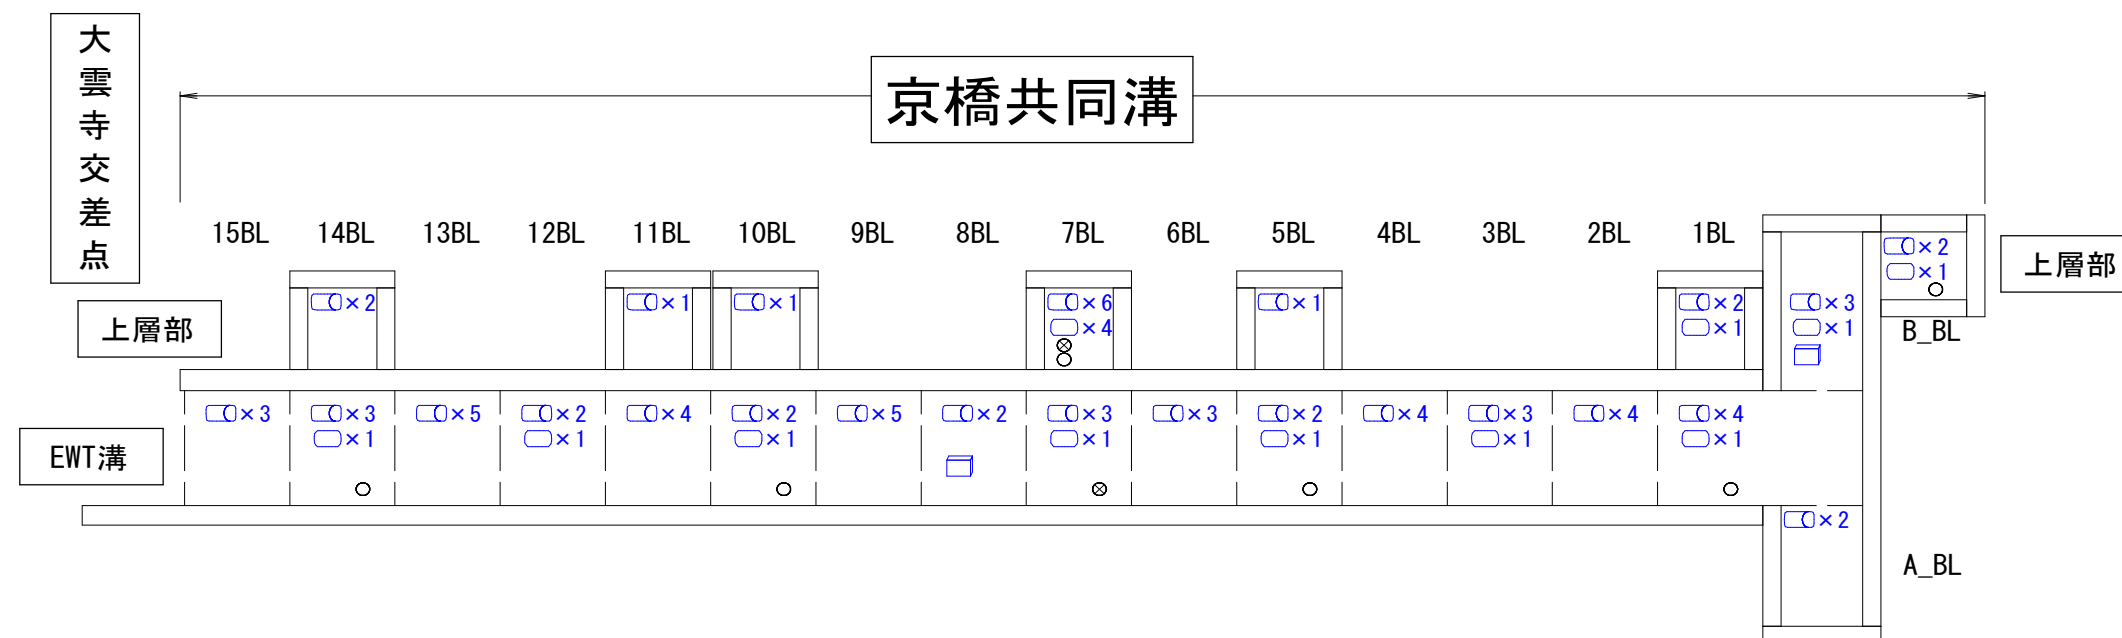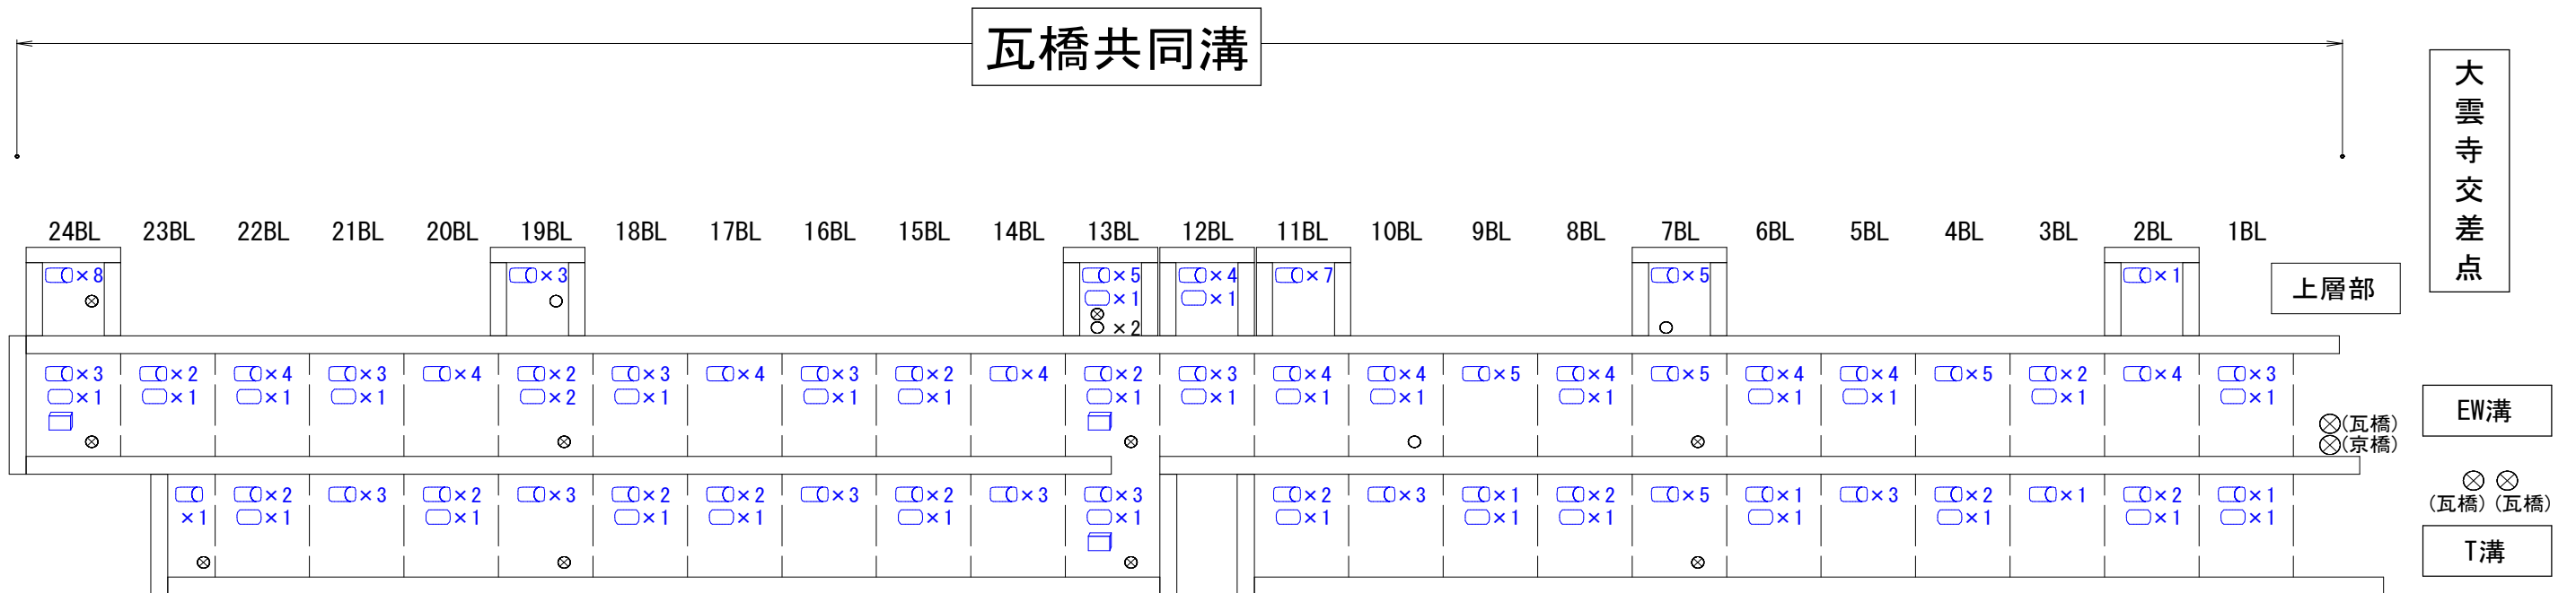

凡例

	一般灯撤去	234台
	非常灯撤去	47台
	誘導灯撤去	5台
	照明スイッチ	
	コンセント	

工事名	京橋・瓦橋共同溝照明更新工事		
工事場所	岡山市北区大供一丁目地内ほか		
縮尺	NTS	図面番号	2 / 2
作成年度	令和8年度		
発注者	北区役所地域整備課		