

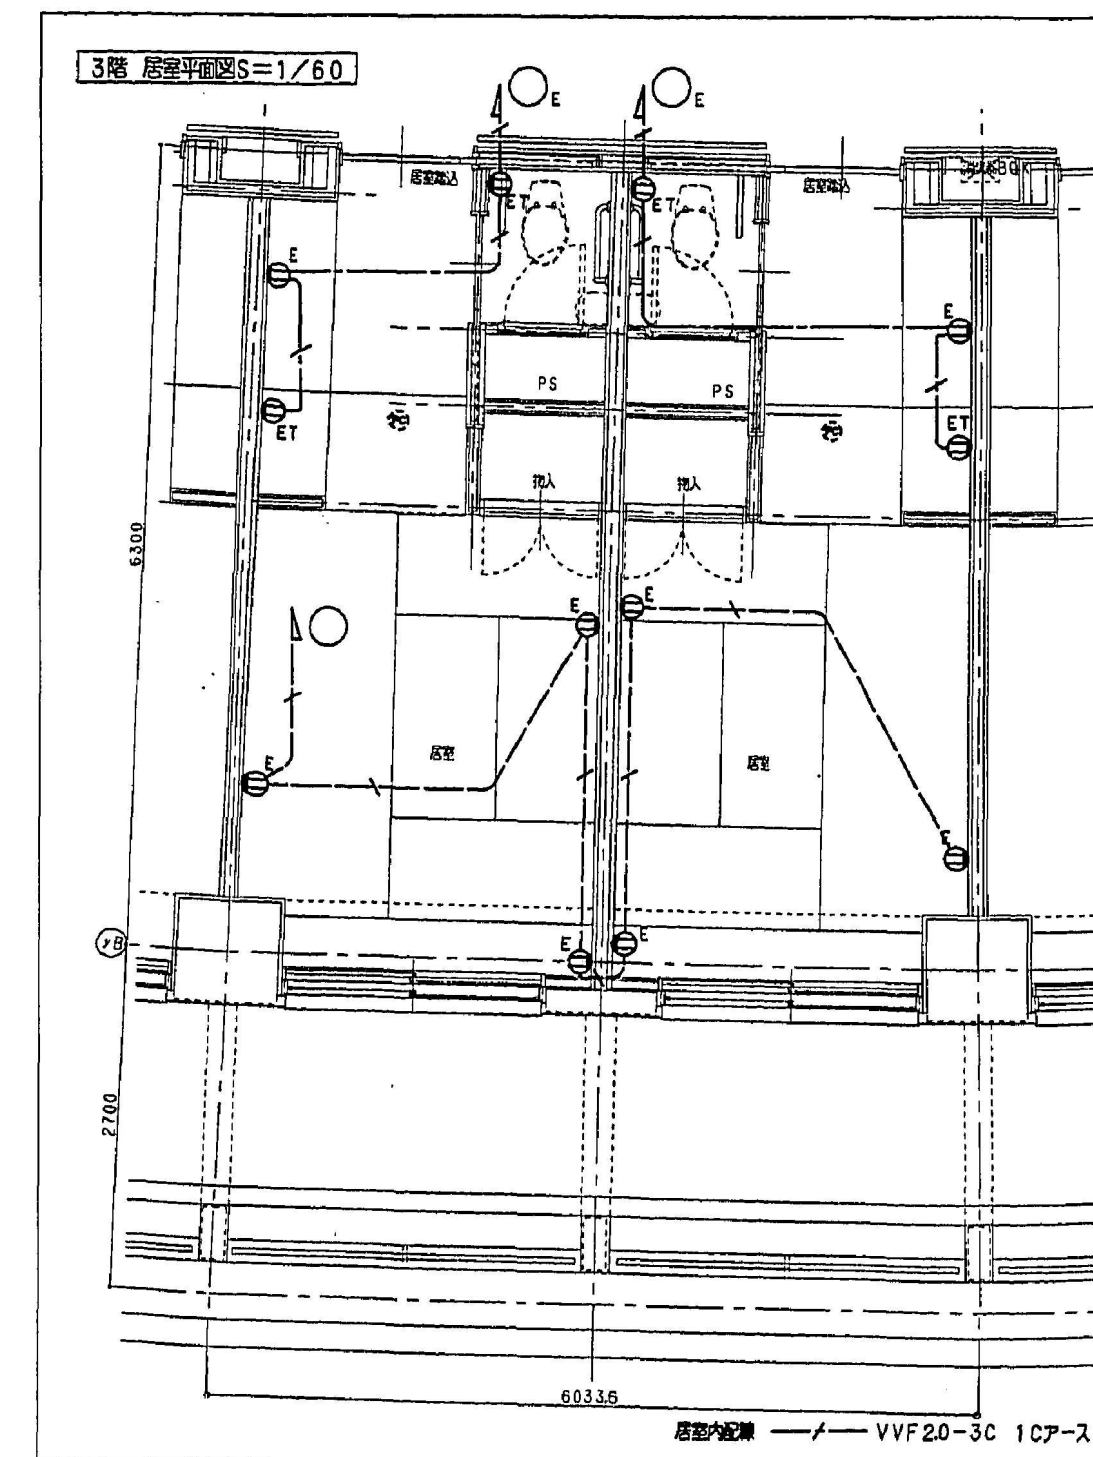
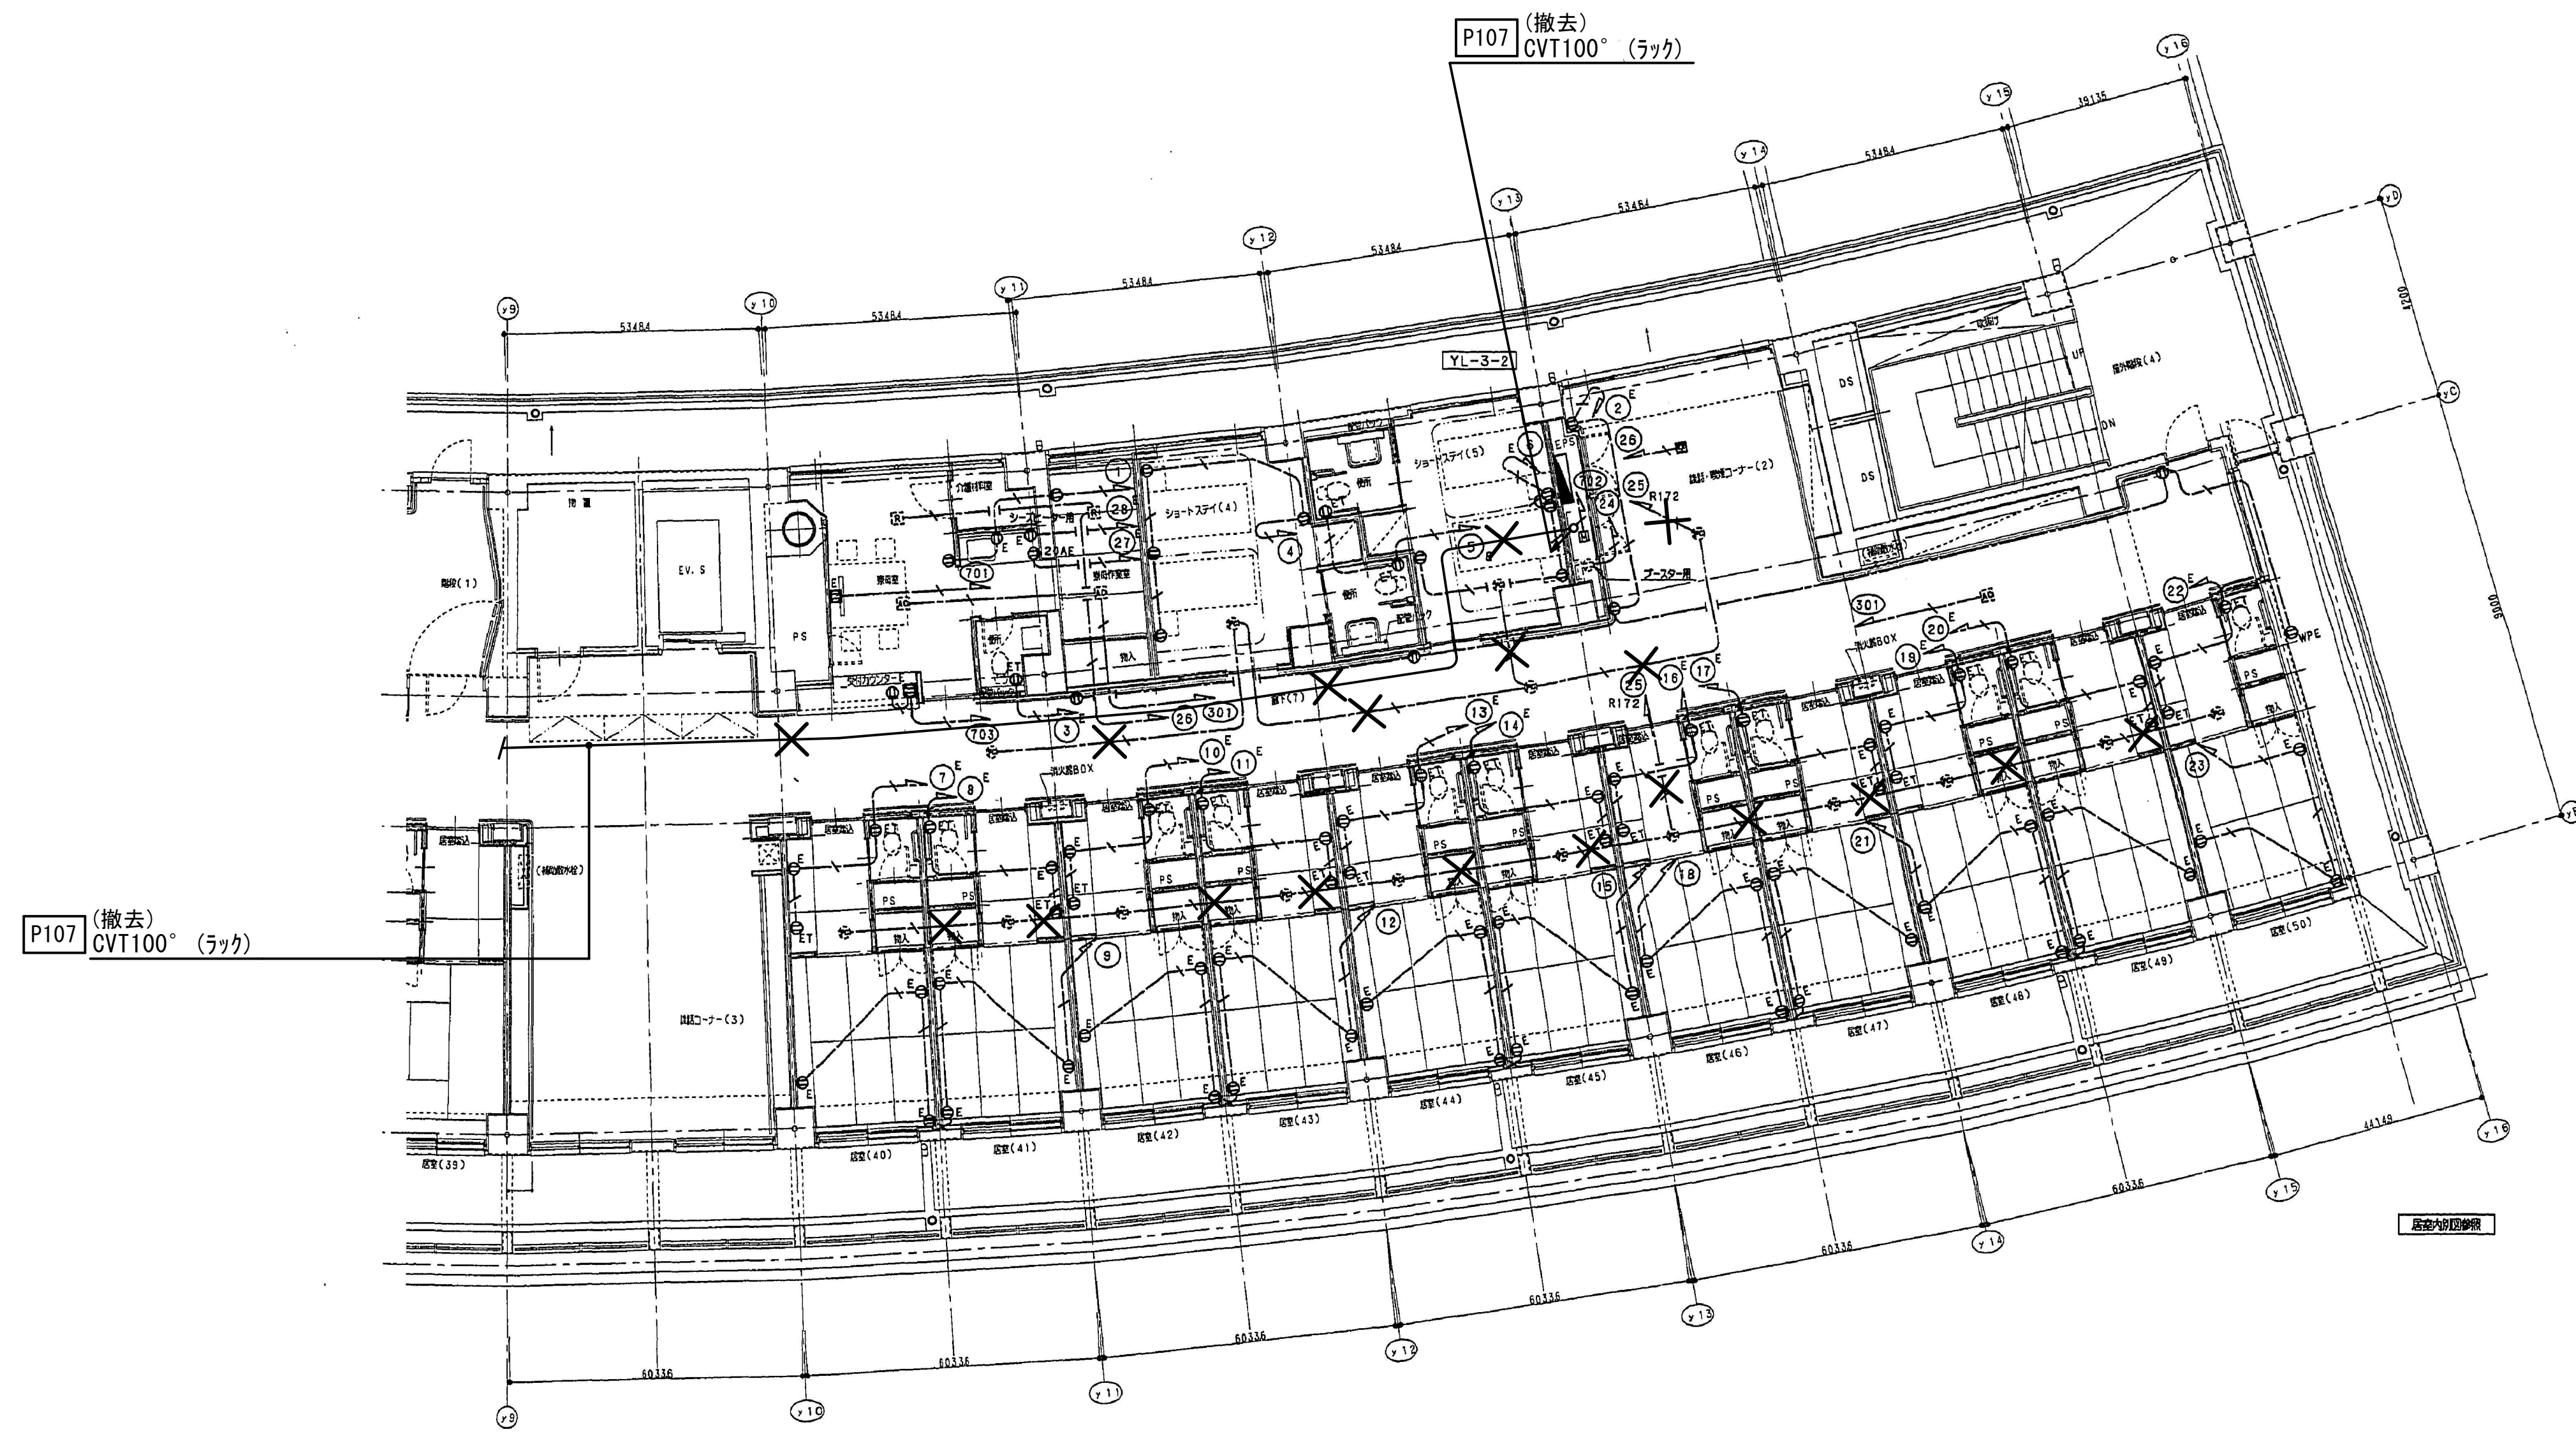


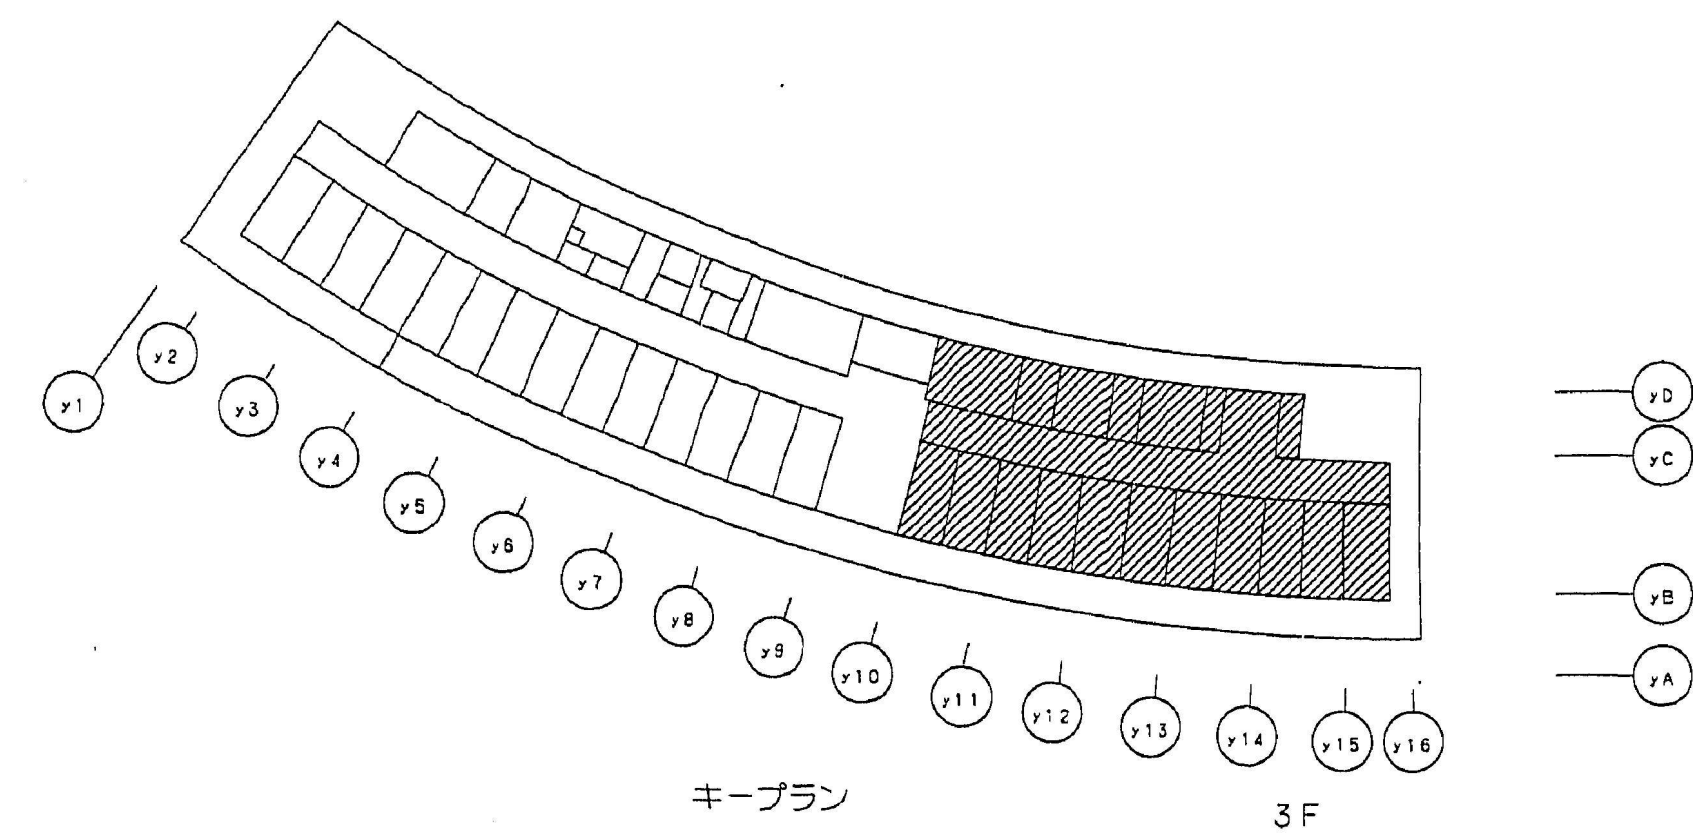

撤去凡例	
	撤去処分機器、配管配線
	ファンコイルユニット 機械工事
	IV2.0x2 E1.6 (PF16) インペ
ファンコイルは機械設備工事にて撤去	


工事名	岡山市友楽園空調設備改修工事			N o .	合同会社えじり事務所	
図面名	幹線コンセント設備3階平面図(2) (改修前)	縮尺	A1:1/100 A3:1/200	E-34	〒702-8002 岡山市中区桑野529-9	
岡山市	都市整備局	住宅・建築部	公共建築課	令和7年11月	TEL:086-201-7871	TEL:086-201-7871
課長	課長補佐	係長	課員	担当者	承認	検図
						製図

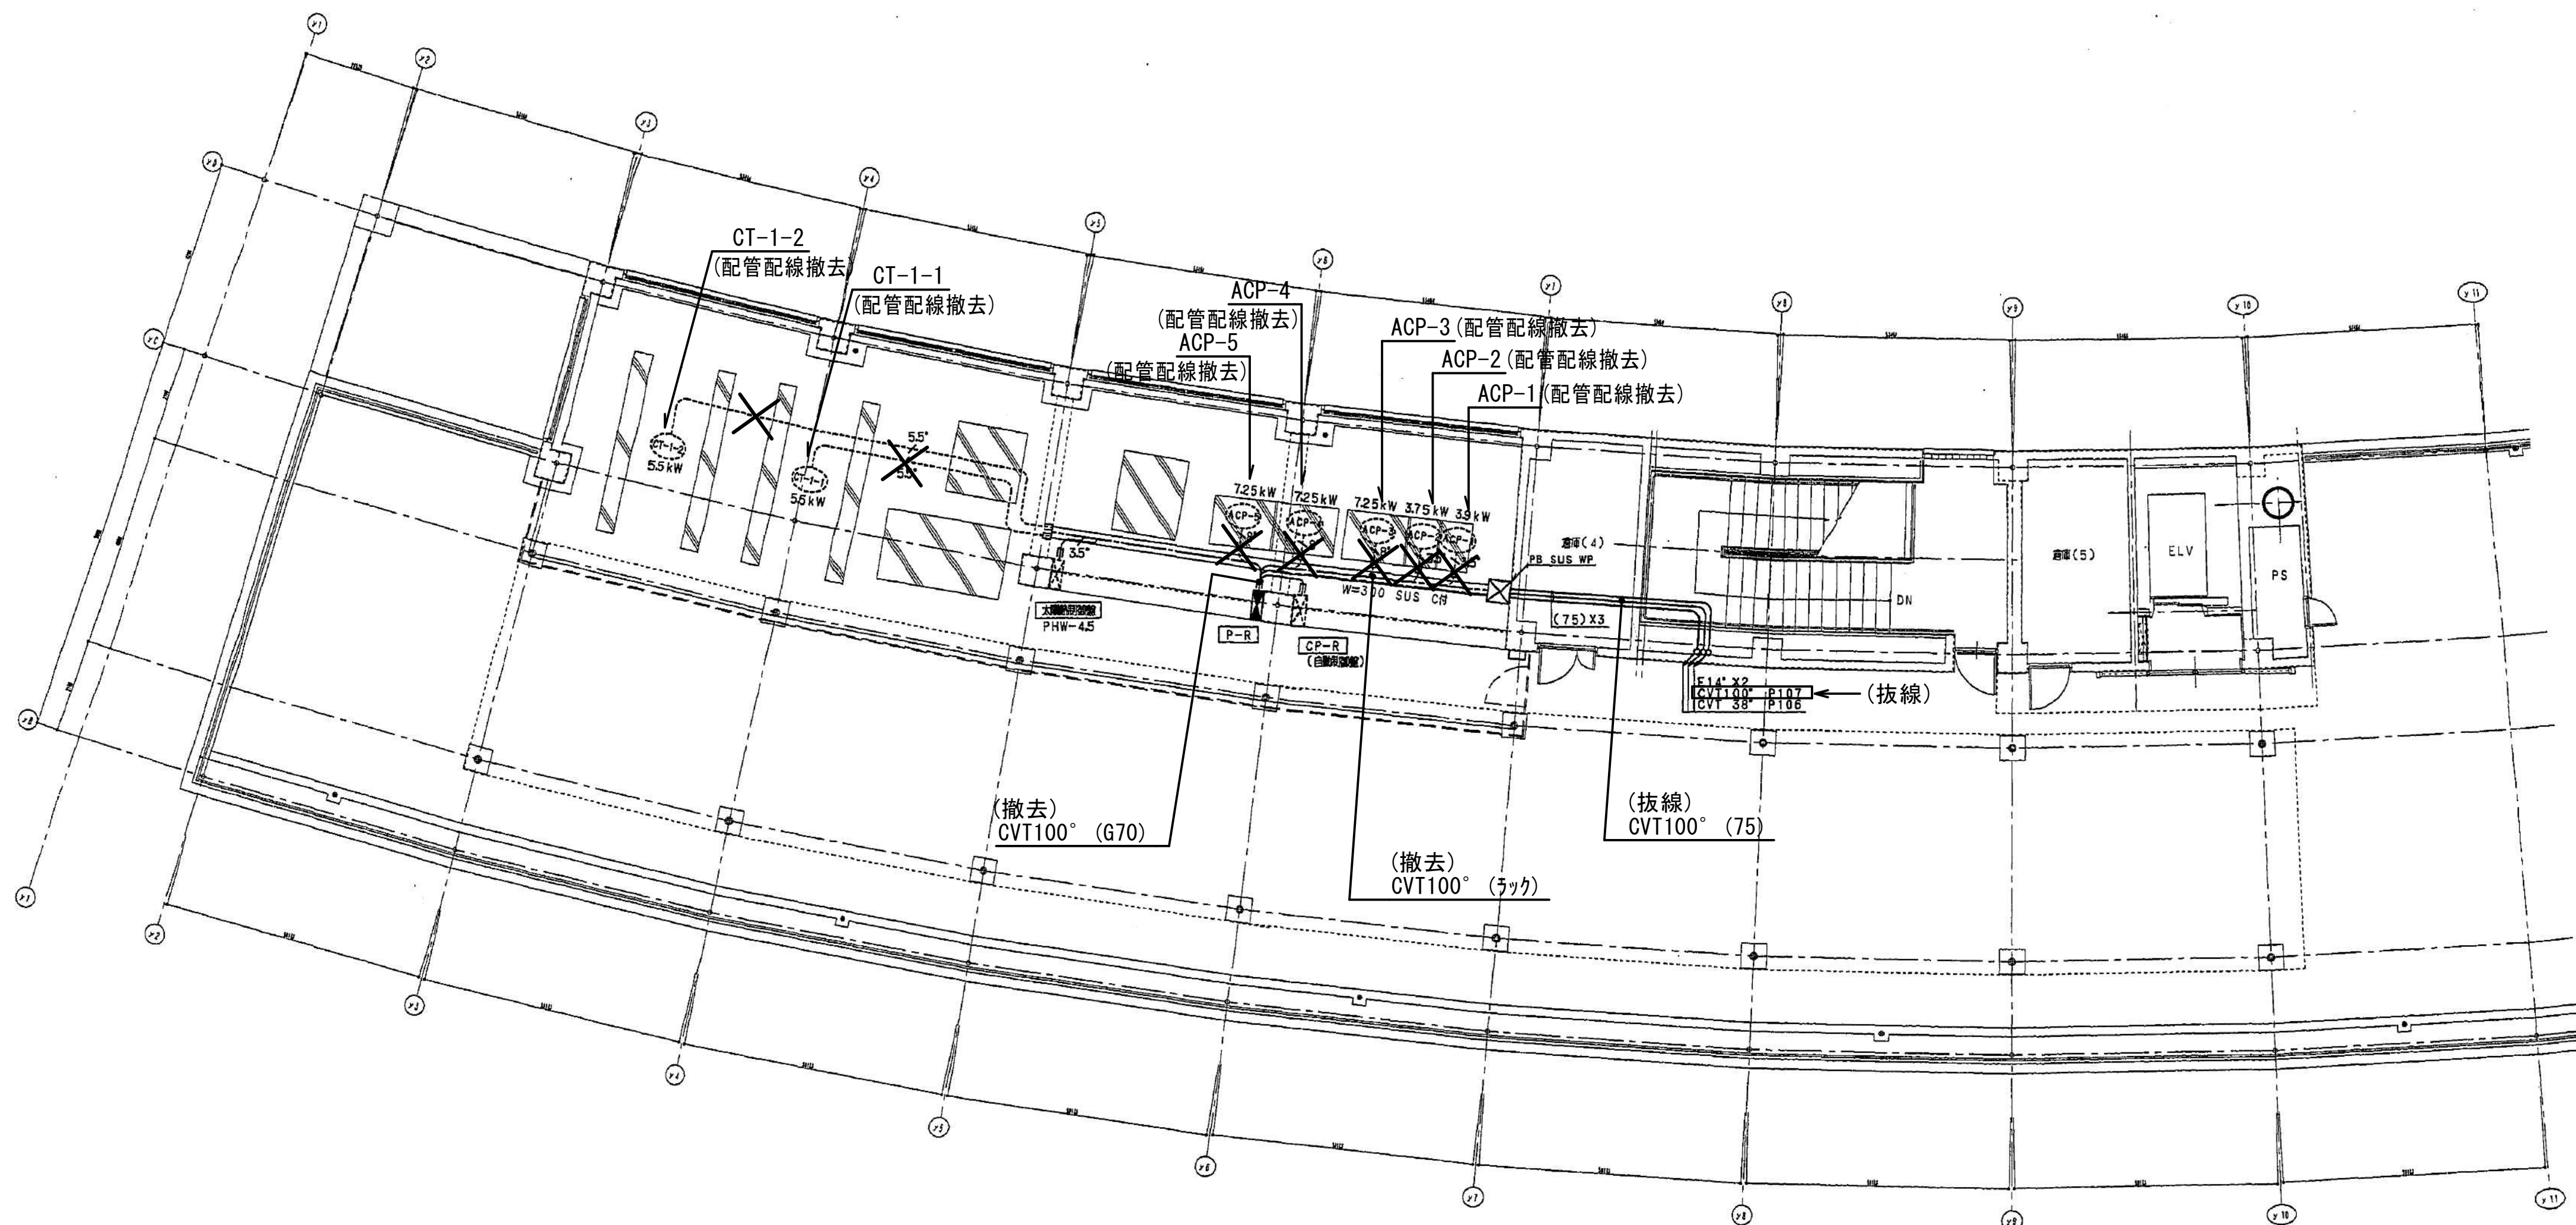

P-R

機器	容量	ケーブル
PHW-45	1.0 kW	CV3.5" -4C(22)
CT-1-1	5.5 kW	CV5.5" -4C(28)
CT-1-2	5.5 kW	CV5.5" -4C(28)
ACP-1	3.8 kW	CV3.5" -4C(22)
ACP-2	3.75 kW	CV3.5" -4C(22)
ACP-3	7.25 kW	CV8" -4C(28)
ACP-4	7.25 kW	CV8" -4C(28)
ACP-5	7.25 kW	CV8" -4C(28)
CP-R(自動制御機)	0.5 kW	CV3.5" -3C(22)

撤去

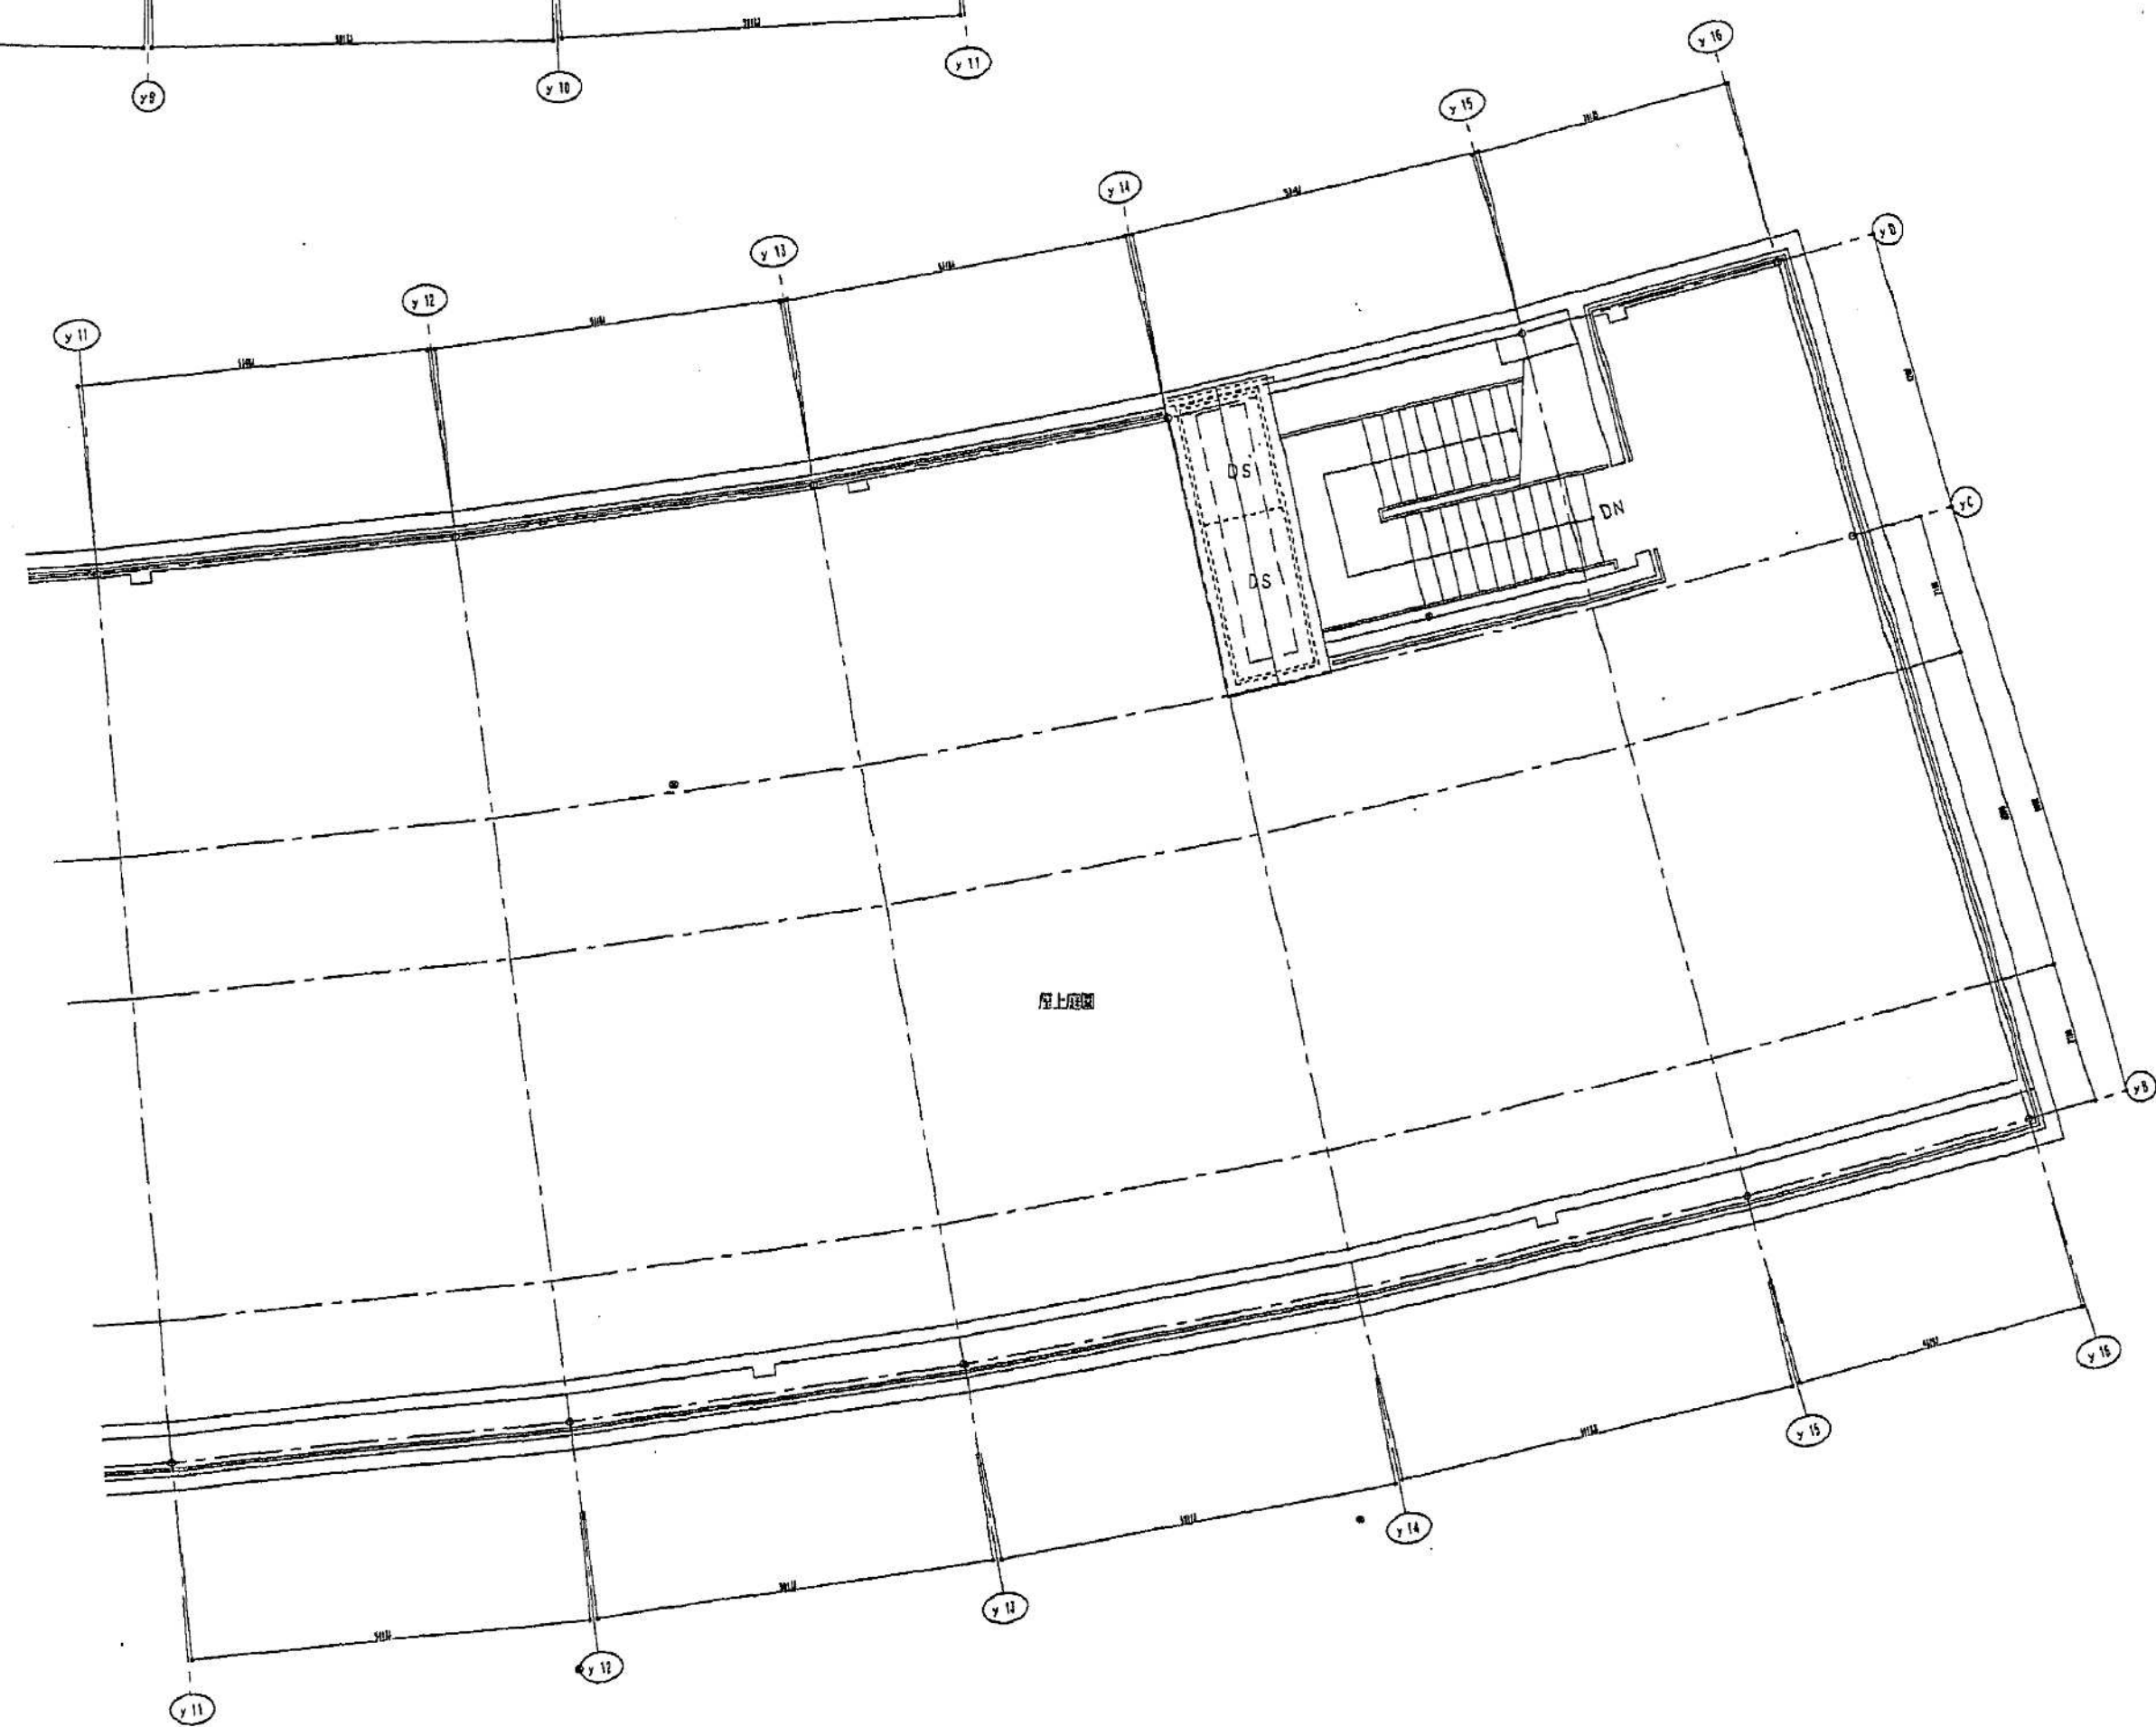

撤去凡例

✕	撤去処分機器、配管配線
3.5"	CV3.5" -4C(22)
5.5"	CV5.5" -4C(28)
8"	CV8" -4C(28)

工事名	岡山市友楽園空調設備改修工事	縮尺	A1:1/100 A3:1/200	N o .	E-35	合同会社えじり事務所
図面名	幹線・動力設備4階平面図(改修前)	岡山市	都市整備局	住宅・建築部	公共建築課	〒702-8002 岡山市中区桑野529-9 TEL:086-201-7871 FAX:086-277-7421
課長	課長補佐	係長	課員	担当者	承認	検図
						製図