

令和 8 年度

岡山市植松老人ふれあいプラザ耐震改修ほかに伴う電気設備工事




 
 
 

 


図面リスト

図面番号	図面名称	縮尺
E / 0 1	表紙・図面リスト	――
E / 0 2	岡山市建築設備工事（電気）仕様書	――
E / 0 3	照明器具参考姿図	――
E / 0 4	1階電灯分岐設備図（改修後）	1 / 1 0 0
E / 0 5	1階ｺﾝﾃﾝﾄ分岐設備図（改修後）	1 / 1 0 0
E / 0 6	1階幹線・動力分岐設備図（改修後）	1 / 1 0 0
E / 0 7	1階弱電設備図（改修後）	1 / 1 0 0
E / 0 8	1階自動火災報知設備図（改修後）	1 / 1 0 0
E / 0 9	1階電灯分岐設備図（改修前）	1 / 1 0 0
E / 1 0	1階ｺﾝﾃﾝﾄ分岐設備図（改修前）	1 / 1 0 0
E / 1 1	1階幹線・動力分岐設備図（改修前）	1 / 1 0 0
E / 1 2	1階弱電設備図（改修前）	1 / 1 0 0
E / 1 3	1階自動火災報知設備図（改修前）	1 / 1 0 0

工事名	岡山市植松老人ふれあいプラザ耐震改修ほかに伴う電気設備工事				N o .	株式会社 綜合設計 岡山県知事登録第1910号 1級建築士登録第385905号 井上 統一郎 〒701-0145 岡山市北区今保199-7 TEL : 086-241-9082 FAX 086-241-9493	
図面名	表紙・図面リスト			縮尺 A1:NON A3:NON	E - 0 1		
岡山市 都市整備局 住宅・建築部 公共建築課		令和8年6月		担当者	承認	検図	製図
課長	課長補佐	係長	課員				

照明器具姿図

図は参考とする。

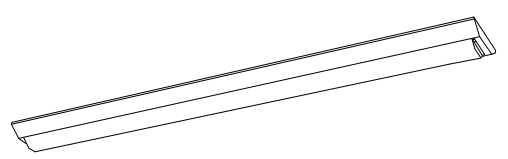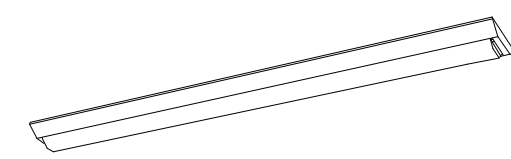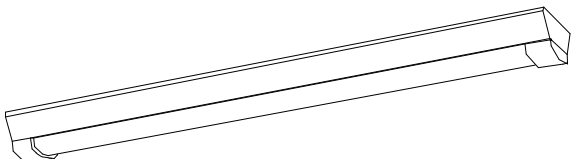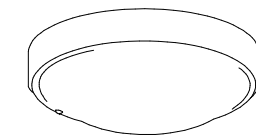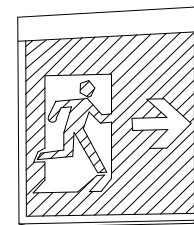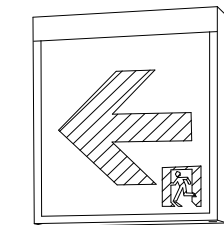									
A	LSS9-4-48 LN	B	LSS9-4-65 LN	C	LSS9MP/RP-4-46 LN	D	LGB85032 LE1 相当品	E	LRS1-08 LN
	LED 31.9W 5200lm		LED 43.1W 6900lm		LED 32.5W 4940lm		LED 12.0W 1100lm		LED 7.0W 1045lm
									
F	LRS1-13 LN	G	LGW51704W CF1 相当品	H	LBF3MP/RP-2-06 LN	I	SH1-FSF20-BL	J	ST1-FSF23-BL
	LED 11.6W 1695lm		LED 10.7W 965lm		LED 10.0W 990lm		LED1.7W		LED2.3W
			昼白色 (5000K)				避難口誘導灯 (片面) 電池内蔵		通路誘導灯 (両面) 電池内蔵

工事名	岡山市植松老人ふれあいプラザ耐震改修ほかに伴う電気設備工事				N o .	株式会社 総 合 設 計 岡山県知事登録第1910号	
図面名	照明器具参考姿図				縮 尺	A1:NON A3:NON	E - 0 3
岡山市 都市整備局 住宅・建築部 公共建築課					令和 8 年 6 月		
課長	課長補佐	係長	課員	担当者	承認	検図	製図

女子トイレ
◇A-1
◇D-1
◇E-2


男子トイレ
◇B-1
◇D-1
◇E-1

身障者トイレ
◇A-1
◇D-1

調理室
◇C-6

食事室
◇B-8

ホ-ル・玄関・ホ-チ
◇F-4
◇G-1
◇I-1

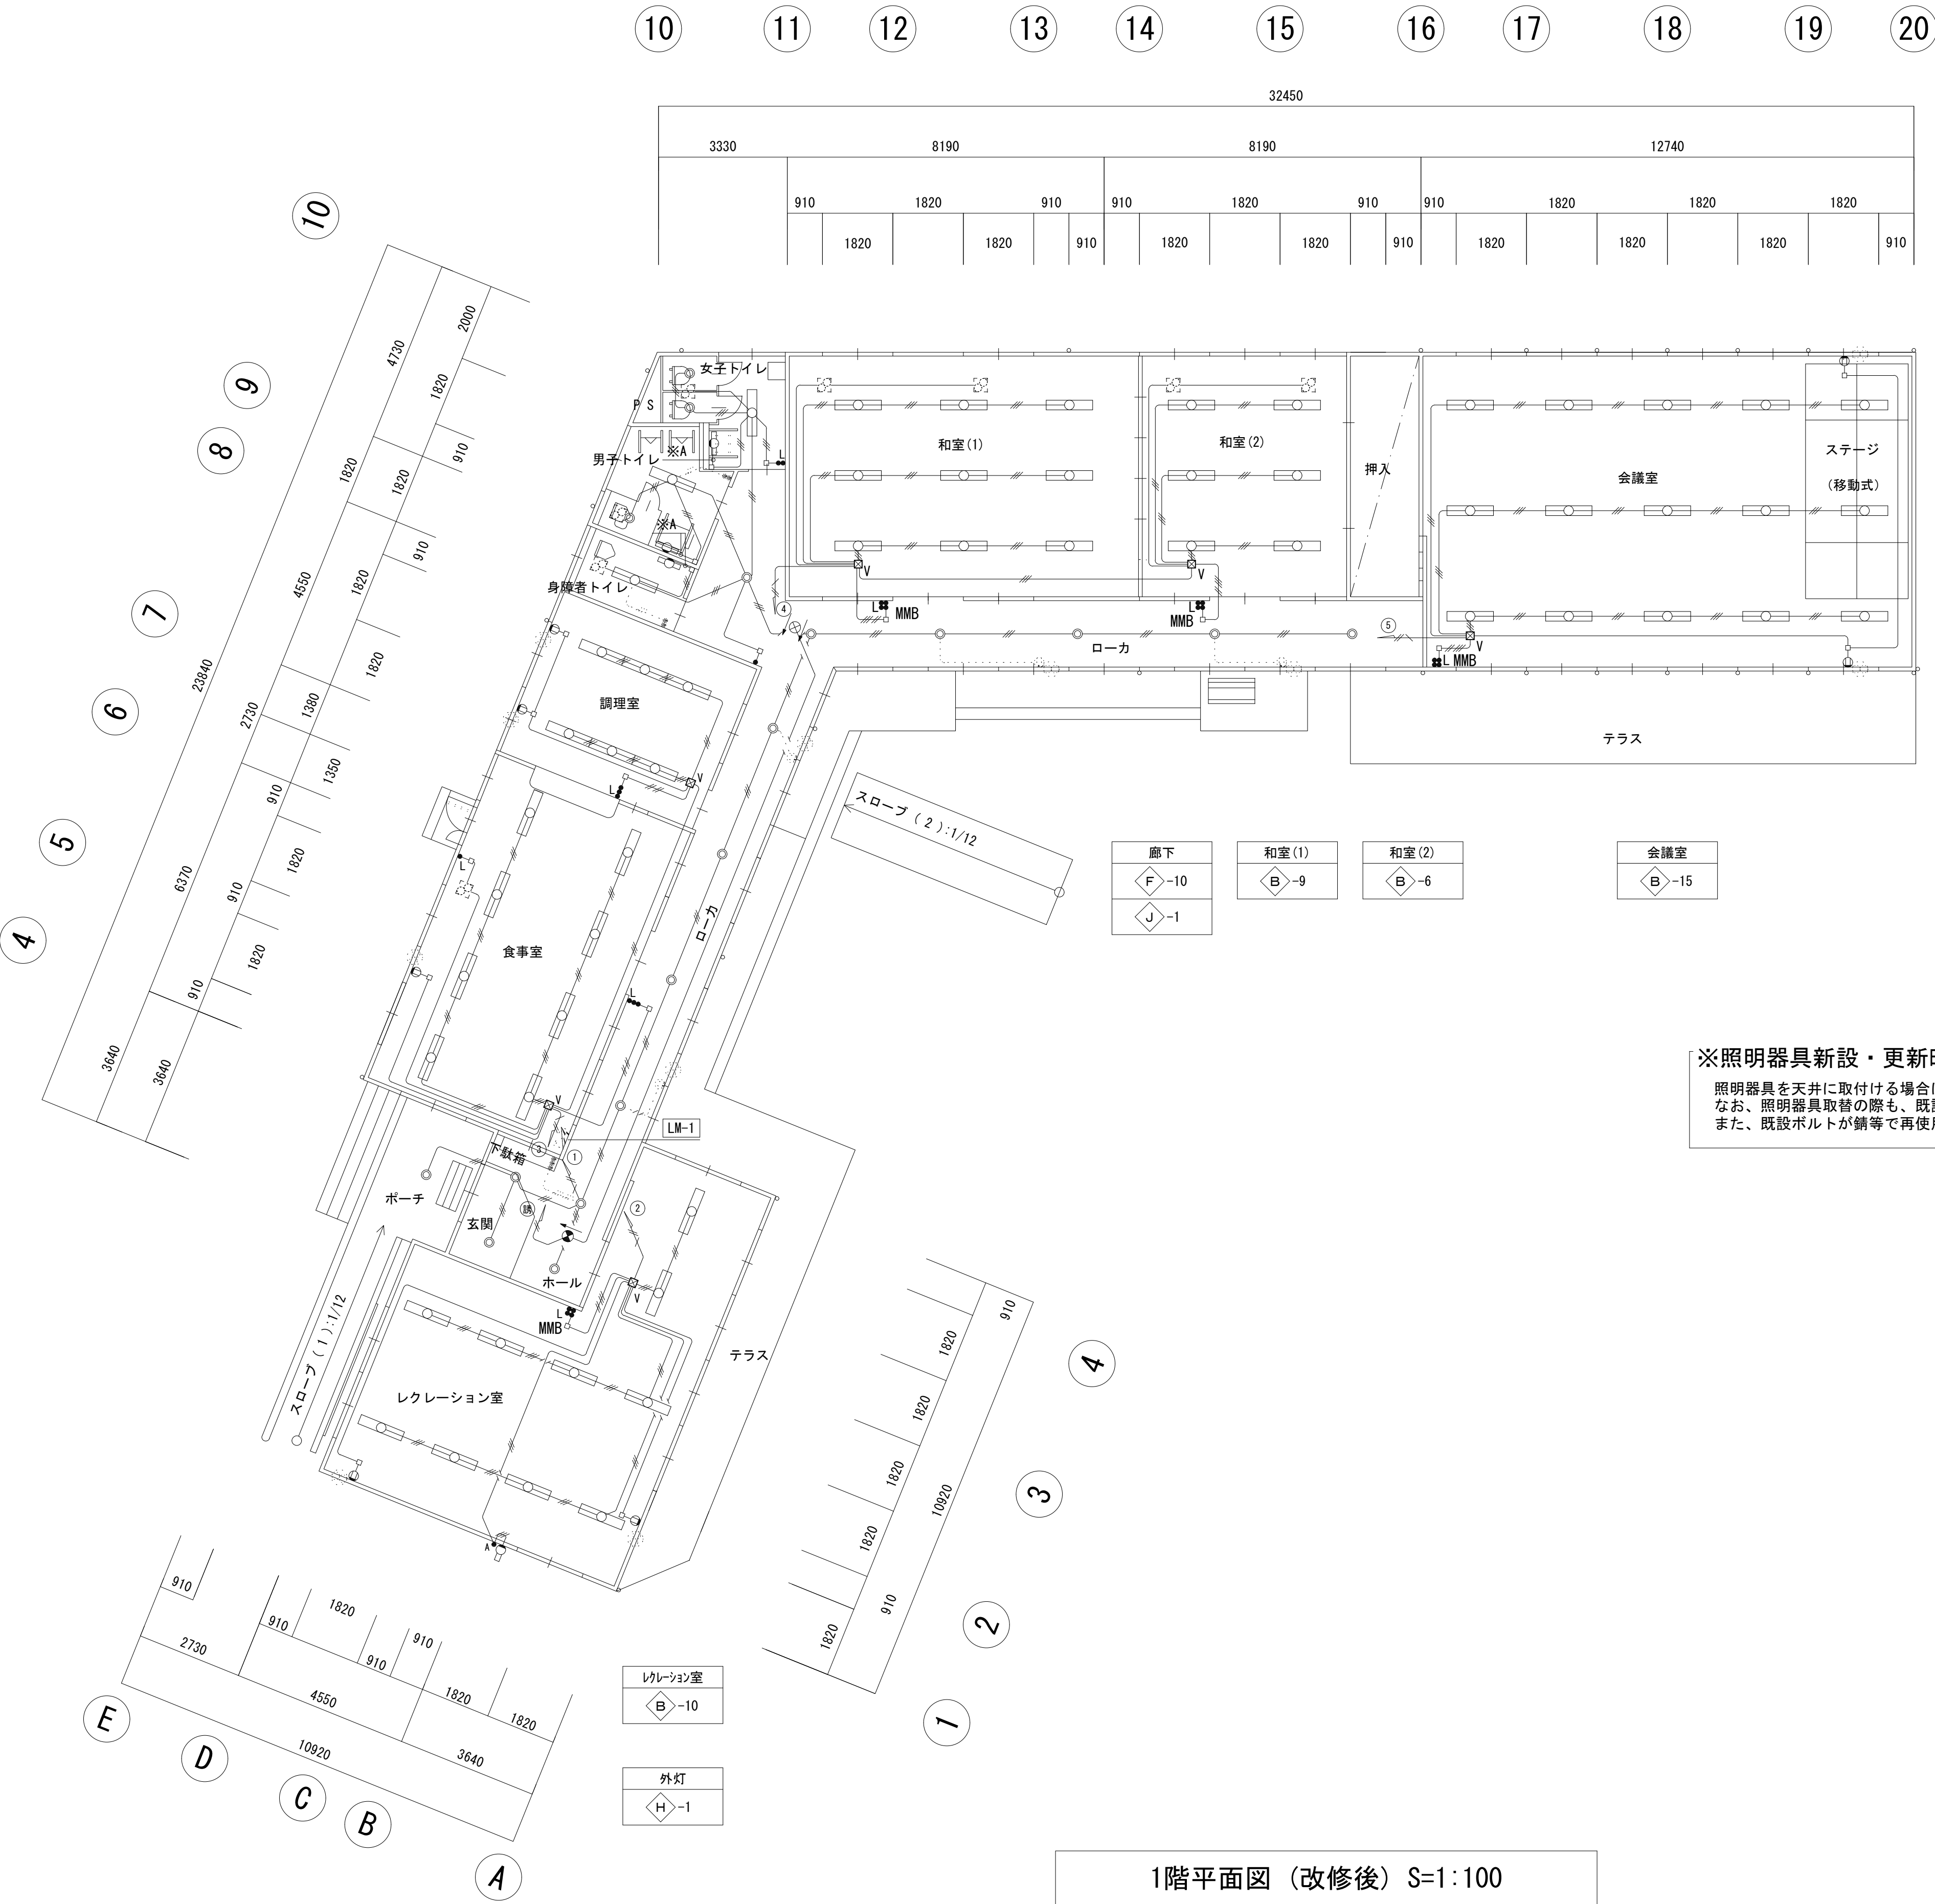


※照明器具新設・更新時における特記

照明器具を天井に取付ける場合は、原則としてスラブその他構造体よりボルト等で支持する。
なお、照明器具取替の際も、既設のボルトが無い場合にはスラブその他構造体よりボルト等で支持する。
また、既設ボルトが錆等で再使用が不可能な際も新たにボルト等で支持をとること。

凡 例	図中明記なきは、下記による。
—	EEF1. 6-20
—	EEF1. 6-30
—	EEF1. 6-20×2
—	EEF1. 6-20×30
—	EEF1. 6-30×2
—	EEF2. 0-20
—	EEF2. 0-30
※A	EEF1. 6-30 (MM1-A)
•	埋込スイッチ 1P15A×1 大角 ネ-ム付 新金P
• L	埋込スイッチ 1P0. 5A×1 大角 ネ-ム付 確認表示灯付 新金P
• A	定刻消灯タイマ-付 自動点滅器 参考型番:EE6315
⓪	埋込コンセント 2P15A×1 大角 新金P
ⓧV	PB. 200□×200-V
□-	引下MM1

二重天井内はコナ-、室内露出部分はMM1保護とする。


工事名	岡山市植松老人ふれあいプラザ耐震改修ほかに伴う電気設備工事	N o .	株式会社 総 合 設 計 岡山県知事登録第1910号
図面名	1階電灯分岐設備図 (改修後)	縮 尺	A1:1/100 A3:1/200
岡山市 都市整備局 住宅・建築部 公共建築課	令和8年6月	E - 0 4	1級建築士登録第385905号 井上 統一郎 〒701-0145 岡山市北区今様199-7 TEL : 086-241-9082 FAX 086-241-9493
課長	課長補佐	係長	課員
			担当者
			承認
			検図
			製図

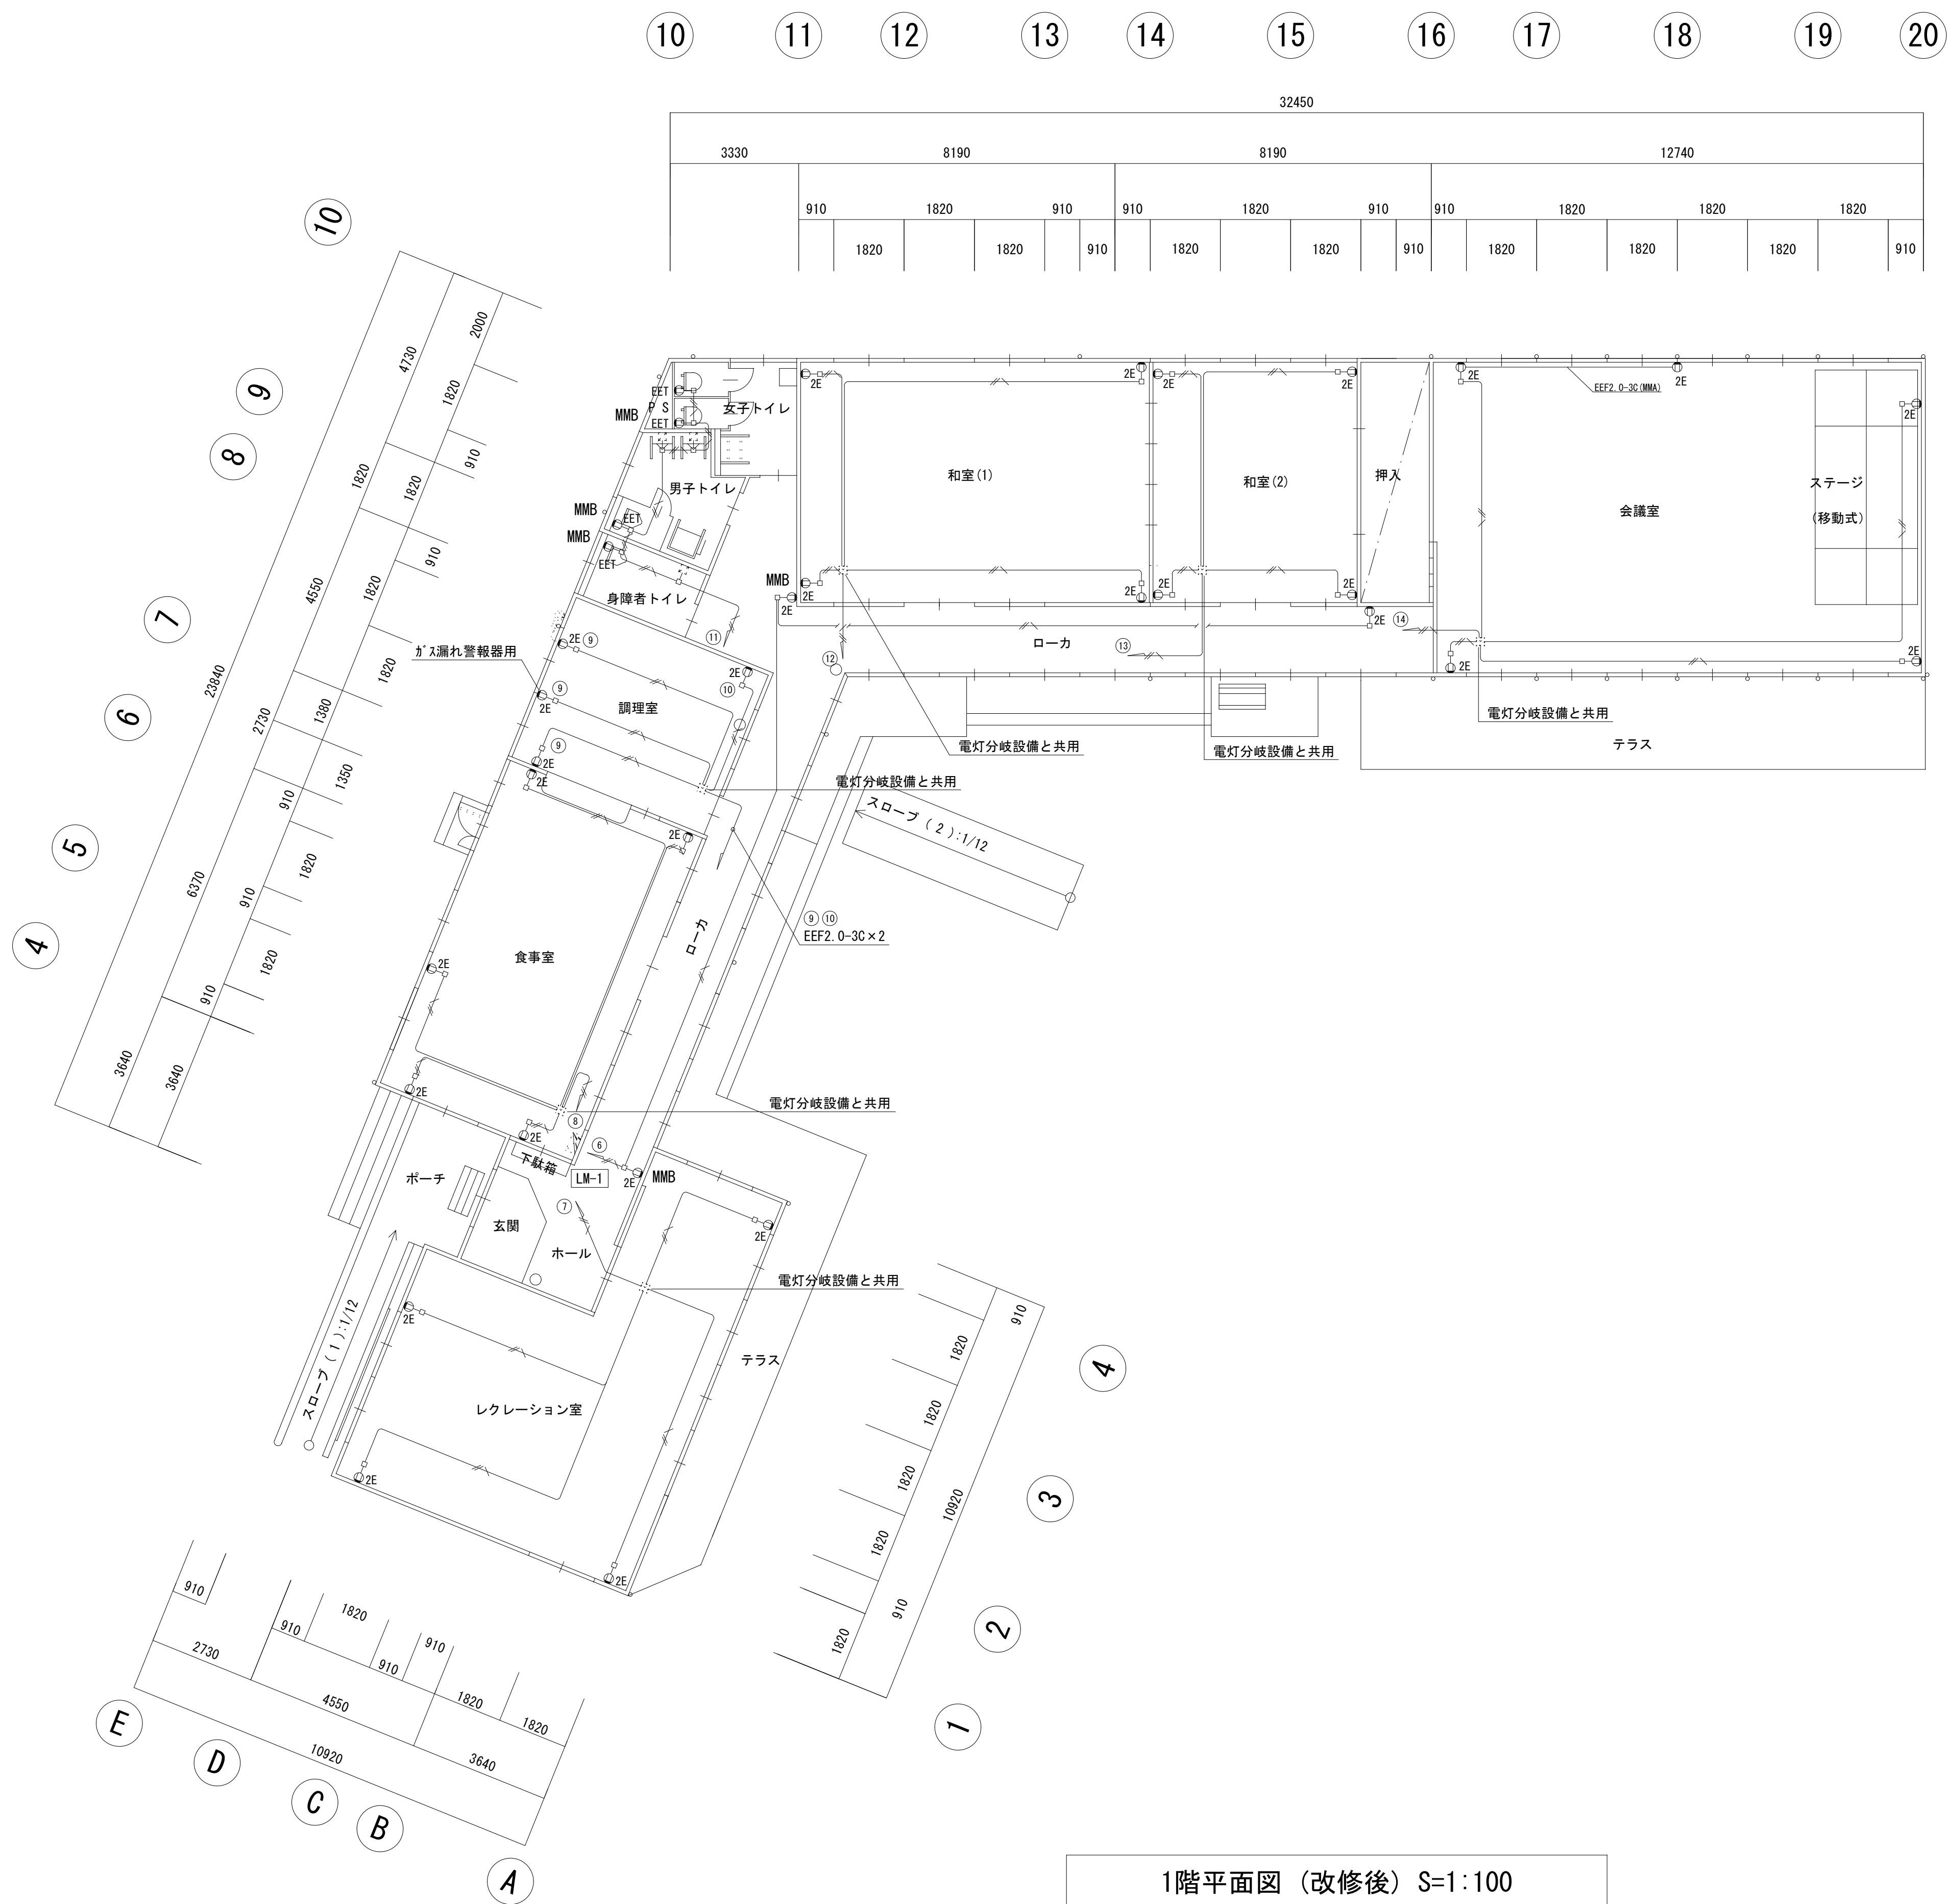

1階平面図（改修後）S=1:100

凡 例		図中明記なきは、下記による。	
		EEF2. 0-3C	
⊕ 2E		埋込ｺﾝﾍﾞﾝﾄ 2P15AE×2 大角 新金P	
⊕ EET		埋込ｺﾝﾍﾞﾝﾄ 2P15AE×1・ET 大角 新金P	
○-		引下 MM1	
二重天井内はｺﾝｼﾞ、室内露出部分はMM1保護とする。			

工事名 岡山市植松老人ふれあいプラザ耐震改修ほかに伴う電気設備工事		N o .		株式会社 総合設計 岡山県知事登録第1910号	
図面名 1階コンセント分岐設備図（改修後）		縮尺	A1:1/100 A3:1/200	E-05	
岡山市 都市整備局 住宅・建築部 公共建築課		令和8年6月		1級建築士登録第385905号 井上 皓一郎 〒701-0145 岡山市北区今保199-7 TEL: 086-241-9082 FAX 086-241-9493	
課長	課長補佐	係長	課員	担当者	承認
					検図
					製図

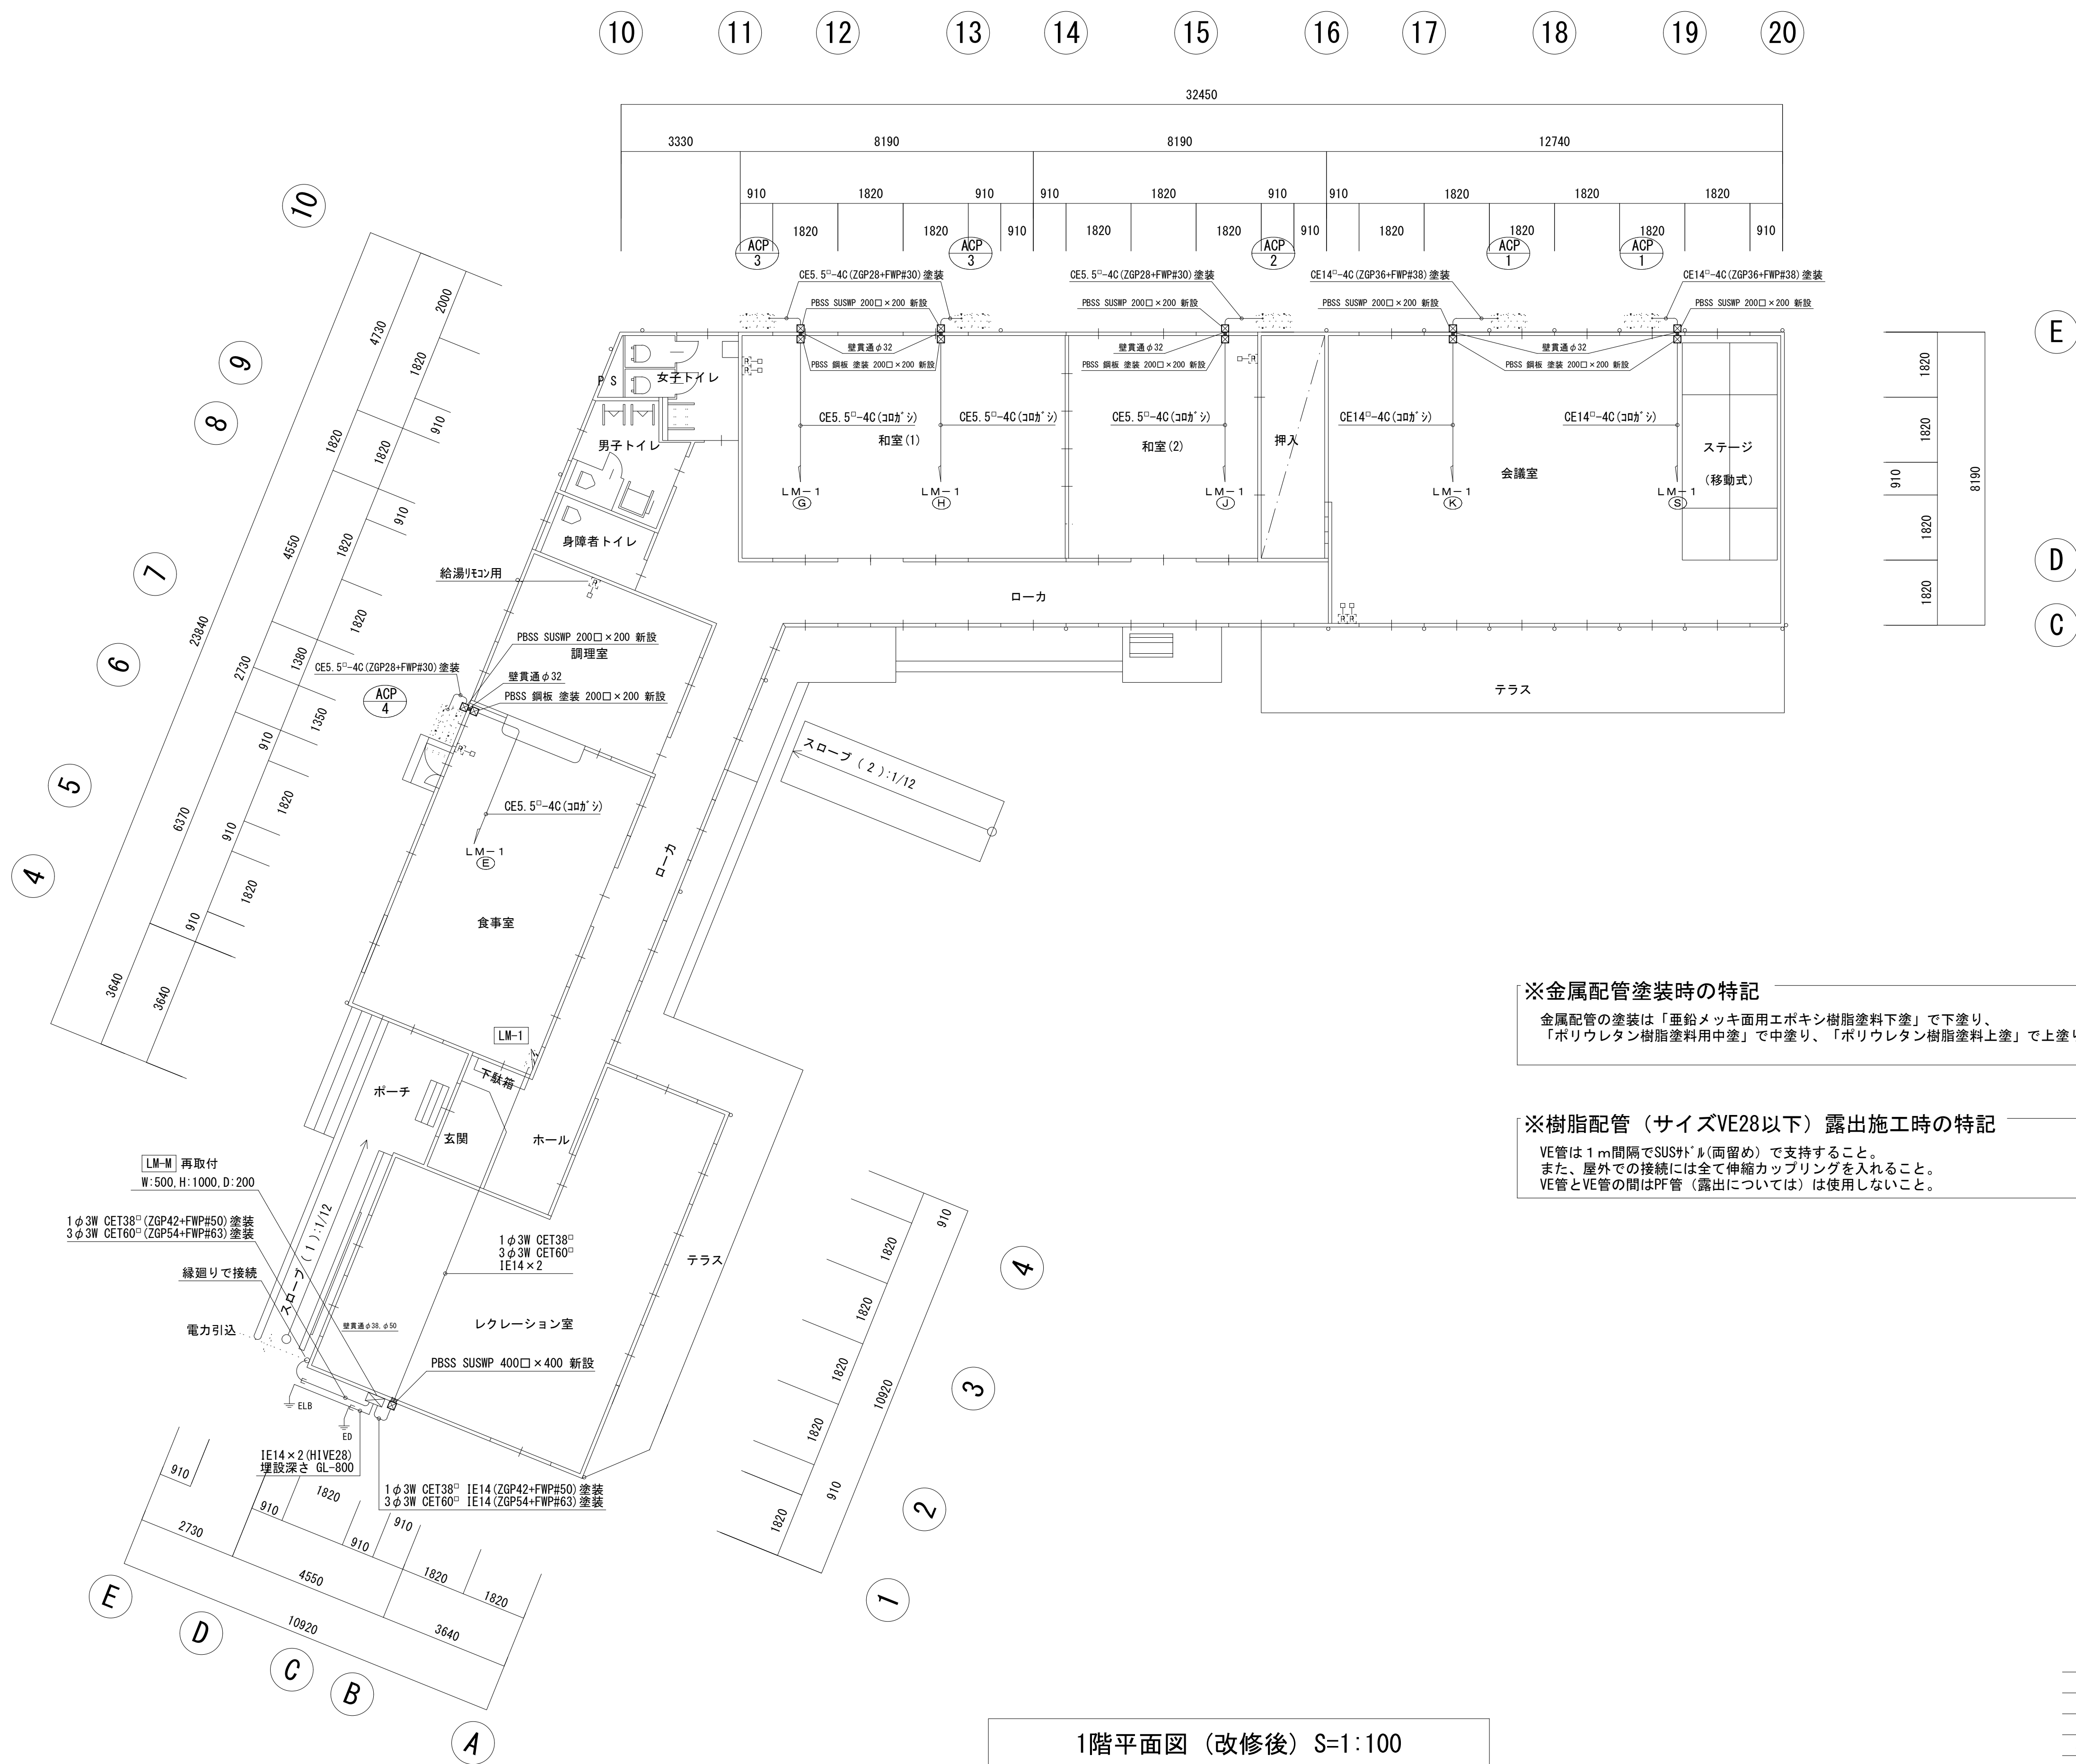

1階平面図（改修後）S=1:100

※金属配管塗装時の特記


金属配管の塗装は「亜鉛メッキ面用エポキシ樹脂塗料下塗り」で下塗り、「ポリウレタン樹脂塗料用中塗り」「ポリウレタン樹脂塗料上塗り」で上塗りを行うこと。

※樹脂配管（サイズVE28以下）露出施工時の特記

VE管は1m間隔でSUSサドル（両留め）で支持すること。
また、屋外での接続には全て伸縮カップリングを入れること。
VE管とVE管の間はPF管（露出については）は使用しないこと。

凡 例		図中明記なきは、下記による。	
□		リコン用ボックス(MM1スイッチボックス(2個用)) (電気設備工事)	
□—		引下MM1	
二重天井内はボックス、室内露出部分はMM1保護とする。			


工事名	岡山市植松老人ふれあいプラザ耐震改修ほかに伴う電気設備工事				N o .	株式会社 綜合設計 岡山県知事登録第1910号 1級建築士登録第385905号 井上 純一郎 〒701-0145 岡山市北区今保199-7 TEL : 086-241-9082 FAX 086-241-9493	
図面名	1階幹線・動力分岐設備図（改修後）				縮尺	A1:1/100 A3:1/200	
岡山市 都市整備局 住宅・建築部 公共建築課					令和8年6月	E－O6	
課長	課長補佐	係長	課員	担当者	承認	検図	製図

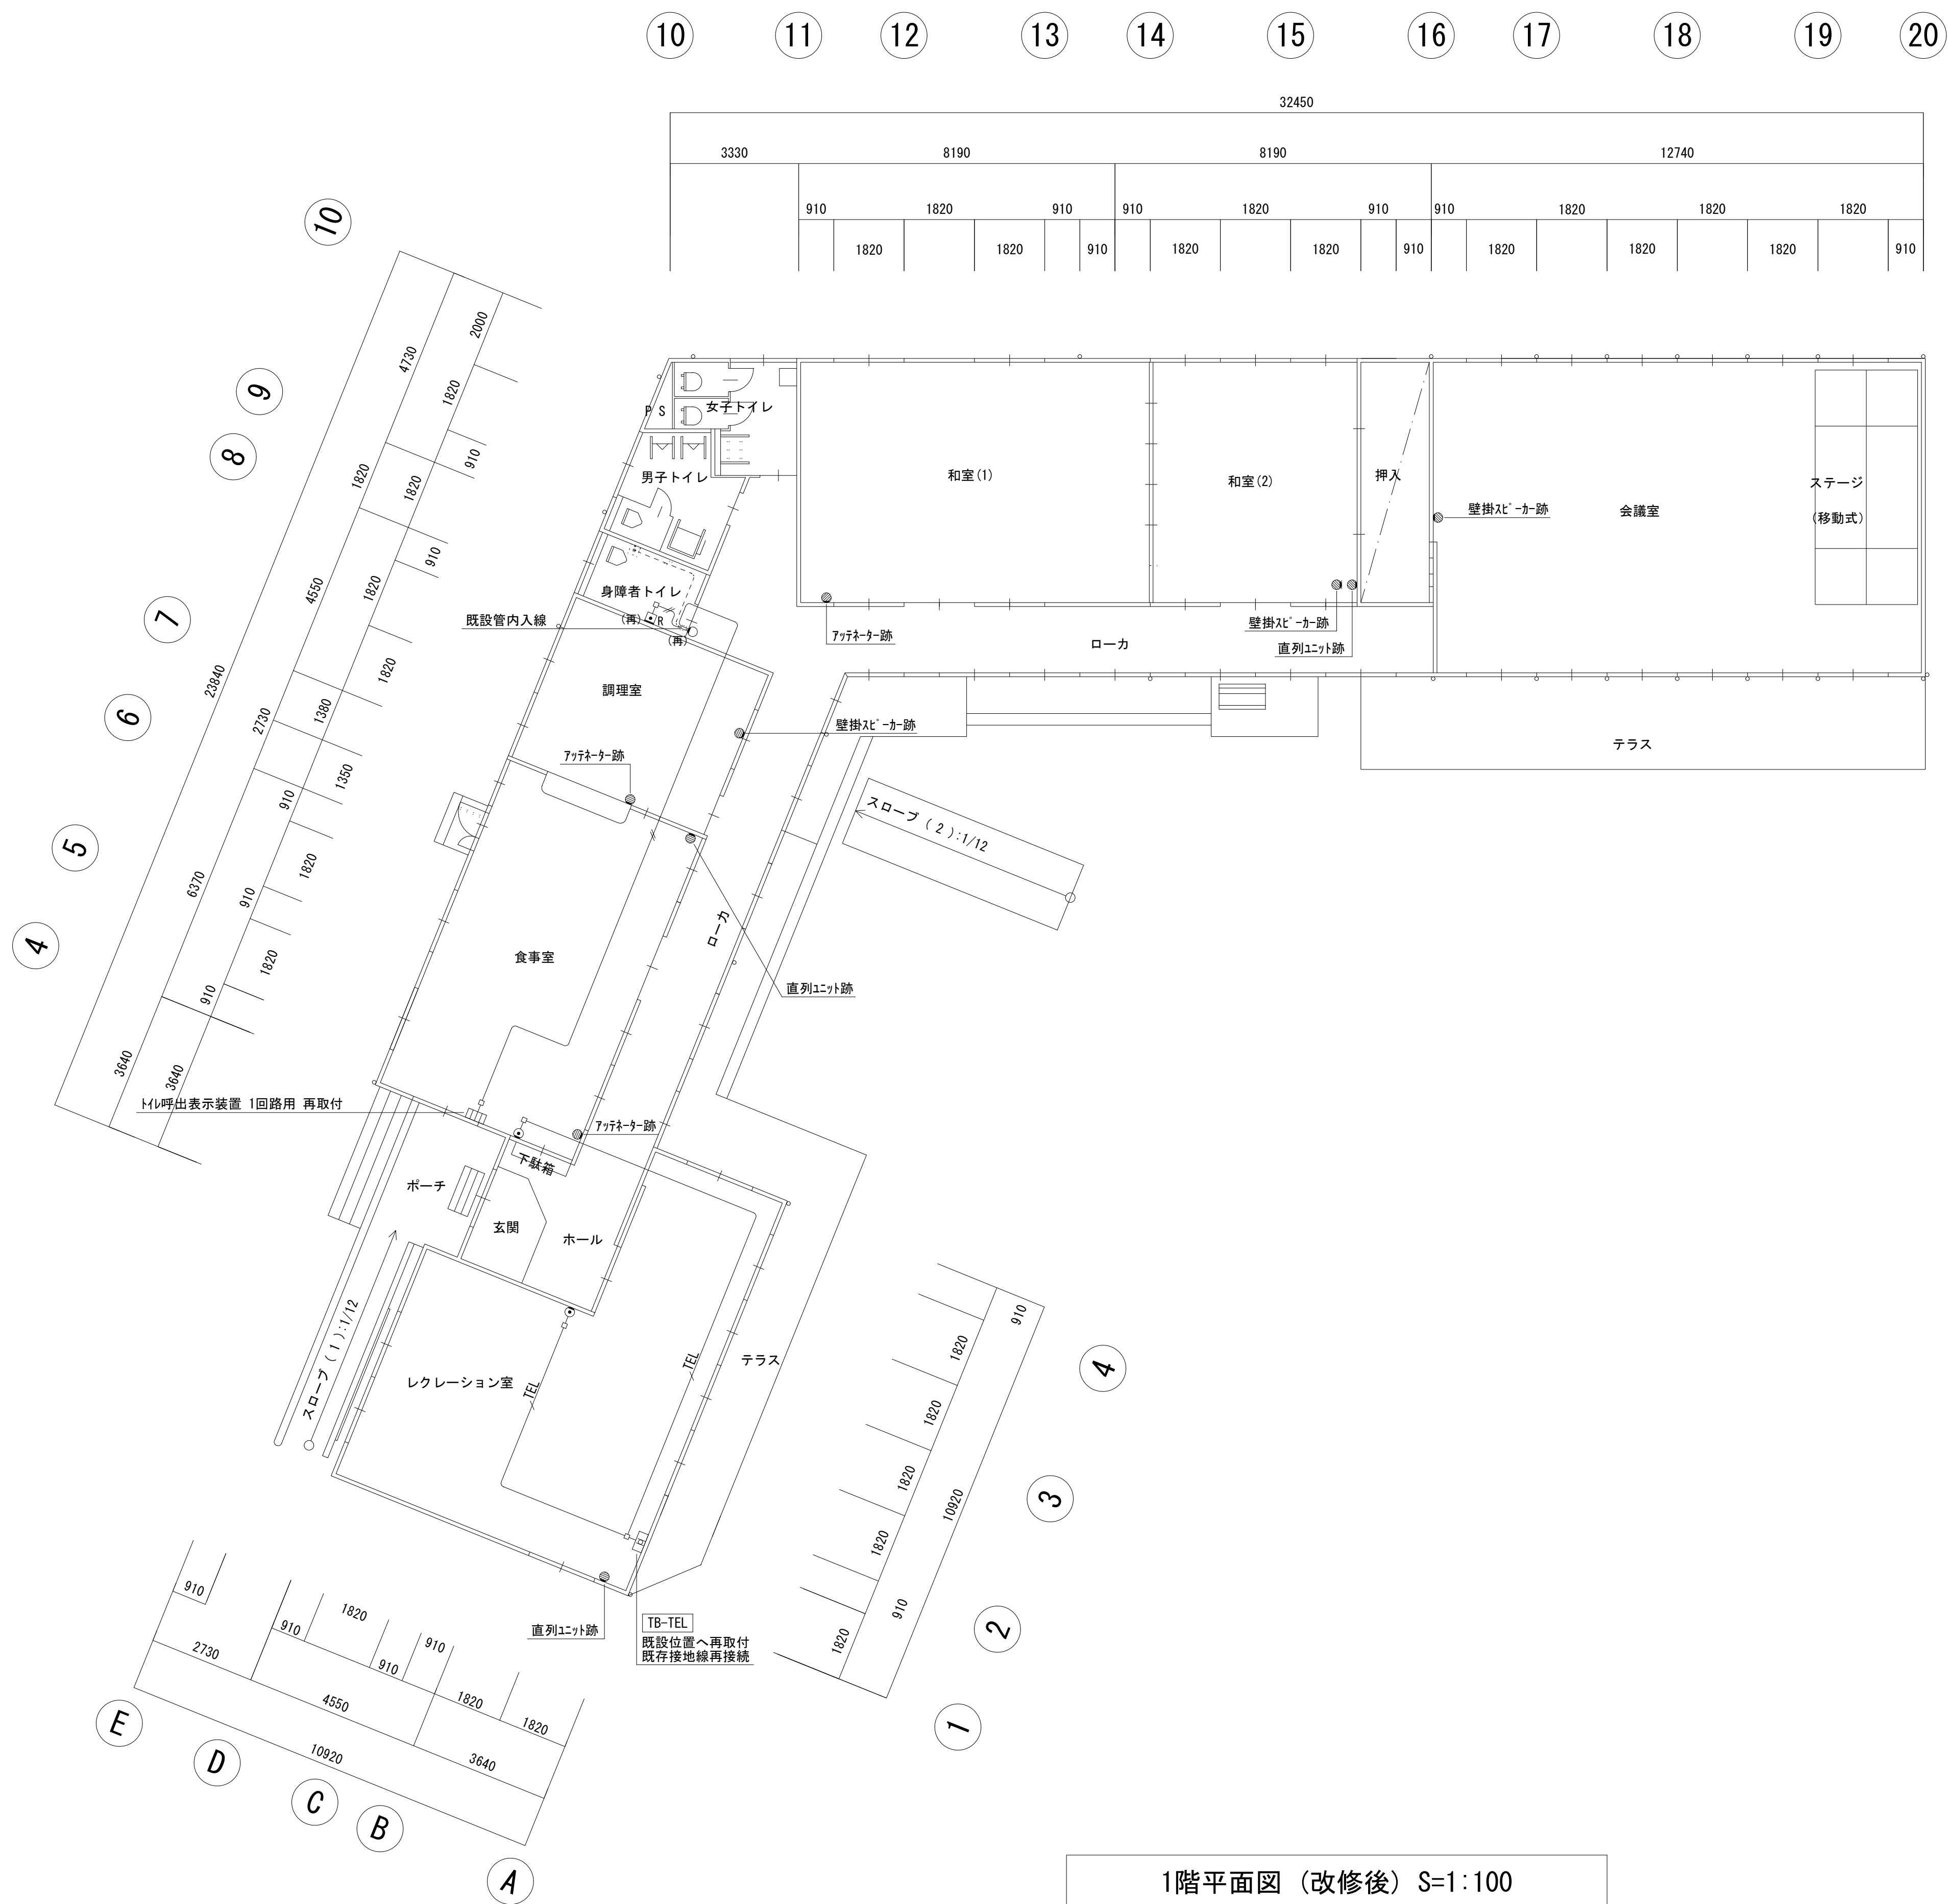

1階平面図（改修後）S=1:100

凡 例 図中明記なきは、下記による。	
〔構内交換設備〕	
TEL	EM-BT1EE0.4-2P
○	角型 新金属
□	引下 MM1
〔拡声設備〕	
○	角型 新金属
〔誘導支援設備〕	
TEL	EM-AE1.2-2C
□ R	復旧タ
○	表示灯
□	引下 MM1
〔テレビ共聴設備〕	
○	角型 新金属
機器傍記(再)は再取付を示す。	
二重天井内はコック、室内露出部分はMM1保護とする。	

工事名	岡山市植松老人ふれあいプラザ耐震改修ほかに伴う電気設備工事				N o .	株式会社 総合設計 岡山県知事登録第1910号 1級建築士登録第385905号 井上 純一郎 〒701-0145 岡山市北区今保199-7 TEL : 086-241-9082 FAX 086-241-9493		
図面名	1階弱電設備図 (改修後)				E - 0 7			
岡山市 都市整備局 住宅・建築部 公共建築課				縮尺	A1:1/100 A3:1/200	令和8年6月	担当者	承認
課長	課長補佐	係長	課員				機関	製関

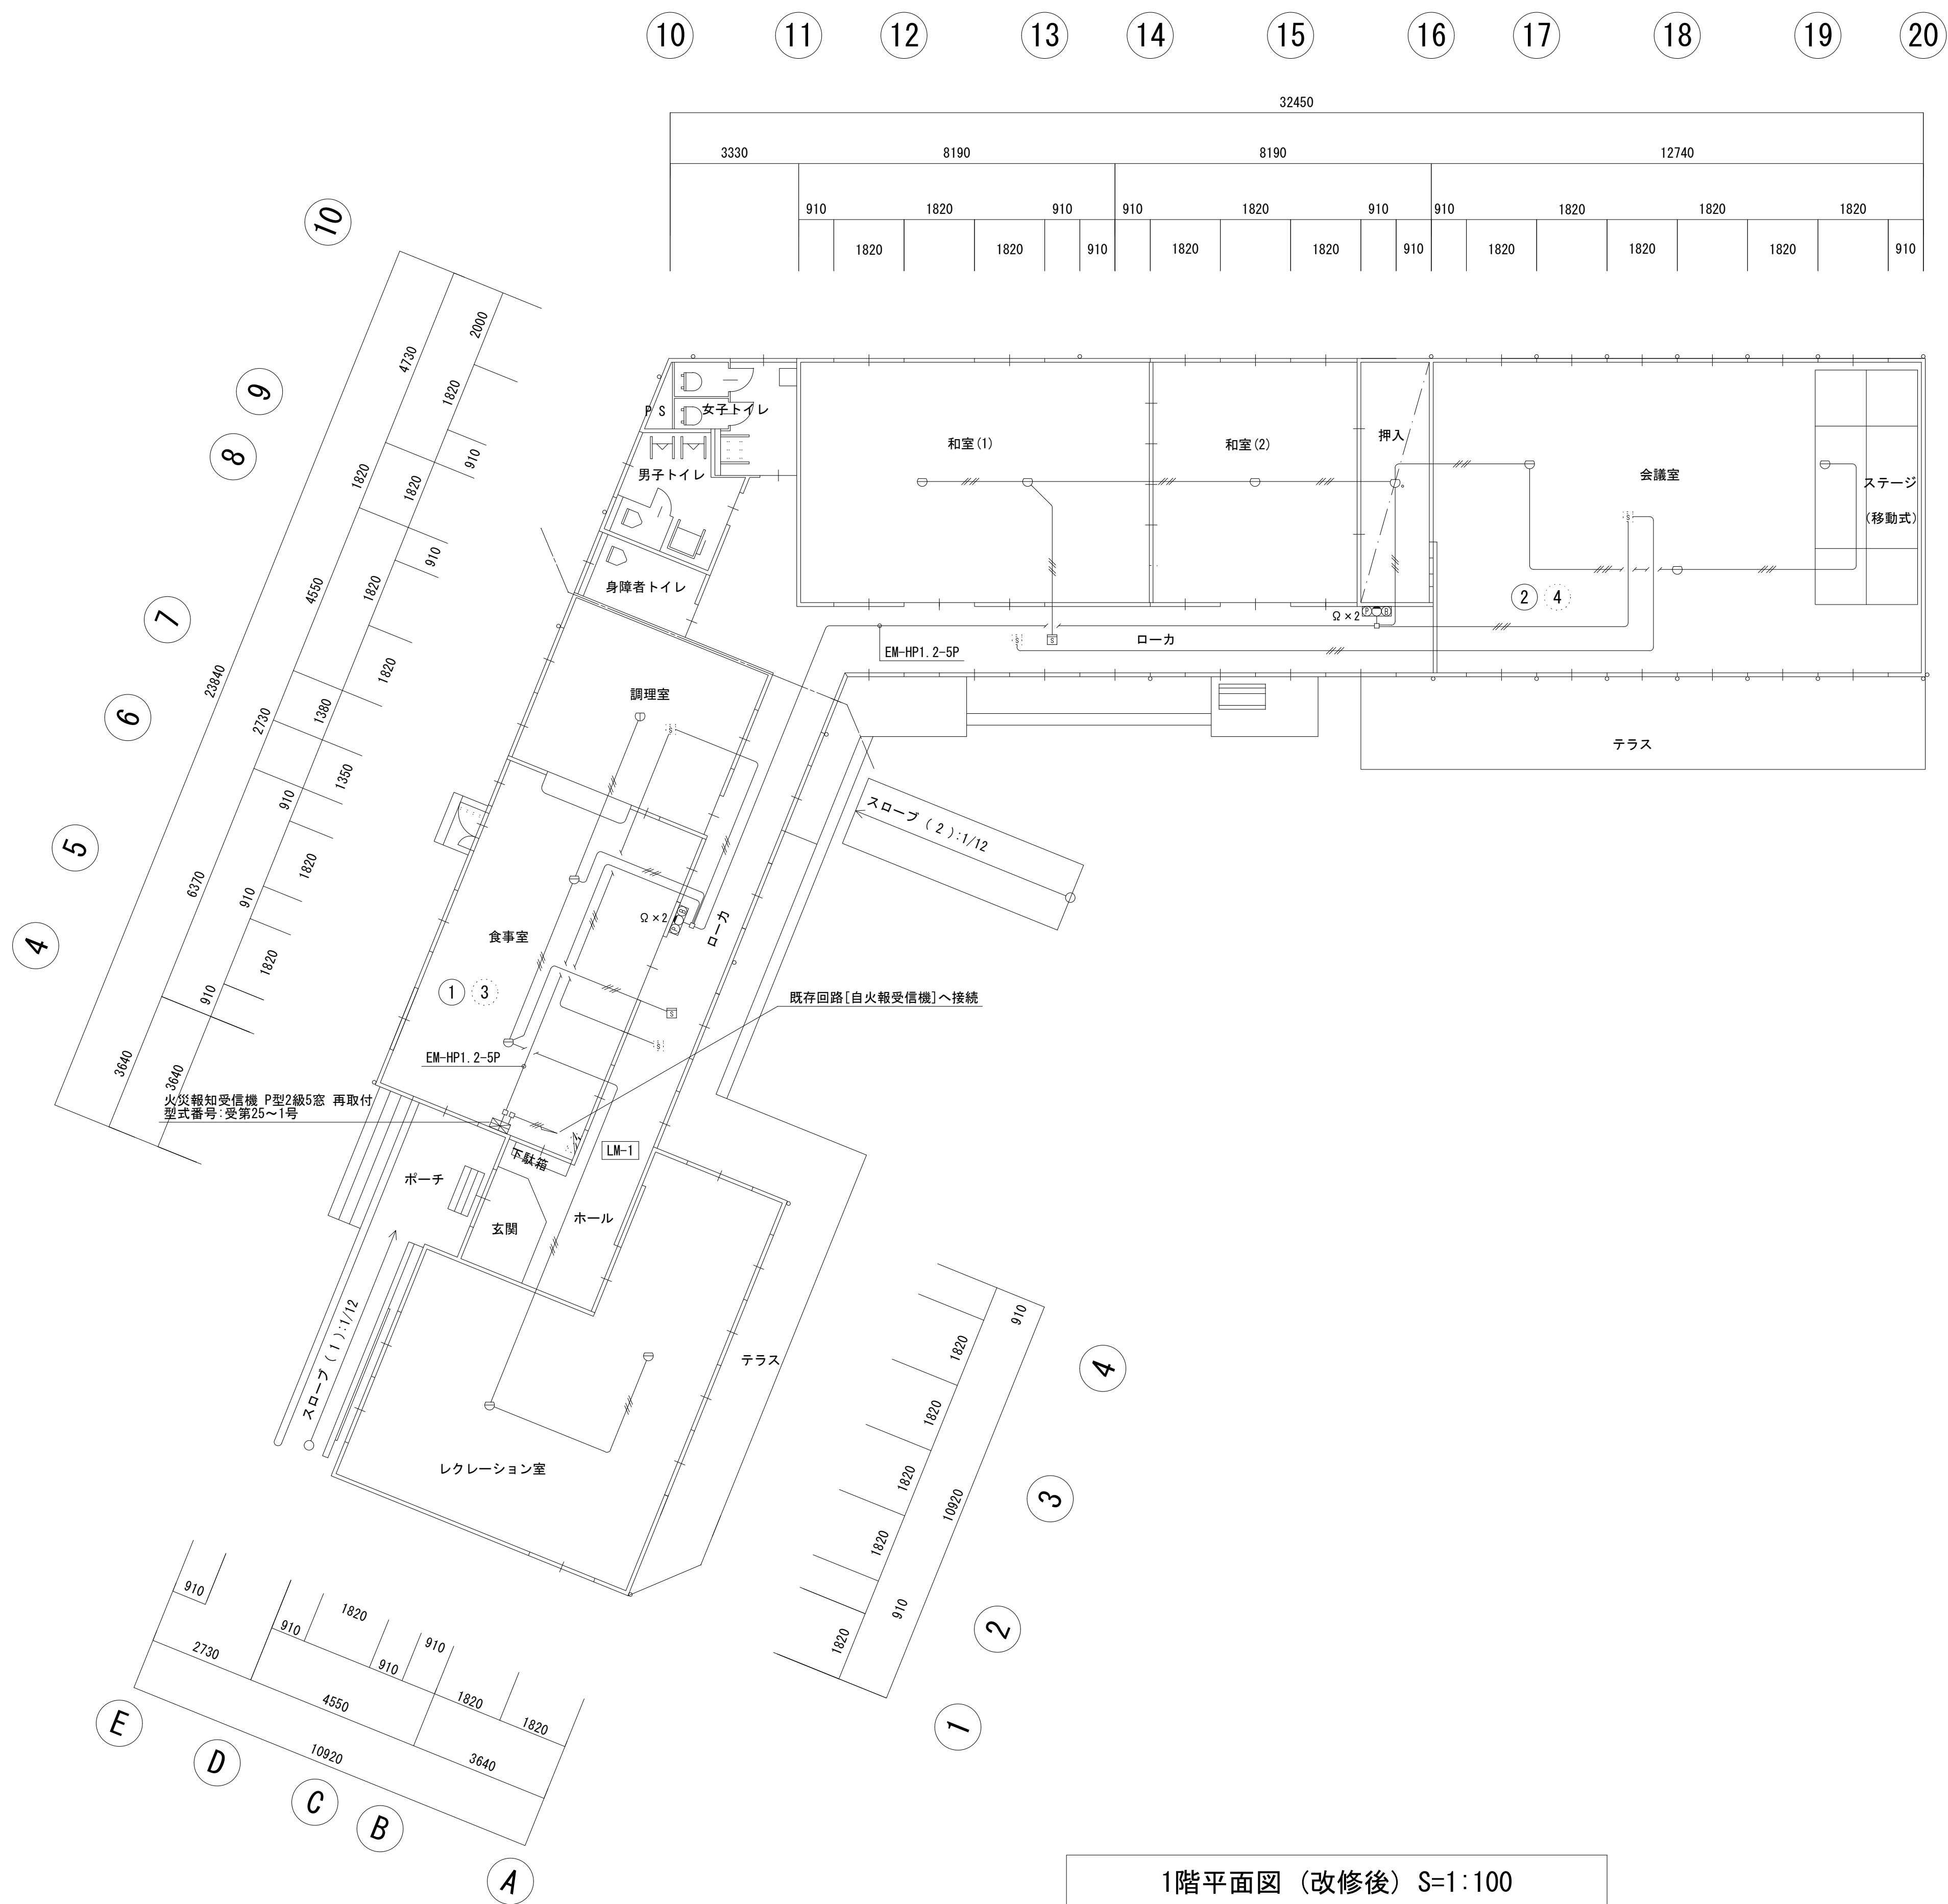

1階平面図（改修後）S=1:100

凡 例 圖中明記なきは、下記による。	
—//—	EEF1.6-3C
—##—	EM-AE1.2-4C
⊖	差動式林'ト型感知器 2種 露出型
⊕	定温式林'ト型感知器 1種 防水
□	定温式林'ト型感知器 特種
⊞	光電式林'ト型感知器 2種 露出型 (小屋裏)
⊞	総合盤 P型2級 露出型
□	引下MM1
二重天井内はコダシ、室内露出部分はMM1保護とする。	

工事名	岡山市植松老人ふれあいプラザ耐震改修ほかに伴う電気設備工事	N o .	株式会社 総合設計 岡山県知事登録第1910号
図面名	1階自動火災報知設備図（改修後）	縮尺	A1:1/100 A3:1/200
岡山市 都市整備局 住宅・建築部 公共建築課		令和8年6月	1級建築士登録第385905号 井上 皓一郎 〒701-0145 岡山市北区今保199-7 TEL: 086-241-9082 FAX 086-241-9493
課長	課長補佐	係長	課員
			担当者
			承認
			検図
			製図

女子トイレ			
Hf32W×1 露出型	1台	撤去	
FDL18W×1 ｸﾞﾗﾝﾗｲﾄ	2台	撤去	
FL20W×1 ﾌﾞﾗｯｸｯﾄ	1台	撤去	


男子トイレ			
Hf32W×1 露出型	1台	撤去	
FDL18W×1 ｸﾞﾗﾝﾗｲﾄ	1台	撤去	
FL20W×1 ﾌﾞﾗｯｸｯﾄ	1台	撤去	

身障者トイレ			
Hf32W×1 露出型	1台	撤去	
FL20W×1 ﾌﾞﾗｯｸｯﾄ	1台	撤去	

調理室			
Hf32W×2 防水笠付	6台	撤去	

食事室			
Hf32W×2 露出型	8台	撤去	


ホール・玄関・ポーチ			
FDL27W×1 ｸﾞﾗﾝﾗｲﾄ	4台	撤去	
FDL18W×1 シーリング	1台	撤去	
避難口誘導灯 C級 冷陰極蛍光灯×1	1台	撤去	

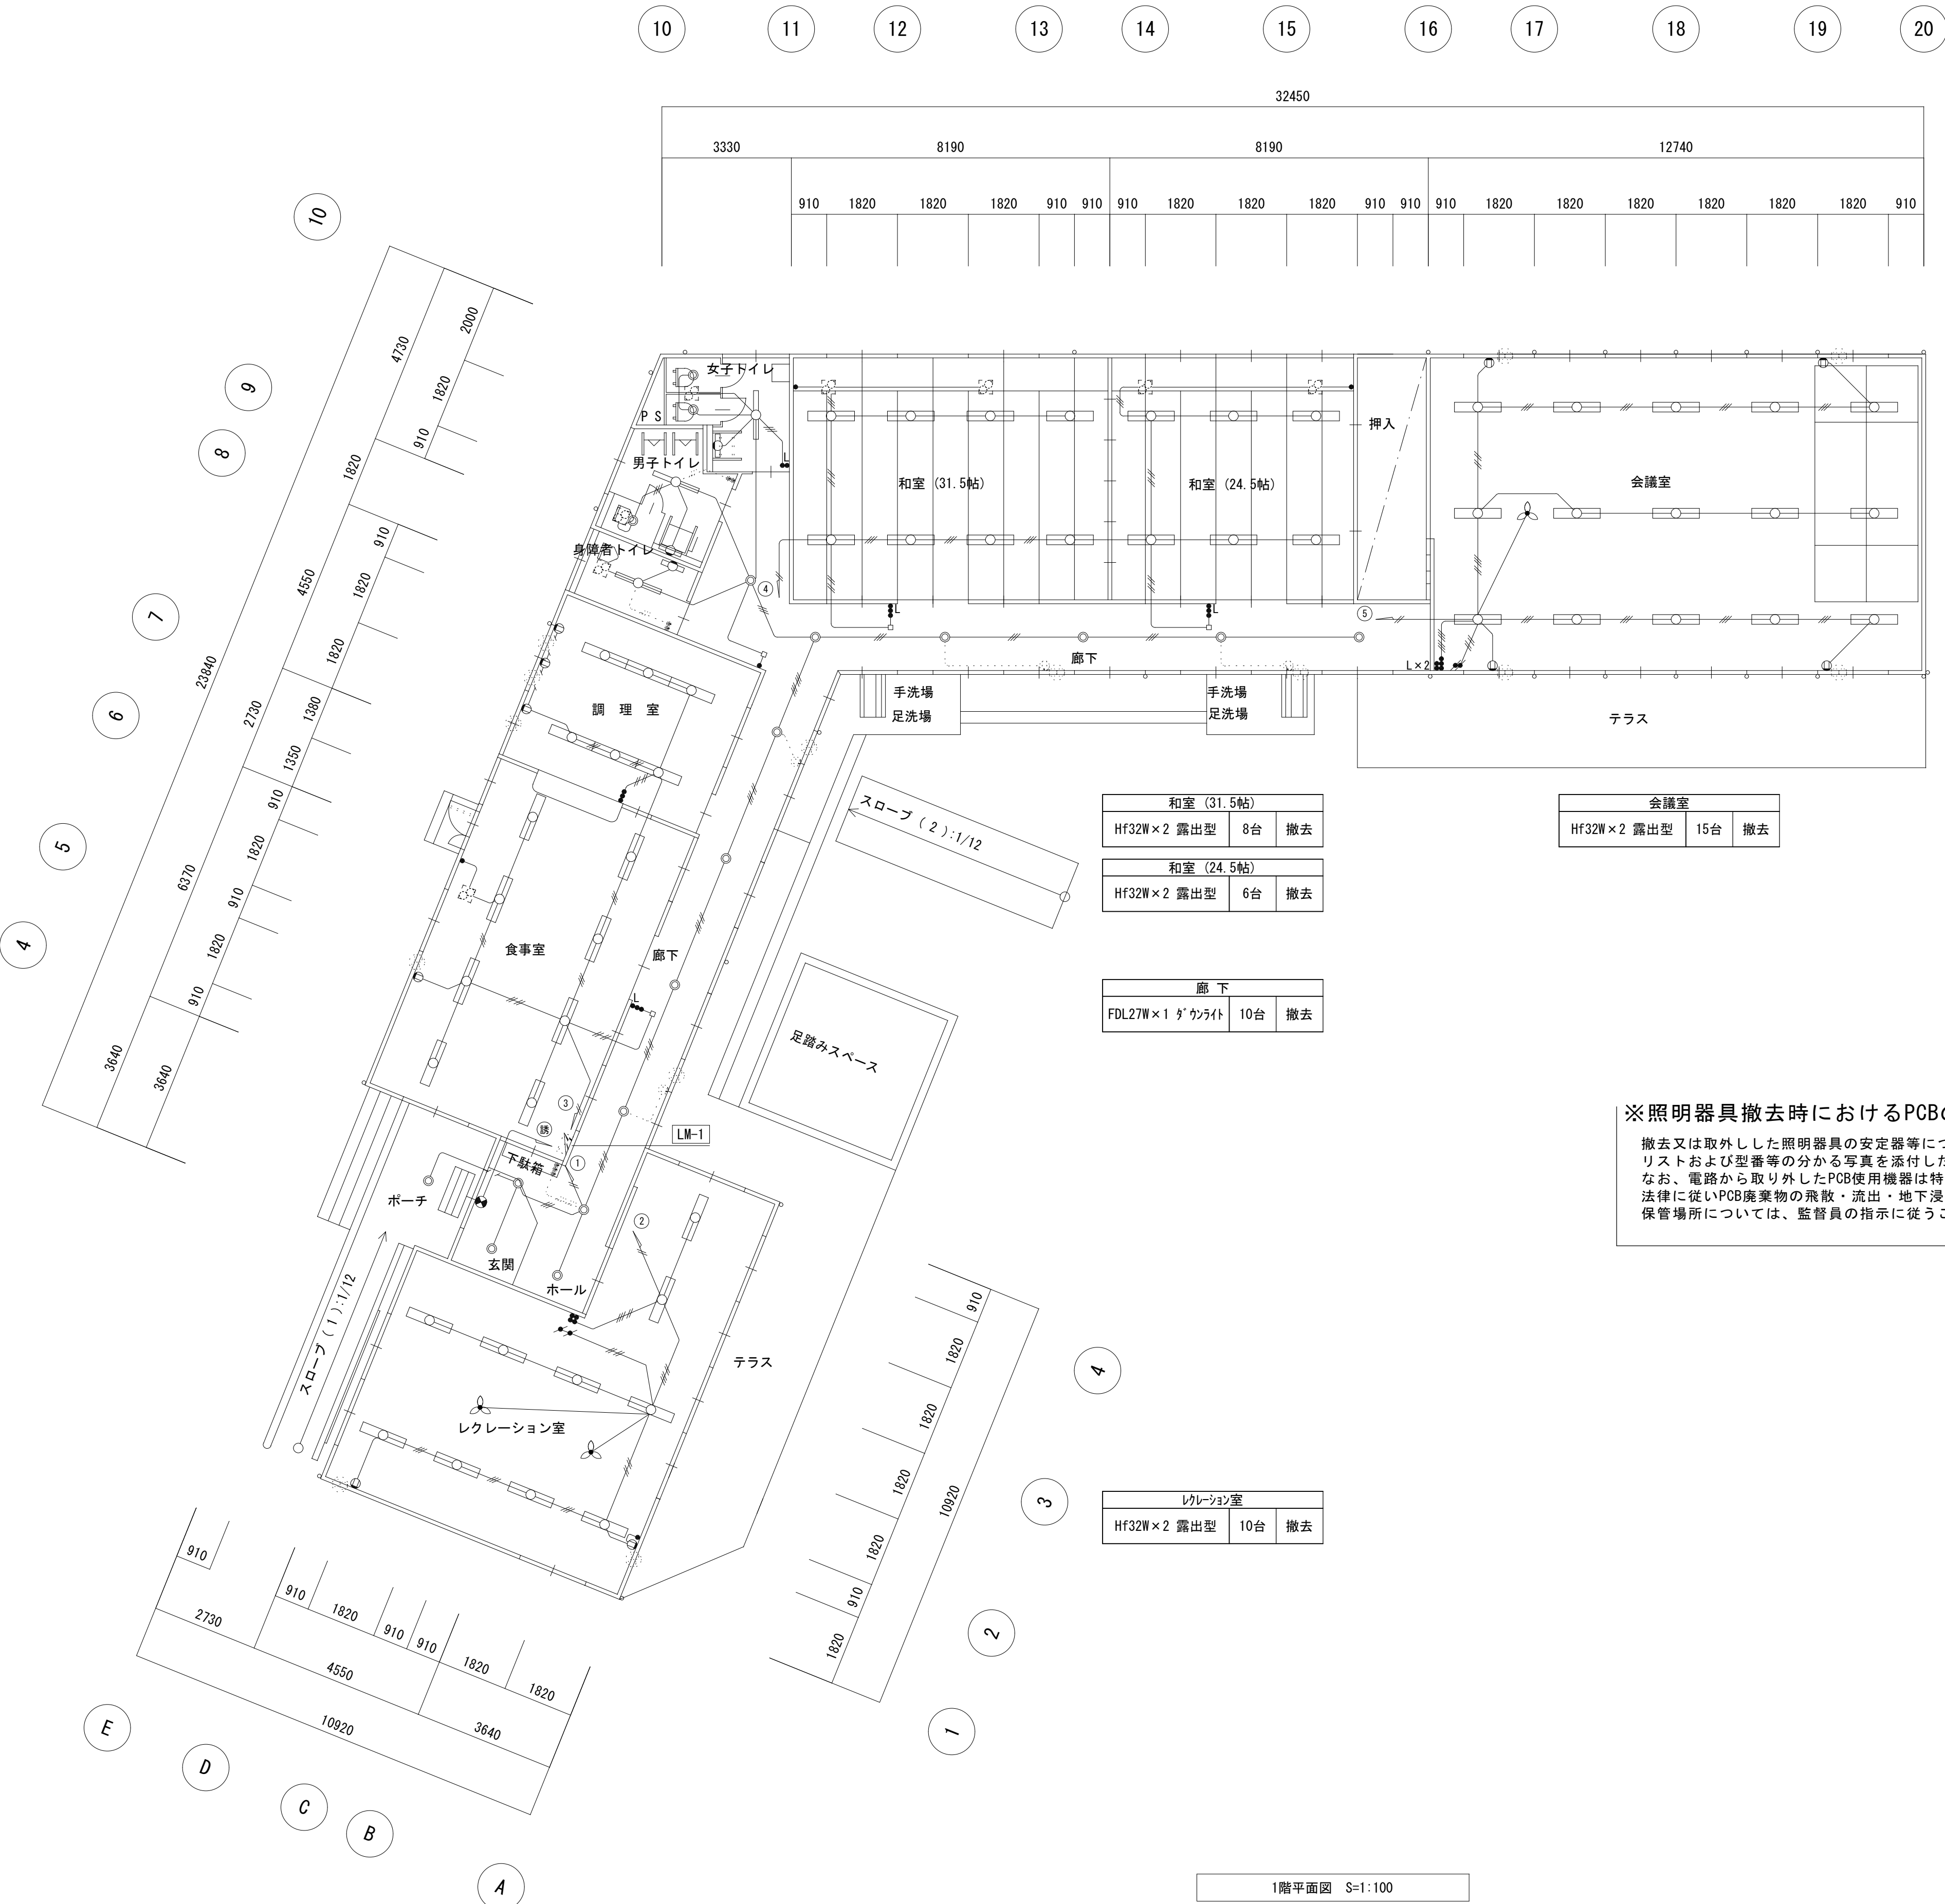

※太線実線部は撤去を示す

凡 例	図中明記なきは、下記による。
—	VVF1.6-2C(ｺﾎﾞﾙﾄﾞ)
—	VVF1.6-3C(ｺﾎﾞﾙﾄﾞ)
—	VVF1.6-2C×2(ｺﾎﾞﾙﾄﾞ)
—	VVF1.6-3C×2(ｺﾎﾞﾙﾄﾞ)
—	VVF1.6-3C×2(ｺﾎﾞﾙﾄﾞ)
—	VVF2.0-2C(ｺﾎﾞﾙﾄﾞ)
•	埋込スイッチ 1P15A×1
• L	埋込スイッチ 1P4A×1
⊕	埋込コンセント 2P15A×1
⊙	シーリングファン
✱	シーリングスイッチ
壁取付器具類への配線は隠蔽配管内	

工事名	岡山市植松老人ふれあいプラザ耐震改修ほかに伴う電気設備工事	N o .	株式会社 総合設計 岡山県知事登録第1910号
図面名	1階電灯分岐設備図 (改修前)	縮尺	A1:1/100 A3:1/200
岡山市 都市整備局 住宅・建築部 公共建築課	令和8年6月	E-09	1級建築士登録第385905号 井上 皓一郎 〒701-0145 岡山市北区今保199-7 TEL: 086-241-9082 FAX 086-241-9493
課長	課長補佐	係長	課員
			担当者
			承認
			検図
			製図

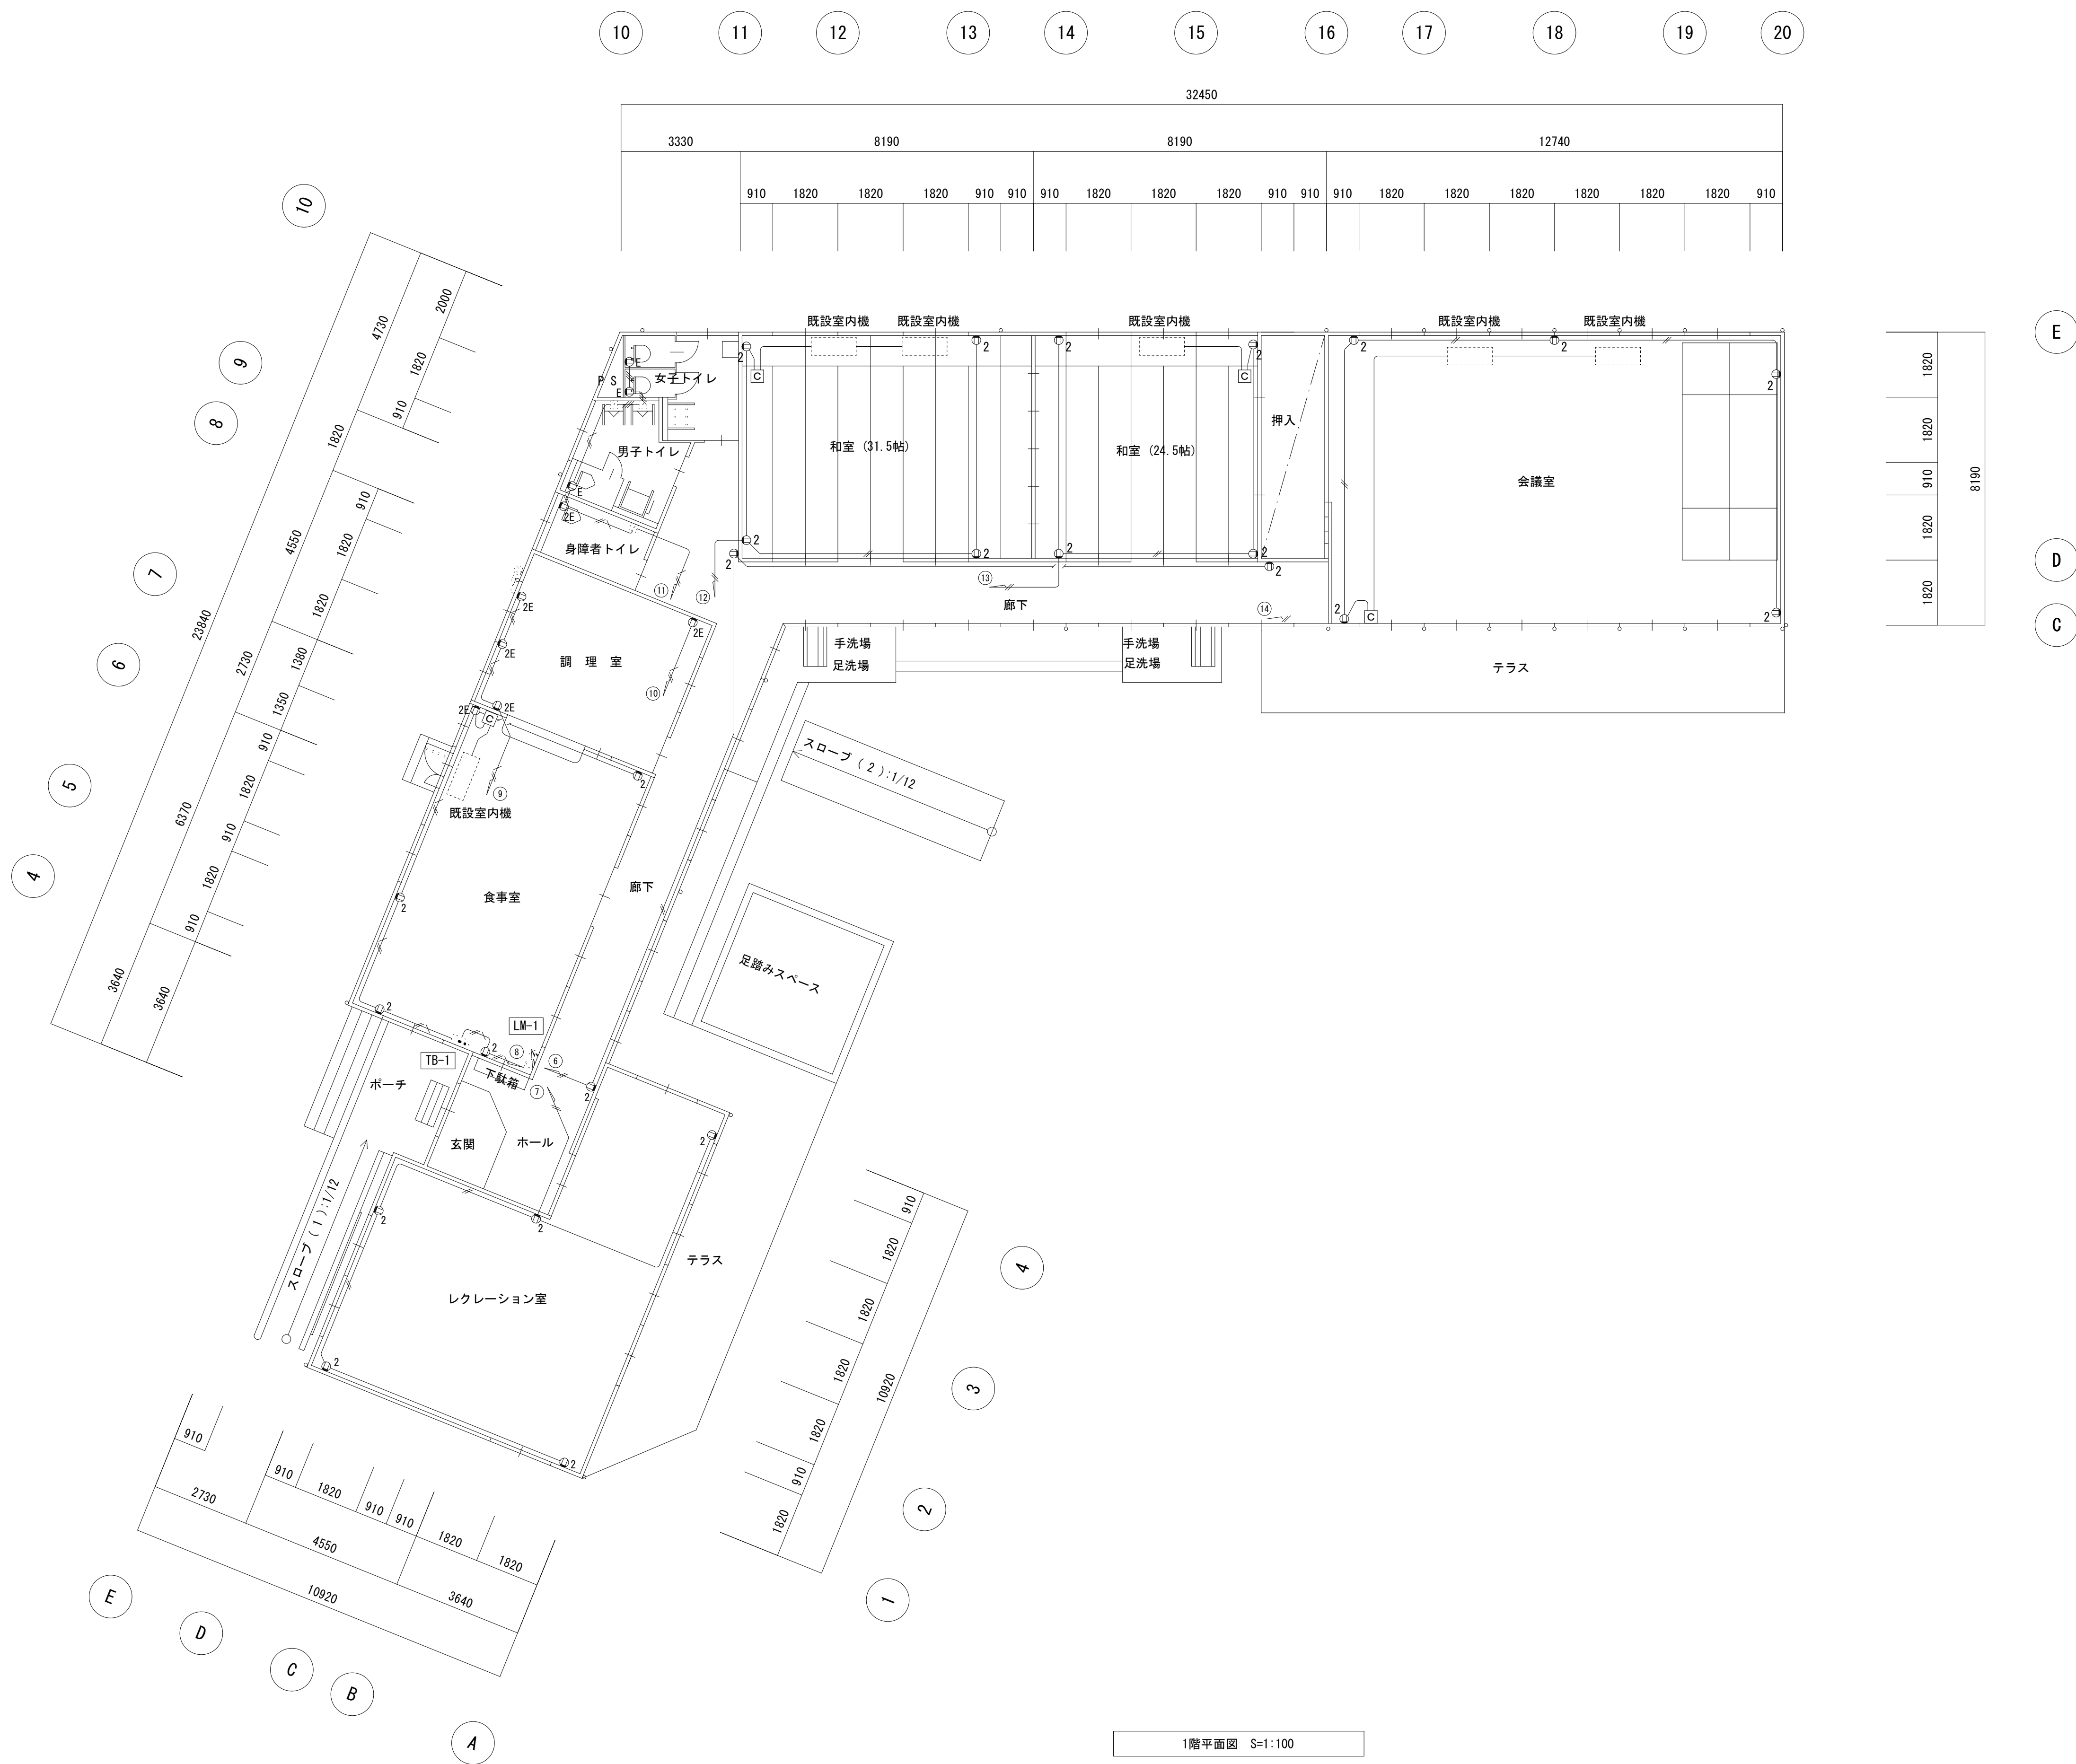


1階平面図 S=1:100

※太線実線部は撤去を示す


凡 例		図中明記なきは、下記による。
	VVF1. 6-2C (コア付)	
	VVF1. 6-3C (コア付)	
	VVF2. 0-2C (コア付)	
	VVF2. 0-3C (コア付)	
	埋込コンセント 2P15A×2	
	埋込コンセント 2P15AE×1	
	埋込コンセント 2P15AE×2	
	コンタイマー W:170, H:220, D:70	
壁取付器具類への配線は隠蔽配管内		

工事名		岡山市植松老人ふれあいプラザ耐震改修ほかに伴う電気設備工事		N o .		株式会社 総 合 設 計 岡山県知事登録第1910号	
図面名		1階コンセント分岐設備図 (改修前)		縮 尺		A1:1/100 A3:1/200	
岡山市 都市整備局 住宅・建築部 公共建築課		令和8年6月		E-10		1級建築士登録第385905号 井上 皓一郎 〒701-0145 岡山市北区今保199-7 TEL: 086-241-9082 FAX 086-241-9493	
課長	課長補佐	係長	課員	担当者	承認	検図	製図

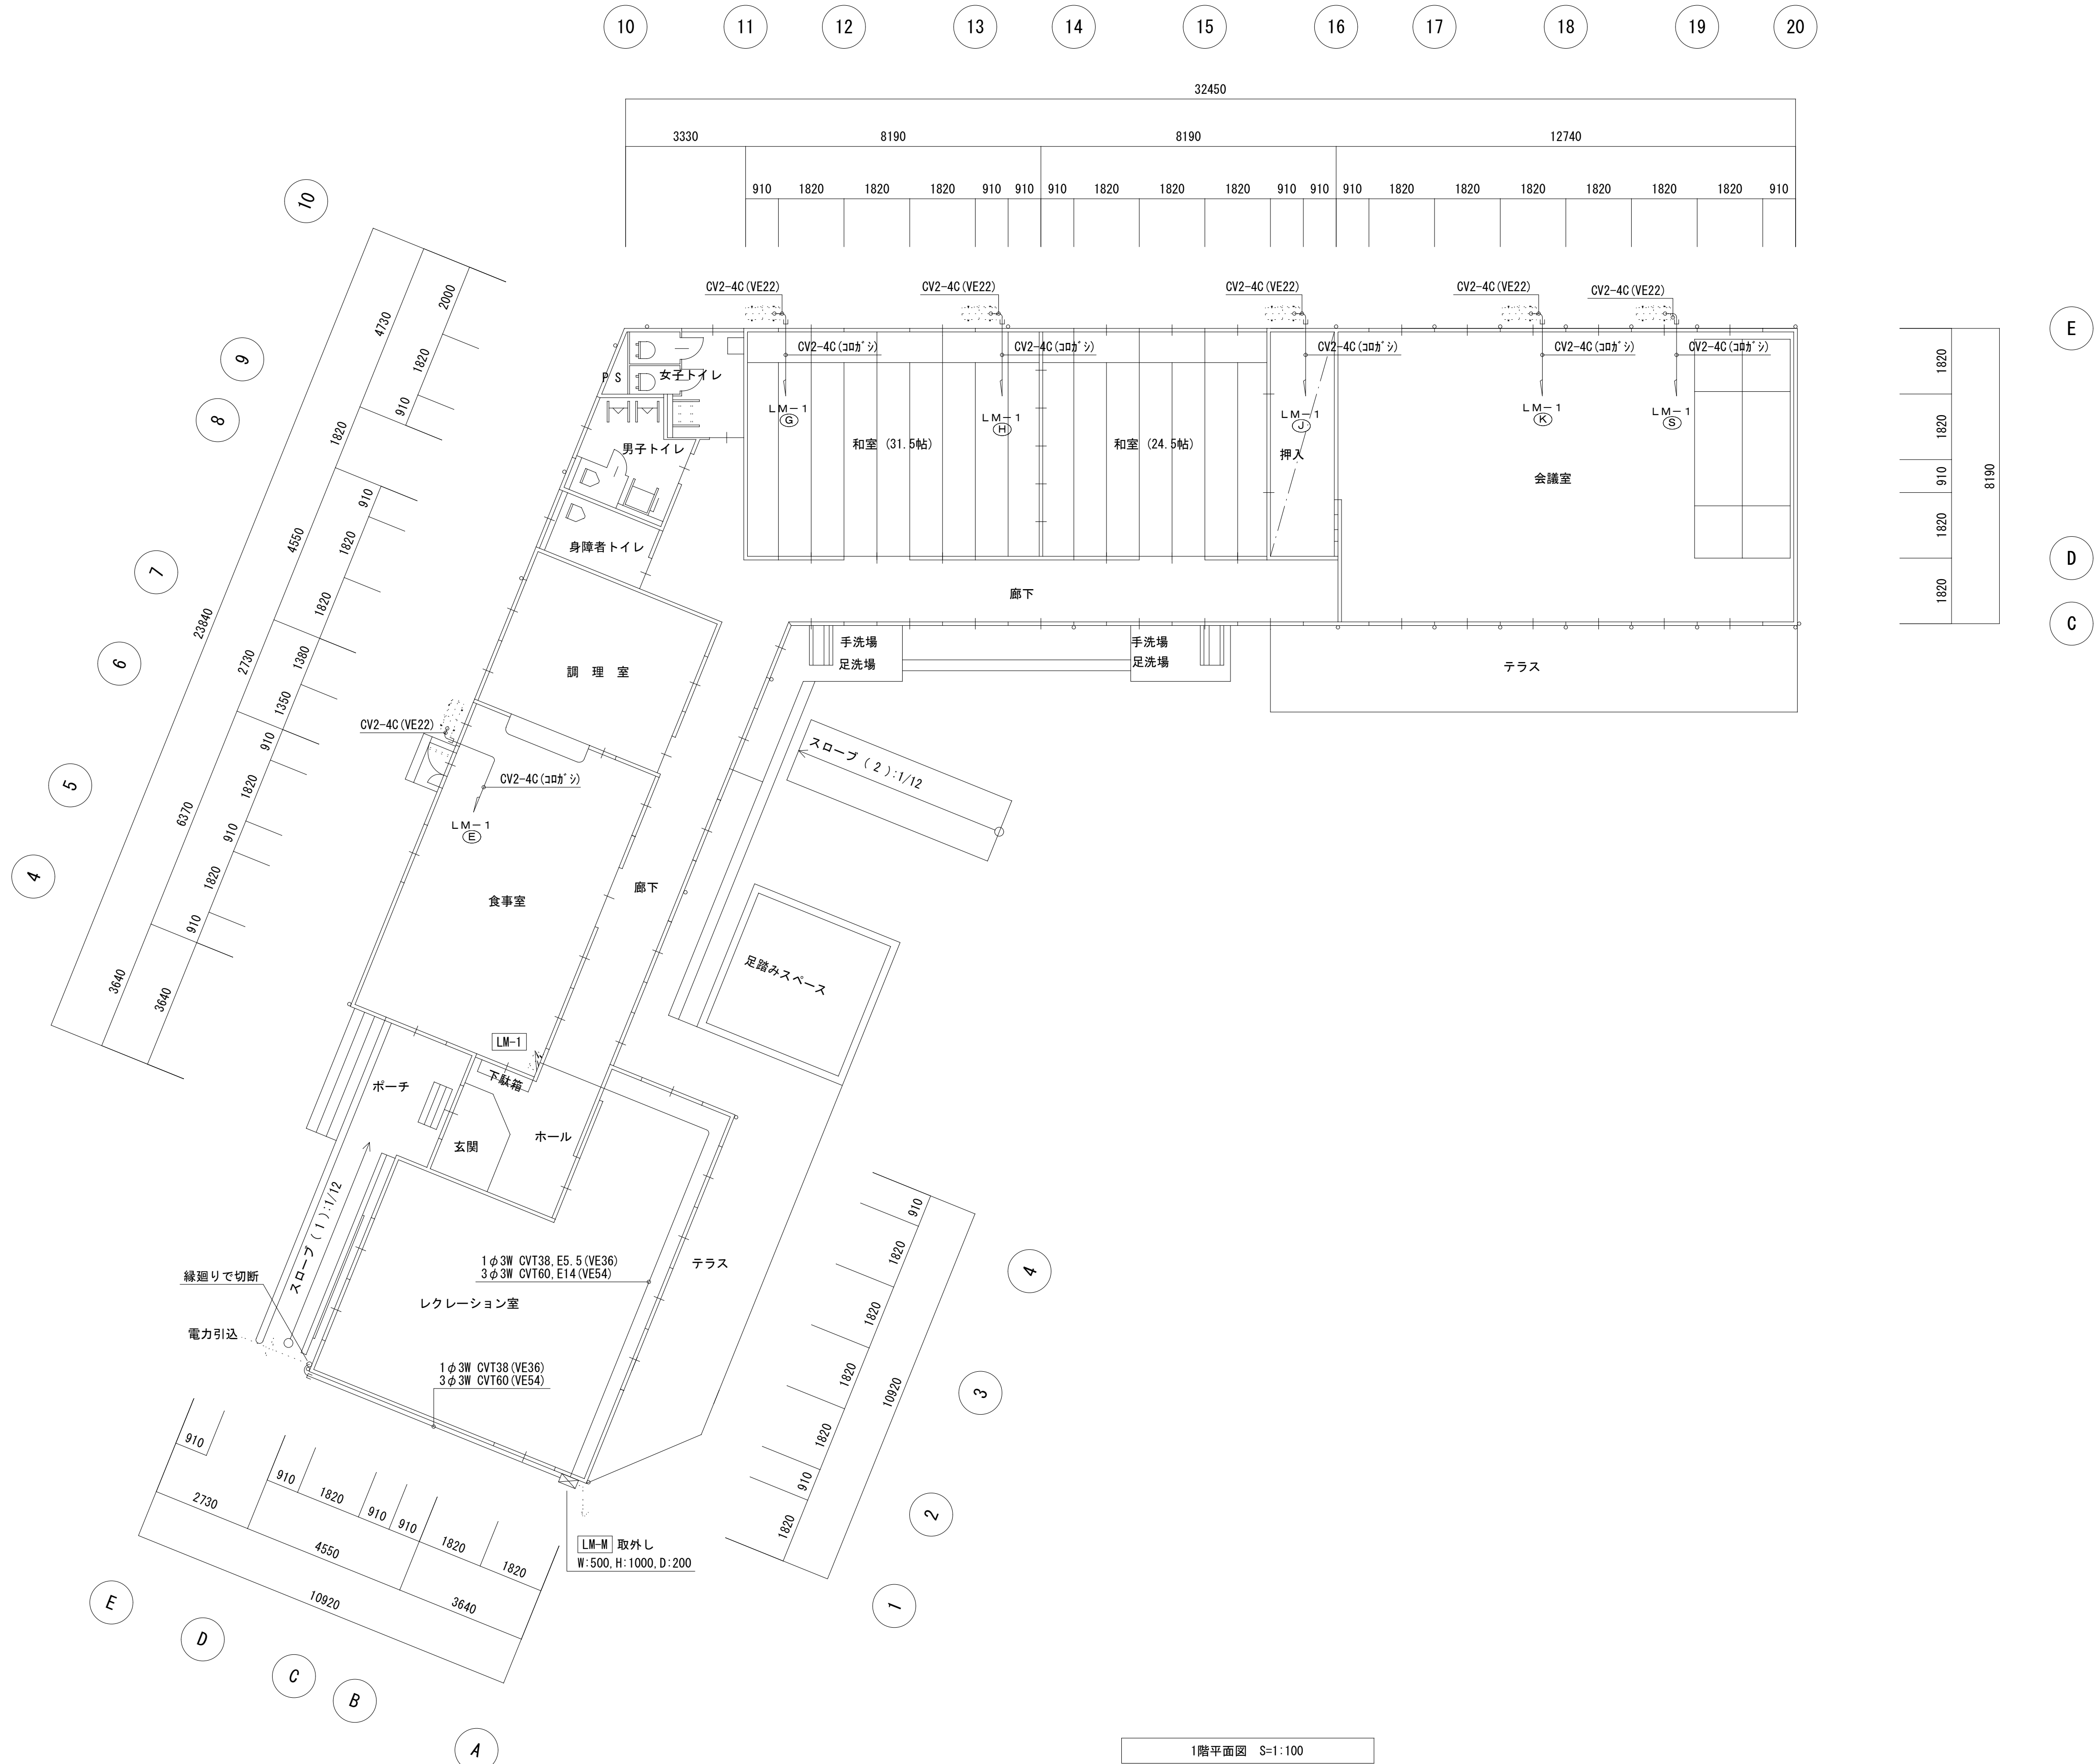

※太線実線部は撤去を示す


工事名	岡山市植松老人ふれあいプラザ耐震改修ほかに伴う電気設備工事				N o .	株式会社 総 合 設 計 岡山県知事登録第1910号		
図面名	1階幹線・動力分岐設備図 (改修前)				縮 尺	A1:1/100 A3:1/200	E - 1 1	1級建築士登録第385905号 井上 純一郎 〒701-0145 岡山市北区今保199-7
岡山市	都市整備局	住宅・建築部	公共建築課	令和 8 年 6 月			TEL : 086-241-9082 FAX 086-241-9493	
課長	課長補佐	係長	課員	担当者		承認	検図	製図

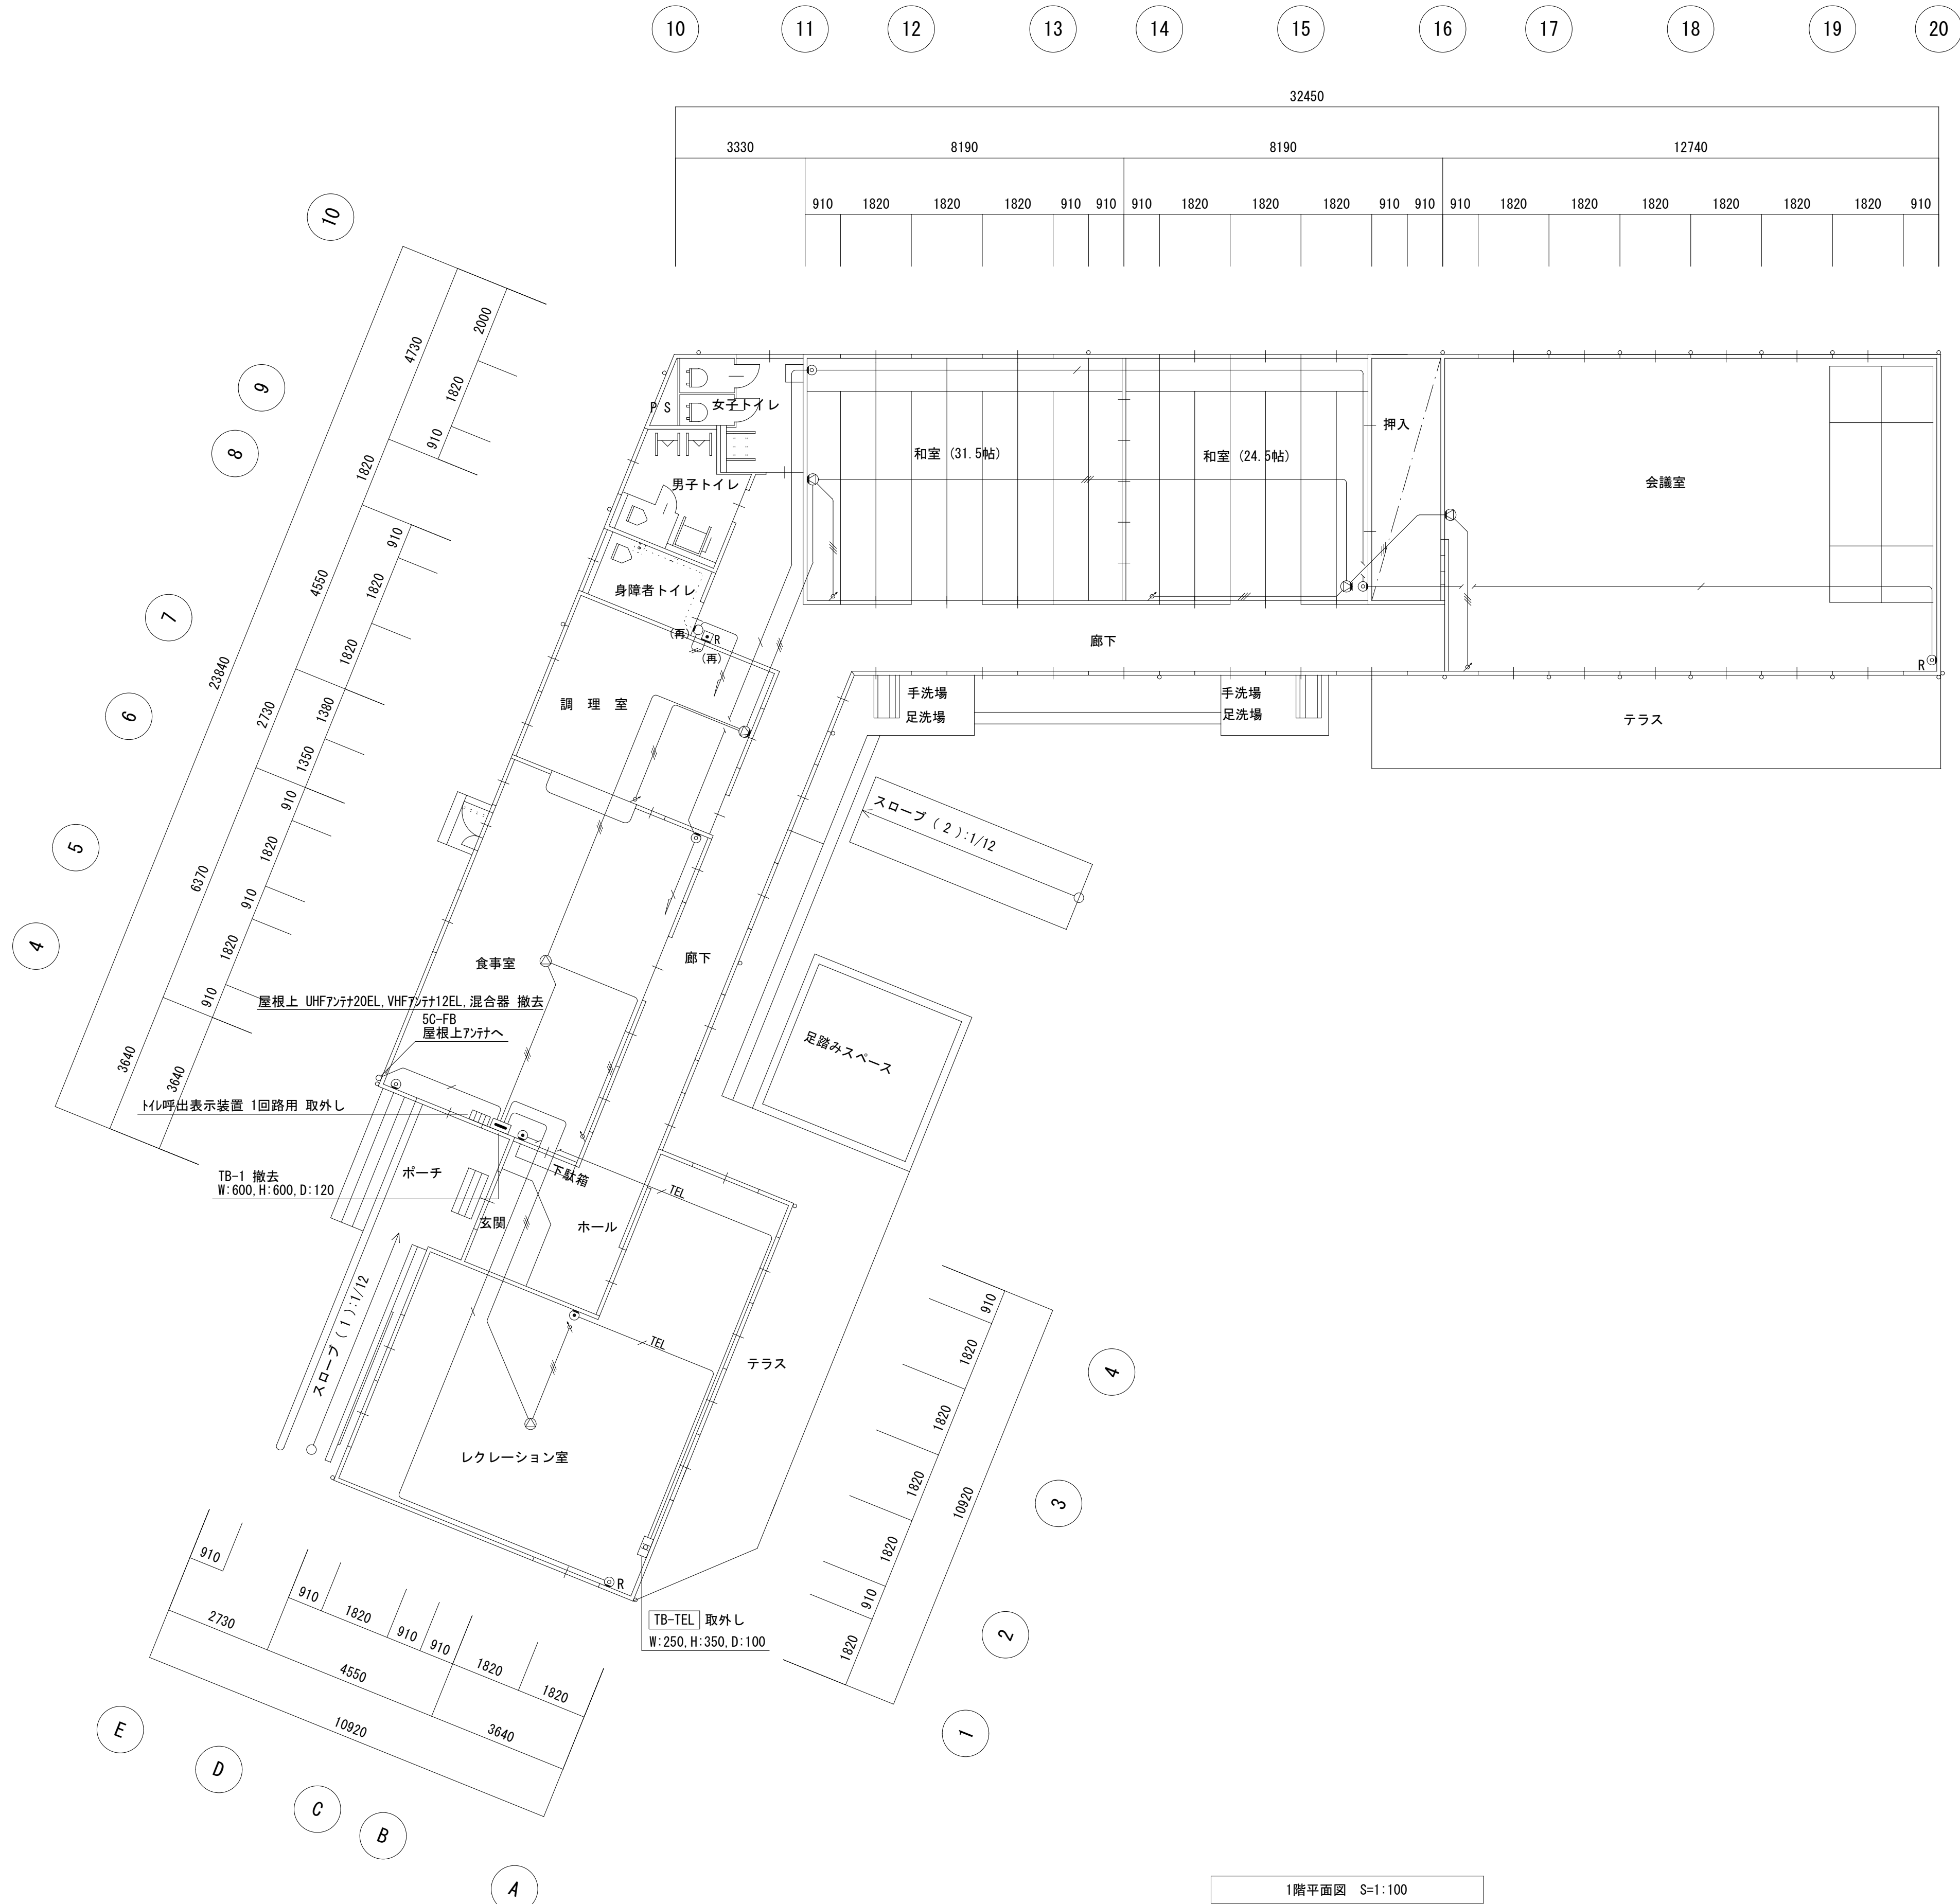

※太線実線部は撤去を示す

凡 例	図中明記なきは、下記による。
【構内交換設備】	
TEL	EBT0. 4-2P
○	バス・トイレ
【拡声設備】	
AE1. 2-3C	
天井埋込スピーカー	
壁掛スピーカー	
アテンダー	
【誘導支援設備】	
AE1. 2-2C	
R	復旧ボタン
○	表示灯
【テレビ・共聴設備】	
5C-FB	
直列ユニット 中間型	
直列ユニット 端末型	
機器傍記(再)は取外しを示す。	
壁取付器具類への配線は隠蔽配管内	

工事名	岡山市植松老人ふれあいプラザ耐震改修ほかに伴う電気設備工事	N o .	株式会社 総合設計 岡山県知事登録第1910号
図面名	1階弱電設備図 (改修前)	縮尺	A1:1/100 A3:1/200
岡山市 都市整備局 住宅・建築部 公共建築課	令和8年6月	E-12	1級建築士登録第385905号 井上 皓一郎 〒701-0145 岡山市北区今泉199-7 TEL: 086-241-9082 FAX 086-241-9493
課長	課長補佐	係長	課員
			担当者
			承認
			検図
			製図

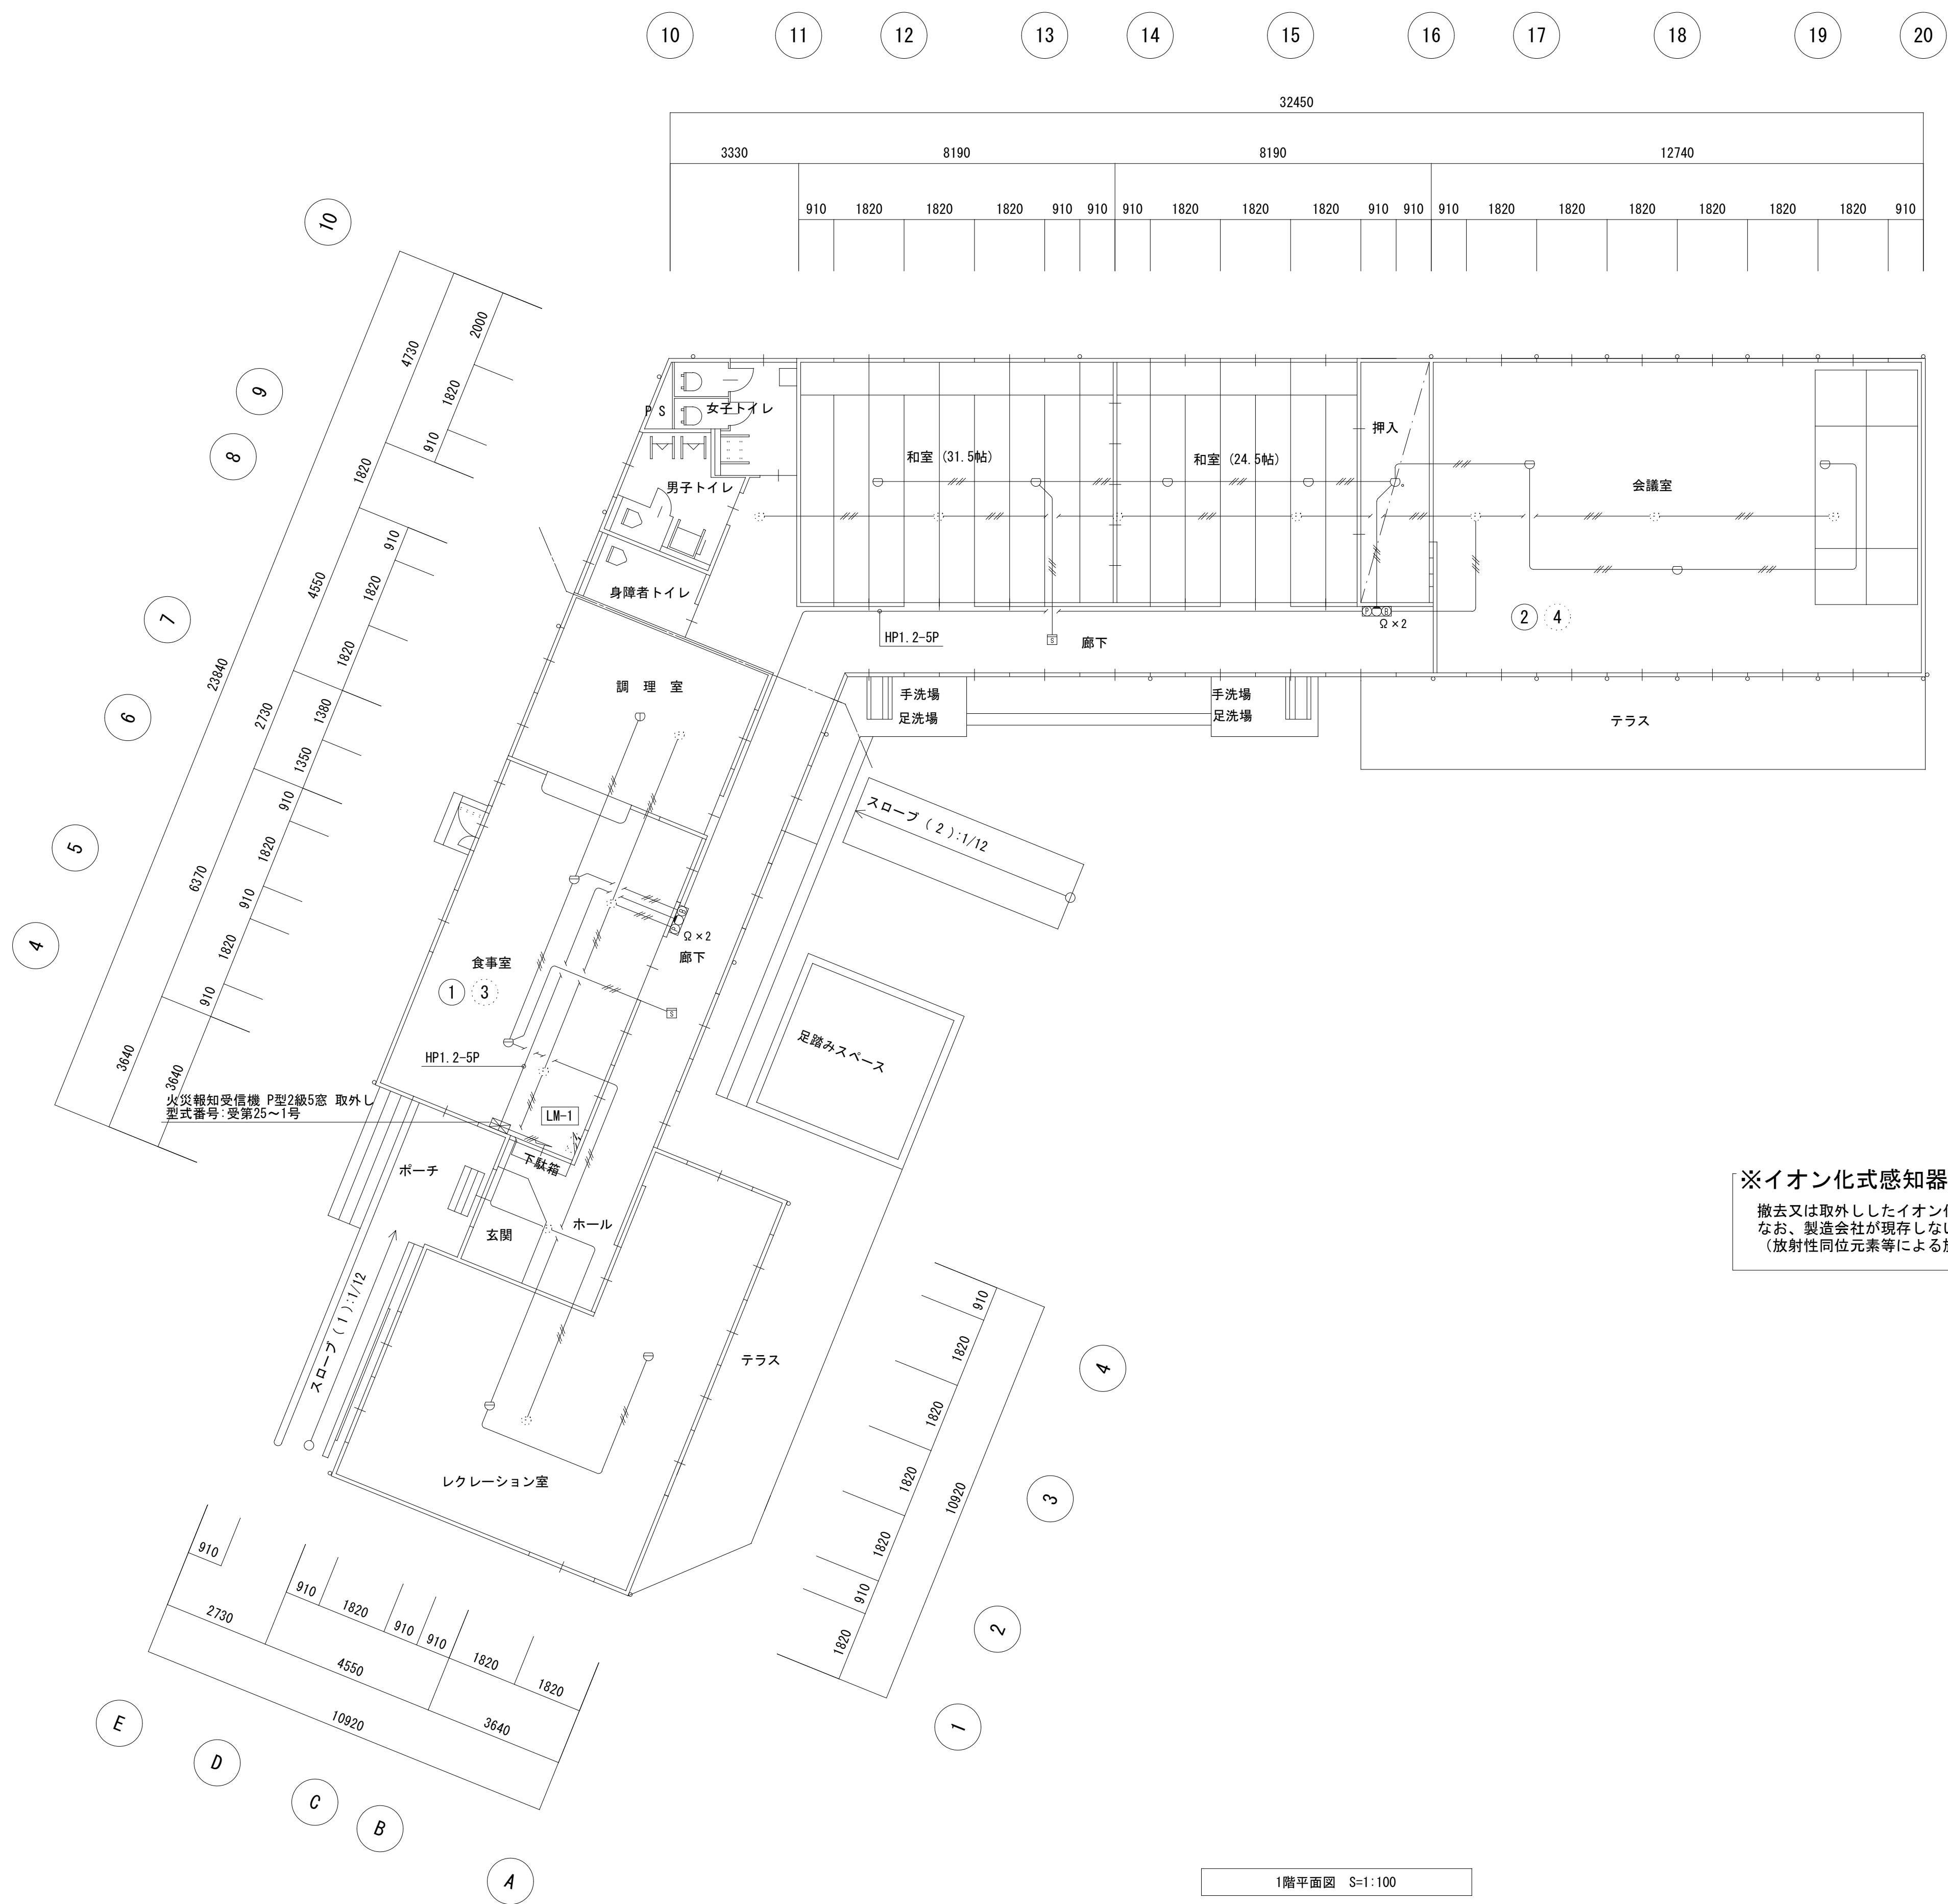

1階平面図 S=1:100

※イオン化式感知器撤去・更新時における特記

撤去又は取外したイオン化式感知器については、製造会社に返却すること。
なお、製造会社が現存しない場合等は、(社)日本アイソトープ協会に引き渡すこと。
(放射性同位元素等による放射線障害の防止に関する法律)

※太線実線部は撤去を示す

凡 例		図中明記なきは、下記による。
	—	VVF1.6-3C
	- - -	AE1.2-4C
	⊕ ⊖	差動式イオン化式感知器 2種 露出型 (小屋裏)
	⊕	定温式イオン化式感知器 1種 防水
	⊖	定温式イオン化式感知器 1種 特種
	☐	光電式イオン化式感知器 2種 露出型
	⊕ ⊖	総合型 P型2級 露出型
		壁取付器具類への配線は隠蔽配管内

工事名		岡山市植松老人ふれあいプラザ耐震改修ほかに伴う電気設備工事		No.		株式会社 総合設計 岡山県知事登録第1910号	
図面名		1階自動火災報知設備図 (改修前)		縮尺		A1:1/100 A3:1/200	
		岡山市 都市整備局 住宅・建築部 公共建築課		令和8年6月		〒701-0145 岡山市北区今保199-7 TEL: 086-241-9082 FAX 086-241-9493	
課長	課長補佐	係長	課員	担当者	承認	検図	製図