

令和8年度 倉富ポンプ場No. 2汚水ポンプ取替工事

図面番号	図面名称	縮尺
M-01	表紙・図面リスト	—
M-02	付近見取図、配置図	—
M-03	フローシート	—
M-04	ポンプ設備平面図（1F, B1F）	1/200
M-05	ポンプ設備平面図（B2F, B3F）	1/200
M-06	ポンプ設備断面図1	1/200
M-07	ポンプ設備断面図2、機器リスト	1/200
M-08	既設ポンプ外形図、結線図	—


工事名	倉富ポンプ場No. 2汚水ポンプ取替工事			No.
図面名	表紙・図面リスト	縮尺		M-01
岡山市	下水道河川局	下水道施設部	下水道施設管理課	M-08
課長	課長補佐	係長	課員	担当者

2M127


位置図

岡山市倉富地内 倉富ポンプ場平面図

記号	名称	年月日	訂正	承認
△				

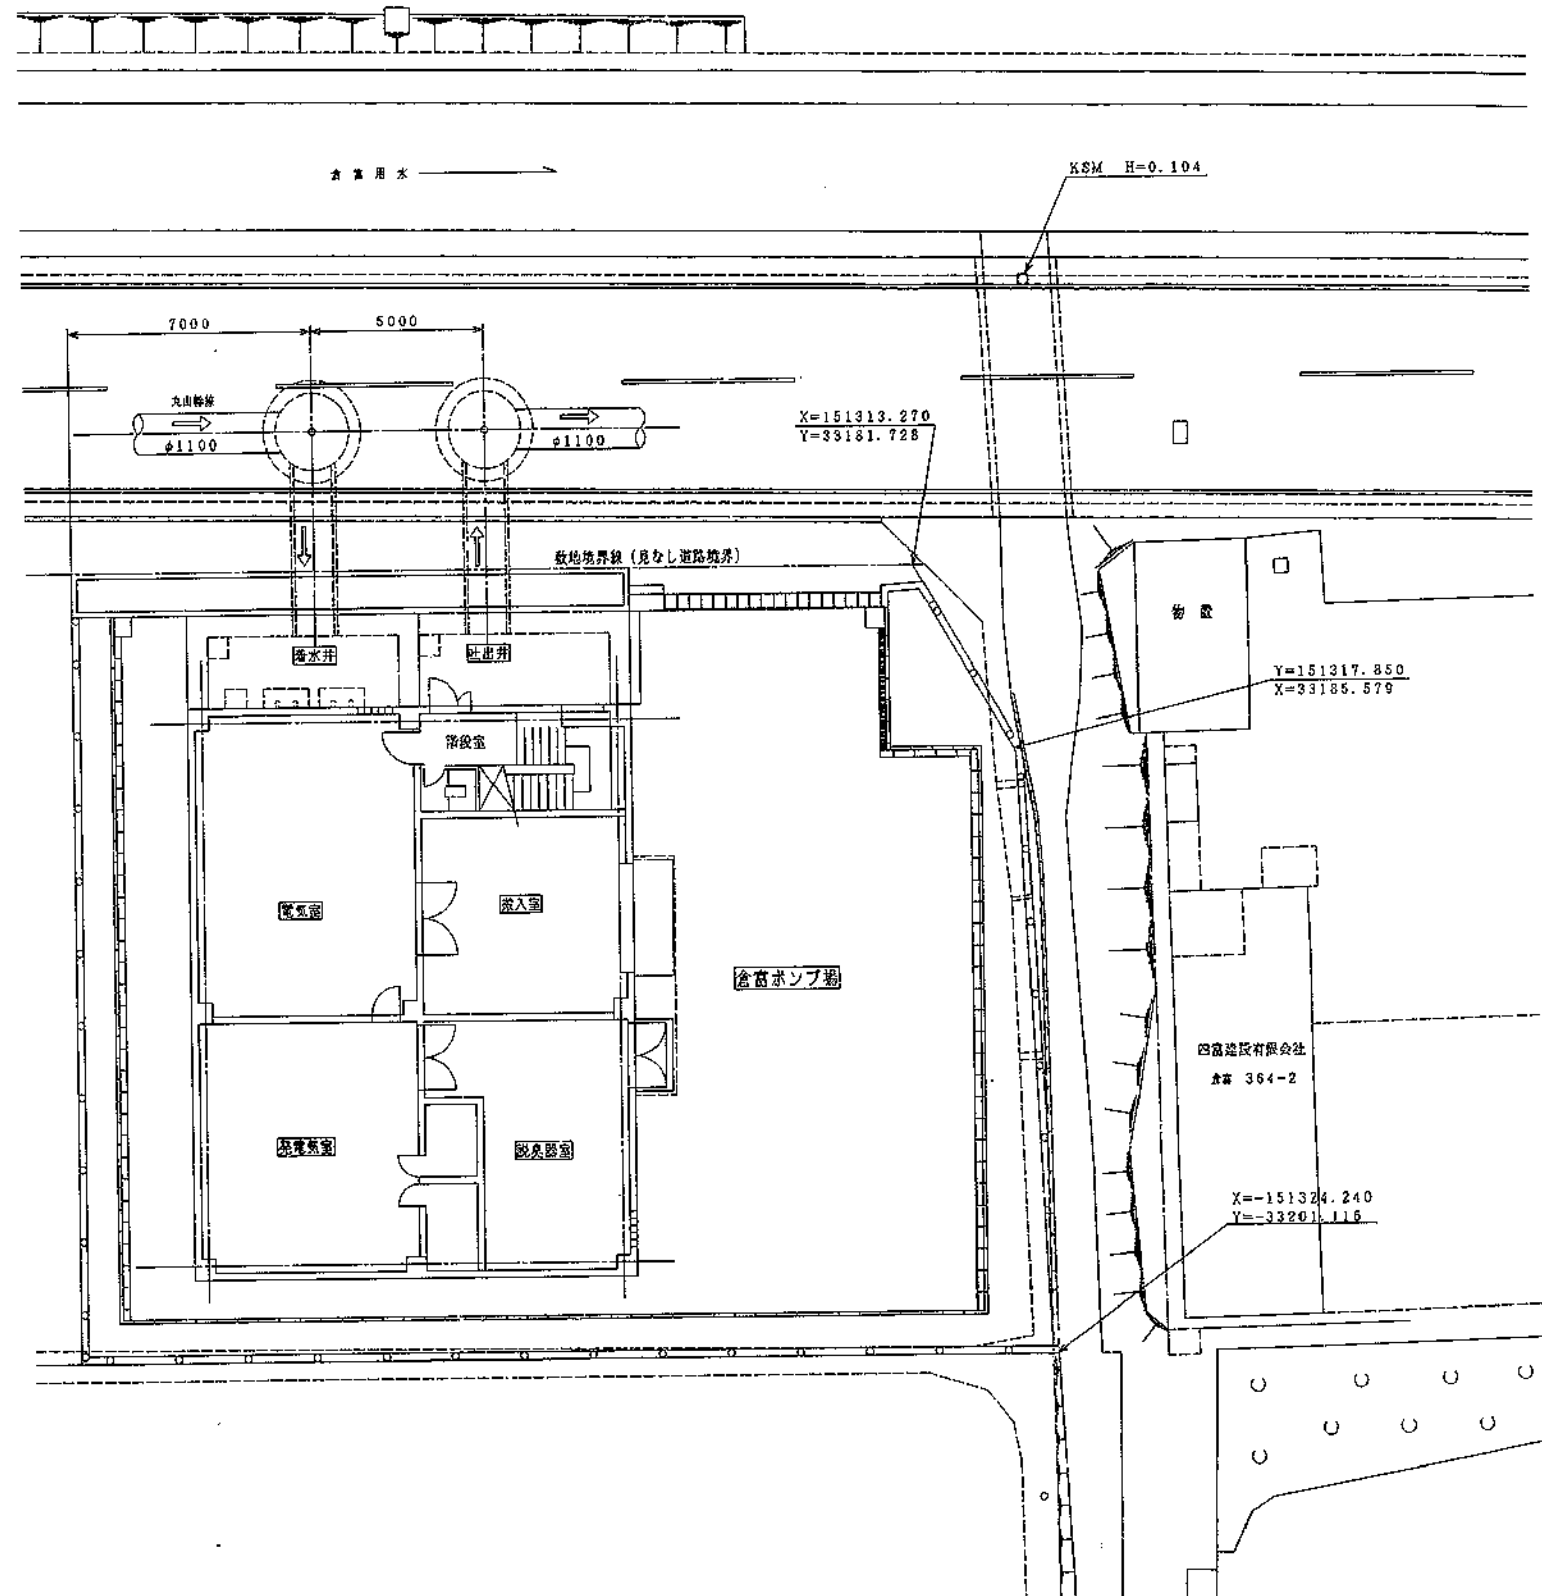



工事名	倉富ポンプ場No.2汚水ポンプ取替工事			No.
図面名	付近見取図、配置図			M-02
岡山市	下水道河川局	下水道施設部	下水道施設管理課	令和8年7月
課長	課長補佐	係長	課員	担当者

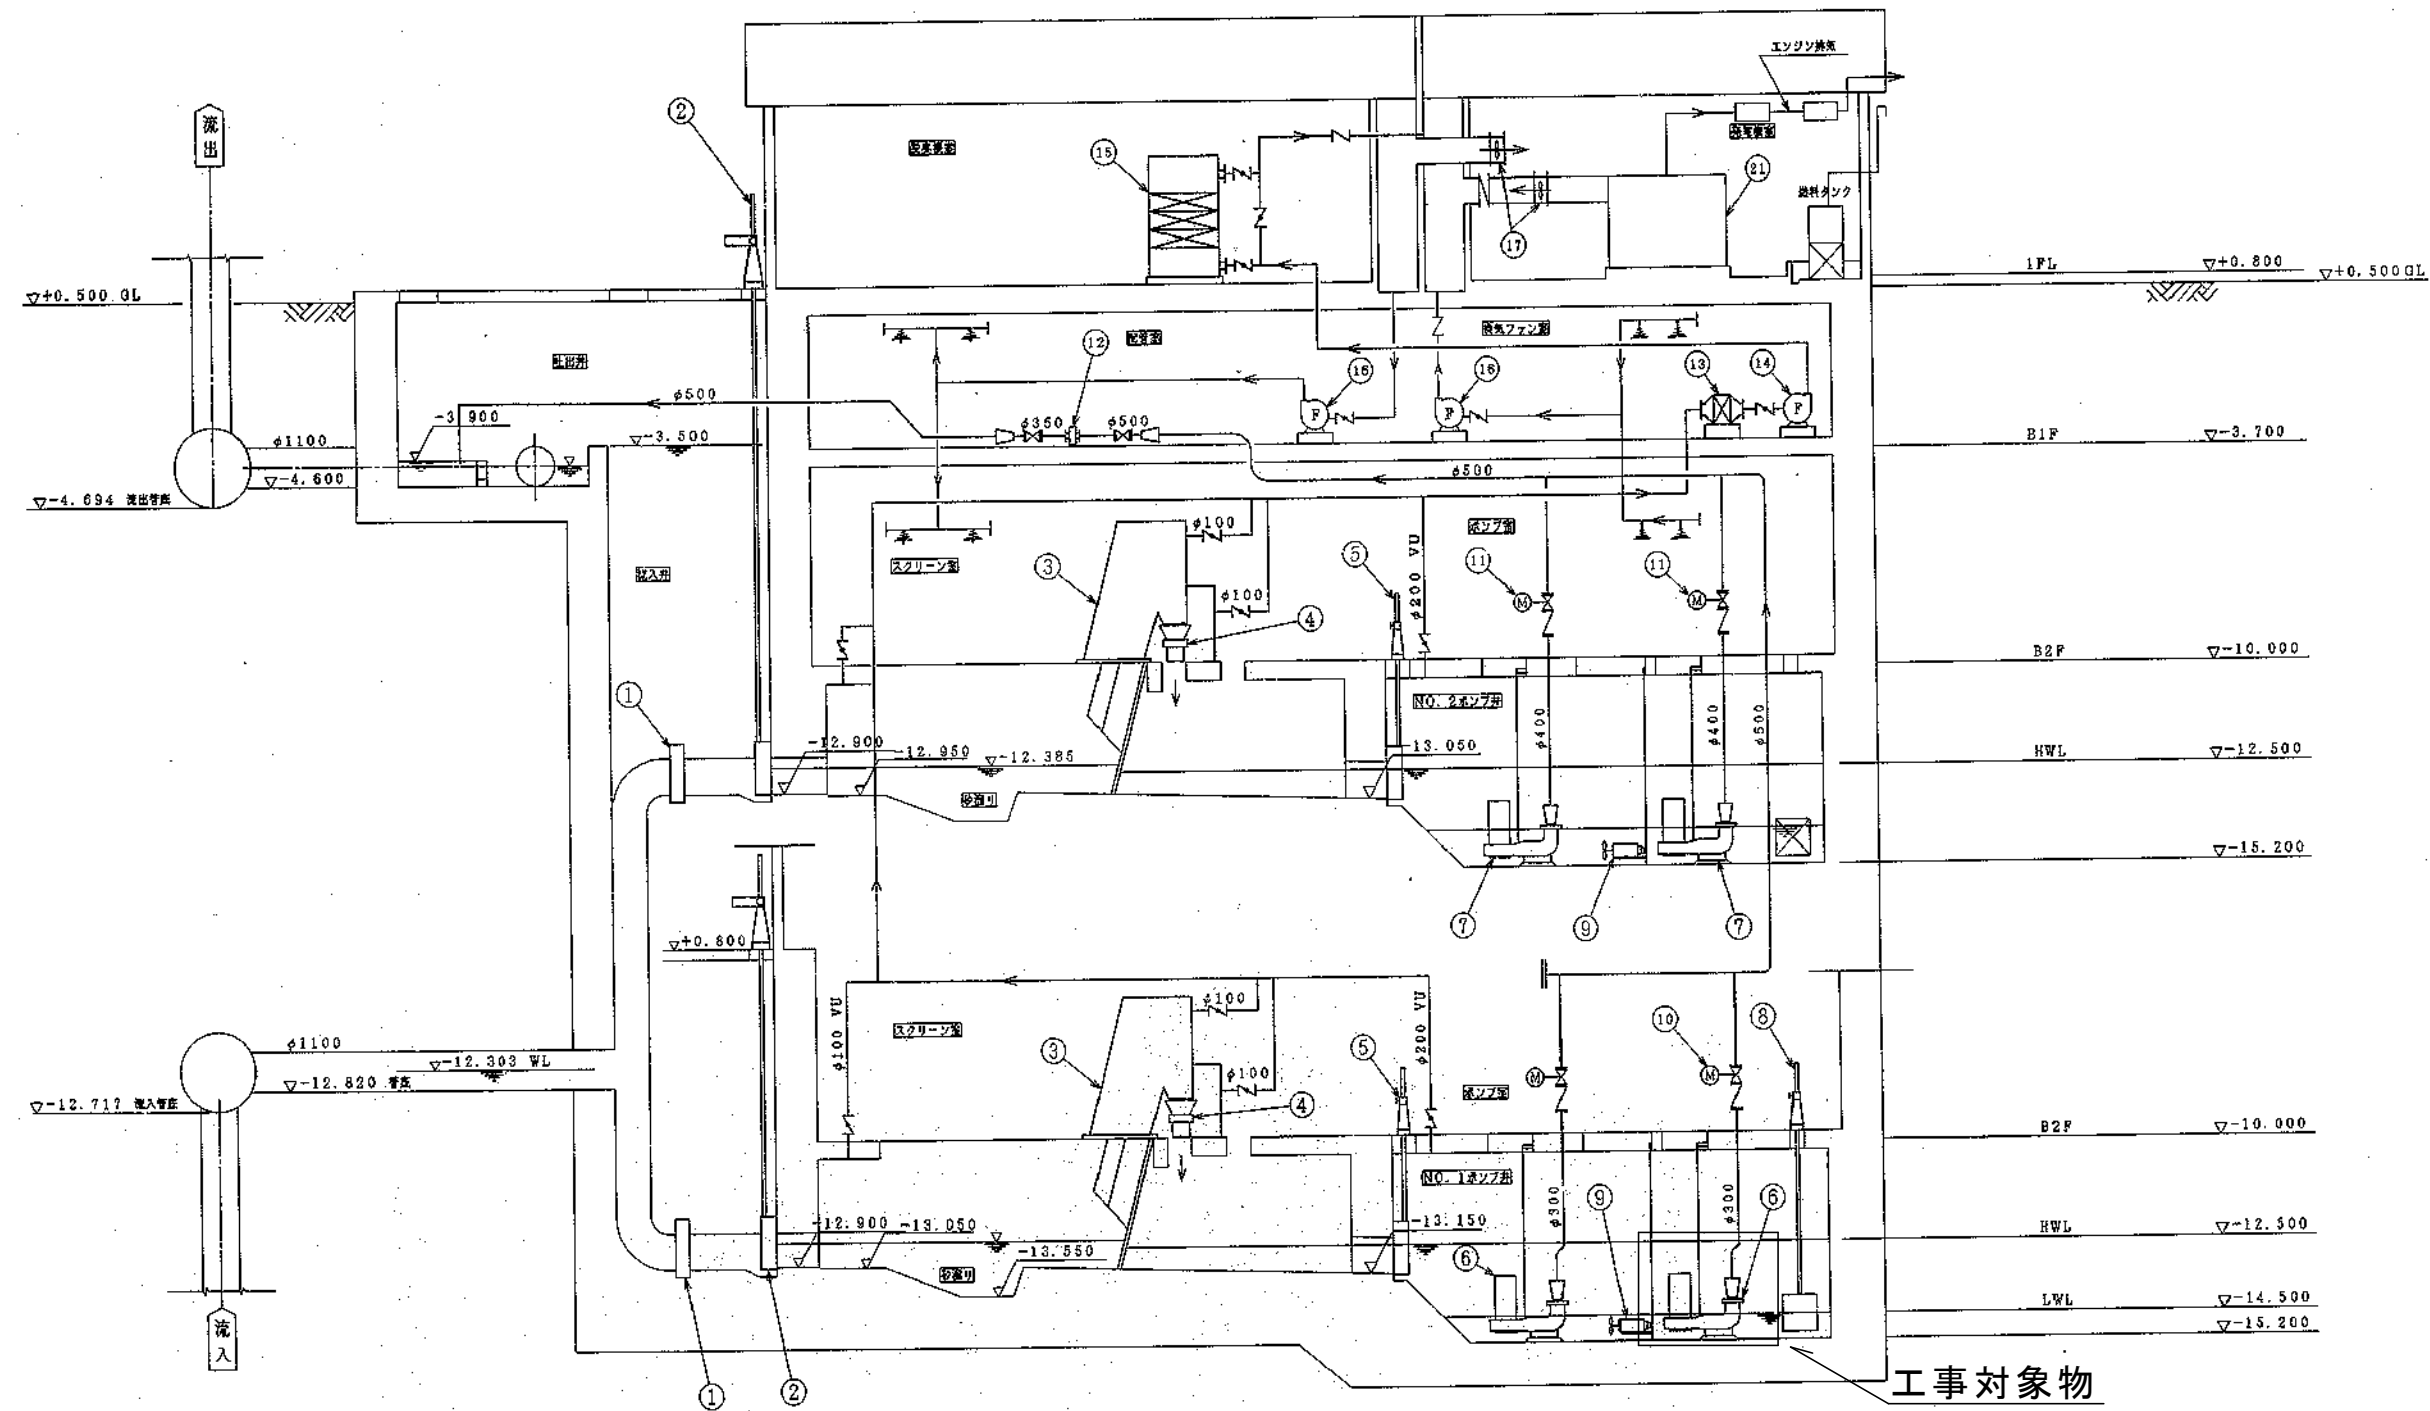


工事名	倉富ポンプ場No.2汚水ポンプ取替工事			No.
図面名	フローシート			M-03
岡山市	下水道河川局	下水道施設部	下水道施設管理課	M-08
課長	課長補佐	係長	課員	担当者

C2M127318

記号	来 歴	年月日	訂正	承認
△				

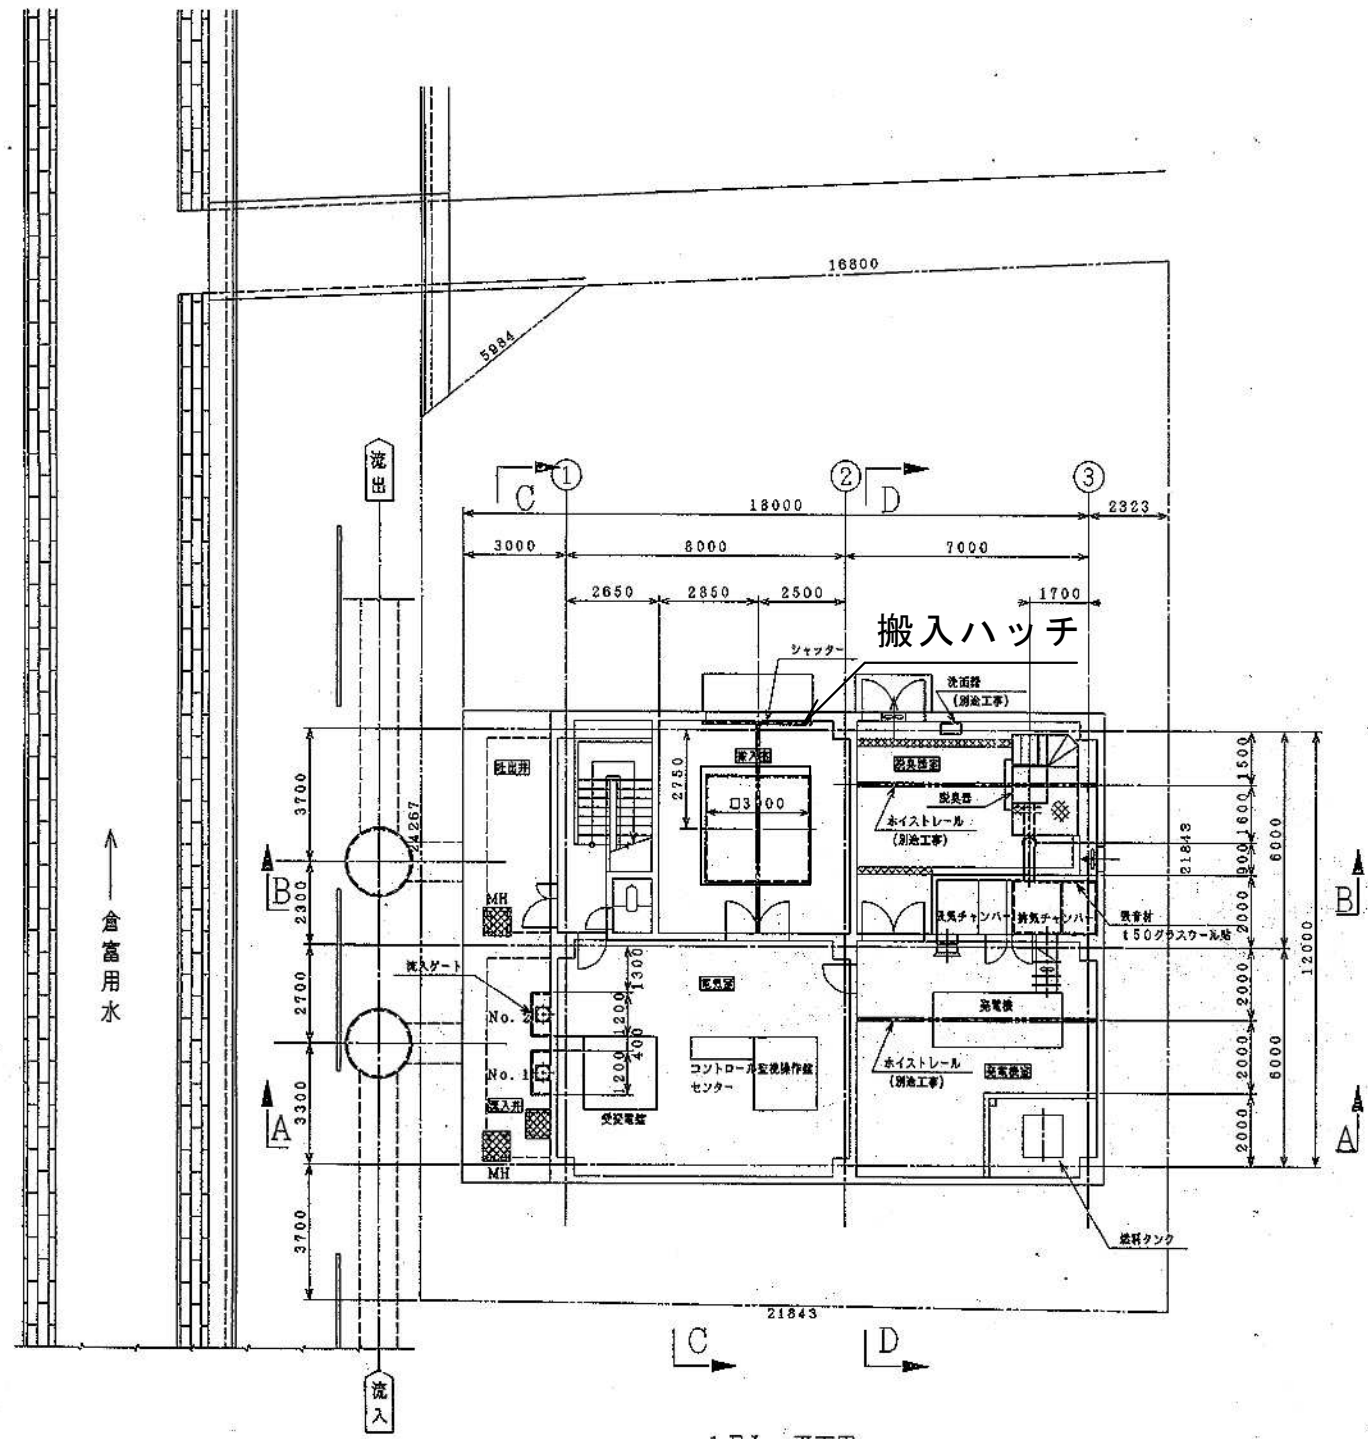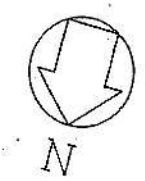


1FL 平面図

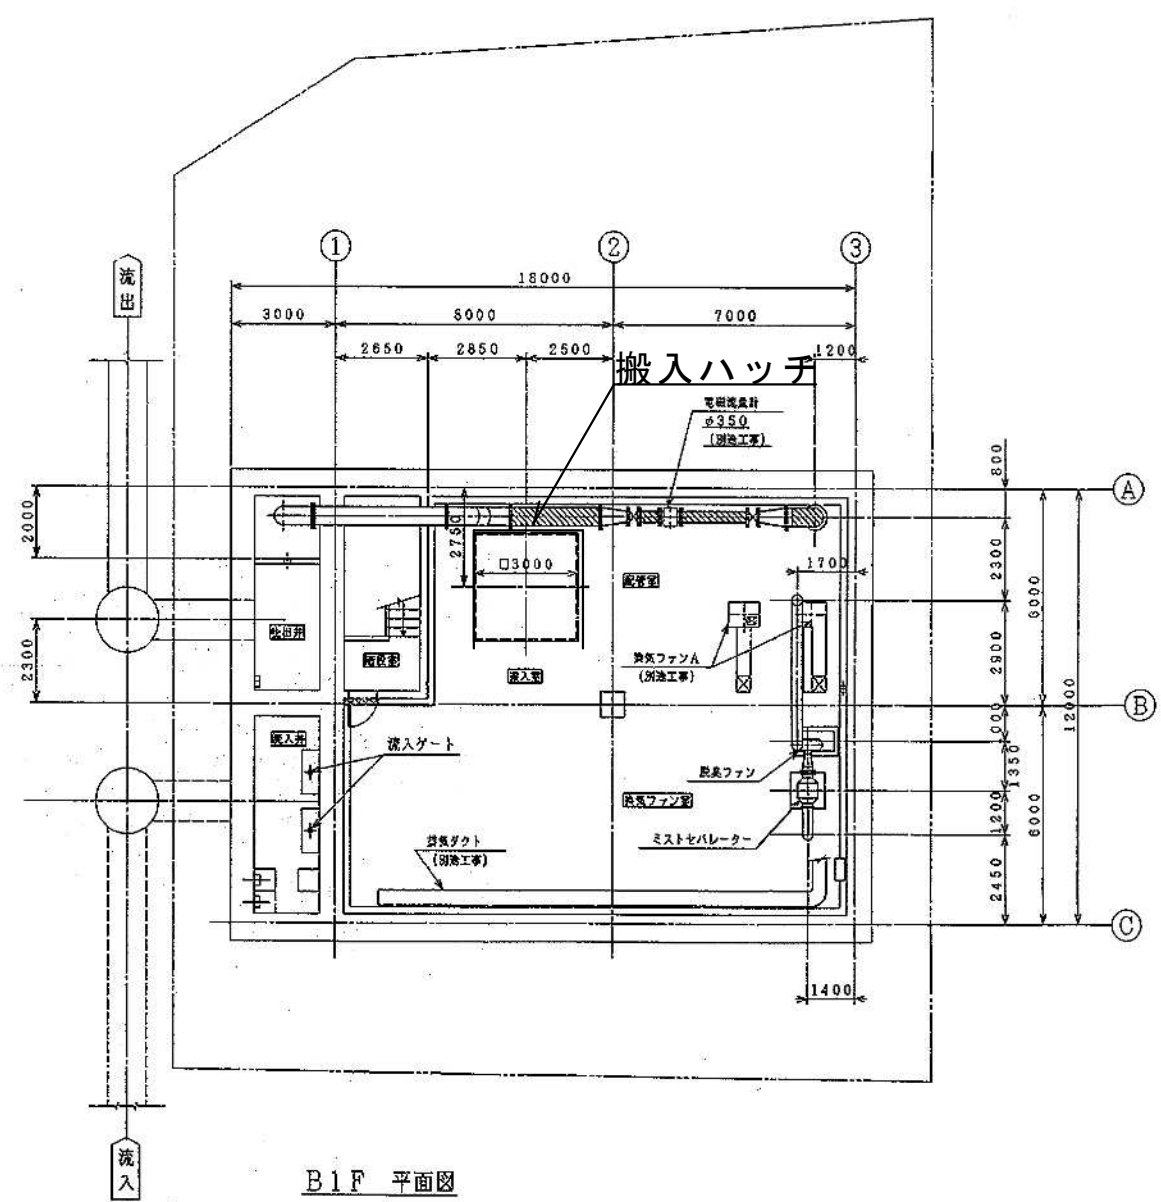


B1F 平面図

工事名	倉富ポンプ場No.2汚水ポンプ取替工事			No.
図面名	ポンプ設備平面図 (1F, B1F)			M-04
岡山市 下水道河川局 下水道施設部 下水道施設管理課	令和8年7月	縮尺	1/200	M-08
課長	課長補佐	係長	課員	担当者

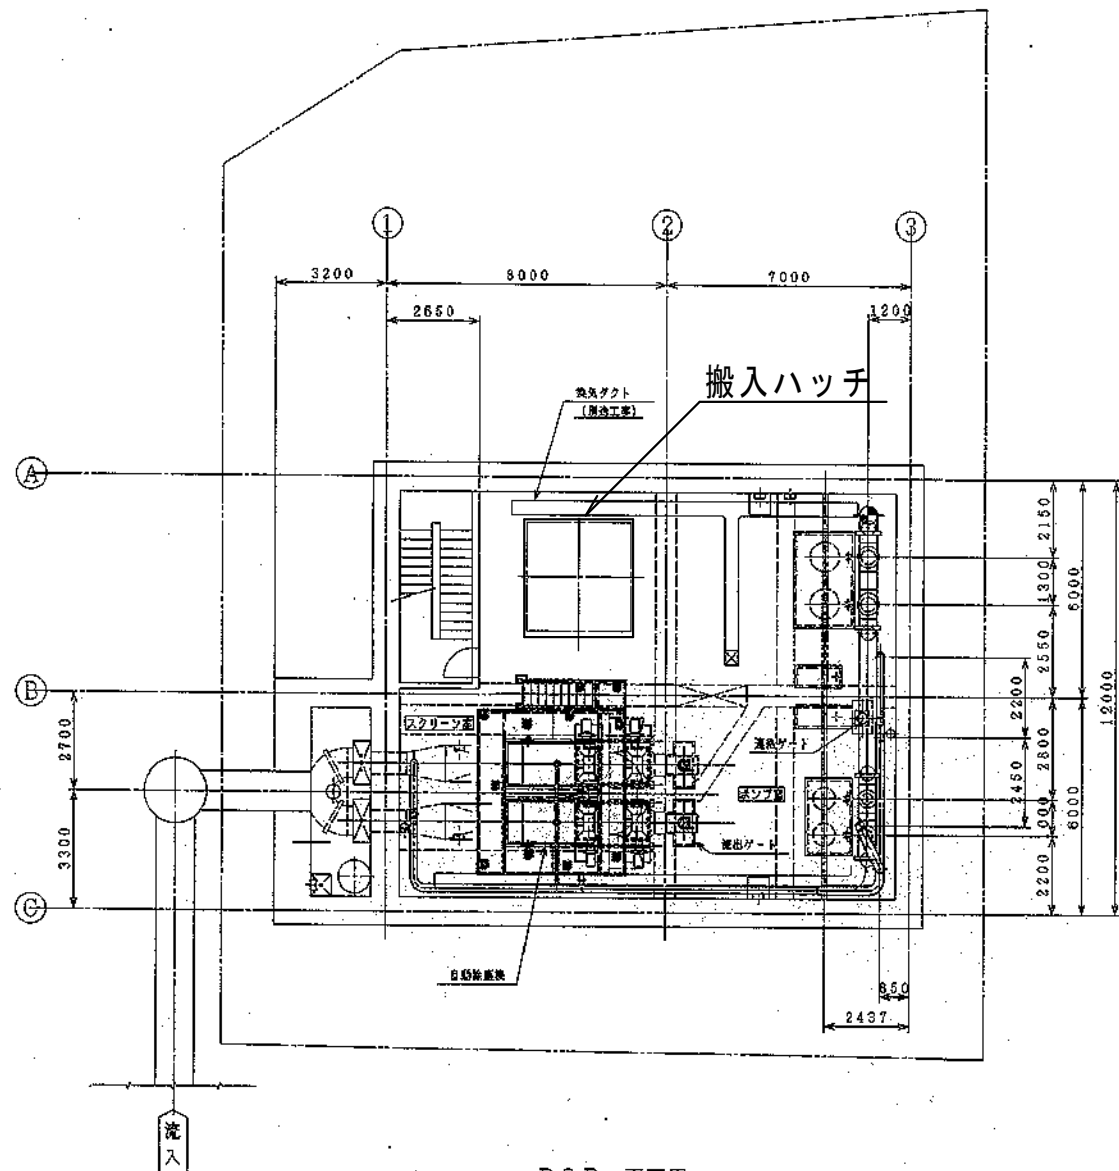

B2F 平面図

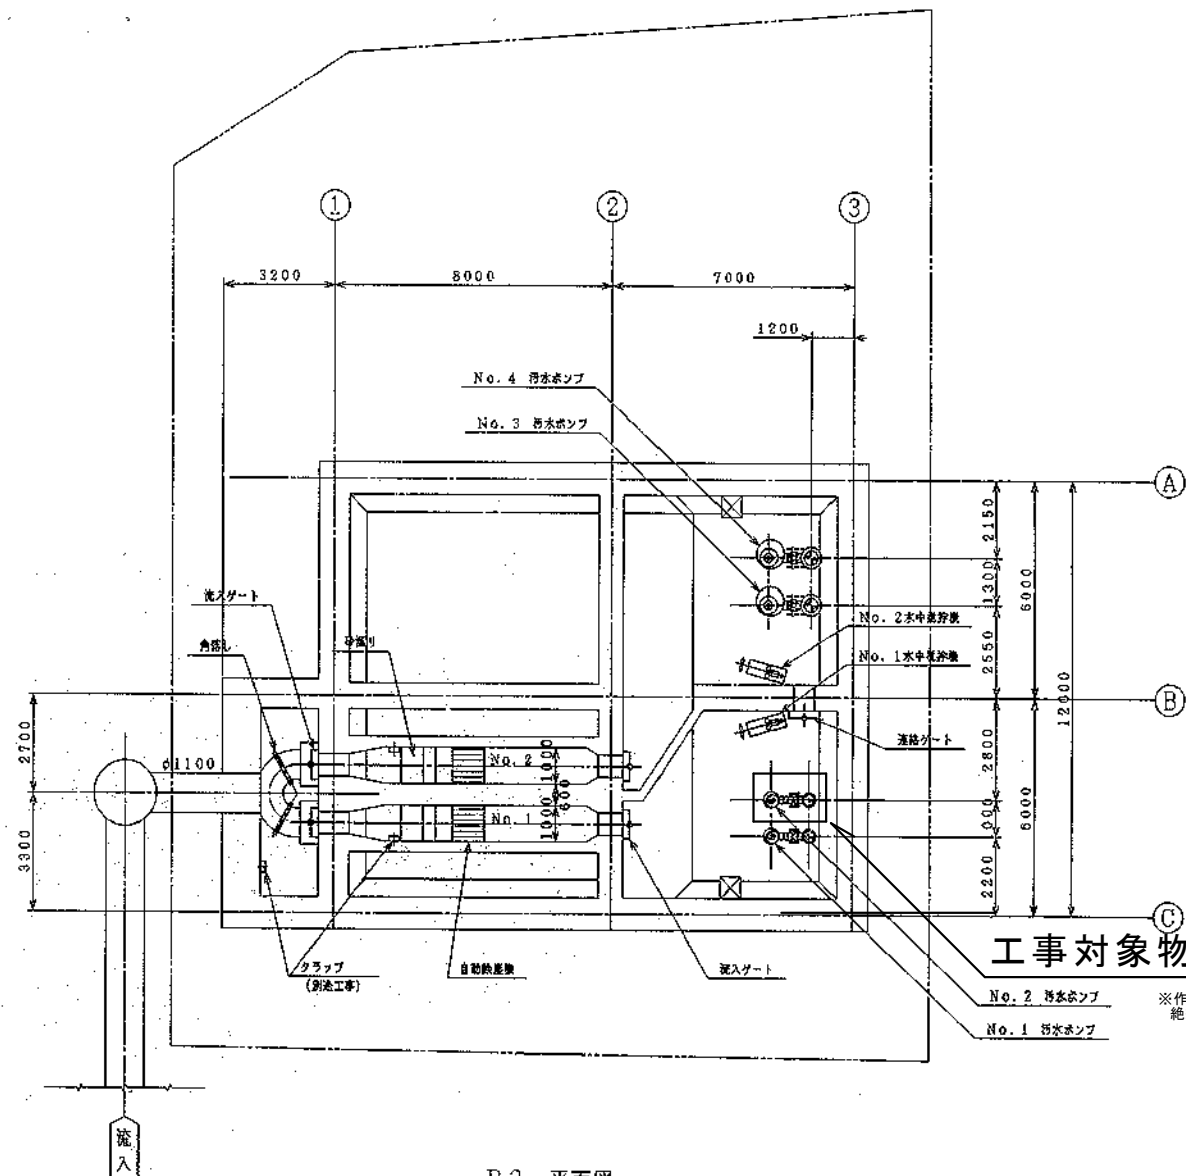


B3 平面図

工事対象物


※作業はコントロールセンター内No.2汚水ポンプ用遮断器を操作し、絶縁抵抗等測定の上、通電のないことをよく確認して行うこと

工事名	倉富ポンプ場No.2汚水ポンプ取替工事			No.
図面名	ポンプ設備平面図 (B2F, B3F)	縮尺	1/200	M-05
岡山市 下水道河川局 下水道施設部 下水道施設管理課				M-08
課長	課長補佐	係長	課員	担当者

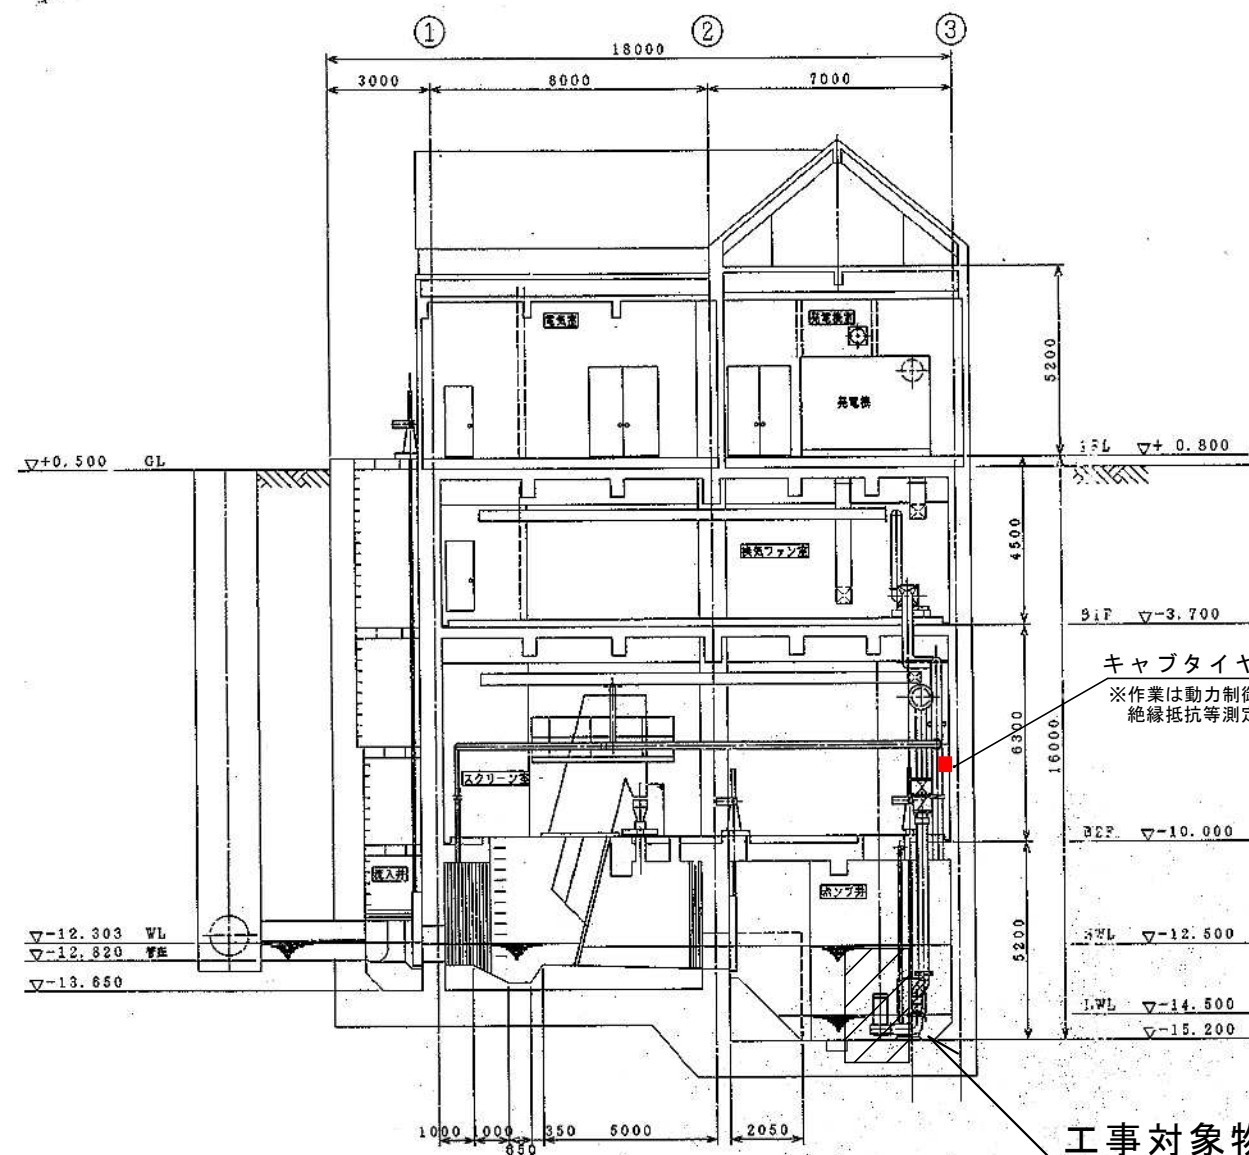


断面 A A

工事対象物
No. 2汚水ポンプ

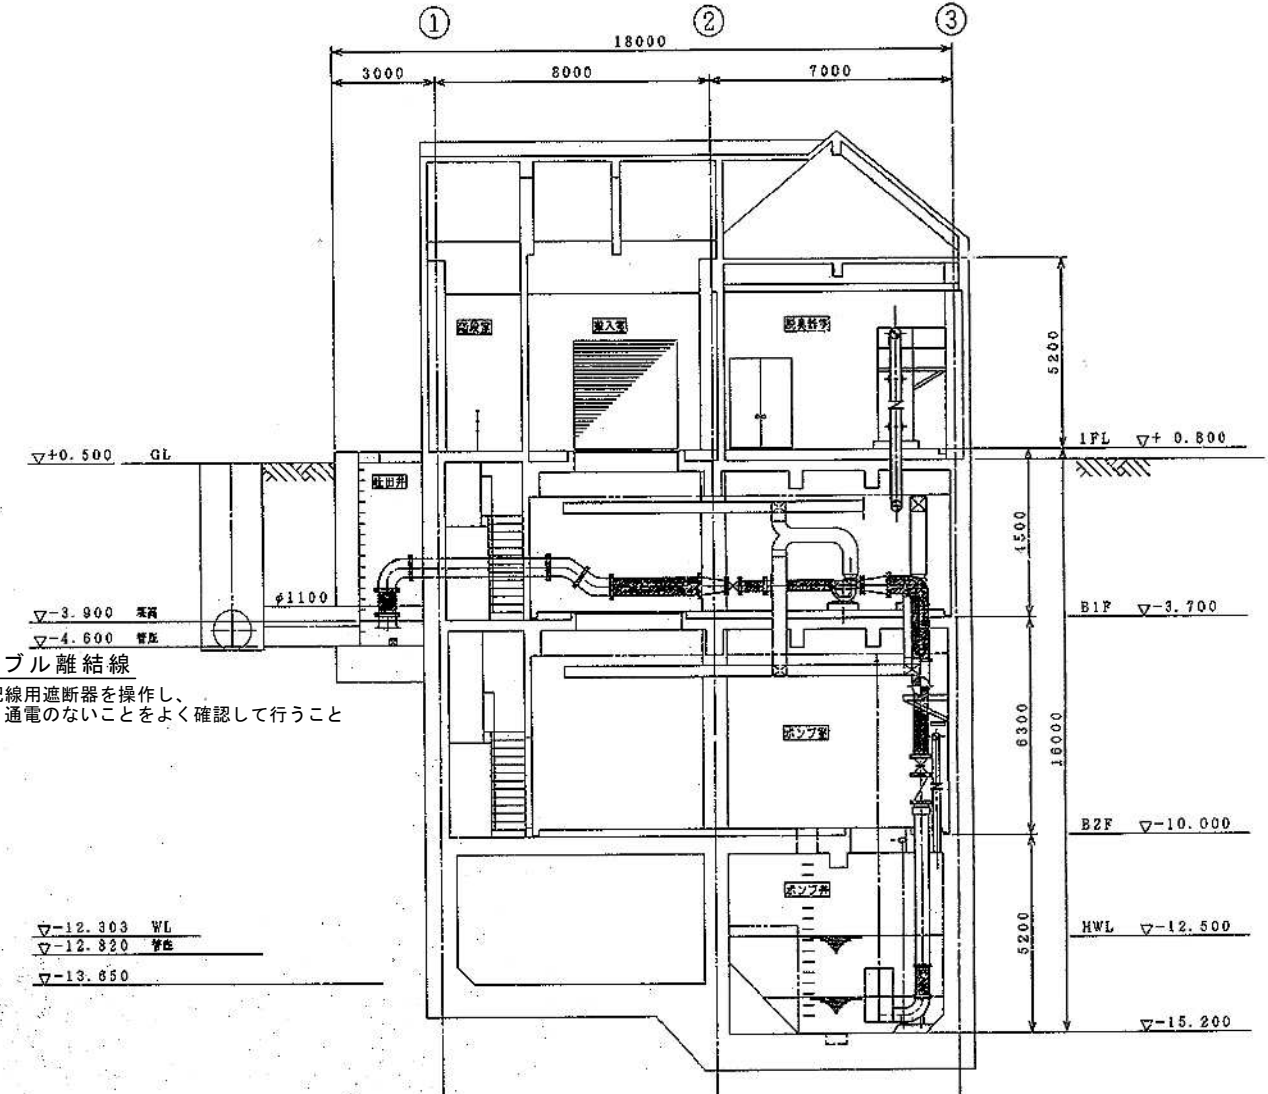


断面 B B

工事名	倉富ポンプ場No. 2汚水ポンプ取替工事			No.
図面名	ポンプ設備断面図1	縮尺	1/200	M-06
岡山市	下水道河川局	下水道施設部	下水道施設管理課	令和8年7月
課長	課長補佐	係長	課員	担当者

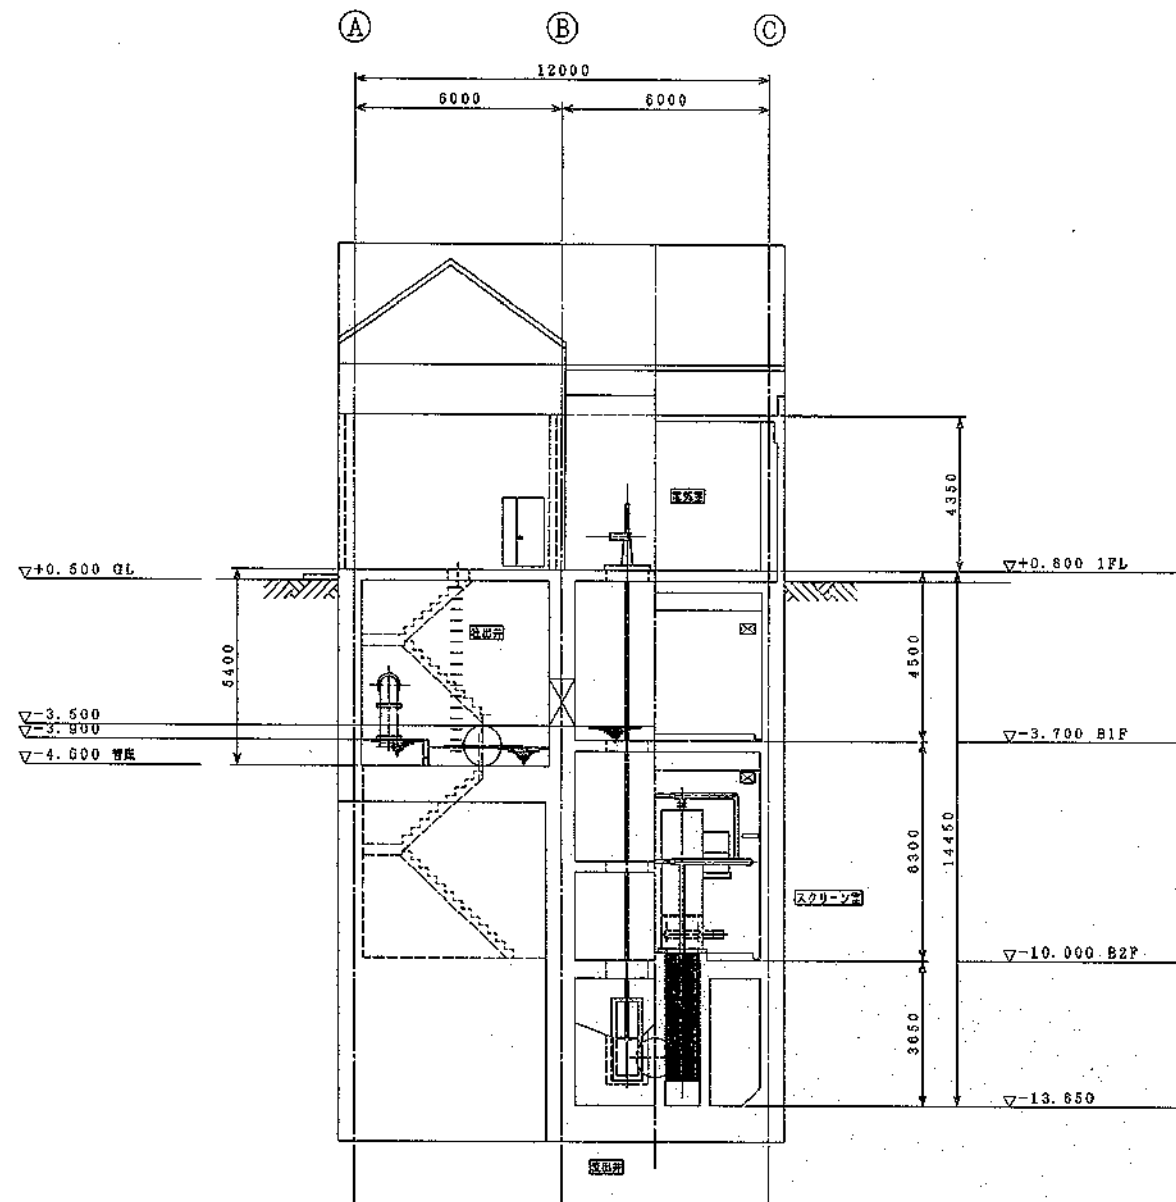

断面 C C

撤去機器			
室 名	名 称	仕 様	数 量
B2Fポンプ室	No. 2汚水ポンプ	型式 CN250G-P 機器重量615kg	1
		能力 $\phi 250\text{mm} \times 6.0\text{m}^3/\text{min} \times \text{揚程} 10.3\text{m}$	
		電動機 3 ϕ $\times$ 210V $\times$ 22Kw 6P	

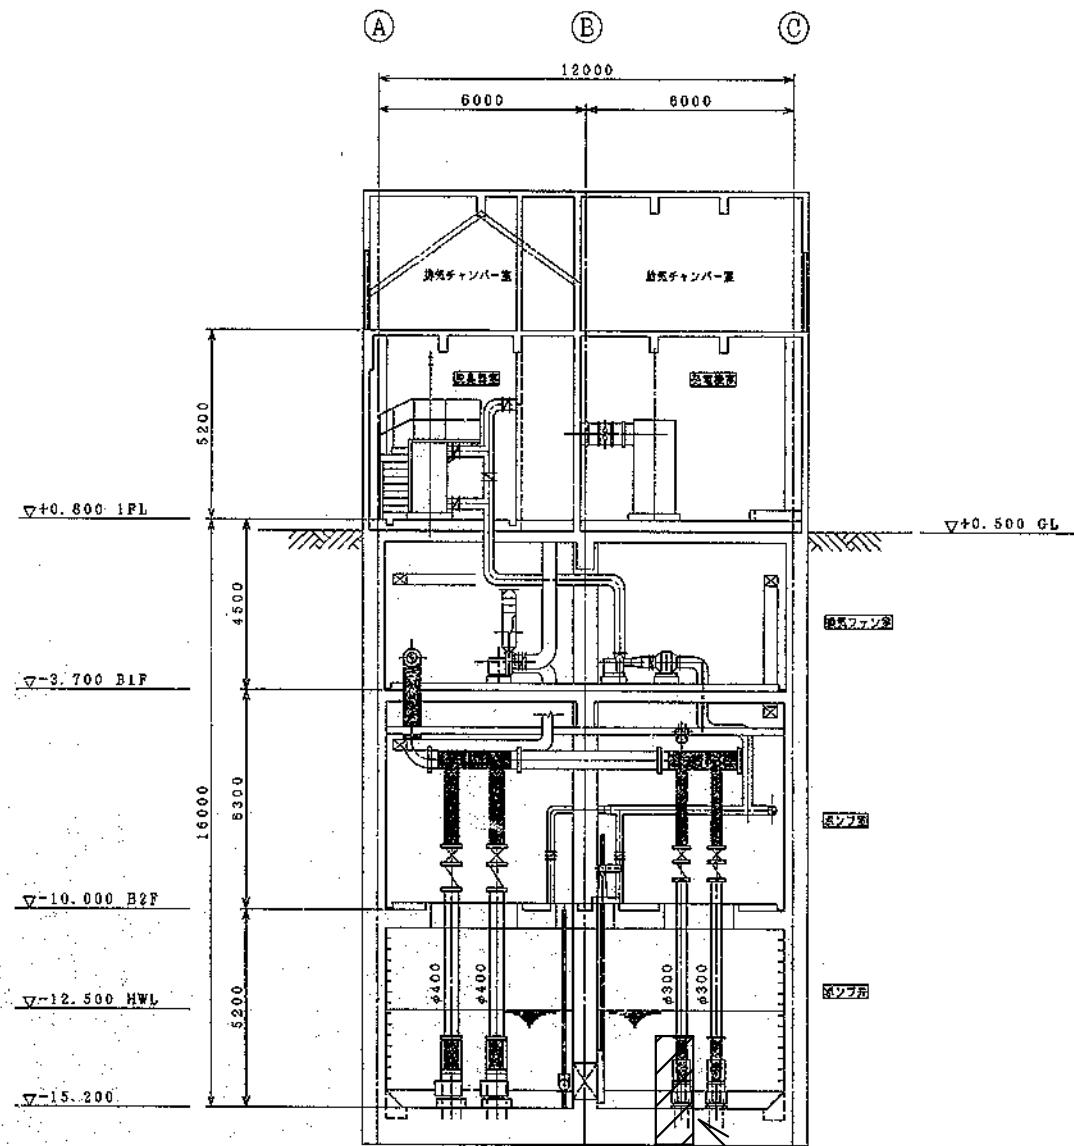

断面 D D



新設機器			
室 名	名 称	仕 様	数 量
B2Fポンプ室	No. 2汚水ポンプ	参考型式 CN250G-P 機器重量615kg	1
		能力 $\phi 250\text{mm} \times 6.0\text{m}^3/\text{min} \times \text{揚程} 10.3\text{m}$ 同等品以上	
		電動機 3 ϕ $\times$ 210V $\times$ 22Kw 6P	
		付属品 吊上げ用チェーン (SUS304)、水中ケーブル (10m)	
		日本下水道事業団殿仕様	

工事対象物

No. 2汚水ポンプ

※絶縁抵抗測定、試運転調整含む

工事名 倉富ポンプ場No. 2汚水ポンプ取替工事				No. M-07 M-08
図面名 ポンプ設備断面図2、機器リスト			縮尺 1/200	
岡山市 下水道河川局 下水道施設部 下水道施設管理課				令和8年7月
課長	課長補佐	係長	課員	担当者

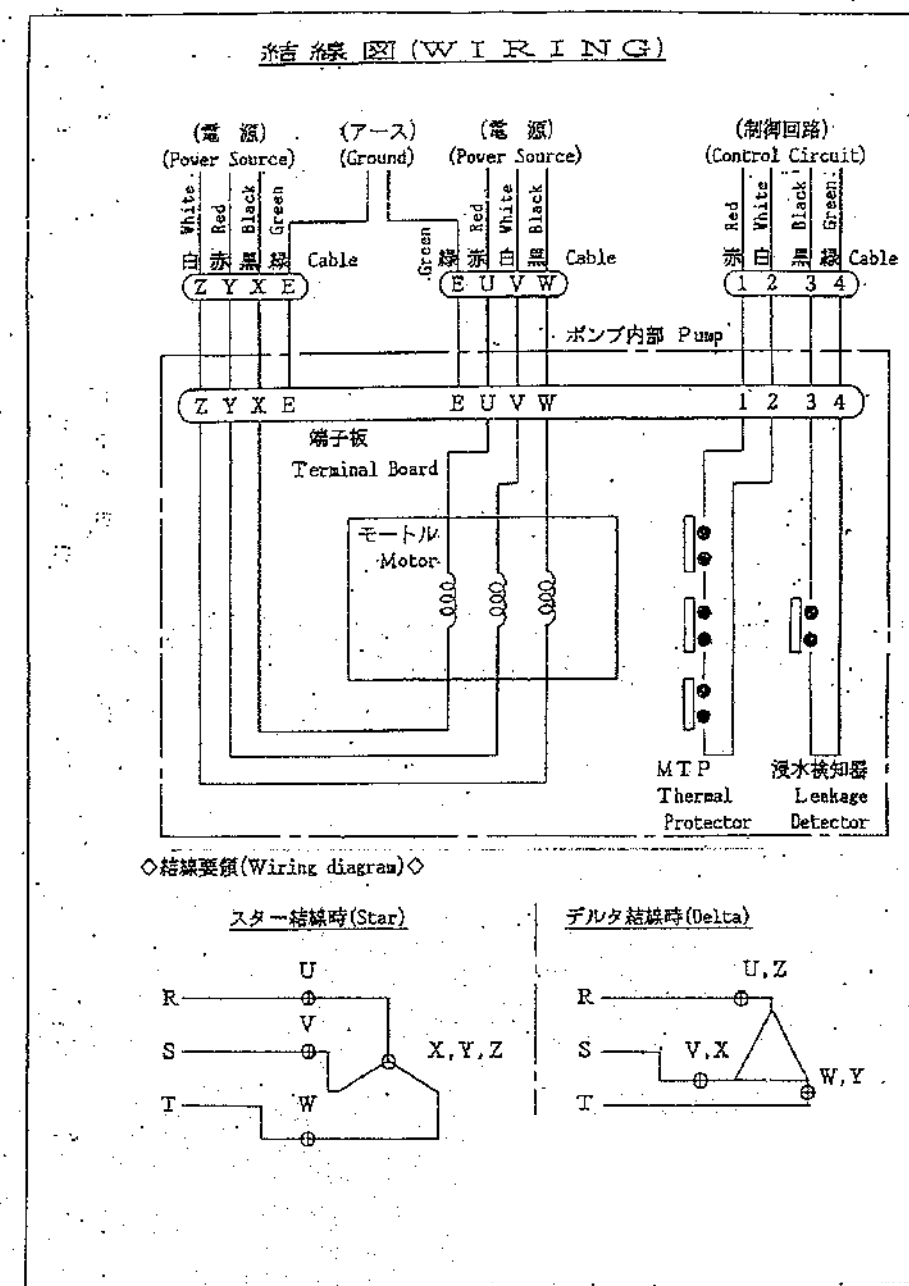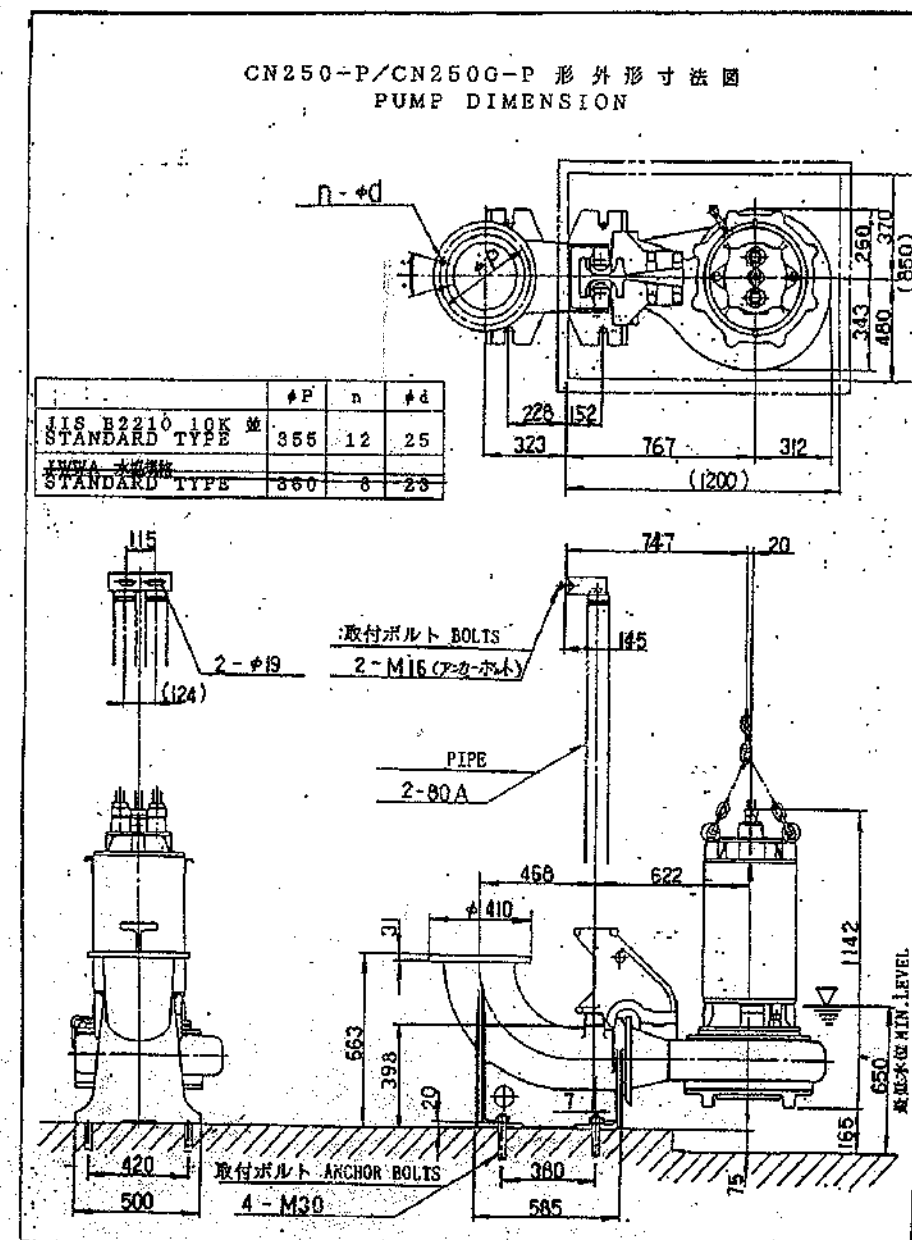

工事名	倉富ポンプ場No.2汚水ポンプ取替工事			No.
図面名	既設ポンプ外形図、結線図	縮尺		M-08
岡山市 下水道河川局 下水道施設部 下水道施設管理課	令和8年7月			M-08
課長	課長補佐	係長	課員	担当者