


令和 8 年度

岡山市サウスヴィレッジ便所改修工事



施工場所
岡山市南区片岡2468番地

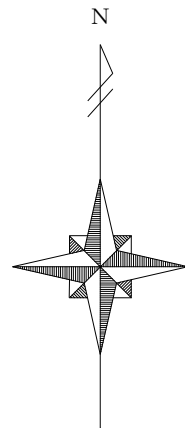



付近見取図 1/6,000

図面リスト

番号	図 面 名 称	縮 尺
M-01	表紙・図面リスト・付近見取図	1/6,000
M-02	岡山市建築設備工事（機械）仕様書	—
M-03	配置図	1/1,500
M-04	屋外便所（改修前・後）	1/100, 1/50
M-05	ファーマーズハウス1階女子便所（改修前・後）	1/50
M-06	ファーマーズハウス2階女子便所（改修前・後）	1/50
E-01	岡山市建築設備工事（電気）仕様書	—
E-02	ファーマーズハウス 1 階 電灯設備 改修図	1/100
E-03	ファーマーズハウス 2 階 電灯設備 改修図	1/100
A-01	ファーマーズハウス1階女子便所（改修前・後）	1/50
A-02	屋外便所（女子便所）平面図（改修前・後）	1/60
A-03	屋外便所（女子便所）建具表（改修前・後）	1/80

工事名	岡山市サウスヴィレッジ便所改修工事				No.		
図面名	表紙・図面リスト・付近見取図				縮尺	1/6,000	M-01
岡山市	都市整備局	住宅・建築部	公共建築課	令和8年4月	担当		M-06
課長	課長補佐	係長	課員	担当	承認	検閲	製図

[illegible]

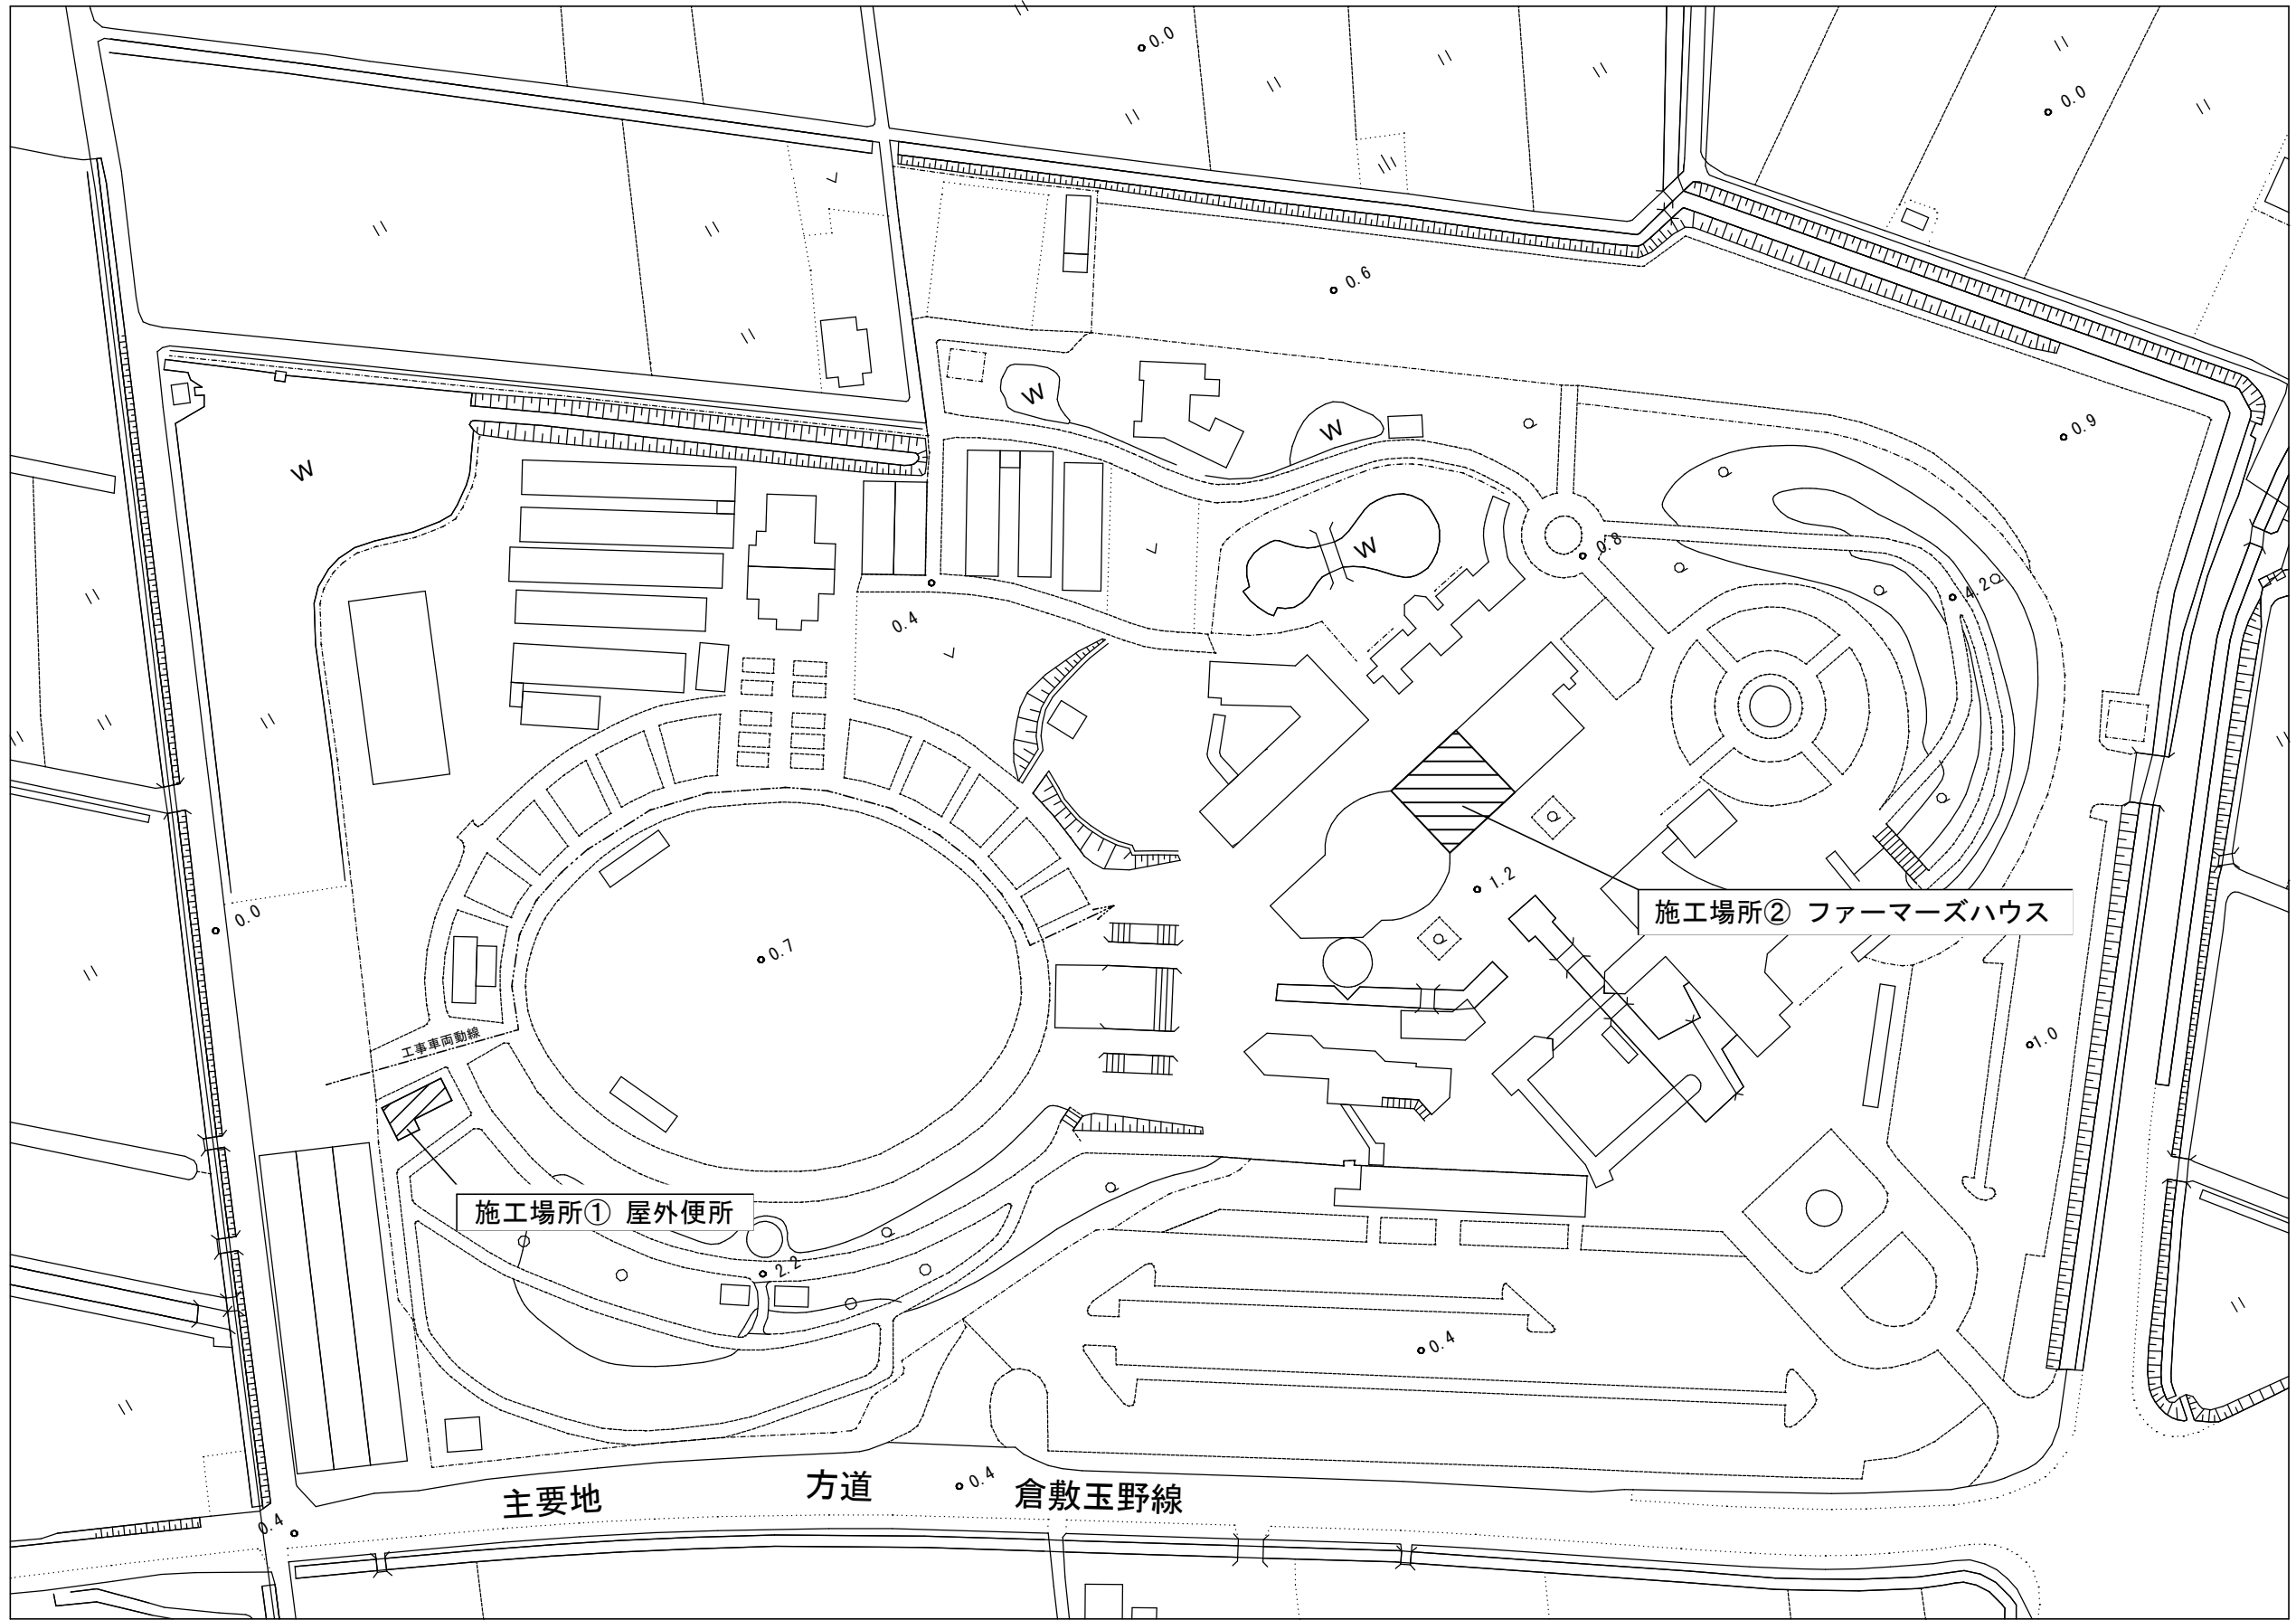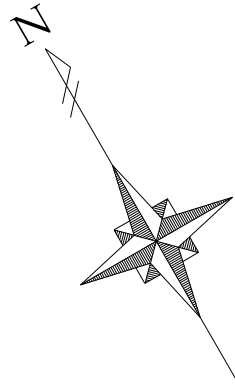

施工場所① 屋外便所

施工場所② ファーマーズハウス



主要地



方道

倉敷玉野線

配置図 1/1,500

工事名	岡山市サウスヴィレッジ便所改修工事					No.	
図面名	配置図					M-03	
岡山市	都市整備局	住宅・建築部	公共建築課	令和8年4月	担当	承認	製図
課長	課長補佐	係長	課員				

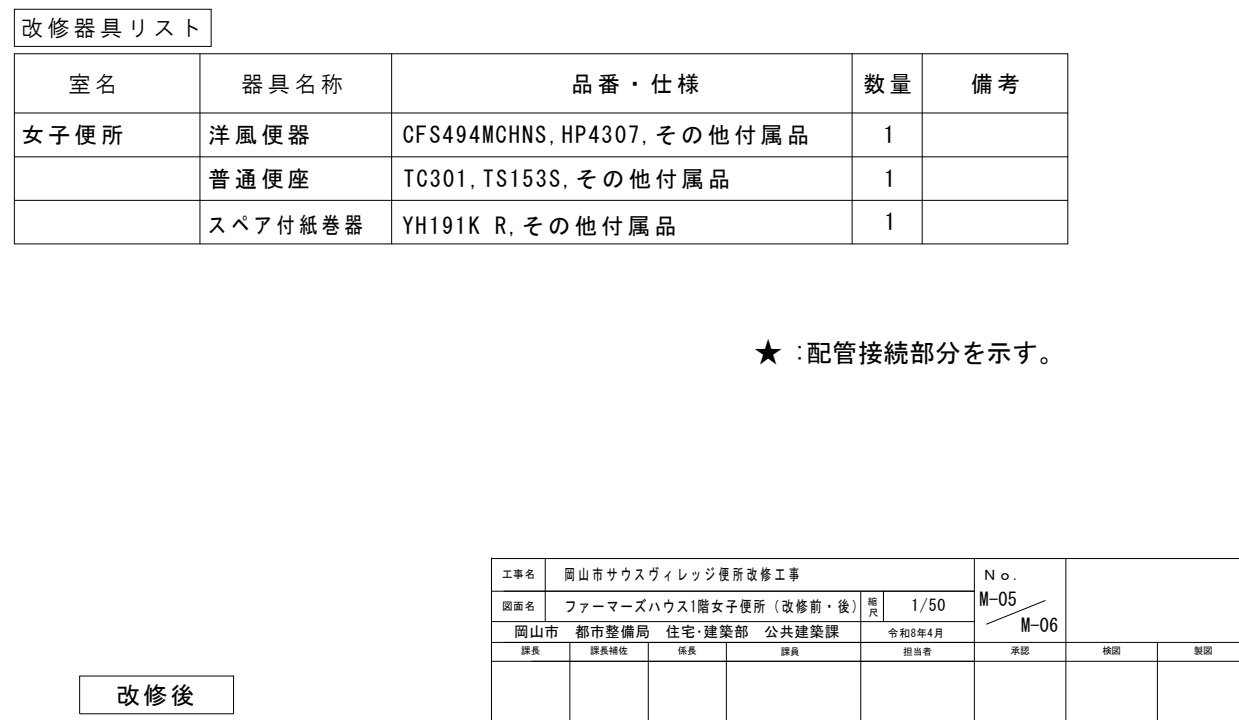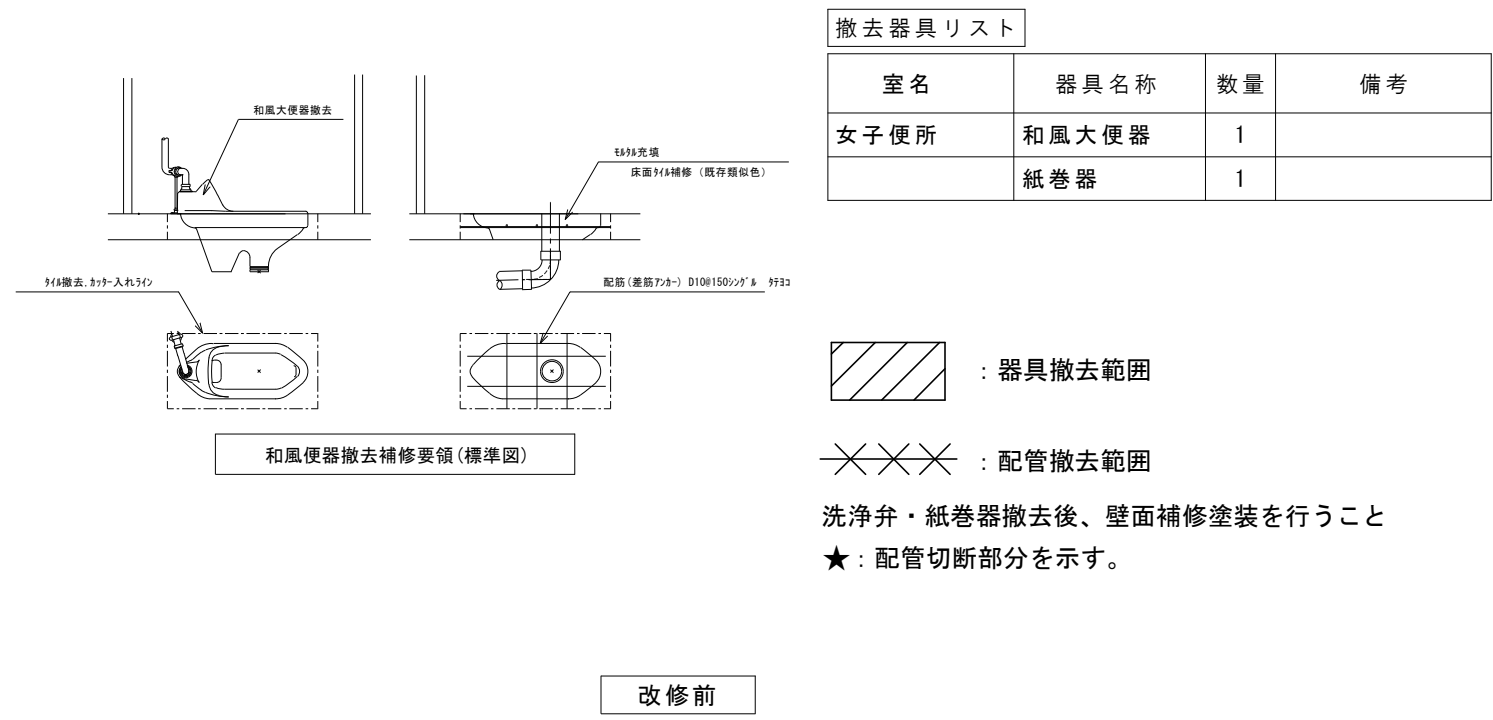

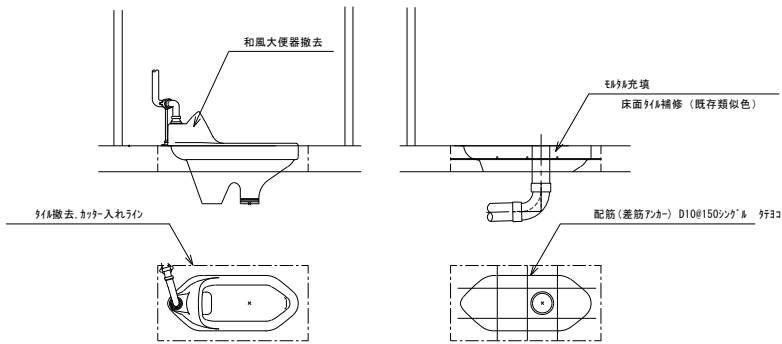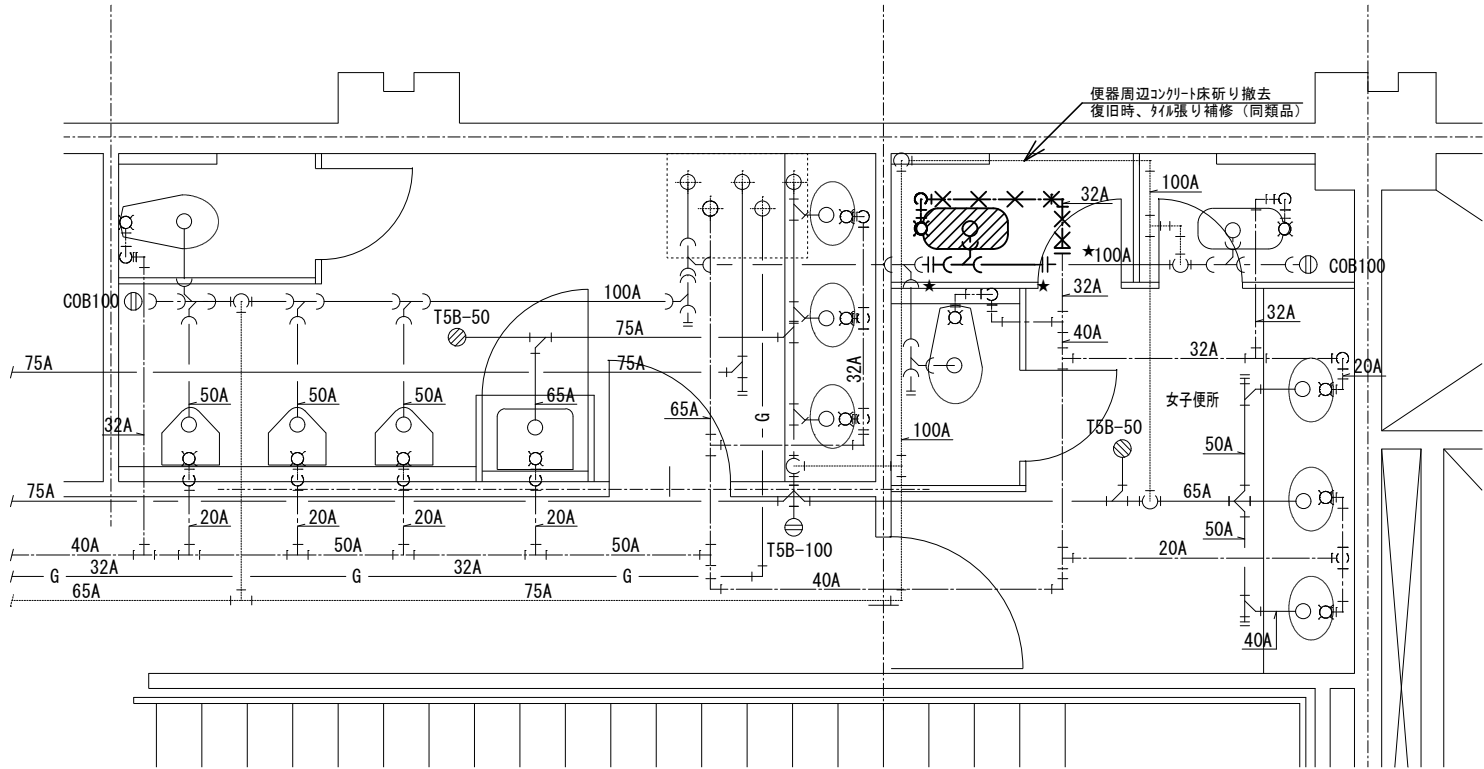

撤去器具リスト

室名	器具名称	数量	備考
女子便所	和風大便器	1	
	紙巻器	1	


 : 器具撤去範囲

 : 配管撤去範囲

洗浄弁・紙巻器撤去後、壁面補修塗装を行うこと

★ : 配管切断部分を示す。

改修前

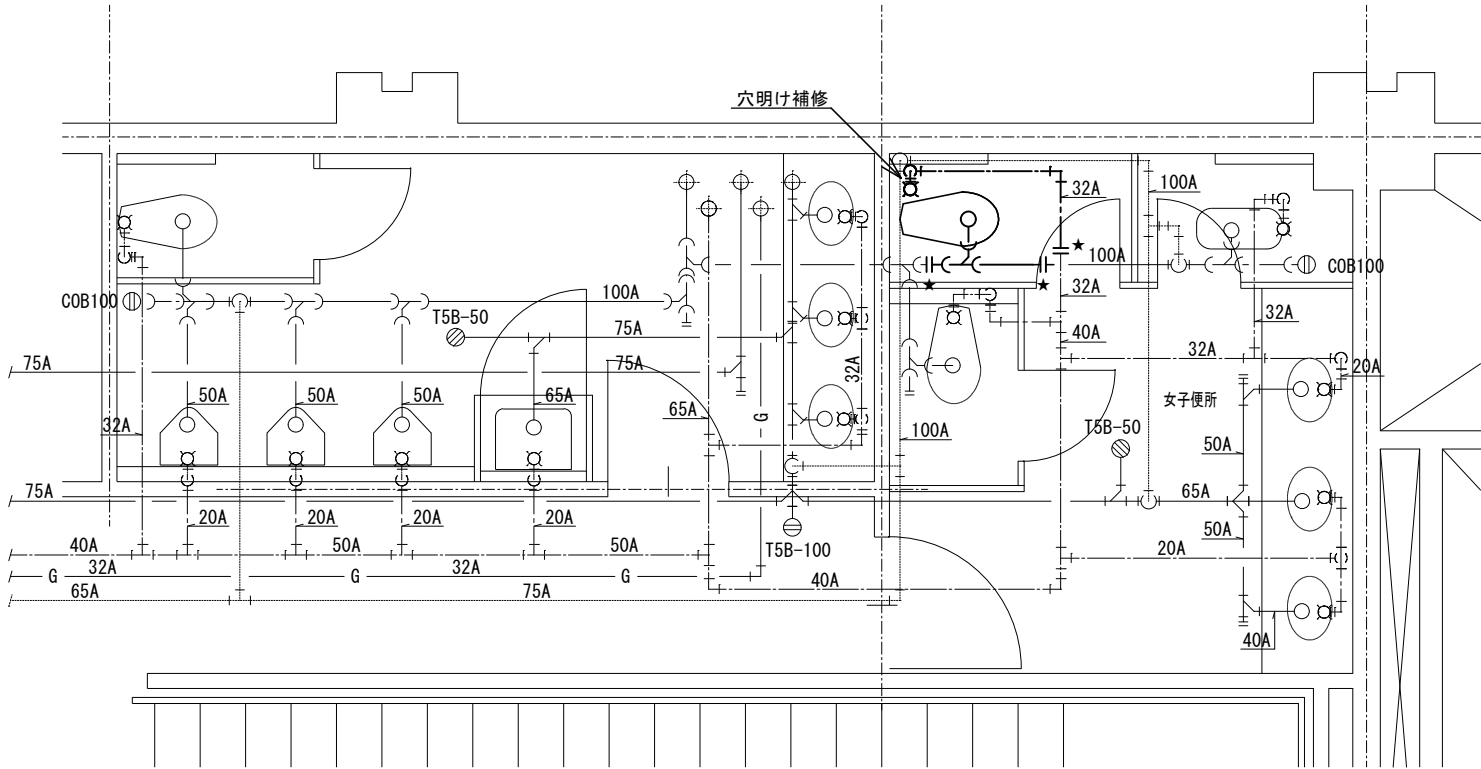


改修器具リスト

室名	器具名称	品番・仕様	数量	備考
女子便所	洋風便器	CFS494MCHNS, HP4307その他付属品	1	
	普通便座	TC301, TS153S, その他付属品	1	
	スベア付紙巻器	YH191K R, その他付属品	1	

★ : 配管接続部分を示す。

改修後

工事名	岡山市サウスヴィレッジ便所改修工事				No.			
図面名	ファーマーズハウス2階女子便所（改修前・後）			縮尺	1/50	M-06		
岡山市	都市整備局	住宅・建築部	公共建築課	令和8年4月		M-06		
課長	課長補佐	係長	課員	担当	承認	検図	製図	

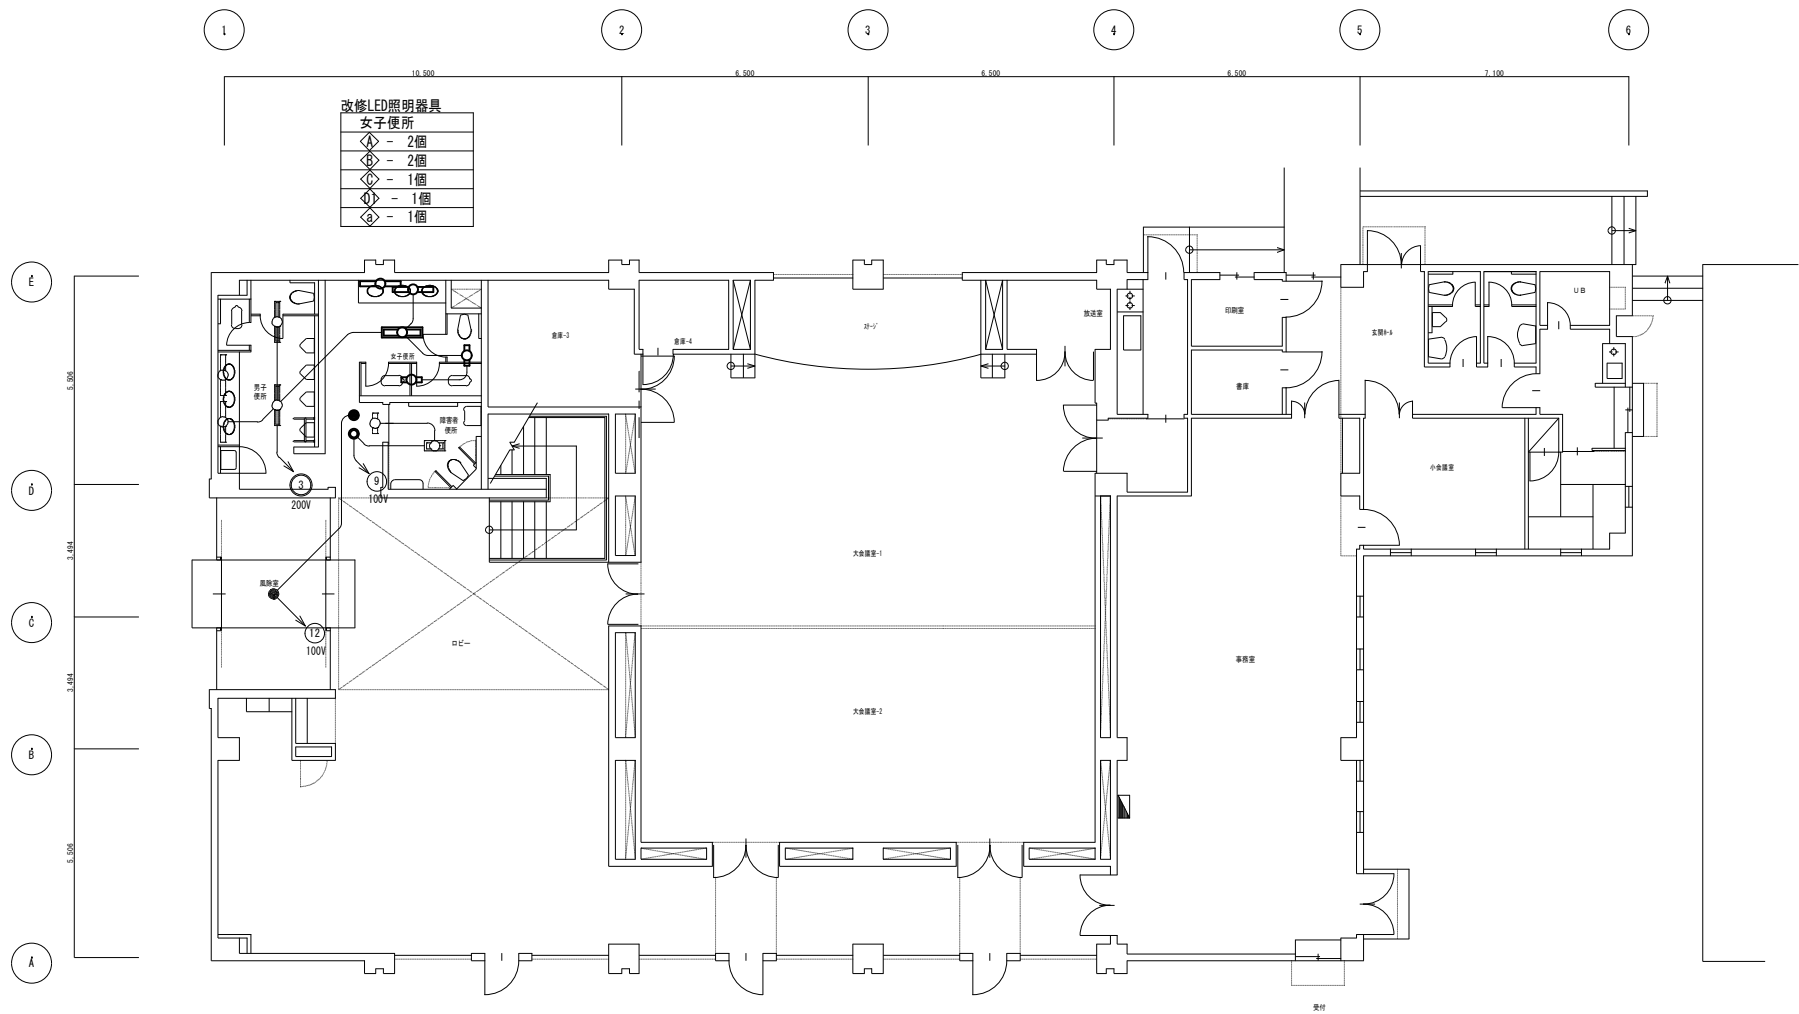

撤去照明器具凡例

	蛍光灯照明器具 直付型 FL20Wx1灯
	蛍光灯照明器具 直付型 FL40Wx1灯
	蛍光灯照明器具 埋込型 (□300x1250) FL40Wx2灯
	照明器具 埋込型 ダウンライト (φ150) FL018Wx1灯
	非常用照明器具 埋込形 (φ150) JL20Wx1灯


撤去又は取外した照明器具の安定器等については、PCR使用の有無を調査のうえ、リストおよび型番等の分かる写真を添付した報告書を提出し、監督員の承認を得て引渡し又は処分すること。
なお、電路から取り外したPCR使用機器は特別管理産業廃棄物にあたるので、法律に従いPCR廃棄物の飛散・流出・地下浸透・悪臭発生の防止措置を講じ「PCR汚染物」の標示をすること。
保管場所については、監督員の指示に従うこと

1階 平面図 1:100

更新照明器具凡例・案図

A	LED照明器具	B	LED照明器具	C	LED照明器具	D	LEDダウンライト	a	非常用LED照明器具
	器具仕様: 1500lm以上、1800lm未満 消費電力: 15W以下、電圧: 100~242V 色温度: 5000K		器具仕様: 3000lm以上、3300lm未満 消費電力: 22W以下、電圧: 100~242V 色温度: 5000K		器具仕様: 6500lm以上、7200lm未満 消費電力: 46W以下、電圧: 100~242V 色温度: 5000K リニューアブルプレート系 (埋込穴D330×W1257)		器具仕様: 800lm以上、1300lm未満 消費電力: 9W以下、電圧: 100~242V 色温度: 5000K 照射タイプ 照射径φ150		φ150埋込型照明 (1~3mm)、30分燃焼タイプ LED内蔵、非常時・非常時灯LED点灯/常時点灯 電圧: 100~242V、消費電力: ニックル水素電池 点検スイッチ付、防虫防鼠スイッチ付 電圧: 24V (DC)
器具型番: LRS10-2-15 LED		器具型番: LRS11-A-30 LED		器具型番: LRS20-A-65 LED		器具型番: LRS11-DB		器具型番: NNF001615C	

工事名	岡山市サウスヴィレッジ便所改修工事									
図面	ファーマーズハウス 1階 電灯設備 改修図			縮尺	A1 1:100					
No. E-02 / 03	岡山市都市整備局住宅建築部公共建築課				令和 8 年 4 月					
	課長	担当課長	課長補佐	係長	主任	担当	承認	検図	製図	

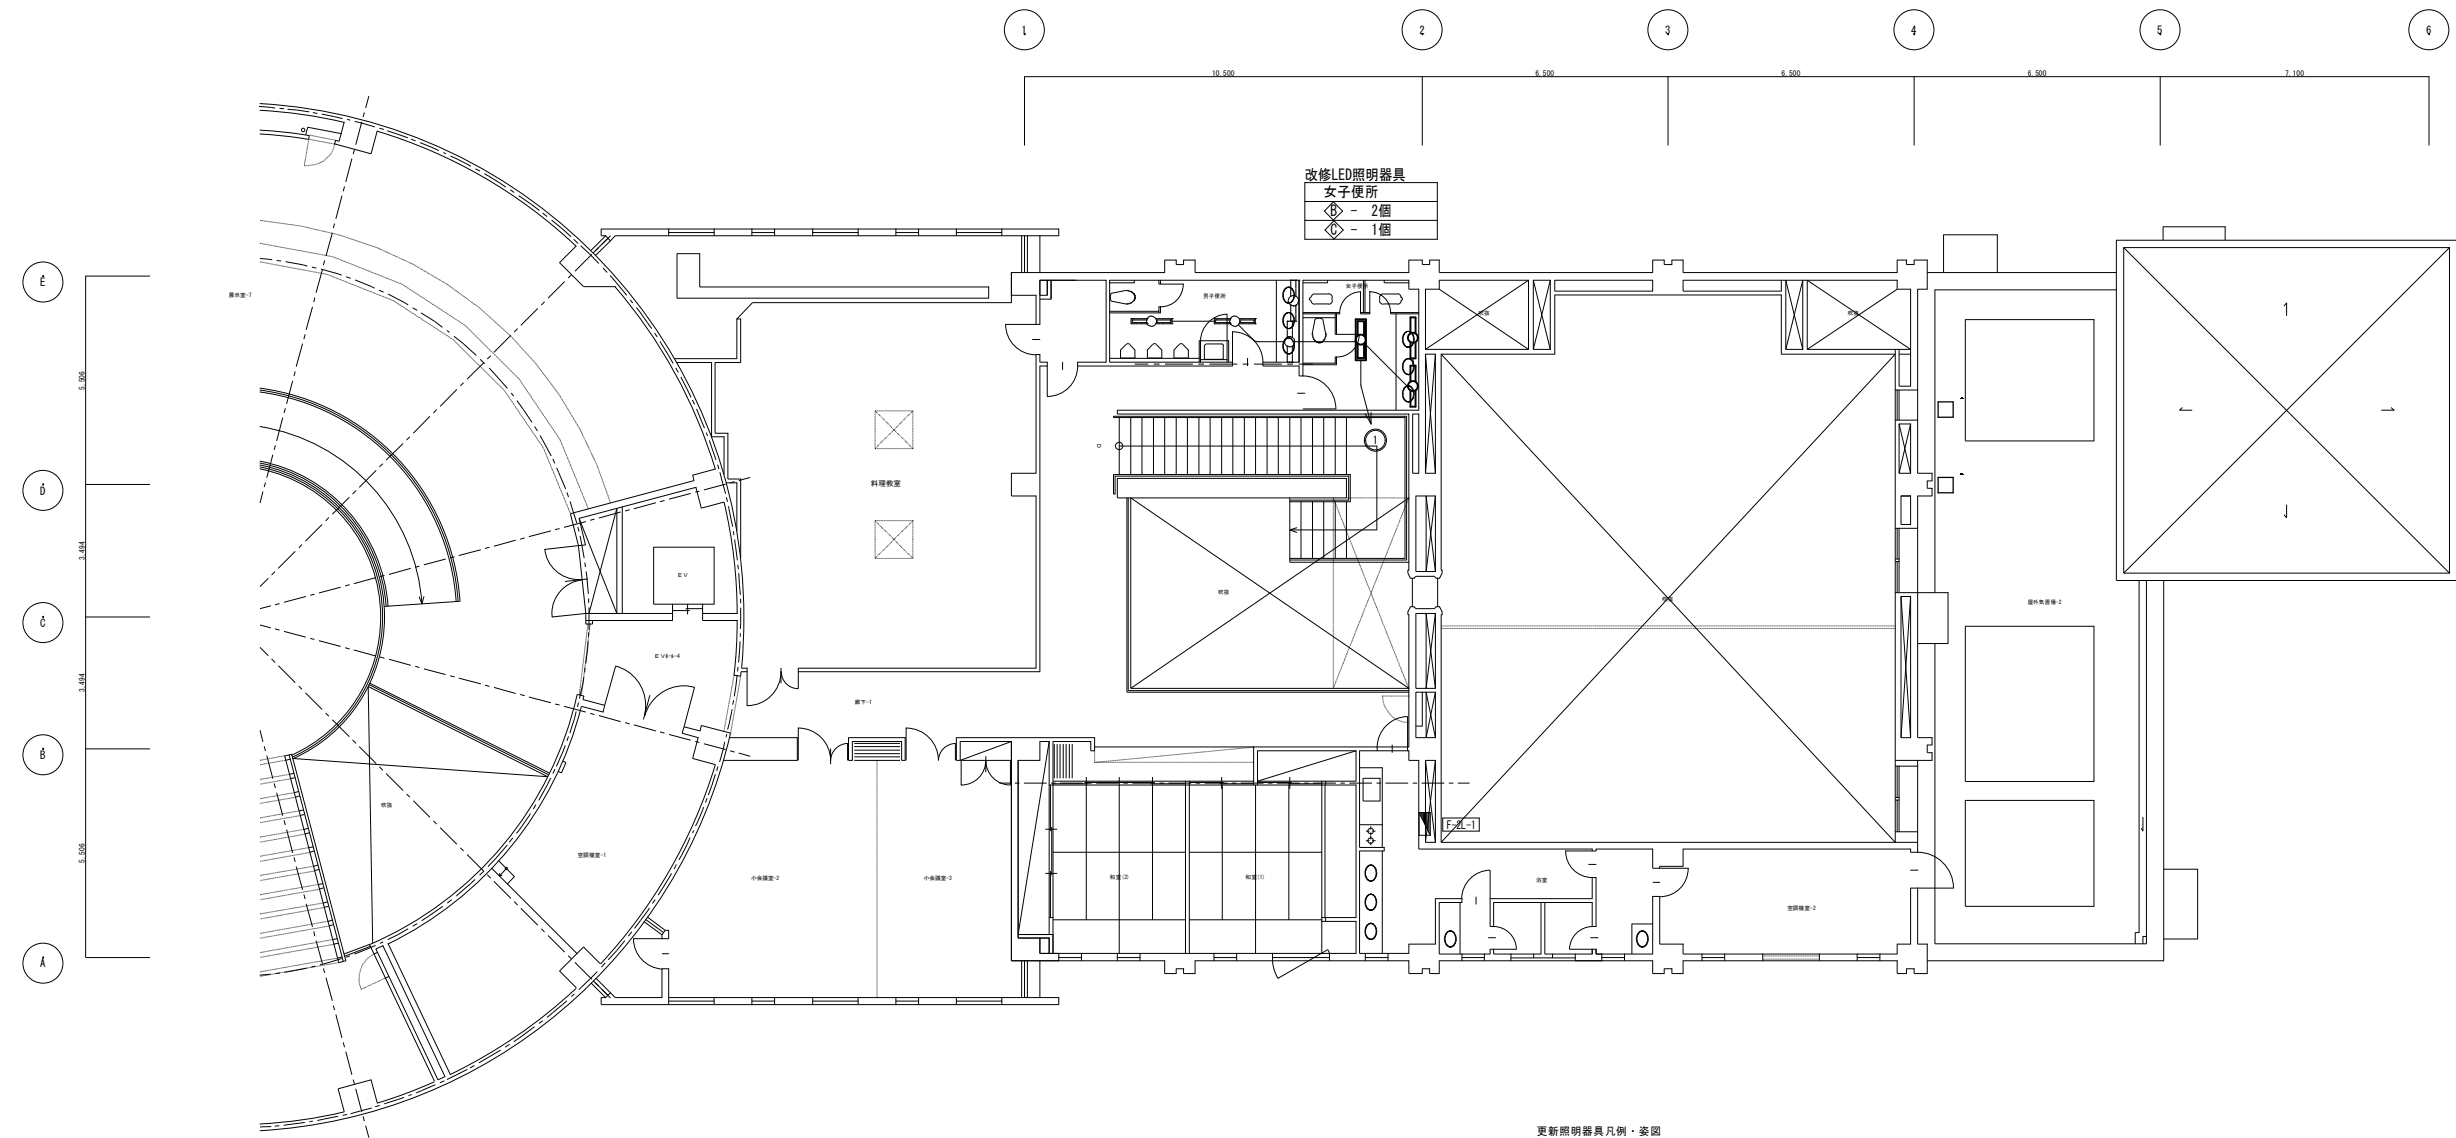


※太線箇所は本工事の改修範囲を表す

1階 平面図 1:100


【注 記】
除去又は取外した照明器具の安定器等については、P8使用の有無を調査のうえ、
リスト又は監督等の分かち書きを添付した報告書を出し、監督員の承認を得て引渡し又は処分すること。
なお、電路から取り外したP8使用機器は特別管理産業廃棄物となるので、
法律によりP8廃棄物の無状・流出・地下浸透・悪臭発生防止措置を講じ「P8汚染物」の標示をすること。
保管場所については、監督員の指示に従うこと。

工事名	岡山市サウスヴィレッジ便所改修工事							
図 面	ファーマーズハウス 2階 電灯設備 改修図				縮 尺	A1 A3	1:100 1:200	
N. o. E-03	岡山市都市整備局住宅建築部公共建築課				令和 8 年 4 月			
	課 長	担当課長	課長補佐	係 長	主 任	任 当	承認	検 査
03								

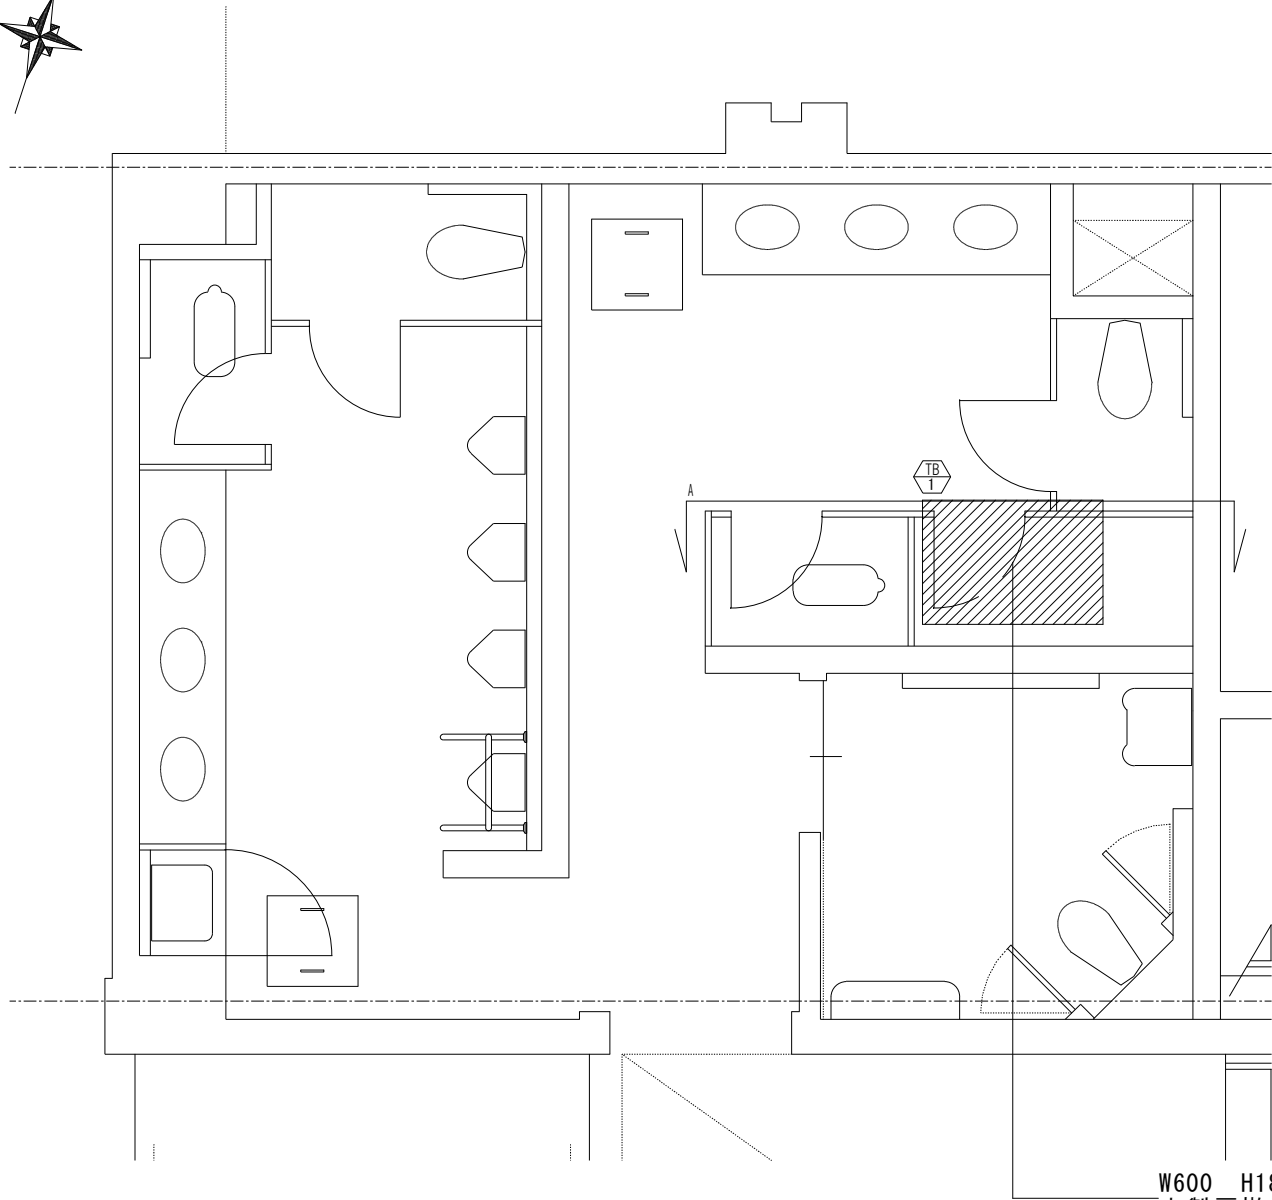


W600 H1830
木製扉撤去

A矢视图

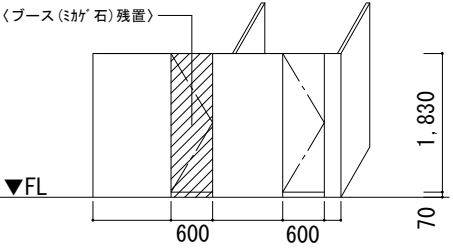
符号・箇所	WD 1	S=1/50
姿図	※ハッチ部扉撤去（ブース（ミカゲ）石）残置 	
型式・見込	木製片開き戸	
材質	メラミン合板フラッシュ、木堅エッジ付	
金物	ラバトリー丁番、内綿表示錠、引手	
備考	間仕切り壁（ミカゲ）付属金物撤去後、金物取付穴が露出する部分には、穴塞ぎ用のプレートを設置すること。	

改修前

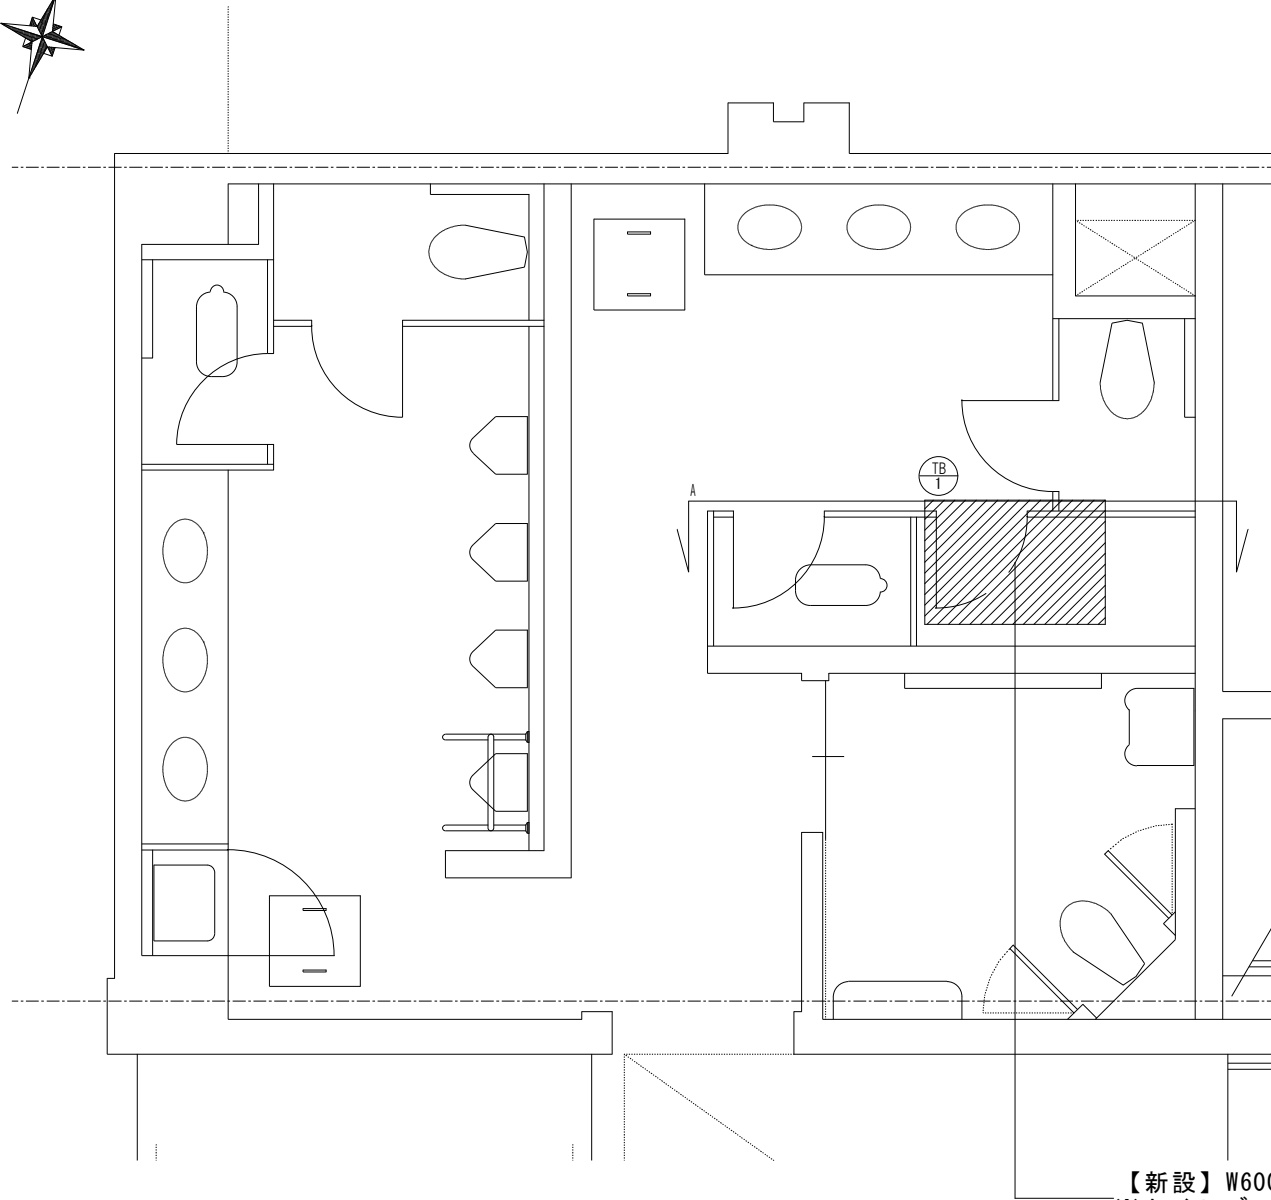

【新設】W600 H1830
※トイレブース扉のみ

A矢视图

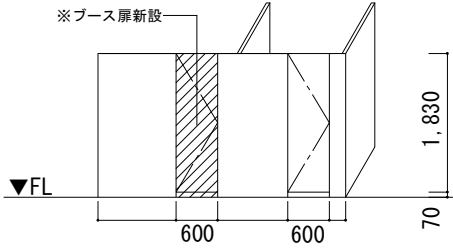符号・箇所	TB 1	S=1/50
姿図	※ブース扉新設 	
型式・見込	トイレブース	
材質	高圧メラミン化粧板	
金物	ラバトリー丁番、表示錠、他補助金具	
備考	トイレブースについては、三和シャッター工業 T A 4 0 同等品以上とする。	

改修後

工事名					岡山市サウスヴィレッジ便所改修工事		No.	
図面名					ファーマーズハウス1階女子便所（改修前・後）		A-01	
岡山市					都市整備局 住宅・建築部 公共建築課		令和8年4月	
課長		課長補佐		係長		課員		担当書
								承認
								検図
								製図

