


令和 8 年度 岡山市こども総合相談所空調設備改修工事

図 面 リ ス ト

図 番	図 名	縮 尺	備 考
M-00	表紙・図面リスト	NS	
M-01	岡山市建築設備工事（機械）仕様書	NS	
M-02	配置図	1/150	
M-03	空調機器リスト（改修後）	NS	
M-04	空調設備 1 階配管図（改修後）	1/100	
M-05	空調設備 2 階配管図（改修後）	1/100	
M-06	計装系統図（改修後）	NS	
M-07	空調設備 1 階計装配線図（改修後）	1/100	
M-08	空調設備 2 階計装配線図（改修後）	1/100	
M-09	空調機器リスト（改修前）	NS	
M-10	空調設備 1 階配管図（改修前）	1/100	
M-11	空調設備 2 階配管図（改修前）	1/100	
M-12	計装系統図（改修前）	NS	
M-13	空調設備 1 階計装配線図（改修前）	1/100	
M-14	空調設備 2 階計装配管図（改修前）	1/100	

工事名	岡山市こども総合相談所空調設備改修工事				No.	
図面名	表紙・図面リスト			縮尺	NS	M-00
岡山市 都市整備局 住宅・建築部 公共建築課				令和8年6月		M-14
課長	課長補佐	係長	課員	担当書	承認	検図
						製図

岡山市建築設備工事（機械）仕様書			一 般 通 事 項	1 工事概要 2 工事場所 3 建物概要			1 工事概要 2 工事場所 3 建物概要			二 般 通 事 項	1 共通仕様 2 特記仕様			1 共通仕様 2 特記仕様			三 般 通 事 項	1 共通仕様 2 特記仕様			1 共通仕様 2 特記仕様			四 般 通 事 項	1 共通仕様 2 特記仕様			1 共通仕様 2 特記仕様			五 般 通 事 項	1 共通仕様 2 特記仕様			1 共通仕様 2 特記仕様			六 般 通 事 項	1 共通仕様 2 特記仕様			1 共通仕様 2 特記仕様			七 般 通 事 項	1 共通仕様 2 特記仕様			1 共通仕様 2 特記仕様			八 般 通 事 項	1 共通仕様 2 特記仕様			1 共通仕様 2 特記仕様			九 般 通 事 項	1 共通仕様 2 特記仕様			1 共通仕様 2 特記仕様			十 般 通 事 項	1 共通仕様 2 特記仕様			1 共通仕様 2 特記仕様			十一 般 通 事 項	1 共通仕様 2 特記仕様			1 共通仕様 2 特記仕様			十二 般 通 事 項	1 共通仕様 2 特記仕様			1 共通仕様 2 特記仕様			十三 般 通 事 項	1 共通仕様 2 特記仕様			1 共通仕様 2 特記仕様			十四 般 通 事 項	1 共通仕様 2 特記仕様			1 共通仕様 2 特記仕様			十五 般 通 事 項	1 共通仕様 2 特記仕様			1 共通仕様 2 特記仕様			十六 般 通 事 項	1 共通仕様 2 特記仕様			1 共通仕様 2 特記仕様			十七 般 通 事 項	1 共通仕様 2 特記仕様			1 共通仕様 2 特記仕様			十八 般 通 事 項	1 共通仕様 2 特記仕様			1 共通仕様 2 特記仕様			十九 般 通 事 項	1 共通仕様 2 特記仕様			1 共通仕様 2 特記仕様			二十 般 通 事 項	1 共通仕様 2 特記仕様			1 共通仕様 2 特記仕様			二十一 般 通 事 項	1 共通仕様 2 特記仕様			1 共通仕様 2 特記仕様			二十二 般 通 事 項	1 共通仕様 2 特記仕様			1 共通仕様 2 特記仕様			二十三 般 通 事 項	1 共通仕様 2 特記仕様			1 共通仕様 2 特記仕様			二十四 般 通 事 項	1 共通仕様 2 特記仕様			1 共通仕様 2 特記仕様			二十五 般 通 事 項	1 共通仕様 2 特記仕様			1 共通仕様 2 特記仕様			二十六 般 通 事 項	1 共通仕様 2 特記仕様			1 共通仕様 2 特記仕様			二十七 般 通 事 項	1 共通仕様 2 特記仕様			1 共通仕様 2 特記仕様			二十八 般 通 事 項	1 共通仕様 2 特記仕様			1 共通仕様 2 特記仕様			二十九 般 通 事 項	1 共通仕様 2 特記仕様			1 共通仕様 2 特記仕様			三十 般 通 事 項	1 共通仕様 2 特記仕様			1 共通仕様 2 特記仕様			三十一 般 通 事 項	1 共通仕様 2 特記仕様			1 共通仕様 2 特記仕様			三十二 般 通 事 項	1 共通仕様 2 特記仕様			1 共通仕様 2 特記仕様			三十三 般 通 事 項	1 共通仕様 2 特記仕様			1 共通仕様 2 特記仕様			三十四 般 通 事 項	1 共通仕様 2 特記仕様			1 共通仕様 2 特記仕様			三十五 般 通 事 項	1 共通仕様 2 特記仕様			1 共通仕様 2 特記仕様			三十六 般 通 事 項	1 共通仕様 2 特記仕様			1 共通仕様 2 特記
------------------	--	--	-----------------------	----------------------------	--	--	----------------------------	--	--	-----------------------	------------------	--	--	------------------	--	--	-----------------------	------------------	--	--	------------------	--	--	-----------------------	------------------	--	--	------------------	--	--	-----------------------	------------------	--	--	------------------	--	--	-----------------------	------------------	--	--	------------------	--	--	-----------------------	------------------	--	--	------------------	--	--	-----------------------	------------------	--	--	------------------	--	--	-----------------------	------------------	--	--	------------------	--	--	-----------------------	------------------	--	--	------------------	--	--	------------------------	------------------	--	--	------------------	--	--	------------------------	------------------	--	--	------------------	--	--	------------------------	------------------	--	--	------------------	--	--	------------------------	------------------	--	--	------------------	--	--	------------------------	------------------	--	--	------------------	--	--	------------------------	------------------	--	--	------------------	--	--	------------------------	------------------	--	--	------------------	--	--	------------------------	------------------	--	--	------------------	--	--	------------------------	------------------	--	--	------------------	--	--	------------------------	------------------	--	--	------------------	--	--	-------------------------	------------------	--	--	------------------	--	--	-------------------------	------------------	--	--	------------------	--	--	-------------------------	------------------	--	--	------------------	--	--	-------------------------	------------------	--	--	------------------	--	--	-------------------------	------------------	--	--	------------------	--	--	-------------------------	------------------	--	--	------------------	--	--	-------------------------	------------------	--	--	------------------	--	--	-------------------------	------------------	--	--	------------------	--	--	-------------------------	------------------	--	--	------------------	--	--	------------------------	------------------	--	--	------------------	--	--	-------------------------	------------------	--	--	------------------	--	--	-------------------------	------------------	--	--	------------------	--	--	-------------------------	------------------	--	--	------------------	--	--	-------------------------	------------------	--	--	------------------	--	--	-------------------------	------------------	--	--	------------------	--	--	-------------------------	------------------	--	--	----------------

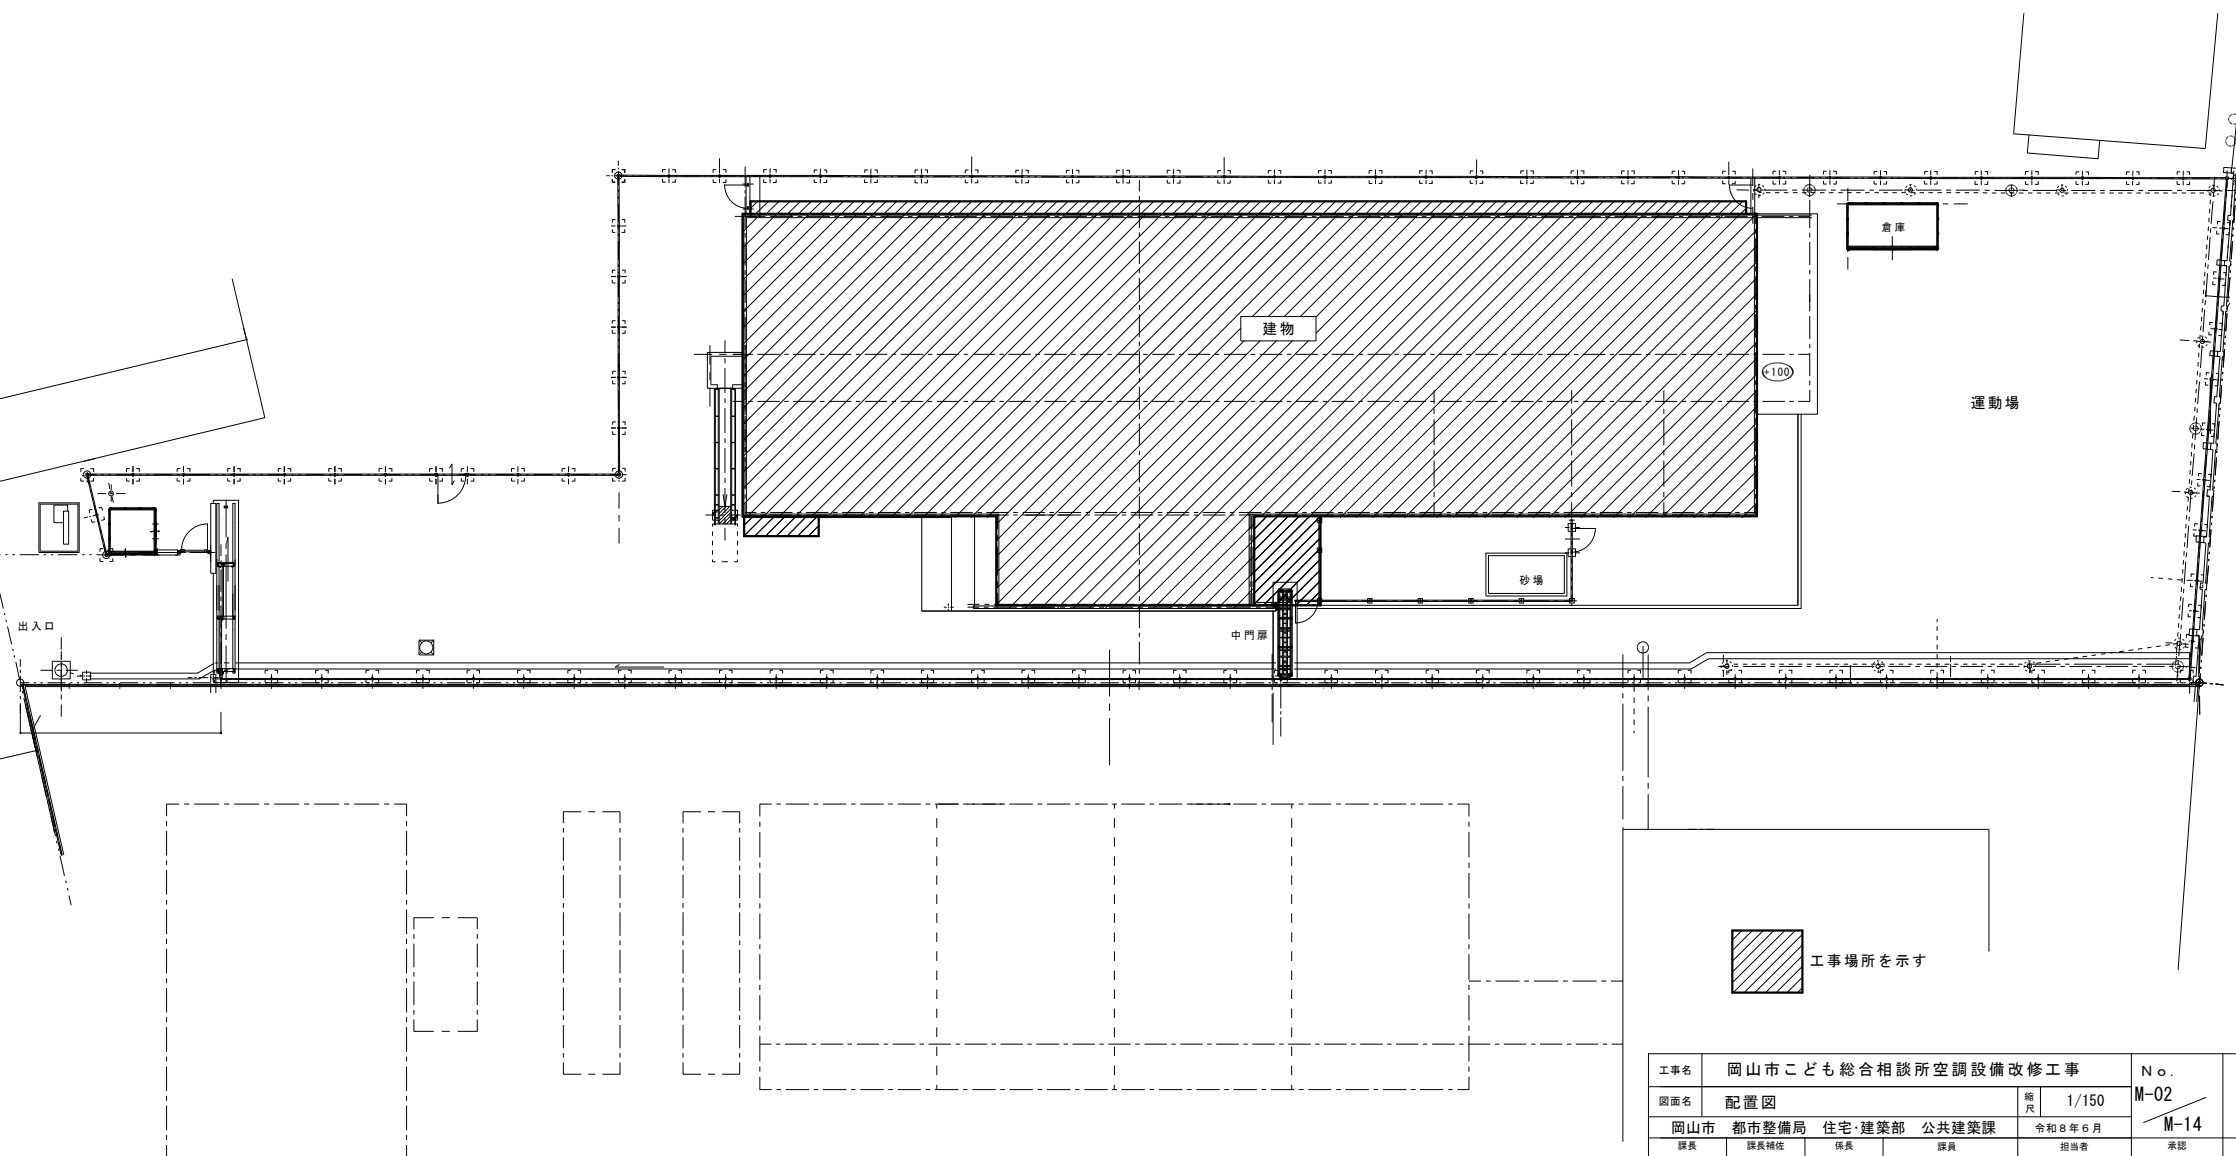

配置図 S=1/150

工事名 岡山市子ども総合相談所空調設備改修工事					No. M-02		
図面名 配置図				縮尺 1/150	M-14		
岡山市 都市整備局 住宅・建築部 公共建築課				令和8年6月			
課長	課長補佐	係長	課員	担当者	承認	検図	製図

冷暖房設備 機器表 (715711「カン」形空気調和機) 更新

記 号	機 器 名	参考型番 (日立)	室 内 機 形 状		冷 房 能 力 (JIS) k W	暖 房 能 力 (JIS) k W	室内機仕様		屋外機仕様			冷暖配管		制御ケーブル		付 属 品					数量	設 置 場 所	備 考
			天井埋込 形状 全周吹出	壁掛形			電源	容量 FAN k W	電源	容量 COMP k W	容量 FAN k W	パイプ×液管	内外 渡り	配線	天井 パイプ	パイプ パイプ	パイプ パイプ	パイプ パイプ	パイプ パイプ	パイプ パイプ			
ACP - 1	715711「カン」形空気調和機：屋外機	RAS-AP33SSSR(K)			33.5	37.5			3φ200V	7.2	0.38	φ25.4×φ12.7	CEES 2□-20							○ (BW-27IE)	1	1階 屋外機械置場	重量：215kg 1階教室系統
ACP - 1Aa,1Ab	715711「カン」形空気調和機：室内機	RC1-GP90KA	○		9.0	10.0	1φ200V	0.06				φ15.9×φ9.5	CEES 2□-20	○	○	○					2	1階 プレイルーム	重量：26kg
ACP - 1B	〃	RPK-GP56KA		○	5.6	6.3	1φ200V	0.05				φ12.7×φ6.4	CEES 2□-20								1	1階 図書室	重量：14kg
ACP - 1C	〃	RPK-GP45KA		○	4.5	5.0	1φ200V	0.05				φ12.7×φ6.4	CEES 2□-20								1	1階 学習室 1	重量：10.5kg
ACP - 1D	〃	RPK-GP45KA		○	4.5	5.0	1φ200V	0.05				φ12.7×φ6.4	CEES 2□-20								1	1階 学習室 2	重量：10.5kg
ACP - 2	715711「カン」形空気調和機：屋外機	RAS-AP33SSSR(K)			33.5	37.5			3φ200V	7.2	0.38	φ25.4×φ12.7	CEES 2□-20							○ (BW-27IE)	1	1階 屋外機械置場	重量：215kg 1階事務室系統
ACP - 2Aa,2Ab	715711「カン」形空気調和機：室内機	RC1-GP45KA	○		4.5	5.0	1φ200V	0.06				φ12.7×φ6.4	CEES 2□-20	○	○	○	1				2	1階 事務室	重量：21kg
ACP - 2B	〃	RPK-GP28KA		○	2.8	3.2	1φ200V	0.02				φ12.7×φ6.4	CEES 2□-20								1	1階 面会室	重量：9.5kg
ACP - 2Ca,2Cb	〃	RC1-GP80KA	○		8.0	9.0	1φ200V	0.06				φ15.9×φ9.5	CEES 2□-20	○	○	○					2	1階 食堂	重量：26kg
ACP - 2D	〃	RC1-GP56KA	○		5.6	6.3	1φ200V	0.06				φ12.7×φ6.4	CEES 2□-20	○	○	○					1	1階 幼児室	重量：21kg

冷暖房設備 機器表 (ルームエアコン) 更新

記 号	機 器 名	参考型番 (日立)	室内機形状	冷 房 能 力 (JIS) k W	暖 房 能 力 (JIS) k W	室内機仕様		屋外機仕様		冷暖配管		制御ケーブル		付 属 品				数量	設 置 場 所	備 考
			壁掛形	電源	容量 FAN k W	電源	容量 COMP k W	容量 FAN k W	パイプ×液管	内外 渡り	簡 単 リモコン タイプ	転倒防 止金物	二段架台	集中用 アダプター						
ACR - 1	ルームエアコン	RAS-AJ2826S (内) (RAS-AJ2826S) 外機	○	2.8	3.6	1φ100V	0.03	1φ100V	0.60	0.04	φ9.5×φ6.4	CEES 2□-30	ナシ	○		○	1	2階 居室(2人)：かりん	重量：8kg 重量：23kg	
ACR - 2	ルームエアコン	RAS-AJ2226S (内) (RAS-AJ2226S) 外機	○	2.2	2.2	1φ100V	0.03	1φ100V	0.60	0.04	φ9.5×φ6.4	CEES 2□-30	ナシ	○		○	1	2階 居室(2人)：さつき	重量：7.5kg 重量：19.5kg	
ACR - 3	ルームエアコン	RAS-AJ2226S (内) (RAS-AJ2226S) 外機	○	2.2	2.2	1φ100V	0.03	1φ100V	0.60	0.04	φ9.5×φ6.4	CEES 2□-30	ナシ	○		○	1	2階 居室(2人)：もくれん	重量：7.5kg 重量：19.5kg	
ACR - 4	ルームエアコン	RAS-AJ2226S (内) (RAS-AJ2226S) 外機	○	2.2	2.2	1φ100V	0.03	1φ100V	0.60	0.04	φ9.5×φ6.4	CEES 2□-30	ナシ	○	○		○	1	2階 居室(1人)：つばき	重量：7.5kg 重量：19.5kg
ACR - 5	ルームエアコン	RAS-AJ2226S (内) (RAS-AJ2226S) 外機	○	2.2	2.2	1φ100V	0.03	1φ100V	0.60	0.04	φ9.5×φ6.4	CEES 2□-30	ナシ	○	○		○	1	2階 静養室	重量：7.5kg 重量：19.5kg
ACR - 6	ルームエアコン	RAS-AJ2826S (内) (RAS-AJ2826S) 外機	○	2.8	3.6	1φ100V	0.03	1φ100V	0.60	0.04	φ9.5×φ6.4	CEES 2□-30	ナシ	○		○	2	2階 幼児居室(7人)：こあら	重量：8kg 重量：23kg	
ACR - 8	ルームエアコン	RAS-AJ2226S (内) (RAS-AJ2226S) 外機	○	2.2	2.2	1φ100V	0.03	1φ100V	0.60	0.04	φ9.5×φ6.4	CEES 2□-30	ナシ	○		○	1	2階 居室(1人)：もみじ	重量：7.5kg 重量：19.5kg	
ACR - 9	ルームエアコン	RAS-AJ2226S (内) (RAS-AJ2226S) 外機	○	2.2	2.2	1φ100V	0.03	1φ100V	0.60	0.04	φ9.5×φ6.4	CEES 2□-30	ナシ	○		○	1	2階 居室(2人)：もも	重量：7.5kg 重量：19.5kg	
ACR - 10	ルームエアコン	RAS-AJ3626S (内) (RAS-AJ3626S) 外機	○	3.6	4.2	1φ100V	0.03	1φ100V	0.60	0.04	φ9.5×φ6.4	CEES 2□-30	ナシ	○		○	1	2階 居室(2人)：まつ	重量：8kg 重量：23kg	
ACR - 11	ルームエアコン	RAS-AJ2226S (内) (RAS-AJ2226S) 外機	○	2.2	2.2	1φ100V	0.03	1φ100V	0.60	0.04	φ9.5×φ6.4	CEES 2□-30	ナシ	○		○	1	2階 居室(1人)：たけ	重量：7.5kg 重量：19.5kg	
ACR - 12	ルームエアコン	RAS-AJ2226S (内) (RAS-AJ2226S) 外機	○	2.2	2.2	1φ100V	0.03	1φ100V	0.60	0.04	φ9.5×φ6.4	CEES 2□-30	ナシ	○		○	1	2階 居室(1人)：うめ	重量：7.5kg 重量：19.5kg	
ACR - 13	ルームエアコン	RAS-AJ2226S (内) (RAS-AJ2226S) 外機	○	2.2	2.2	1φ100V	0.03	1φ100V	0.60	0.04	φ9.5×φ6.4	CEES 2□-30	ナシ	○		○	1	2階 居室(1人)：いちよう	重量：7.5kg 重量：19.5kg	
ACR - 14	ルームエアコン	RAS-AJ4026D (内) (RAS-AJ4026D) 外機	○	4.0	5.0	1φ200V	0.03	1φ200V	1.00	0.04	φ9.5×φ6.4	CEES 2□-30	ナシ	○		○	1	2階 居室(2人)：さくら	重量：8kg 重量：33kg	
ACR - 15	ルームエアコン	RAS-AJ2226S (内) (RAS-AJ2226S) 外機	○	2.2	2.2	1φ100V	0.04	1φ100V	0.80	0.04	φ9.5×φ6.4	CEES 2□-30	ナシ	○		○	1	1階 面談室	重量：7.5kg 重量：19.5kg	
ACR - 16	ルームエアコン	RAS-AJ2826S (内) (RAS-AJ2826S) 外機	○	2.8	3.6	1φ100V	0.03	1φ100V	0.80	0.04	φ9.5×φ6.4	CEES 2□-30	○	○		○	1	2階 常勤事務室	重量：8kg 重量：23kg	
ACR - 18	ルームエアコン	RAS-AJ2226S (内) (RAS-AJ2226S) 外機	○	2.2	2.2	1φ100V	0.03	1φ100V	0.80	0.04	φ9.5×φ6.4	CEES 2□-30	○	○		○	1	1階 電話相談員室	重量：7.5kg 重量：19.5kg	
ACR - 19	ルームエアコン	RAS-AJ3626S (内) (RAS-AJ3626S) 外機	○	3.6	4.2	1φ100V	0.05	1φ100V	0.95	0.03	φ9.5×φ6.4	CEES 2□-30	○	○		○	1	2階 男子宿直室(更衣室)	重量：8kg 重量：23kg	
ACR - 20	ルームエアコン	RAS-AJ3626S (内) (RAS-AJ3626S) 外機	○	3.6	4.2	1φ100V	0.05	1φ100V	0.95	0.03	φ9.5×φ6.4	CEES 2□-30	○	○		○	1	2階 女子宿直室(更衣室)	重量：8kg 重量：23kg	

冷暖房設備 機器表 (リモコン) 更新

機 器 名	参考型番 (日立)	数 量	備 考
集中管理リモコン	PSC-A64GT4	1	1階事務室に設置
ON/OFFリモコン	PSC-A16RS1	2	2階常勤事務室に設置

冷房設備 機器表 (スポットエアコン) 既設(機器更新なし、コグリード・ロクのみ新設)



記 号	機 器 名	機 器 型 番 (ダイキン)	室内機形状	室内機仕様			屋外機仕様			冷暖配管		制御ケーブル		付 属 品							数量	設 置 場 所	備 考	
			冷 房 能 力 (JIS) k W 壁掛形	暖 房 能 力 (JIS) k W	電源	容量 (JIS) k W	電源	容量 COMP k W	容量 FAN k W	パイプ×液管	内外 渡り	配線	簡 単 配線	防露付 延長パイプ	吹出口 φ125	パイプ φ125	防 振 パイプ	簡易 CON 基礎 PC製	転倒防 止金物	保護 金網 (吐出側・ 吸込側)				
ACP - 3	スポットエアコン	SR-AP63ST SR-AP63CT (外機)	○	6.3	—	1φ200V	0.15	3φ200V	1.10	0.04	φ12.7×φ6.4	CEES 2□-30	○	3m/4m/7m	3	○ F-S808	○	○				1	1階 厨房・食品庫	

冷房設備 機器表 (ルームエアコン) 既設(機器更新なし、コグリード・ロクのみ新設)

記 号	機 器 名	機 器 型 番 (日立)	室内機形状	冷 房 力 (JIS) k W	暖 房 力 (JIS) k W	室内機仕様		屋外機仕様			冷暖配管		制御ケーブル		付 属 品		数量	設 置 場 所	備 考
			壁掛形		電源	容量 FAN k W	電源	容量 COMP k W	容量 FAN k W	パイプ×液管	内外 渡り	簡 単 リモコン 7枚入	転倒防 止金物 SUS製						
ACR - 7	ルームエアコン	RAS-ZJ22R(W) (RAC-ZJ22R)外機	○	2.2	2.5	1φ100V	0.03	1φ100V	0.60	0.04	φ9.5×φ6.4	CEES 2□-30	ナシ	○	○	1	2階 居室(1人)：ふじ		
ACR - 17	ルームエアコン	RAS-ZJ22R(W) (RAC-ZJ22R)外機	○	2.2	2.5	1φ100V	0.03	1φ100V	0.80	0.04	φ9.5×φ6.4	CEES 2□-30	○	○	○	1	1階 管理宿直室		
ACR - 21	ルームエアコン	RAS-ZJ22R(W) (RAC-ZJ22R)外機	○	2.2	2.5	1φ100V	0.03	1φ100V	0.80	0.04	φ9.5×φ6.4	CEES 2□-30	○	○	○	1	1階 調理員休憩室		
ACR - 22a	ルームエアコン	RAS-ZJ40R2(W) (RAC-ZJ40R)外機	○	4.0	5.0	1φ200V	0.03	1φ200V	1.00	0.04	φ9.5×φ6.4	CEES 2□-30	○	○	○	1	2階 女子洗濯所	室内機室外機の更新は行わないが、集中管理用アダプター取付	
ACR - 22b	ルームエアコン	RAS-ZJ40R2(W) (RAC-ZJ40R)外機	○	4.0	5.0	1φ200V	0.03	1φ200V	1.00	0.04	φ9.5×φ6.4	CEES 2□-30	○	○	○	1	2階 男子洗濯所		

- ・左記リストのACR-7、ACR-17、ACR-21、ACR-22a、ACR-22b、ACP-3以外の機器を全て更新すること。
- ・コントローラーによる制御は現況と同じとすること。
- ・冷媒管、ドレン管、内外連絡線等は既設再使用とする。
- ・室外機の基礎ブロックは既設再使用とする。
- ・ルームエアコンは取外しの後に発注者に引き渡すこと。
取外し品の保管場所は発注者と協議の上決定すること。
- ・工事実施は冷暖房の不要な時期とし、
施設管理者と協議の上決定すること。
- ・北面室外機の基礎ブロック下にはコンクリートブロックを設置すること。

工事名				岡山市子ども総合相談所空調設備改修工事		No.	
図面名				空調機器リスト（改修後）		M-03	
				冊数		NS	
岡山市				都市整備局 住宅・建築部 公共建築課		令和8年6月	
課長		課長補佐		係長		係員	
						担当者	
						承認	
						検閲	
						製図	

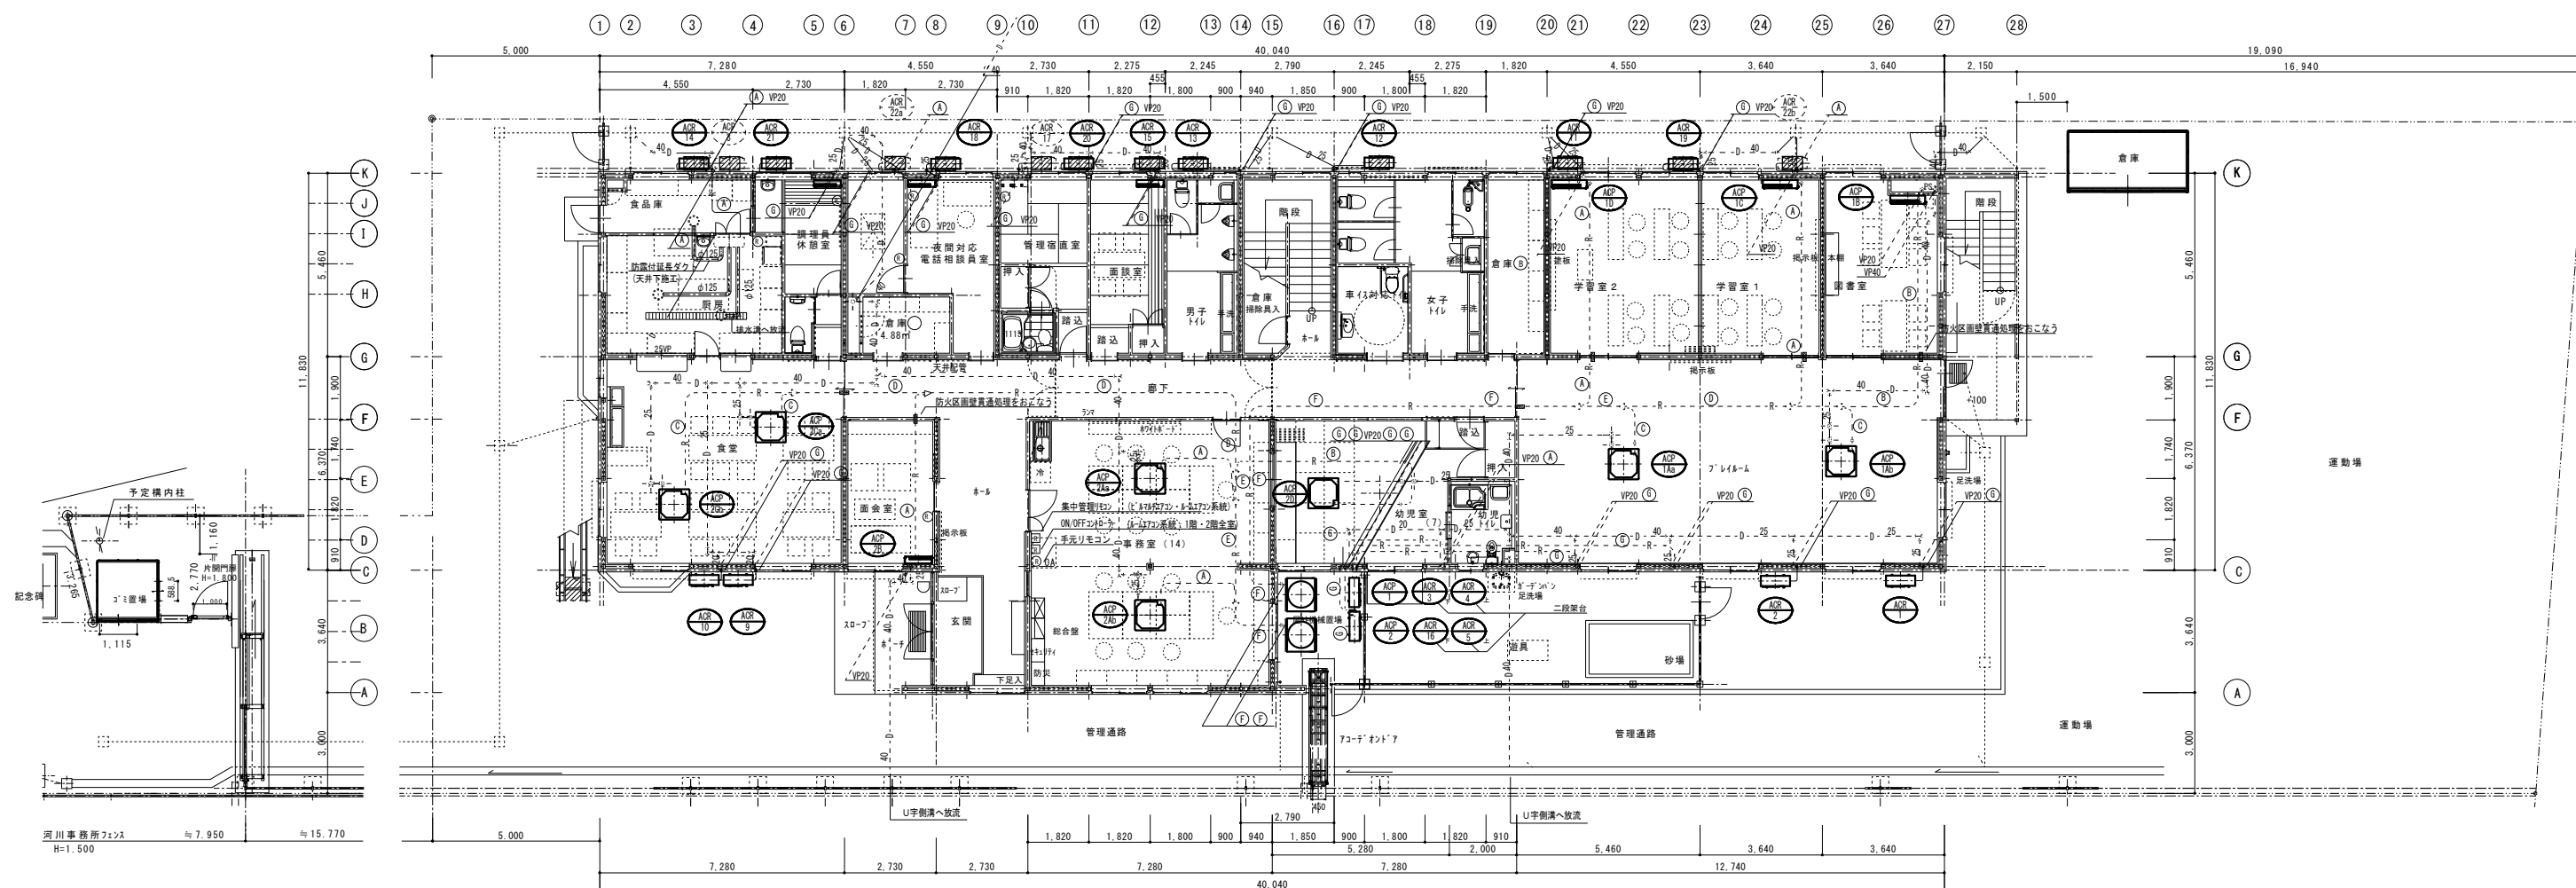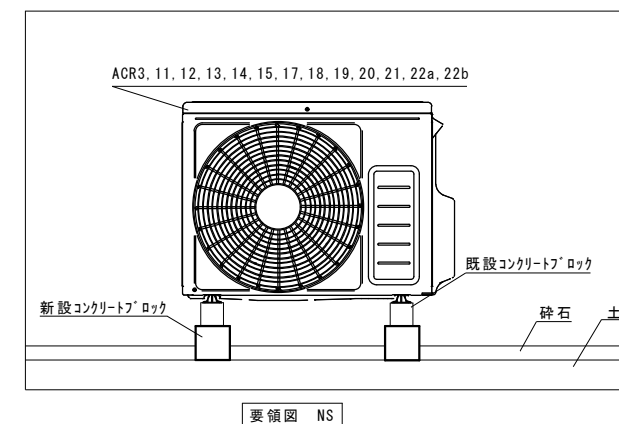

1階配管図 1/100


冷媒配管リスト

記号	配管サイズ
(A)	φ 12.7 x φ 6.4
(B)	φ 15.9 x φ 6.4
(C)	φ 15.9 x φ 9.5
(D)	φ 19.1 x φ 9.5
(E)	φ 22.2 x φ 9.5
(F)	φ 25.4 x φ 12.7
(G)	φ 9.5 x φ 6.4

凡例
 — 更新
 - - - 残置
 [斜線] コンクリートブロック新設

冷媒管、ドレン管、室外機の基礎ブロック等は既設再使用とする。
屋外の保温カバーはACPIはSUS、ACRは樹脂カバーとする

工事名	岡山市子ども総合相談所空調設備改修工事				N o.		
図面名	空調設備 1 階配管図 (改修後)		縮尺	A1:1/100	M-04		
岡山市 都市整備局 住宅・建築部 公共建築課					令和 8 年 6 月	M-14	
課長	課長補佐	係長	課員	担当書	承認	検図	製図

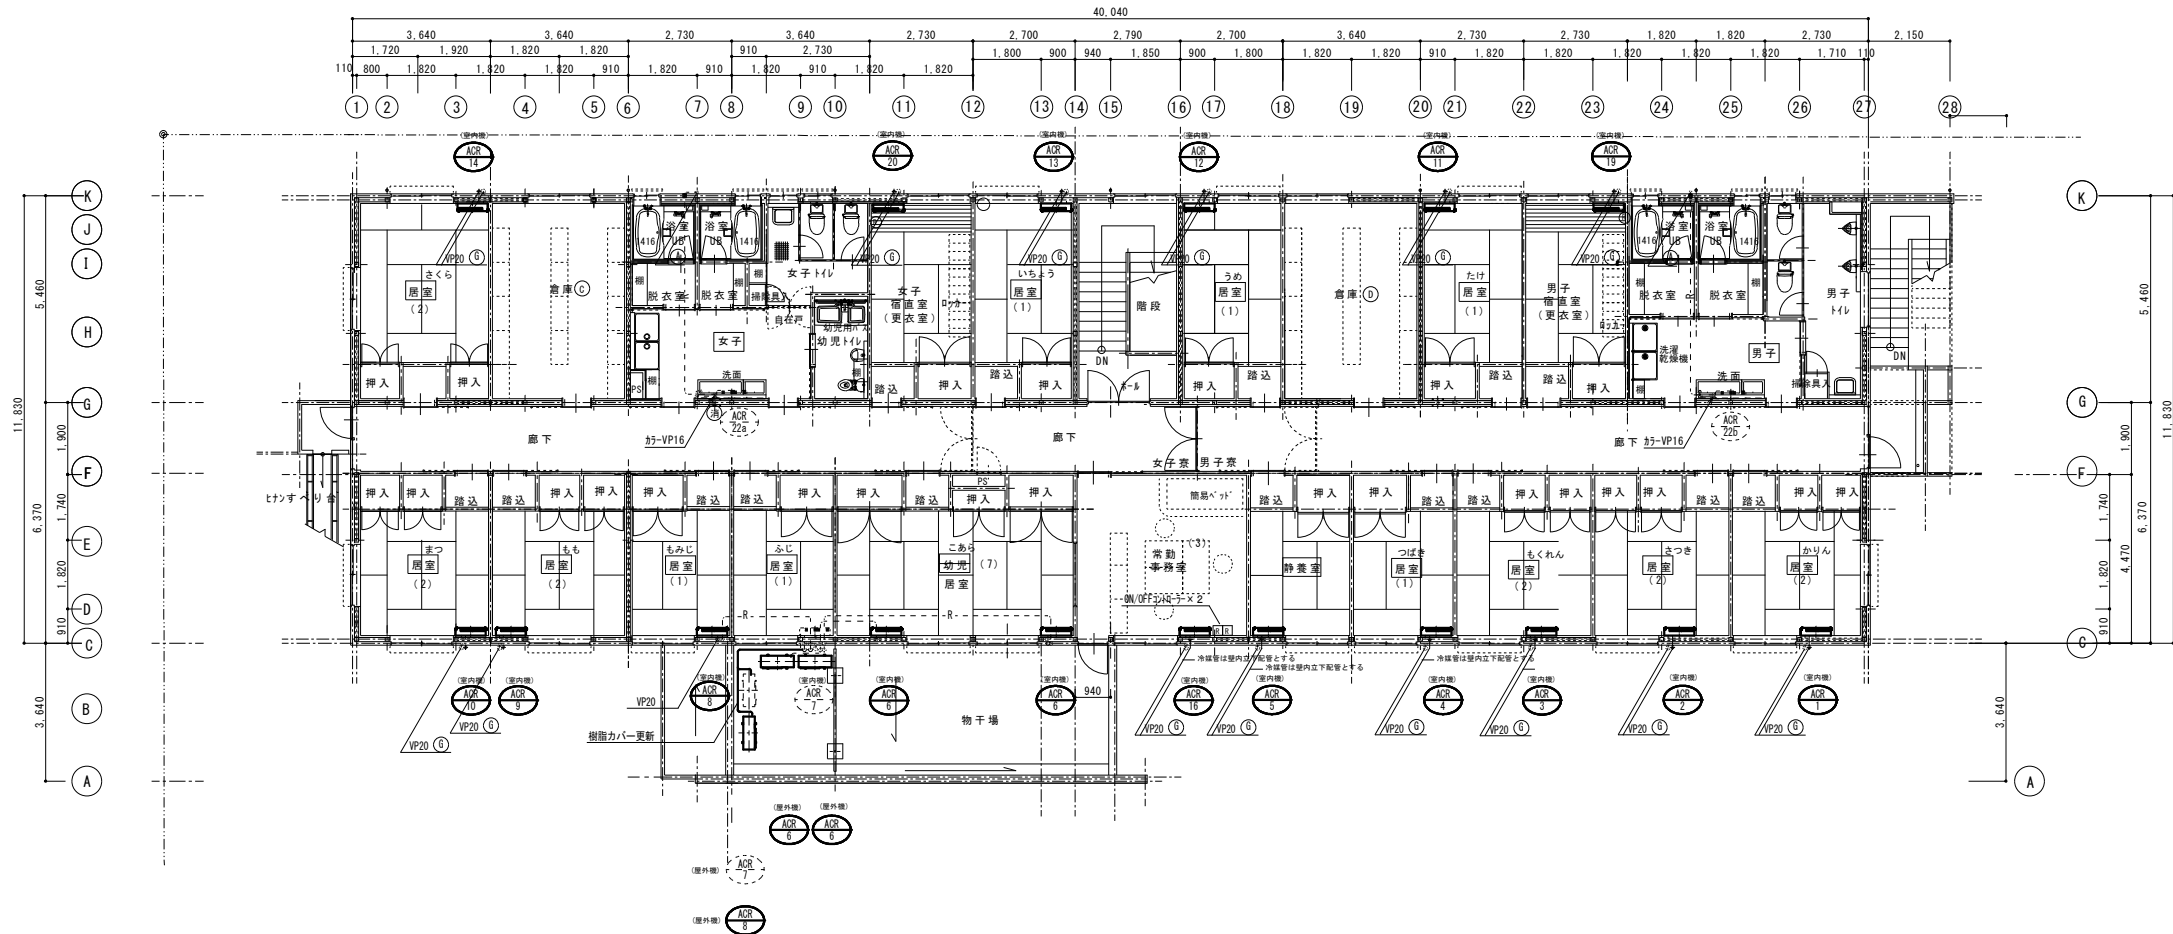

2階配管図 1/100

冷媒配管リスト


記号	配管サイズ
(A)	φ 12.7 x φ 6.4
(B)	φ 15.9 x φ 6.4
(C)	φ 15.9 x φ 9.5
(D)	φ 19.1 x φ 9.5
(E)	φ 22.2 x φ 9.5
(F)	φ 25.4 x φ 12.7
(G)	φ 9.5 x φ 6.4


凡例

— 更新
- - - 残置

冷媒管、ドレン管等は既設再使用とする。
屋外の保温カバーはACPIはSUS、ACRIは樹脂カバーとする

工事名				岡山市子ども総合相談所空調設備改修工事		No.			
図面名				空調設備 2階配管図 (改修後)		縮尺	A1:1/100	M-05	
岡山市 都市整備局 住宅・建築部 公共建築課				令和8年6月		M-14			
課長		課長補佐		係長		課員		担当者	
								承認	
								検図	
								製図	

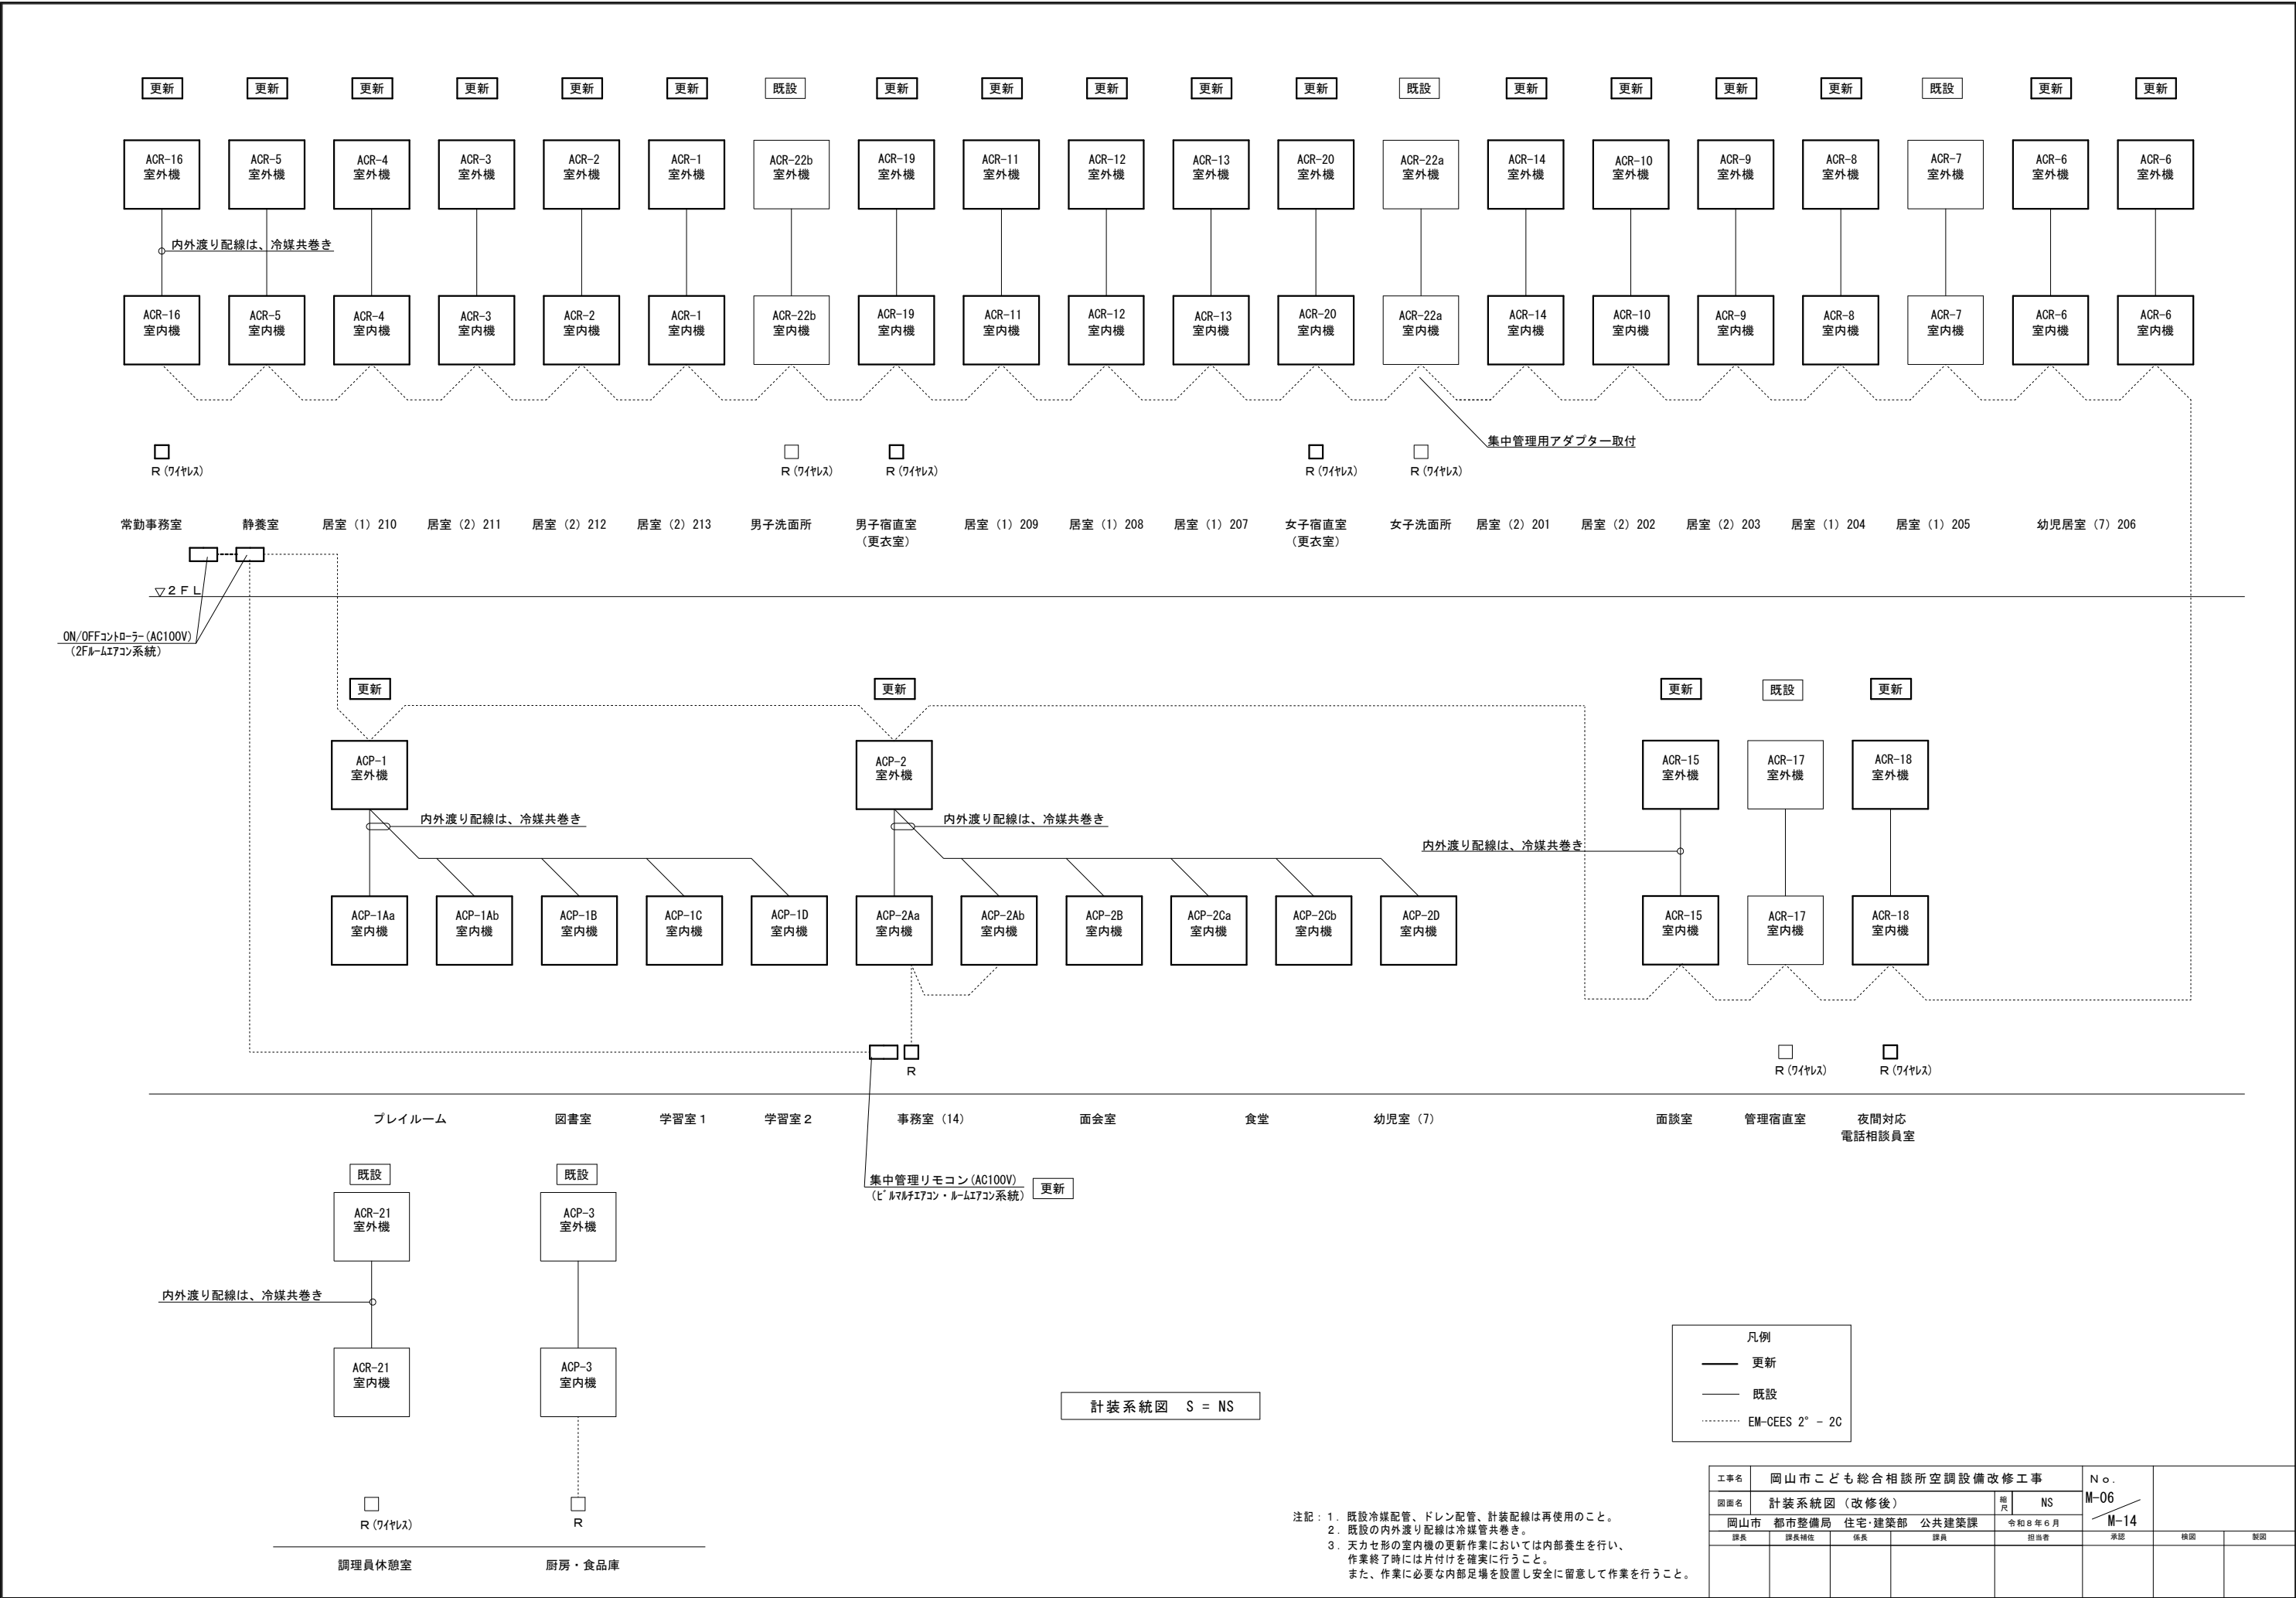

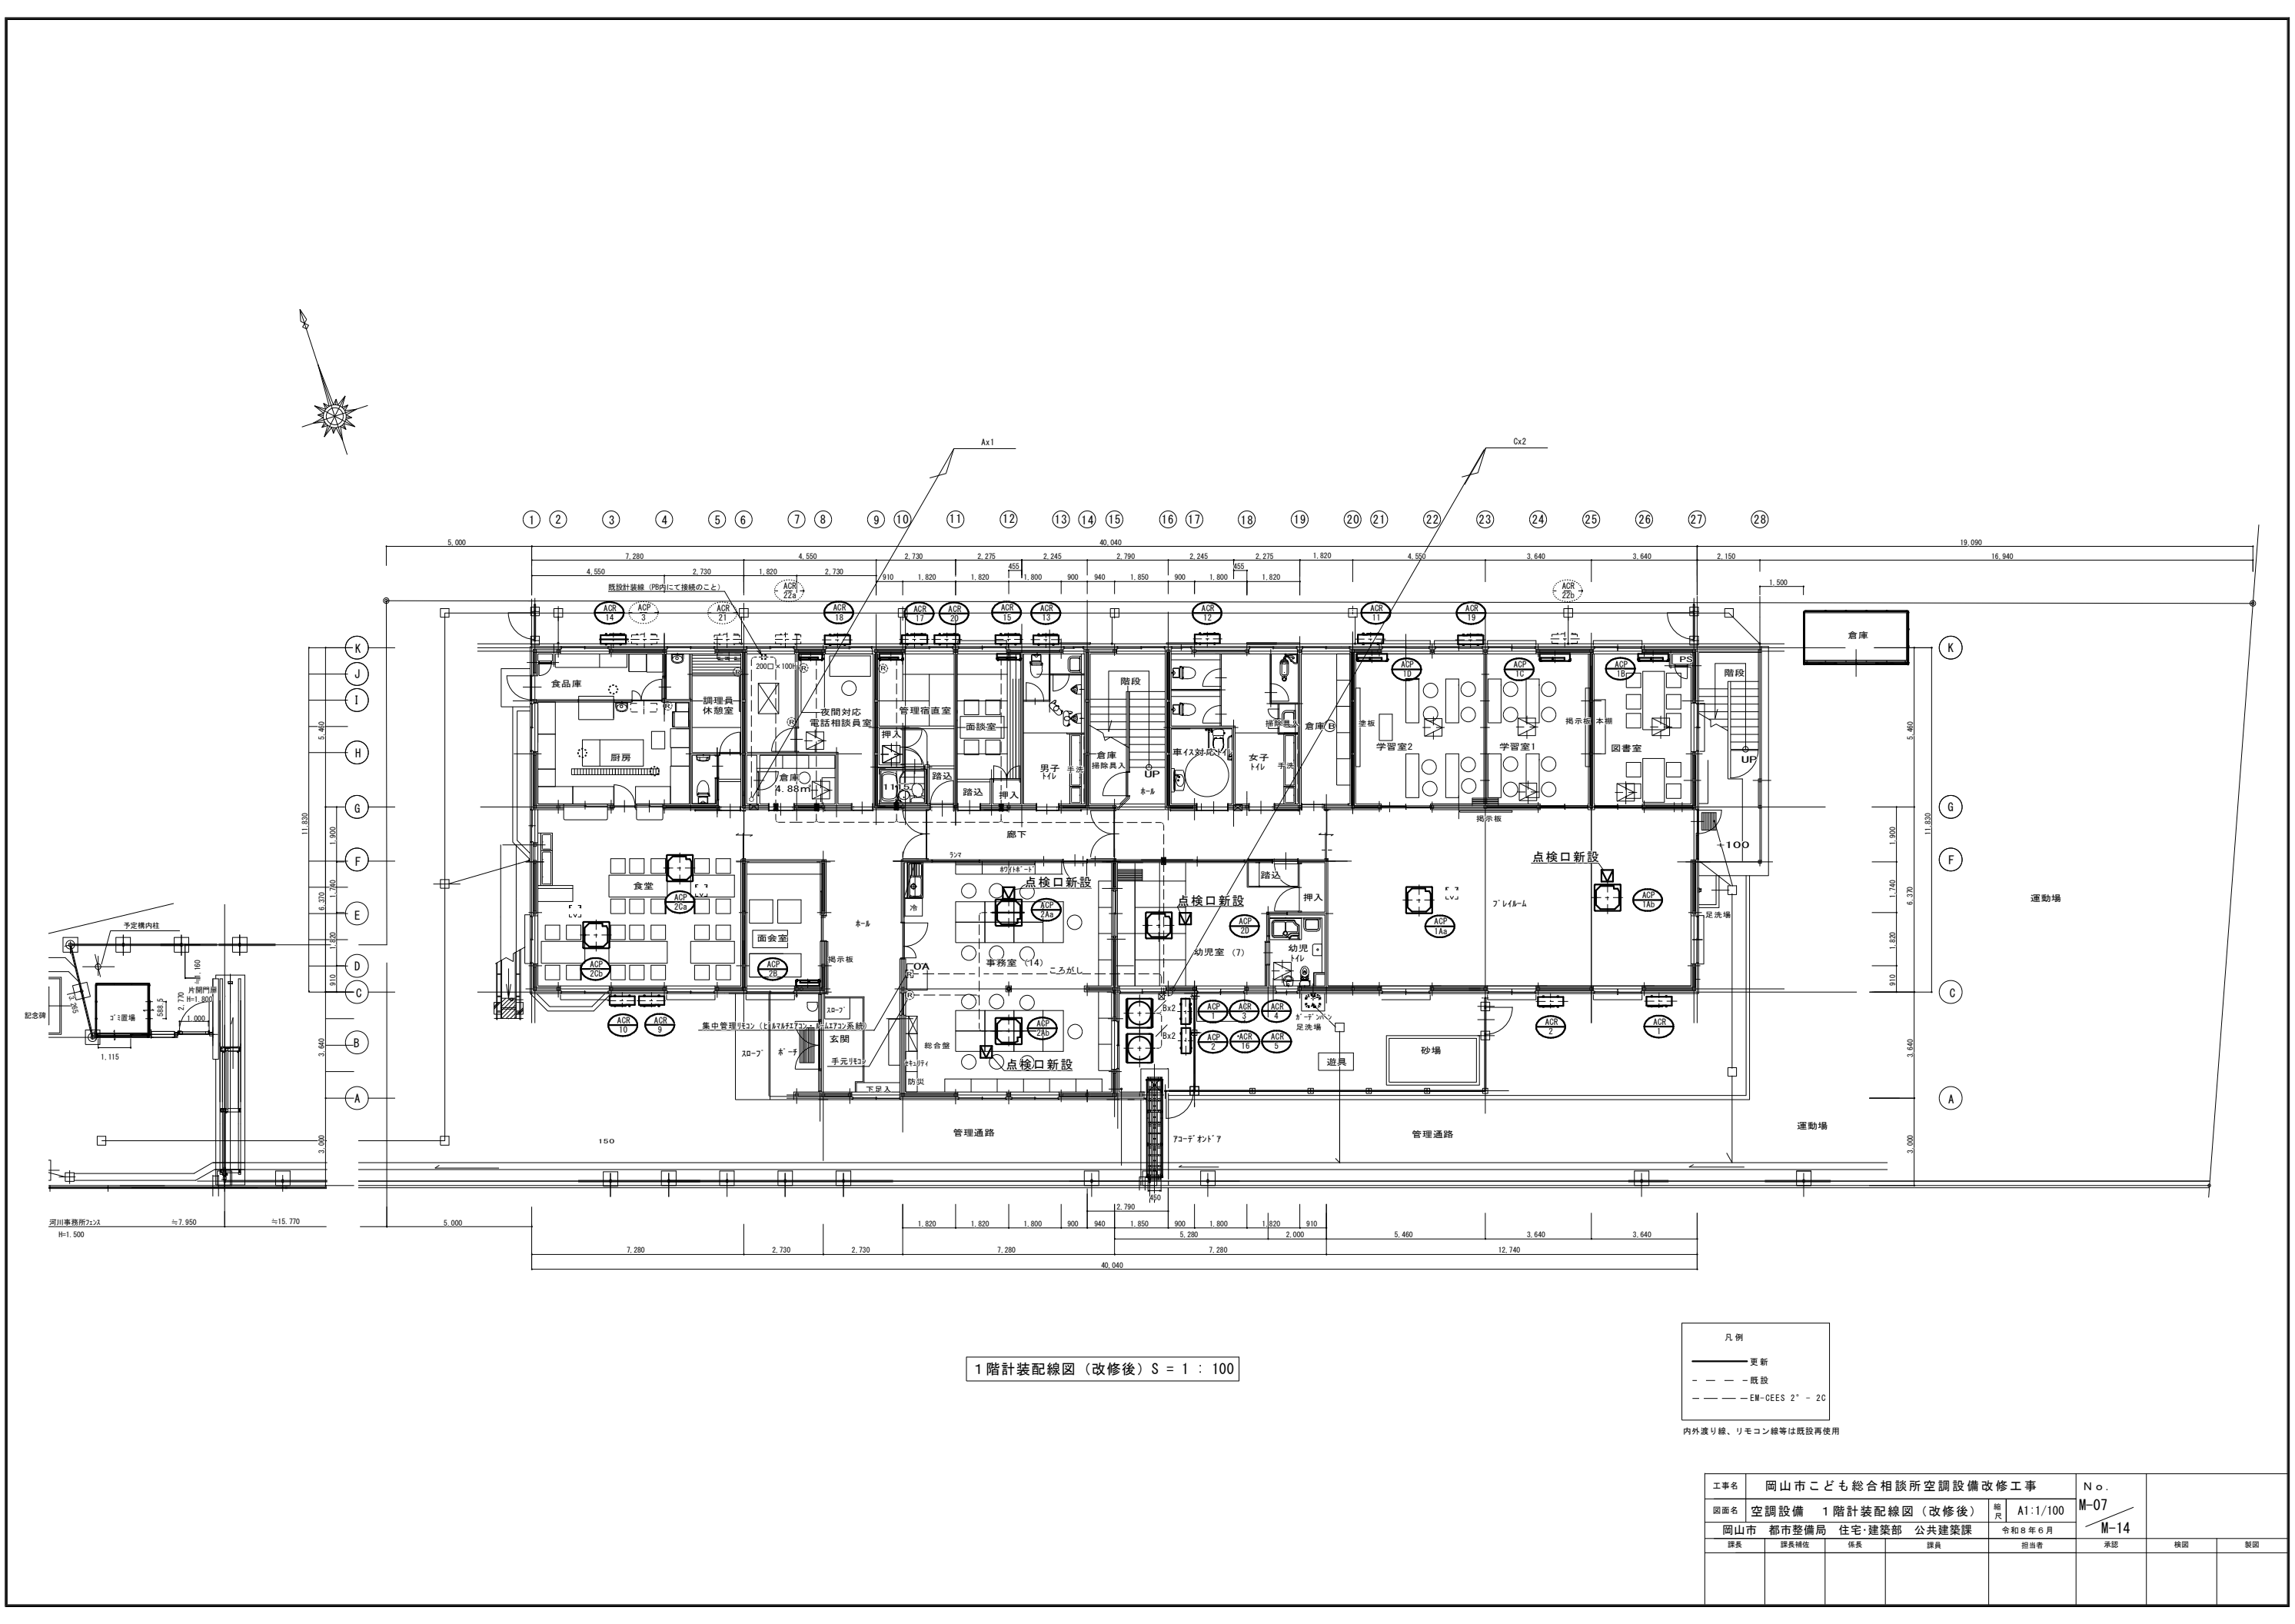


1階計装配線図（改修後）S = 1 : 100

- 凡例
- 更新
 - - - 既設
 - - - EM-GEEES 2' - 2C

内外通り線、リモコン線等は既設再使用

工事名 岡山市こども総合相談所空調設備改修工事					No.			
図面名 空調設備 1階計装配線図（改修後）					縮尺	A1:1/100	M-07 M-14	
岡山市 都市整備局 住宅・建築部 公共建築課					令和8年6月			
課長	課長補佐	係長	課員	担当者	承認	検図	製図	

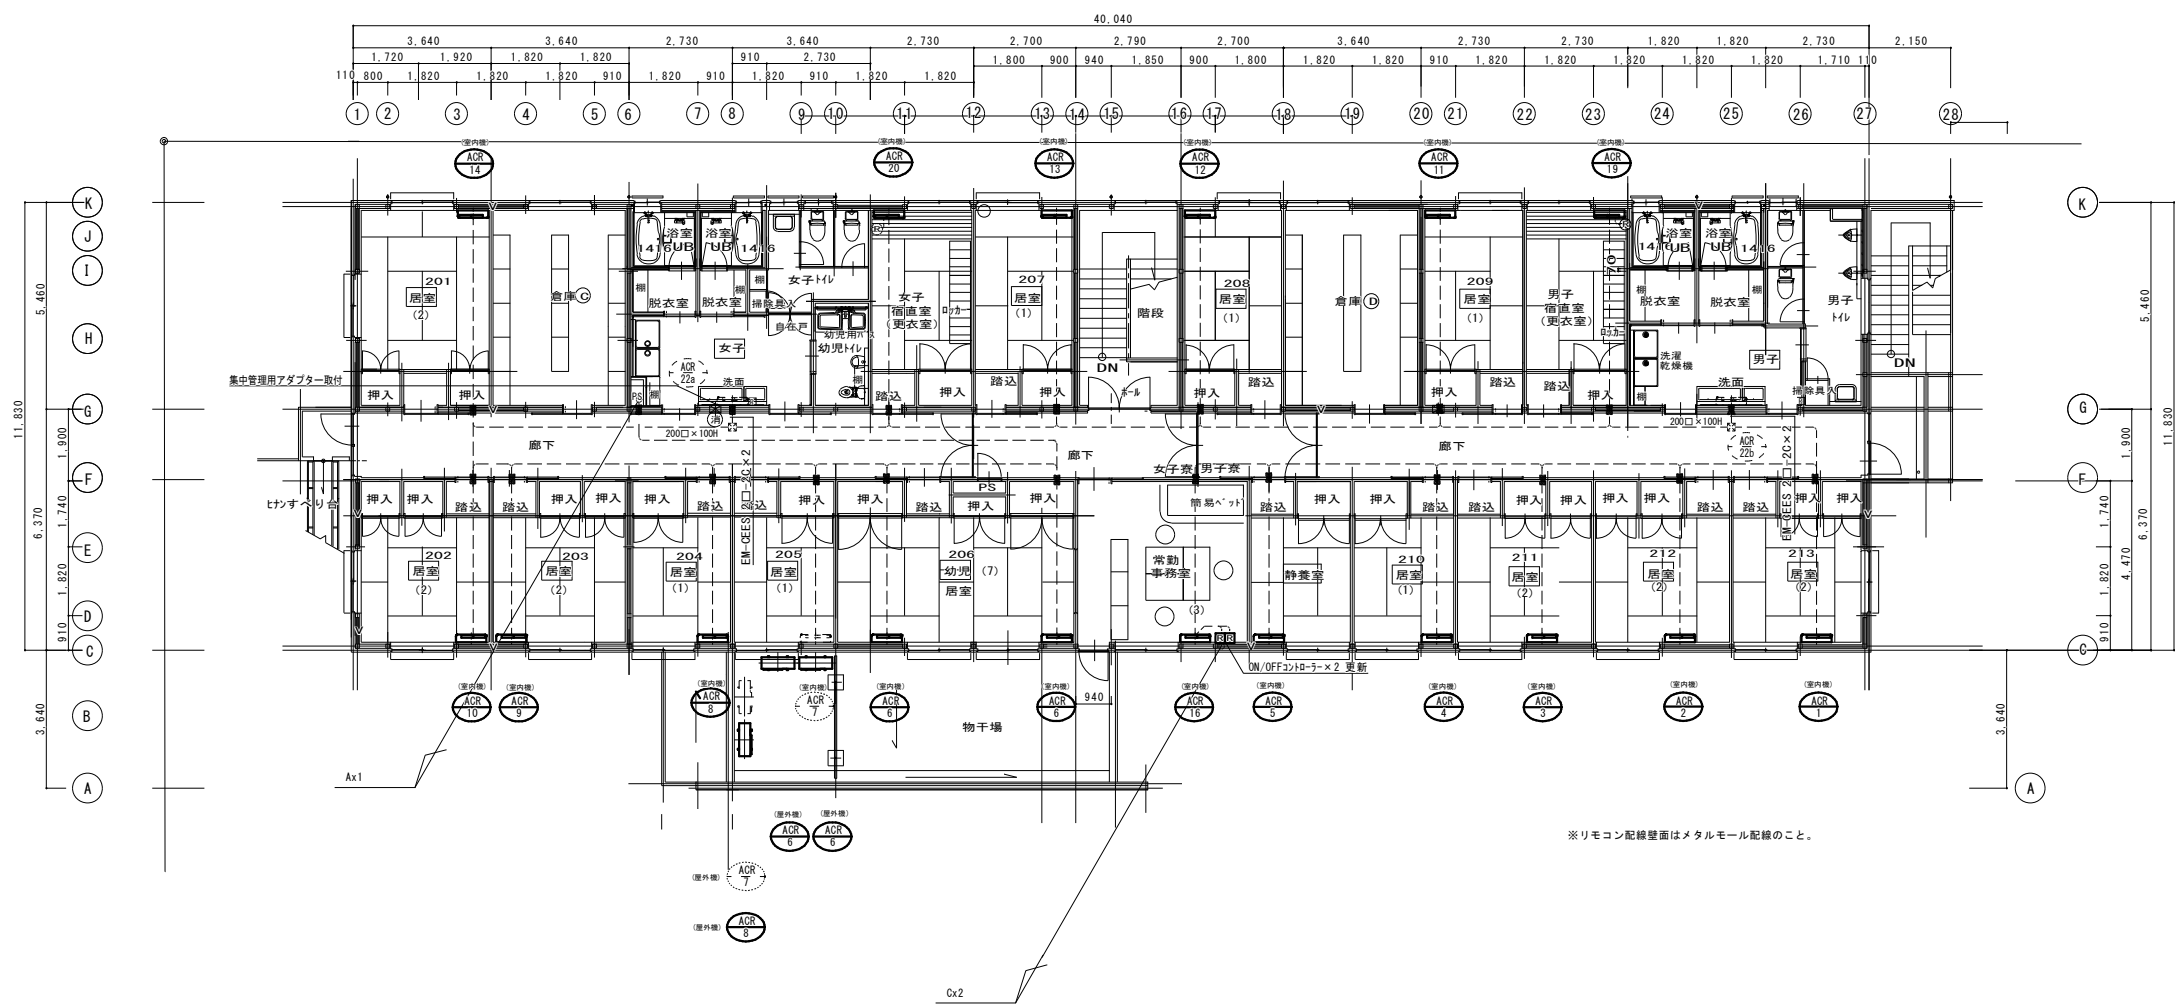

2階計装配線図(改修後) S = 1 : 100

- 凡例
- 更新
 - - - 既設
 - - - EM-CEES 2⁺ - 2C

内外渡り線、リモコン線等は既設再使用

工事名 岡山市こども総合相談所空調設備改修工事				No.			
図面名 空調設備 2階計装配線図(改修後)				縮尺 A1:1/100	M-08 M-14		
岡山市 都市整備局 住宅・建築部 公共建築課				令和8年6月			
課長	課長補佐	係長	課員	担当者	承認	検図	製図

冷暖房設備 機器表 (マルチパッケージ形空気調和機) 機器撤去

記 号	機 器 名	機 器 型 番 (日立 77/577xx)	室 内 機 形 状		冷 房 能 力 (JIS) kW	暖 房 能 力 (JIS) kW	室内機仕様		屋外機仕様		冷暖配管		制御ケーブル		付 属 品										数量	設 置 場 所	備 考		
			天井埋込 形状 全周吹出	壁掛形			電源	容量 FAN kW	電源	容量 COMP kW	容量 FAN kW	パイプ×液管	内外 渡り 配管	天井 パイプ	ロング パイプ	ドレン パイプ	手 元 リモコン	集 中 管 理 リモコン	防 振 架 台	簡易 CON 基礎 PC製	転倒防 止金物 SUS製	保護 金網 (吐出側・ 吸込側)							
ACP - 1	マルチユニット形空気調和機：屋外機	RAS-NP33FS2			33.5	37.5			3φ200V	7.2	0.38	φ25.4×φ12.7	CEES 2口-2C														1	1階 屋外機械置場	1階教室系統 重量：215kg
ACP - 1Aa, 1Ab	マルチユニット形空気調和機：室内機	RCI-AP90K	○		9.0	10.0	1φ200V	0.06				φ15.9×φ9.5	CEES 2口-2C	○	○	○											2	1階 ブレイルーム	
ACP - 1B	〃	RPK-AP56K		○	5.6	6.3	1φ200V	0.05				φ12.7×φ6.4	CEES 2口-2C														1	1階 図書室	
ACP - 1C	〃	RPK-AP45K		○	4.5	5.0	1φ200V	0.05				φ12.7×φ6.4	CEES 2口-2C														1	1階 学習室 1	
ACP - 1D	〃	RPK-AP45K		○	4.5	5.0	1φ200V	0.05				φ12.7×φ6.4	CEES 2口-2C														1	1階 学習室 2	
ACP - 2	マルチユニット形空気調和機：屋外機	RAS-NP33FS2			33.5	37.5			3φ200V	7.2	0.38	φ25.4×φ12.7	CEES 2口-2C														1	1階 屋外機械置場	1階事務室系統 重量：215kg
ACP - 2A	マルチユニット形空気調和機：室内機	RCI-AP45K	○		4.5	5.0	1φ200V	0.06				φ12.7×φ6.4	CEES 2口-2C	○	○	○	1	1									2	1階 事務室	
ACP - 2B	〃	RPK-AP28K		○	2.8	3.2	1φ200V	0.02				φ12.7×φ6.4	CEES 2口-2C														1	1階 面会室	
ACP - 2Ca, 2Cb	〃	RCI-AP80K	○		8.0	9.0	1φ200V	0.06				φ15.9×φ9.5	CEES 2口-2C	○	○	○											2	1階 食堂	
ACP - 2D	〃	RCI-AP56K	○		5.6	6.3	1φ200V	0.06				φ12.7×φ6.4	CEES 2口-2C	○	○	○											1	1階 幼児室	

冷暖房設備 機器表 (ルームエアコン) 機器撤去

記 号	機 器 名	機 器 型 番 (日立ア7717(フス))	室内機形状 壁掛形	冷 房 力 (JIS) k W	暖 房 力 (JIS) k W	室内機仕様		屋外機仕様			冷暖配管		制御ケーブル		付 属 品			数量	設 置 場 所	備 考
						電源	容量 FAN k W	電源	容量 COMP k W	容量 FAN k W	φ12管×液管	内外 渡り	簡 単 リモコン 7ヶ所	ON/OFF リモコン	保護 金網 (吐出側・ 吸込側)					
ACR - 1	ルームエアコン	RAS-MJ28X (RAC-MJ28X)外機	○	2.8	3.6	1φ100V	0.03	1φ100V	0.60	0.04	φ9.5×φ6.4	CEES 2口-3C	ナシ	○	1	2階 居室(2人)：かりん				
ACR - 2	ルームエアコン	RAS-MJ22X (RAC-MJ22X)外機	○	2.2	2.5	1φ100V	0.03	1φ100V	0.60	0.04	φ9.5×φ6.4	CEES 2口-3C	ナシ	○	1	2階 居室(2人)：さつき				
ACR - 3	ルームエアコン	RAS-MJ22X (RAC-MJ22X)外機	○	2.2	2.5	1φ100V	0.03	1φ100V	0.60	0.04	φ9.5×φ6.4	CEES 2口-3C	ナシ		1	2階 居室(2人)：もくれん				
ACR - 4	ルームエアコン	RAS-MJ22X (RAC-MJ22X)外機	○	2.2	2.5	1φ100V	0.03	1φ100V	0.60	0.04	φ9.5×φ6.4	CEES 2口-3C	ナシ		1	2階 居室(1人)：つばき				
ACR - 5	ルームエアコン	RAS-MJ22X (RAC-MJ22X)外機	○	2.2	2.5	1φ100V	0.03	1φ100V	0.60	0.04	φ9.5×φ6.4	CEES 2口-3C	ナシ		1	2階 幹菜室				
ACR - 6	ルームエアコン	RAS-MJ28X (RAC-MJ28X)外機	○	2.8	3.6	1φ100V	0.03	1φ100V	0.60	0.04	φ9.5×φ6.4	CEES 2口-3C	ナシ		2	2階 幼児居室(7人)：こあら				
ACR - 8	ルームエアコン	RAS-MJ22X (RAC-MJ22X)外機	○	2.2	2.5	1φ100V	0.03	1φ100V	0.60	0.04	φ9.5×φ6.4	CEES 2口-3C	ナシ		1	2階 居室(1人)：もみじ				
ACR - 9	ルームエアコン	RAS-MJ22X (RAC-MJ22X)外機	○	2.2	2.5	1φ100V	0.03	1φ100V	0.60	0.04	φ9.5×φ6.4	CEES 2口-3C	ナシ	○	1	2階 居室(2人)：もも				
ACR - 10	ルームエアコン	RAS-MJ28X (RAC-MJ28X)外機	○	3.6	4.2	1φ100V	0.03	1φ100V	0.60	0.04	φ9.5×φ6.4	CEES 2口-3C	ナシ	○	1	2階 居室(2人)：まつ				
ACR - 11	ルームエアコン	RAS-MJ22X (RAC-MJ22X)外機	○	2.2	2.5	1φ100V	0.03	1φ100V	0.60	0.04	φ9.5×φ6.4	CEES 2口-3C	ナシ		1	2階 居室(1人)：たけ				
ACR - 12	ルームエアコン	RAS-MJ22X (RAC-MJ22X)外機	○	2.2	2.5	1φ100V	0.03	1φ100V	0.60	0.04	φ9.5×φ6.4	CEES 2口-3C	ナシ		1	2階 居室(1人)：うめ				
ACR - 13	ルームエアコン	RAS-MJ22X (RAC-MJ22X)外機	○	2.2	2.5	1φ100V	0.03	1φ100V	0.60	0.04	φ9.5×φ6.4	CEES 2口-3C	ナシ		1	2階 居室(1人)：いちよう				
ACR - 14	ルームエアコン	RAS-MJ40X2 (RAC-MJ40X2)外機	○	4.0	5.0	1φ200V	0.03	1φ200V	1.00	0.04	φ9.5×φ6.4	CEES 2口-3C	ナシ		1	2階 居室(2人)：さくら				
ACR - 15	ルームエアコン	RAS-SX22Y (RAC-SX22Y)外機	○	2.2	2.5	1φ100V	0.04	1φ100V	0.80	0.04	φ9.5×φ6.4	CEES 2口-3C	ナシ		1	1階 直診室				
ACR - 16	ルームエアコン	RAS-SX28Y (RAC-SX28Y)外機	○	2.8	3.6	1φ100V	0.03	1φ100V	0.80	0.04	φ9.5×φ6.4	CEES 2口-3C	○	1	1	2階 常勤事務室	2階常勤事務室にON/OFFコントローラを設置する			
ACR - 18	ルームエアコン	RAS-SX22Y (RAC-SX22Y)外機	○	2.2	2.5	1φ100V	0.03	1φ100V	0.80	0.04	φ9.5×φ6.4	CEES 2口-3C			1	1階 電話相談員室				
ACR - 19	ルームエアコン	RAS-SX36Y (RAC-SX36Y)外機	○	3.6	4.2	1φ100V	0.05	1φ100V	0.95	0.03	φ9.5×φ6.4	CEES 2口-3C	○		1	2階 男子個室(更衣室)				
ACR - 20	ルームエアコン	RAS-SX36Y (RAC-SX36Y)外機	○	3.6	4.2	1φ100V	0.05	1φ100V	0.95	0.03	φ9.5×φ6.4	CEES 2口-3C	○		1	2階 女子個室(更衣室)				


冷房設備 機器表 (スポットエアコン) 残置

[illegible]

冷房設備	機器表	(ルームエアコン)	残置
------	-----	-----------	----

記 号	機 器 名	機 器 型 番 (日立アライバルス)	室内機形状		冷 却 能 力 (JIS) k W	暖 力 能 力 (JIS) k W	室内機仕様		屋外機仕様		冷媒配管		制御ケーブル		付 属 品		数量	設 置 場 所	備 考
			壁掛形	電源			容量 FAN k W	電源	容量 COMP k W	容量 FAN k W	φ7.6管×液管	内外 渡り	断 尺 15cm 74x5	転倒防 止金物 SUS製					
ACR - 7	ルームエアコン	RAS-ZJ22R (内機) (RAC-ZJ22R) 外機	○	2.2	2.5	1φ100V	0.03	1φ100V	0.60	0.04	φ9.5×φ6.4	GEES 2CJ-3C		ナシ		1	2階 居室 (1人) :ふじ		
ACR - 17	ルームエアコン	RAS-ZJ22R (内機) (RAC-ZJ22R) 外機	○	2.2	2.5	1φ100V	0.03	1φ100V	0.80	0.04	φ9.5×φ6.4	GEES 2CJ-3C	○			1	1階 管理用直室		
ACR - 21	ルームエアコン	RAS-ZJ22R (内機) (RAC-ZJ22R) 外機	○	2.2	2.5	1φ100V	0.03	1φ100V	0.80	0.04	φ9.5×φ6.4	GEES 2CJ-3C	○			1	1階 調理員休息室		
ACR - 22a	ルームエアコン	RAS-ZJ22R (内機) (RAC-ZJ22R) 外機	○	4.0	5.0	1φ200V	0.03	1φ200V	1.00	0.04	φ9.5×φ6.4	GEES 2CJ-3C	○			1	2階 女子洗濯所		
ACR - 22b	ルームエアコン	RAS-ZJ40R (内機) (RAC-ZJ40R) 外機	○	4.0	5.0	1φ200V	0.03	1φ200V	1.00	0.04	φ9.5×φ6.4	GEES 2CJ-3C	○			1	2階 男子洗濯所		

工事名	岡山市こども総合相談所空調設備改修工事			No.	
図面名	空調機器リスト(改修前)		縮尺	A1:NS	M-09
岡山市	都市整備局	住宅・建業部	公共建築課	令和8年6月	M-14
課長	課長補佐	係長	課員	担当者	承認
					機関
					製図

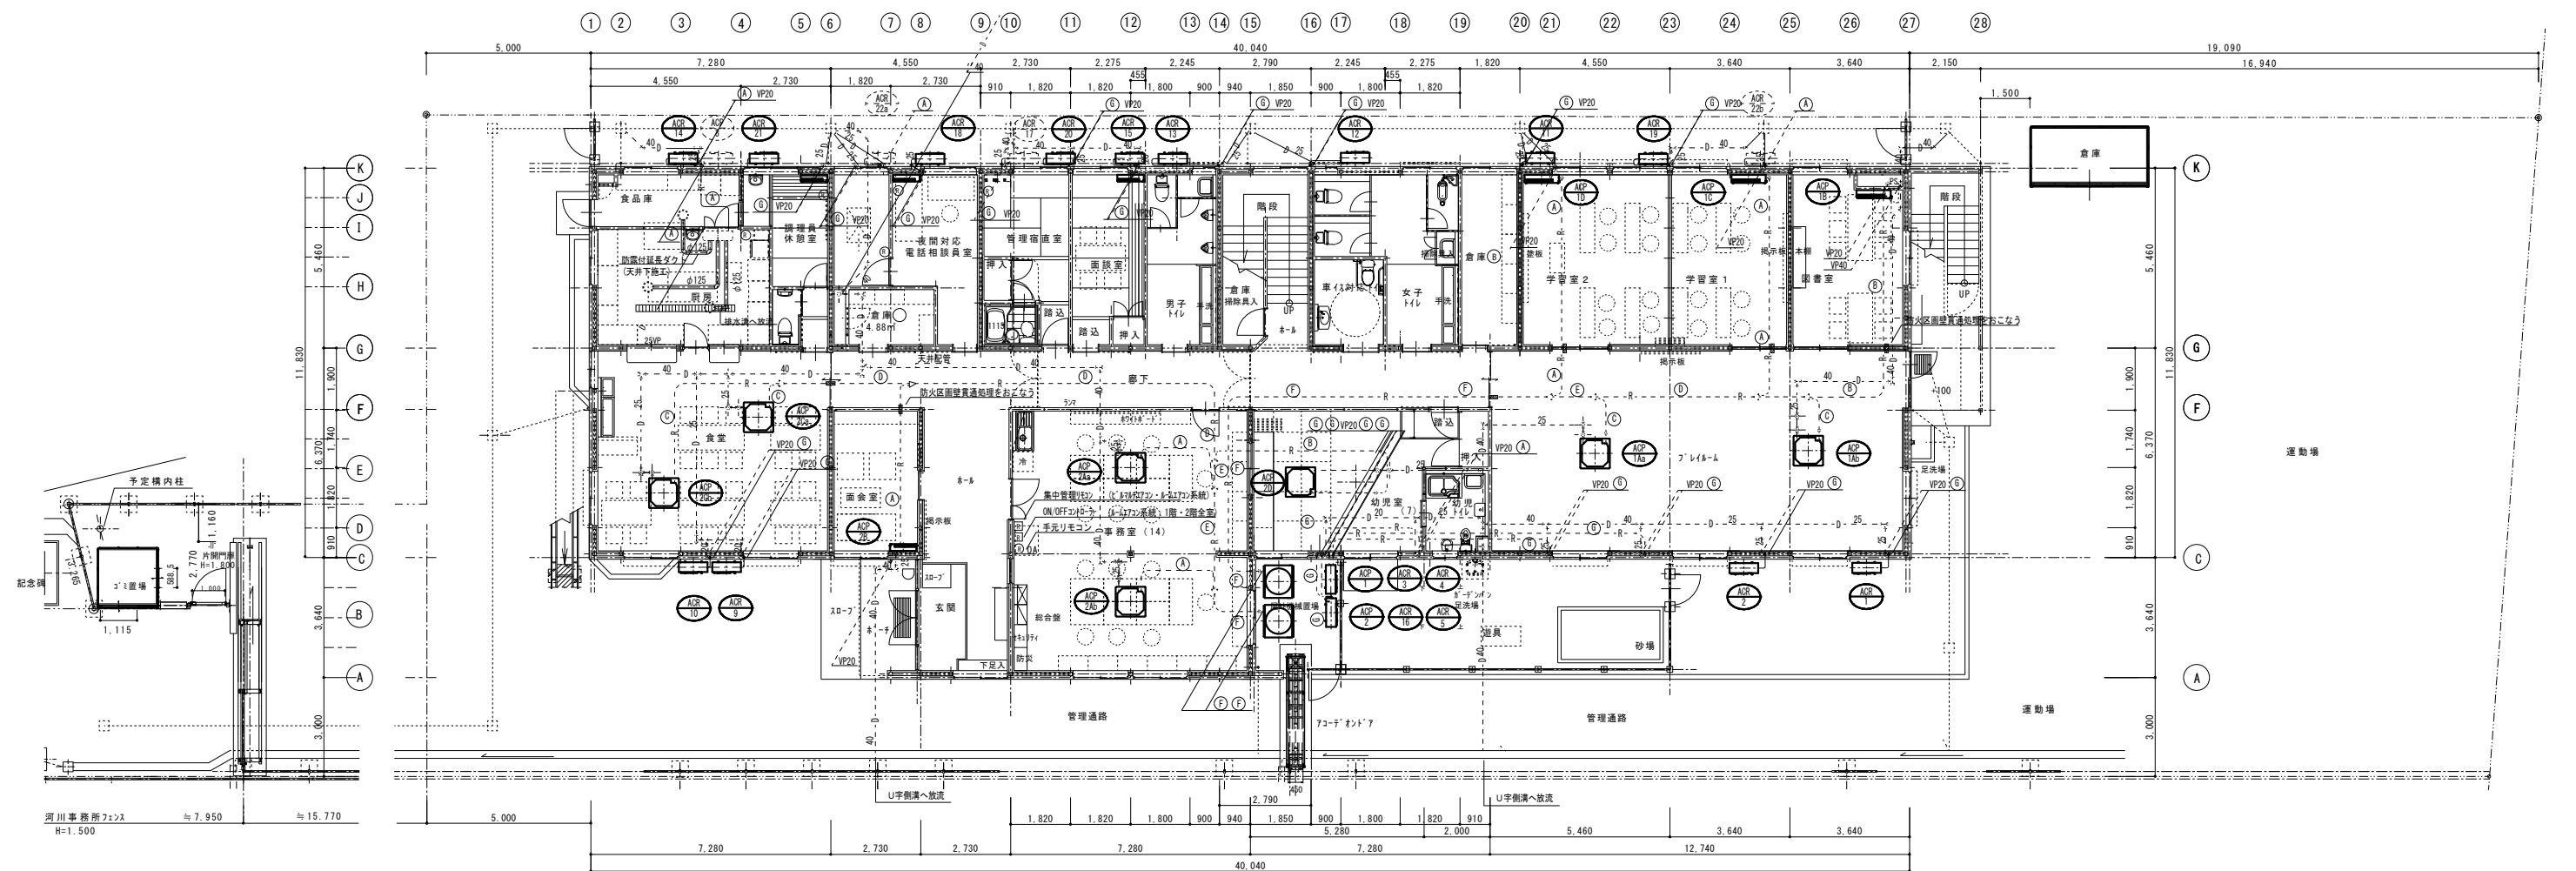


冷媒配管リスト

凡例

——撤去

-----残置

工事名	岡山市こども総合相談所空調設備改修工事				N o.		
図面名	空調設備 1階配管図 (改修前)		冊 尺	A1:1/100	M-10		
岡山市 都市整備局 住宅・建築部 公共建築課				令和 8 年 6 月	M-14		
課長	課長補佐	係長	課員	担当書	承認	横関	製図

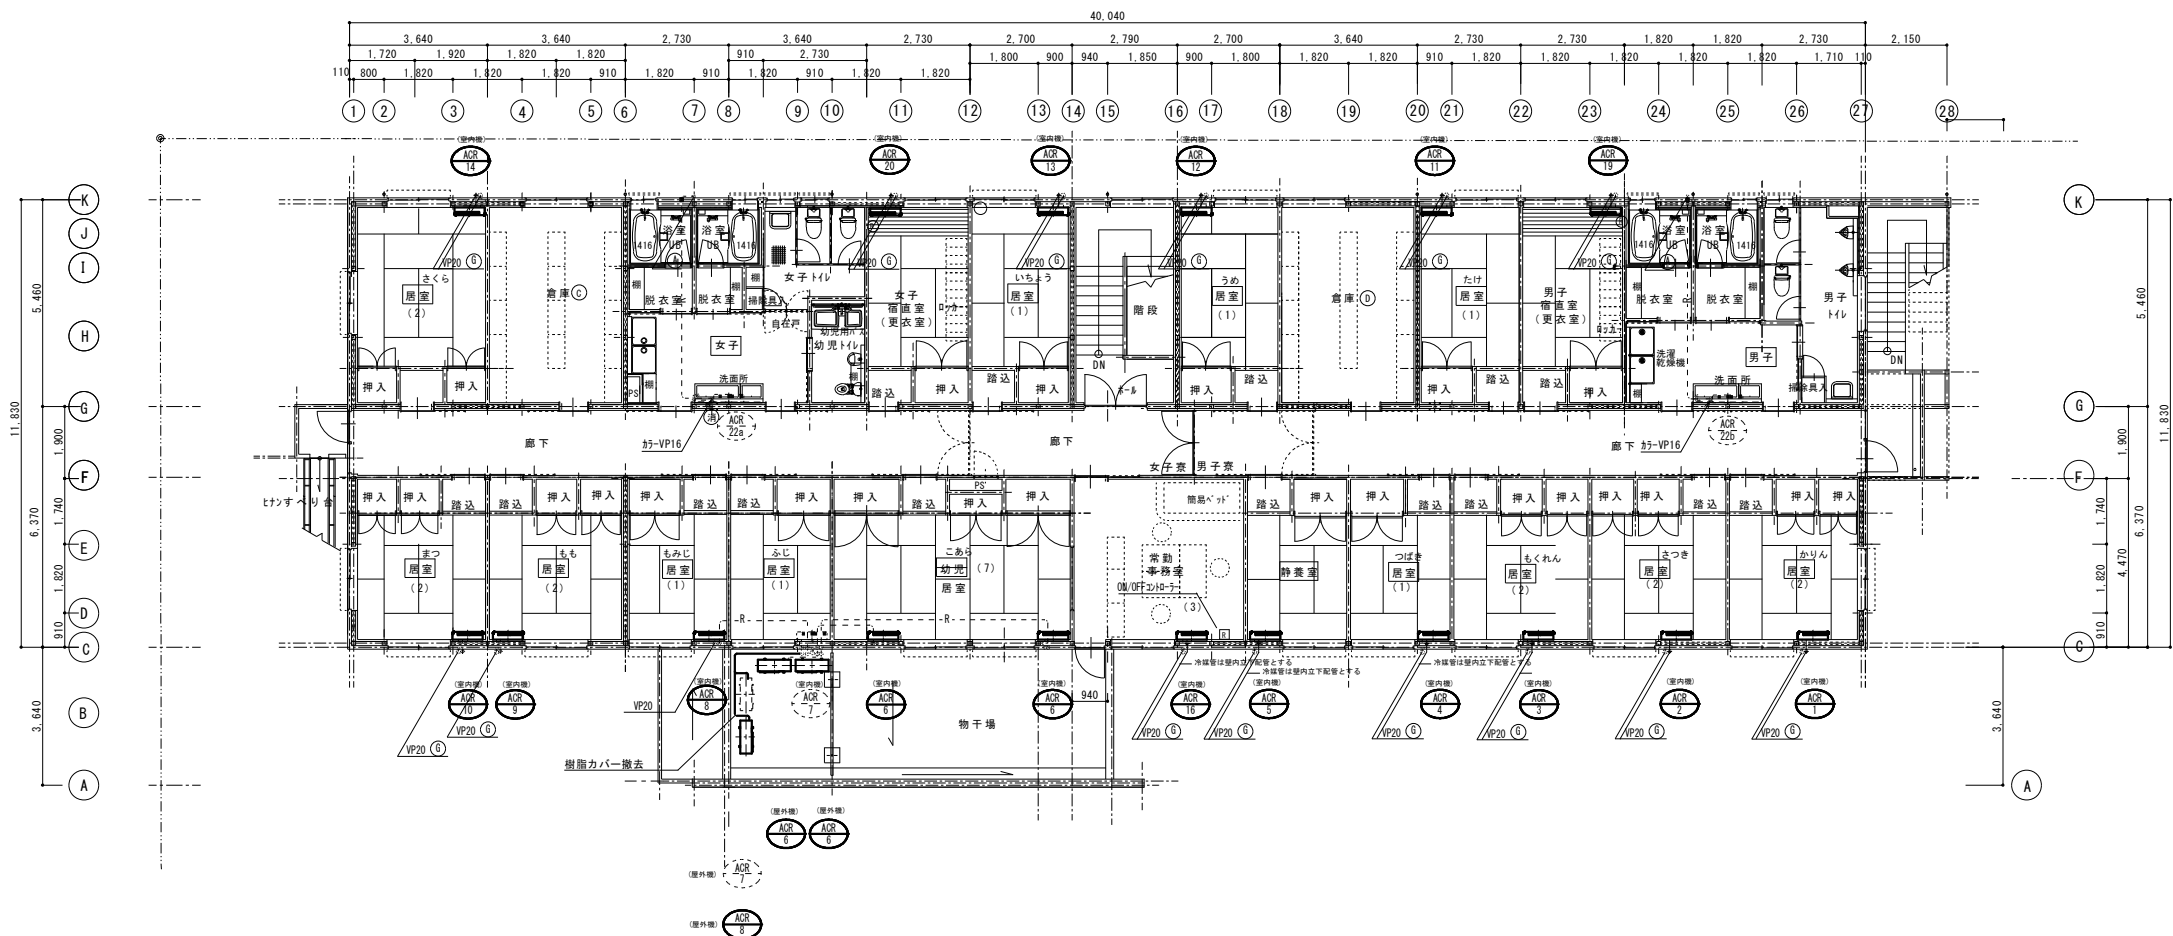


2階配管図 1/100

冷媒配管リスト

記号	配管サイズ
A	φ 12.7 x φ 6.4
B	φ 15.9 x φ 6.4
C	φ 15.9 x φ 9.5
D	φ 19.1 x φ 9.5
E	φ 22.2 x φ 9.5
F	φ 25.4 x φ 12.7
G	φ 9.5 x φ 6.4

凡例
— 撤去
- - - 残置

工事名					岡山市こども総合相談所空調設備改修工事		No.	
図面名					空調設備 2階配管図 (改修前)		縮尺 A1:1/100	
岡山市					都市整備局 住宅・建築部 公共建築課		令和8年6月	
課長		課長補佐		係長		課員		
						担当者		
						承認		
						検図		
						製図		

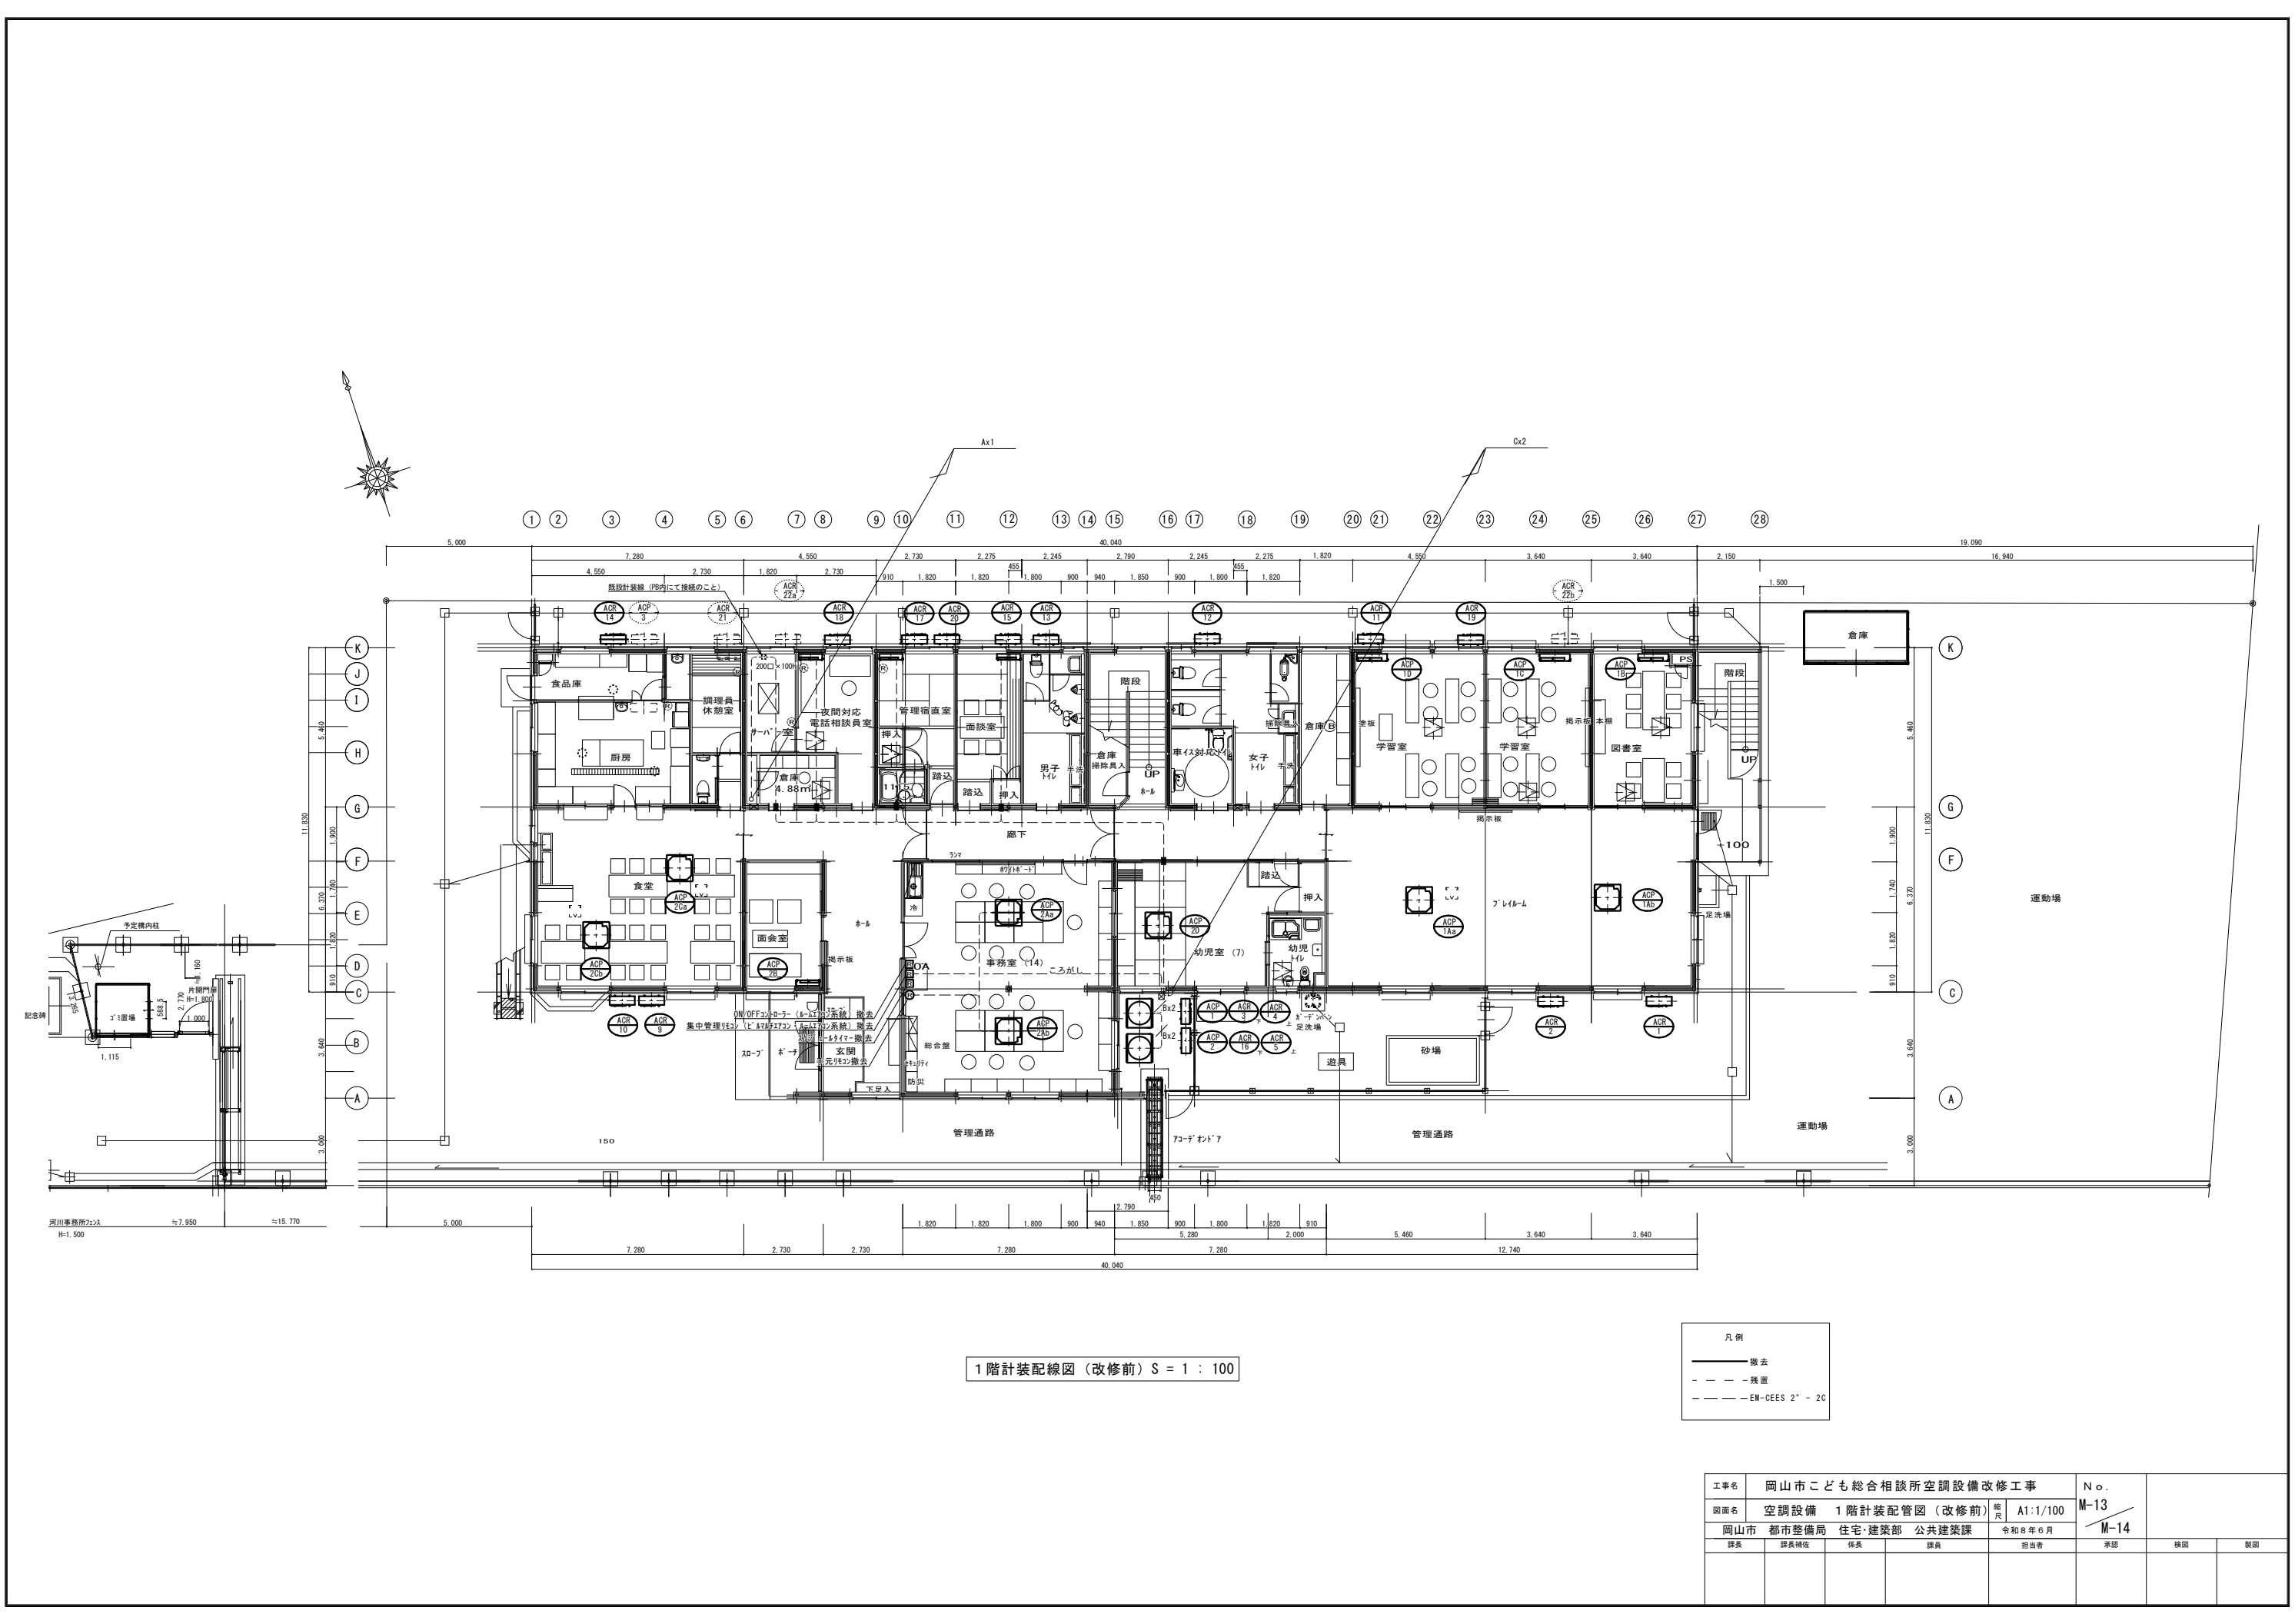


1階計装配線図（改修前）S = 1 : 100

凡例

- 撤去
- - - 残置
- - - EM-GES 2' - 20

工事名 岡山市こども総合相談所空調設備改修工事					No.	
図面名 空調設備 1階計装配管図（改修前）					M-13	
岡山市 都市整備局 住宅・建築部 公共建築課					M-14	
課長	課長補佐	係長	課員	担当者	承認	製図

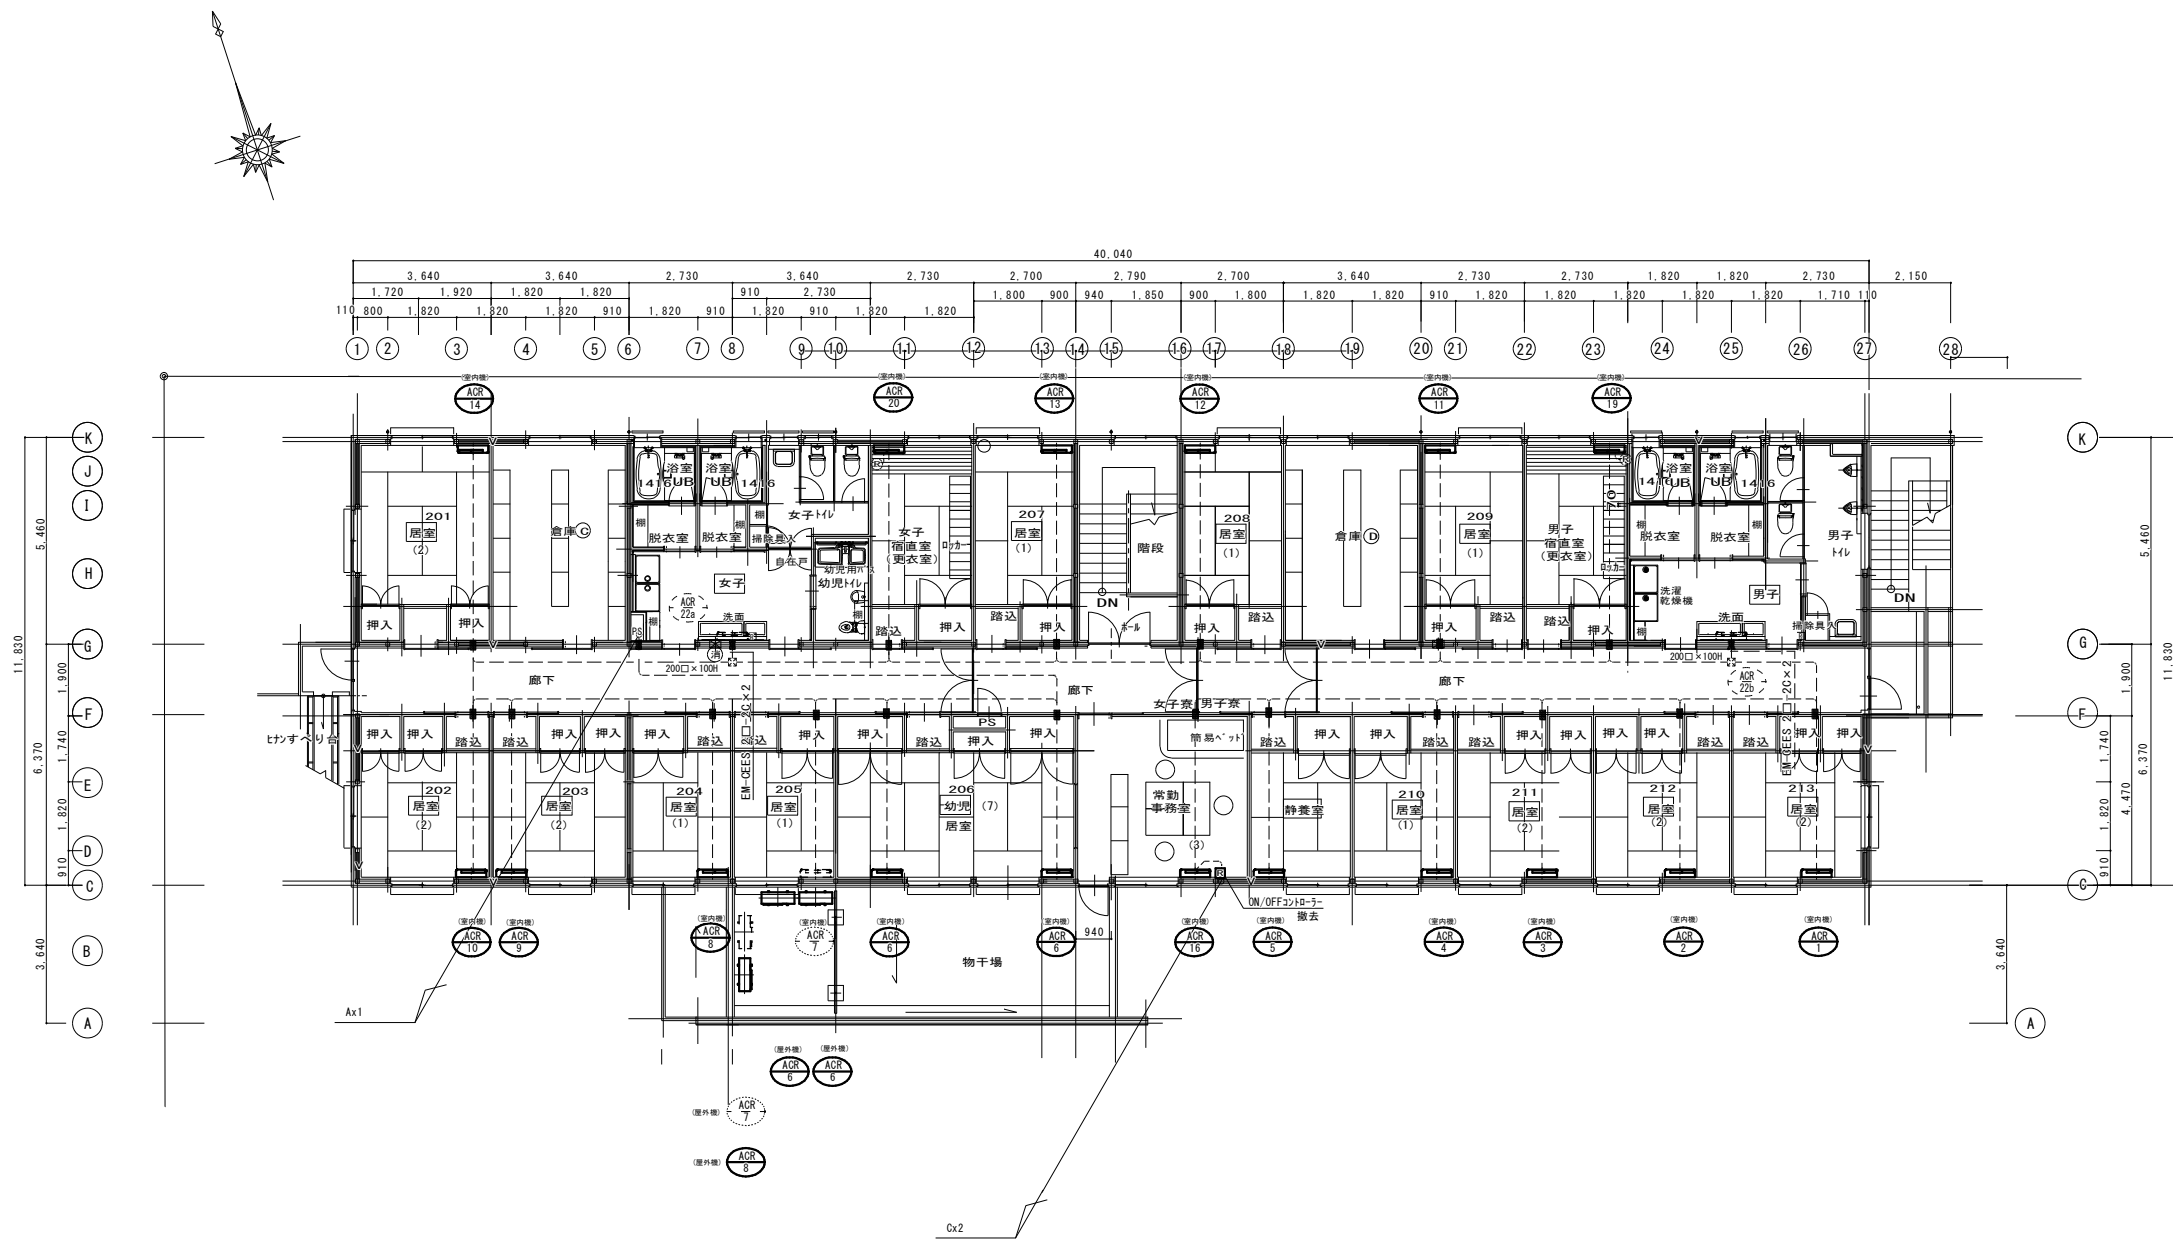

2階計装配線図(改修前) S = 1 : 100

凡例
— 撤去
- - - 残置
--- EM-GCES 2' - 20

工事名 岡山市こども総合相談所空調設備改修工事					No.		
図面名 空調設備 2階計装配線図(改修前)					縮尺 A1:1/100	M-14	
岡山市 都市整備局 住宅・建築部 公共建築課					令和8年6月	M-14	
課長	課長補佐	係長	課員	担当者	承認	検図	製図