


中原ポンプ場一般平面図

凡 例	
-----	敷地境界
—————→	流入管渠（既設）
—————→	流入管渠（新設）
-----→	管渠（圧送）

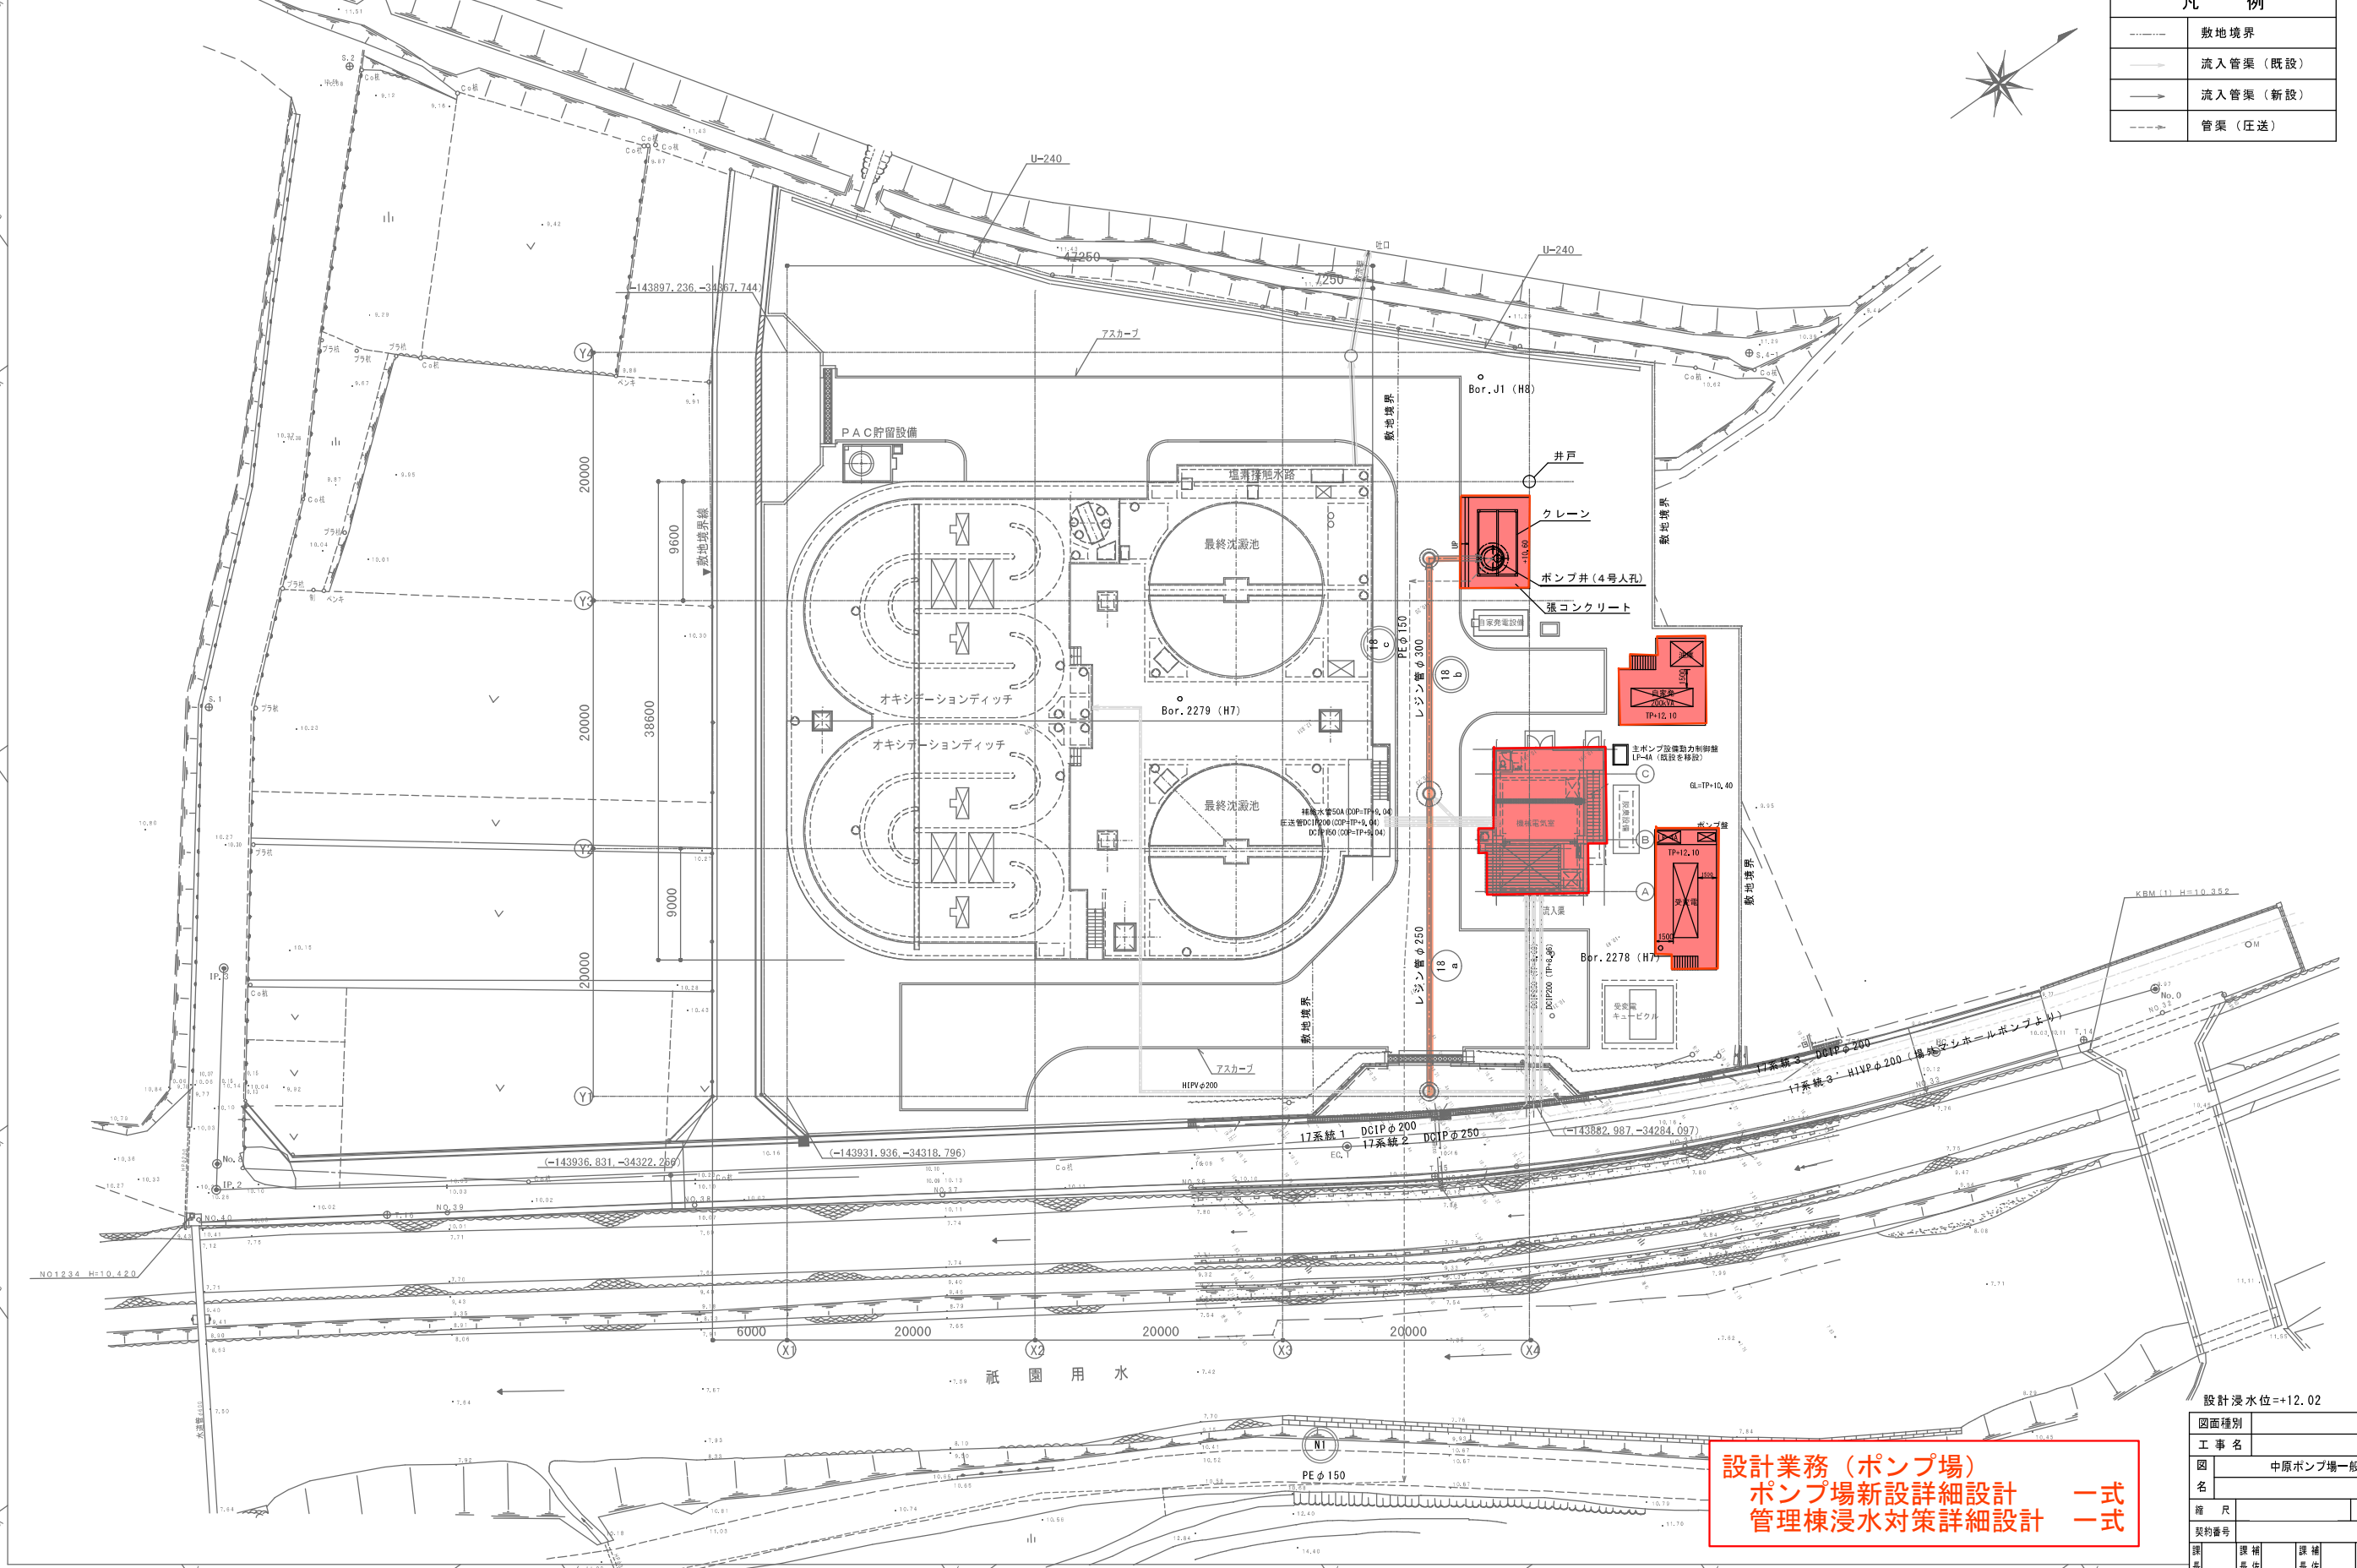

設計業務（ポンプ場）  
ポンプ場新設詳細設計 一式  
管理棟浸水対策詳細設計 一式

中原ポンプ場ほか詳細設計業務委託

図面種別					
工事名					
図名	中原ポンプ場一般平面図				
縮尺					
契約番号					
課長	課補長 佐	課補長 佐	係長	設計	
令和	年	月	日	図番	
岡山市下水道河川局下水道施設整備課					