



令和 8 年度 岡山市立岡北中学校ほか2校給食調理場空調設備改修の設備設計業務委託

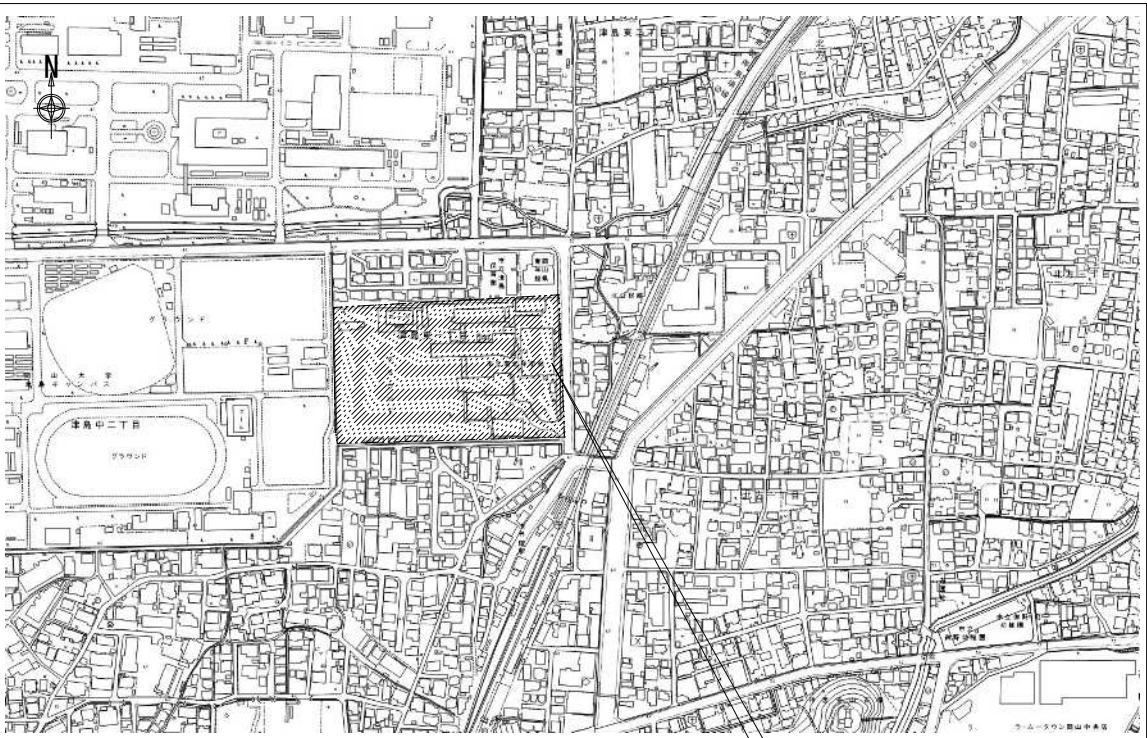

付近見取図 S=1 : 2,500

今回委託場所：岡山市立岡北中学校
岡山市北区津島東一丁目1番1号

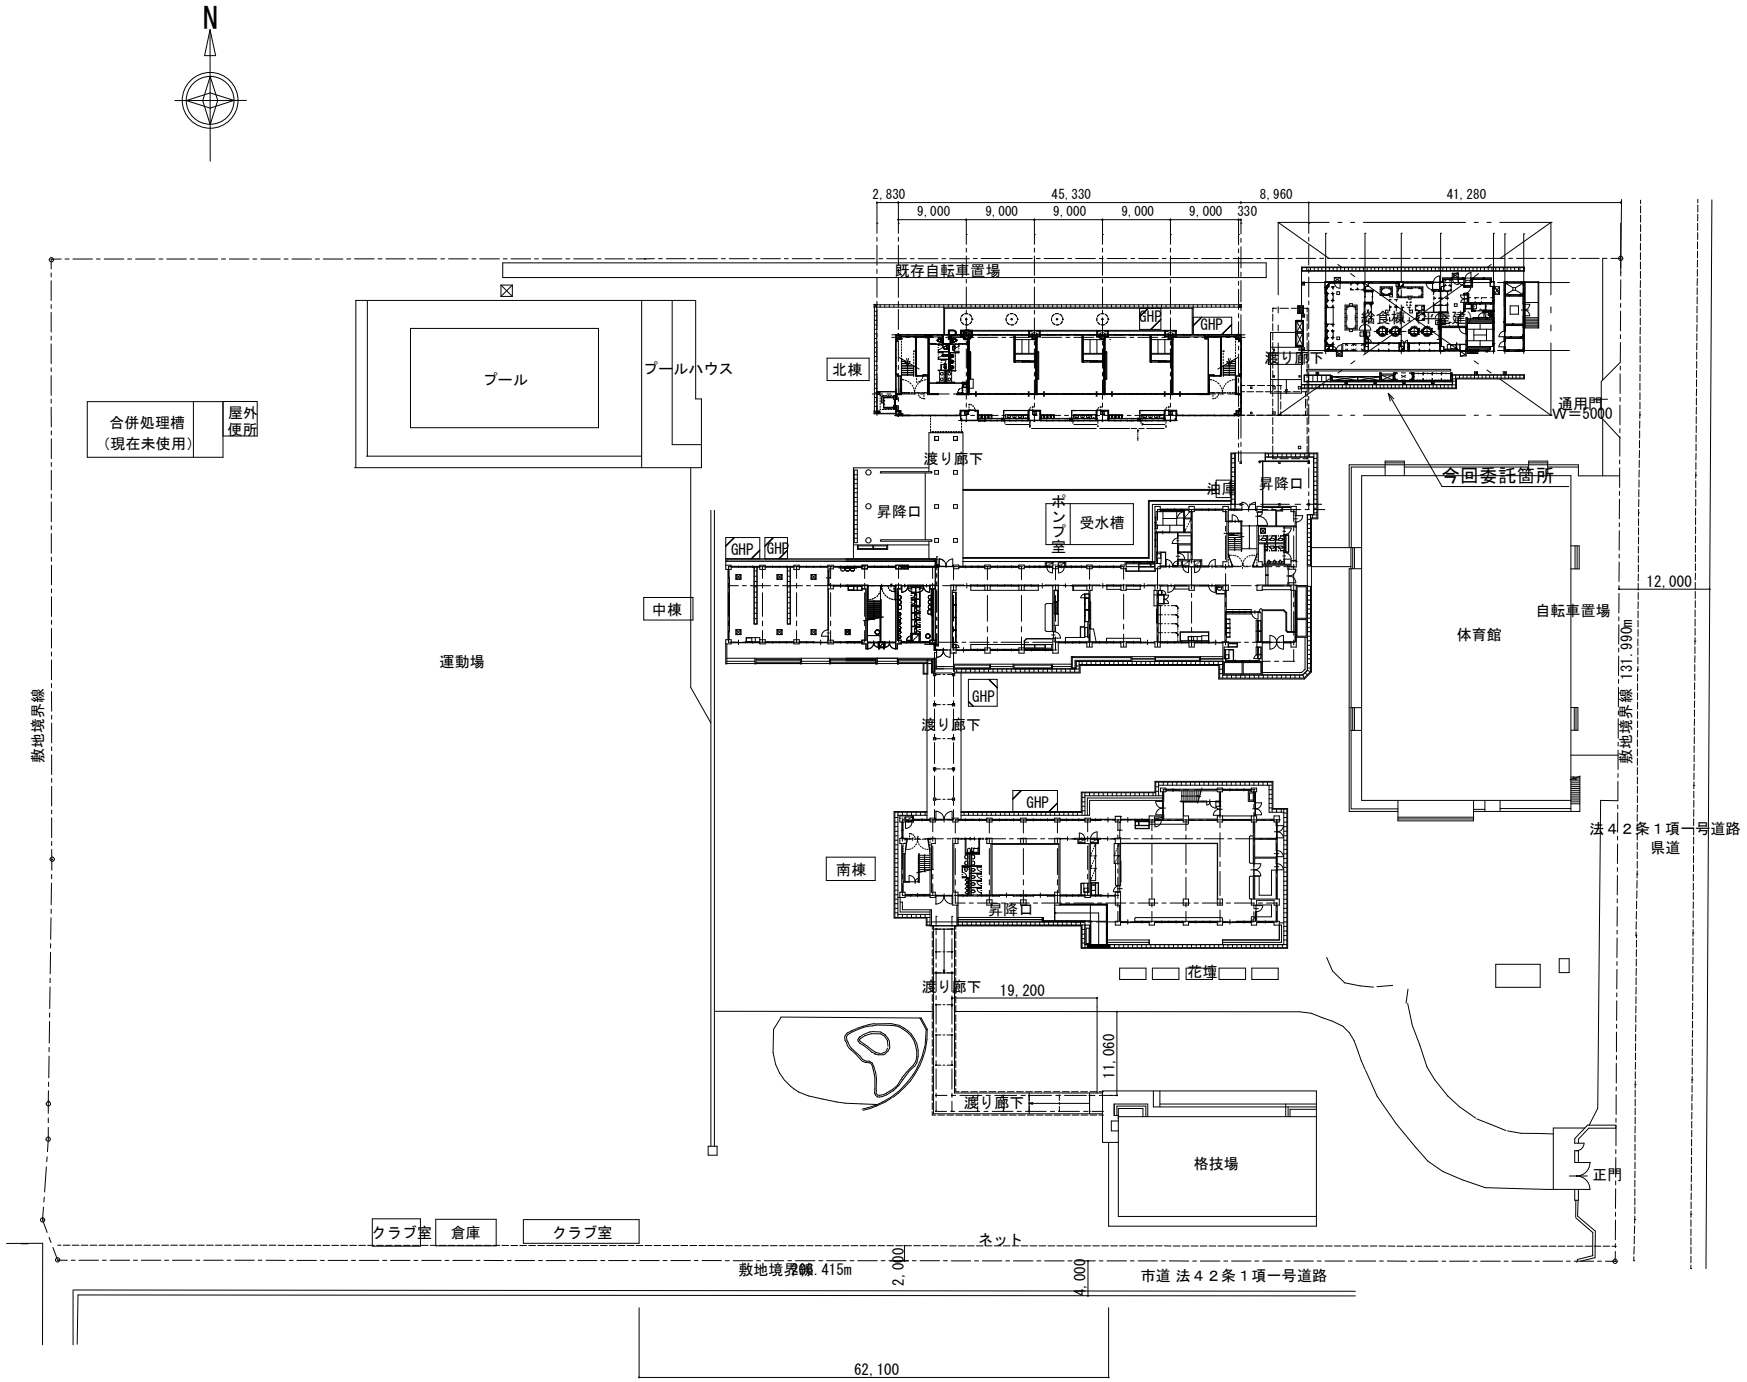

配置図 S=1 : 500


設計概要

岡北中学校・岡山中央小学校・岡山中央中学校の給食調理場(調理室、下処理室、洗浄室、検収室)へ

エアコン増設・新設


- 調理室エアコン増設 1 式
- 洗浄室エアコン増設 1 式
- 下処理室エアコン新設 1 式
- 検収室エアコン新設 1 式
- 機器増設・新設に伴う電灯・動力設備工事 1 式

委託 名	岡山市立岡北中学校ほか2校給食調理場空調設備改修の設備設計業務委託				
図面	岡北中学校 付近見取図		縮尺 A1 : 1/2500, 1/500 A3 : 1/5000, 1/1000		
	配置図				
NO.	岡山市 都市整備局 住宅・建築部 公共建築課			令和 8 年 4 月	
M / 01	担当課長	課長補佐	係 長	副主査・主任・技師	担 当 者

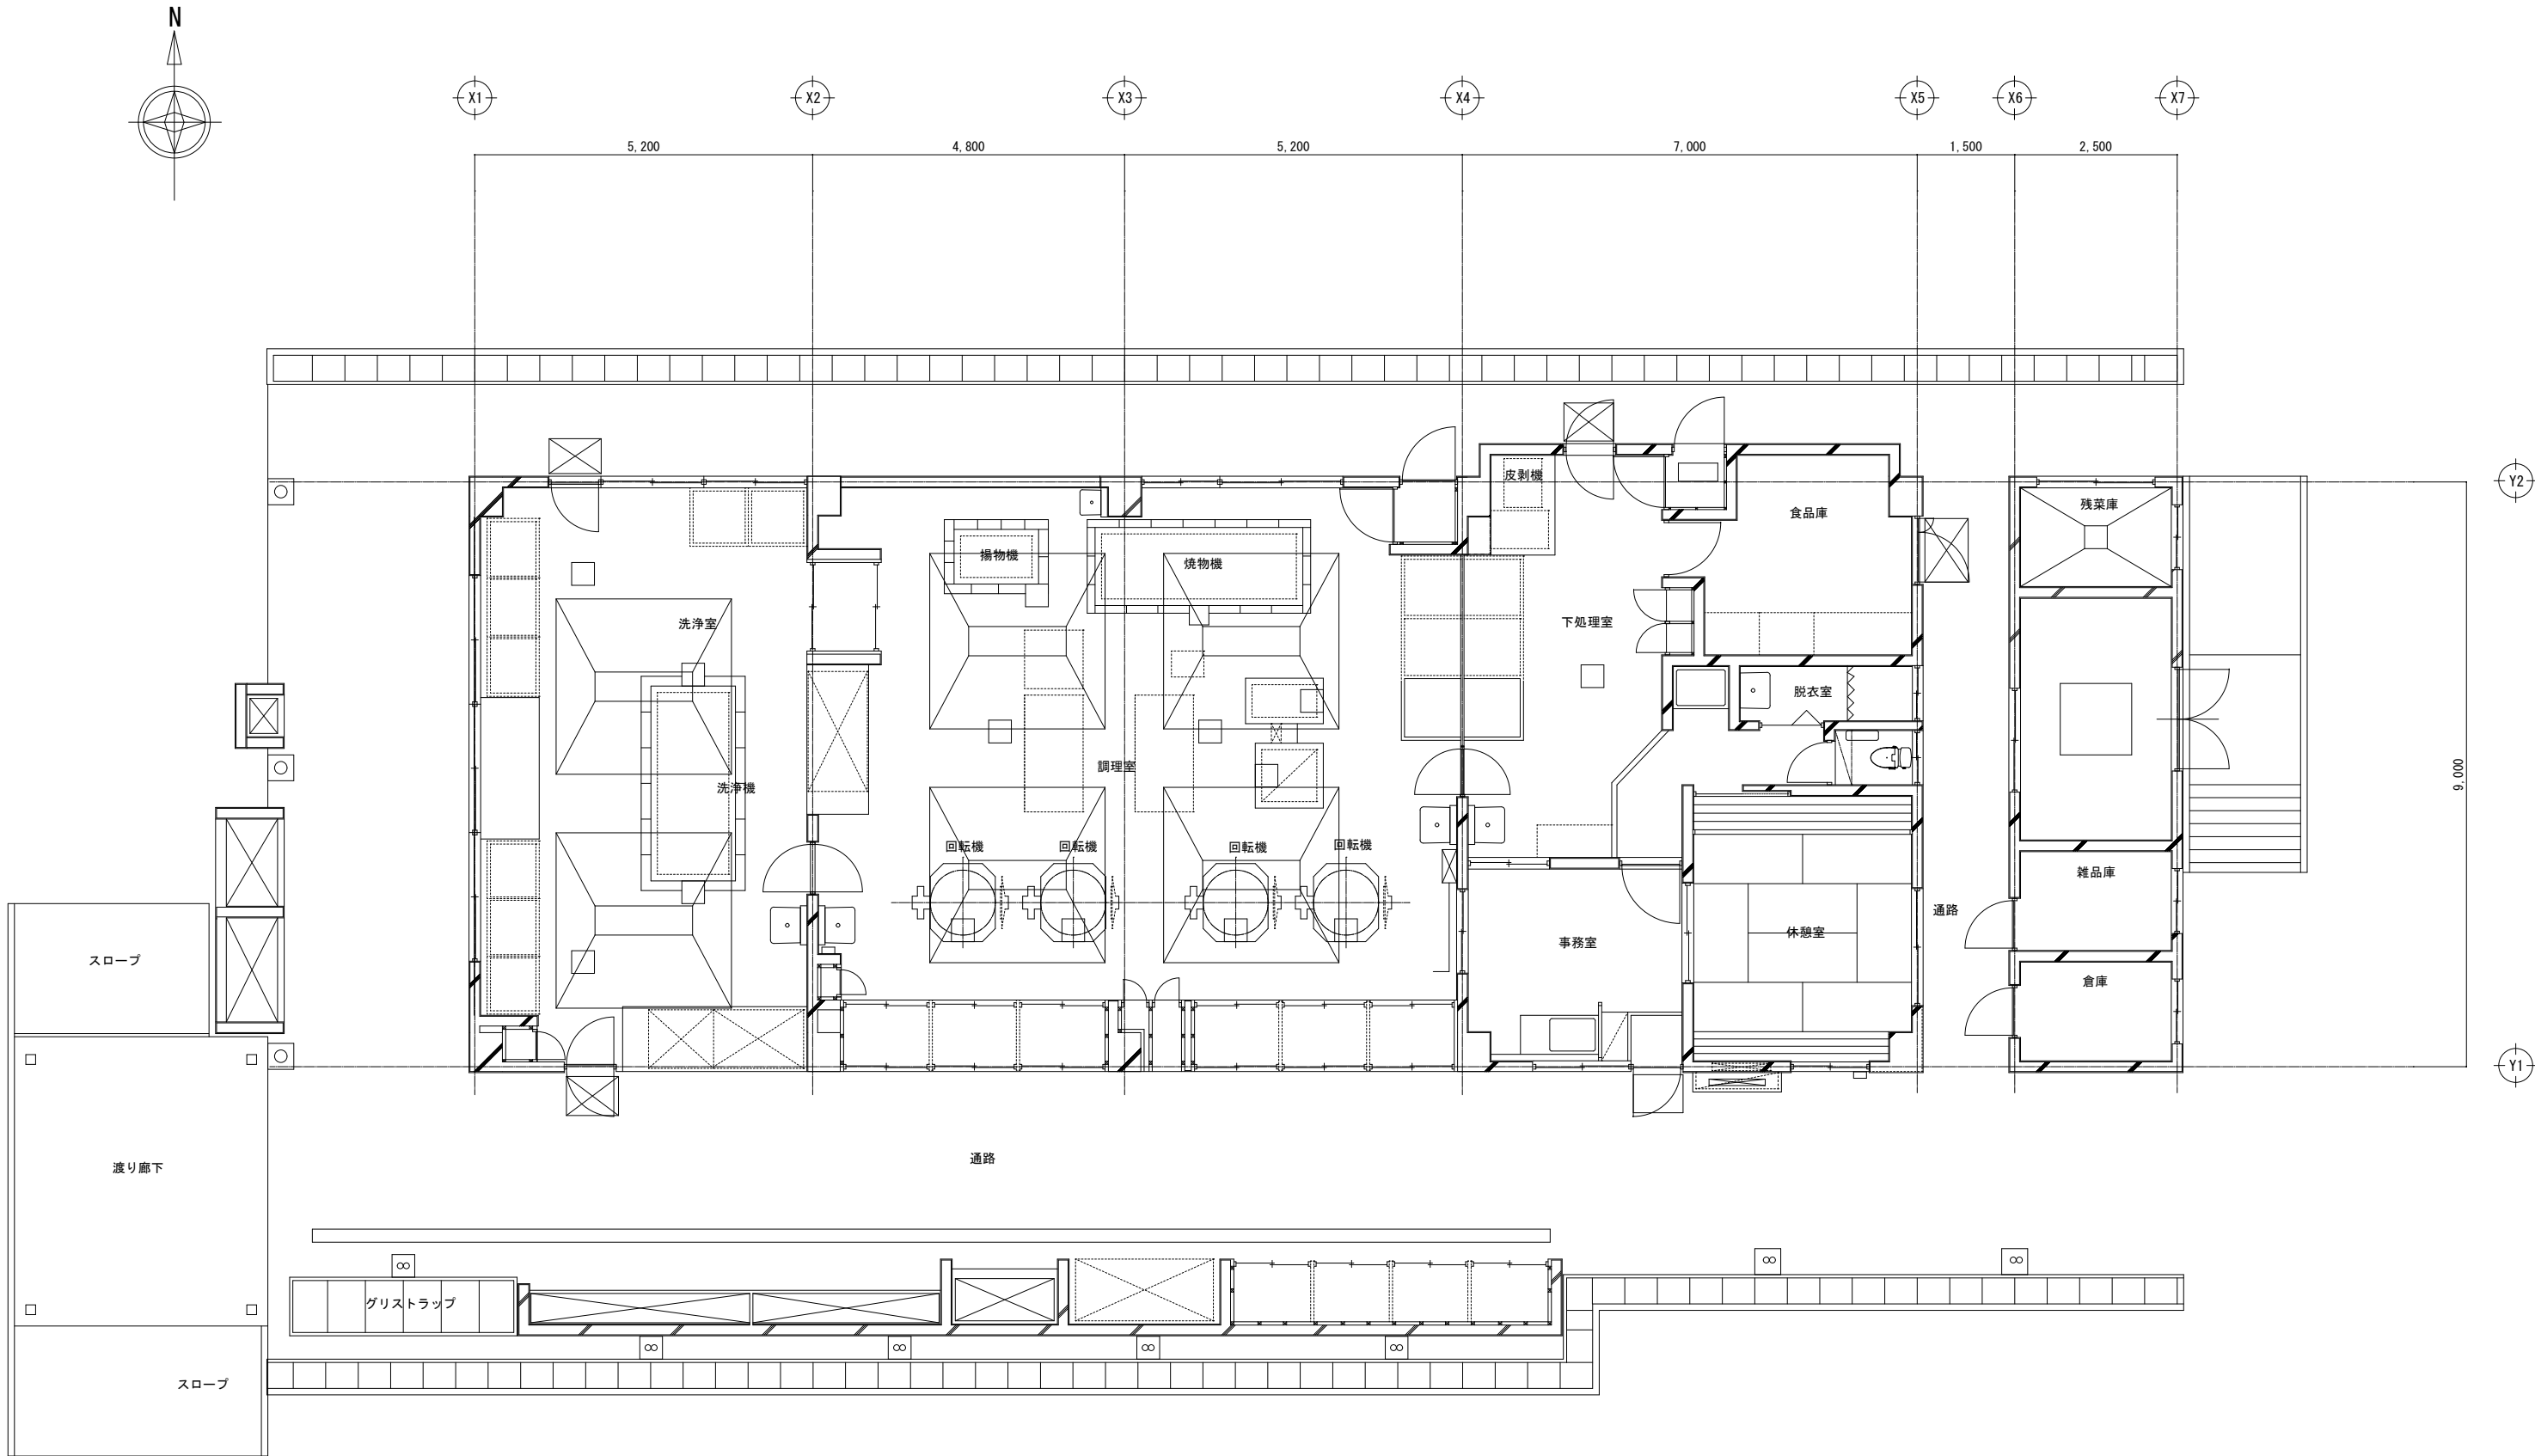


1 階平面図 S=1/50

委託 名 図 面 NO. M /02	岡山市立岡北中学校ほか2校給食調理場空調設備改修の設備設計業務委託			
	岡北中学校 1階平面			縮 尺 A1 : 1/50 A3 : 1/100
岡山市 都市整備局 住宅・建築部 公共建築課		令和 8 年 4 月		
担当課長		課長補佐	係 長	副主査・主任・技師 担 当 者

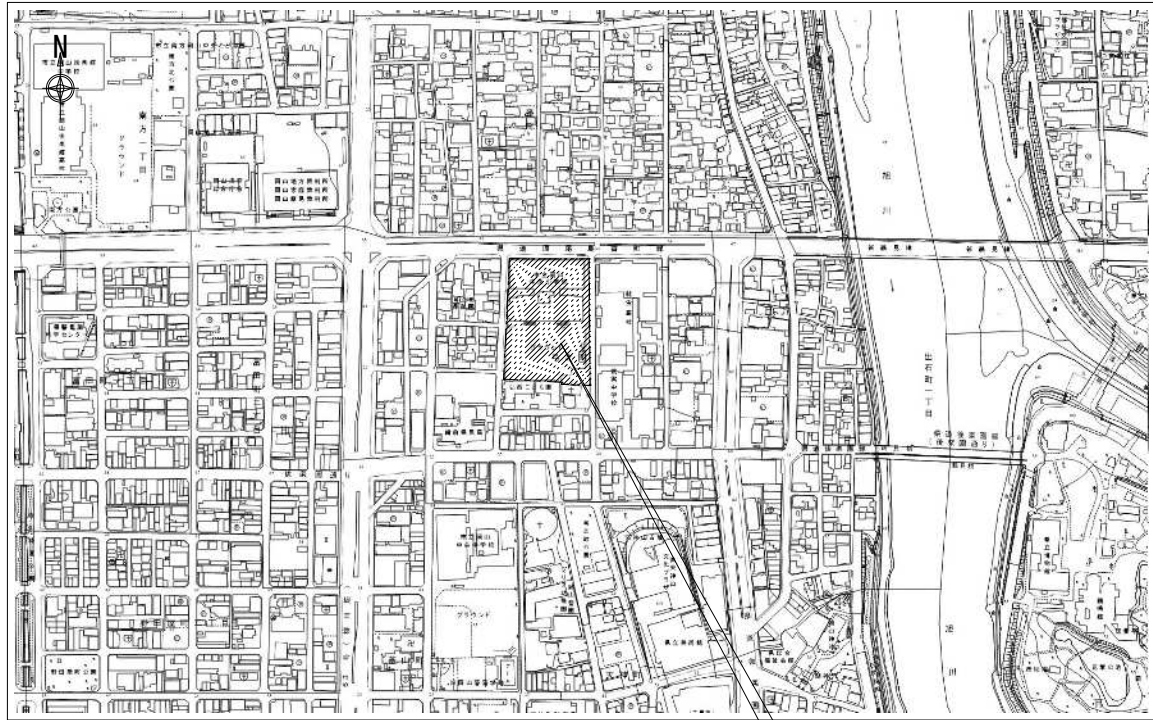


付近見取図 S=1 : 2,500


今回委託場所：岡山市立岡山中央小学校
岡山市北区弓之町9番27号

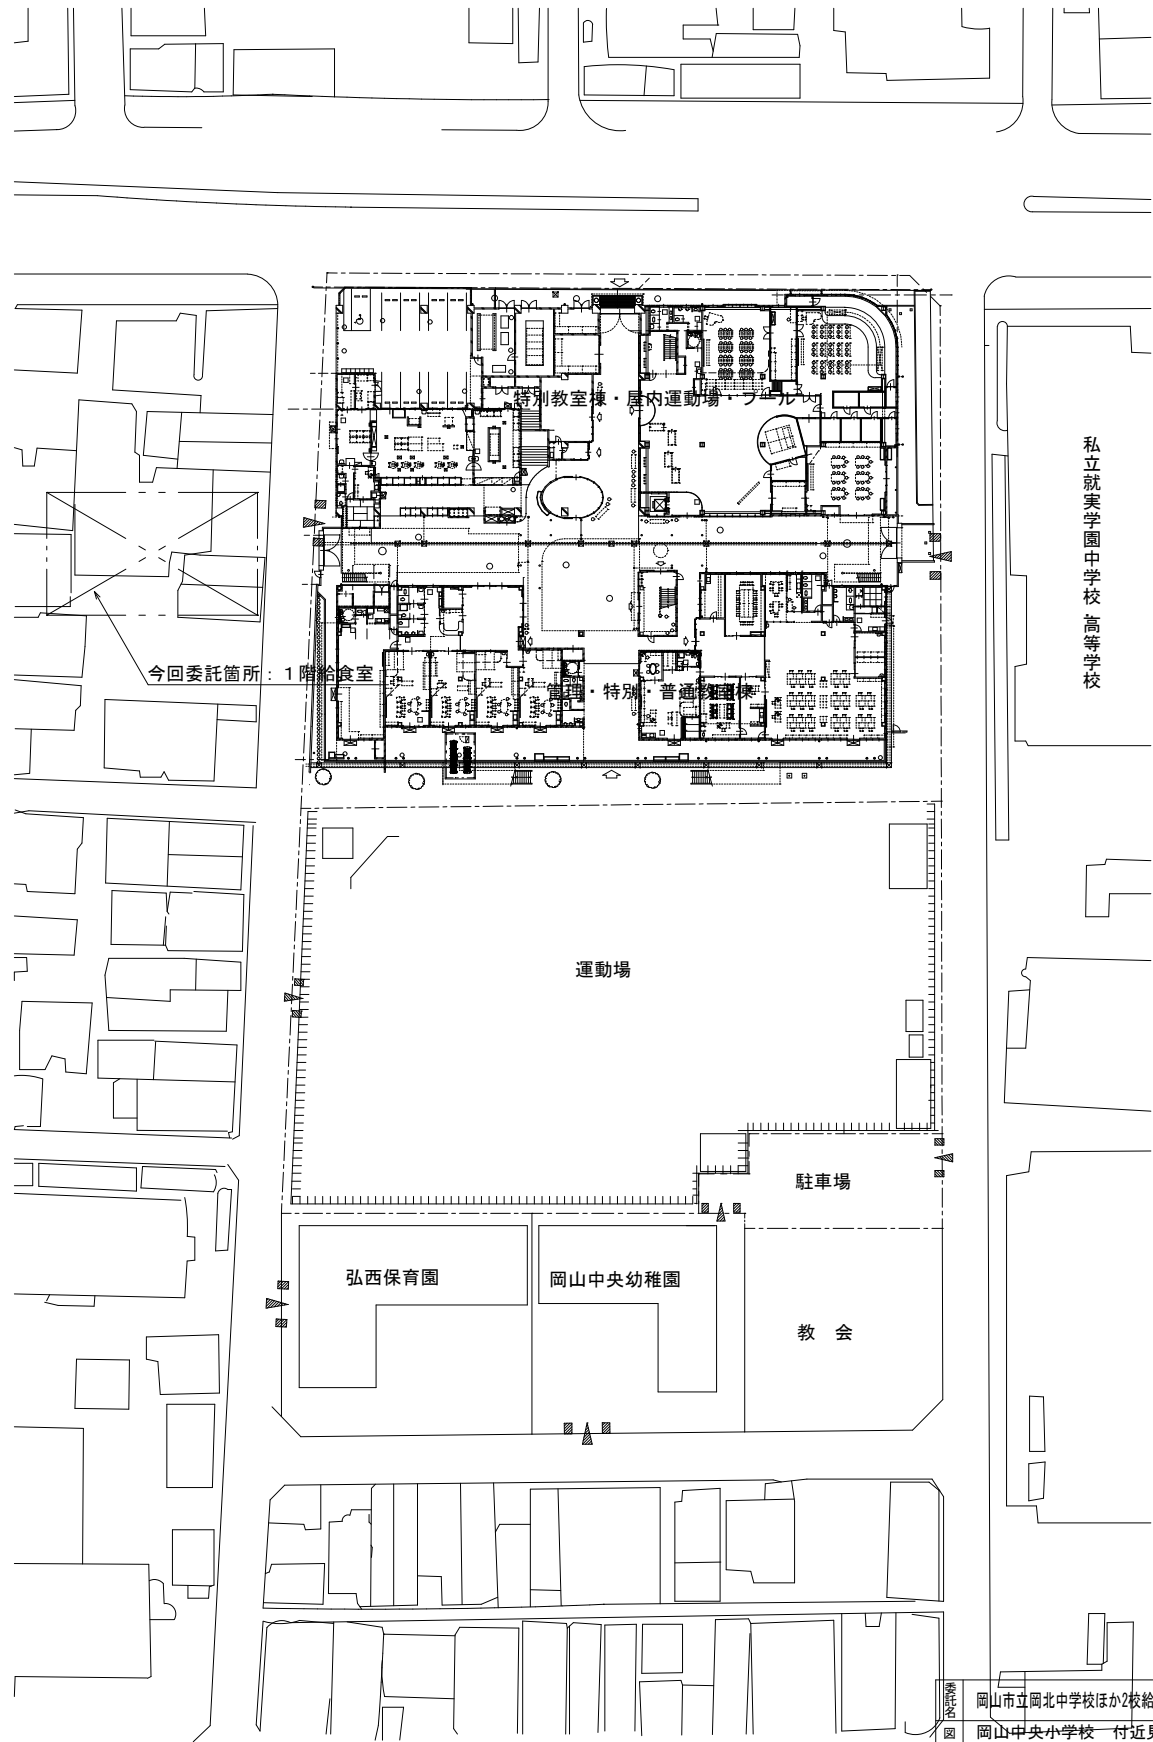

配置図 S=1 : 500


委託 図 面 NO.	岡山市立岡北中学校ほか2校給食調理場空調設備改修の設備設計業務委託			
	岡山中央小学校 付近見取図			縮尺 A1 : 1/2500, 1/500 A3 : 1/5000, 1/1000
M / 03	岡山市 都市整備局 住宅・建築部 公共建築課 令和8年4月			
	担当課長	課長補佐	係長	副主査・主任・技師 担当者

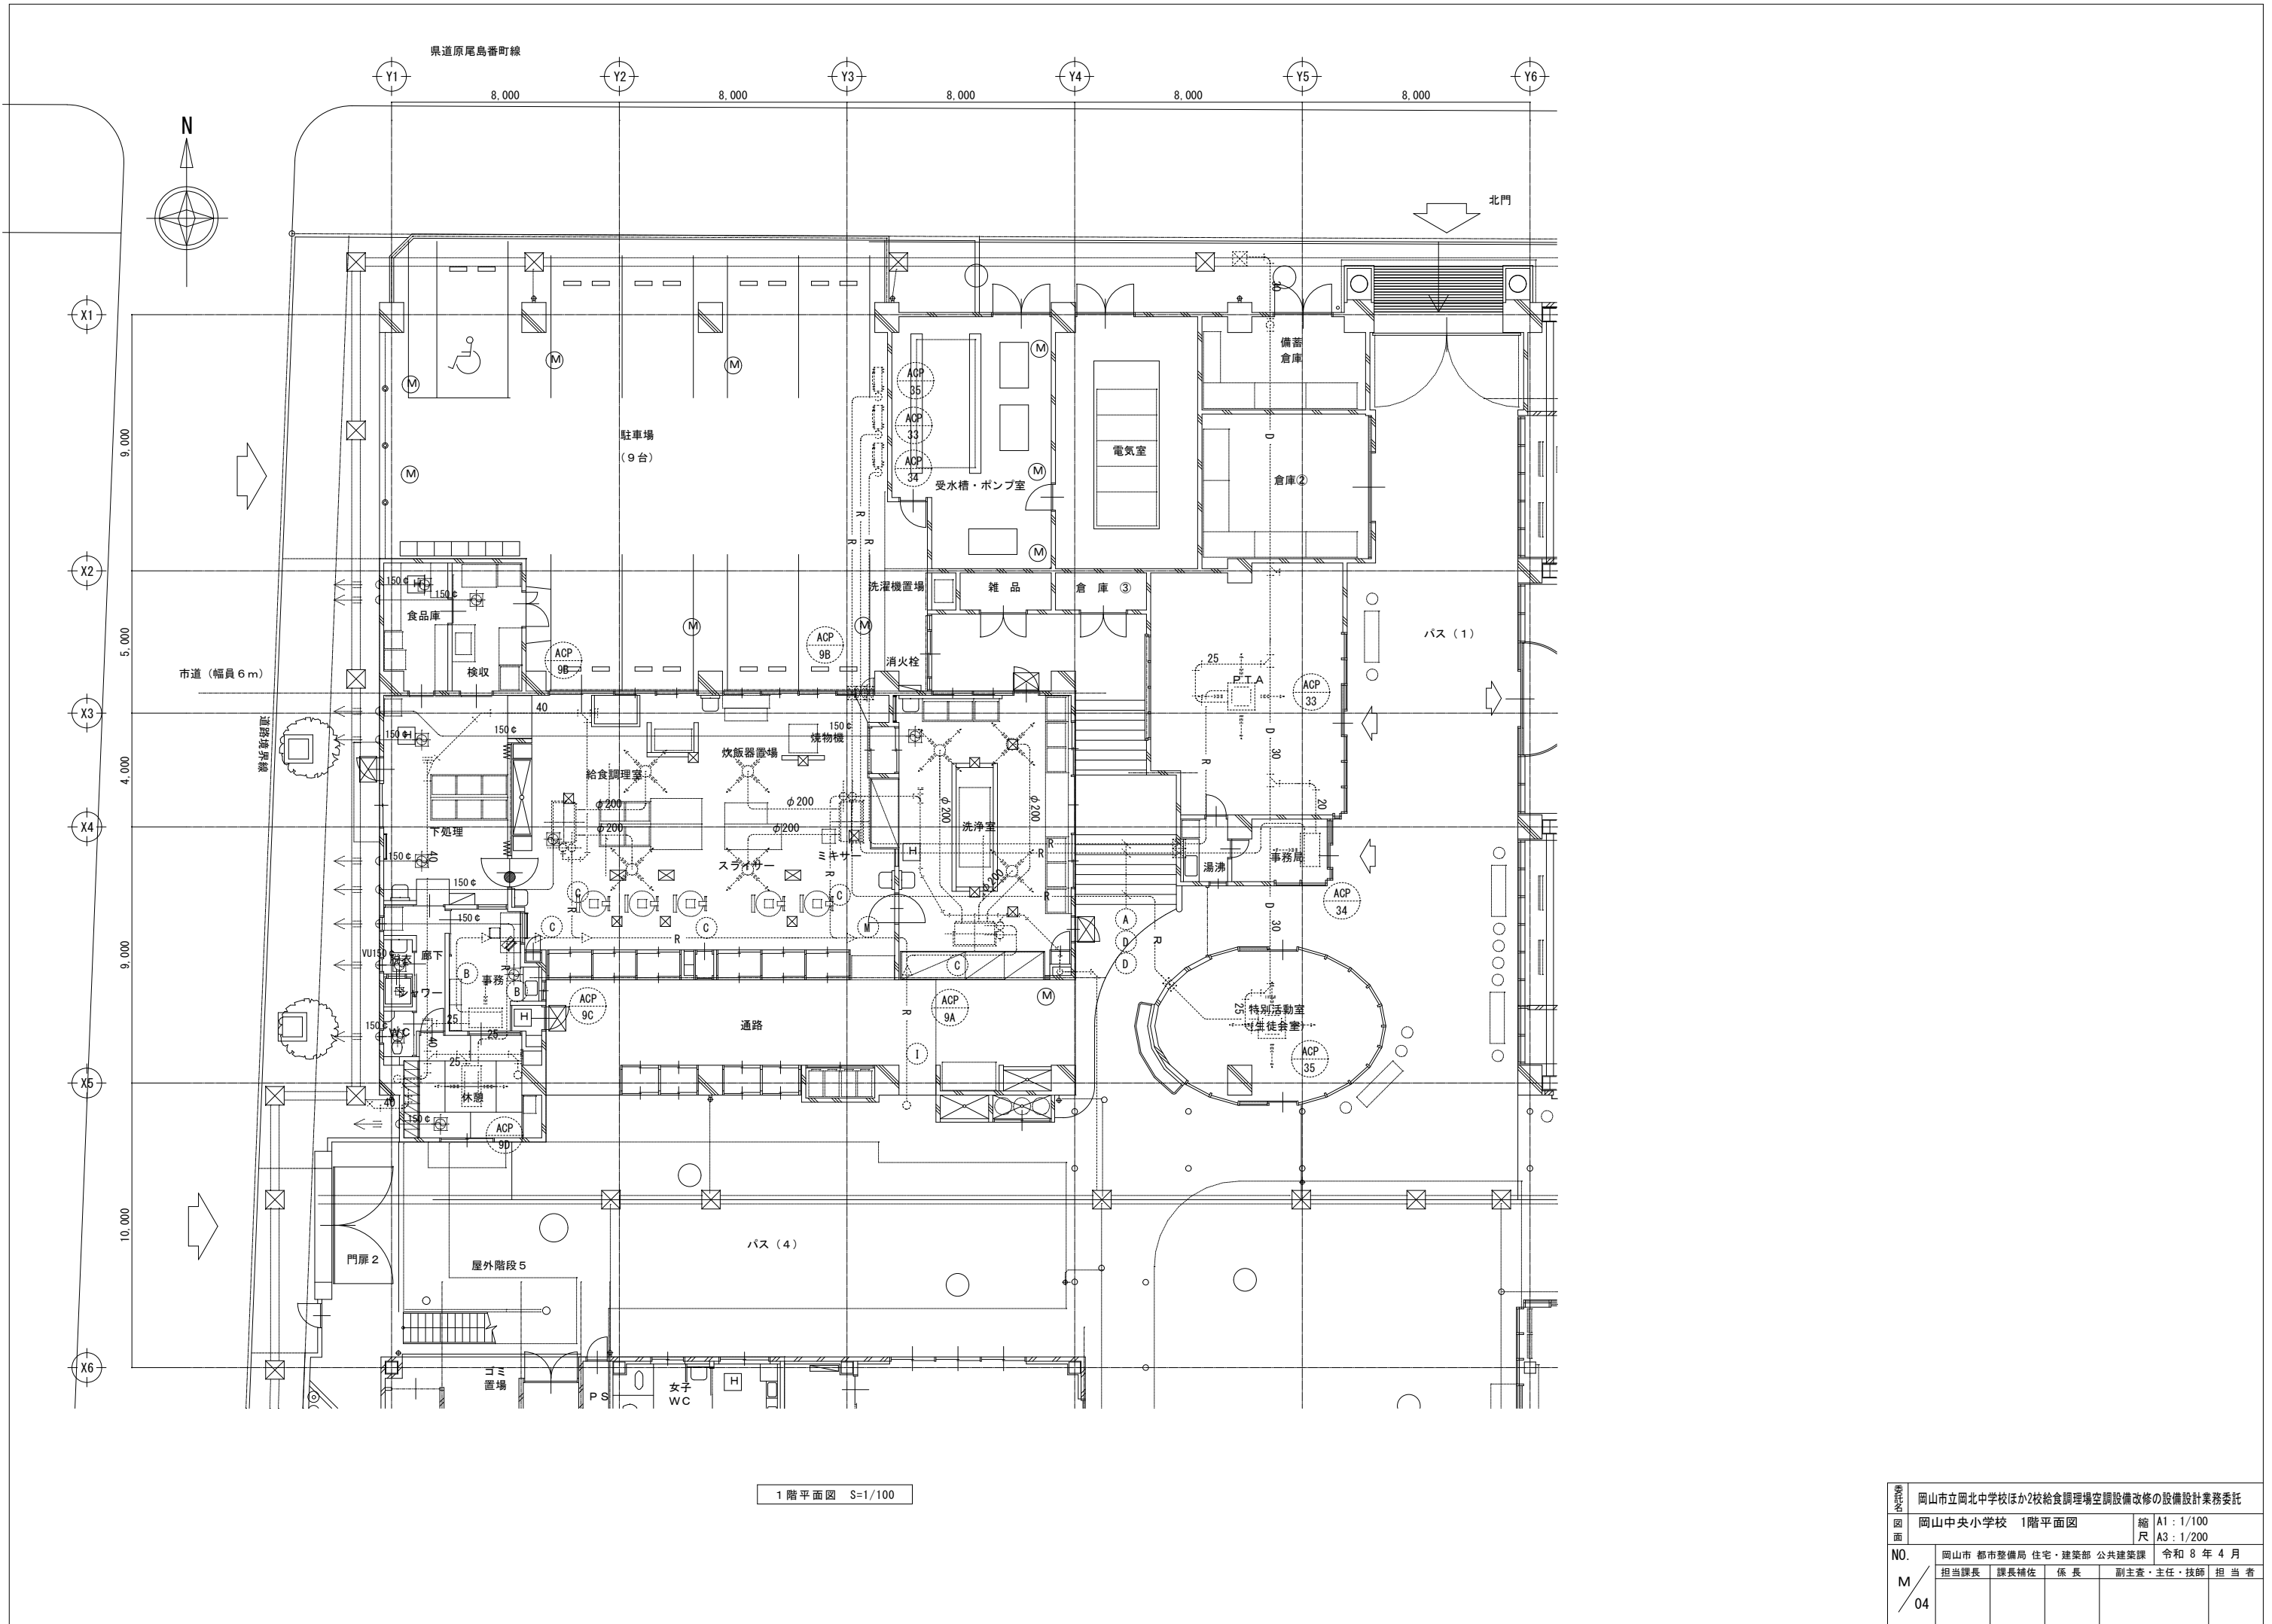

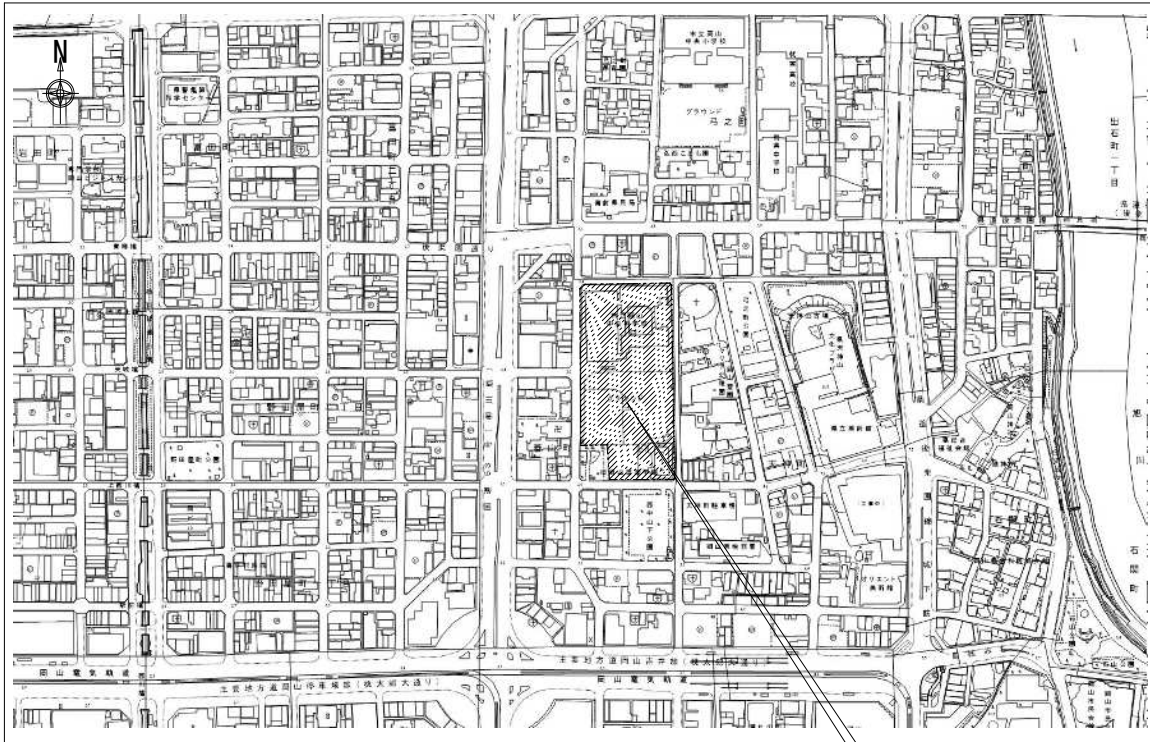

付近見取図 S=1 : 2,500

今回委託場所：岡山市立中央中学校
岡山市北区蕃山町6番10号

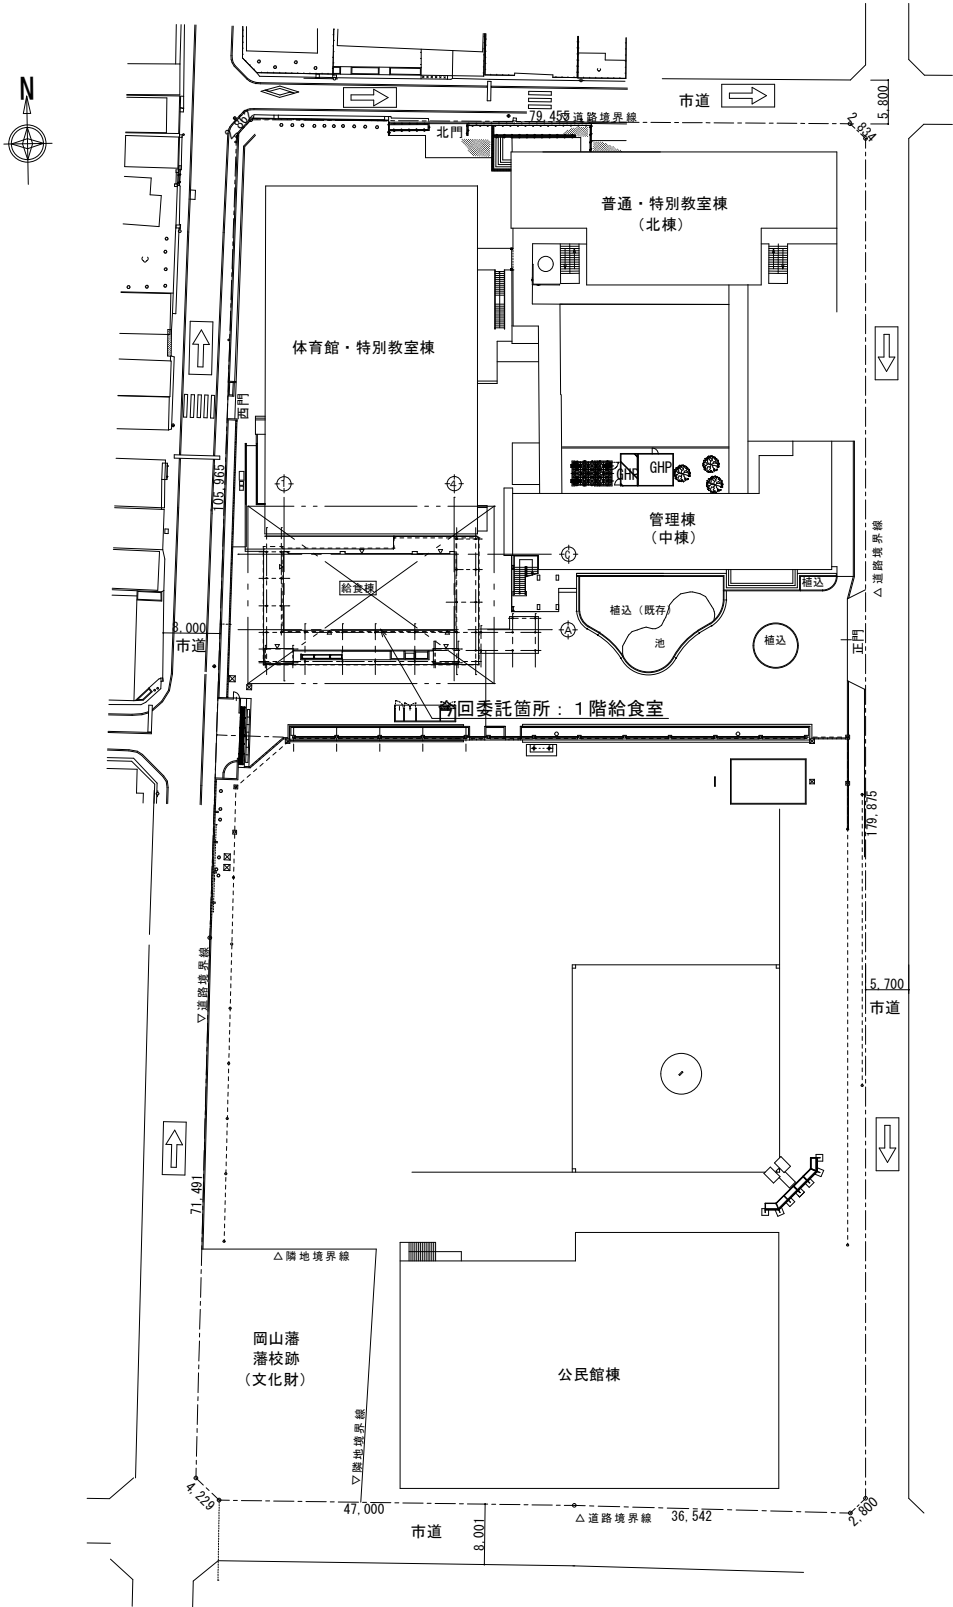

配置図 S=1 : 500

岡山市立岡北中学校ほか2校給食調理場空調設備改修の設備設計業務委託				
図面	岡山中央中学校 付近見取図 配置図	縮尺 A1 : 1/2500, 1/500 A3 : 1/5000, 1/1000		
		NO. 岡山市 都市整備局 住宅・建築部 公共建築課 令和 8 年 4 月		
M	担当課長	課長補佐	係長	副主査・主任・技師 担当者
	05			

