



第4工区

電線共同溝詳細修正設計対象範囲

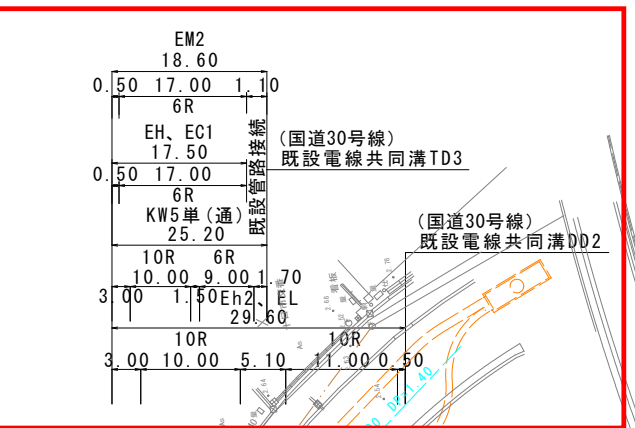

電線共同溝詳細修正設計対象範囲

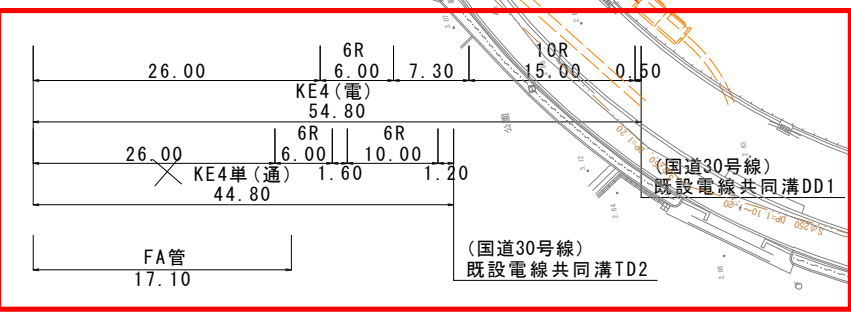

地下埋設凡例

記号	事業者
—	上水道 (W)
---	下水道 (D)
---	ガス (G)
---	N T T (N)
---	電線共同溝 (CCB)

委託名	県道岡山港線電線共同溝詳細修正設計業務委託 (R8)		
図面名	平面図		
年月日			
縮尺	1/250	図面番号	1/3
会社名			
事業所名			

第5工区

現地調査対象範囲

電線共同溝詳細修正設計対象範囲

地下埋設凡例

記号	事業者
	上水道 (W)
	下水道 (D)
	ガス (G)
	NTT (N)
	電線共同溝 (CCB)

委託名	県道岡山港線電線共同溝詳細修正設計業務委託 (R8)		
図面名	平面図		
年月日			
縮尺	1/250	図面番号	2/3
会社名			
事業所名			

第6工区

電線共同溝詳細修正設計対象範囲

KW1 MW2		KW2, KW3 (通)						MW3 KW4 (通)	
2.00 4.50		47.00						4.50 2.00	
		10R	10R		10R	10R		2.00	
2.00		6.00	3.0	7.00	4.90	6.00	5.00	6.00	9.80
		KW2 (電)		DW1	KW3 (電)		KW4 (電)		
		15.10		4.50	27.20		2.00		
		10R	10R		10R		2.00		
2.00		6.00	1.60	5.00	4.00	6.00	6.00	9.80	
		0.50		1.40					

KE1 単 ME2 2.00 4.50		KE2 (電) 34.70		3.1 H=2.032		10R 3.00		0.50 DE1 6.00		3.20 3.00		10R 4.00		10.00		14.80		KE3 (電) 2.00	
26.70		KE2, KE3 (通) 56.60				10R 8.00		13.40		10R 8.00		10R 0.50		TE1 2.20		KE3 (通) 19.30		0.50 1.50 ME3 KE3 (通) 4.50 2.00	
FA管有り 2.00												2.15		2.15					
												高压引込 E φ100×1		高压引込 E φ100×1					

電線共同溝詳細修正設計対象範囲

地下埋設凡例

記号	事業者
—	上水道 (W)
- - -	下水道 (D)
—	ガス (G)
- - -	NTT (N)
- - -	電線共同溝 (CCB)

委託名	県道岡山港線電線共同溝詳細修正設計業務委託 (R8)		
図面名	平面図		
年月日			
縮尺	1/250	図面番号	3/3
会社名			
事業所名			